
 
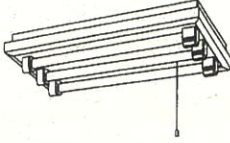


 
 



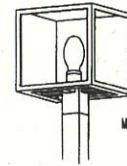
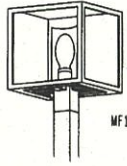



# 市営月が丘アパート1号館


A	白熱灯 直付型 1L60W-1	B	白熱灯 埋込型 1RS2-60	C	蛍光灯 直付型 FL20W-3	D	白熱灯 直付型 1L60W-1 (MP, RP)	E	白熱灯 直付型 1L40W-1 (MP, RP)	F	蛍光灯 直付型 FL20W-1
											
ガラスグローブ (乳白つや消し)				プルスイッチ付		乳白ガラスグローブ		乳白ガラスグローブ		プルスイッチ付	
G		H		J		K		L		M	
N	蛍光灯 直付型 FSS4-202	P	蛍光灯 直付型 FSS1RP-201	Q	非常用照明器具 直付型 K1-FSS4-201	R	投光器 直付型 赤外線電球 125W 100V	S		T	
											
				(既設器具)							
U		V		W		X		Y	HID灯 ボール型 HST6-100 (M)	Z	HID灯 ボール型 HST6-100 (M) 遮光板付
											
								MF100W 200V ボール : TS4 基礎600×600×1,300共 接地工事E0共 (コヒーブラウン色)		MF100W 200V ボール : TS4 基礎600×600×1,300共 接地工事E0共 (コヒーブラウン色)	

工事名 (仮称)市営月が丘アパート1号館建設(電気設備)工事	 1 株式会社 武田菱設計 〒114-7544 東京都荒川区西日暮里4-11 TEL (03) 553-8311 (代表)	岩手県知事印 第259号 岩手県建設業協会 岩手県建築業協会	設計 年月日 設計番号	図面内容 照明器具仕様参考図	縮尺 区分 電気設備	図面番号 E - 8



○ = 交換対象

LED照明器具に  
交換済みのため除外

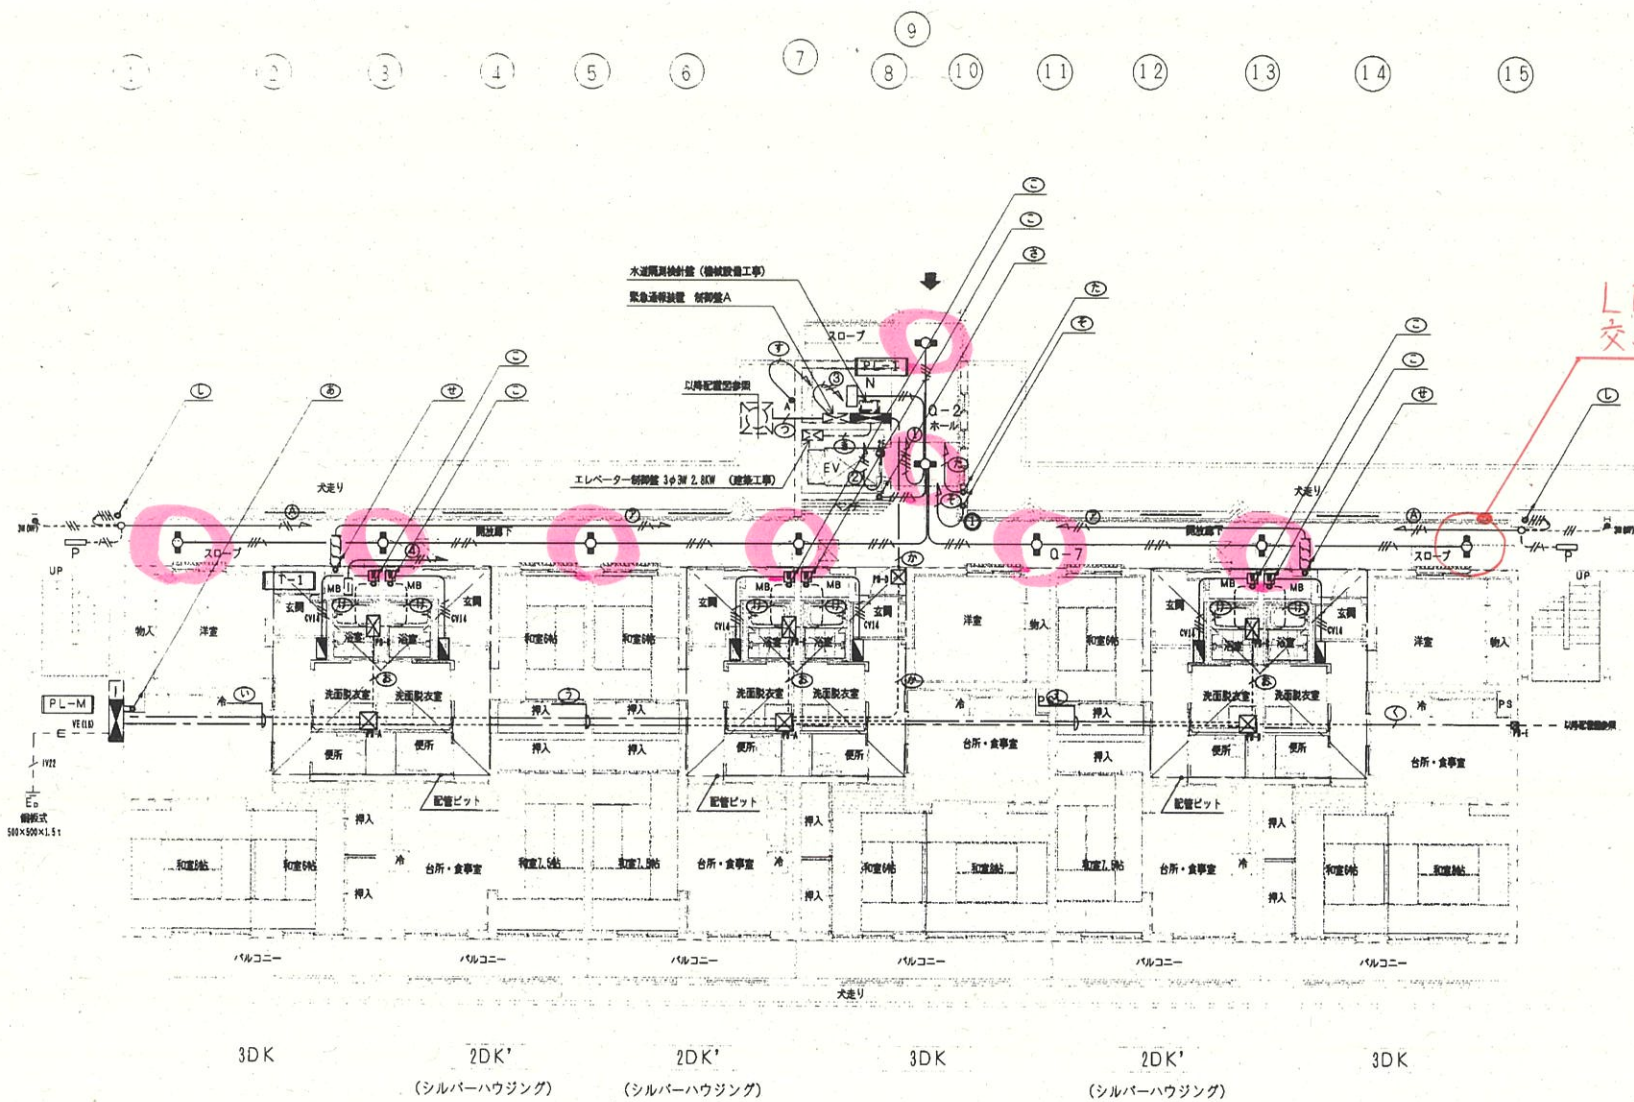

1階配線図 1 : 100

記号	名称	仕様	備考
■	全戸分電盤	別冊参照	位置ボックス S. B4個用
□	電力設計取付板	支持脚台共	位置ボックス O. B102*44 C件
○	フランクプレート	SUS鋼 角形 WP	位置ボックス O. B102*44 C件
○	丸形引出ボックス		
●	自動点滅器	100V 3A 電圧形	位置ボックス O. B102*44 C件
①	排水熱ヒーター	15m 1#200V 525W	位置ボックス O. B102*44 C件
②	防漏入漏カバー		位置ボックス O. B102*44 C件
⊗	プルボックス	600x600x400SS	
⊗	プルボックス	500x500x300SS	
⊗	プルボックス	600x400x300SS	
⊗	プルボックス	400x400x300SS	
⊗	プルボックス	200x200x80FS	


記号	名称	仕様	備考
①	IV100°	x 3 (63)	電灯引込
①	IV60°	x 3 (51) x 2	電灯引込
①	IV22°	x 3 (31)	動力引込
①	CVT60°	PE (54) x 3	住宅電灯幹線
①	CV14°-3C	PE (28)	共用電灯幹線
①	IV22°	E	共用動力幹線
①	CVT22°	PE (28)	共用動力幹線
①	CVT60°	PE (54) x 2	住宅電灯幹線
①	CV14°-3C	PE (28)	共用電灯幹線
①	IV22°	E	共用動力幹線
①	CVT22°	PE (28)	共用動力幹線
①	CVT60°	PE (54)	住宅電灯幹線
①	IV14°	E	住宅電灯幹線
①	CV5.5°-3C ES.5°	PE (28)	受水電動力
①	CV3.5°-2C E2.0	PE (28)	受水電灯
①	CV14°-3C	PE (28)	共用電灯幹線
①	IV14°	E	共用動力幹線
①	CV5.5°-3C ES.5°	PE (28)	受水電動力
①	CV3.5°-2C E2.0	PE (28)	受水電灯
①	CVT22° (プレハブケーブル)	PE (42)	住宅電灯幹線
①	IV8°	E	住宅電灯幹線
①	CVT22° (プレハブケーブル)	PE (28)	住宅電灯幹線
①	IV8°	E	住宅電灯幹線
①	CVVS2°-4C	PF (28)	水分センサー
①	CV3.5°-2C	PE (28)	外灯
①	CV3.5°-2C	PE (28)	外灯
①	IV2.0 x 4 E2.0	PF (22)	廊下照明
①	IV2.0 x 4 E2.0	(25)	屋外階段照明
①	IV1.6 x 3	PF (16)	自動点滅器
①	IV2.0 x 2 E2.0	PF (16)	集合装置
①	IV2.0 x 2 E2.0	PF (16)	排水熱ヒーター
①	CVVS2°-4C	PF (28)	水分センサー
①	CVVS2°-2C	PF (22)	温度センサー

特記事項

1. サイズ記入なき配線は下記による


---#---	IV2.0 x 3	(19)	---#---	IV2.0 x 2 E2.0	(19)
---#---	IV2.0 x 4 E2.0	(25)			
---#---	IV2.0 x 2 E2.0	PF (16)			
---#---	IV2.0 x 2	PF (16)	---#---	IV2.0 x 2 E2.0	PF (16)
---#---	IV2.0 x 3 E2.0	PF (22)	---#---	IV2.0 x 4 E2.0	PF (22)
---#---	CV14°-3C ES.5°	PF (28)			

2. 特記なき位置ボックスはアウトレットボックスを使用すること


工事名	(仮称) 市営月が丘アパート1号館建設 (電気設備) 工事	 1級建築士事務所 岩手県知事登録 第259号 株式会社 武田 菱 設計 <small>大宮店 東1147番地 岩清水 敬 役</small> <small>岩手県盛岡市盛岡4-11 TEL 019-831-0130</small>	年月日 設計番号	図面内容 1階配線図 幹線設備 電灯設備 動力設備	縮尺 1/100	区分 電気設備	図面番号 E - 9



○ = 交換対象

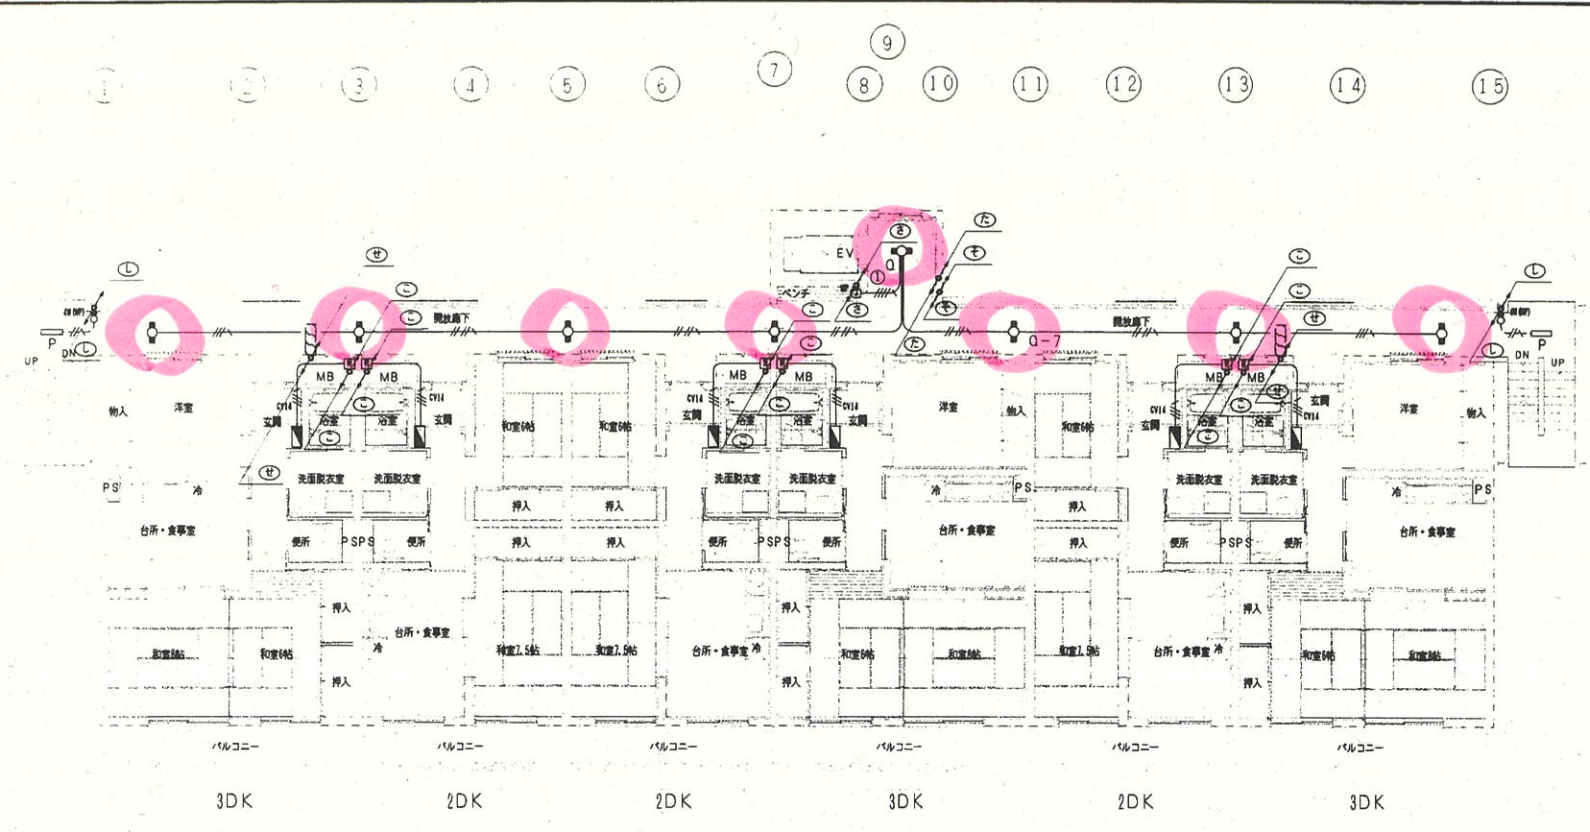


3階配線図 1 : 100

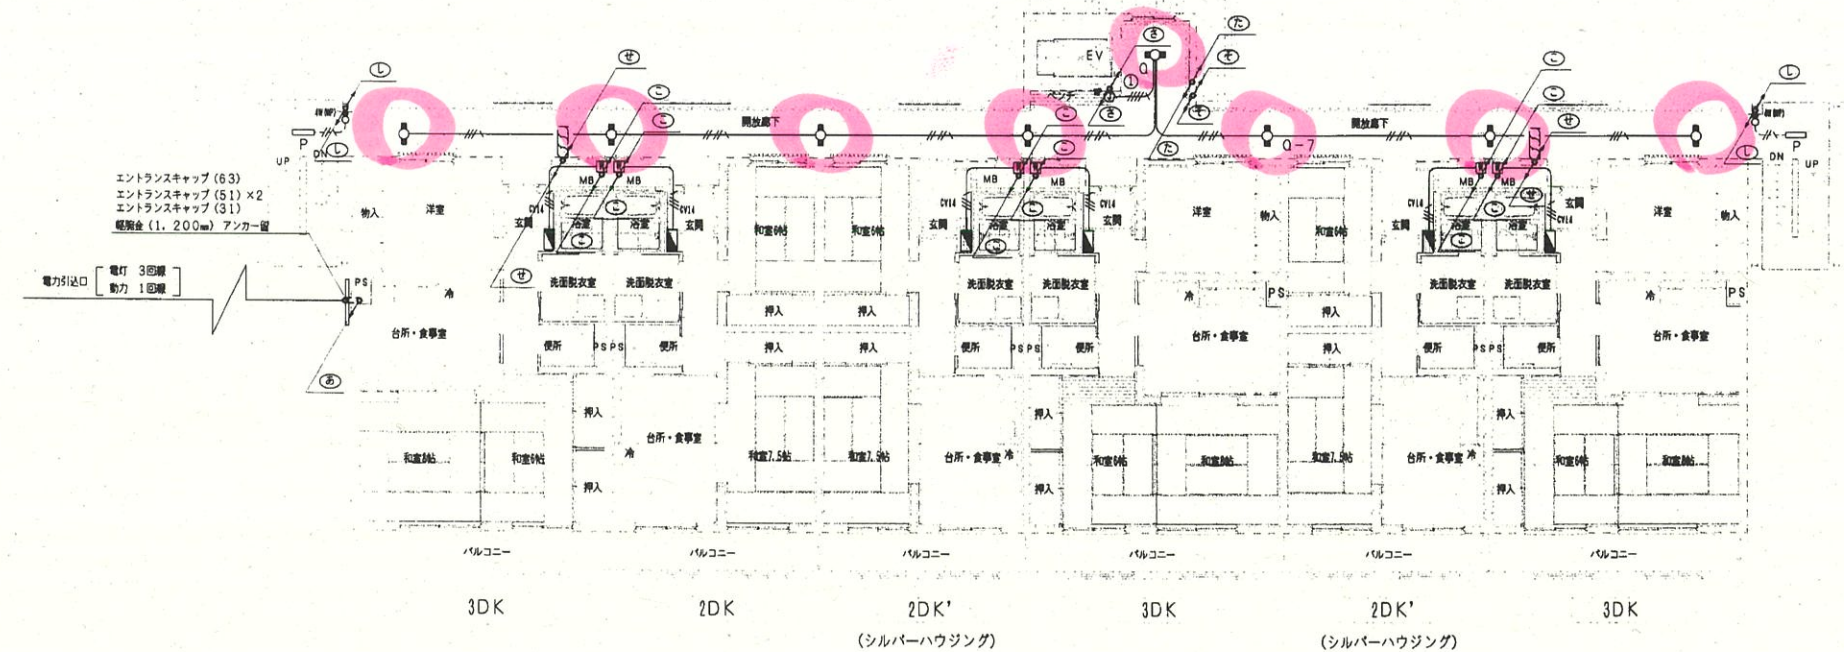


2階配線図 1 : 100

<b>工事名</b> (仮称)市営月が丘アパート1号館建設(電気設備)工事	 1級建築士事務所 <b>株式会社 武田 菱 設計</b> <small>大塚ビル 114754号          豊洲ビル 114754号          豊洲ビル 114754号</small> 岩清水 敬 悦	岩手県知事登録 第259号 <small>岩手県建築士会 4-11          TEL 010 633-3311 (FAX)</small>	<b>特記</b>   	年月日	図面内容 2, 3階配線図 幹線設備 電灯設備 動力設備	縮尺 1/100	区分 電気設備	図面番号 E - 10
				設計番号				



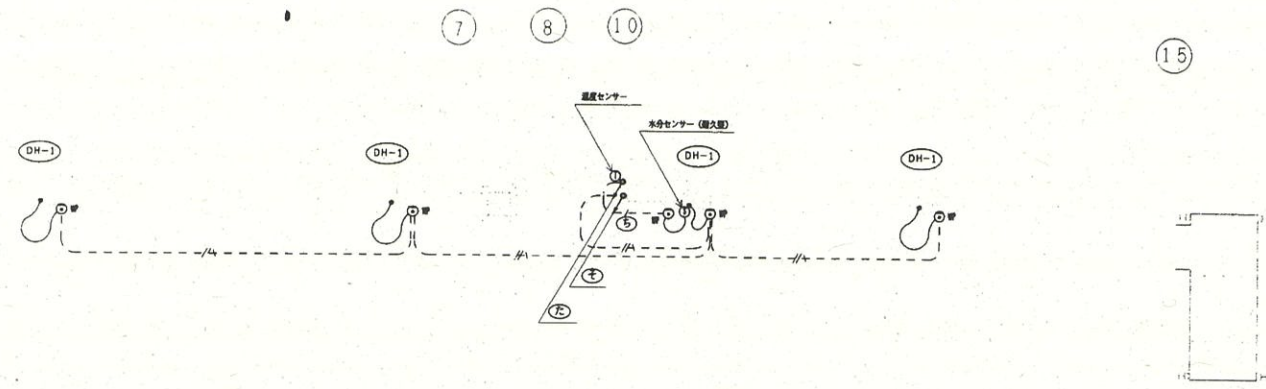


屋階配線図 1 : 100

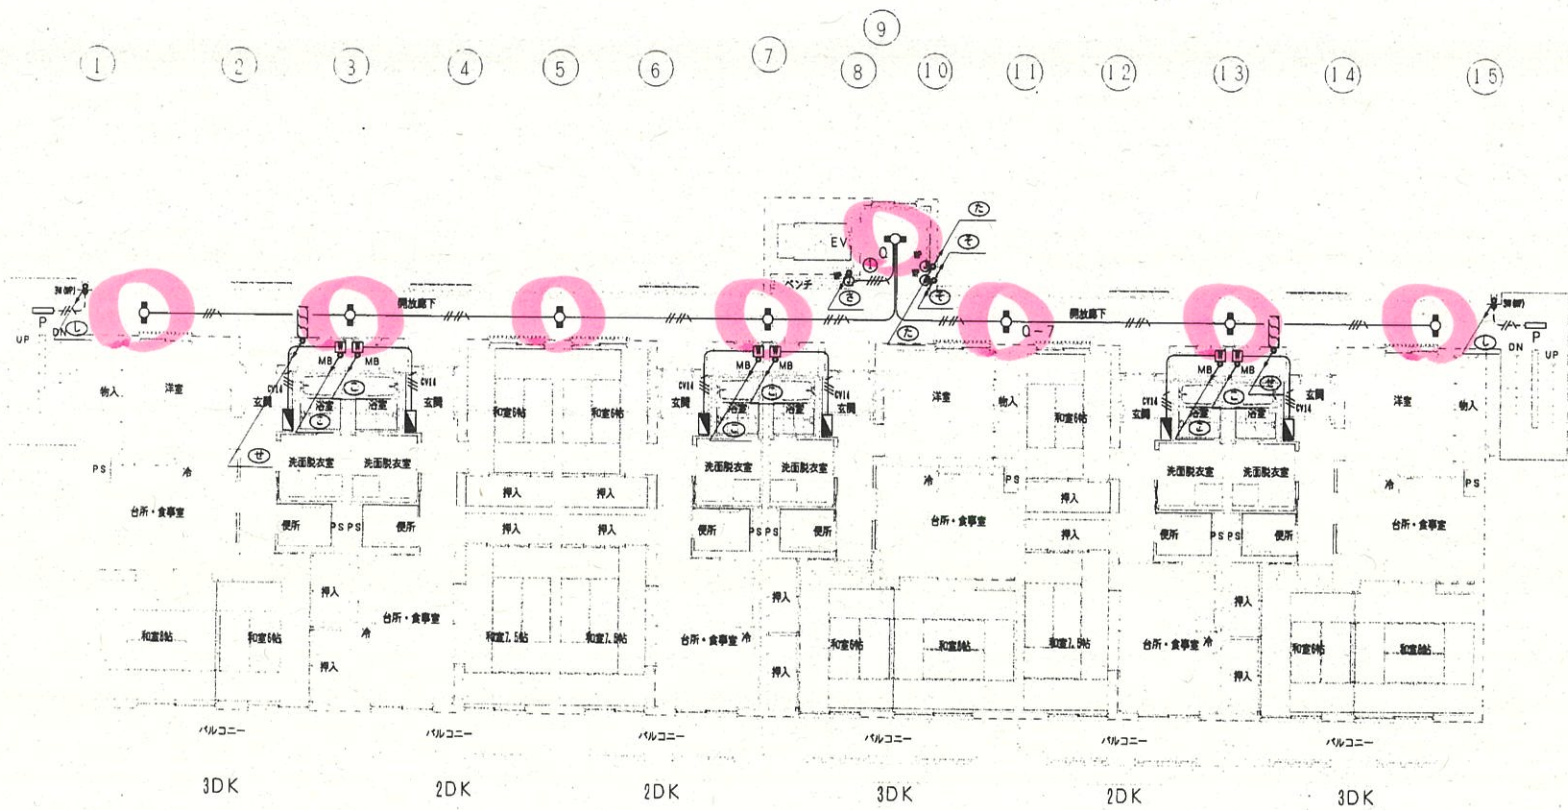


○ = 交換対象

4階配線図 1 : 100


工事名 (仮称) 市営月が丘アパート1号館建設(電気設備)工事	 1級建築士事務所 岩手県知事登録 第259号 株式会社 武田 菱 設計 <small>大塚事務所 第114754号 岩手県建設業協会 4-11          管理棟 岩清水 敬 悦 TEL 010 431-4311 (代)</small>	年月日 設計番号	図面内容 4, 屋階配線図 幹線設備 電灯設備 動力設備	縮尺 1/100	区分	図面番号
					電気設備	E - 11



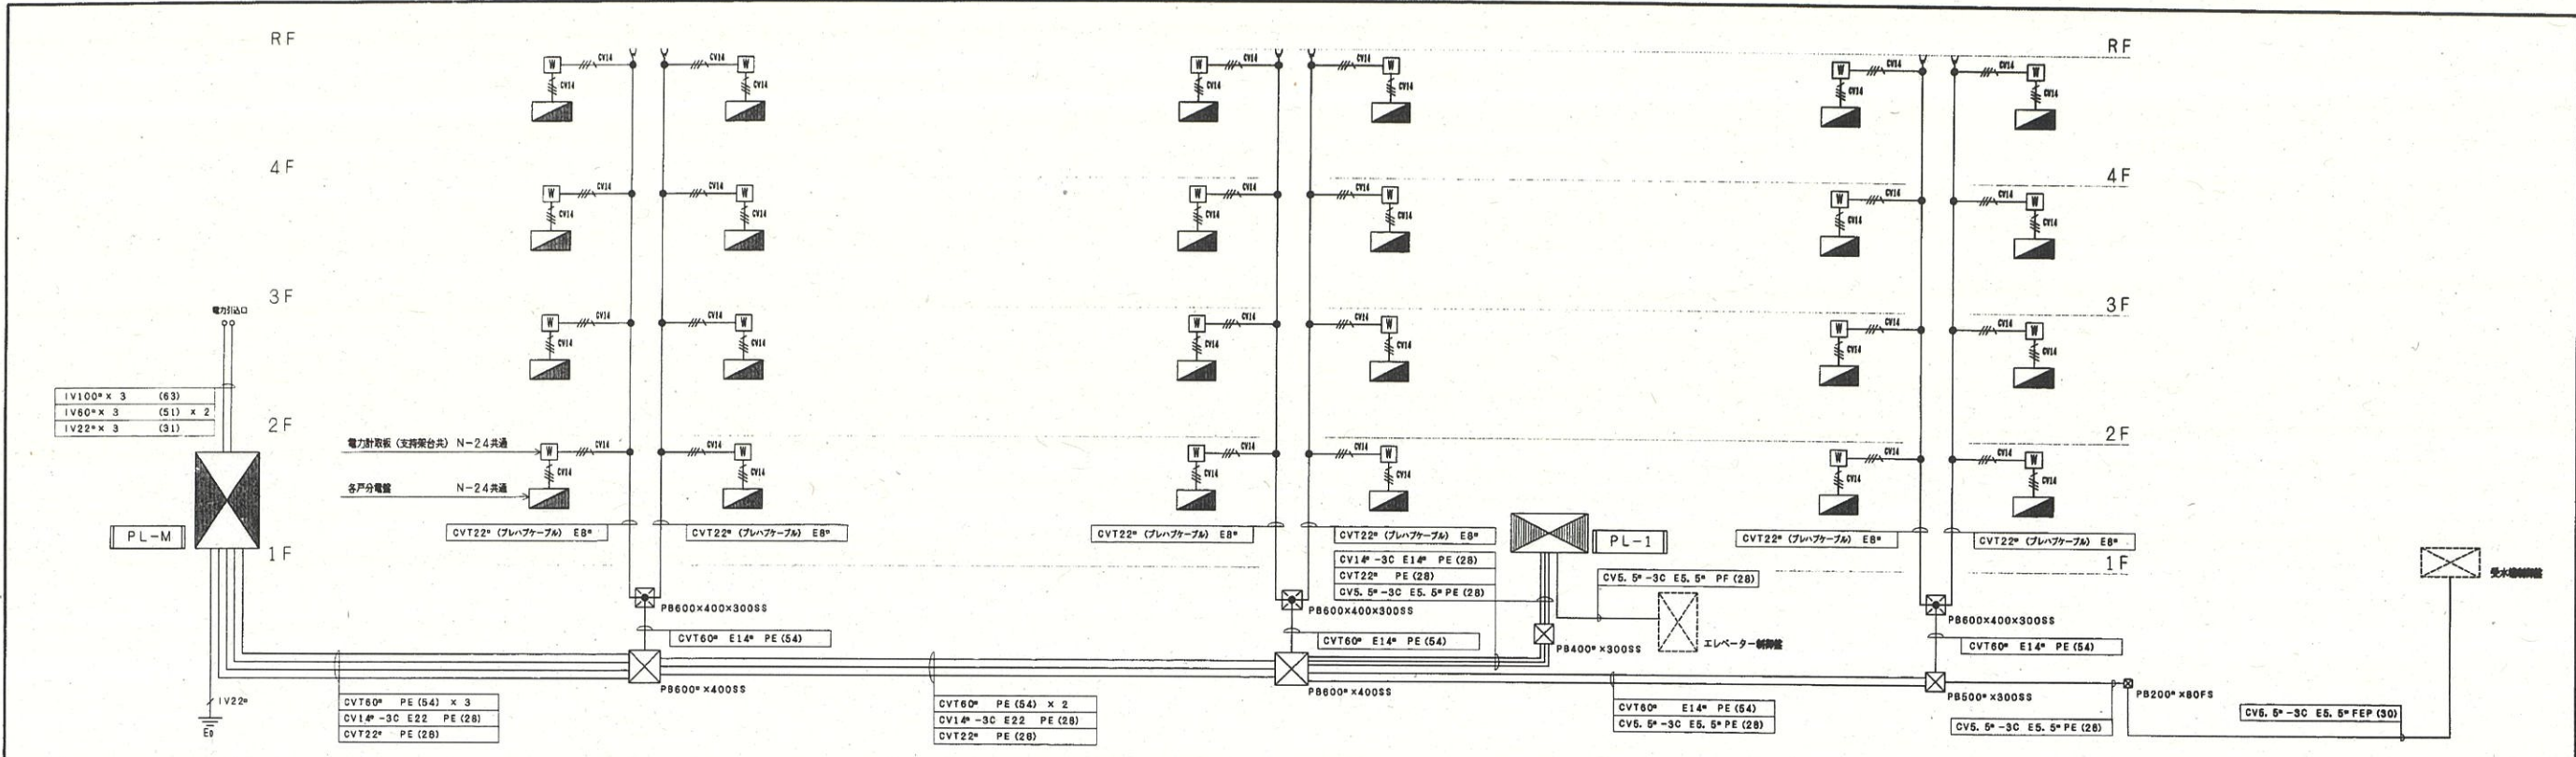

1. サイズ記入なき配線は下記による  
 CV14<sup>0</sup>-3C E5.5<sup>0</sup> PF (28)

幹線・動力設備 系統図

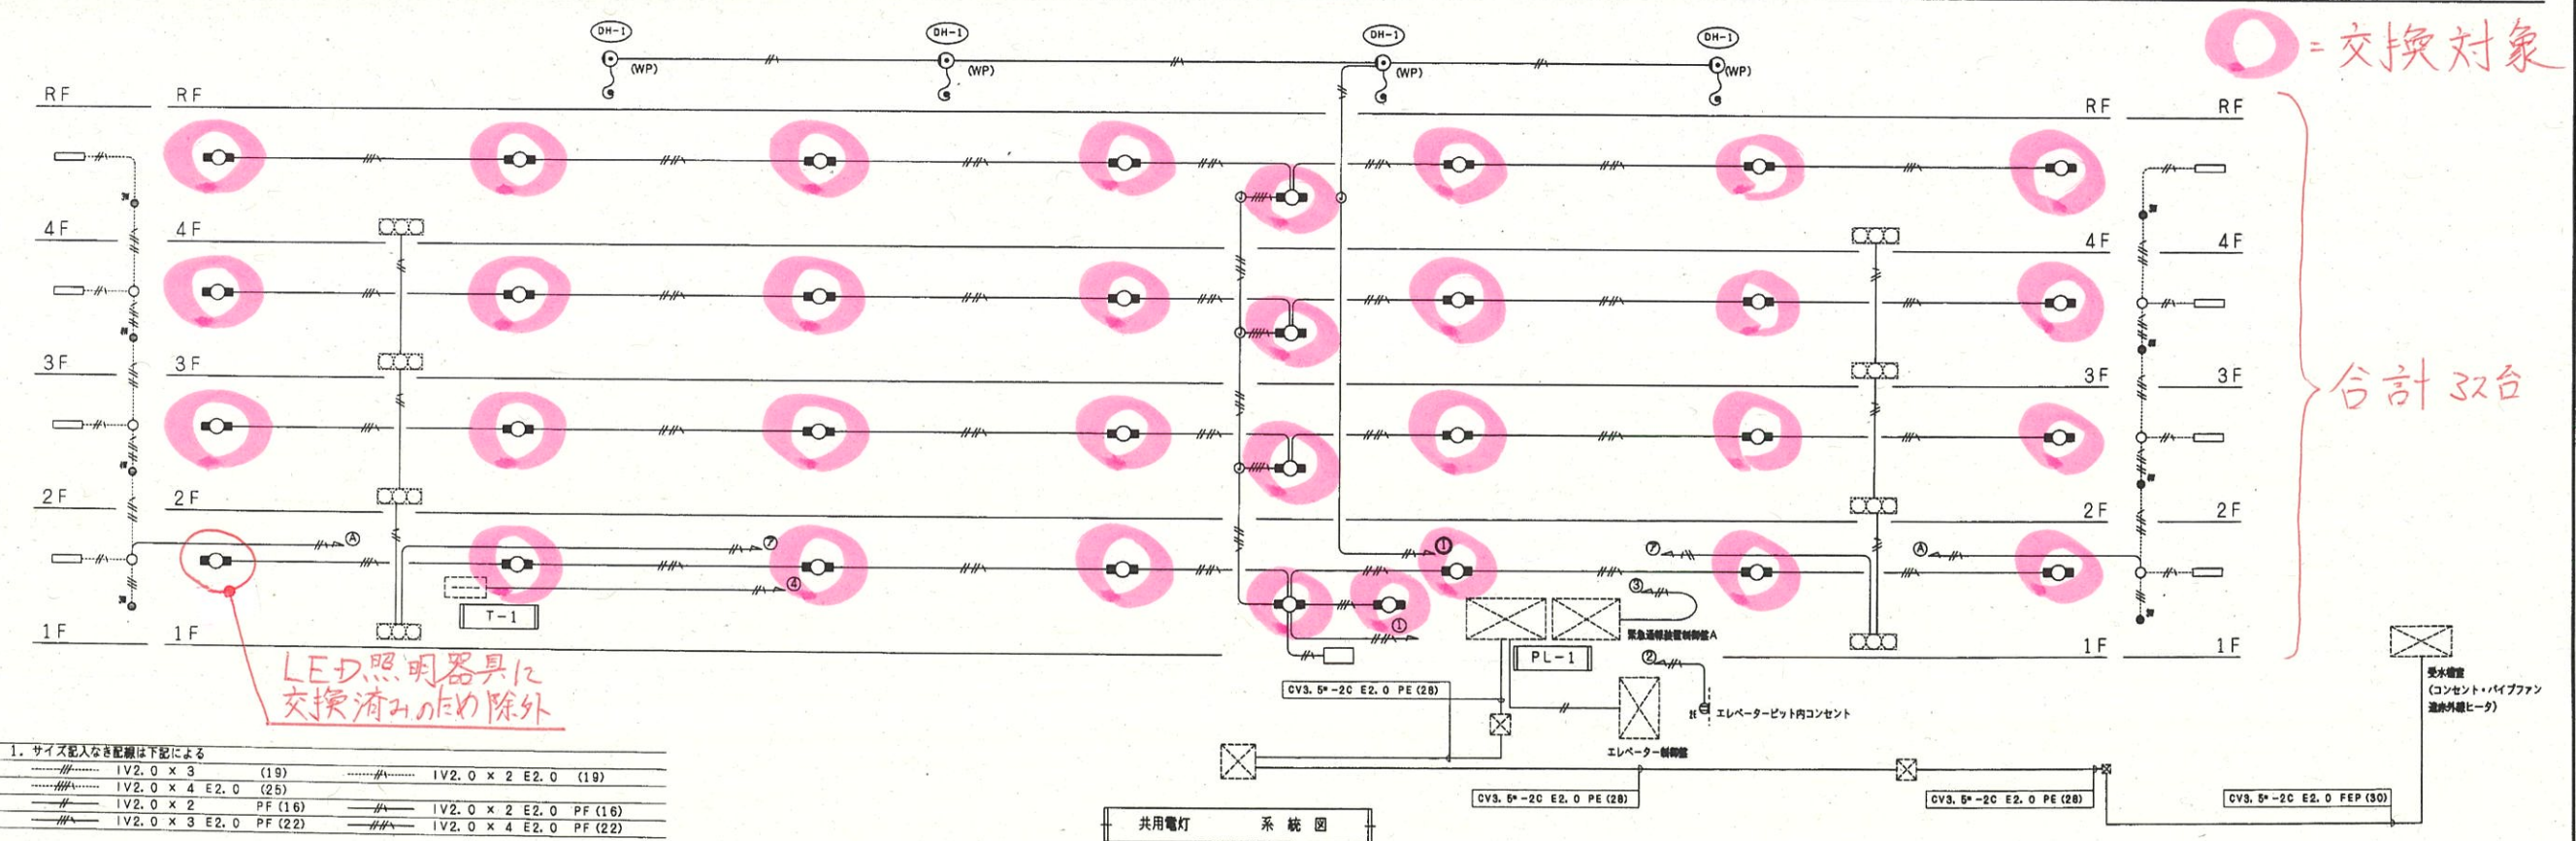


○ = 交換対象

合計32台

LED照明器具に  
交換済みのものを除外

1. サイズ記入なき配線は下記による  
 IV2.0 x 3 (19)    IV2.0 x 2 E2.0 (19)  
 IV2.0 x 4 E2.0 (25)    IV2.0 x 2 E2.0 PF (16)  
 IV2.0 x 2 PF (16)    IV2.0 x 4 E2.0 PF (22)  
 IV2.0 x 3 E2.0 PF (22)

共用電灯 系統図

工事名 (仮称)市営月が丘アパート1号館建設(電気設備)工事	 1級建築士事務所 <b>株式会社 武田 菱 設計</b> <small>大田区 1-1-7 54号          電話 03-5475-1111          代表取締役 武田 敏 弘</small>	若手県知事登録 第259号 <small>〒114-8501 東京都品川区東品川1-11-1          TEL (03) 651-4311 (代)</small>	製図	校印	検印	特記	年月日	図面内容 系統図 幹線設備 電灯設備 動力設備	縮尺 区分 電気設備	図面番号 E - 12
			設計	校印	検印	特記	年月日			

