


工事名
昭和63年度
盛岡市第2種公営住宅建設
(電気設備)工事No.1

図面内容	図面番号	承認	日付	縮尺	枚数	製図	昭和 年 月 日
系統図	E-14-2			63.9		三上電業株式会社	盛岡市境田町4-44 TEL(47)4211

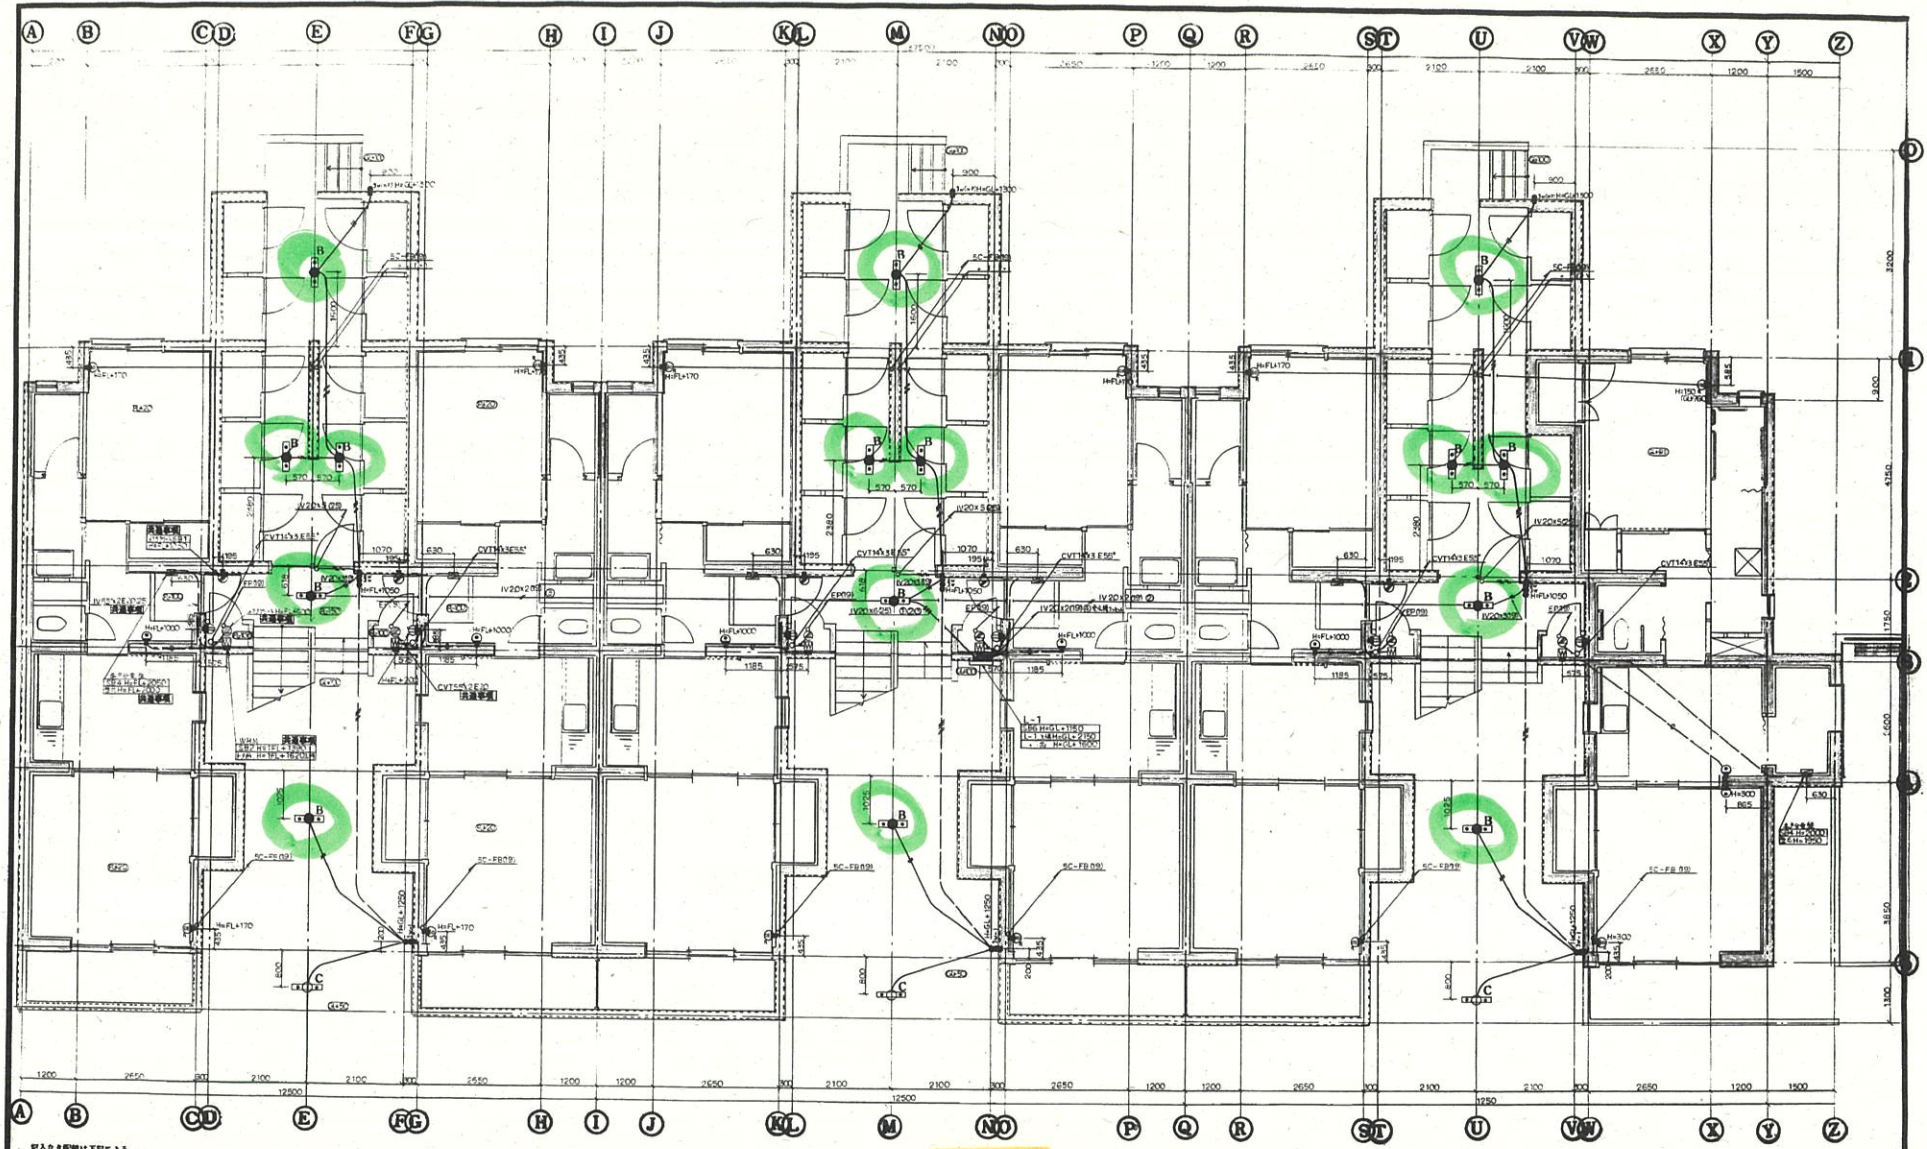



※入札仕様は下記による

・電灯コンセント		・テレビ受聴		・電話	
IV 16x2 (19)	OBV27x24 C14	SC-FB (09)	OB102x54 C4	OB102x54 C4	OB102x54 C4
20x2 (19)	SB1 1x4 24点 23.C.C.				
16x3 (19)	SB2 2x4				
16x4 (19)	SB4 4x4				
16x5 (19)	SB6 6x4				
20x2 (19)					
16x3 (19)					

※テレビ受聴 175x175x400
200x200x400

1階平面図 1:50

御 承 認 印
昭和 年 月 日

特記
 ・全戸配線軌道は前項無照とし(決裁済)
 ・外壁面への配線管は結露防止対策として使用無し(決裁済)

工事名
 昭和63年度
 盛岡市第2種公営住宅建設
 (電気設備)工事(01)



図面内容
 幹線動力電灯コンセント
 電話配管 テレビ受聴

図面番号
 E-14-6

水証
 日付 63.9
 縮尺 1:50

三上電業株式会社
 盛岡市境町4-44 TEL(47)4211



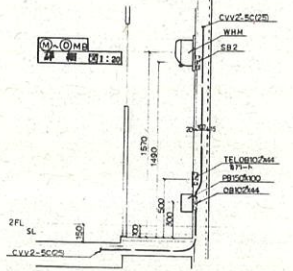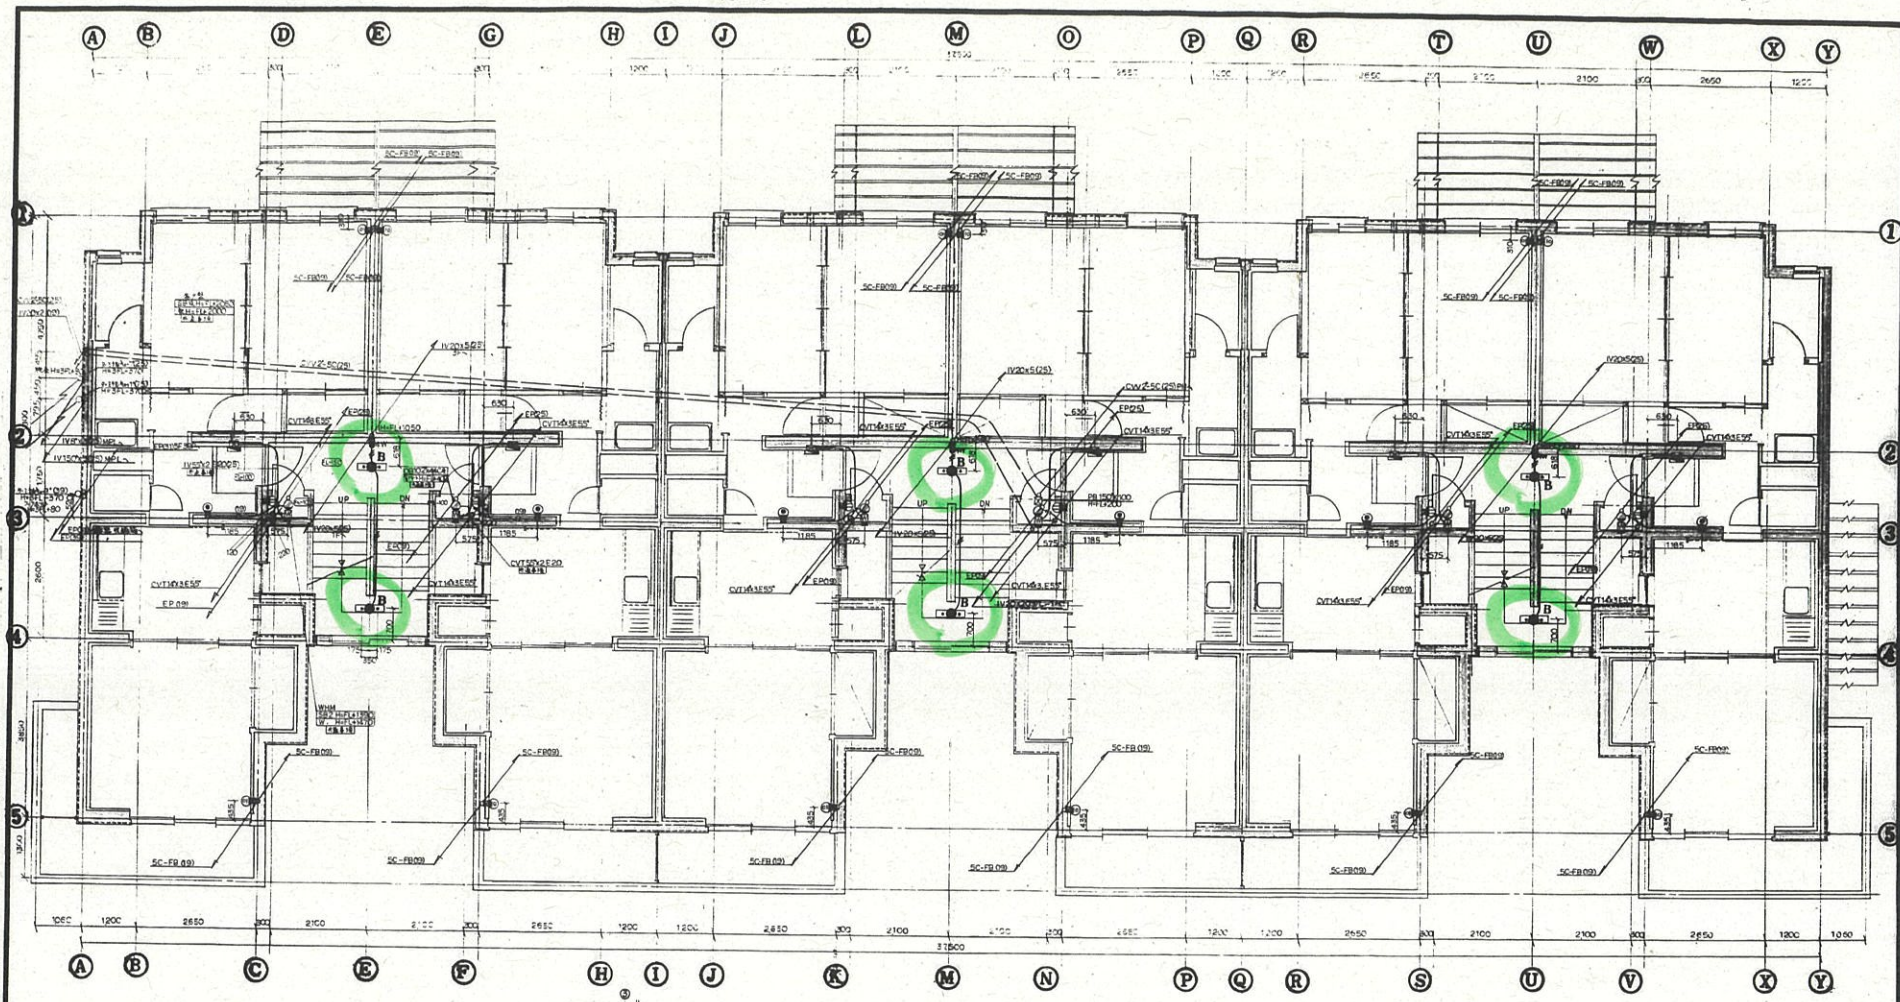

2階平面図 1:50

調 承 認 印	
昭和	年 月 日

工事名
昭和63年度
盛岡市第2種公営住宅建設
(電気設備)工事(1)


図面内容
給動力、電灯コンセント
電気配管、テレビ天吊

図面番号
第-14-7

承認	日付	冊数	枚数
	63.10	2:50	1:50

三上電業株式会社
盛岡市地町4-44 TEL(07)4211



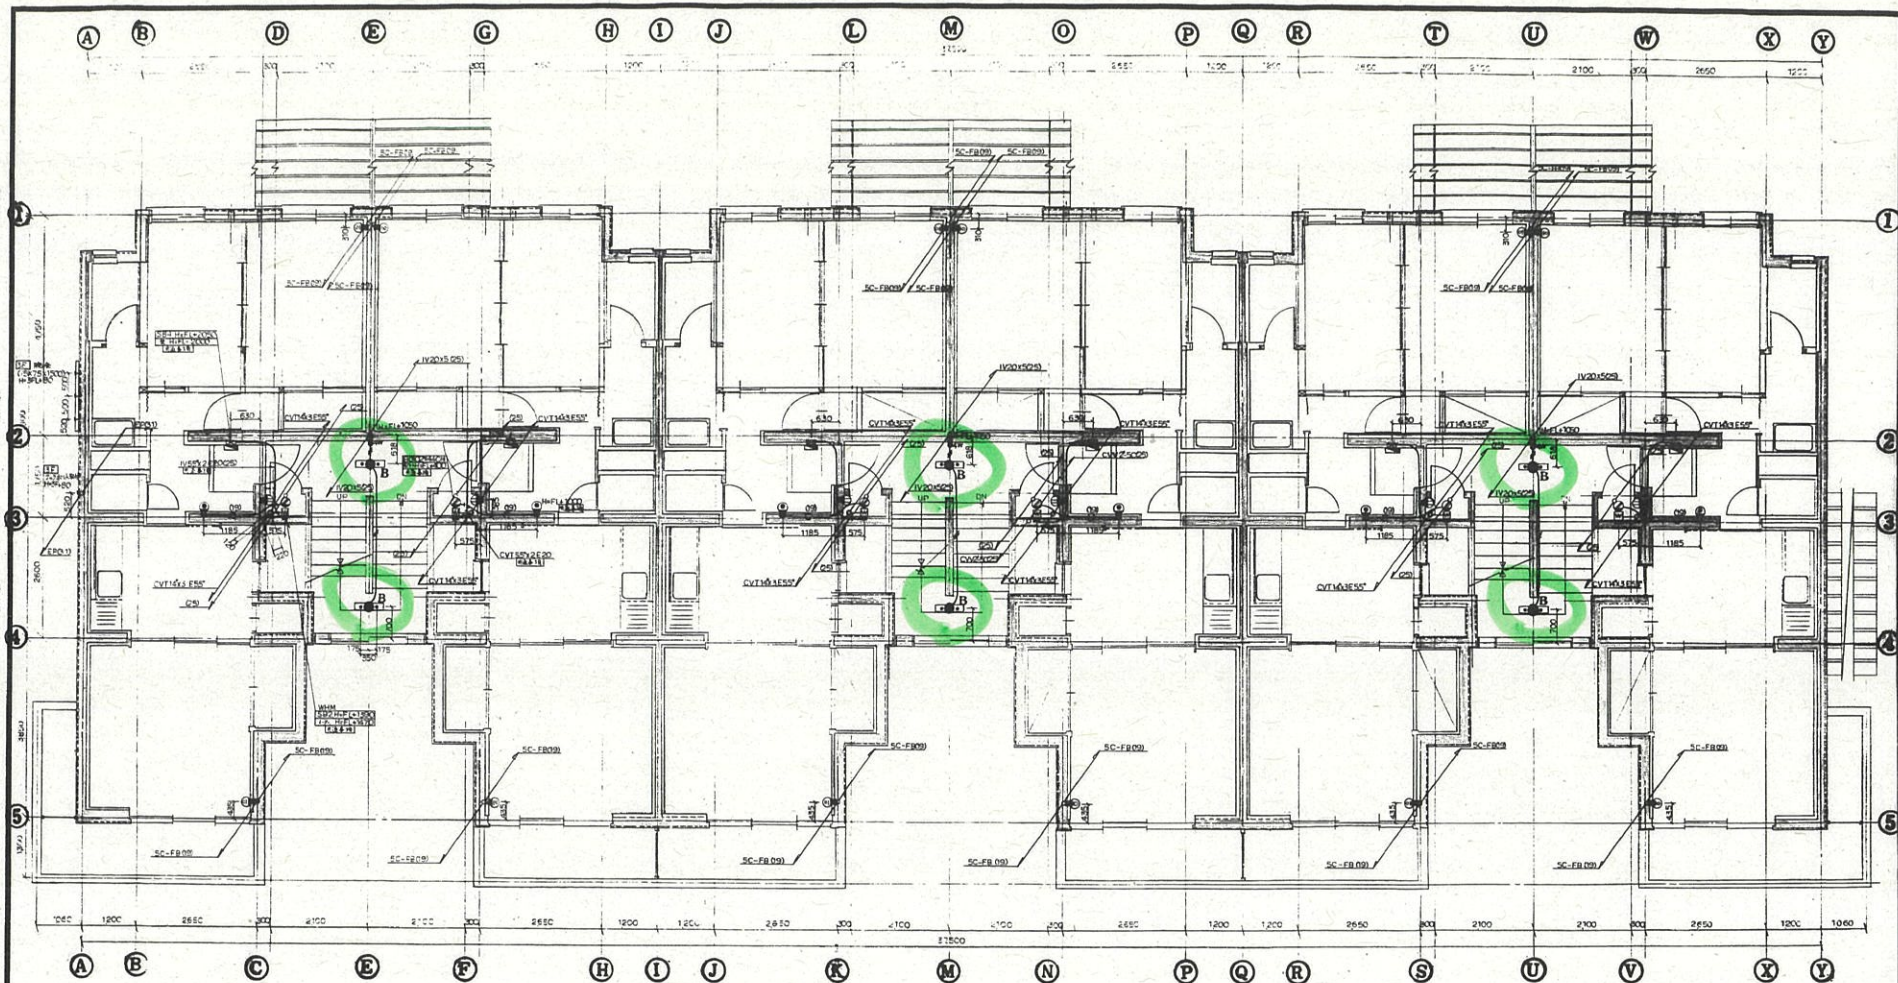


3.4階平面図 1:50

御承認印	
昭和 年 月 日	

(印)	工事名 昭和63年度 盛岡市第2種公営住宅建設 (電気設備)工事(1)	図面内容 幹線動力 電灯コンセント 電話配管 テレヒト電	図面番号 E-14-8	承認	日付 53.10	縮尺 1:50	検印	三上電業株式会社 盛岡市境田町4-44 TEL.(47)4211
-----	--	------------------------------------	----------------	----	-------------	------------	----	-------------------------------------



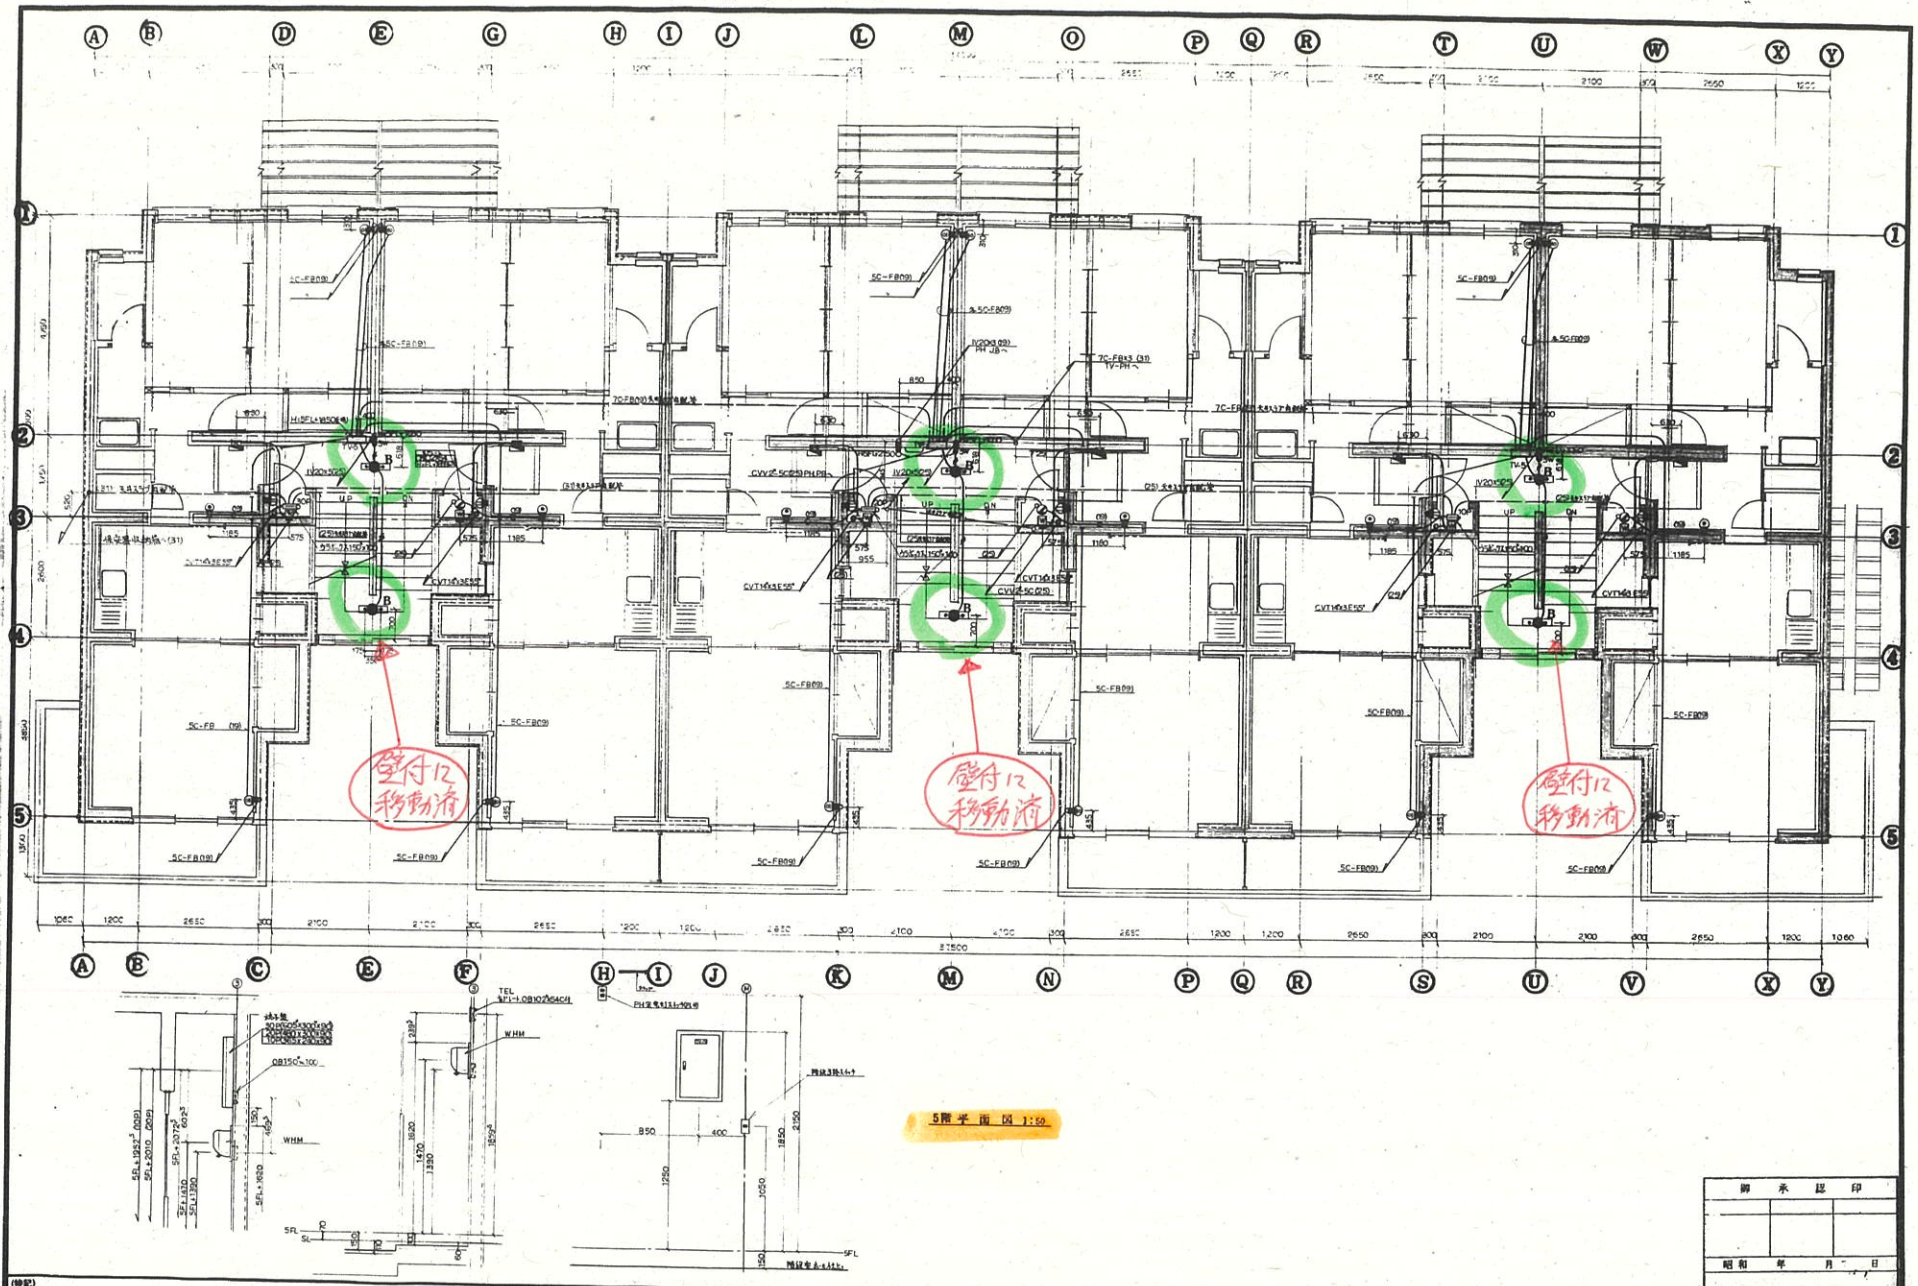

5階平面図 1:50

御承認印	
昭和	年 月 日

(特記)

工事名
昭和63年度
盛岡市第2種公営住宅建設 其の1
(電気設備工事)

図面内容
幹線動力 電灯コンセント
電線配管 ラビヒルト

図面番号	承認	日付	縮尺
E-14-9		63.11	1:50

三上電業株式会社
盛岡市境町4-44 TEL(47)4211

