


※凡例



エアコン設置 (電源共)



電源のみ

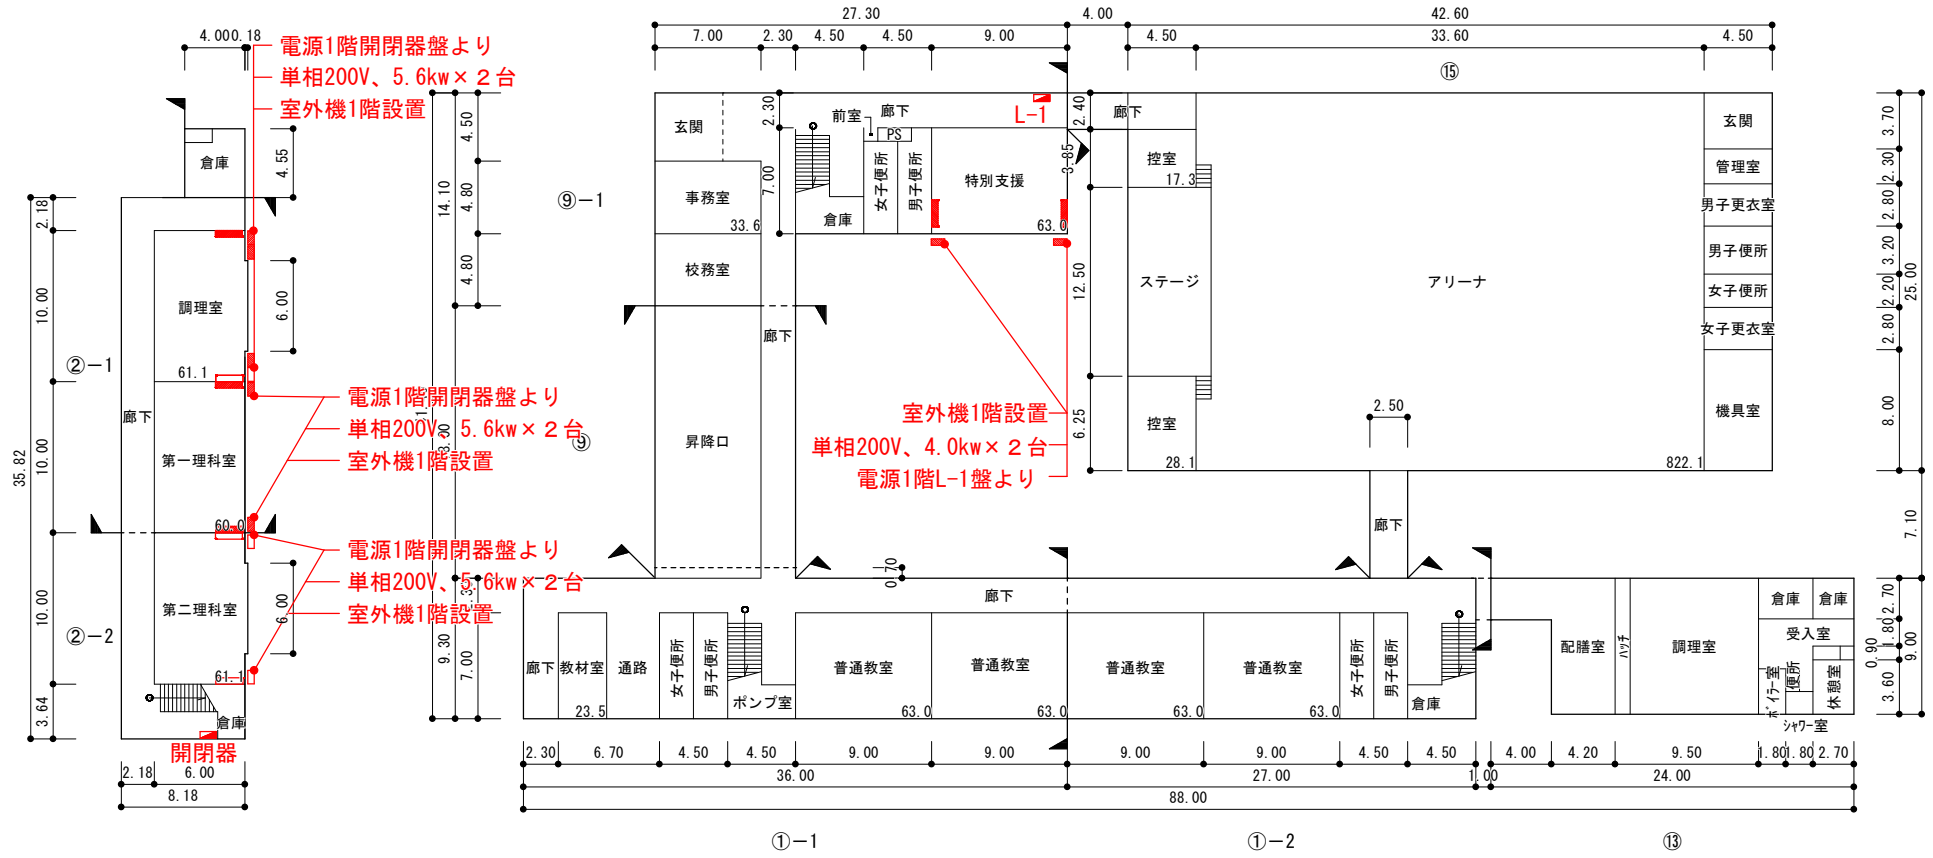

1 階 平 面 図

平面図	縮尺	1/500	学校名	太田東小学校	調査番号			整理番号	59
					(都道府県)	(市町村)	(学 校)		
					03	201	0039		


※凡例



エアコン設置 (電源共)



電源のみ

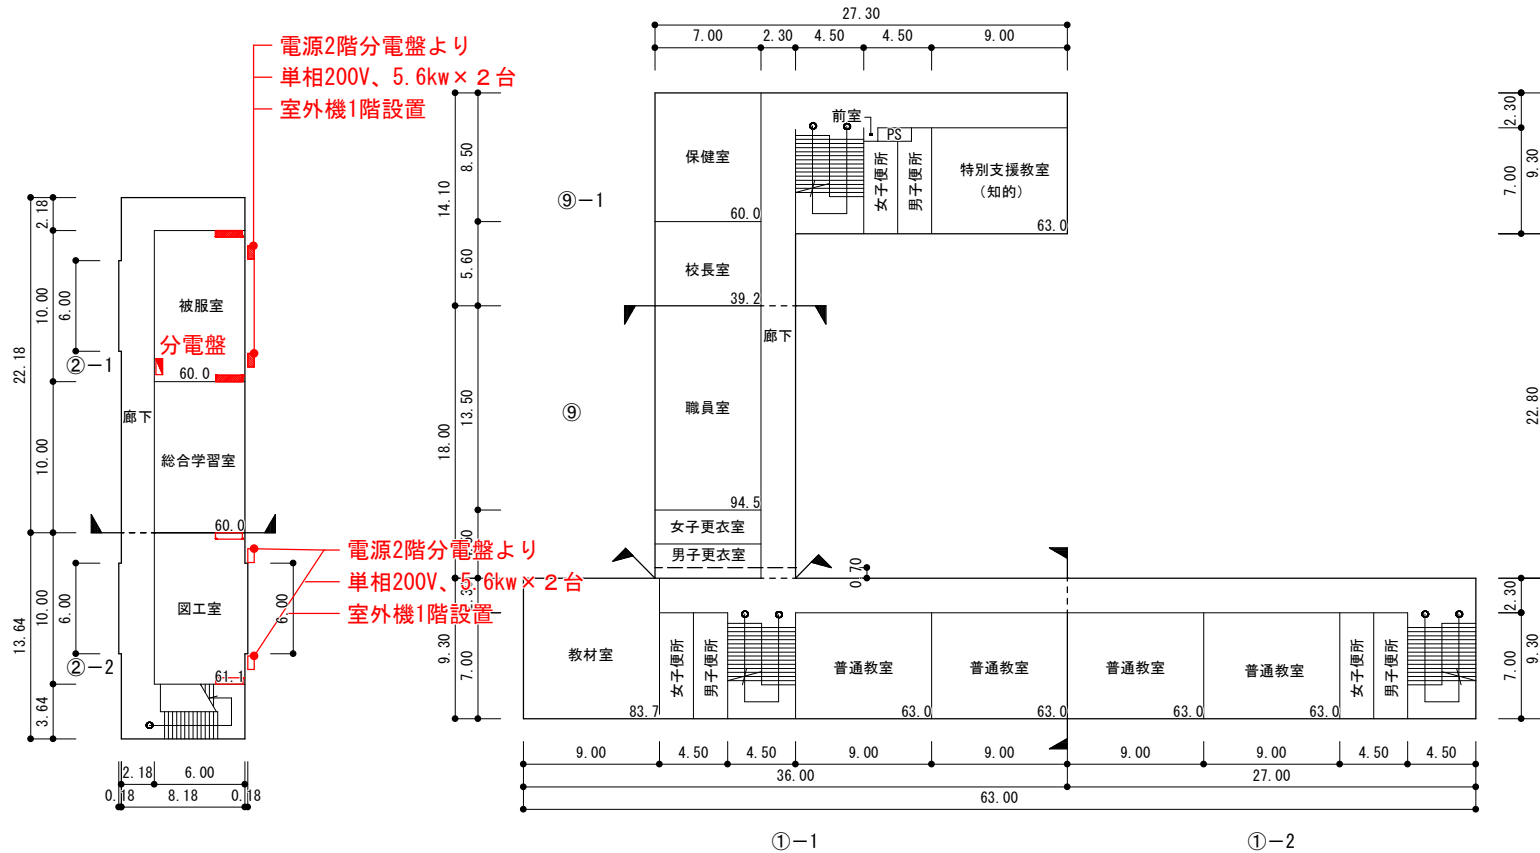

2 階 平 面 図

