


機械室衛生詳細図 1:50

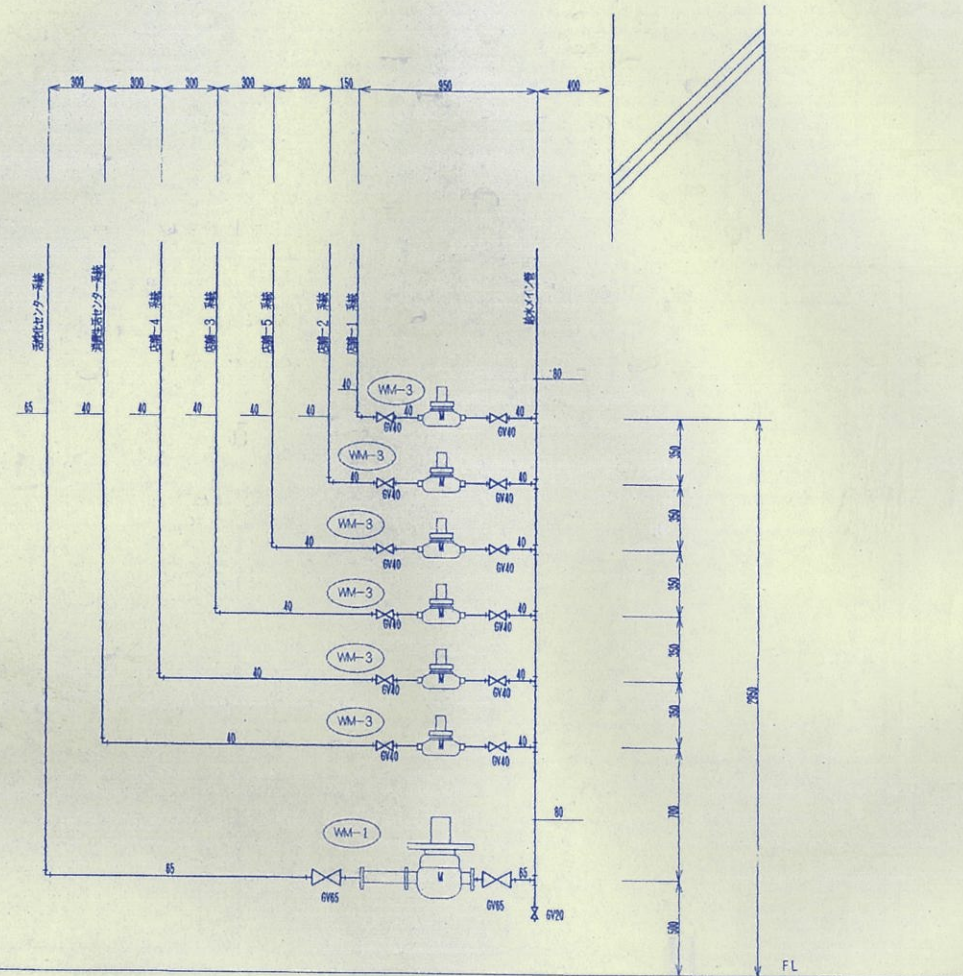

量水器回り施工要領図

年度	施設番号	工事名称	検取	検図	担当	設計	事務所	設計者	検図	製図	設計年月	工事種別	工事区分	図面内容	縮尺	図面番号	枚ノ内	
H9		(仮称)中ノ橋地域交流センター他建設 (給排水衛生設備)工事						中野剛嗣			平成9年12月	新築工事	給排水衛生設備	機械室衛生詳細図	1:50	27	16	
			1級建築士事務所 登録第023号 (岩手県) 社団法人 岩手県公共建築設計監理協会 盛岡市中央通一丁目4番7号 TEL 019(623)3681 FAX (623)3647		株式会社 久慈システム設計 〒020 盛岡市相風町3番11号 TEL 0196(23)3522 FAX(53)0673													