

計39台


昭和	年	月	日
----	---	---	---

工事名
昭和63年度
盛岡市第2種公営住宅建設
(電気設備)工事 4の2

図面内容 系統図	図面番号 E-14-2	承認	日付 63.11	縮尺	棟図
-------------	----------------	----	-------------	----	----

三上電業株式会社
盛岡市境田町4-44 TEL(47)4211



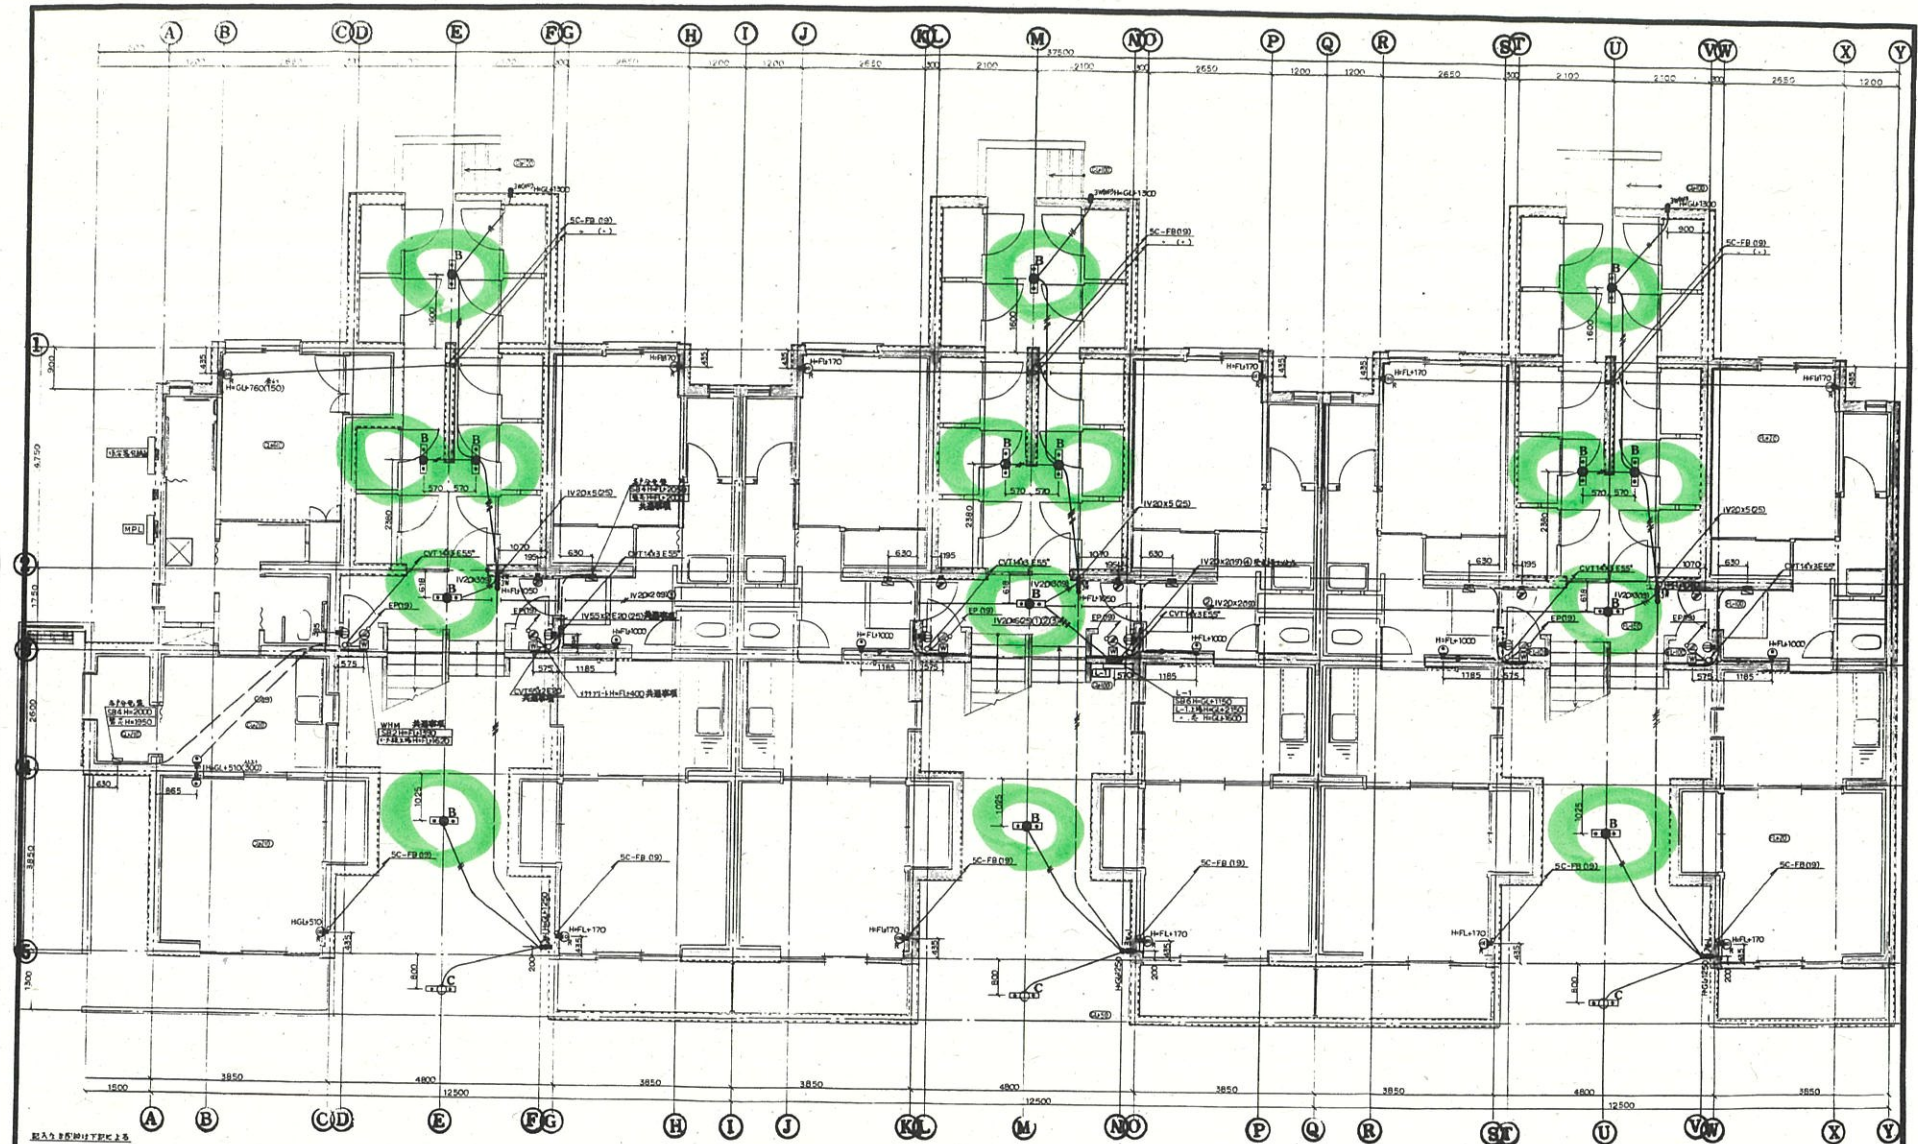

配線図

電灯コンセント

IV 16.22 (09)
IV 16.22 (09)
IV 16.23 (09)
IV 16.24 (09)
IV 16.25 (09)
IV 20.22 (09)
IV 16.25 (09)

OB 102 x 44 C 41
SBT 100 x 100 x 100 C 41
SB2 2x4
SB4 4x4
SB5 6x4
SB6 8x4
SB7 10x4
SB8 12x4
SB9 14x4
SB10 16x4
SB11 18x4
SB12 20x4
SB13 22x4
SB14 24x4
SB15 26x4
SB16 28x4
SB17 30x4
SB18 32x4
SB19 34x4
SB20 36x4
SB21 38x4
SB22 40x4
SB23 42x4
SB24 44x4
SB25 46x4
SB26 48x4
SB27 50x4
SB28 52x4
SB29 54x4
SB30 56x4
SB31 58x4
SB32 60x4
SB33 62x4
SB34 64x4
SB35 66x4
SB36 68x4
SB37 70x4
SB38 72x4
SB39 74x4
SB40 76x4
SB41 78x4
SB42 80x4
SB43 82x4
SB44 84x4
SB45 86x4
SB46 88x4
SB47 90x4
SB48 92x4
SB49 94x4
SB50 96x4
SB51 98x4
SB52 100x4

テレビ受信機

SC-FB (09)
OB 102 x 44 C 41
OB 102 x 54 C 41

電話

OB 102 x 44 C 41
OB 102 x 54 C 41

1階平面図 1:50


(特記)
 ・本配線図は別冊添付。
 ・外壁に面して設置する場合は、結露防止用保護カバーを使用のこと。

工事名
 昭和63年度
 盛岡市第2種公営住宅建設
 (電気設備)工事(02)


図面番号	承認	日付	縮尺	検印
E-14-6		63.10	1:50	

三上電業株式会社
 盛岡市雄田町4-44 TEL (47) 4211




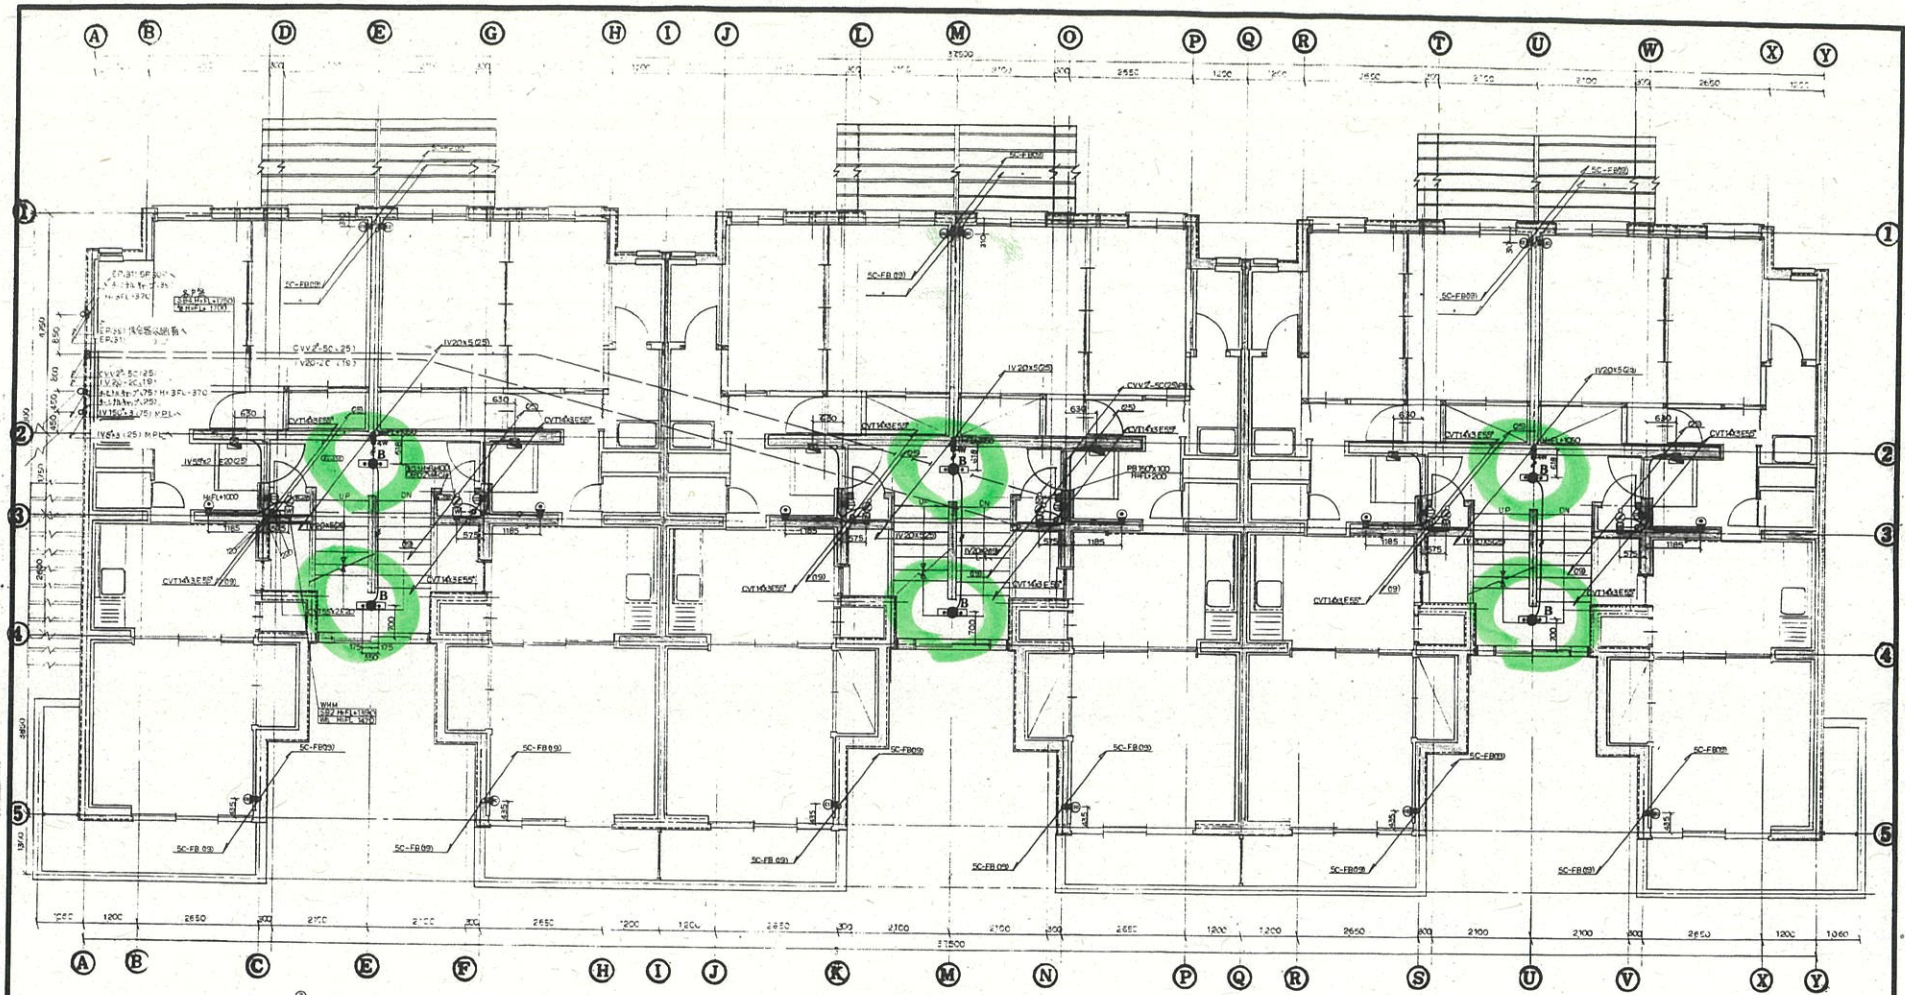


2階平面図 1:50

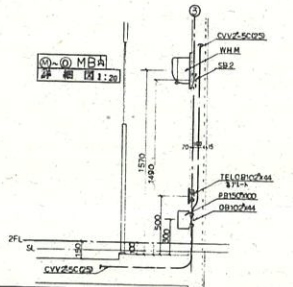

御承認印	
昭和	年 月 日

 (19)工	工事名	昭和三十二年 盛岡市第二種公営住宅建設 その2 (電気設備工事)	図面内容	幹線動力電灯コンセント 電話配管 テレビ系統	図面番号	E-14-7	承認	日付	63.11	縮尺	1:50 1:20	枚数		 三上電業株式会社 盛岡市境町4-44 TEL(47)4211




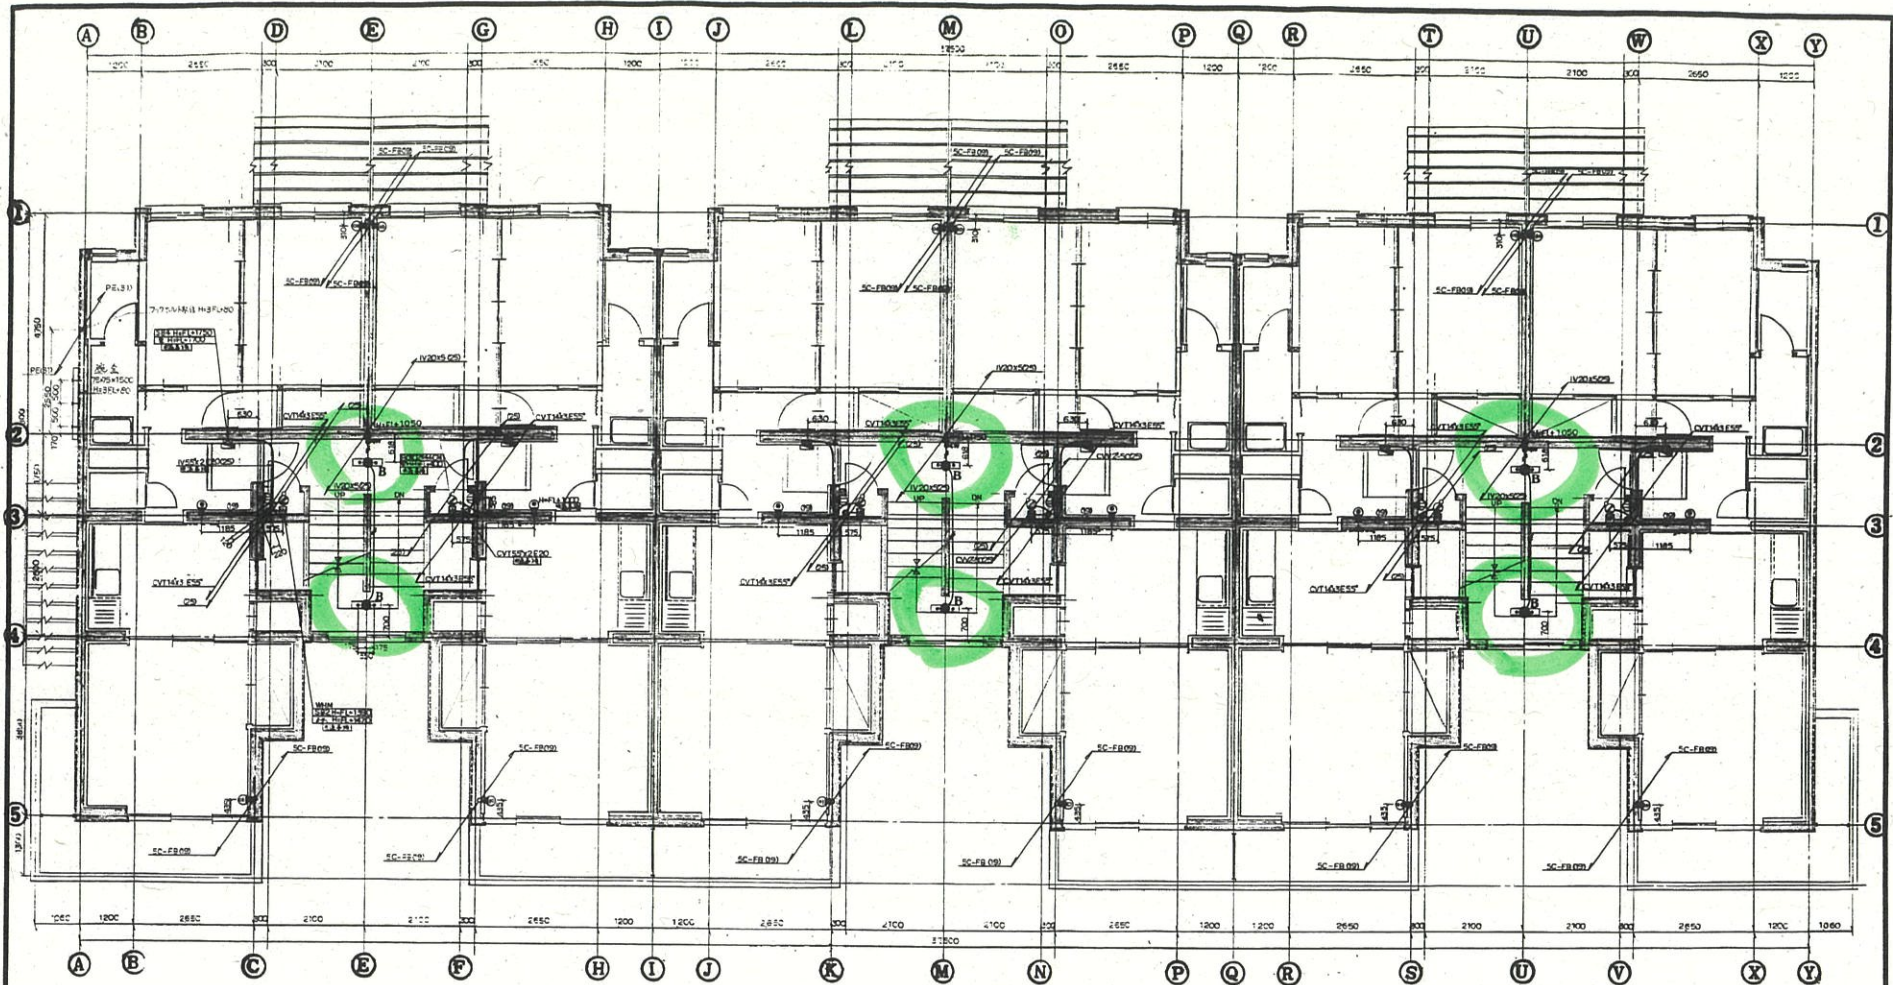


3.4階平面図 1:50

製	承	比	印
昭和	年	月	日


(特記)	工事名 昭和63年度 沼田市第2種公営住宅建設その2 (電気設備工事)	図面内容 幹線電力電灯コンセント 電話配線 トラヒック地	図面番号 E-14-8	承認 日付 63.11	縮尺 1:50	検印 	三上電業株式会社 沼田市地町4-44 TEL(47)4211
------	--	------------------------------------	----------------	-------------------	------------	--------	-----------------------------------



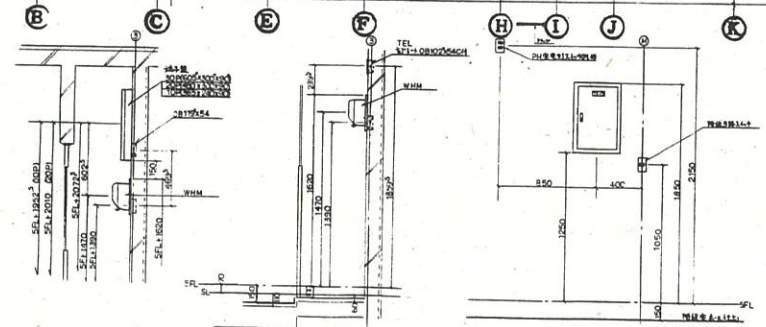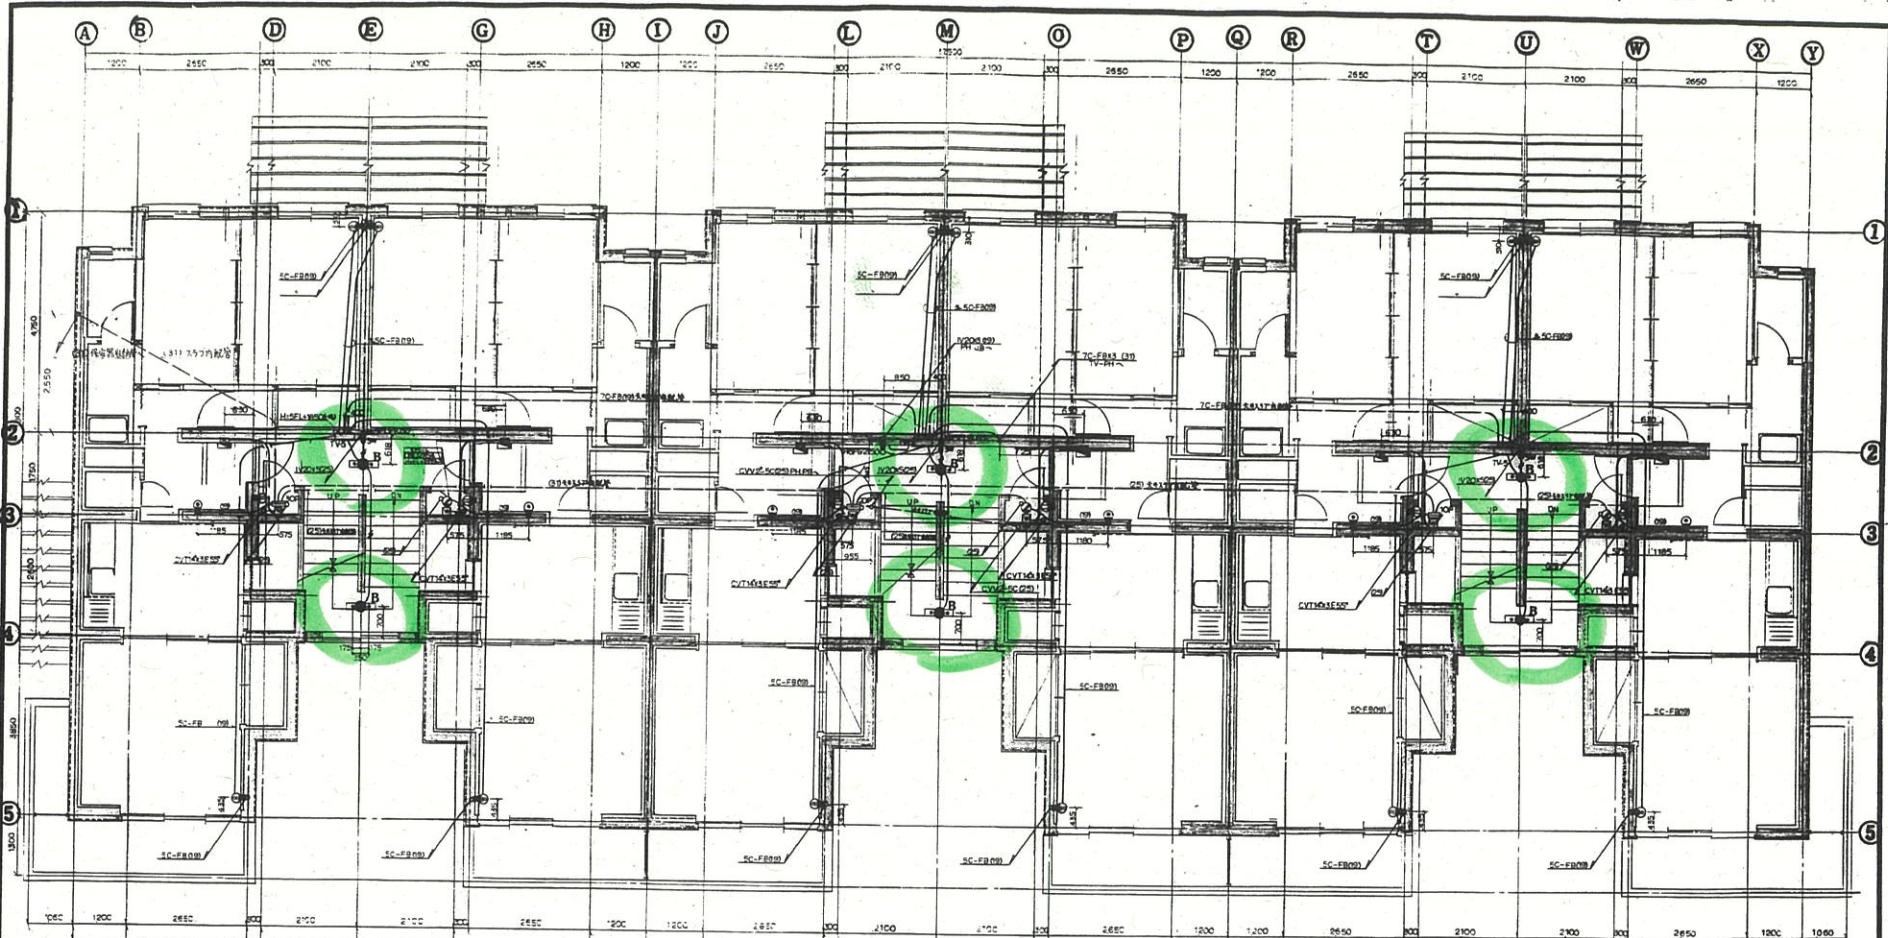

5階平面図 1:50

制 承 証 印
昭 和 年 月 日

(192)	工事名	昭和63年度 盛岡市第2種公営住宅建設その2 (電気設備工事)	図面内容	新設動力電灯コンセント 電話配管 テレビ共設	図面番号	E-14-9	承認		日付	63.11	縮尺	1:50	 三上電業株式会社 盛岡市境田町4-44 TEL(47)4211

