



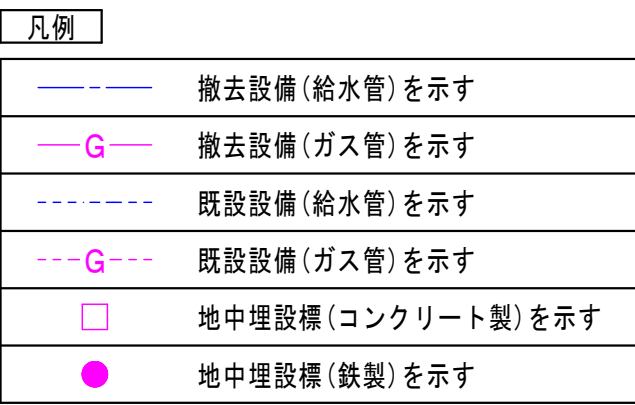



※受水槽・キューピクル廻りのフェンスは建築工事とする

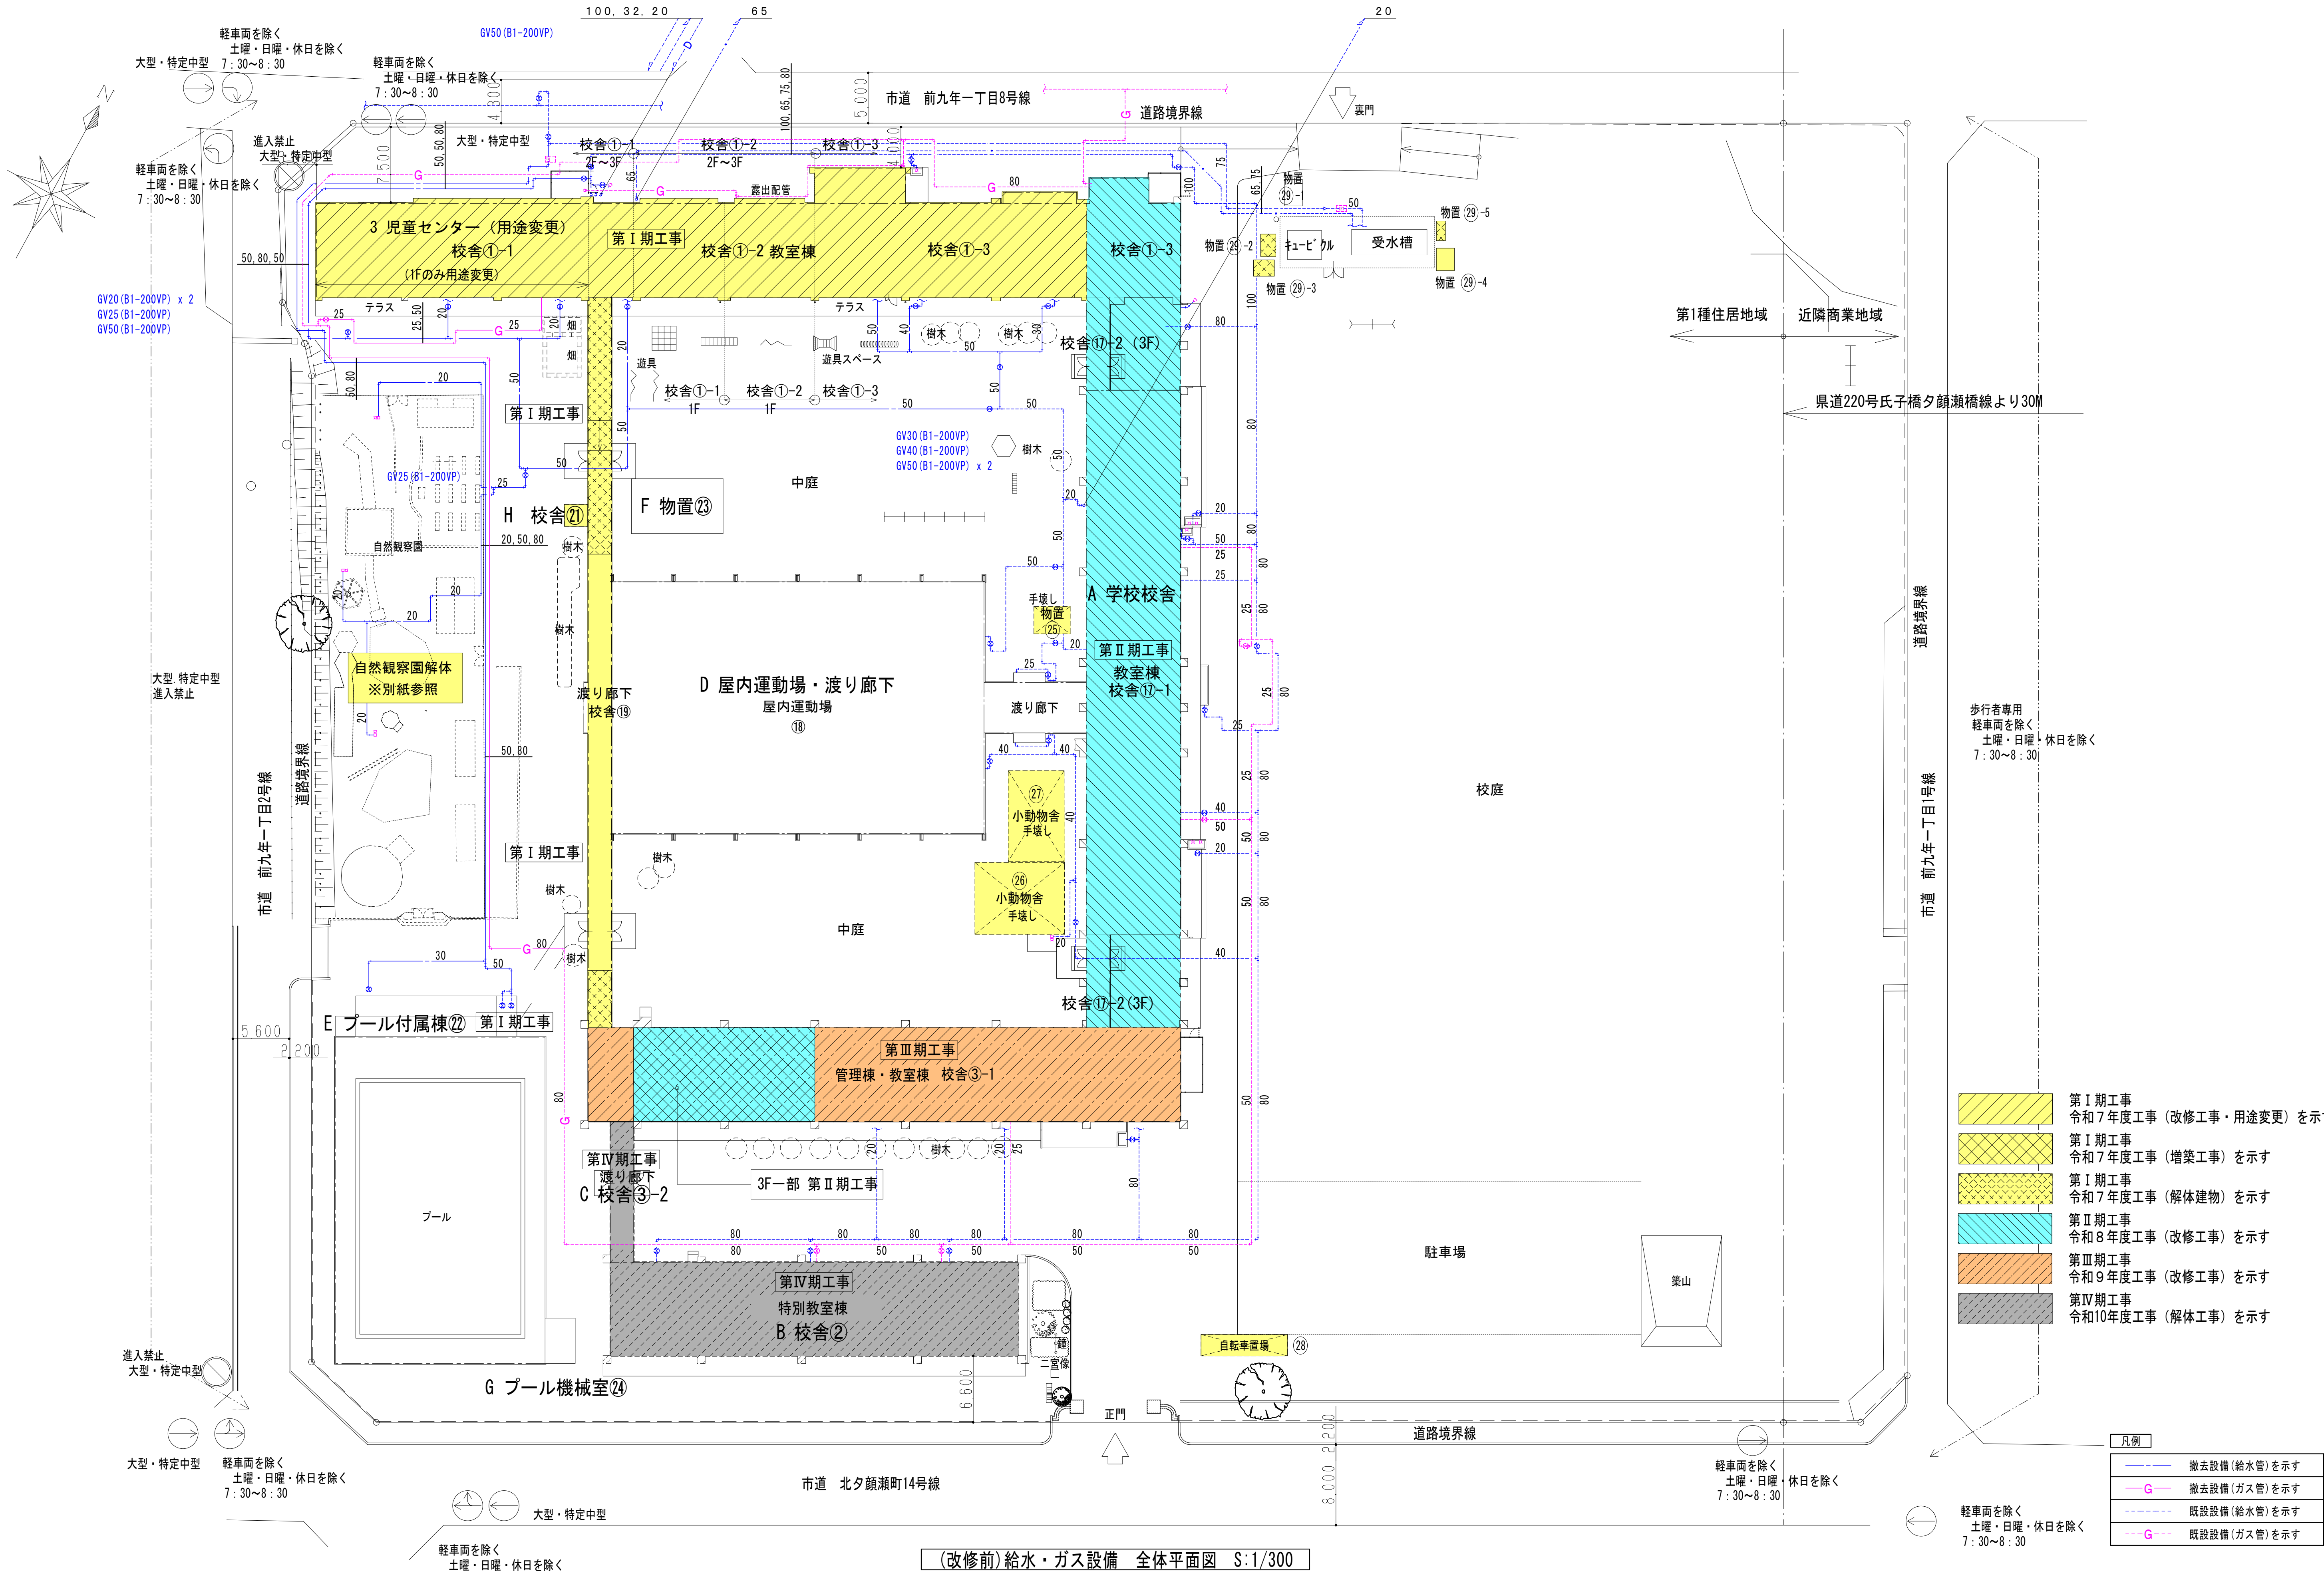


(改修前)給水・ガス設備 全体平面図 S:1/300

KUJI ARCHITECTS STUDIO 株式会社 久慈設計 岩手県盛岡市紺屋町3番11号 TEL019-624-2020	一級建築士事務所 岩手県す (2707)5号		承認	審査	検図	製図	特記	改訂番号	改訂月日	改訂内容	業務番号 23128	工事名称	盛岡市立厨川小学校校舎改修及び 厨川児童センター複合化（機械設備）工事					
	一級建築士登録 第311898号 高橋 重人	一級建築士登録 第359839号 福山 登洋										図面内容	(I期工事)			縮尺 区分	図面 番号	機械
													(改修前)給水・ガス設備 全体平面図	A1 1/300				
														A3 1/600		M1-02		

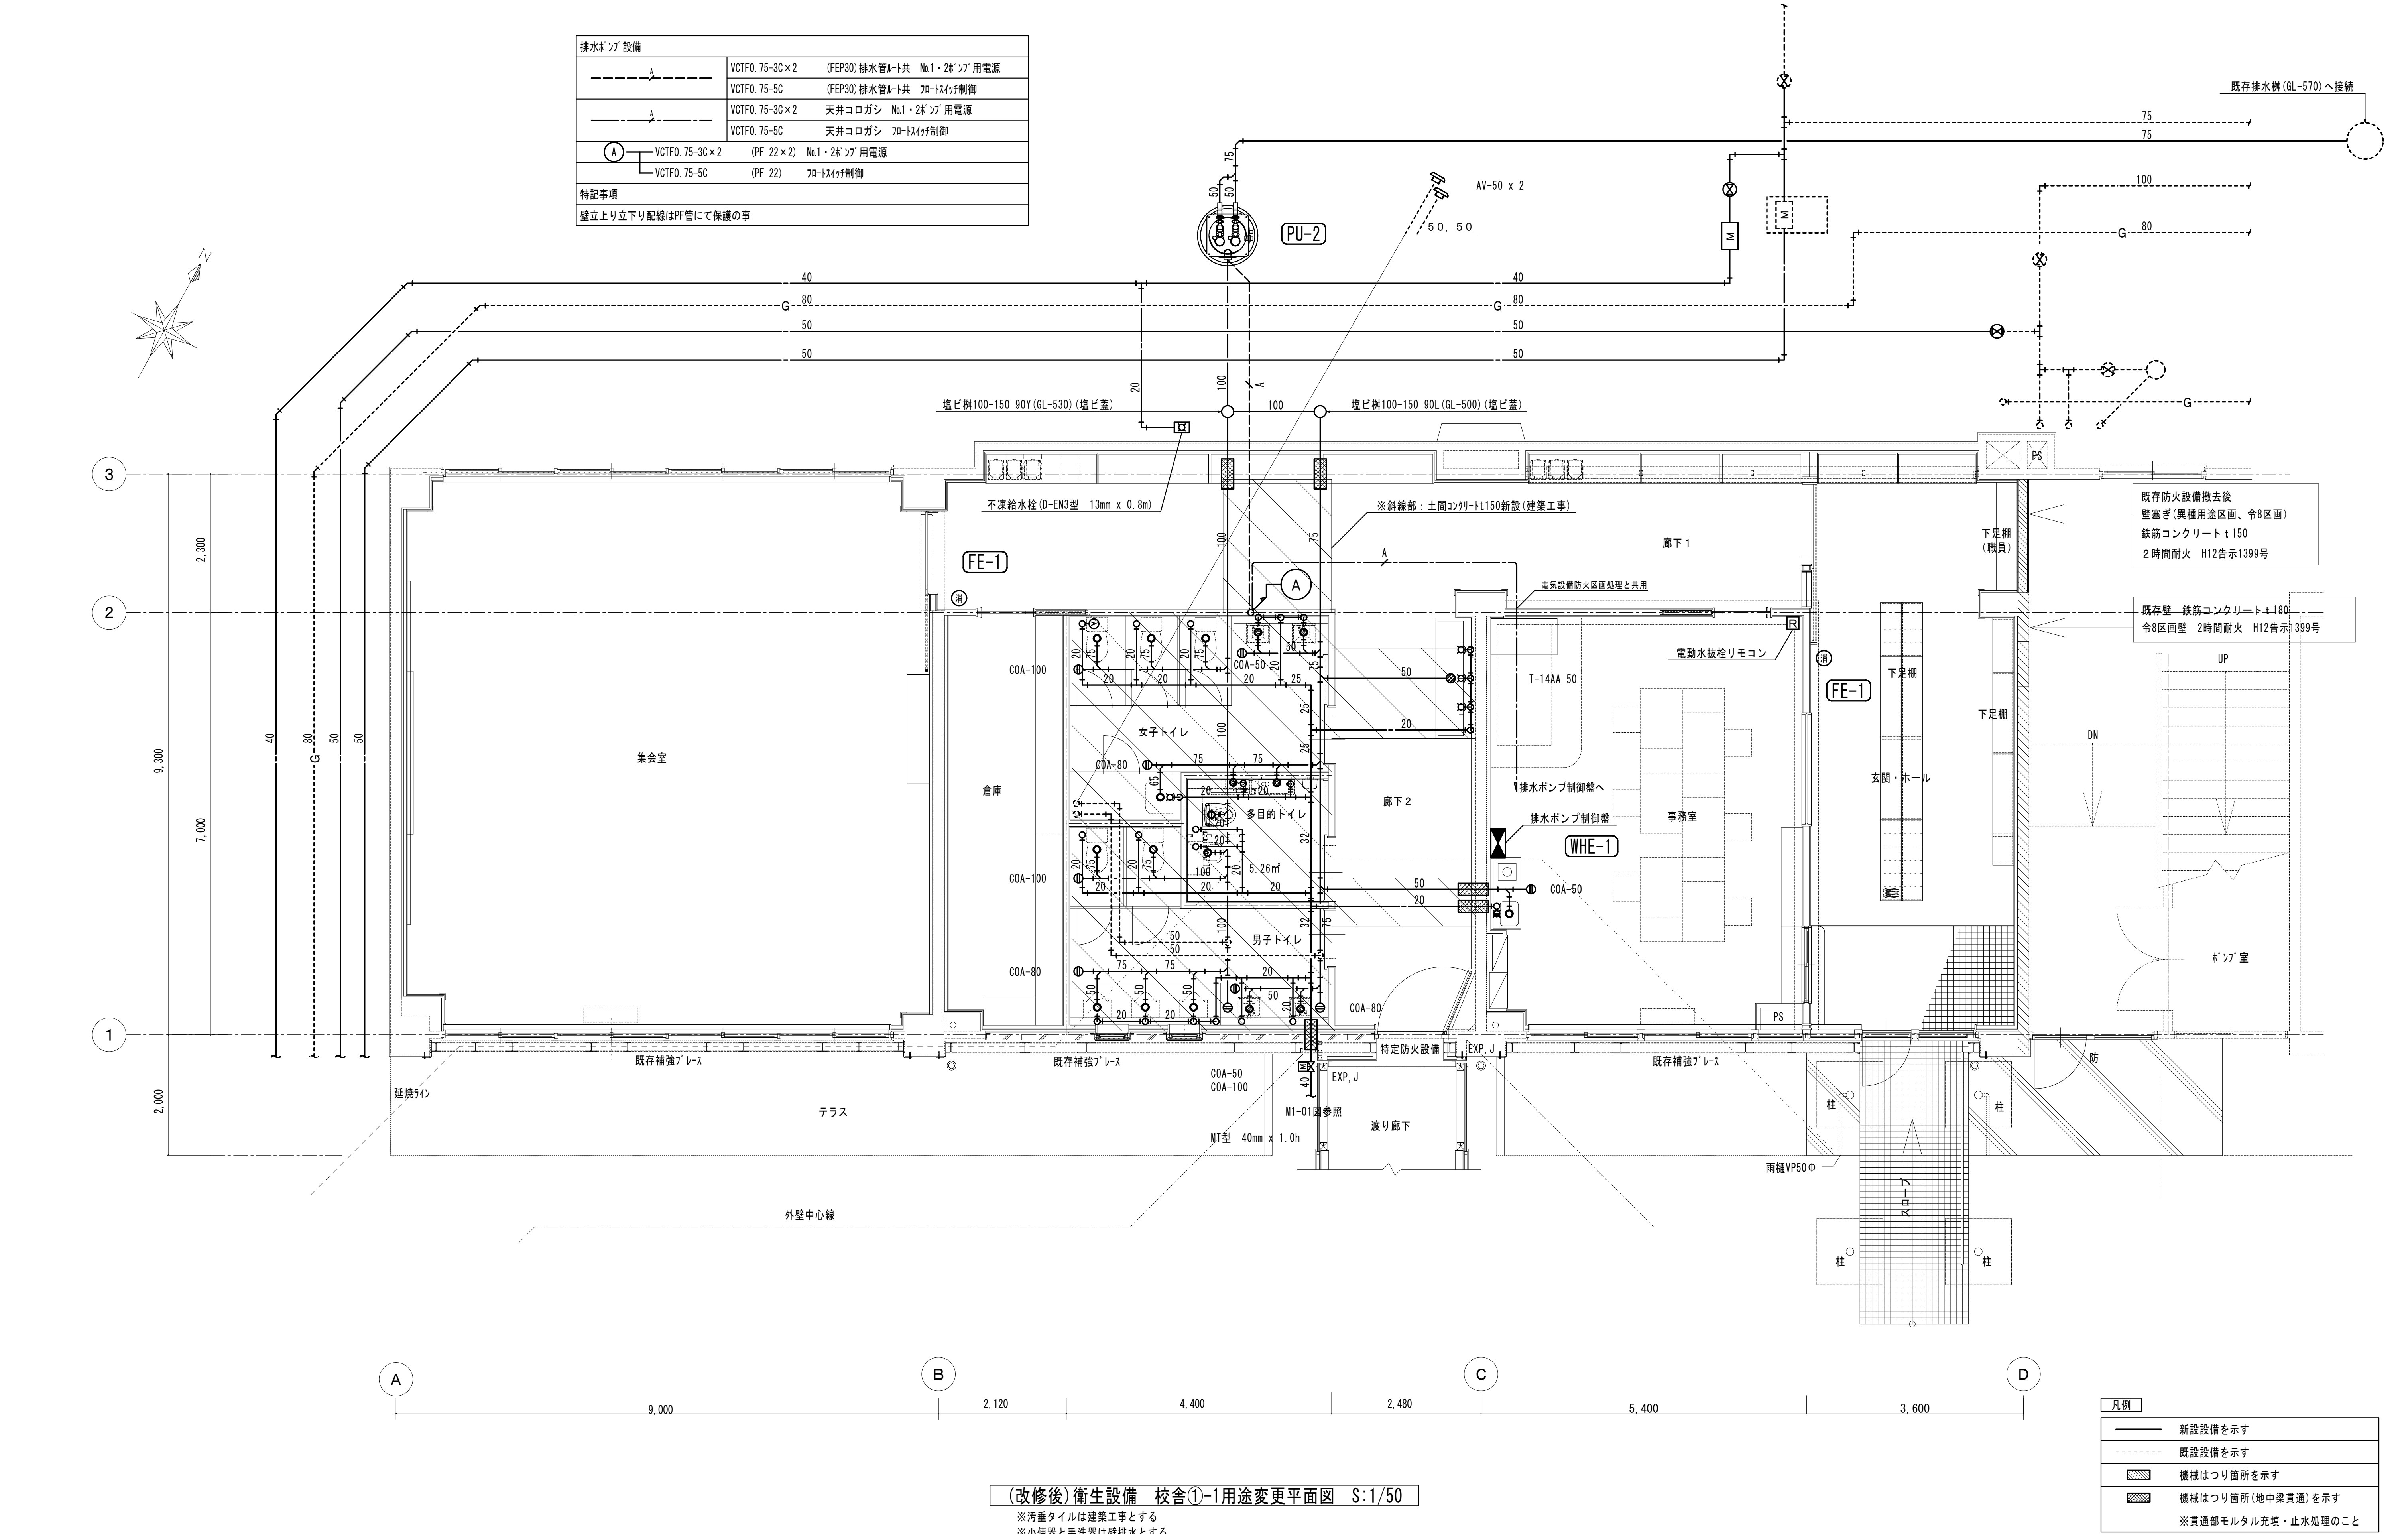


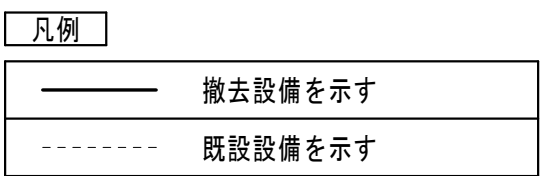[illegible]

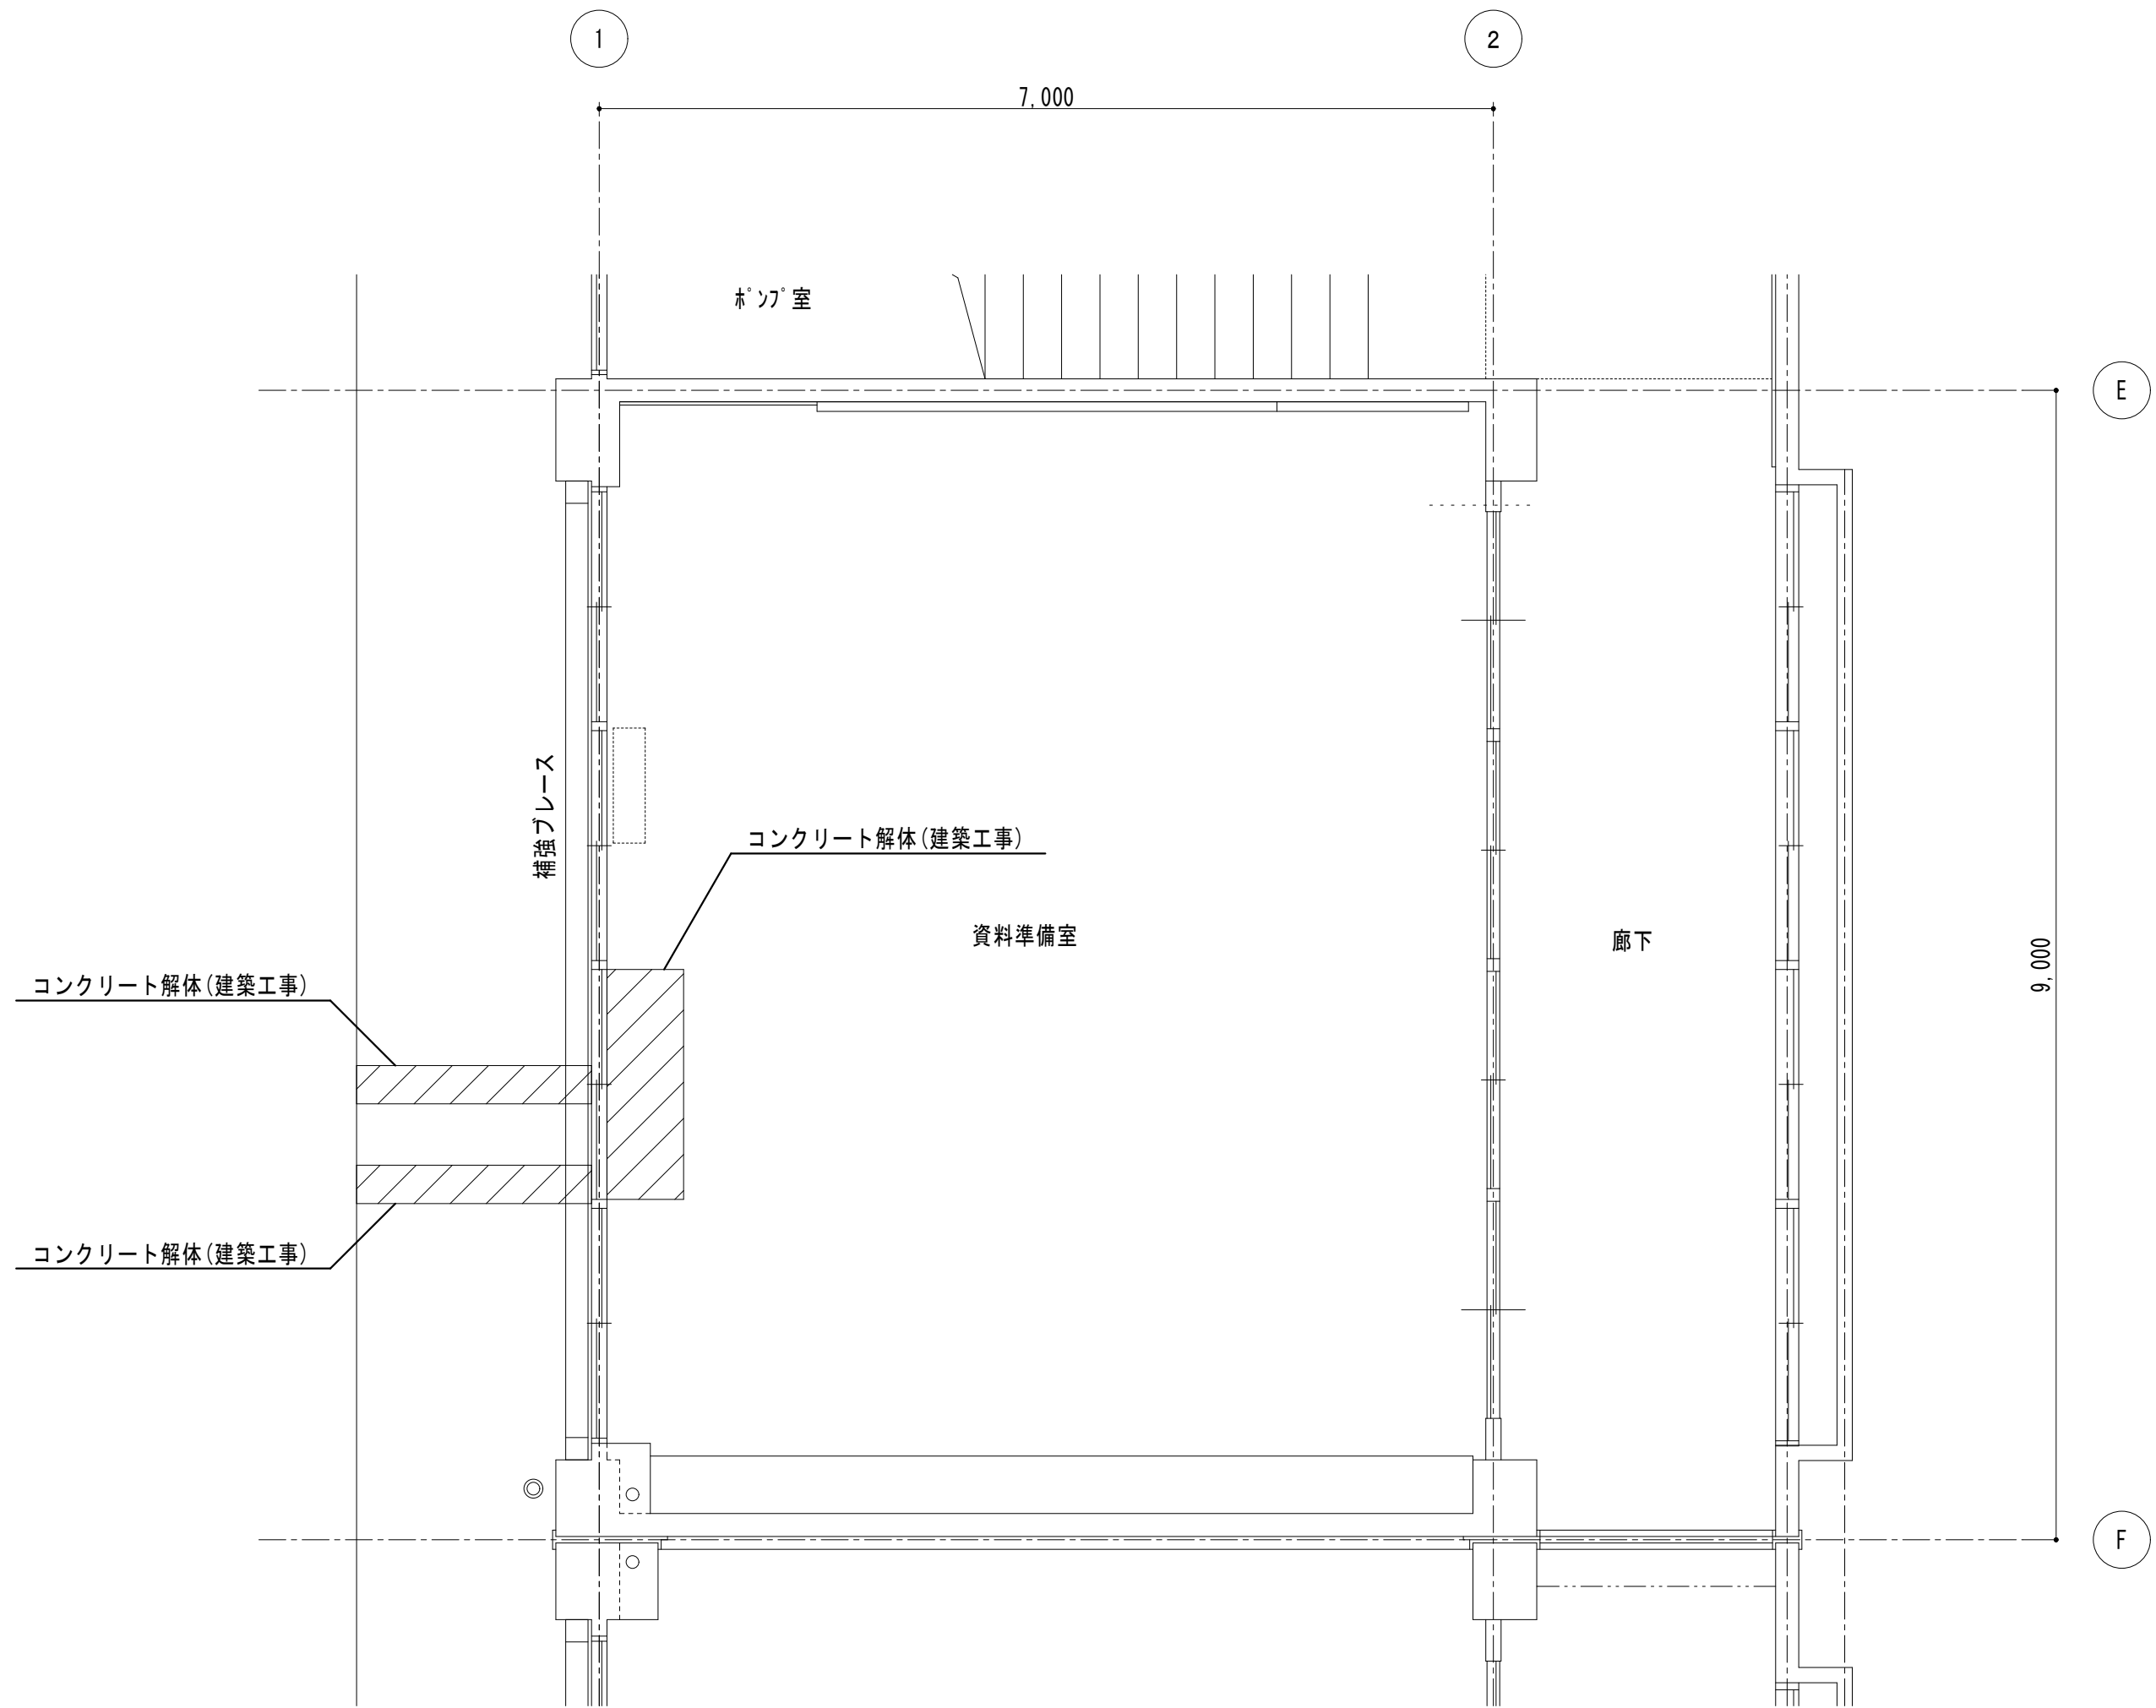

(改修前)衛生設備 生活科室詳細図 S:1/50



凡例	
	撤去設備を示す
	既設設備を示す


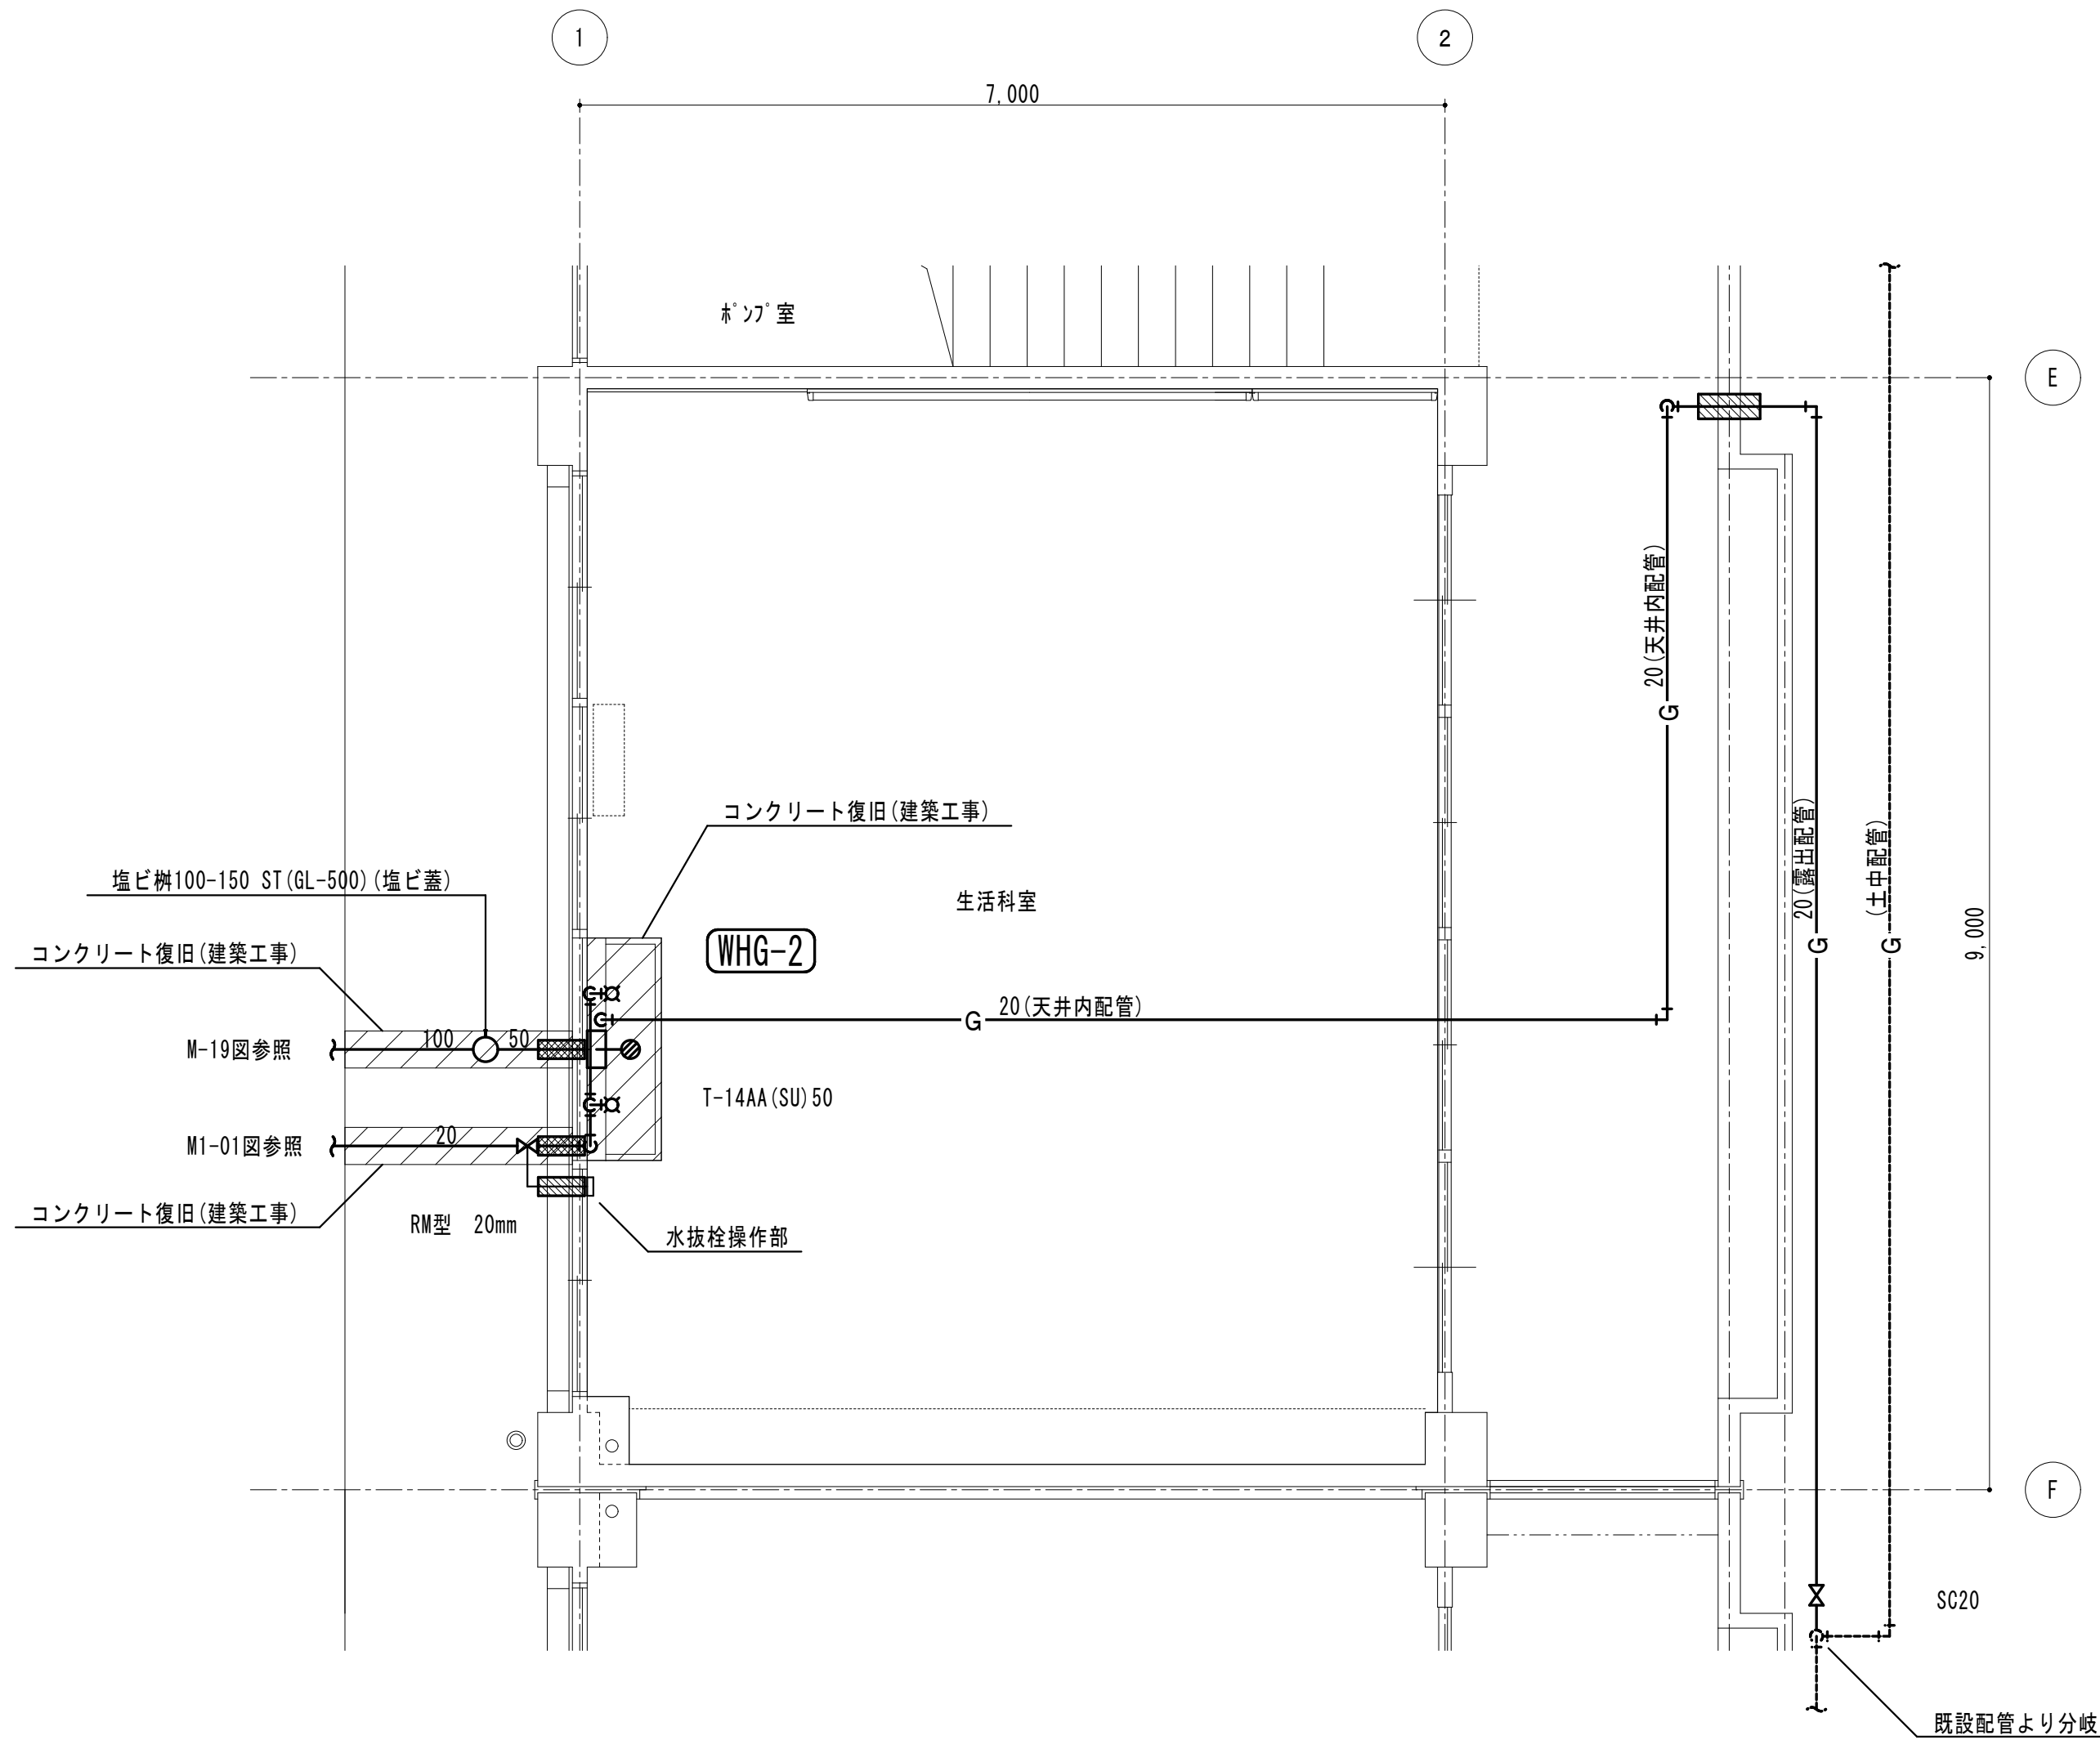


(改修後)衛生設備 生活科室詳細図 S:1/50

※流し台は建築工事とする

凡例	
	新設設備を示す
	既設設備を示す
	機械はつり箇所を示す
	機械はつり箇所 (地中渠貫通) を示す
※貫通部モルタル充填・止水処理のこと	

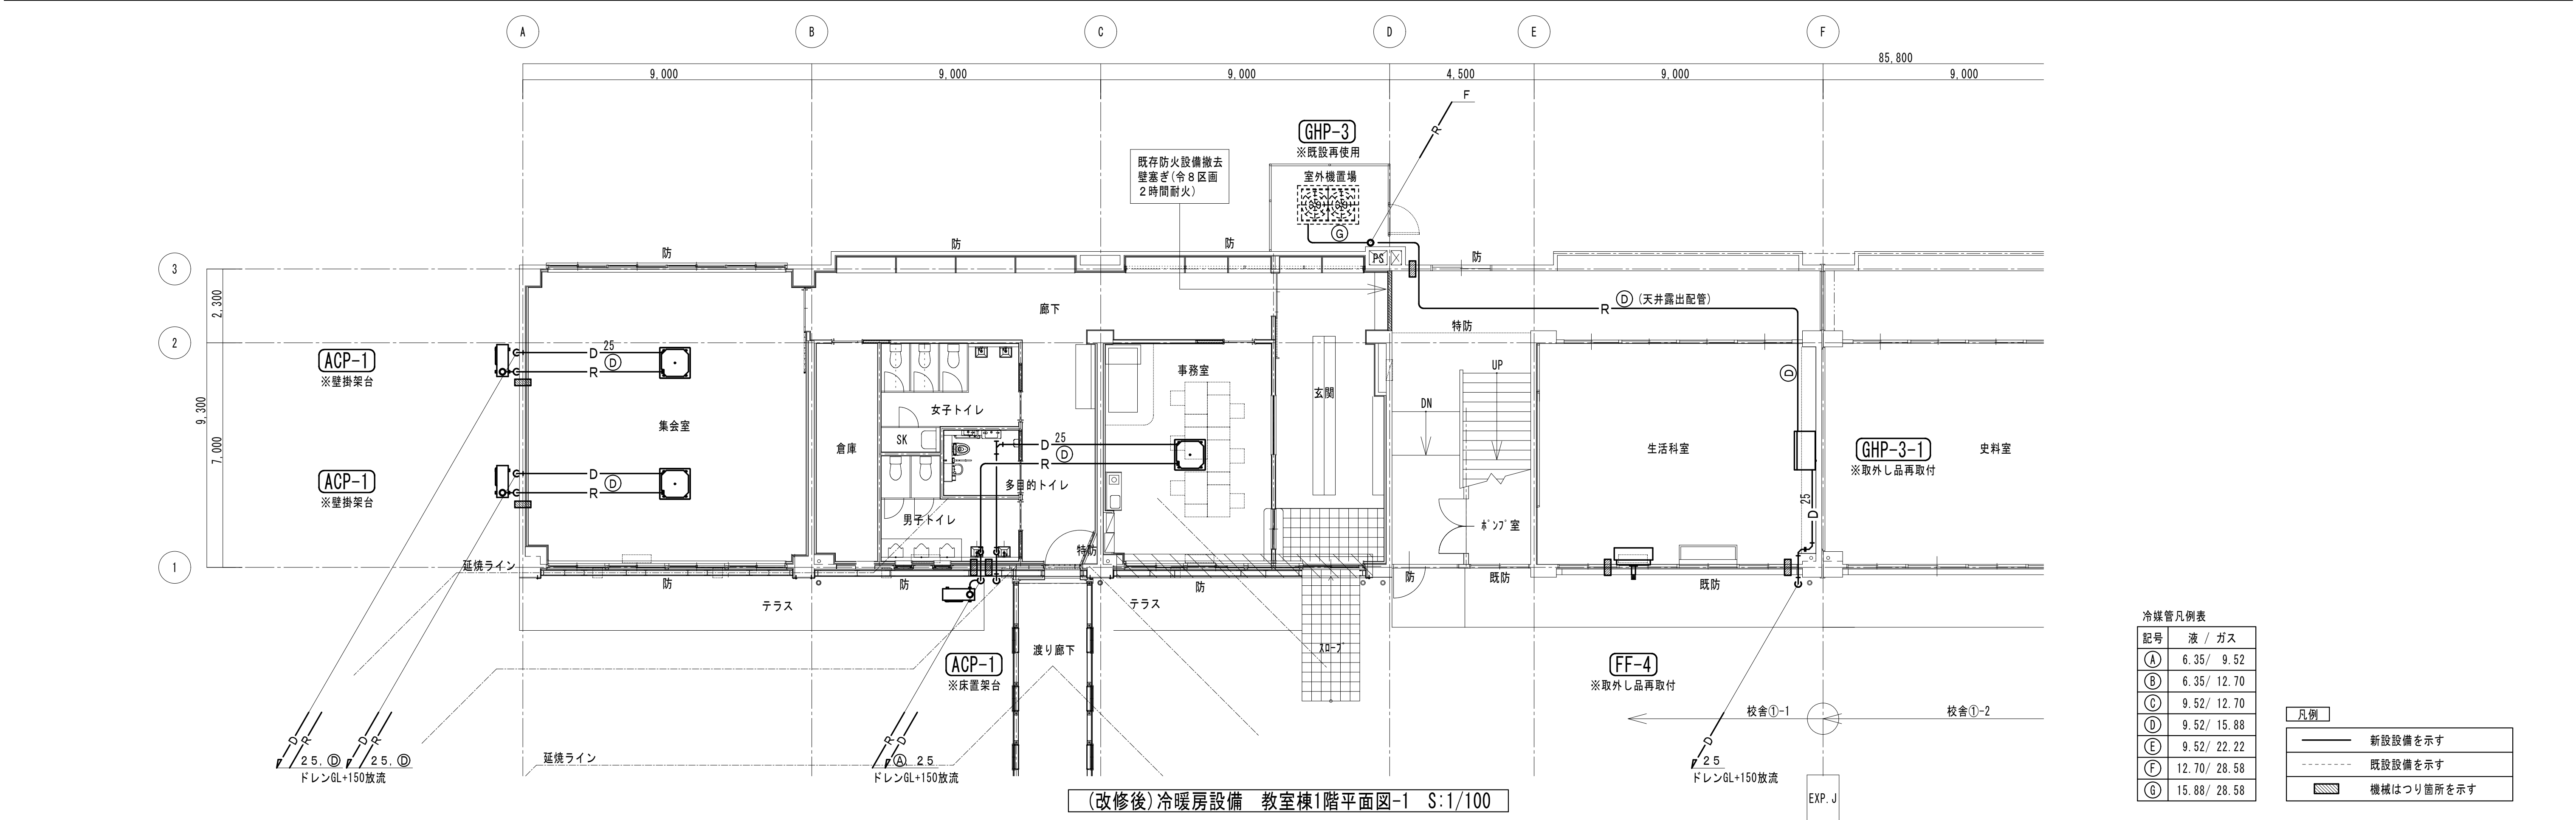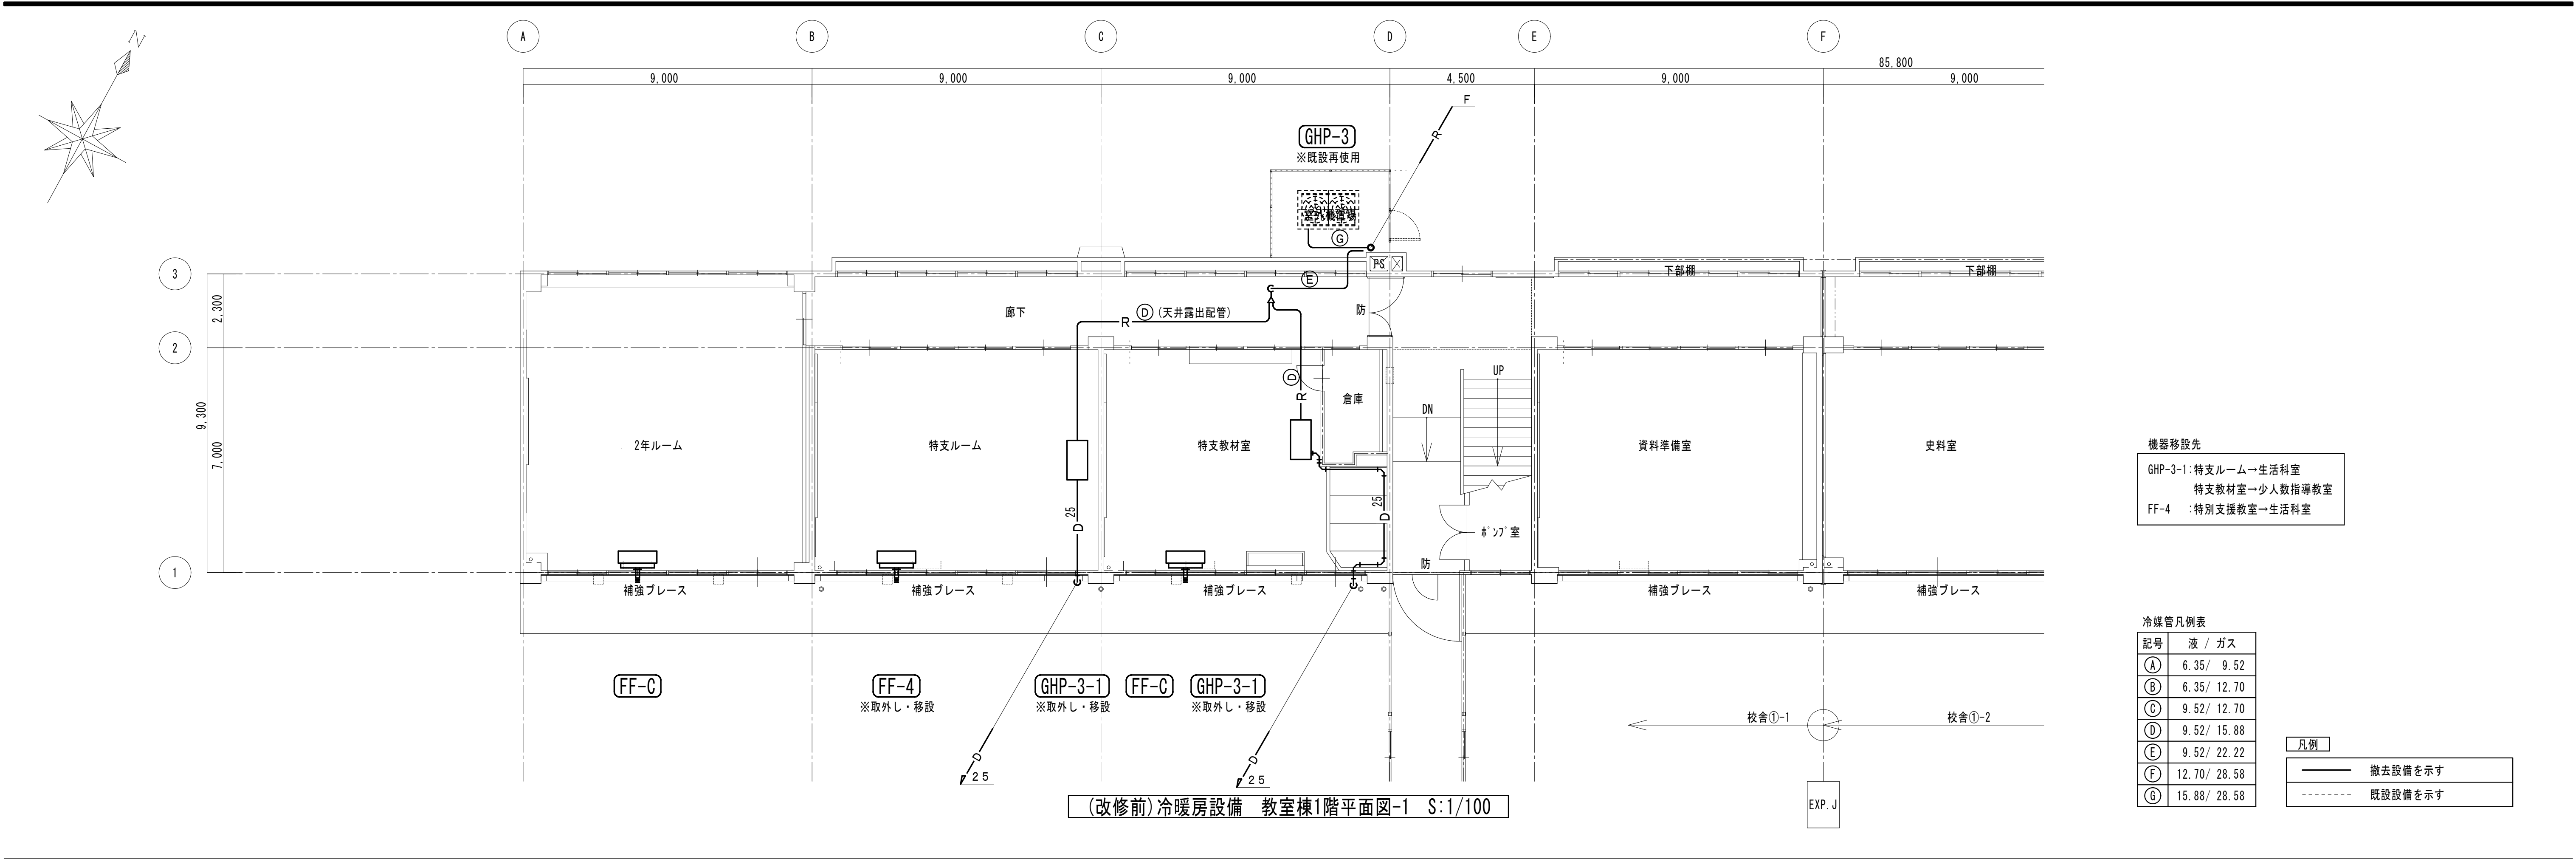

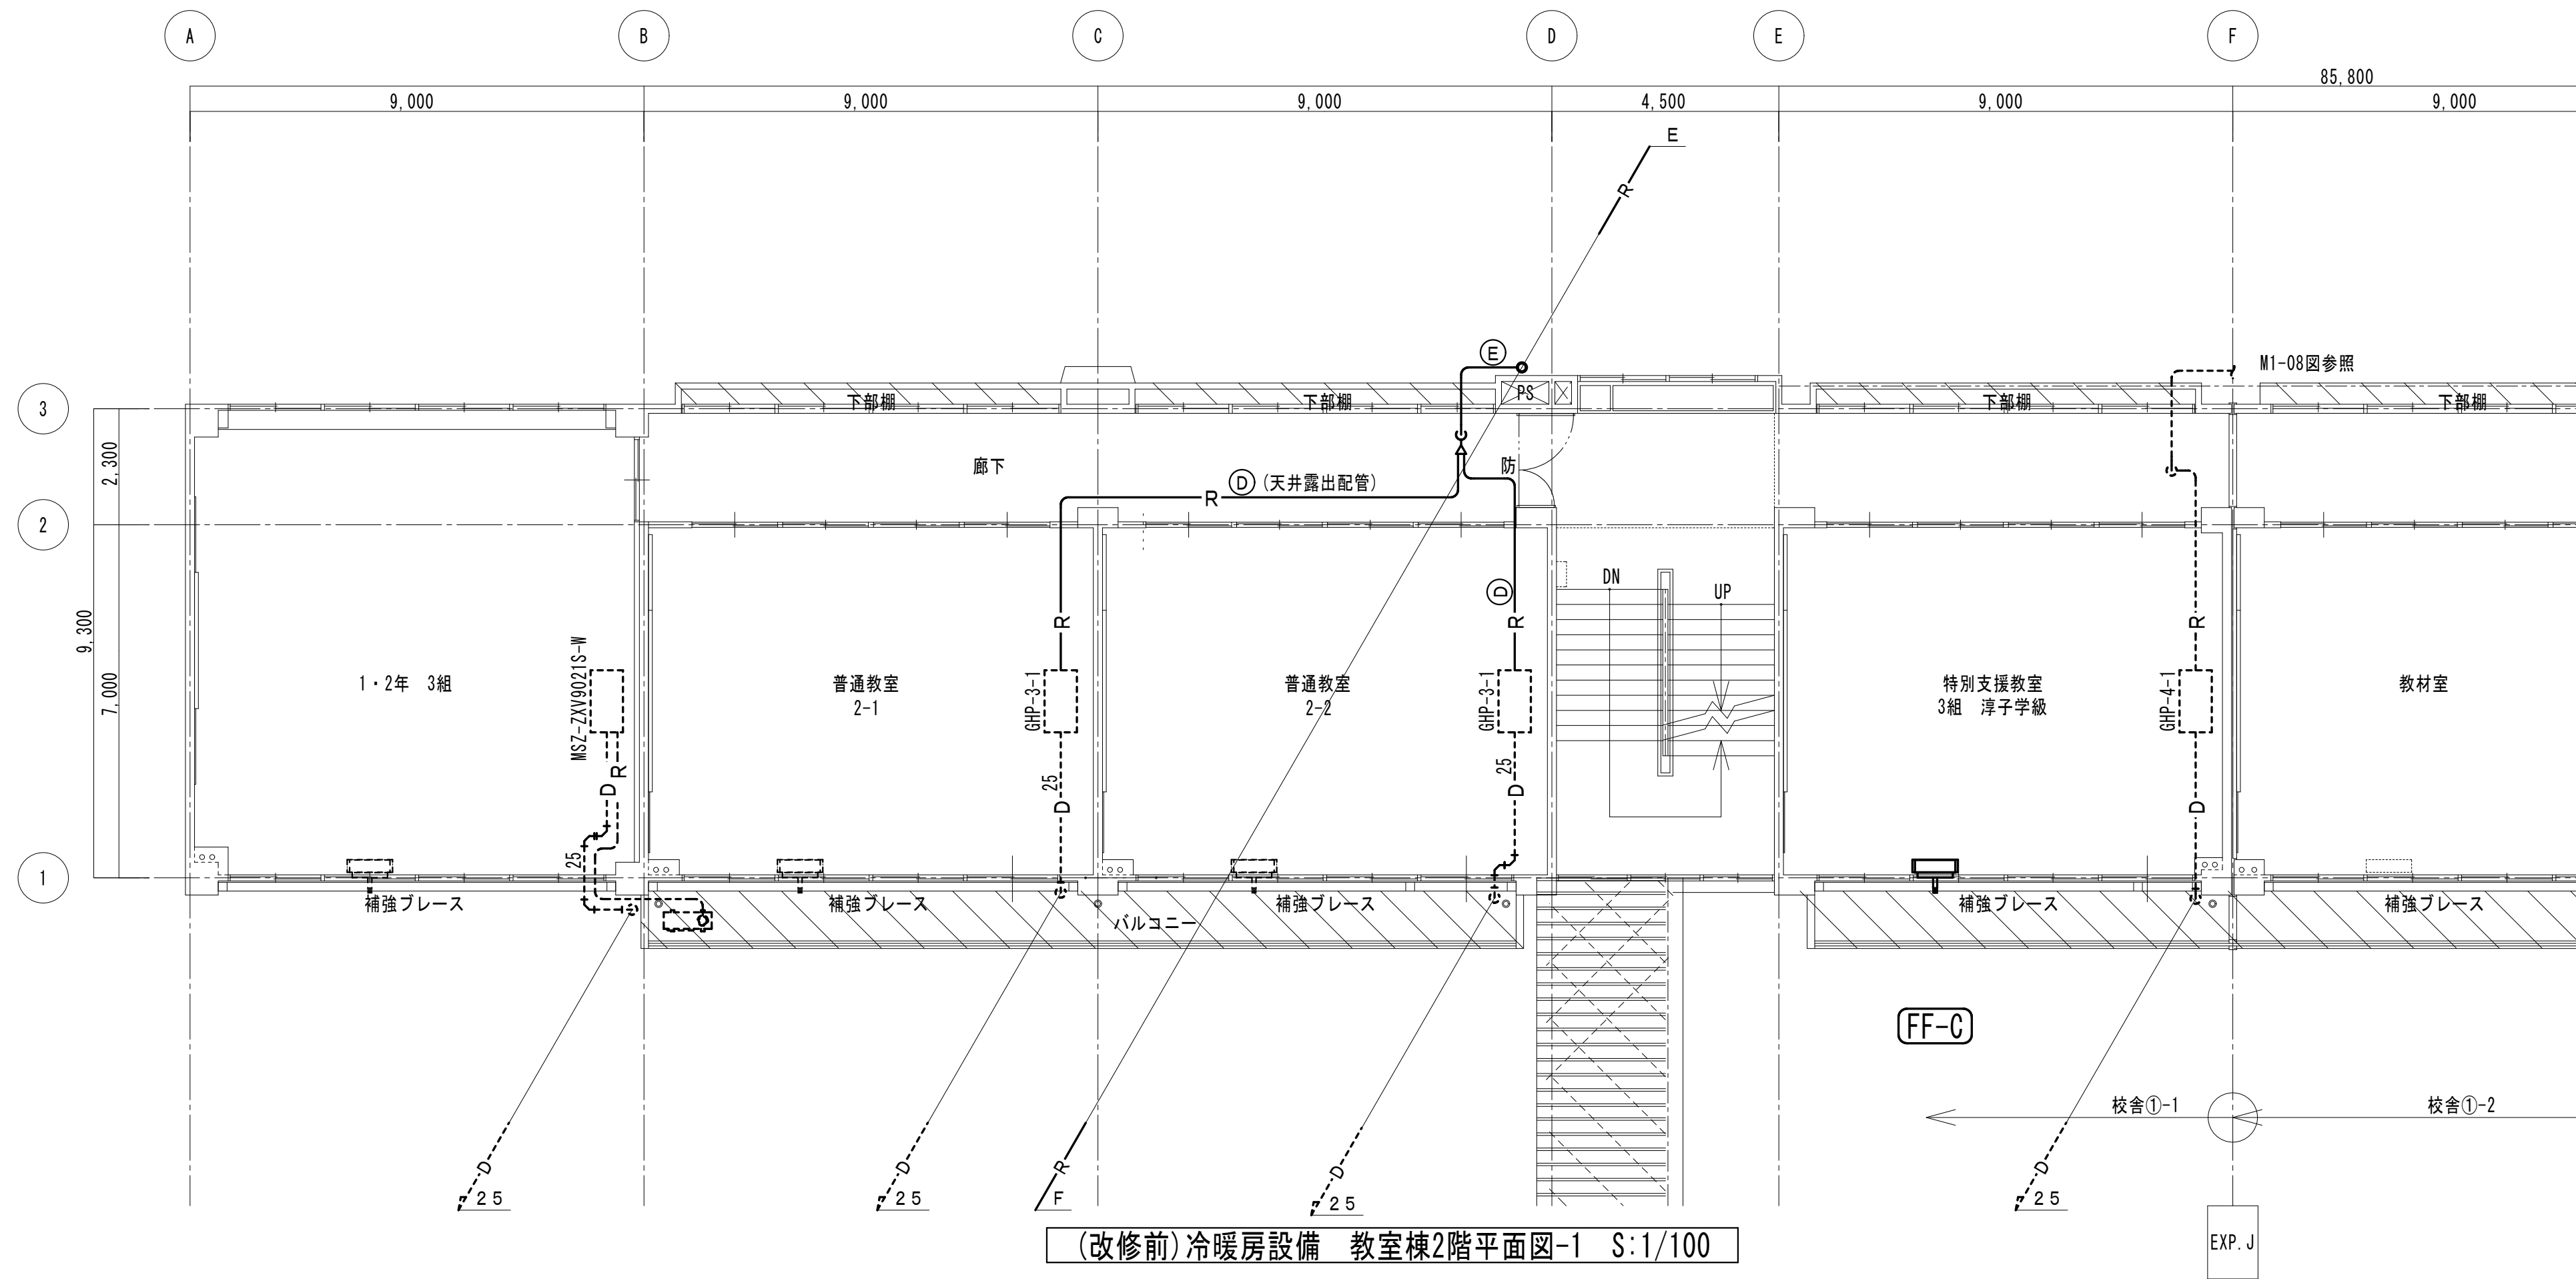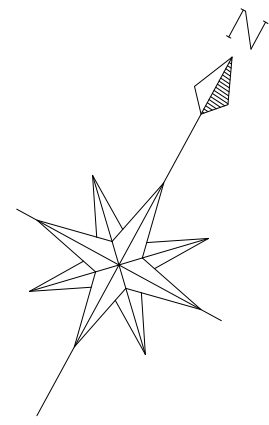



(改修前) 冷暖房設備 教室棟2階平面図-1 S:1/100

冷暖管凡例表

記号	液 / ガス
Ⓐ	6.35/ 9.52
Ⓑ	6.35/ 12.70
Ⓒ	9.52/ 12.70
Ⓓ	9.52/ 15.88
Ⓔ	9.52/ 22.22
Ⓕ	12.70/ 28.58
Ⓖ	15.88/ 28.58

凡例

——	撤去設備を示す
-----	既設設備を示す

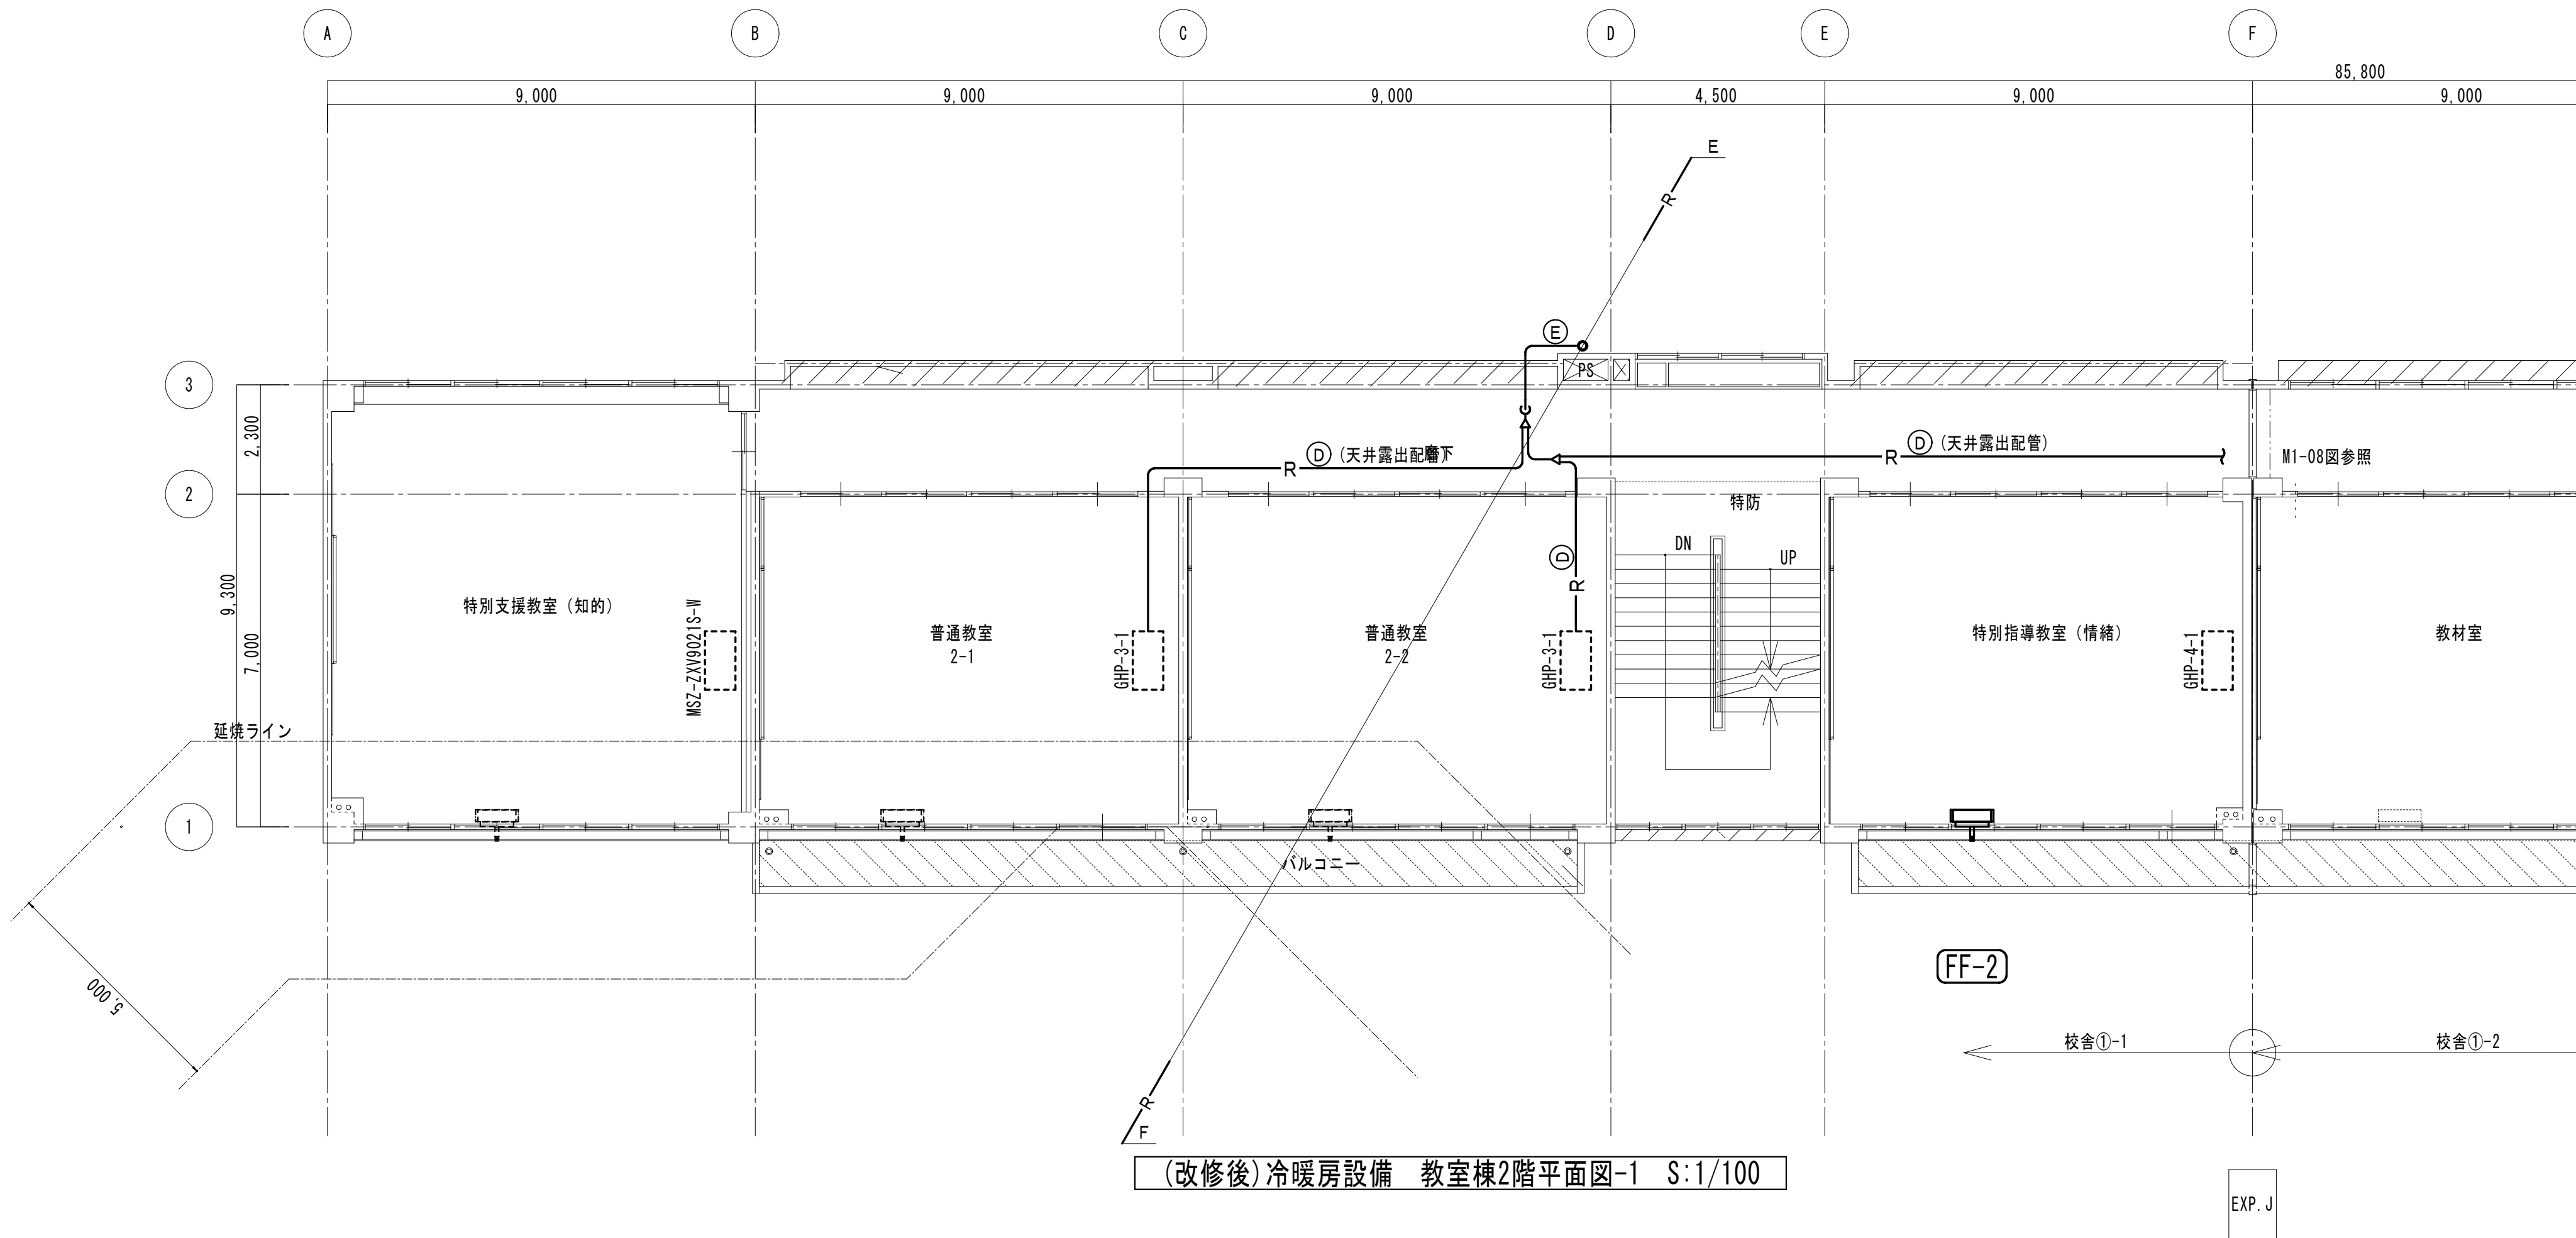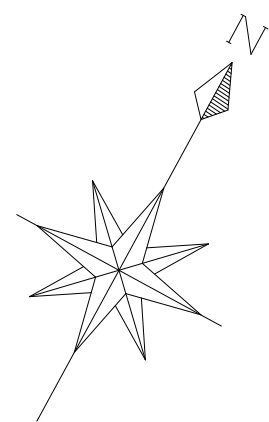



(改修後) 冷暖房設備 教室棟2階平面図-1 S:1/100

冷暖管凡例表

記号	液 / ガス
Ⓐ	6.35/ 9.52
Ⓑ	6.35/ 12.70
Ⓒ	9.52/ 12.70
Ⓓ	9.52/ 15.88
Ⓔ	9.52/ 22.22
Ⓕ	12.70/ 28.58
Ⓖ	15.88/ 28.58

凡例



——	新設設備を示す
-----	既設設備を示す

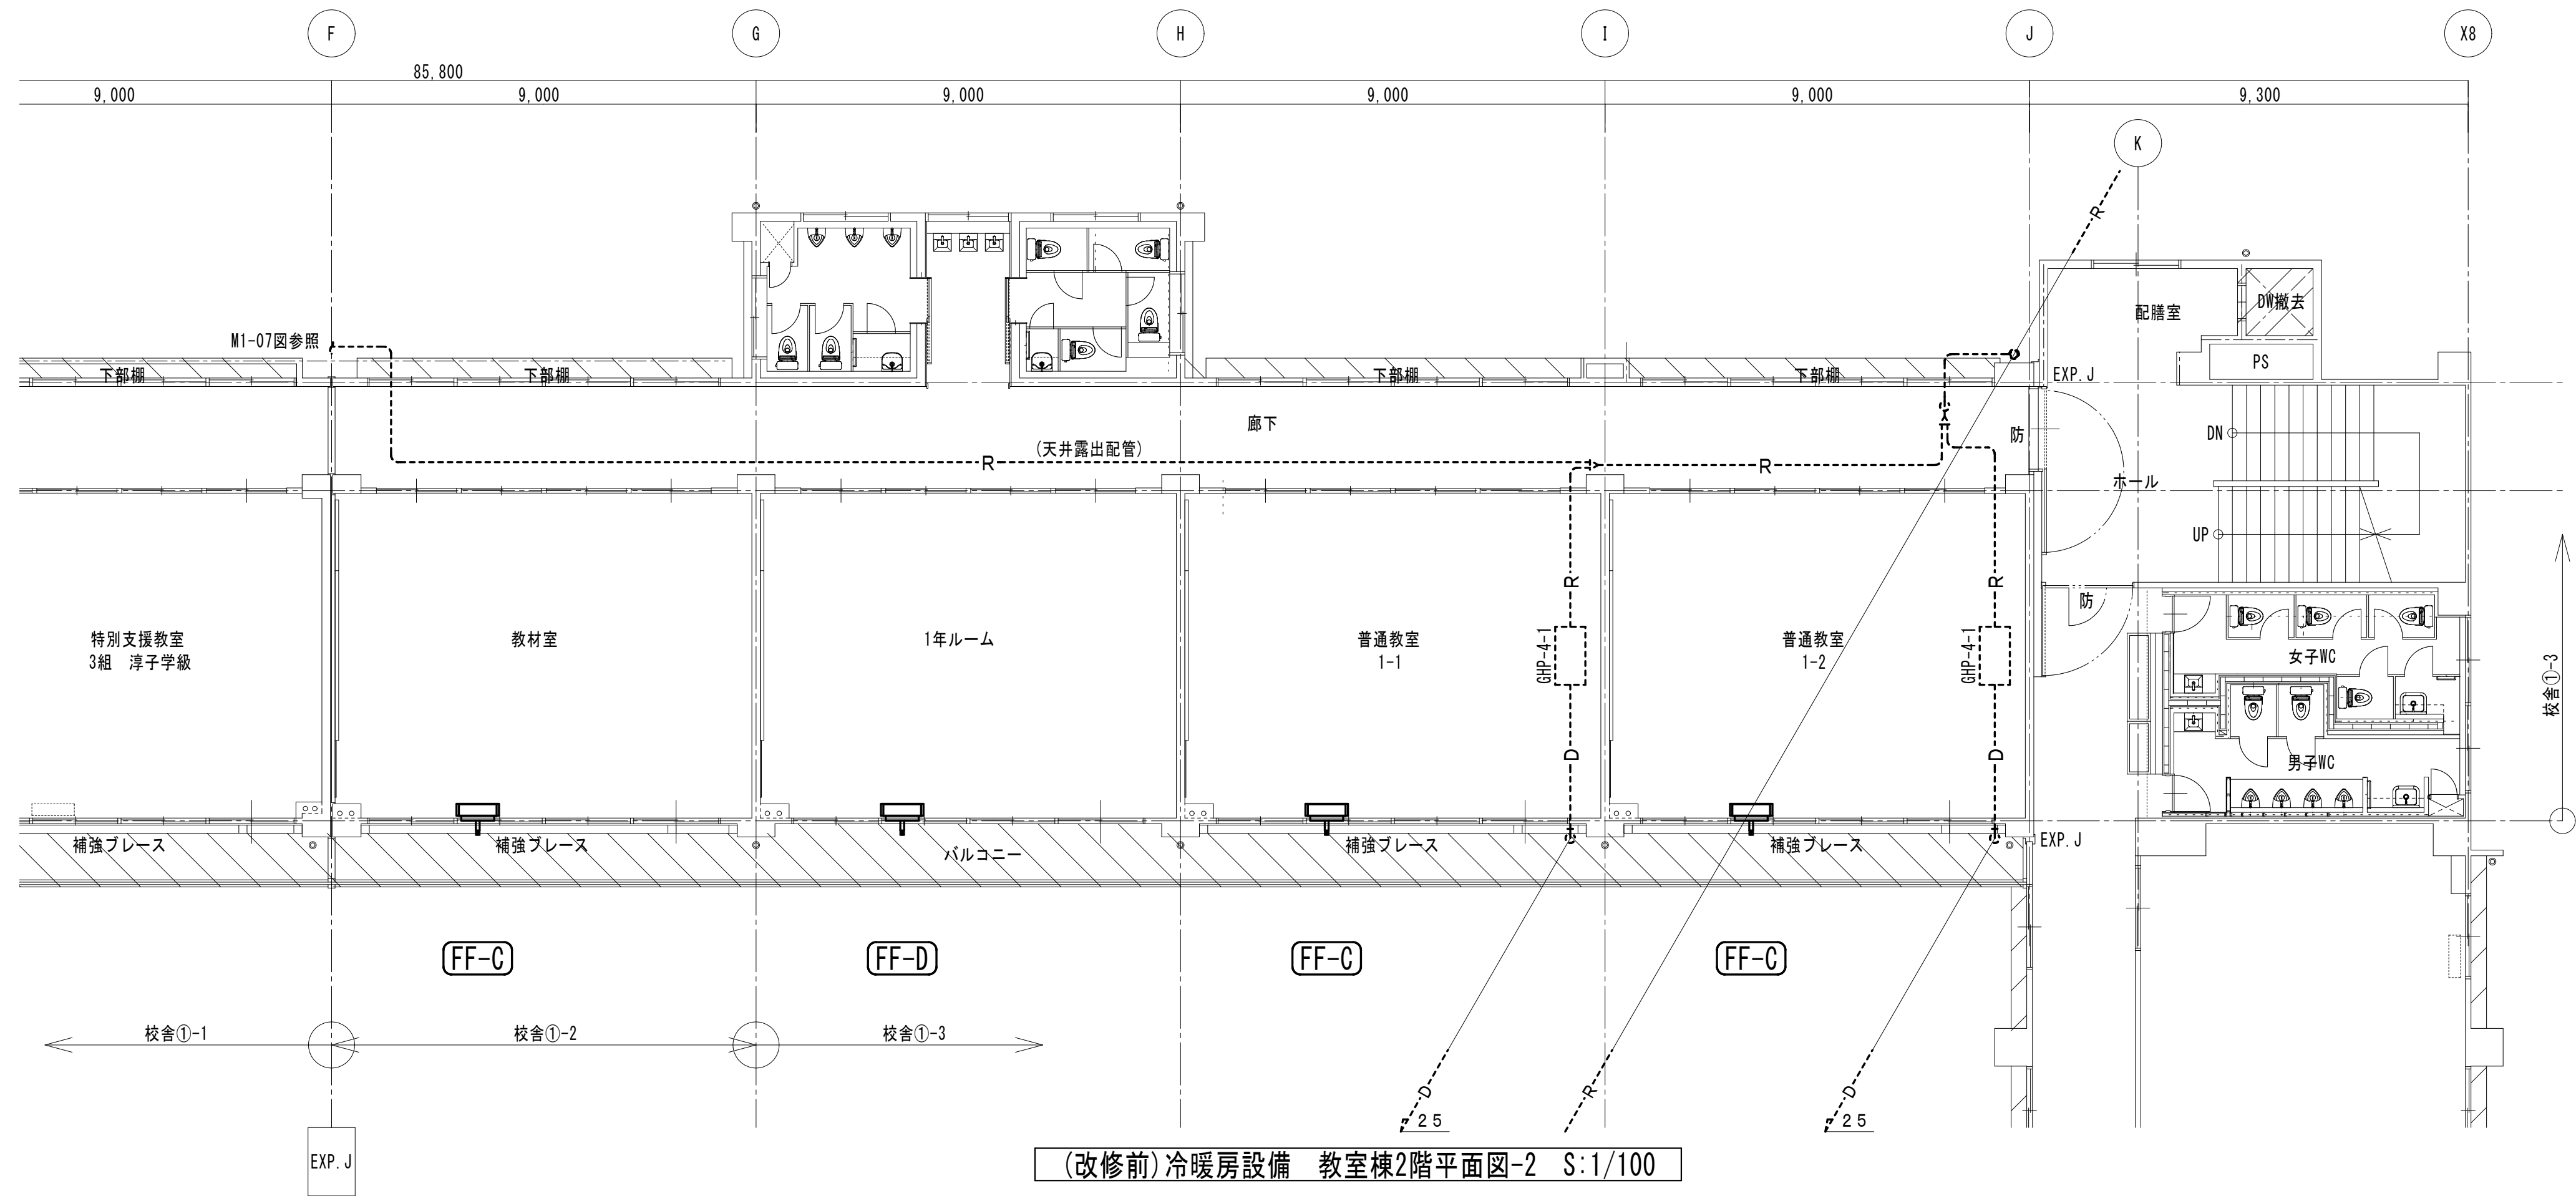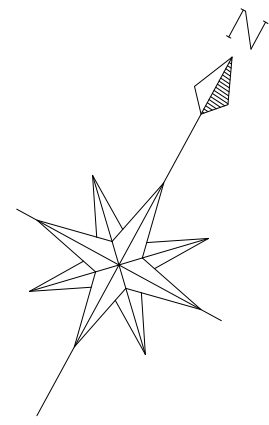

冷媒管凡例表		
記号	液 / ガス	
(A)	6.35 / 9.52	
(B)	6.35 / 12.70	
(C)	9.52 / 12.70	
(D)	9.52 / 15.88	
(E)	9.52 / 22.22	
(F)	12.70 / 28.58	
(G)	15.88 / 28.58	

凡例	
—	撤去設備を示す
----	既設設備を示す



(改修前) 冷暖房設備 教室棟2階平面図-2 S:1/100

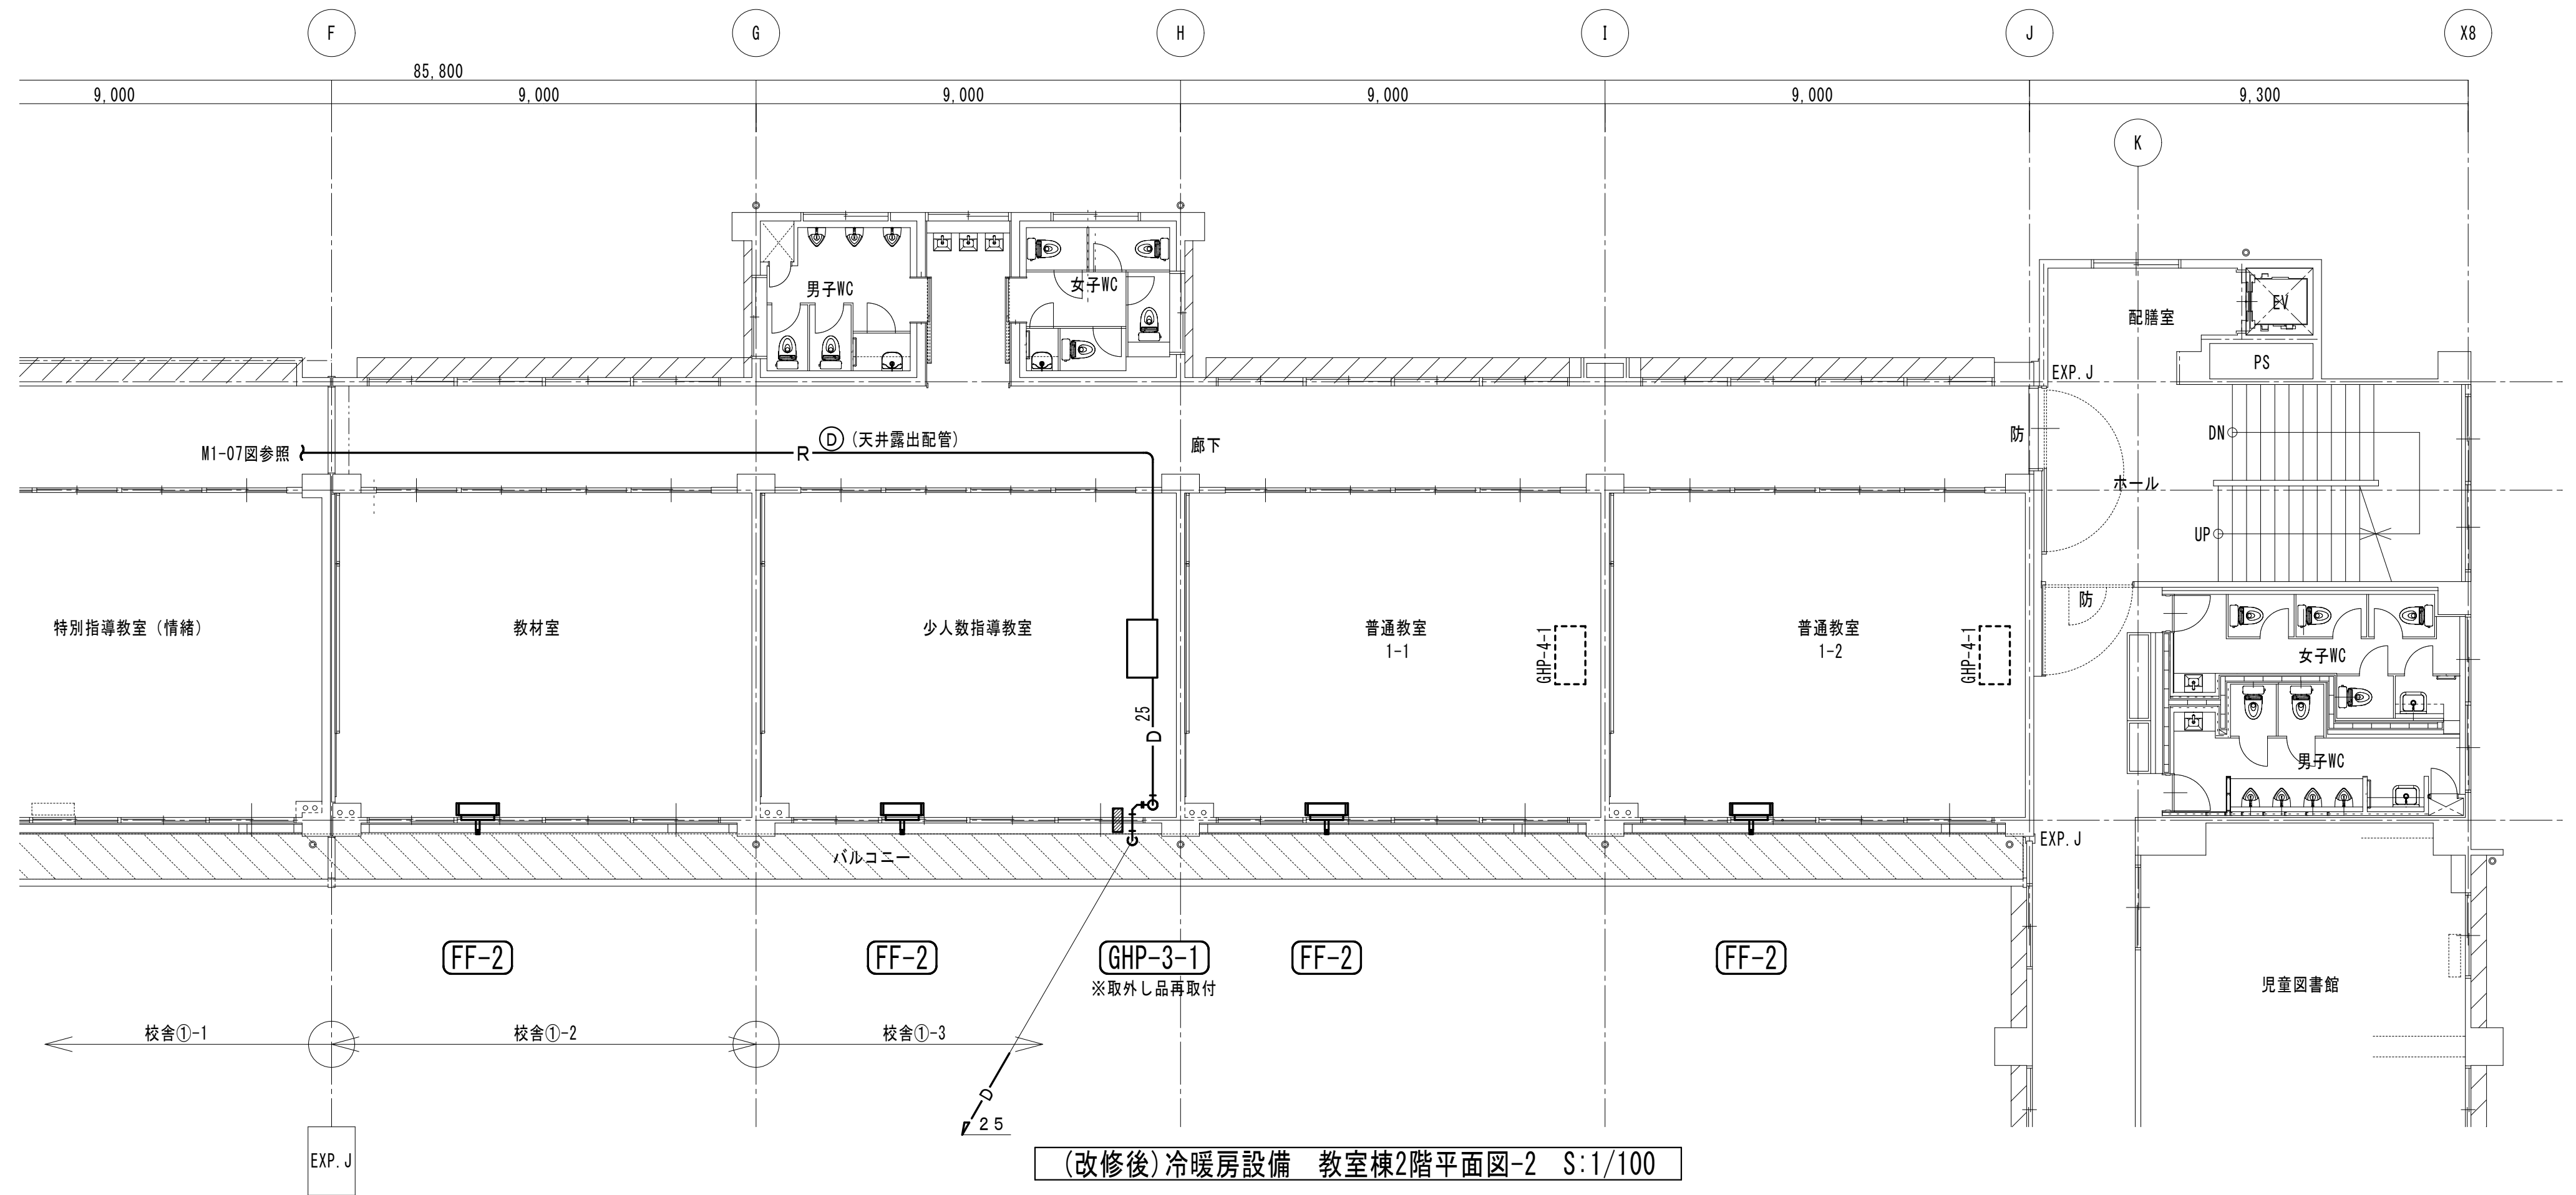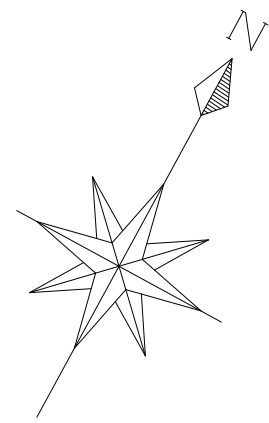

冷媒管凡例表		
記号	液 / ガス	
(A)	6.35 / 9.52	
(B)	6.35 / 12.70	
(C)	9.52 / 12.70	
(D)	9.52 / 15.88	
(E)	9.52 / 22.22	
(F)	12.70 / 28.58	
(G)	15.88 / 28.58	



凡例	
—	新設設備を示す
----	既設設備を示す
■	機械はつり箇所を示す

(改修後) 冷暖房設備 教室棟2階平面図-2 S:1/100

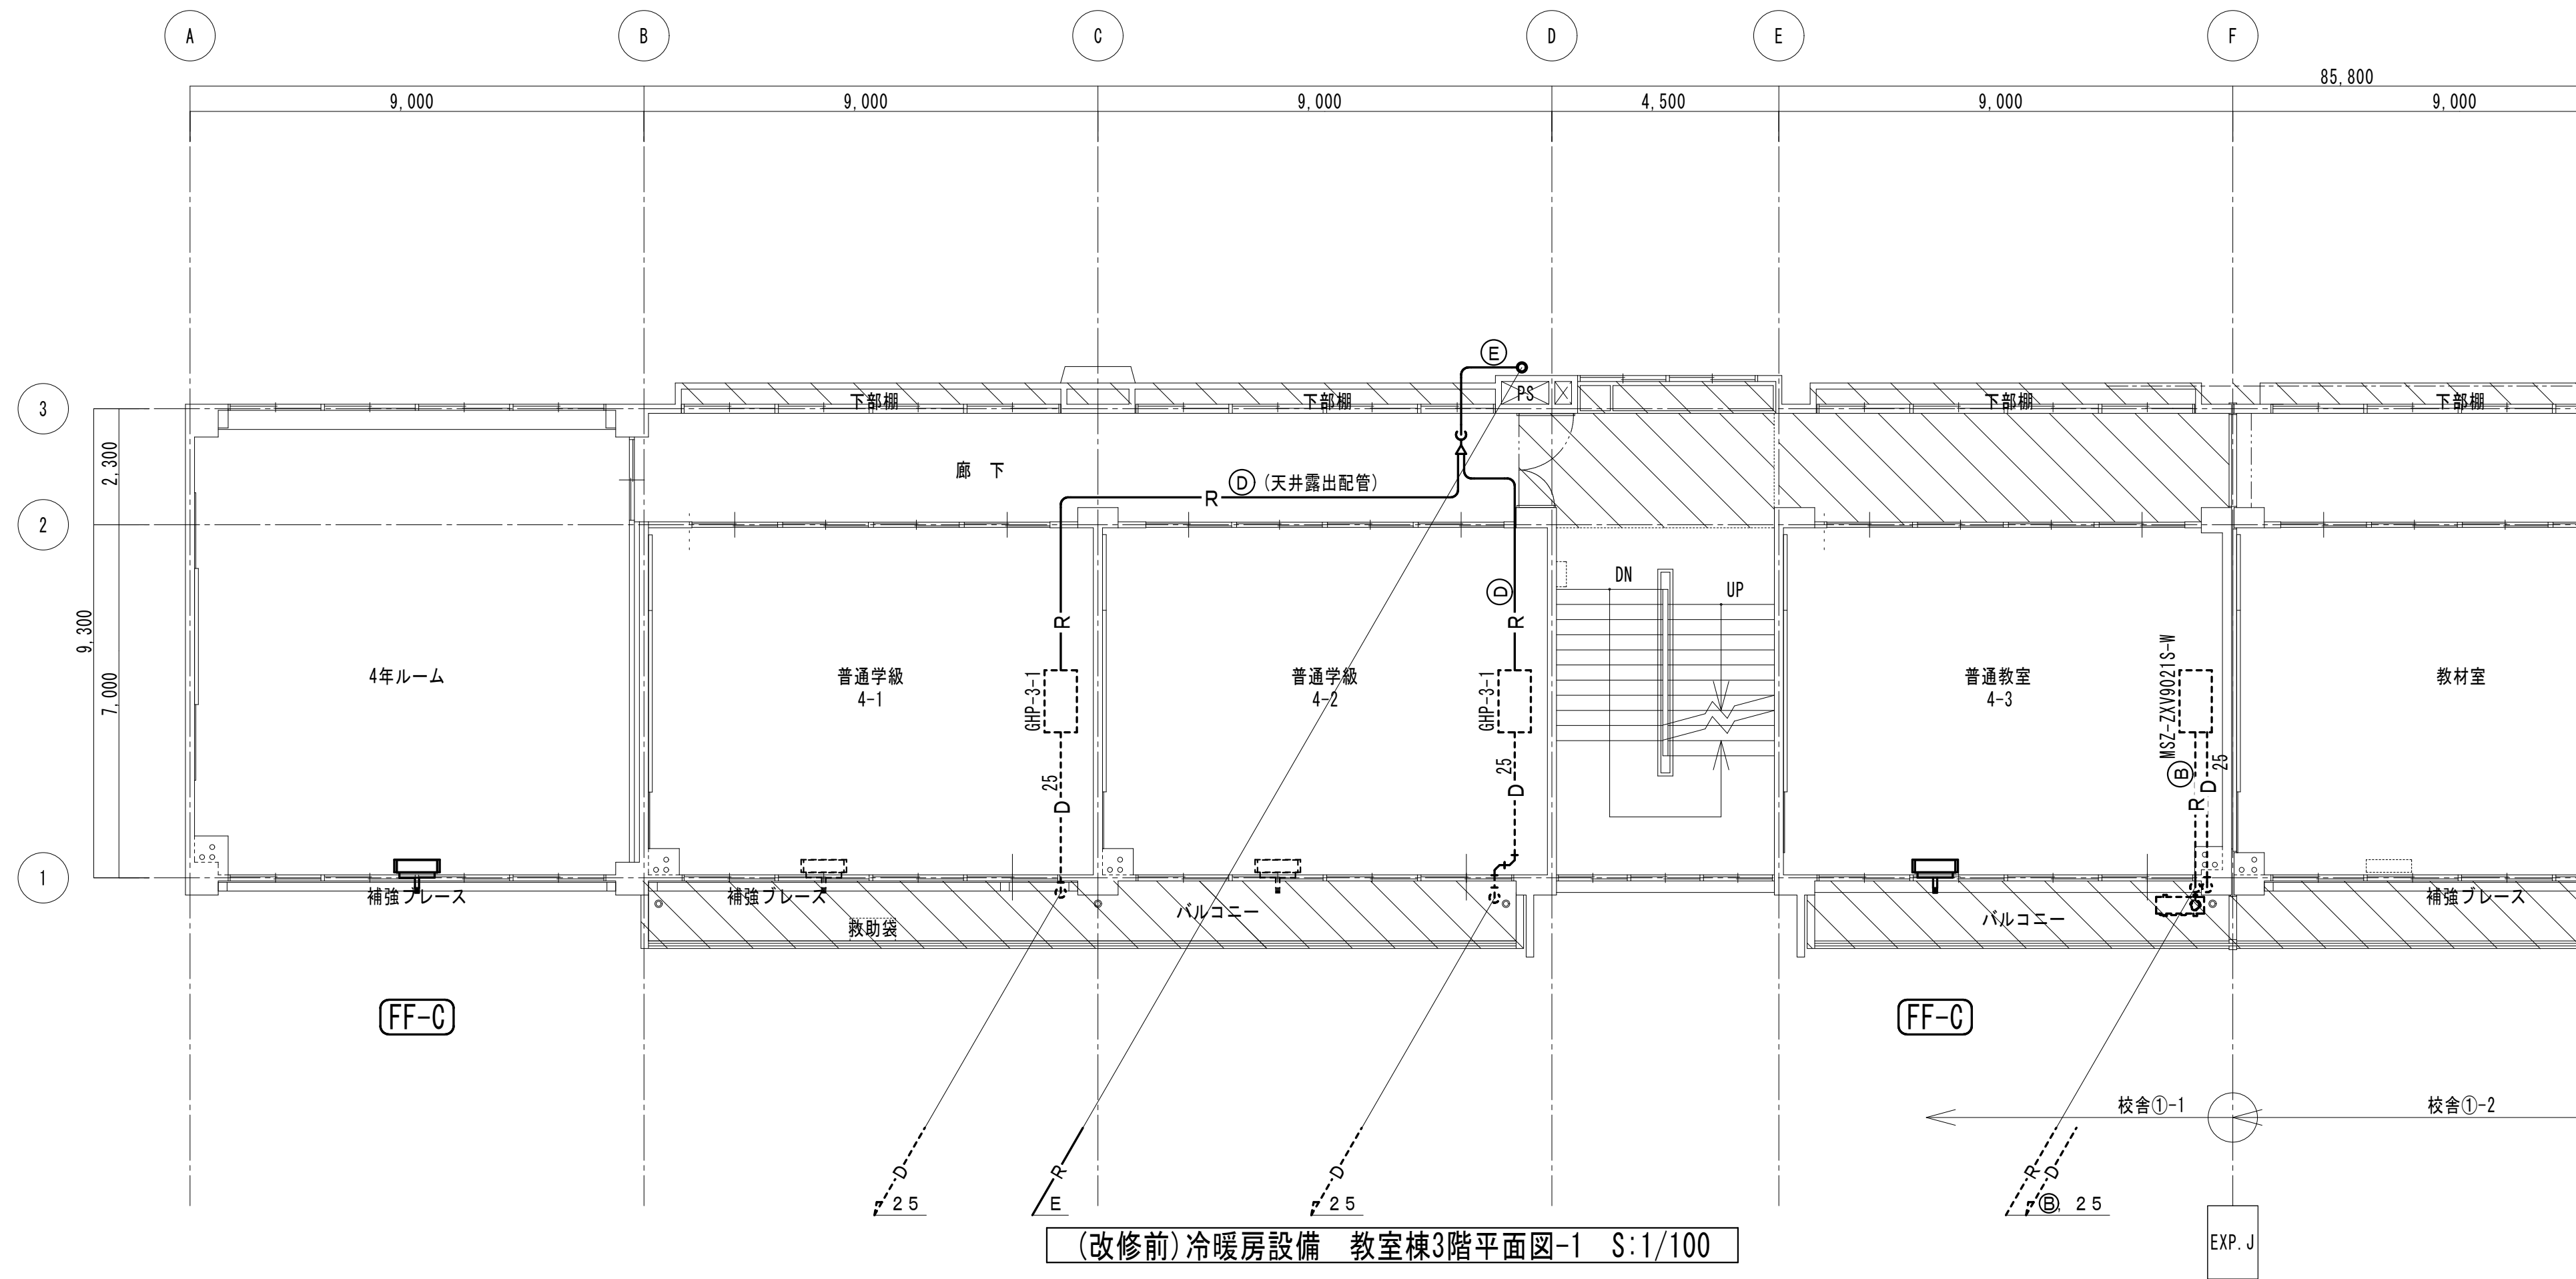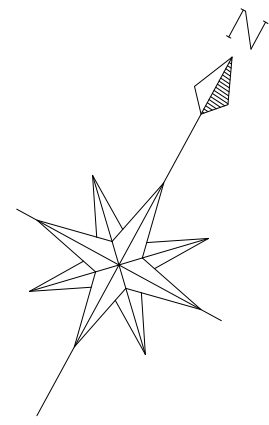





冷媒管凡例表		
記号	液 / ガス	
Ⓐ	6.35 / 9.52	
Ⓑ	6.35 / 12.70	
Ⓒ	9.52 / 12.70	
Ⓓ	9.52 / 15.88	
Ⓔ	9.52 / 22.22	
Ⓕ	12.70 / 28.58	
Ⓖ	15.88 / 28.58	



凡例	
—	撤去設備を示す
-----	既設設備を示す

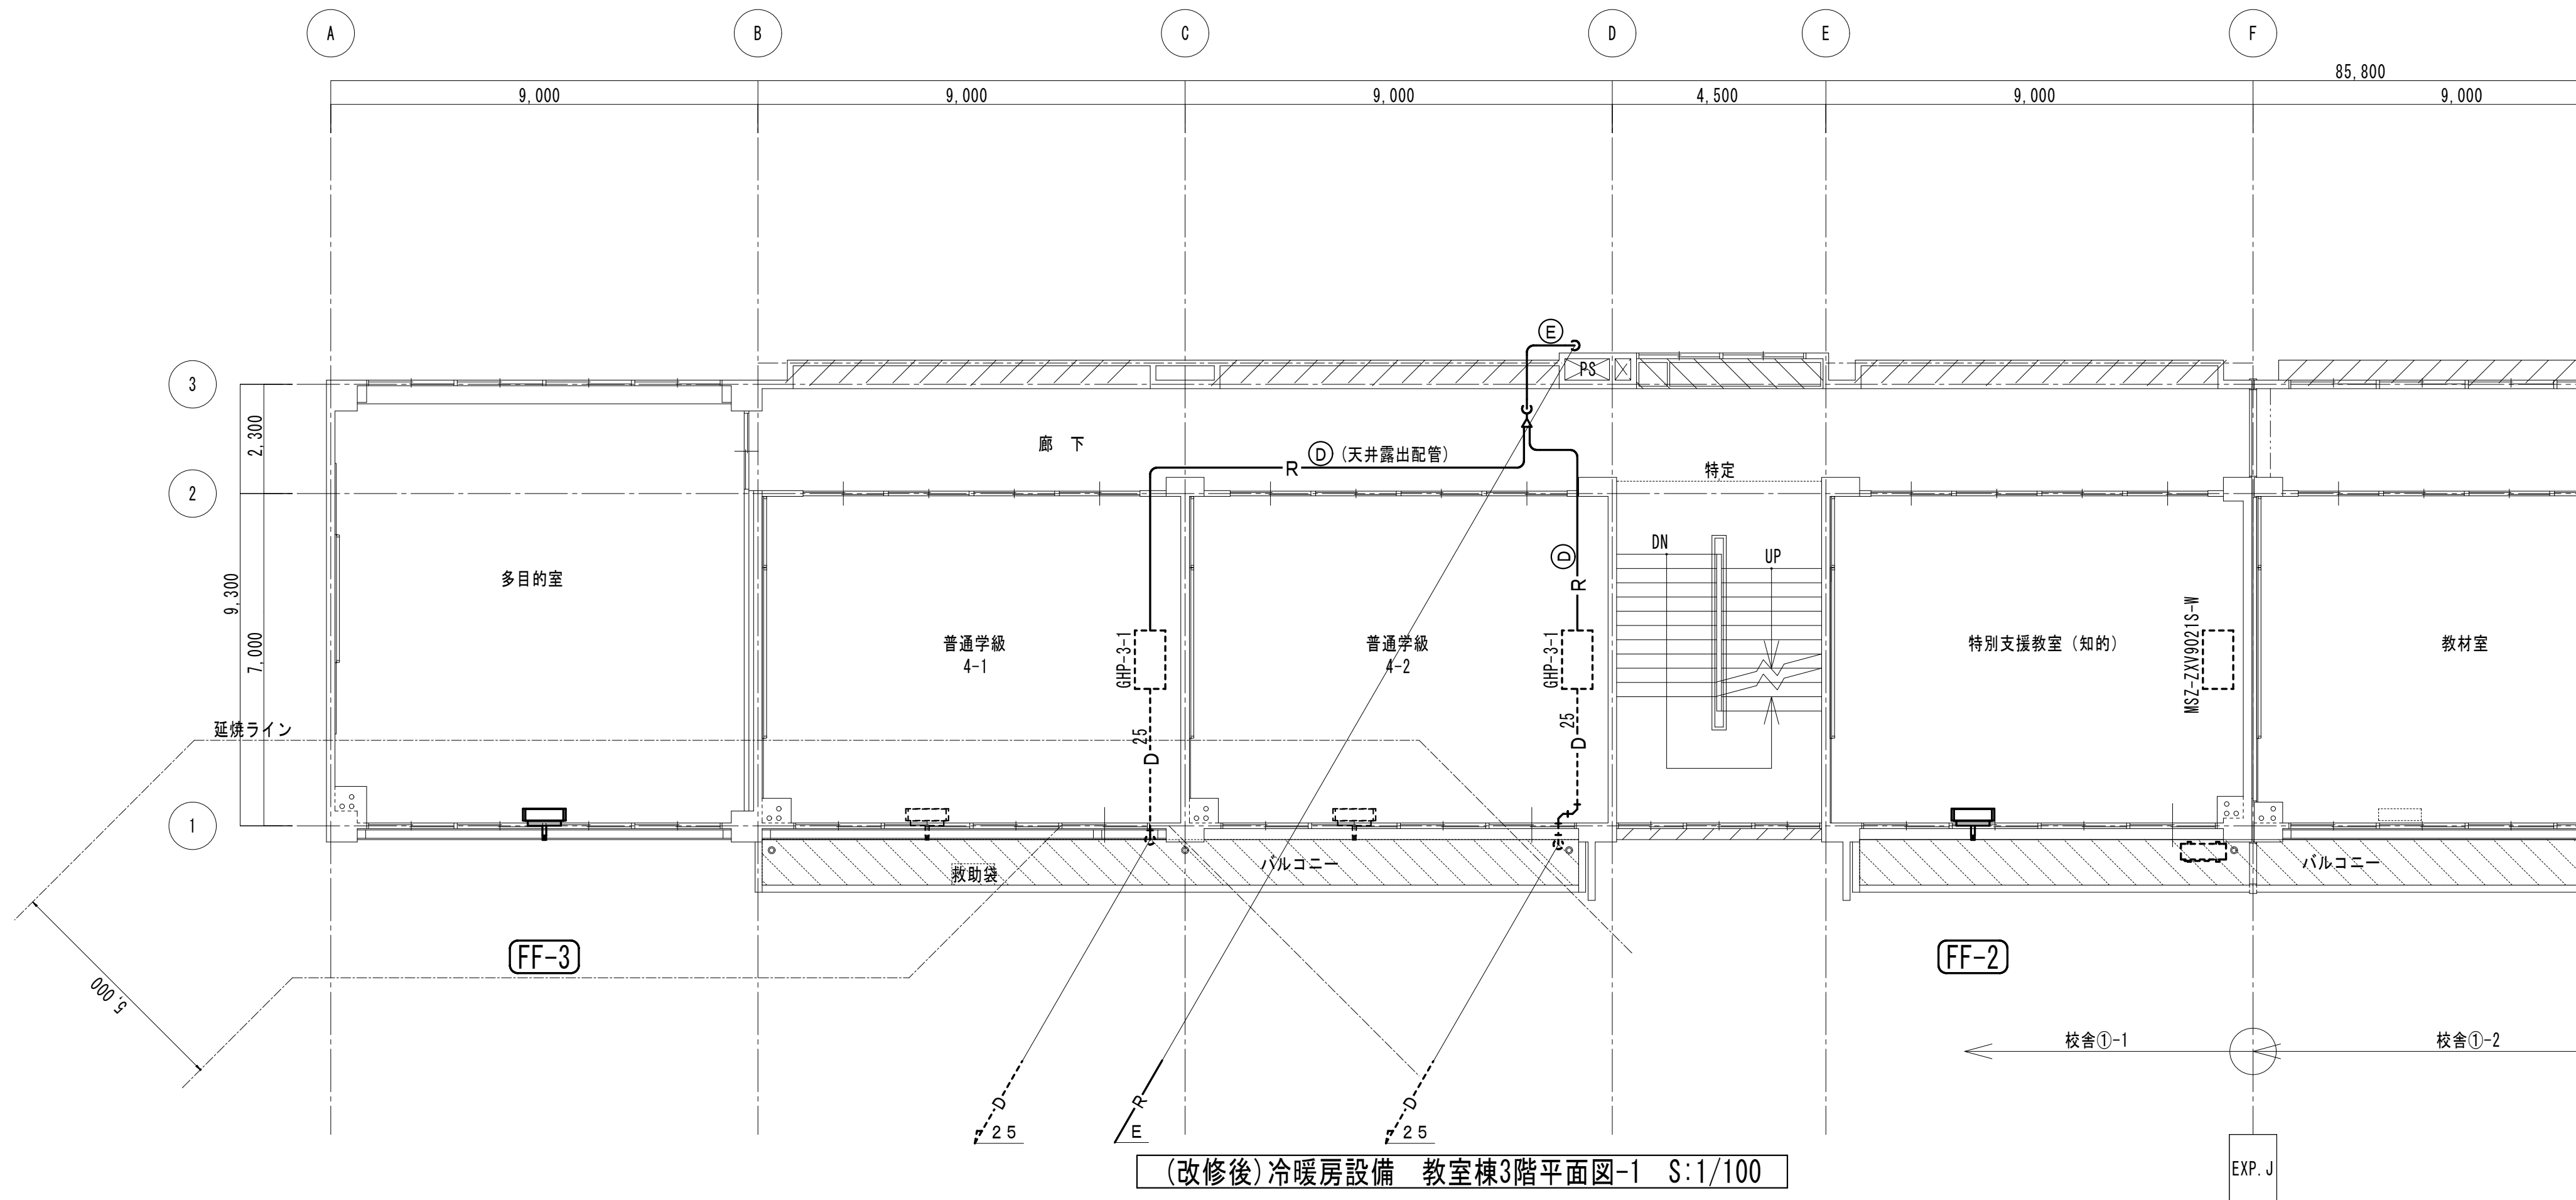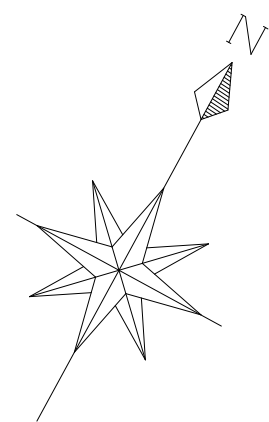


冷媒管凡例表		
記号	液 / ガス	
Ⓐ	6.35 / 9.52	
Ⓑ	6.35 / 12.70	
Ⓒ	9.52 / 12.70	
Ⓓ	9.52 / 15.88	
Ⓔ	9.52 / 22.22	
Ⓕ	12.70 / 28.58	
Ⓖ	15.88 / 28.58	

凡例	
—	新設設備を示す
-----	既設設備を示す

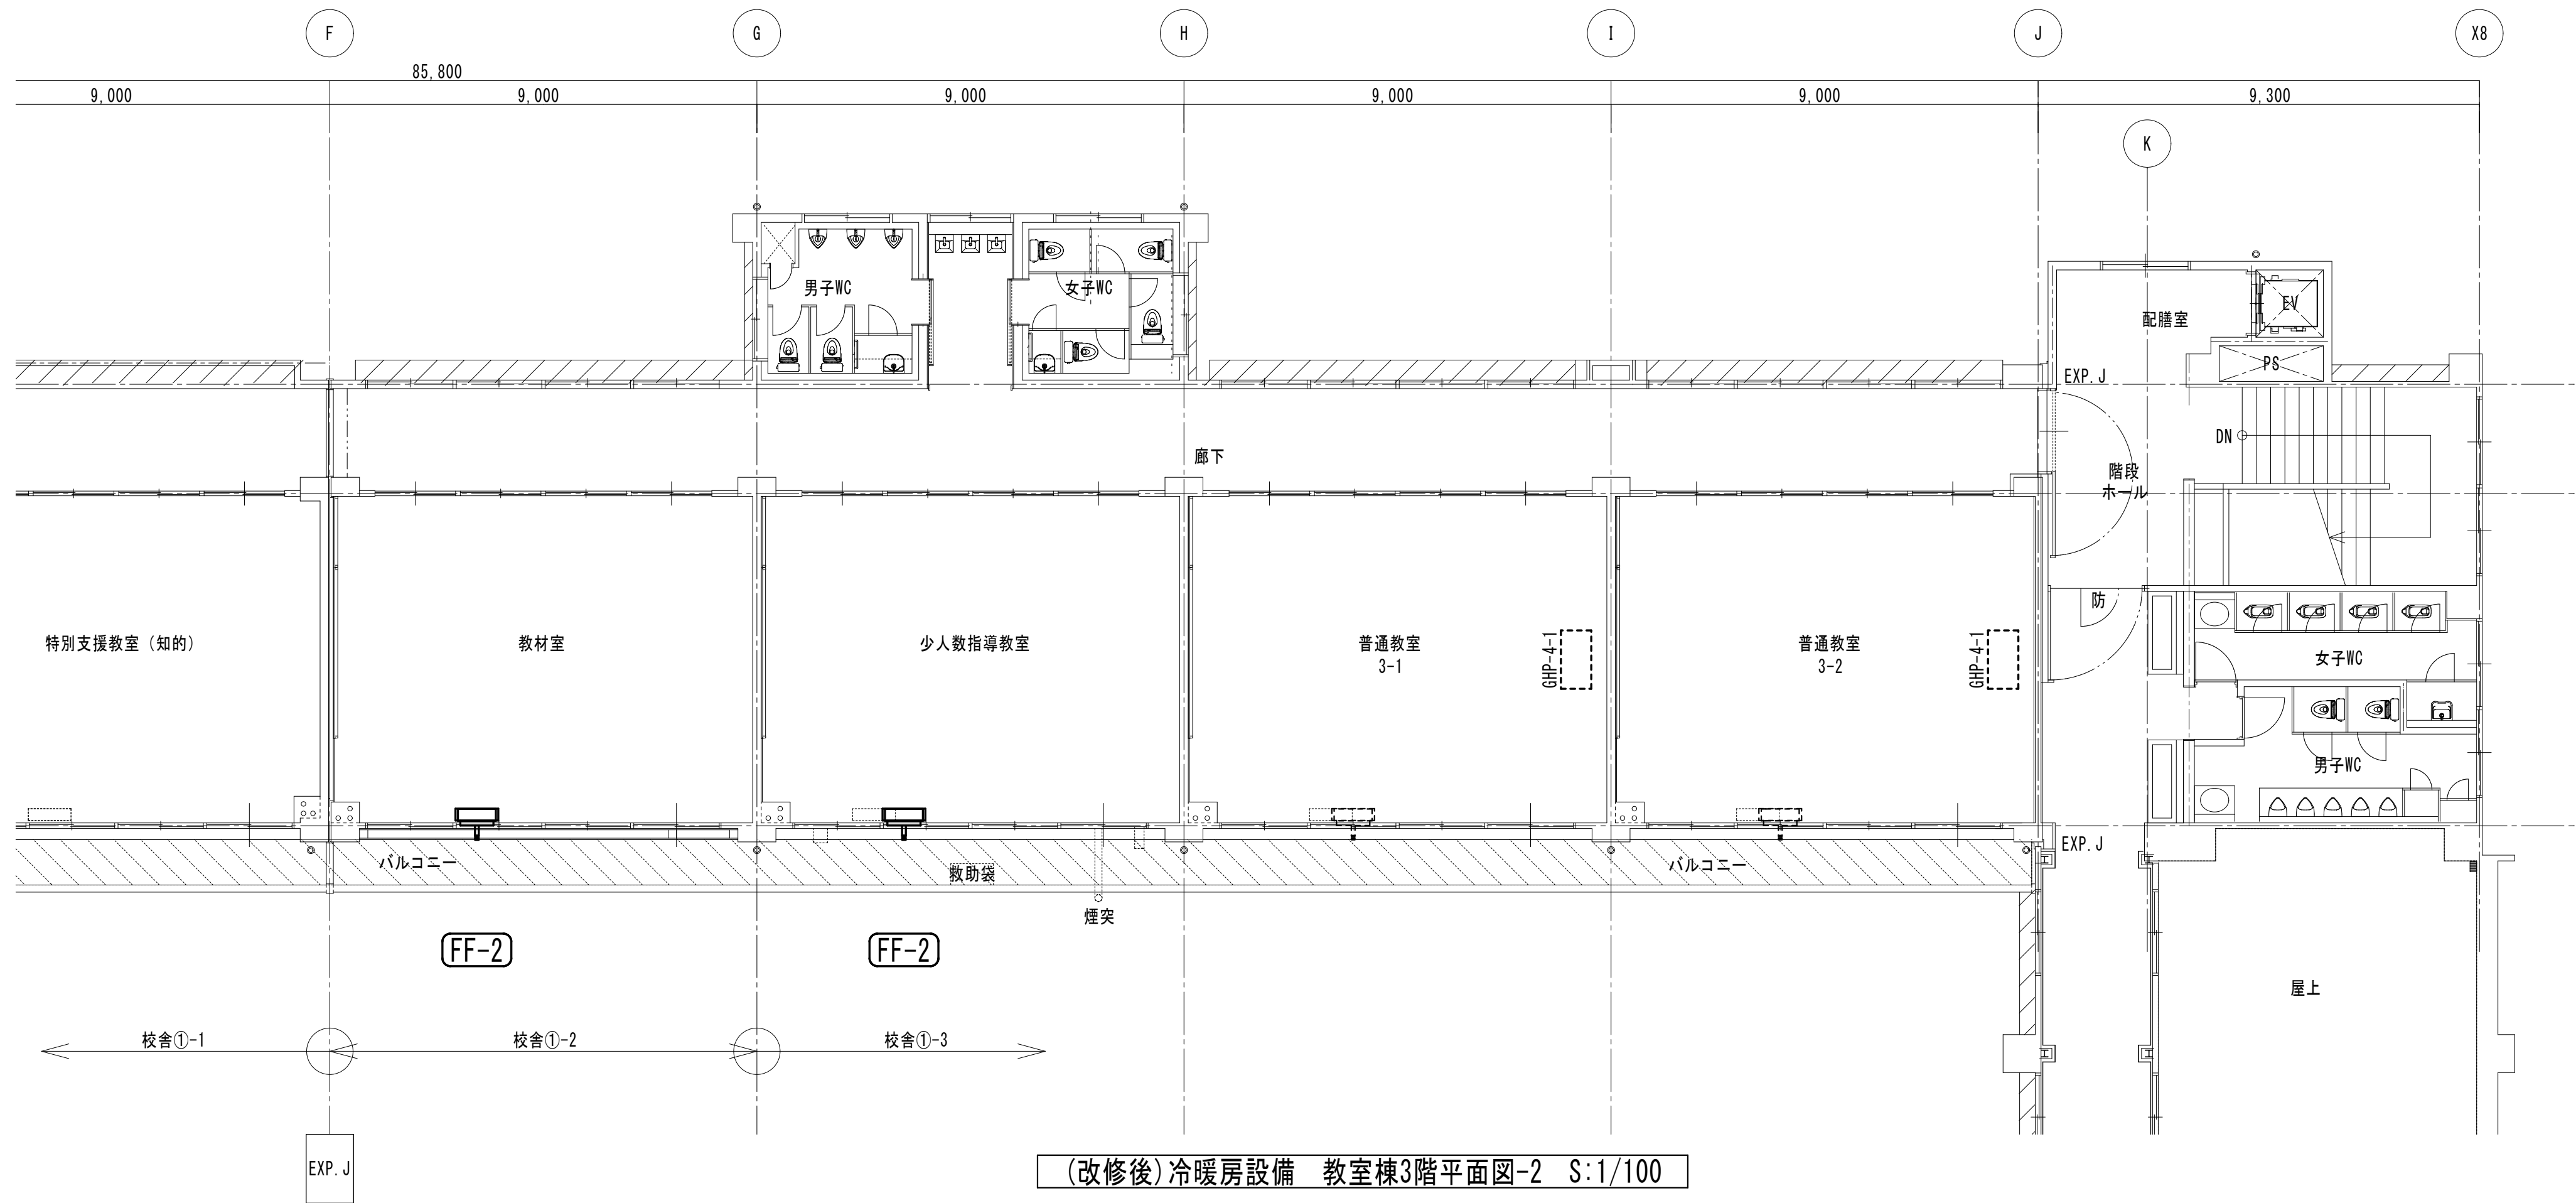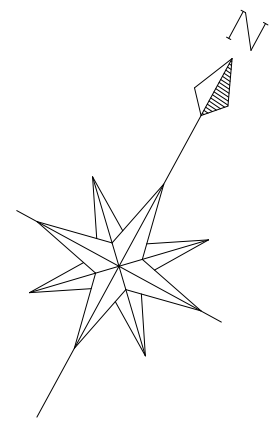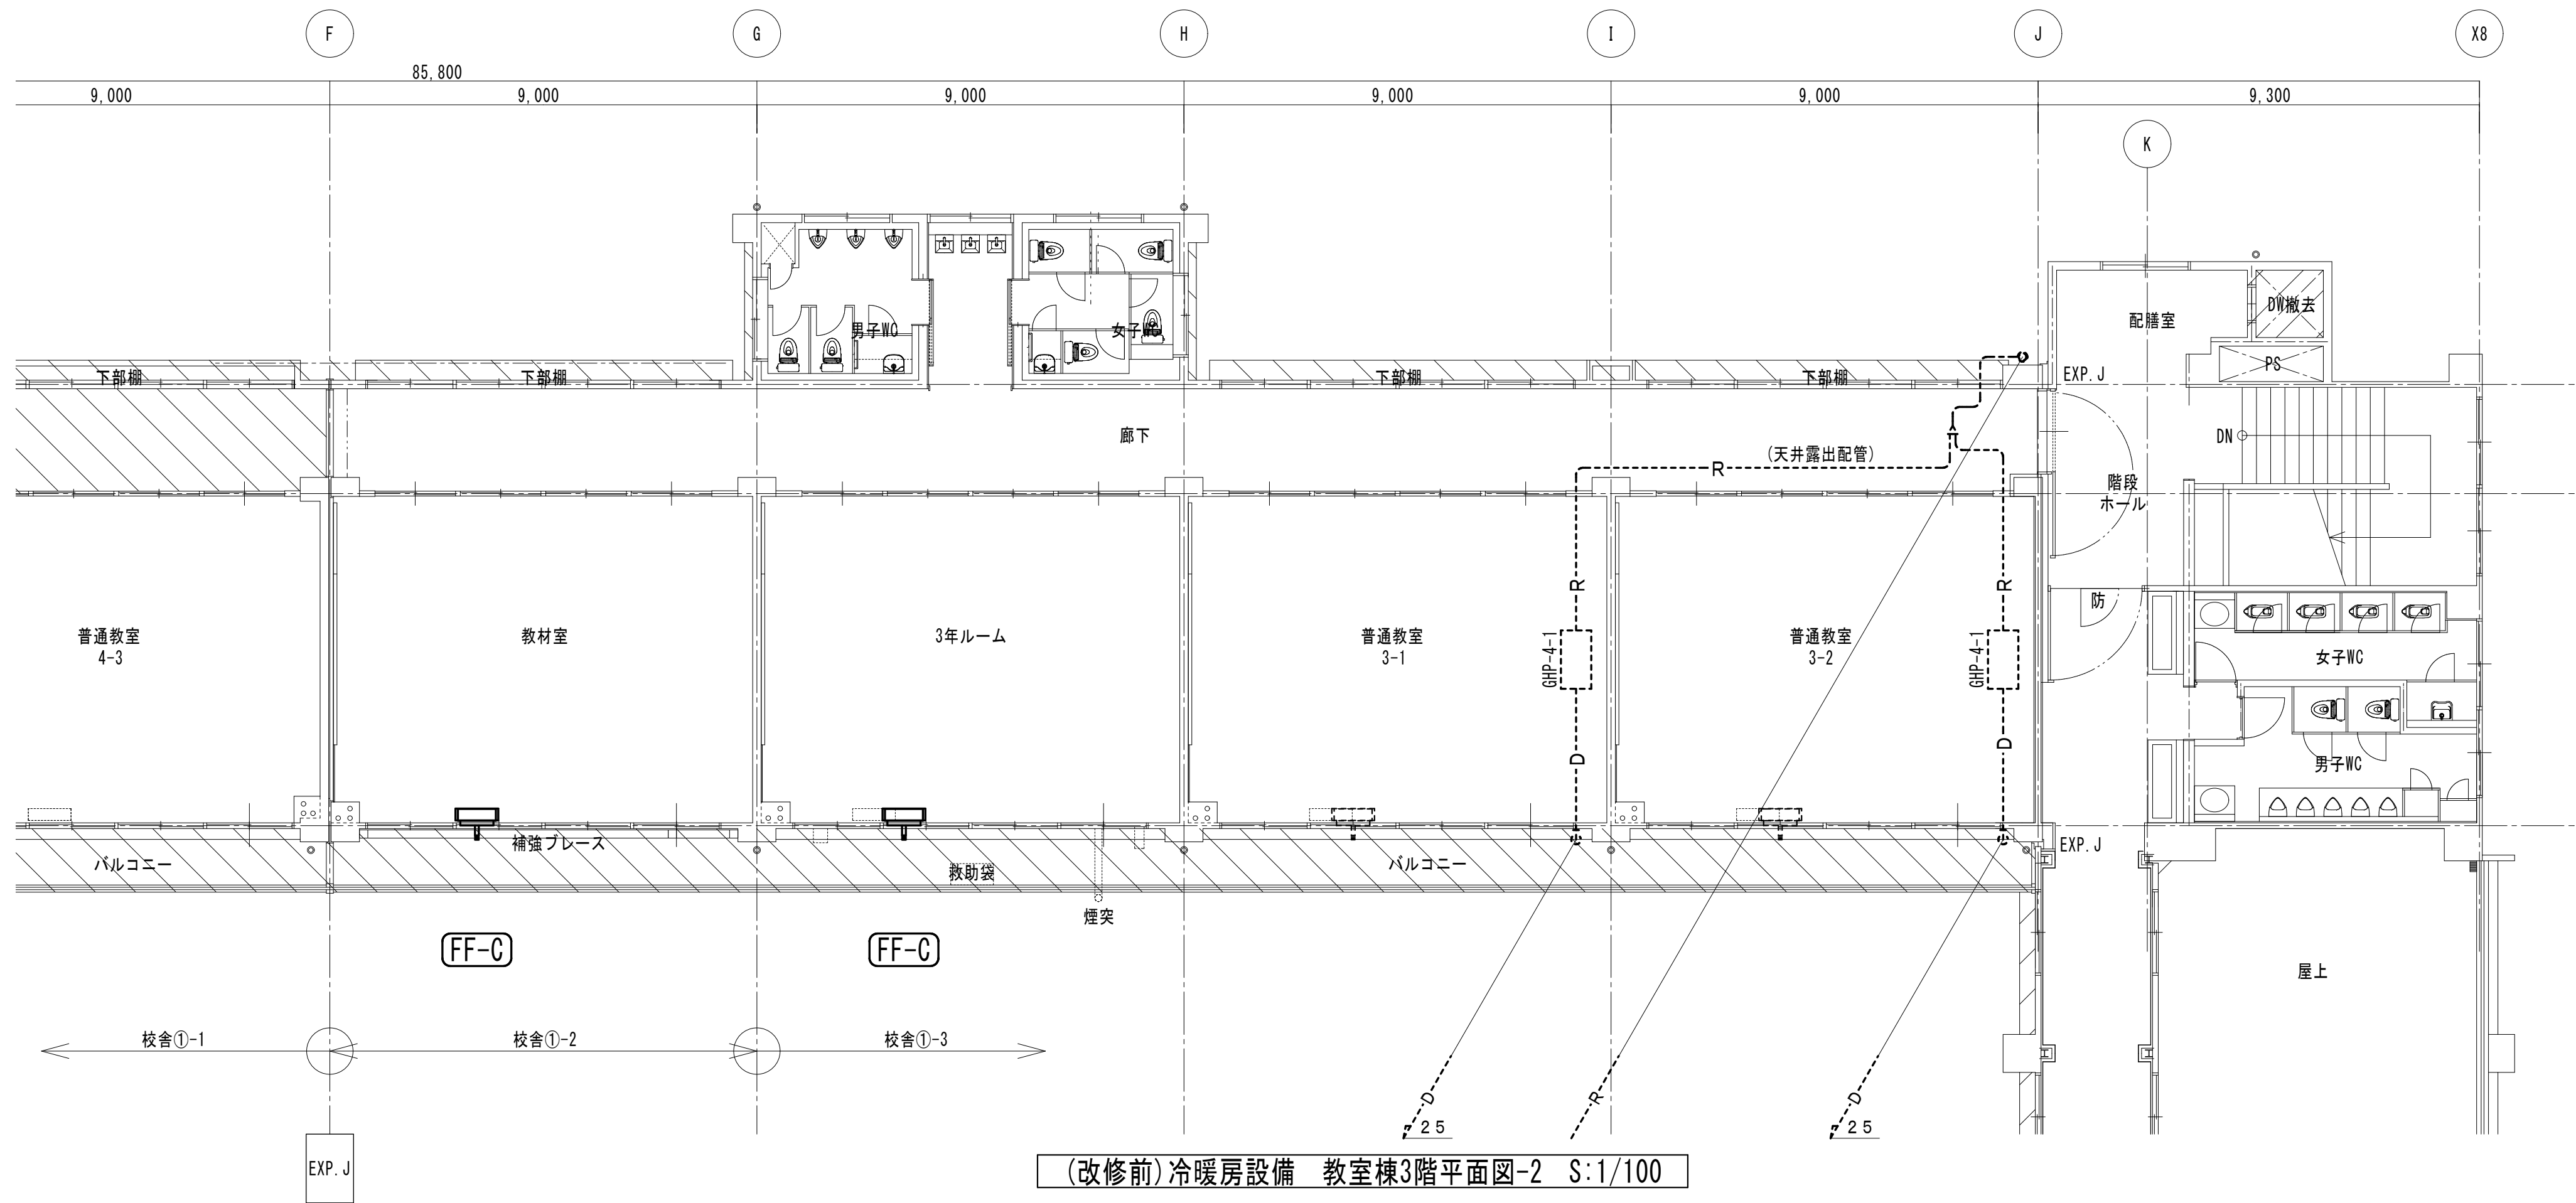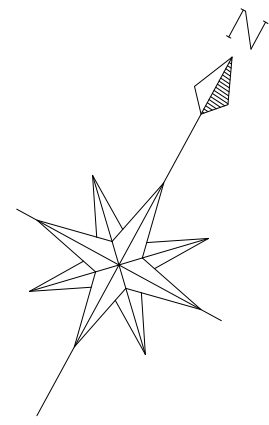

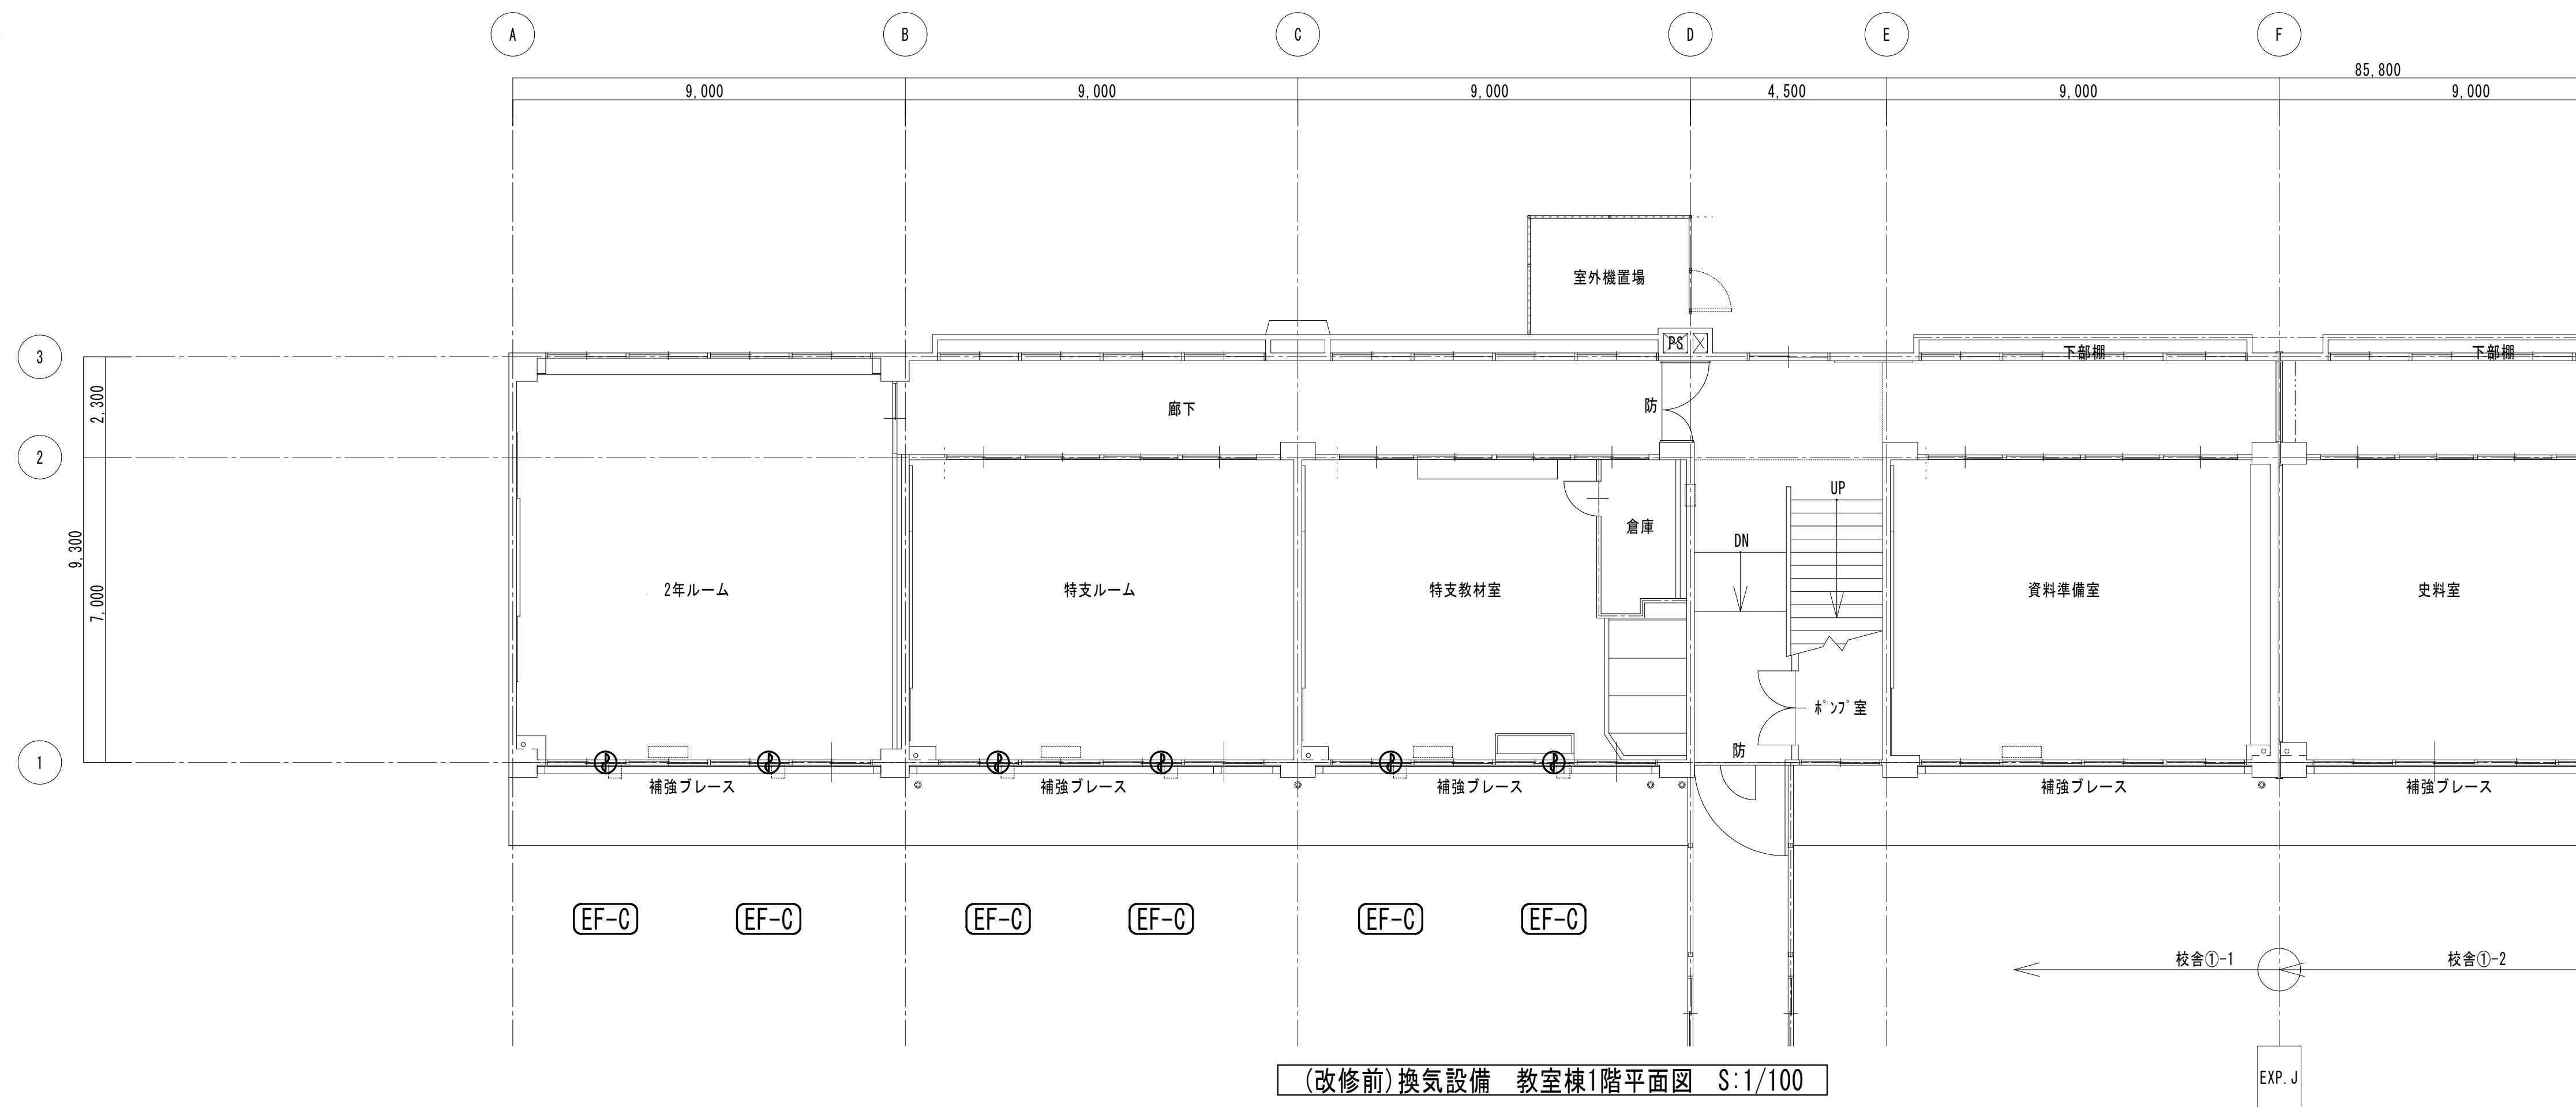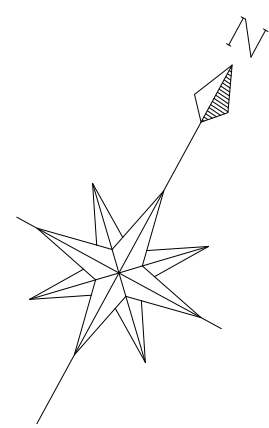



(改修前)換気設備 教室棟1階平面図 S:1/100

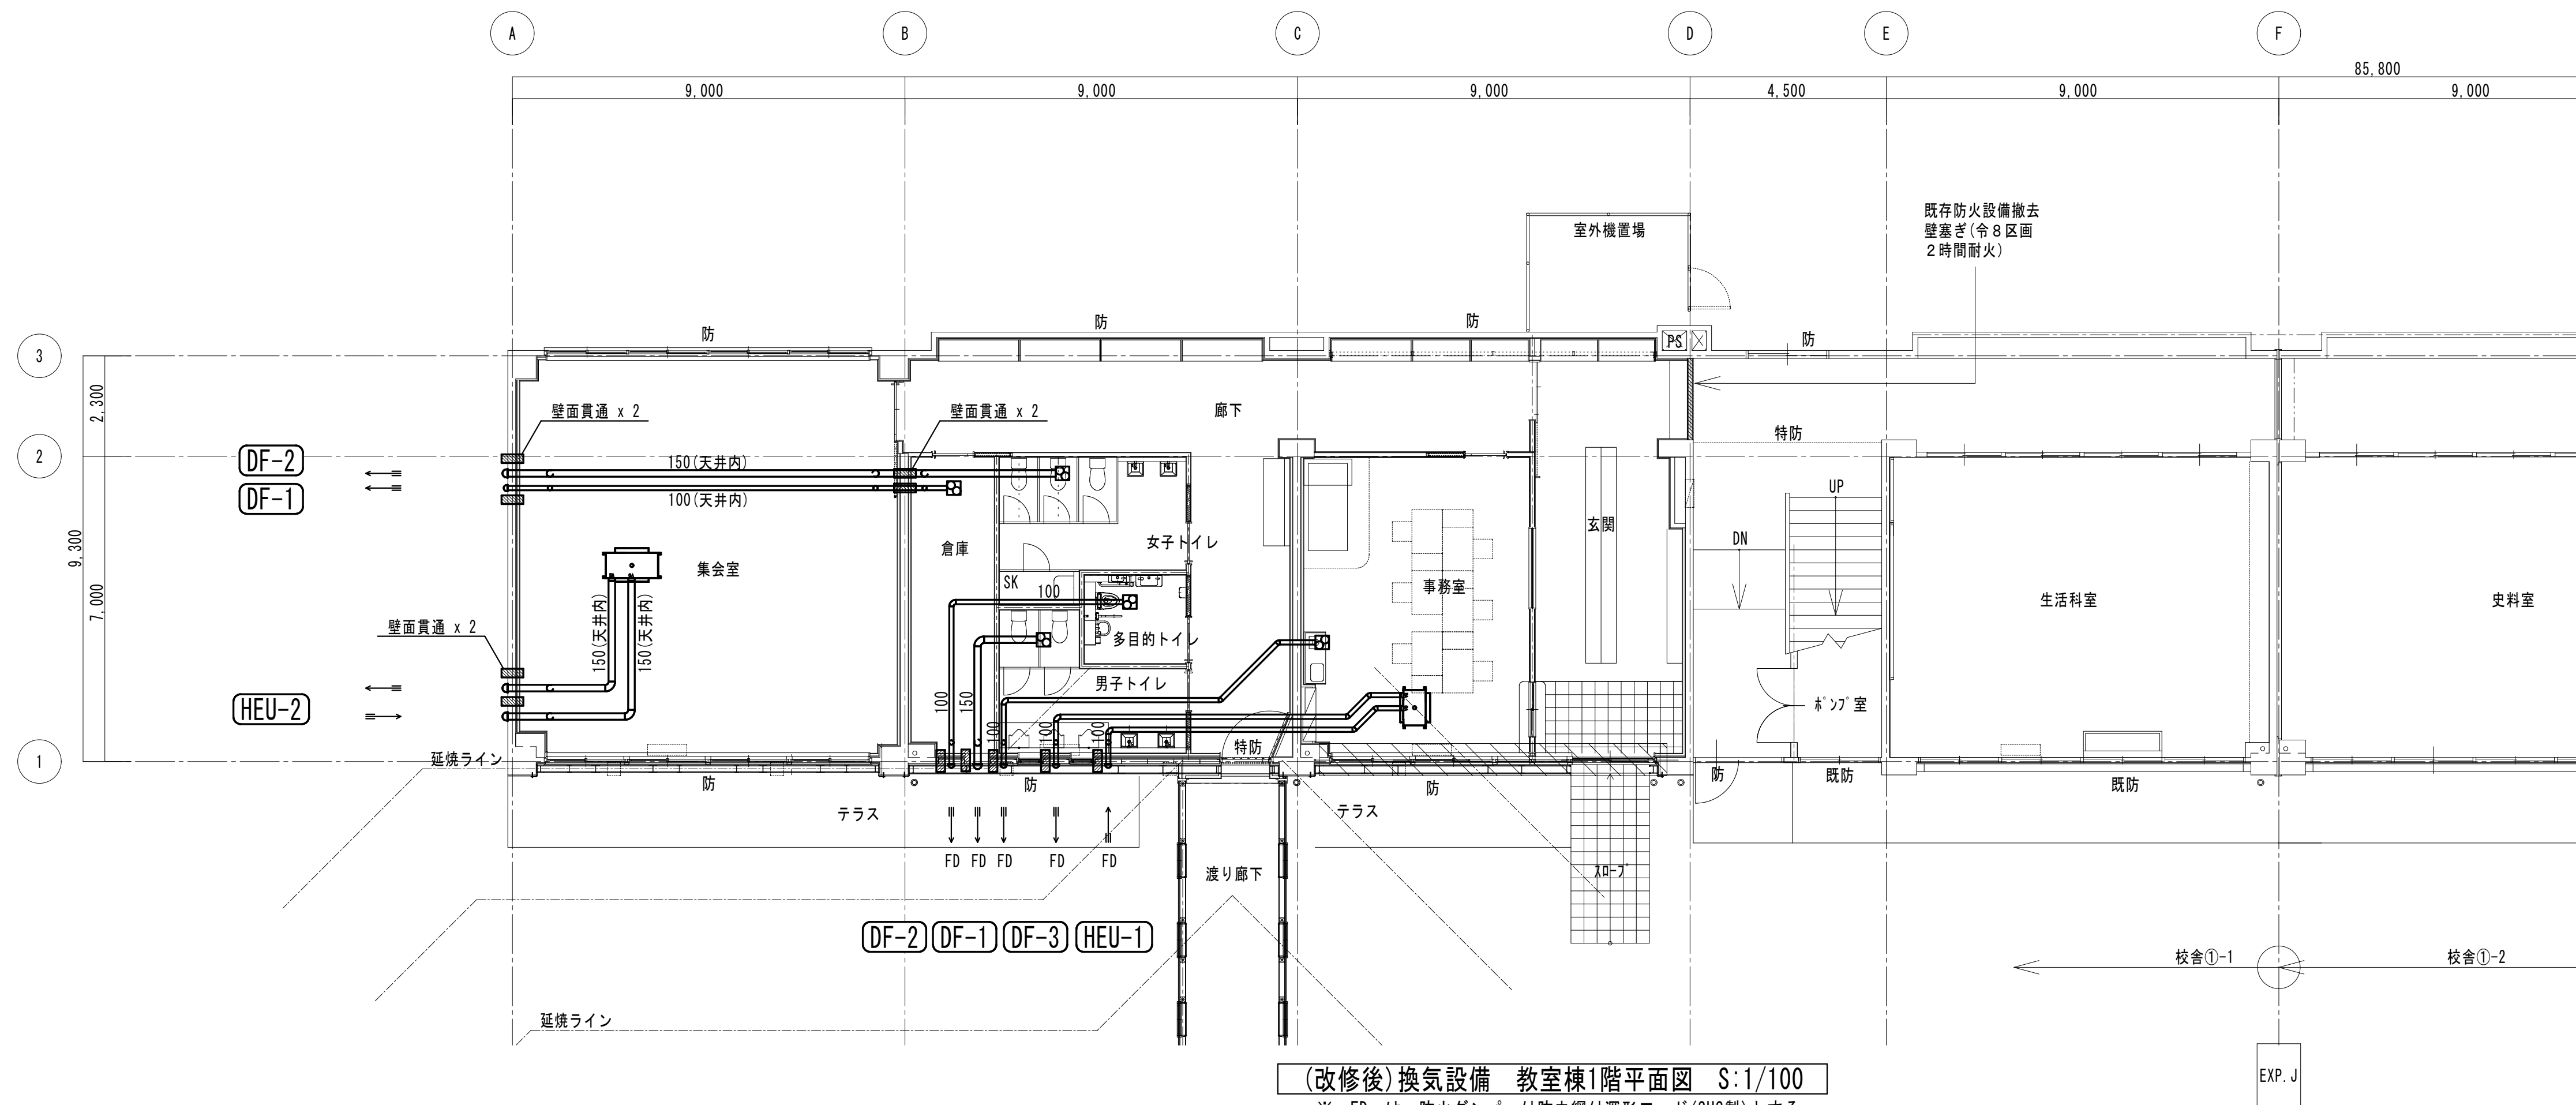

(改修後)換気設備 教室棟1階平面図 S:1/100

※ FD は、防火ダンパー付防虫網付深形フード(SUS製)とする

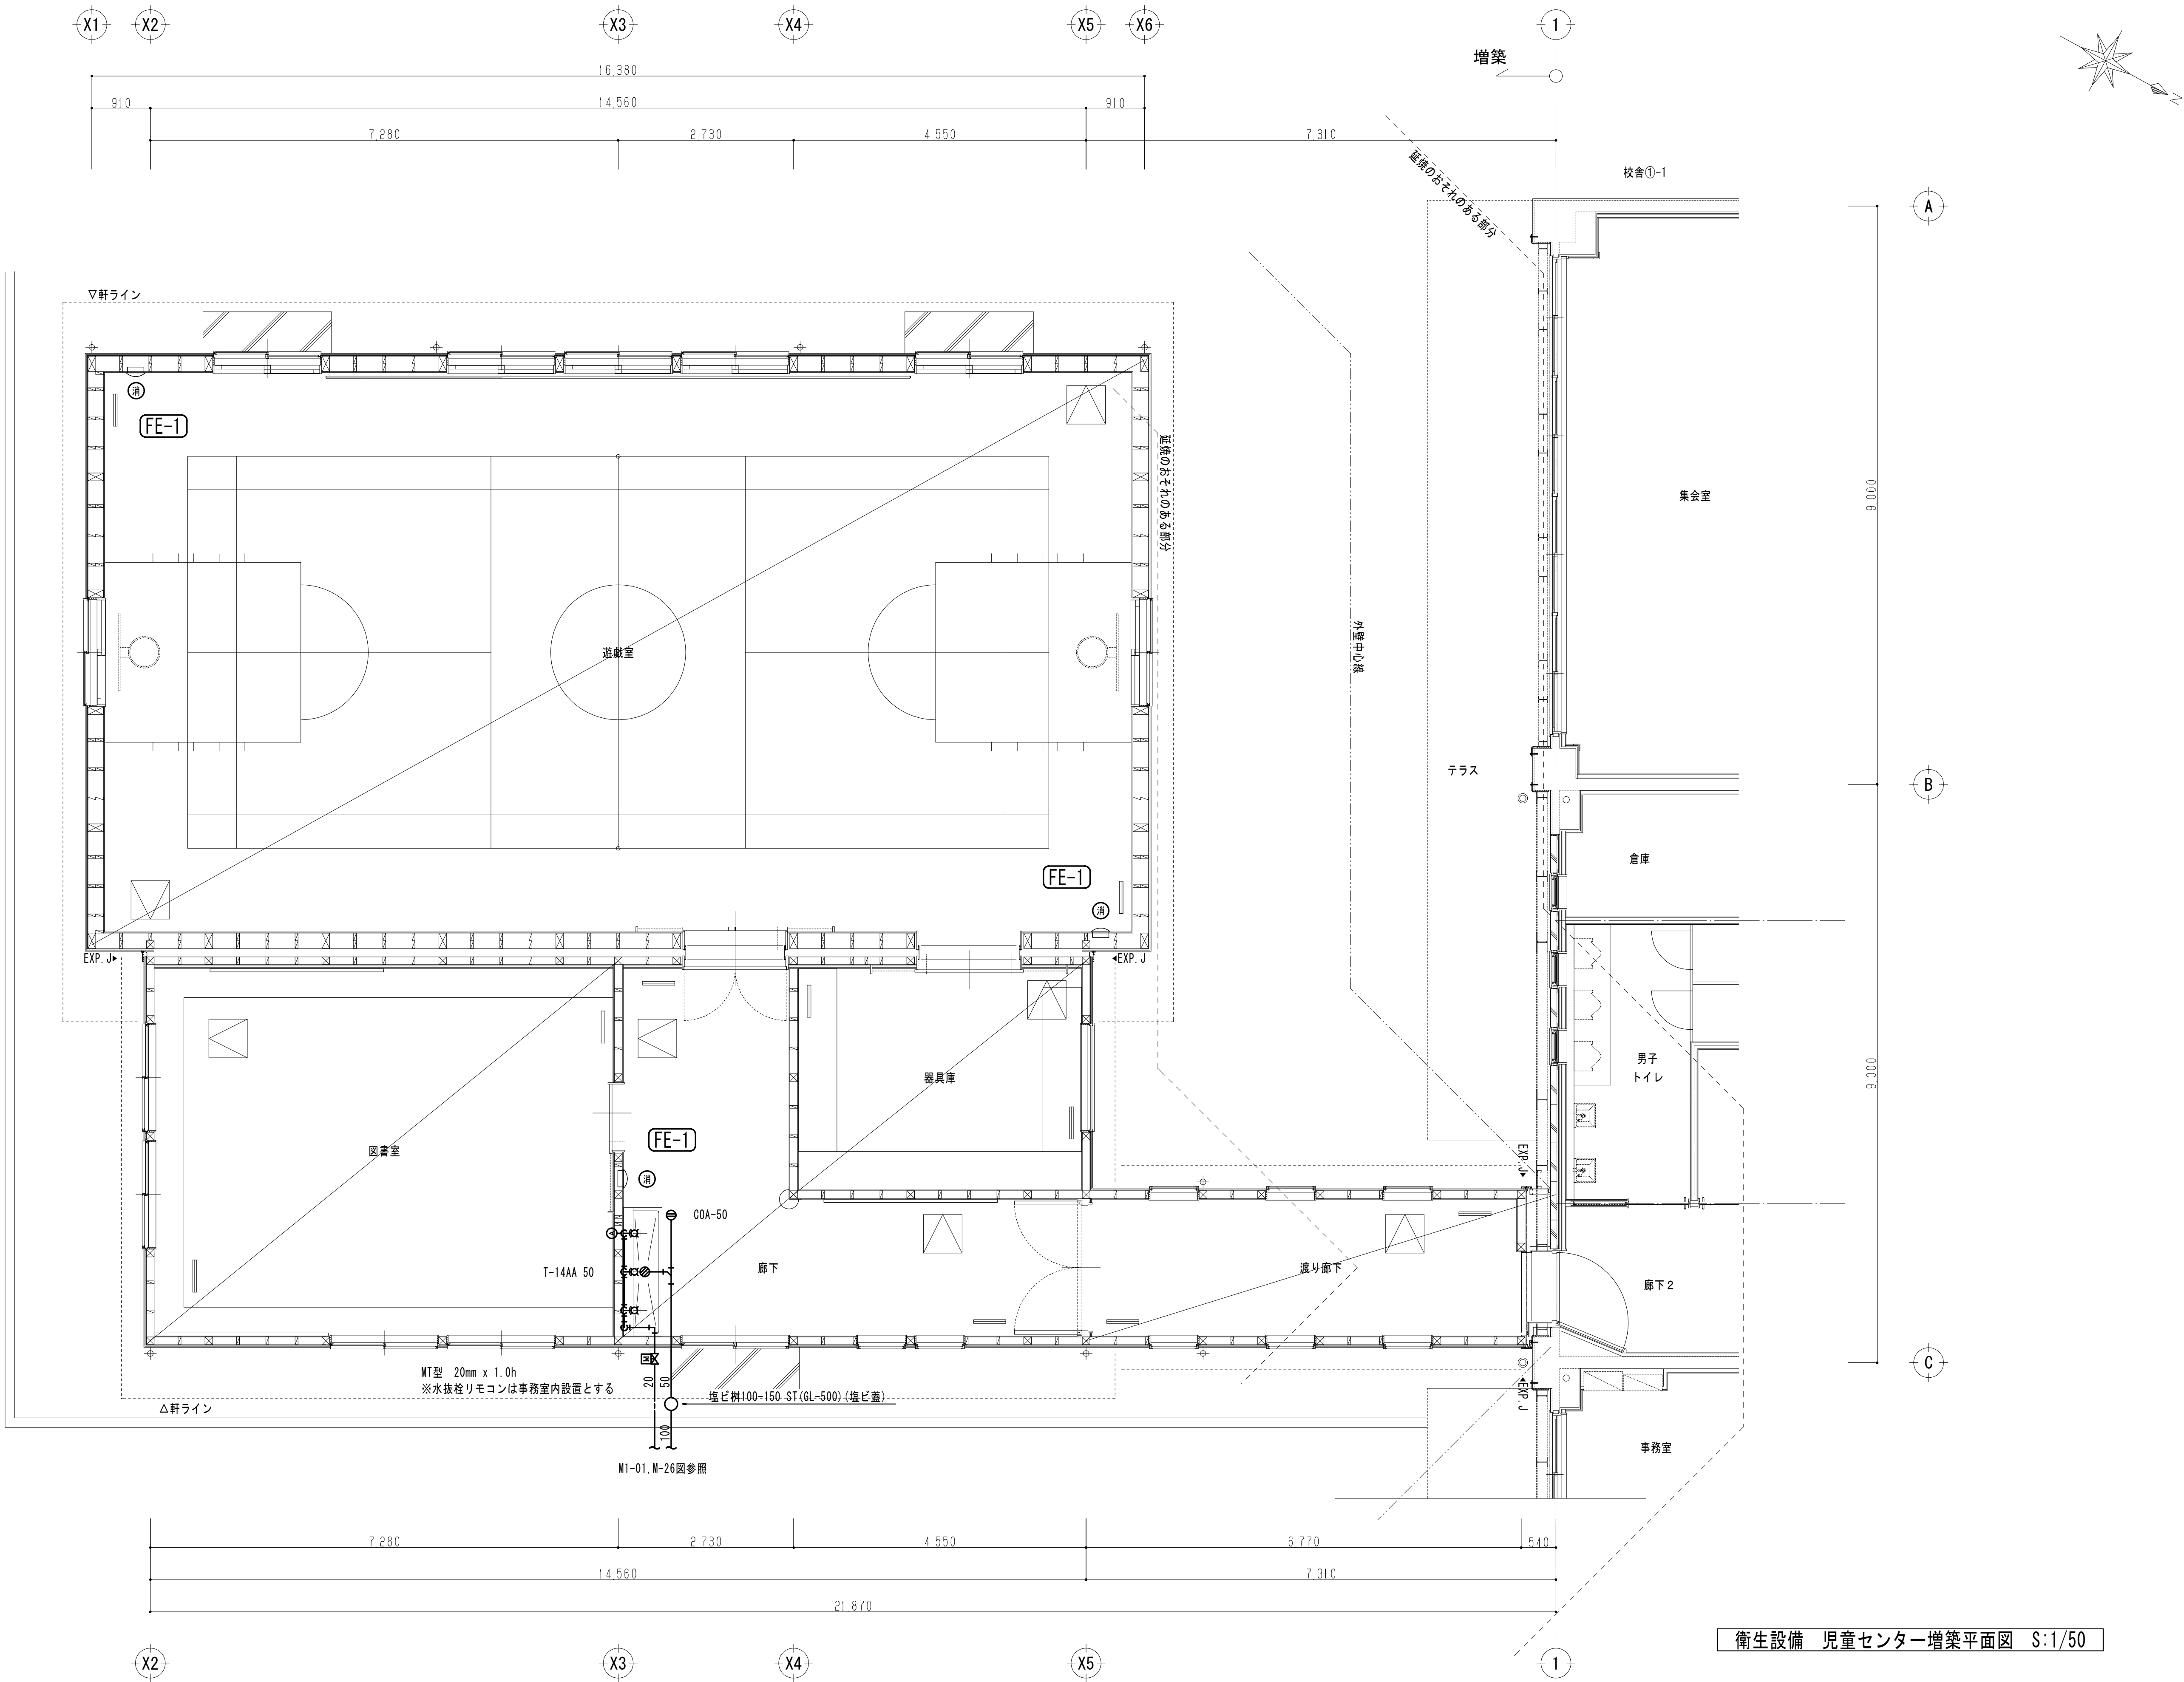

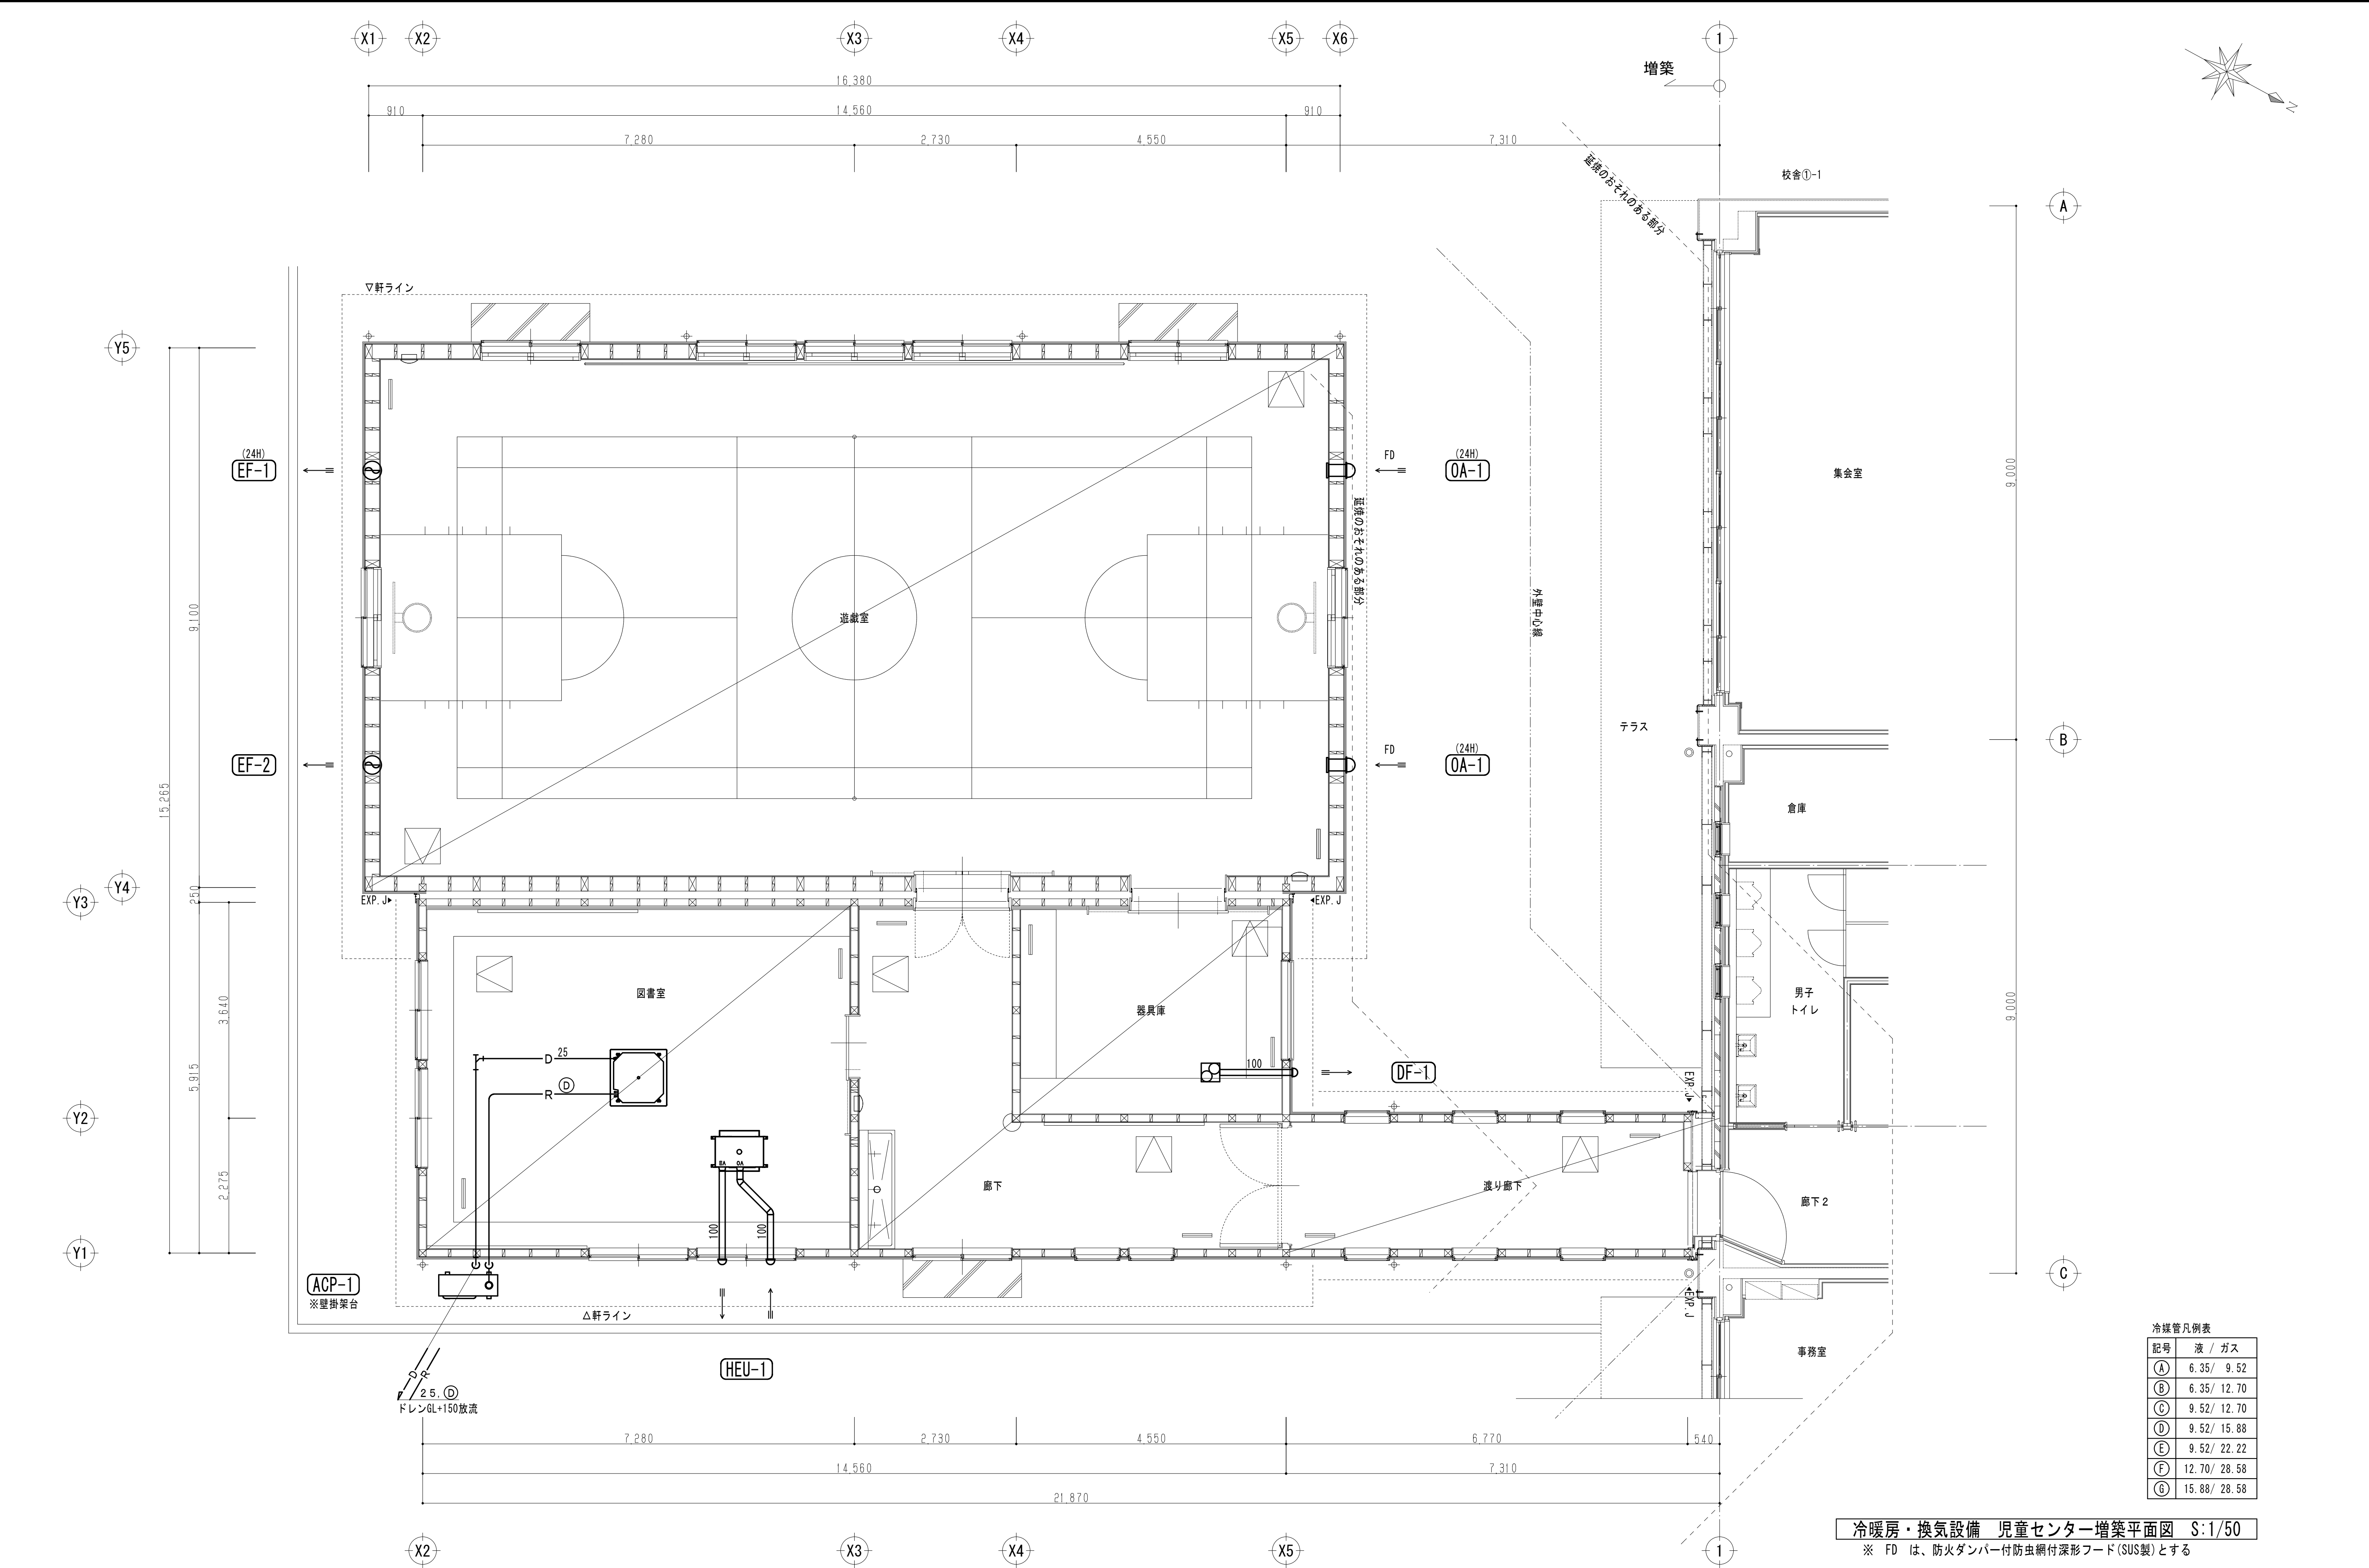

冷暖管凡例表

記号	液 / ガス
Ⓐ	6.35/ 9.52
Ⓑ	6.35/ 12.70
Ⓒ	9.52/ 12.70
Ⓓ	9.52/ 15.88
Ⓔ	9.52/ 22.22
Ⓕ	12.70/ 28.58
Ⓖ	15.88/ 28.58

冷暖房・換気設備 児童センター増築平面図 S:1/50
※ FD は、防火ダンパー付防虫網付深形フード(SUS製)とする



株式会社 久慈設計
岩手県盛岡市紺屋町3番11号 TEL019-624-2020

一級建築士事務所 岩手県す (2707)5号	承認	審査	検図	製図	特記
一級建築士登録 第311898号 高橋 重人					
一級建築士登録 第359839号 福山 登洋					

改訂番号	改訂月日	改訂内容

業務番号	工事名称
23128	盛岡市立厨川小学校校舎改修及び 厨川児童センター複合化（機械設備）工事
	図面内容
	冷暖房・換気設備 児童センター増築平面図

縮尺	図面区分	機械
A1 1/50		
A3 1/100		M1-13