



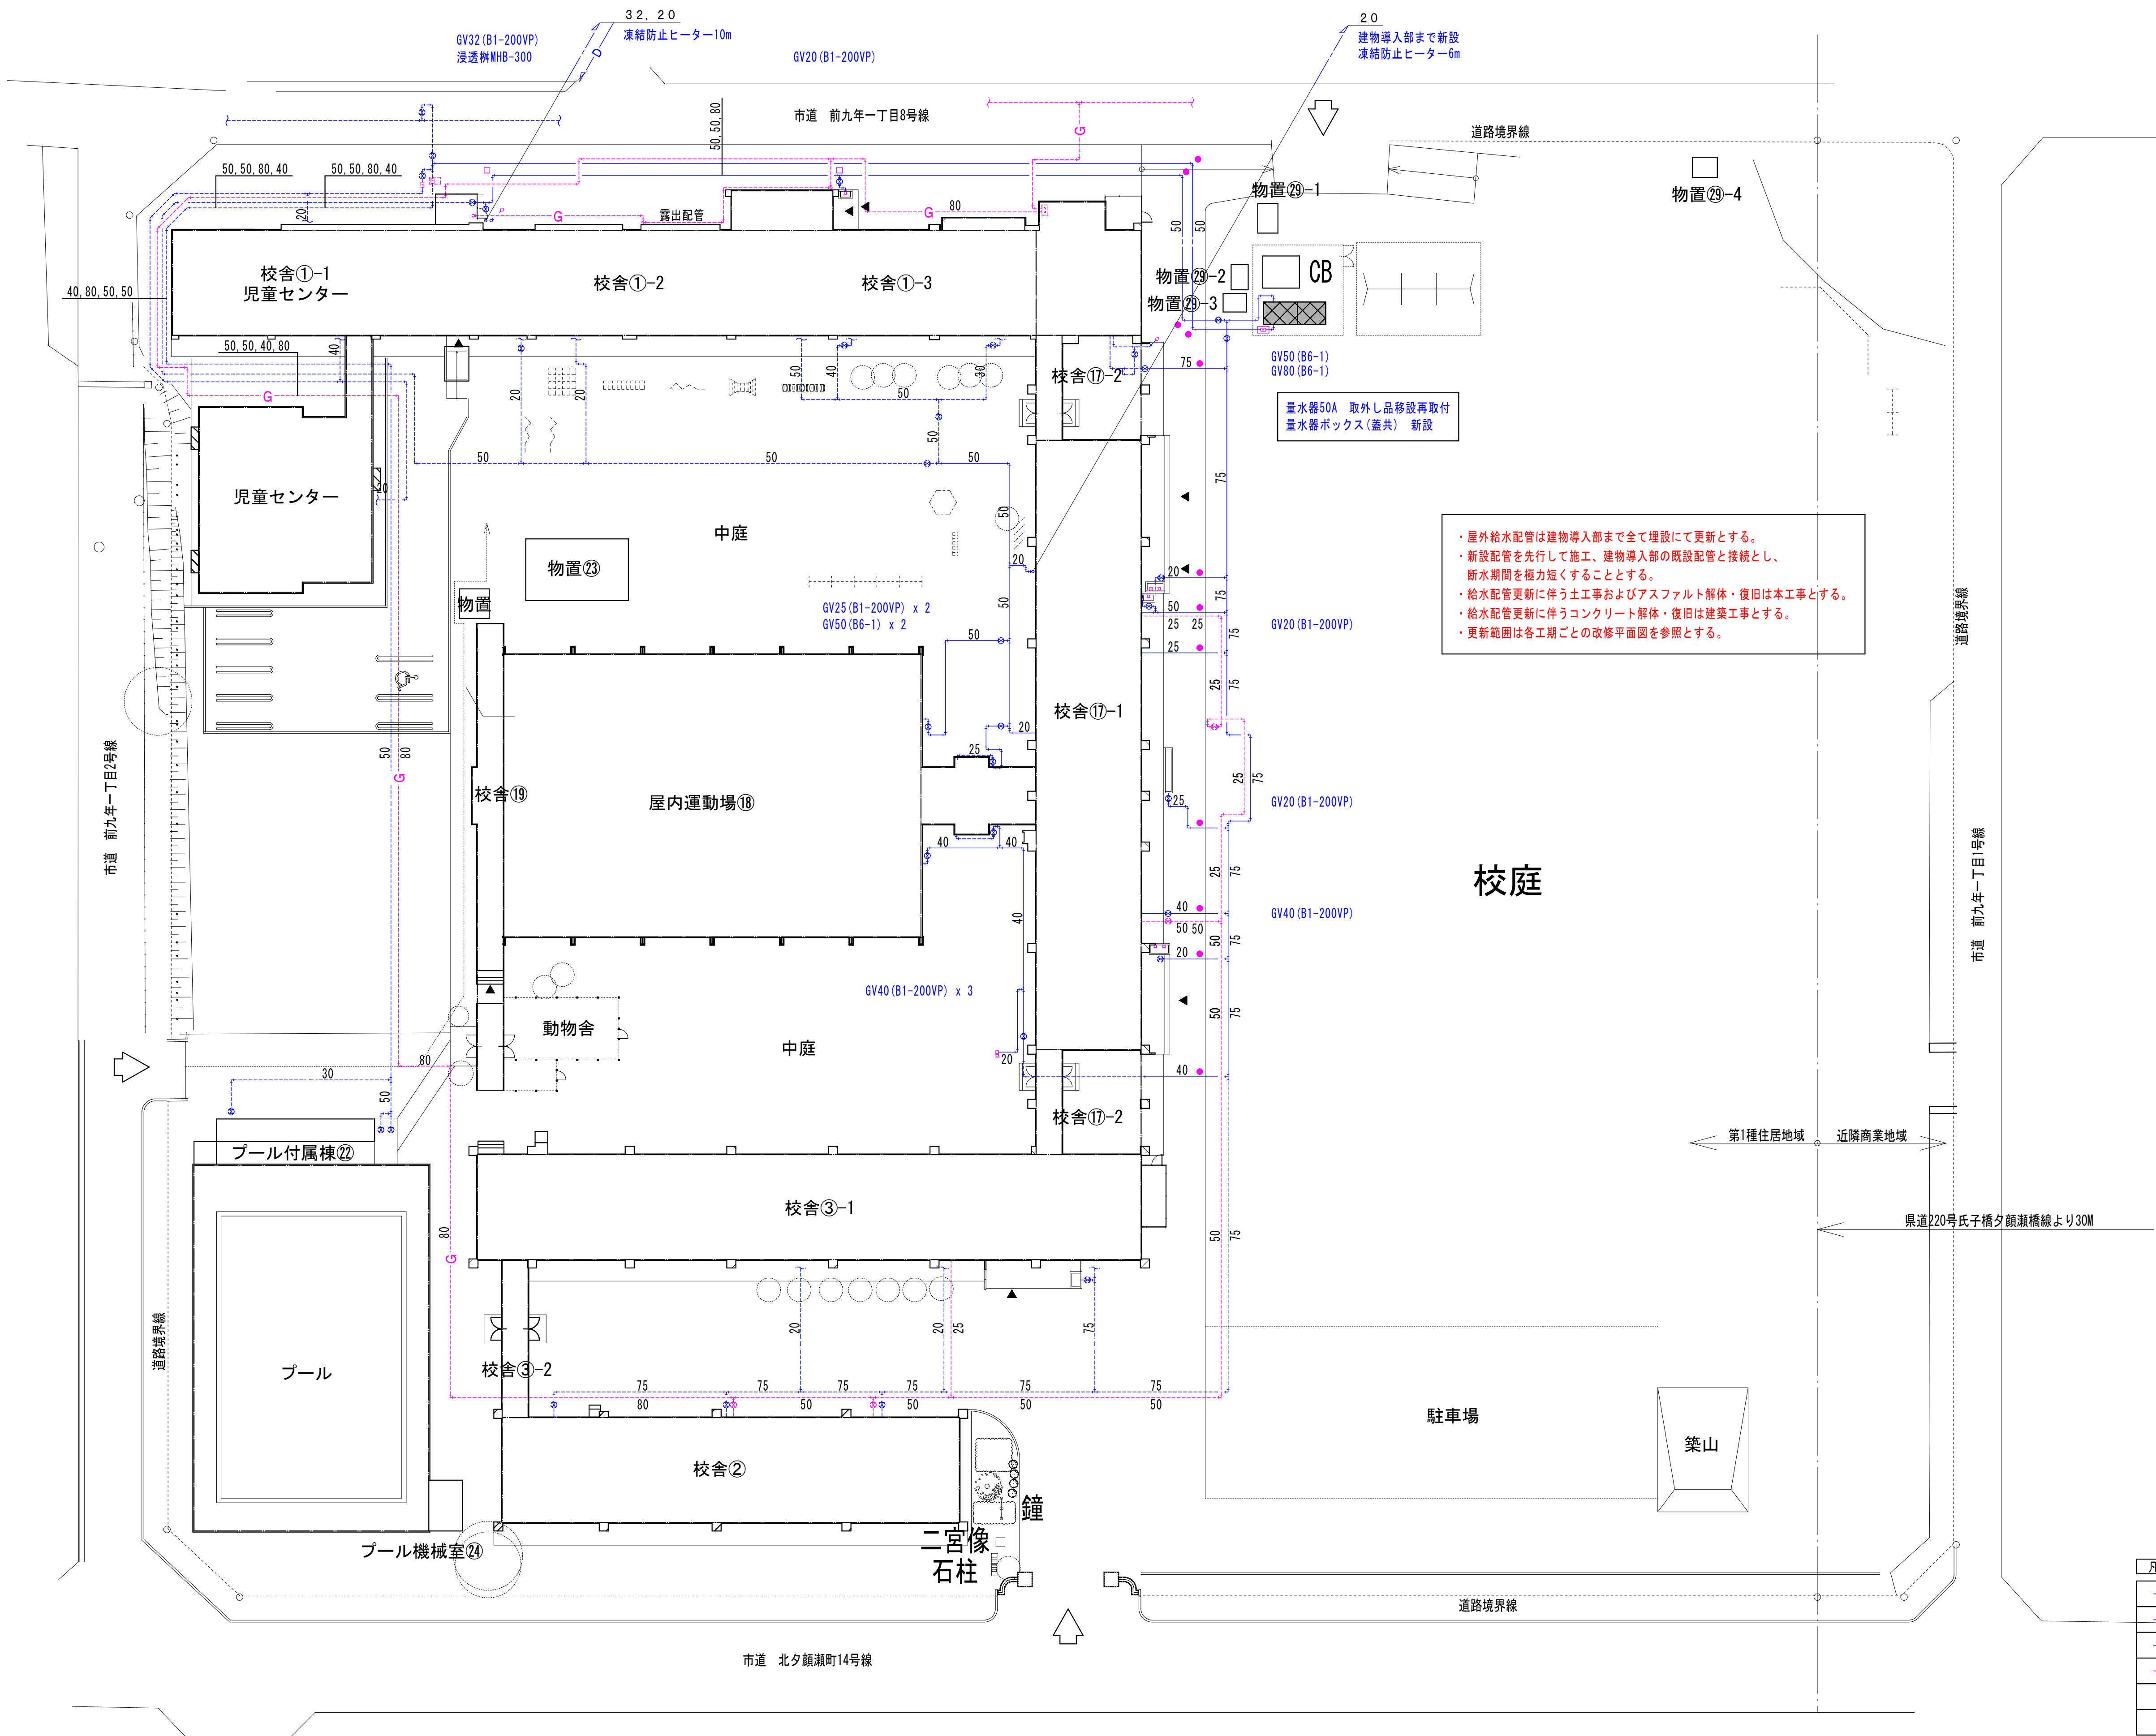

- ・屋外給水配管は建物導入部まで全て埋設にて更新とする。
- ・新設配管を先行して施工、建物導入部の既設配管と接続とし、断水期間を極力短くすることとする。
- ・給水配管更新に伴う土工事およびアスファルト解体・復旧は本工事とする。
- ・給水配管更新に伴うコンクリート解体・復旧は建築工事とする。
- ・更新範囲は各工期ごとの改修平面図を参照とする。

凡例	
	撤去設備(給水管)を示す
	撤去設備(ガス管)を示す
	既設設備(給水管)を示す
	既設設備(ガス管)を示す
	地中埋設標(コンクリート製)を示す
	地中埋設標(鉄製)を示す

(改修後)給水・ガス設備 全体平面図 S:1/300 ※受水槽・キューピクル廻りのフェンス新設は建築工事とする

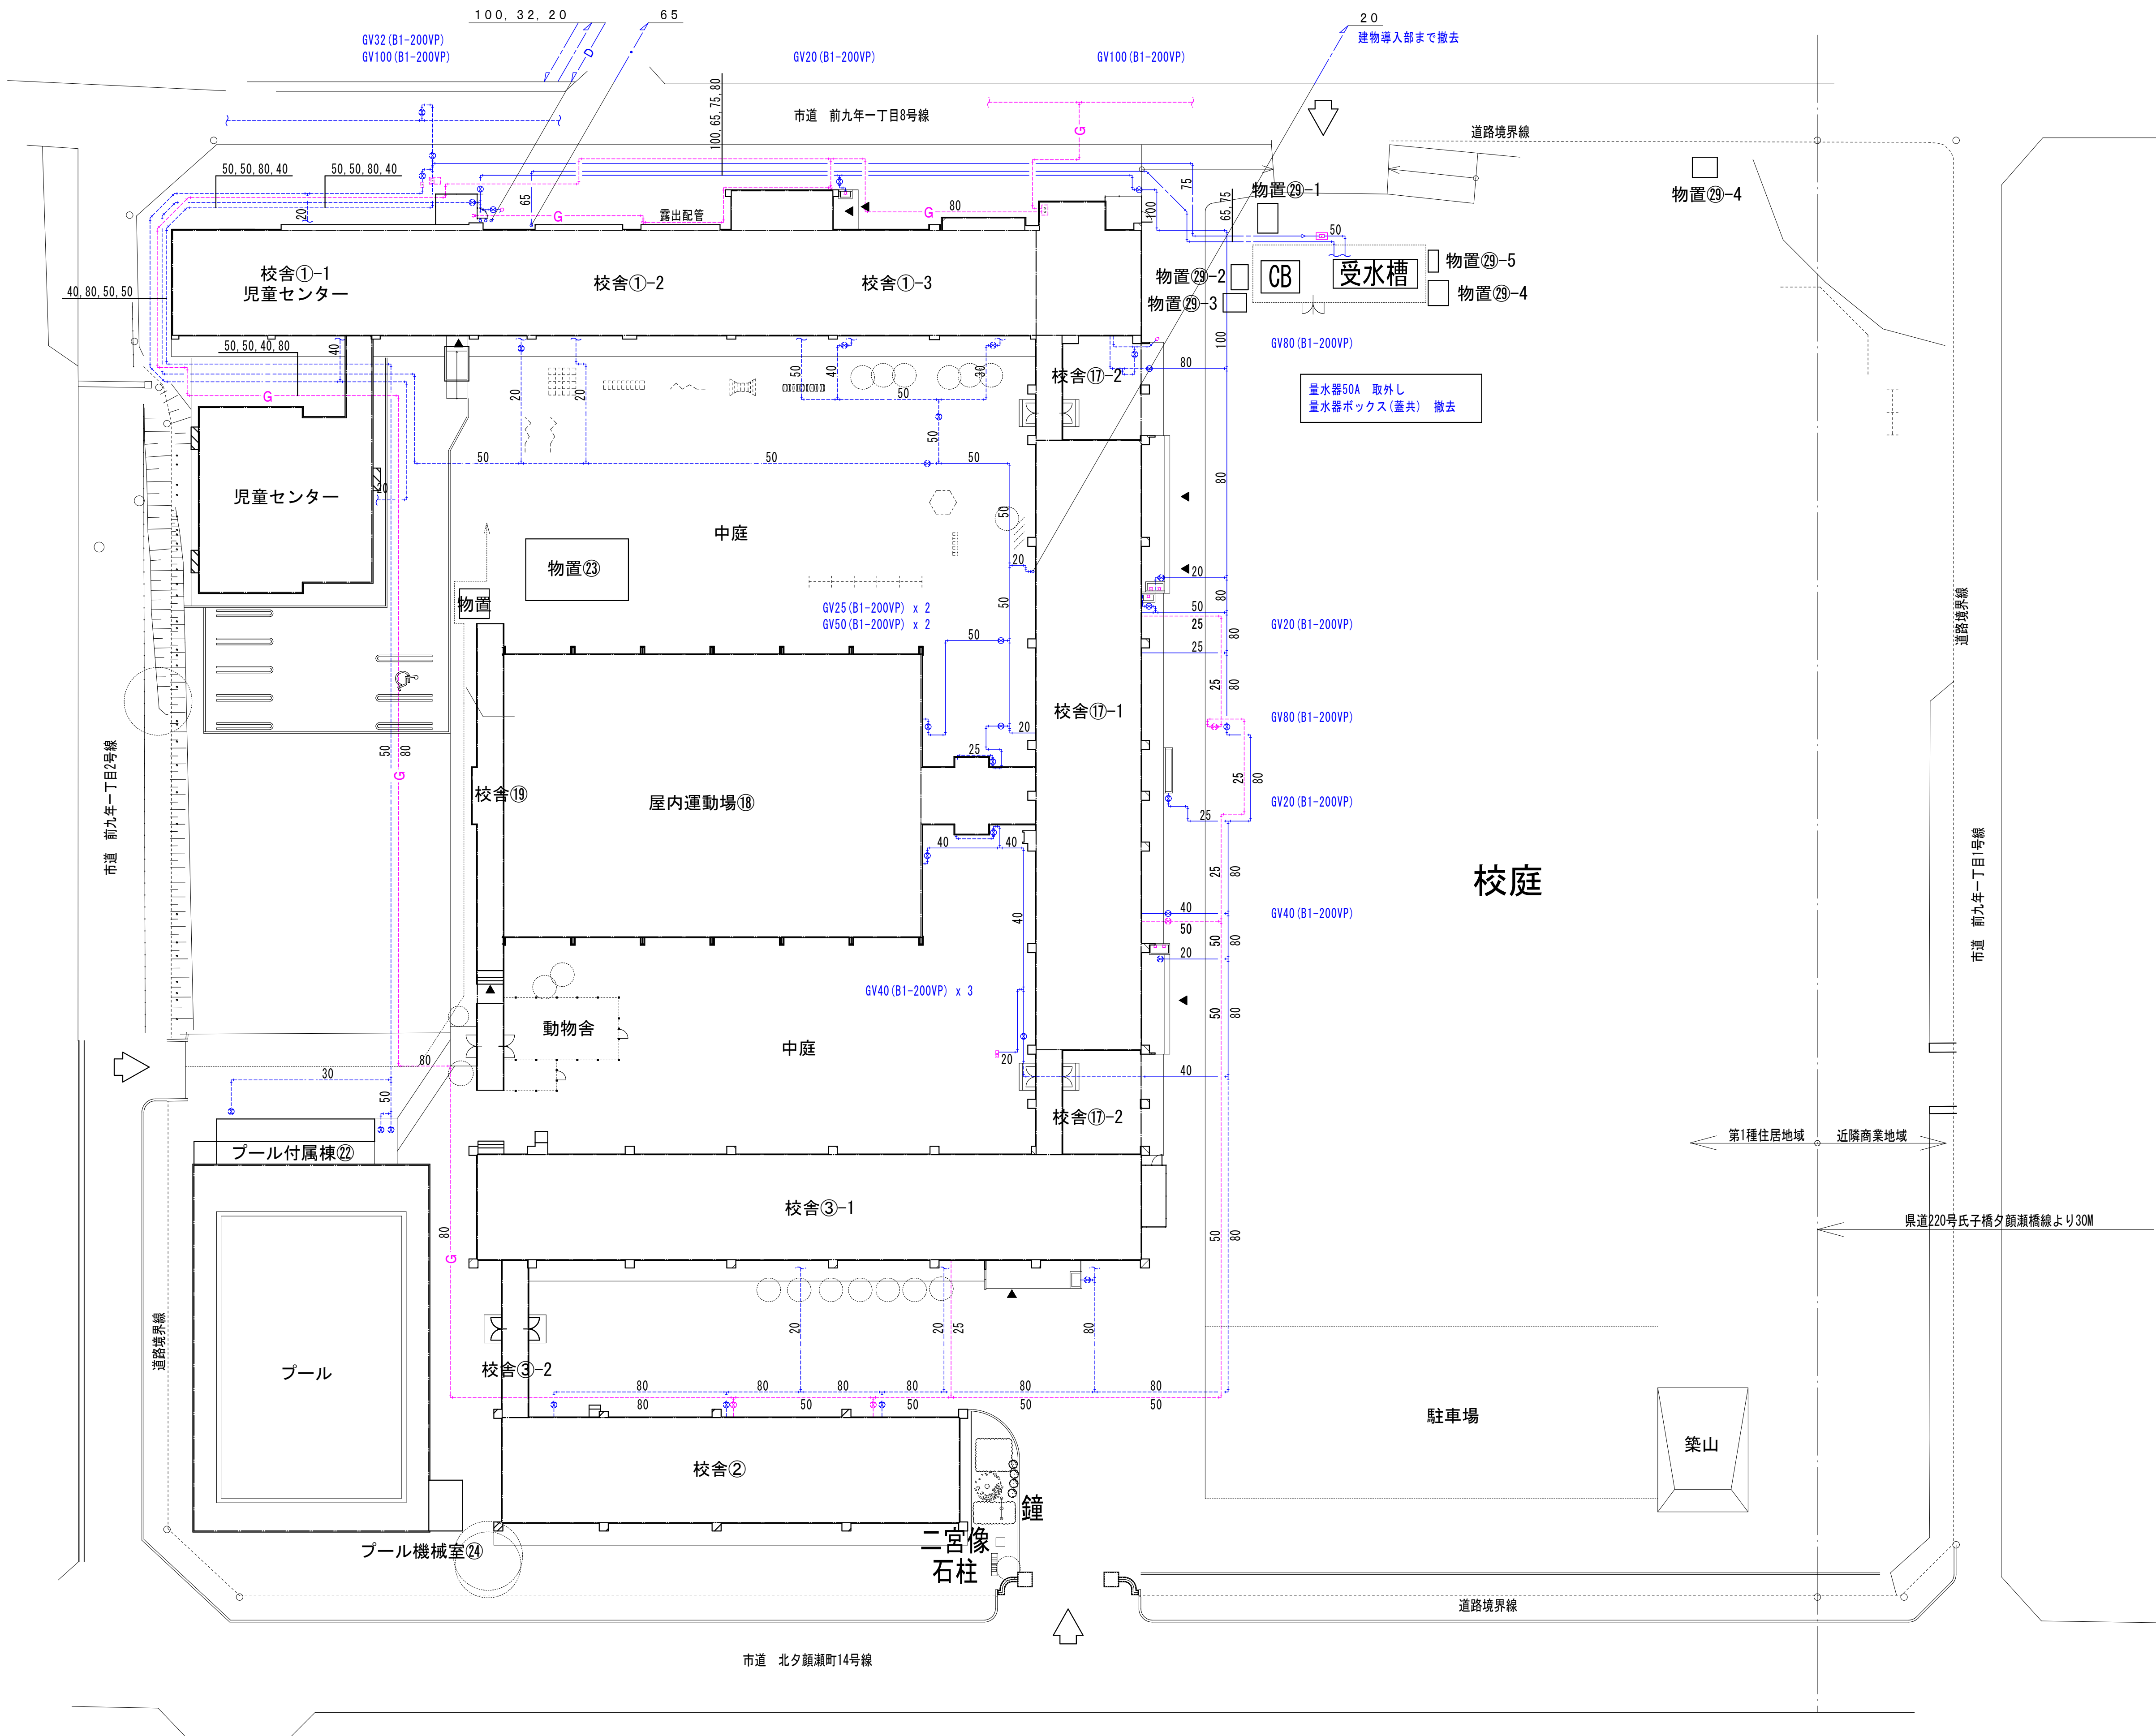


(改修前)給水・ガス設備 全体平面図 S:1/300


※受水槽・キューピクル廻りのフェンス撤去は建築工事とする

凡例			
	撤去設備(給水管)を示す		撤去設備(ガス管)を示す
	既設設備(給水管)を示す		既設設備(ガス管)を示す


	一級建築士事務所 岩手県す(2707)5号		承認	審査	検図	製図	特記	改訂番号	改訂月日	改訂内容	業務番号	工事名称
	一級建築士登録 第311898号 高橋 重人	一級建築士登録 第359839号 福山 登洋									23128	盛岡市立厨川小学校校舎改修及び 厨川児童センター複合化(機械設備)工事
												図面内容
												(Ⅱ期工事) (改修前)給水・ガス設備 全体平面図
										縮尺	図面 区分	機械
										A1 1/300 A3 1/600		M2-02

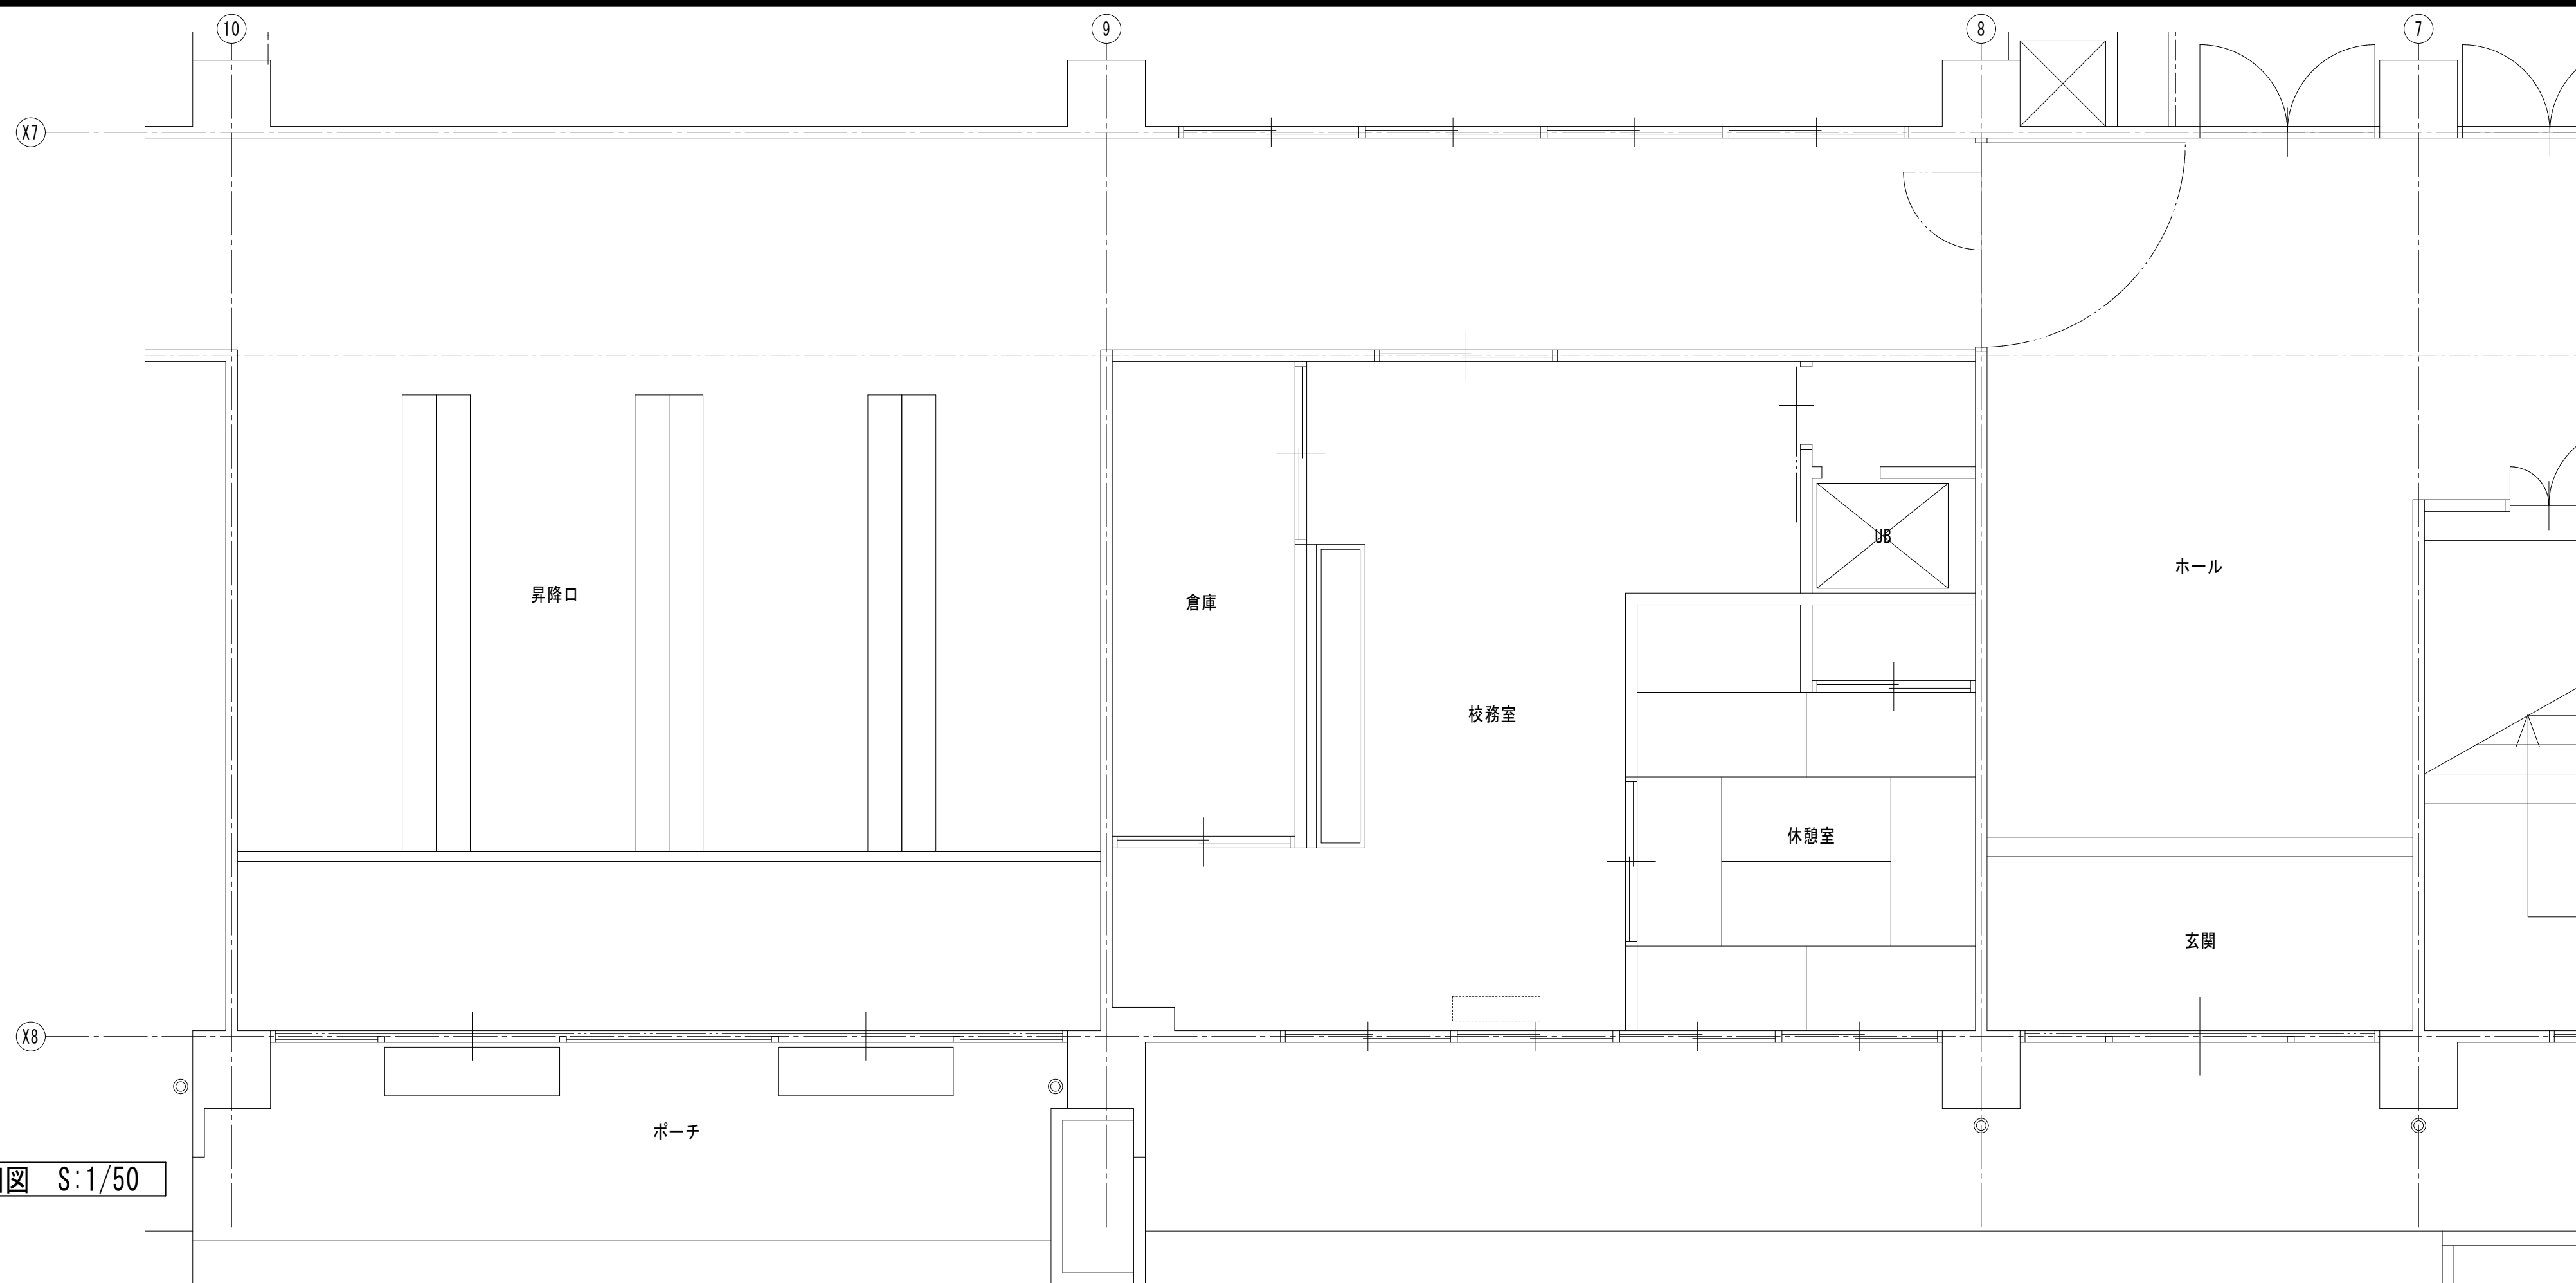


凡例	
————	撤去設備を示す
-----	既設設備を示す

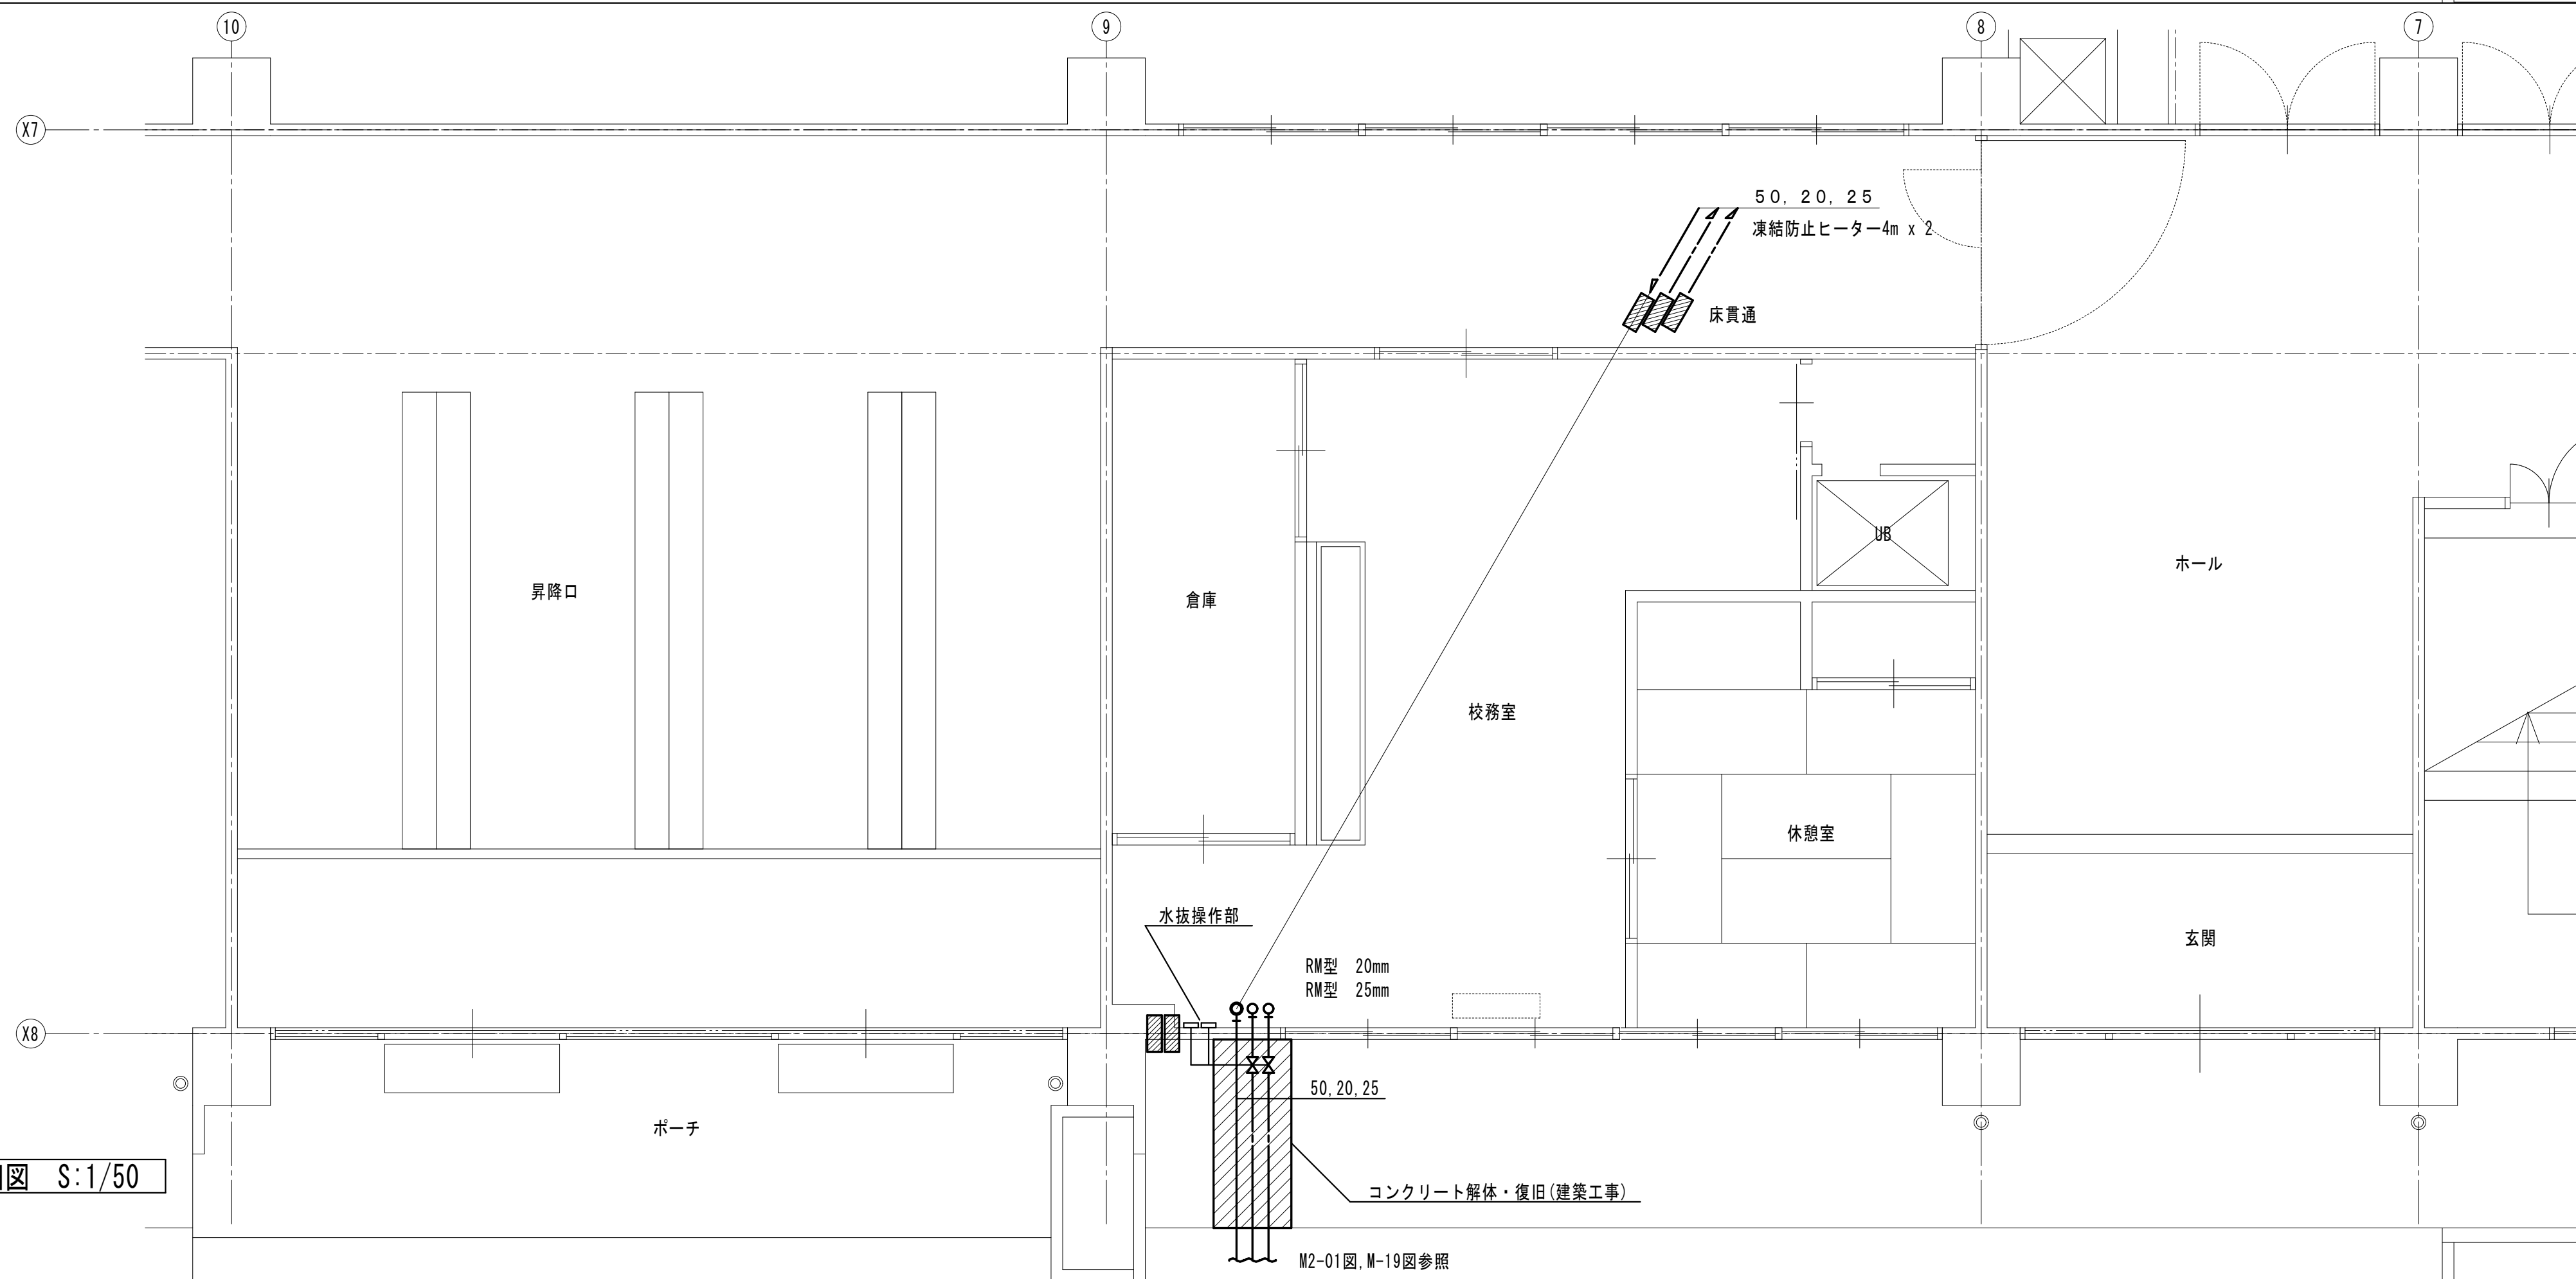

凡例	
—	新設設備を示す
----	既設設備を示す
	機械はつり箇所を示す


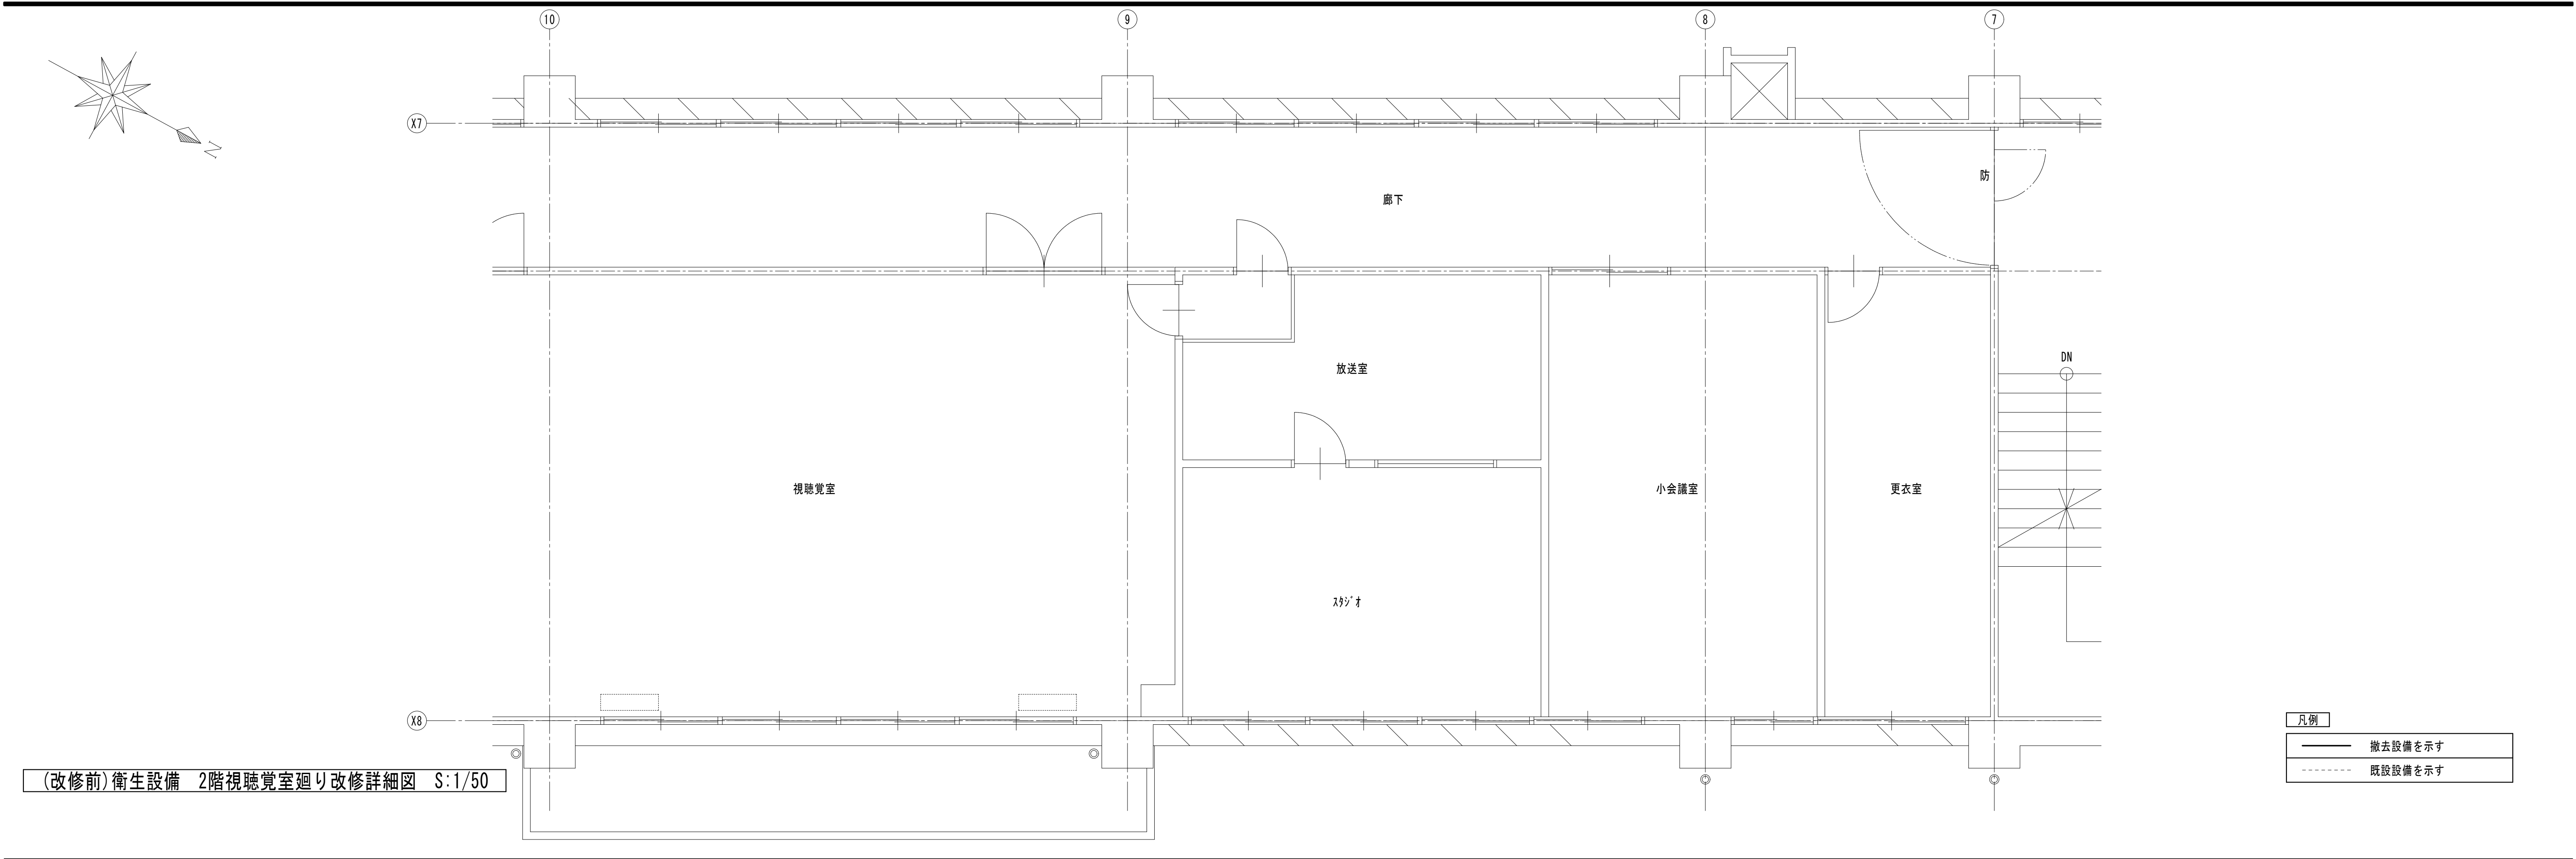


(改修前)衛生設備 2階視聴覚室廻り改修詳細図 S:1/50

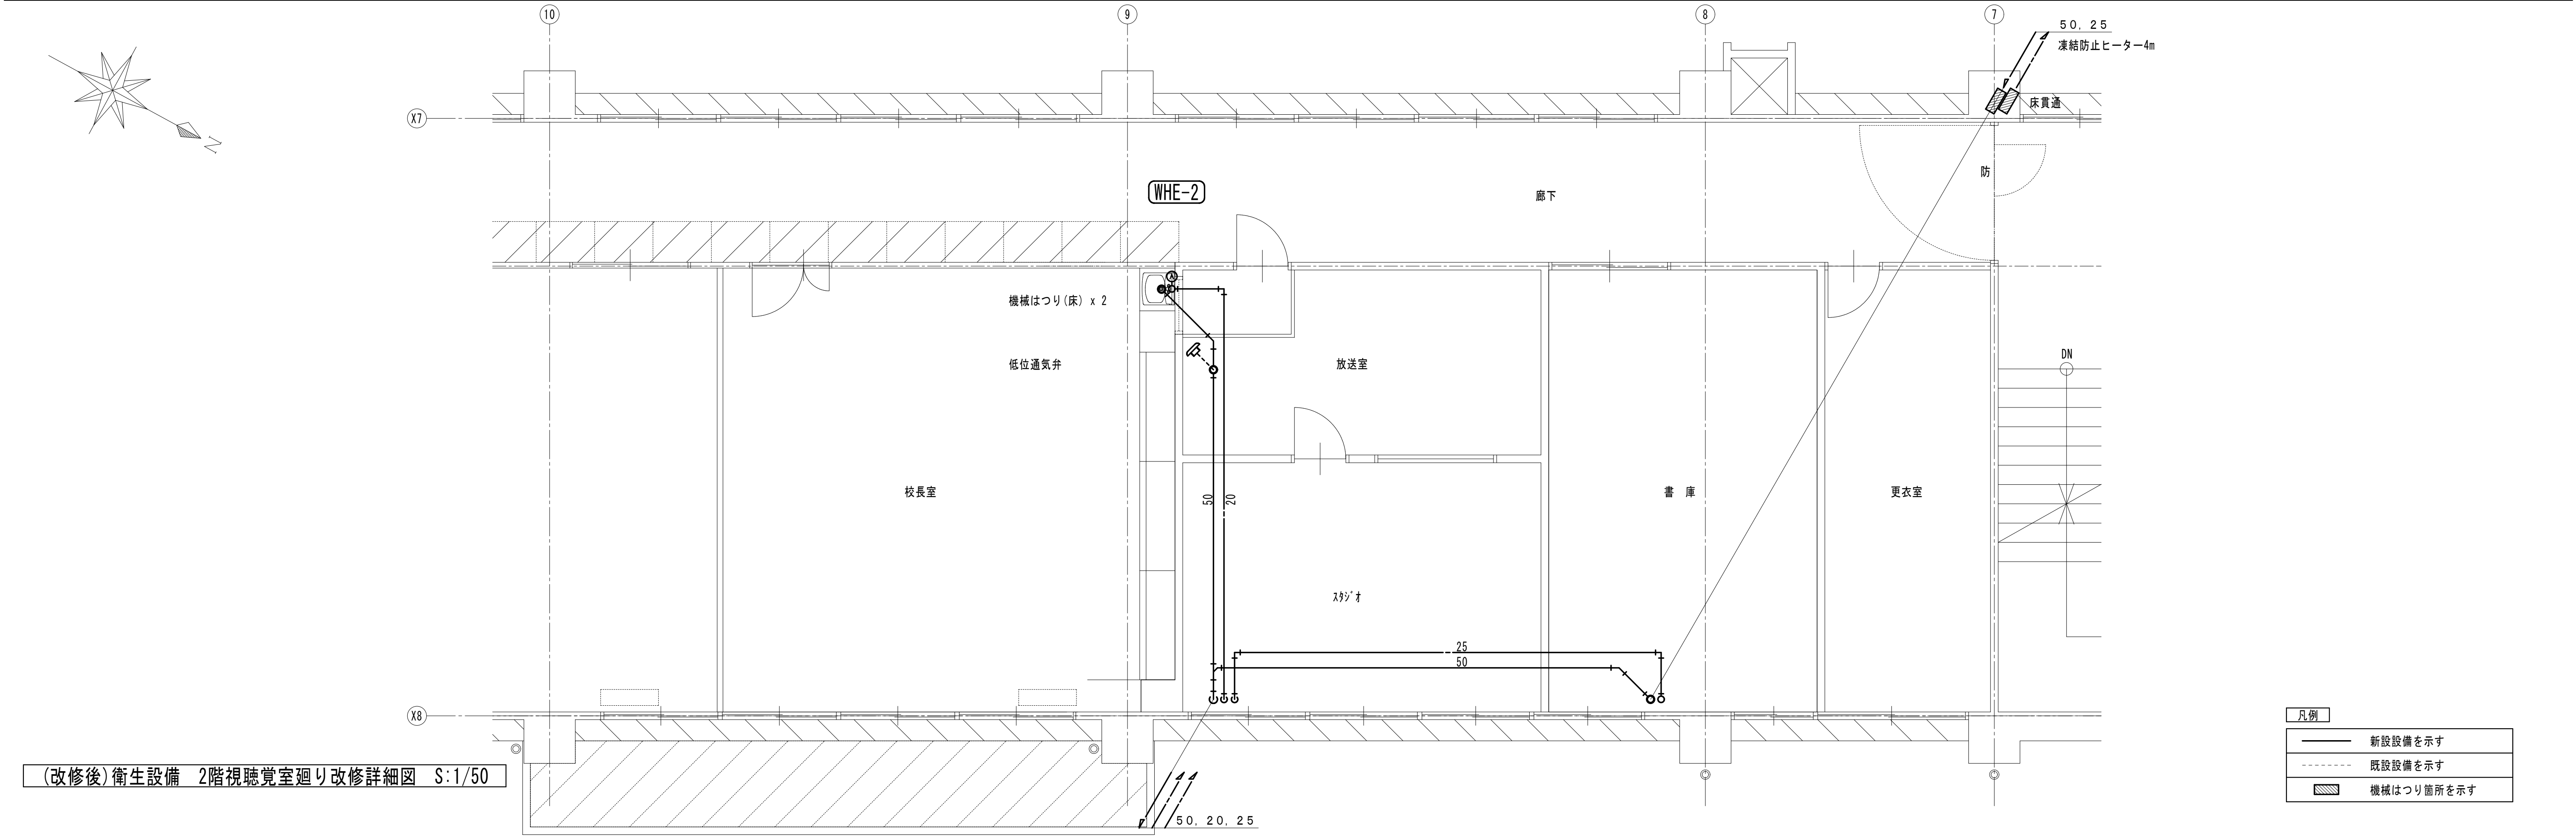



(改修後)衛生設備 2階視聴覚室廻り改修詳細図 S:1/50

KUJI ARCHITECTS STUDIO 株式会社 久慈設計 岩手県盛岡市紺屋町3番11号 TEL019-624-2020	一級建築士事務所 岩手県す (2707)5号		承認	審査	検図	製図	特記	改訂番号	改訂月日	改訂内容	業務番号 23128	工事名称 盛岡市立厨川小学校校舎改修及び 厨川児童センター複合化（機械設備）工事		
												図面内容 (Ⅱ期工事)		
												衛生設備 2階視聴覚室廻り改修詳細図		
												縮尺 A1 1/ 50 A3 1/100	図面 区分 図面 番号	機械 M2-04

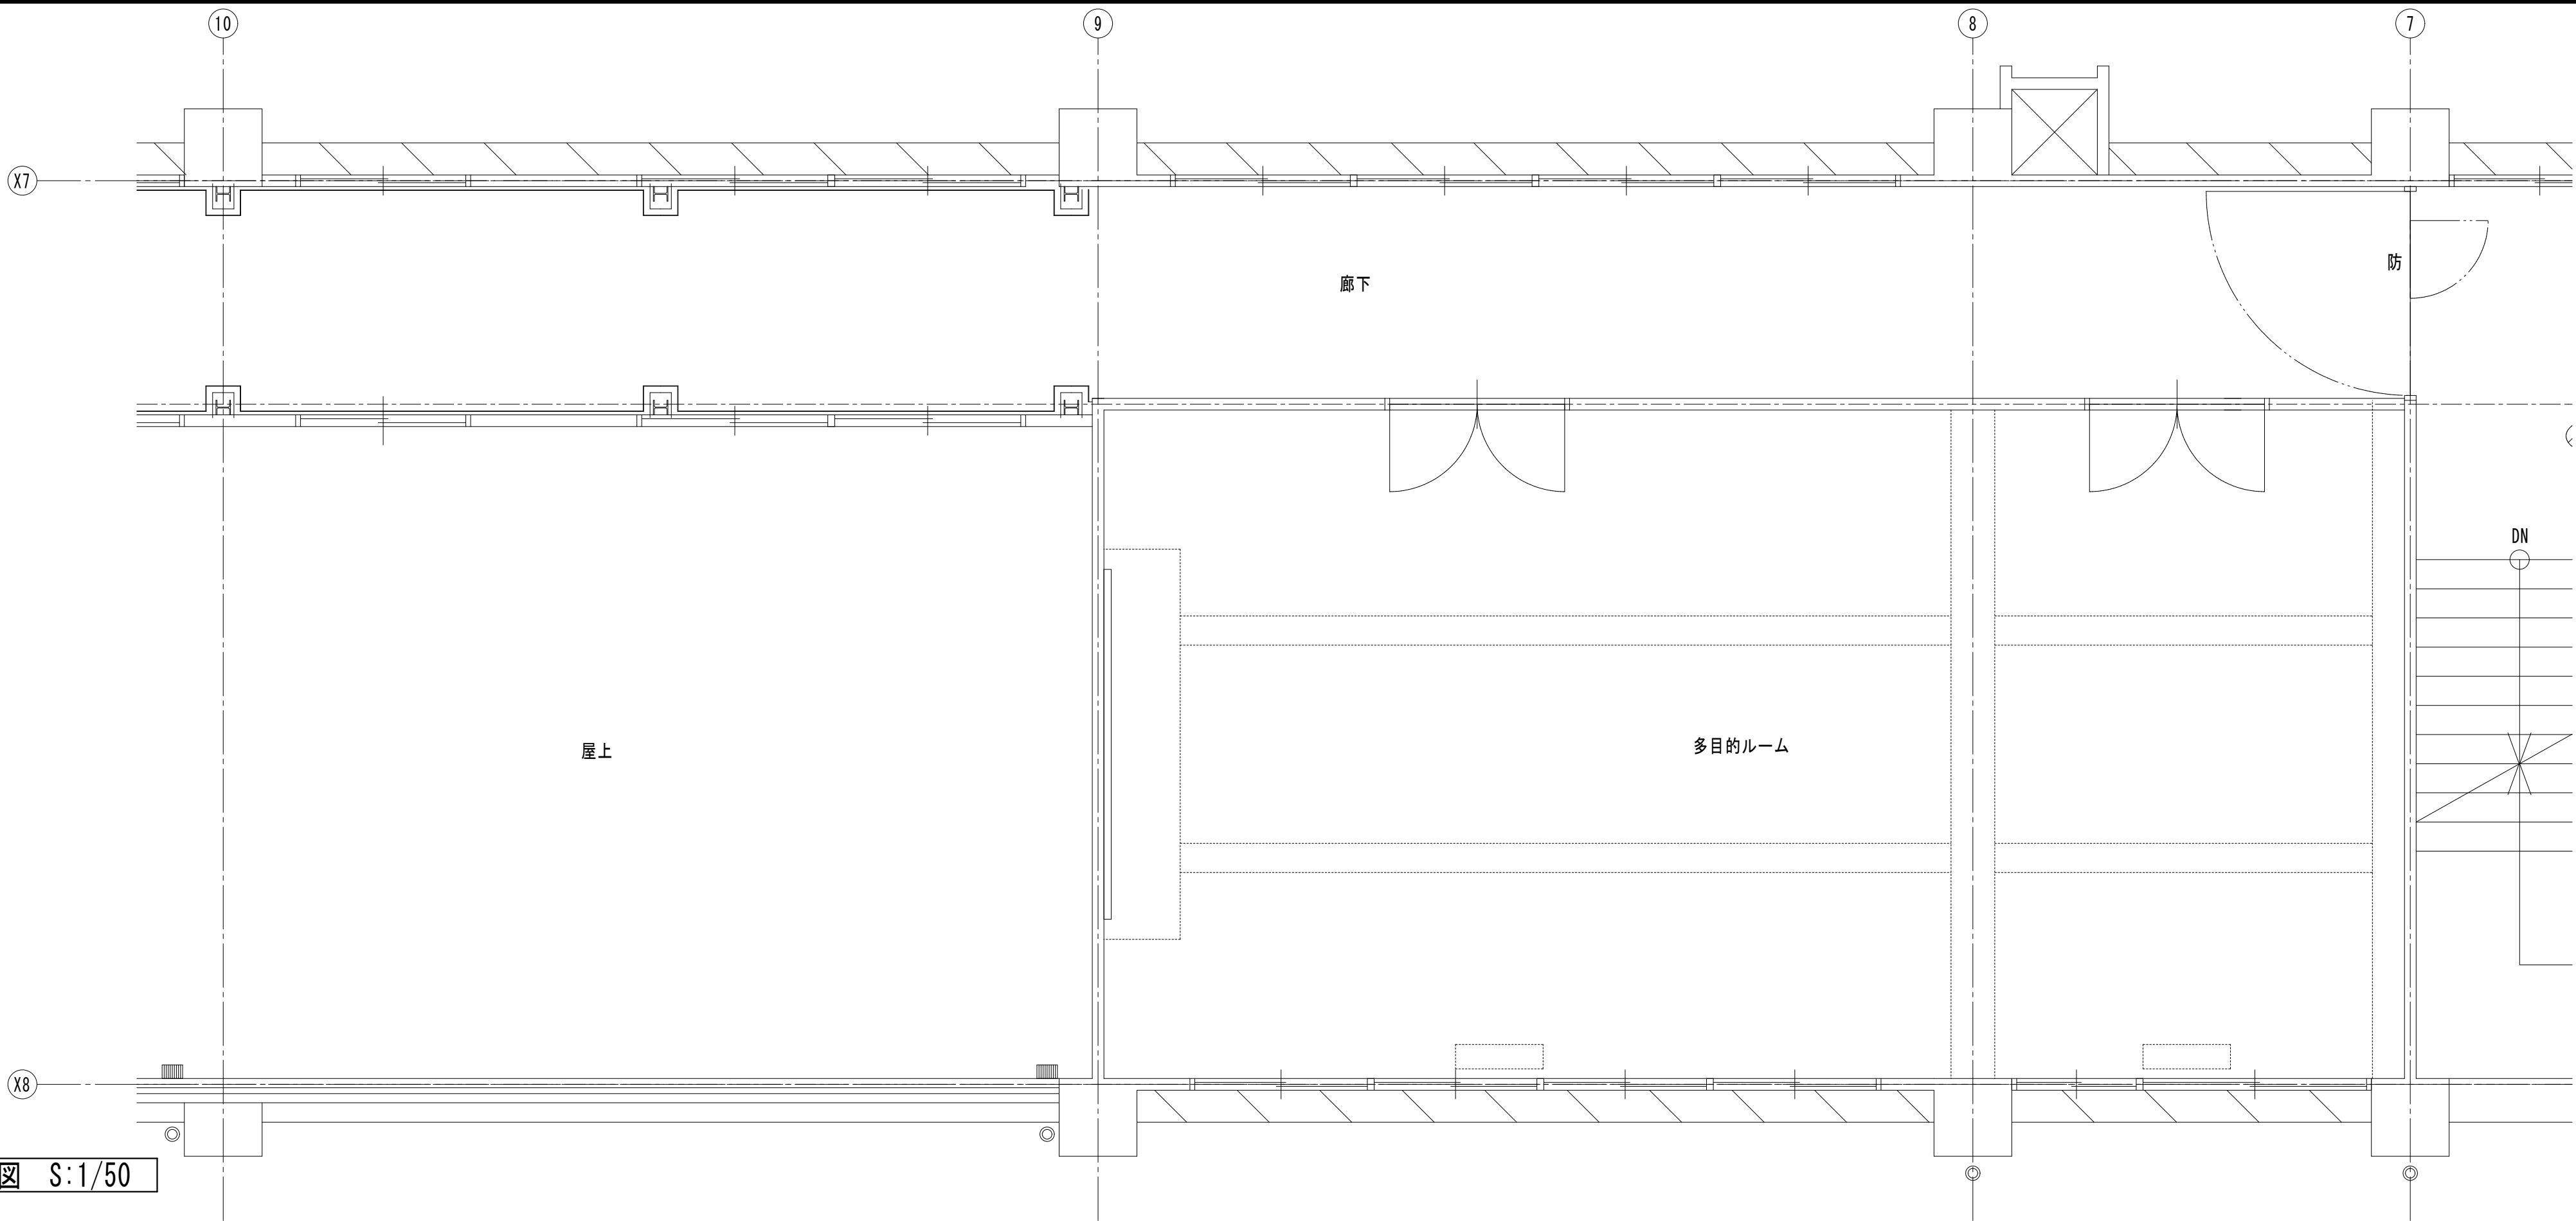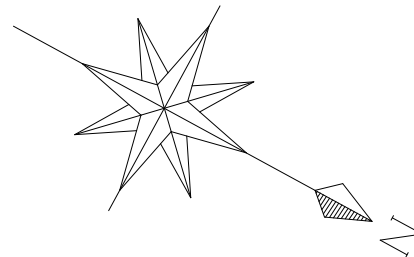

(改修前)衛生設備 3階多目的室廻り改修詳細図 S:1/50





凡例	
	撤去設備を示す
	既設設備を示す



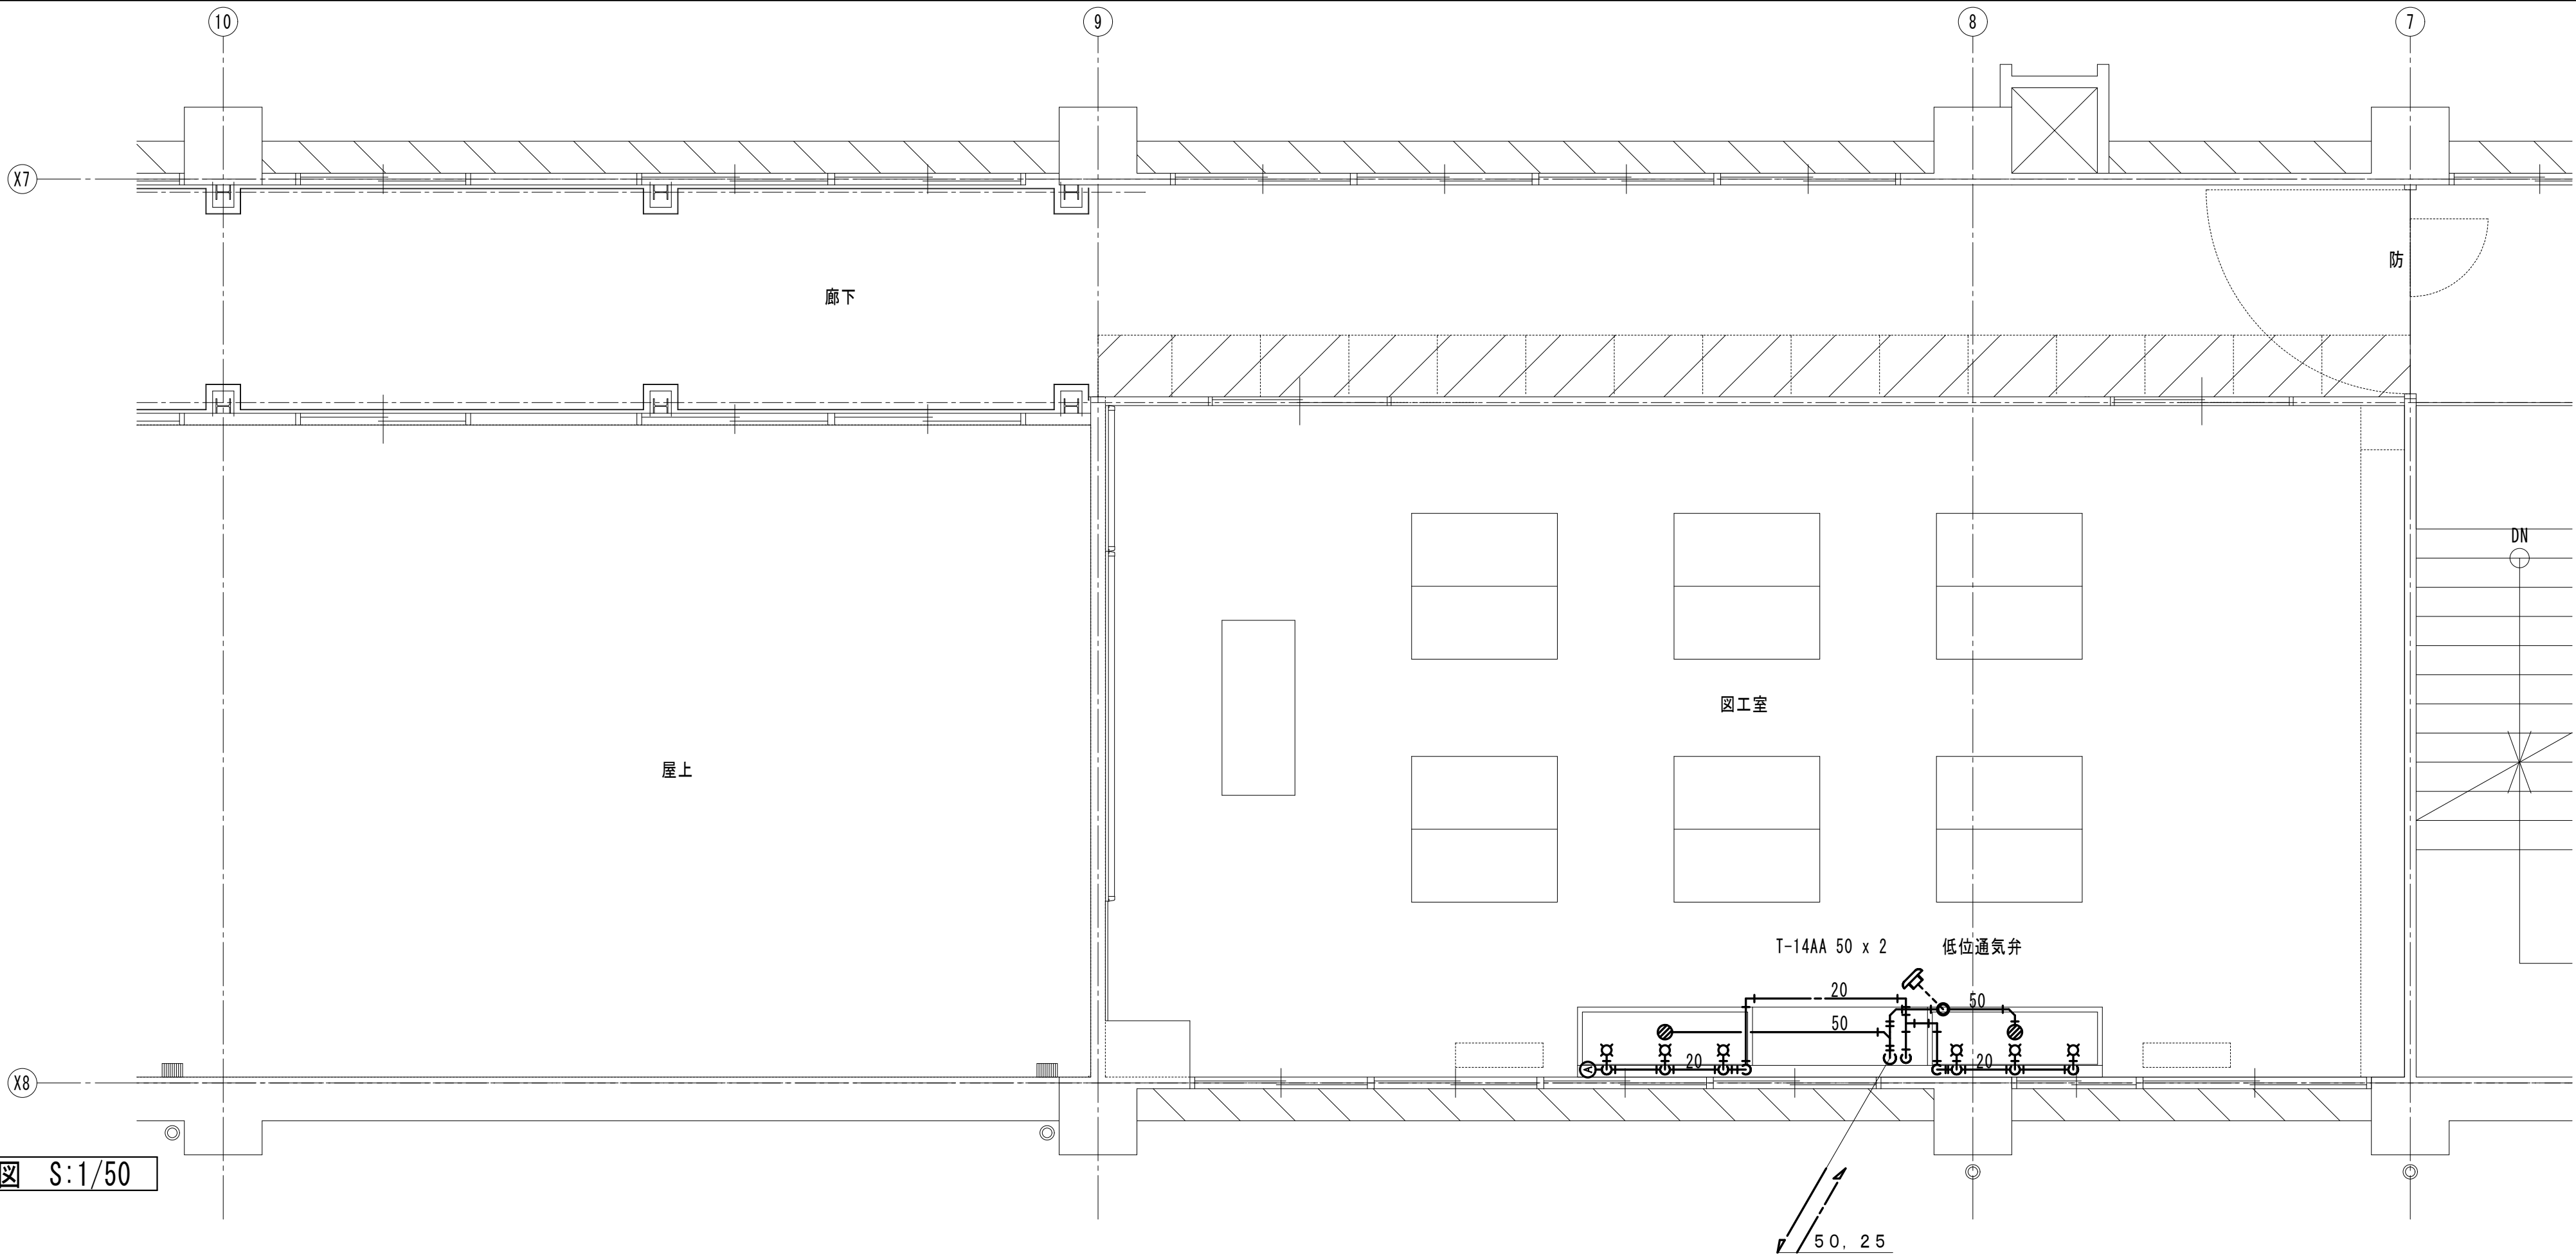
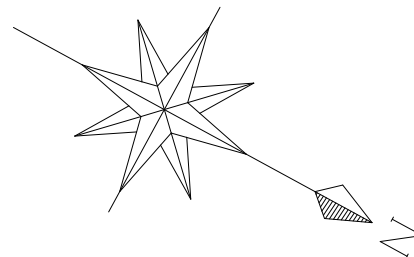


(改修後)衛生設備 3階多目的室廻り改修詳細図 S:1/50

凡例	
	新設設備を示す
	既設設備を示す
	機械はつり箇所を示す

 岩手県盛岡市紺屋町3番11号 TEL019-624-2020	一級建築士事務所 岩手県す (2707)5号		承認	審査	検図	製図	特記	改訂番号	改訂月日	改訂内容	業務番号	工事名称	盛岡市立厨川小学校校舎改修及び 厨川児童センター複合化（機械設備）工事 衛生設備 3階多目的室廻り改修詳細図	縮尺	図面区分	機械
	一級建築士登録 第311898号 高橋 重人	一級建築士登録 第359839号 福山 登洋									23128	図面内容		A1 1/50 A3 1/100	図面番号	M2-05
												(Ⅱ期工事)				

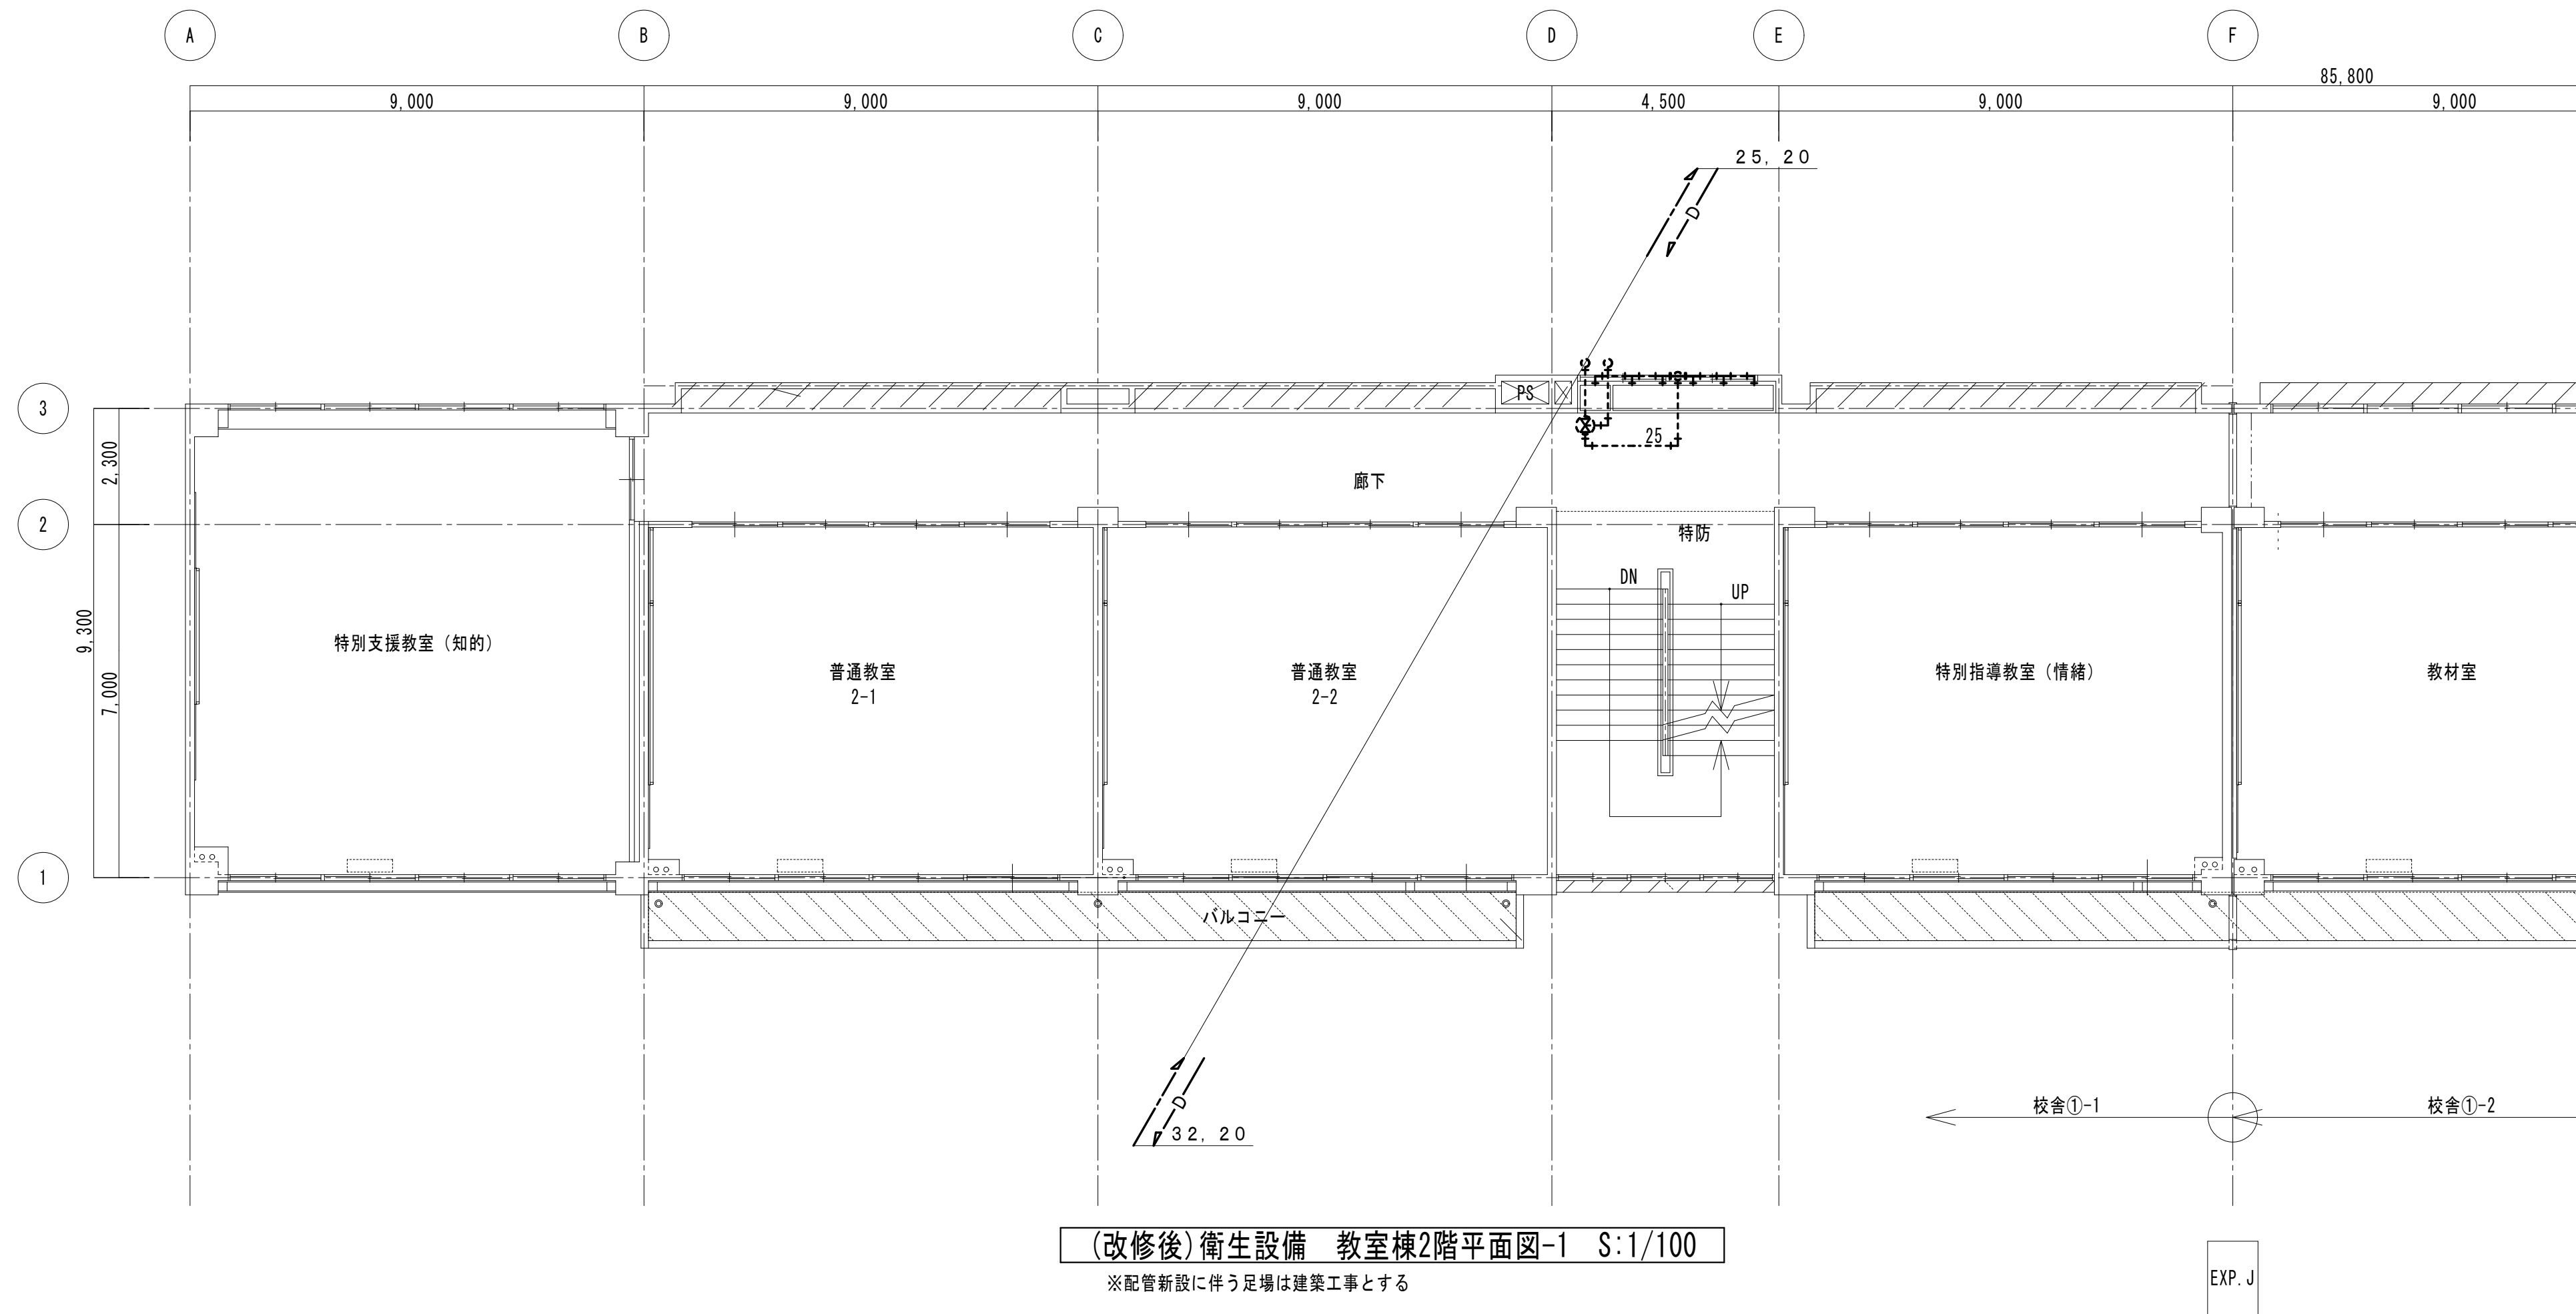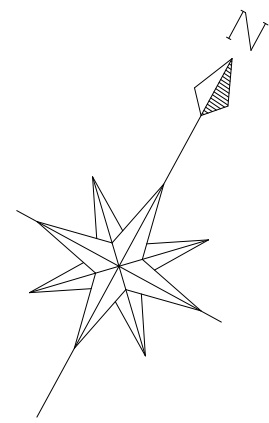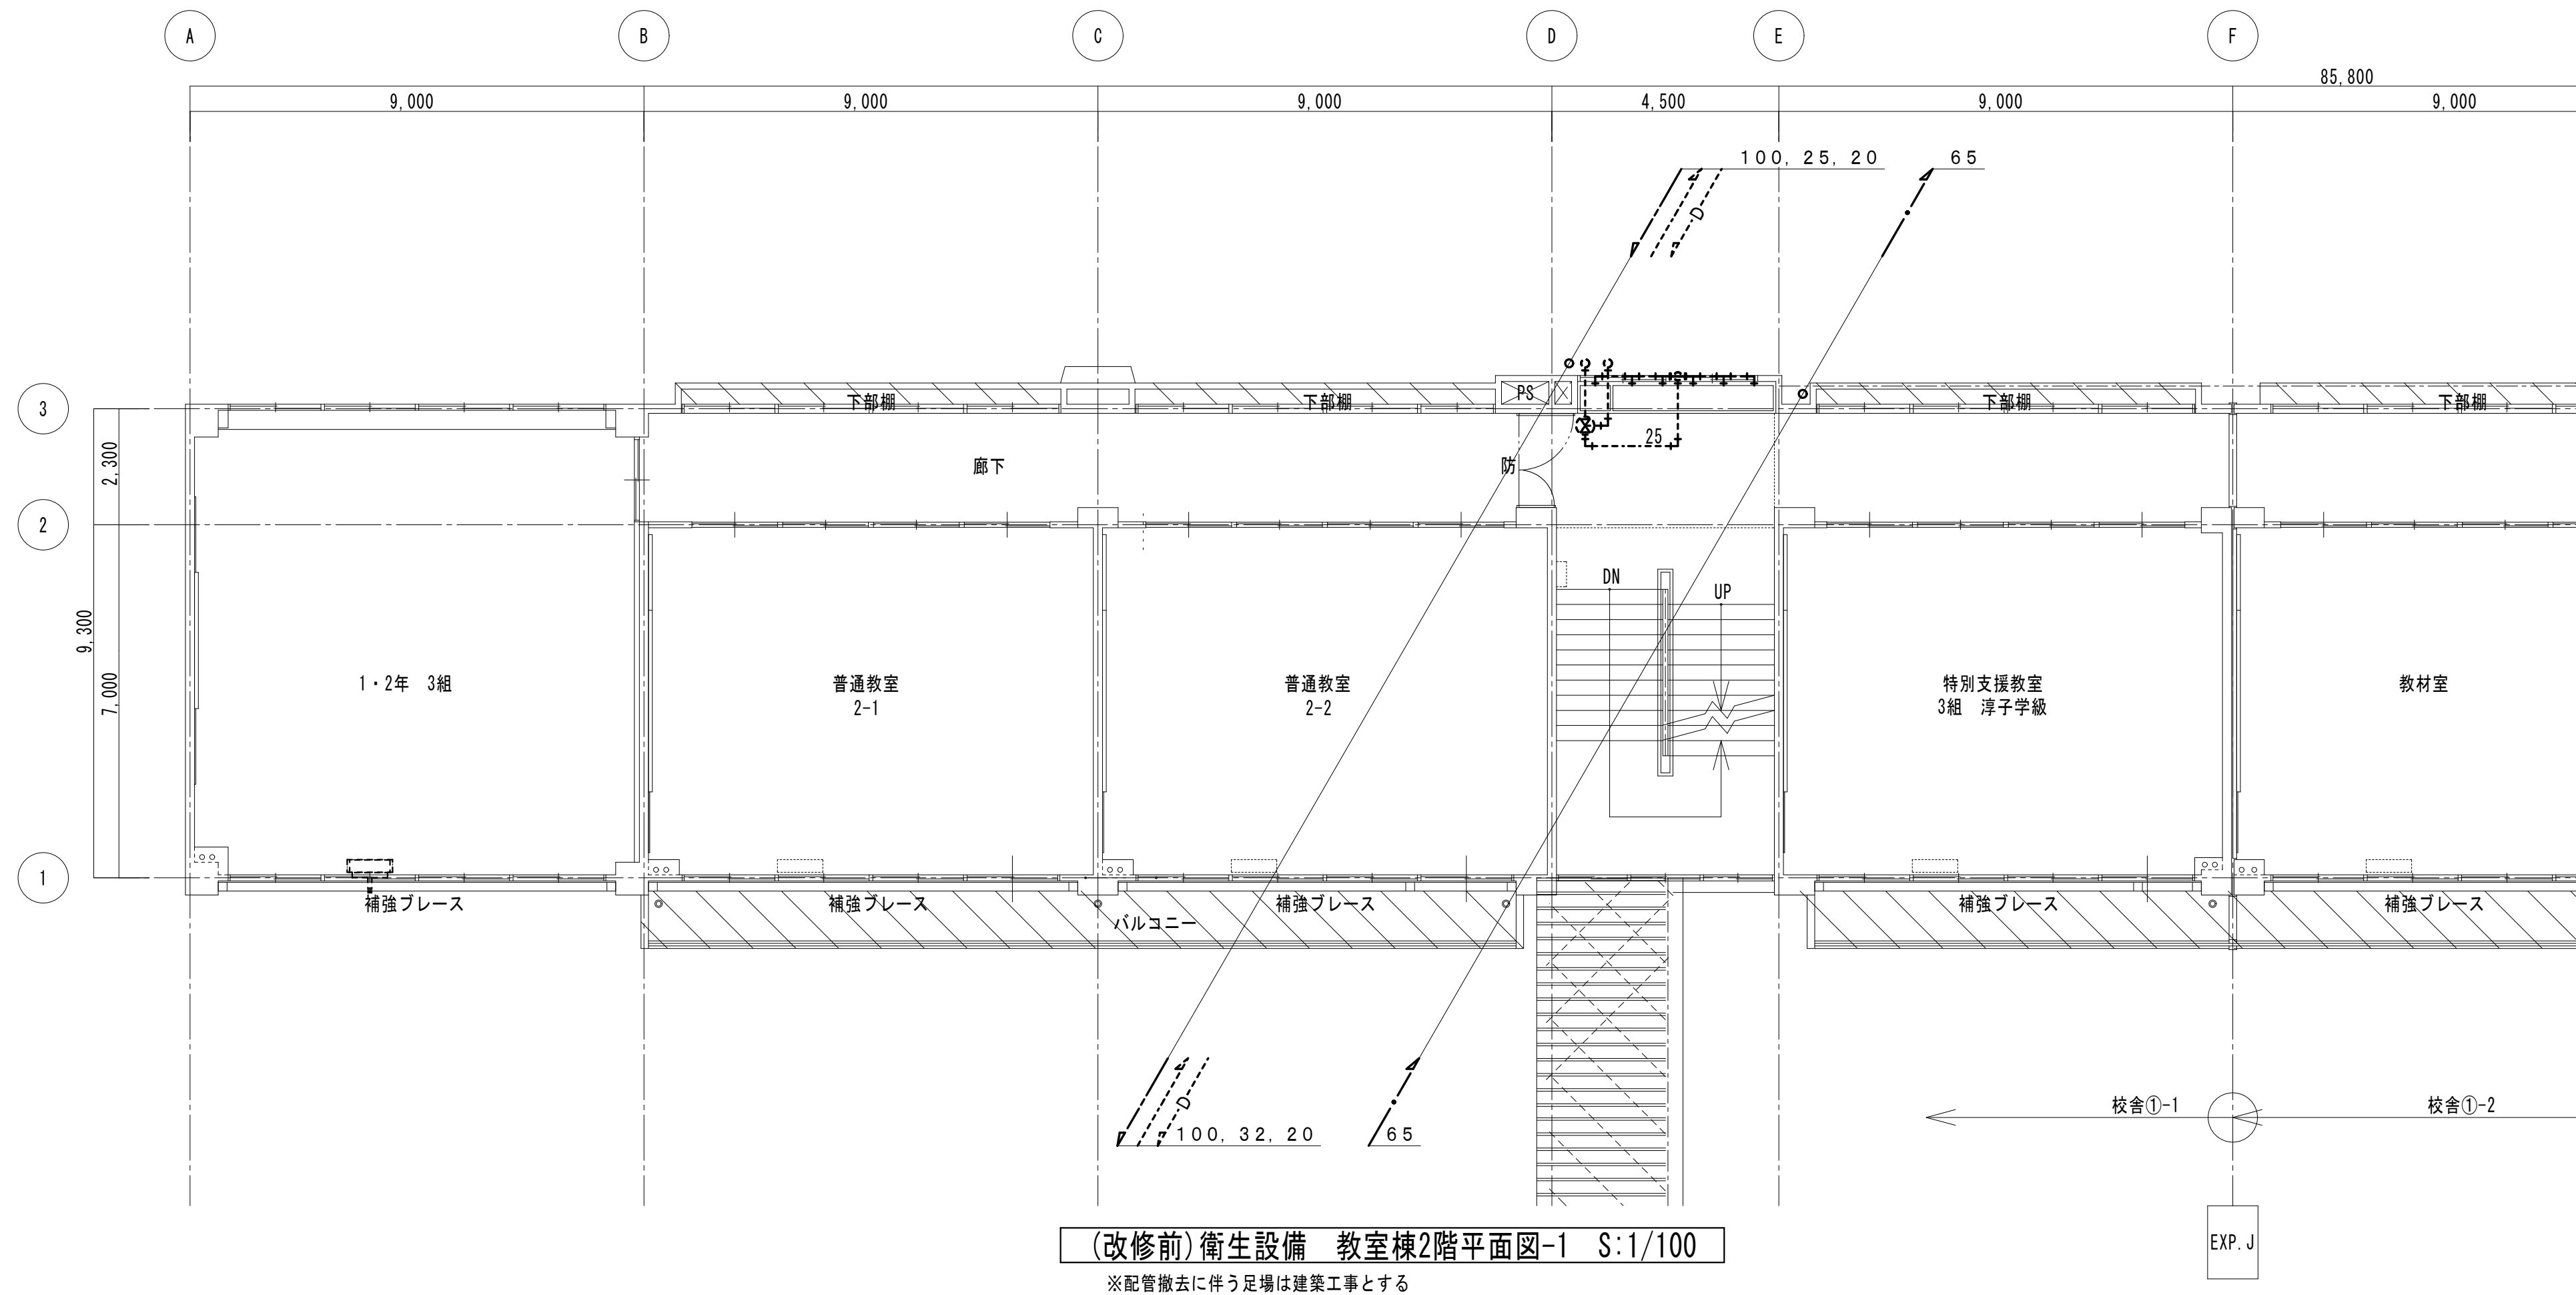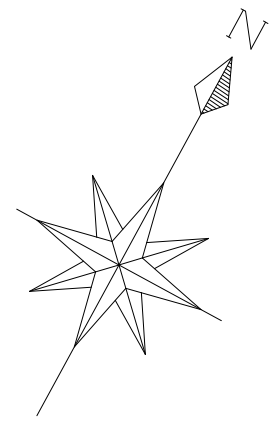

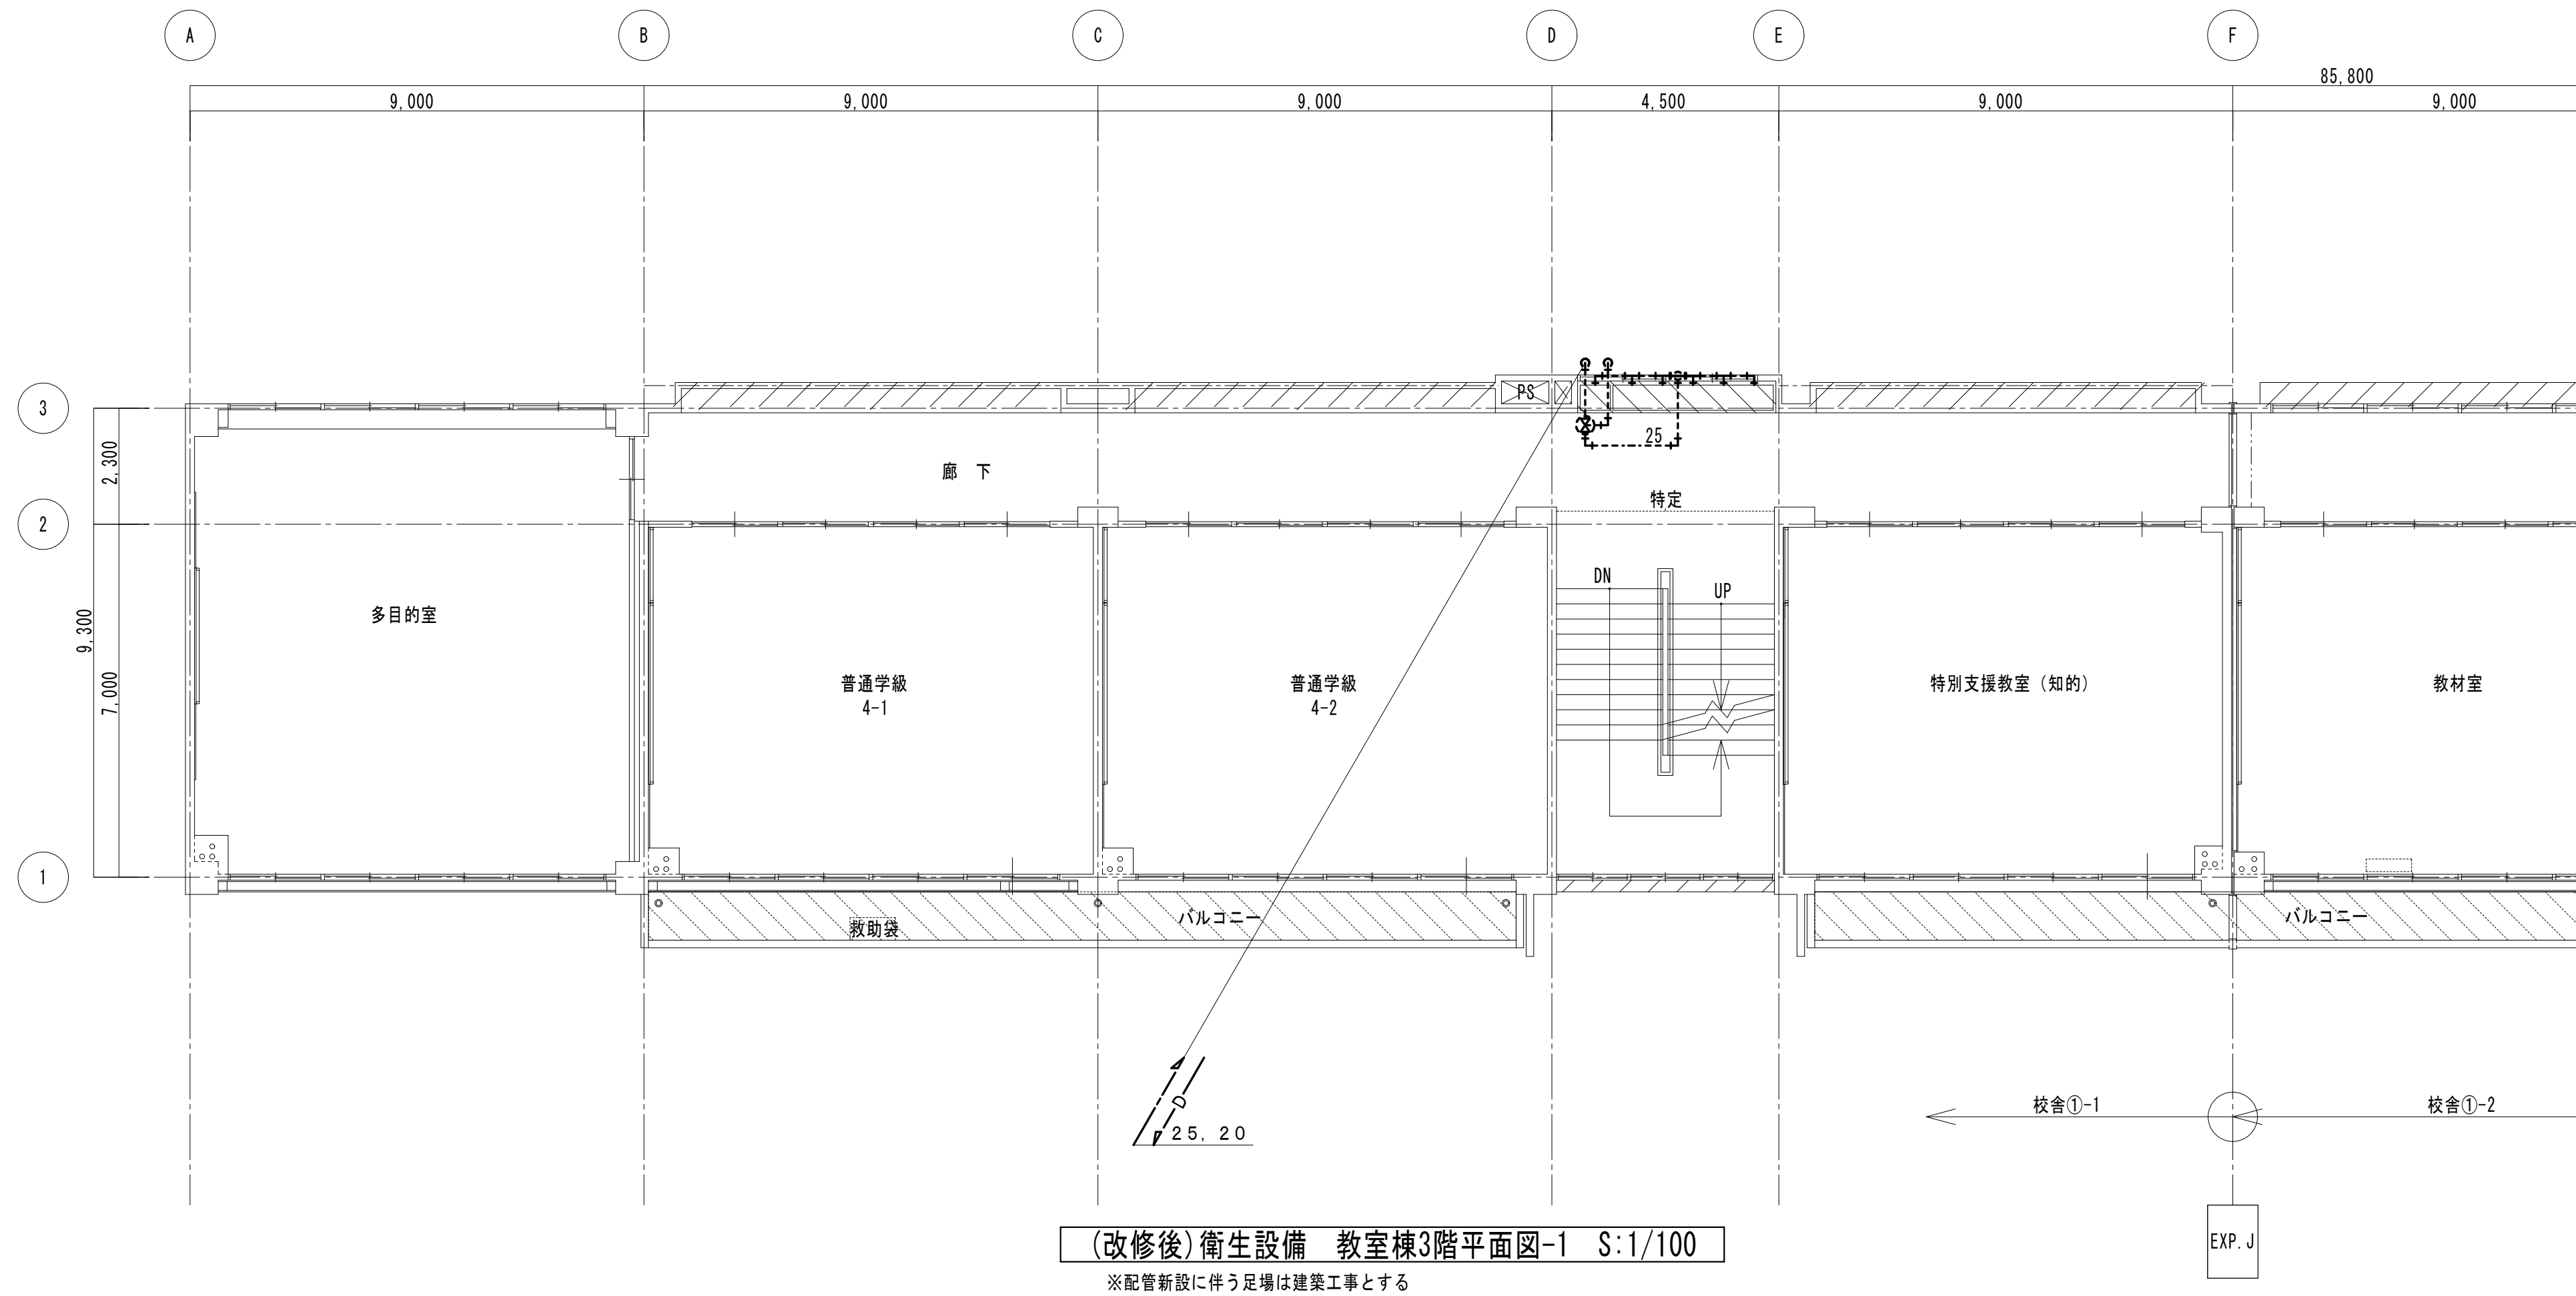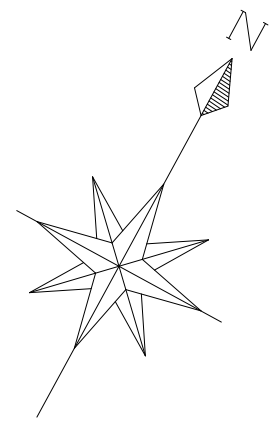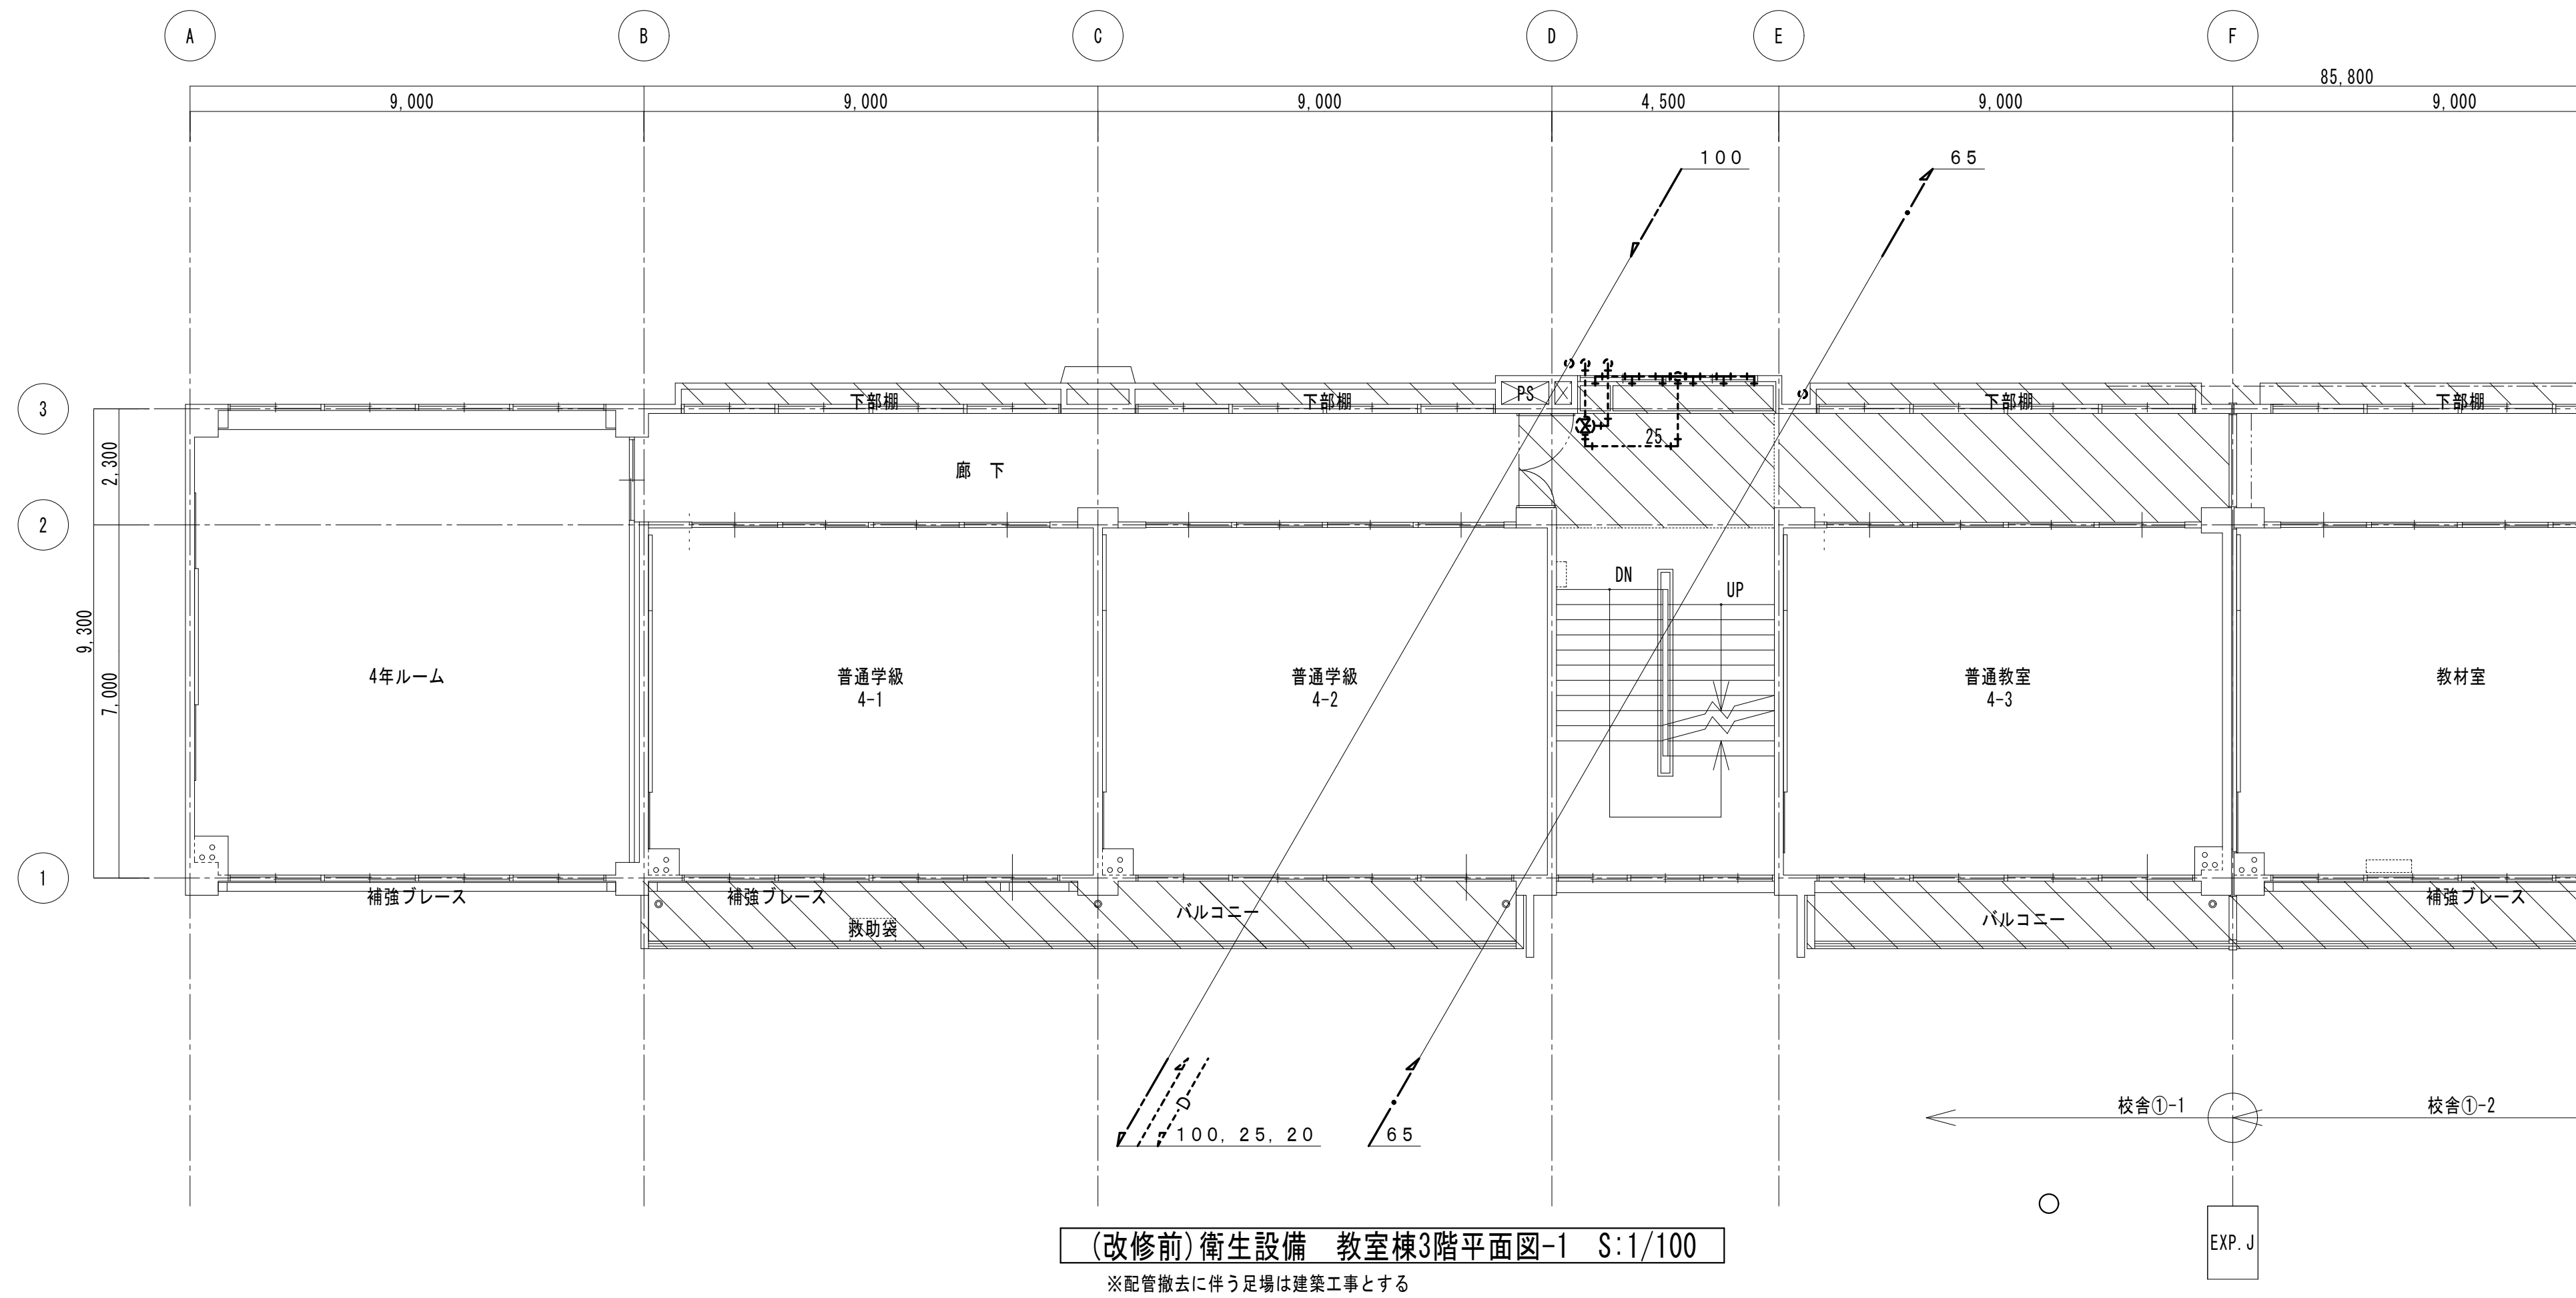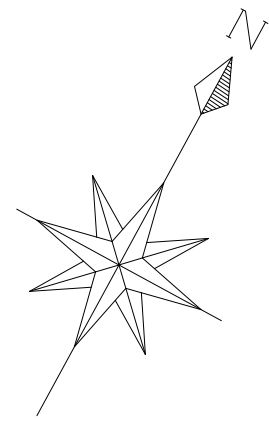

KUJI ARCHITECTS STUDIO 株式会社 久慈設計 岩手県盛岡市紺屋町3番11号 TEL019-624-2020	一級建築士事務所 岩手県す (2707)5号		承認	審査	検図	製図	特記	改訂番号	改訂月日	改訂内容	業務番号 23128	工事名称 盛岡市立厨川小学校校舎改修及び 厨川児童センター複合化（機械設備）工事			
	一級建築士登録 第311898号 高橋 重人	一級建築士登録 第359839号 福山 登洋										図面内容 衛生設備 教室棟3階平面図-1 (Ⅱ期工事)			
												縮尺 A1 1/100 A3 1/200			
												図面区分 図面番号 M2-07			



配置図参照

206V 20CV

ホーム水栓 (T200SUN13C)

凍結防止ヒーター1m

206V

80

65

50

50

電極口

50GV

電極口

50GV

ホーム水栓 (T200SUN13C) x 2

凍結防止ヒーター1m

PU-1

50GV x 3

 
 
 
50BJ x 3

MV-1


65BV x 2

65BJ x 2

(改修後)給水設備 受水槽廻り詳細図 S:1/30




※コンクリート基礎解体工事は建築工事とする
※水槽内配管はSUS管

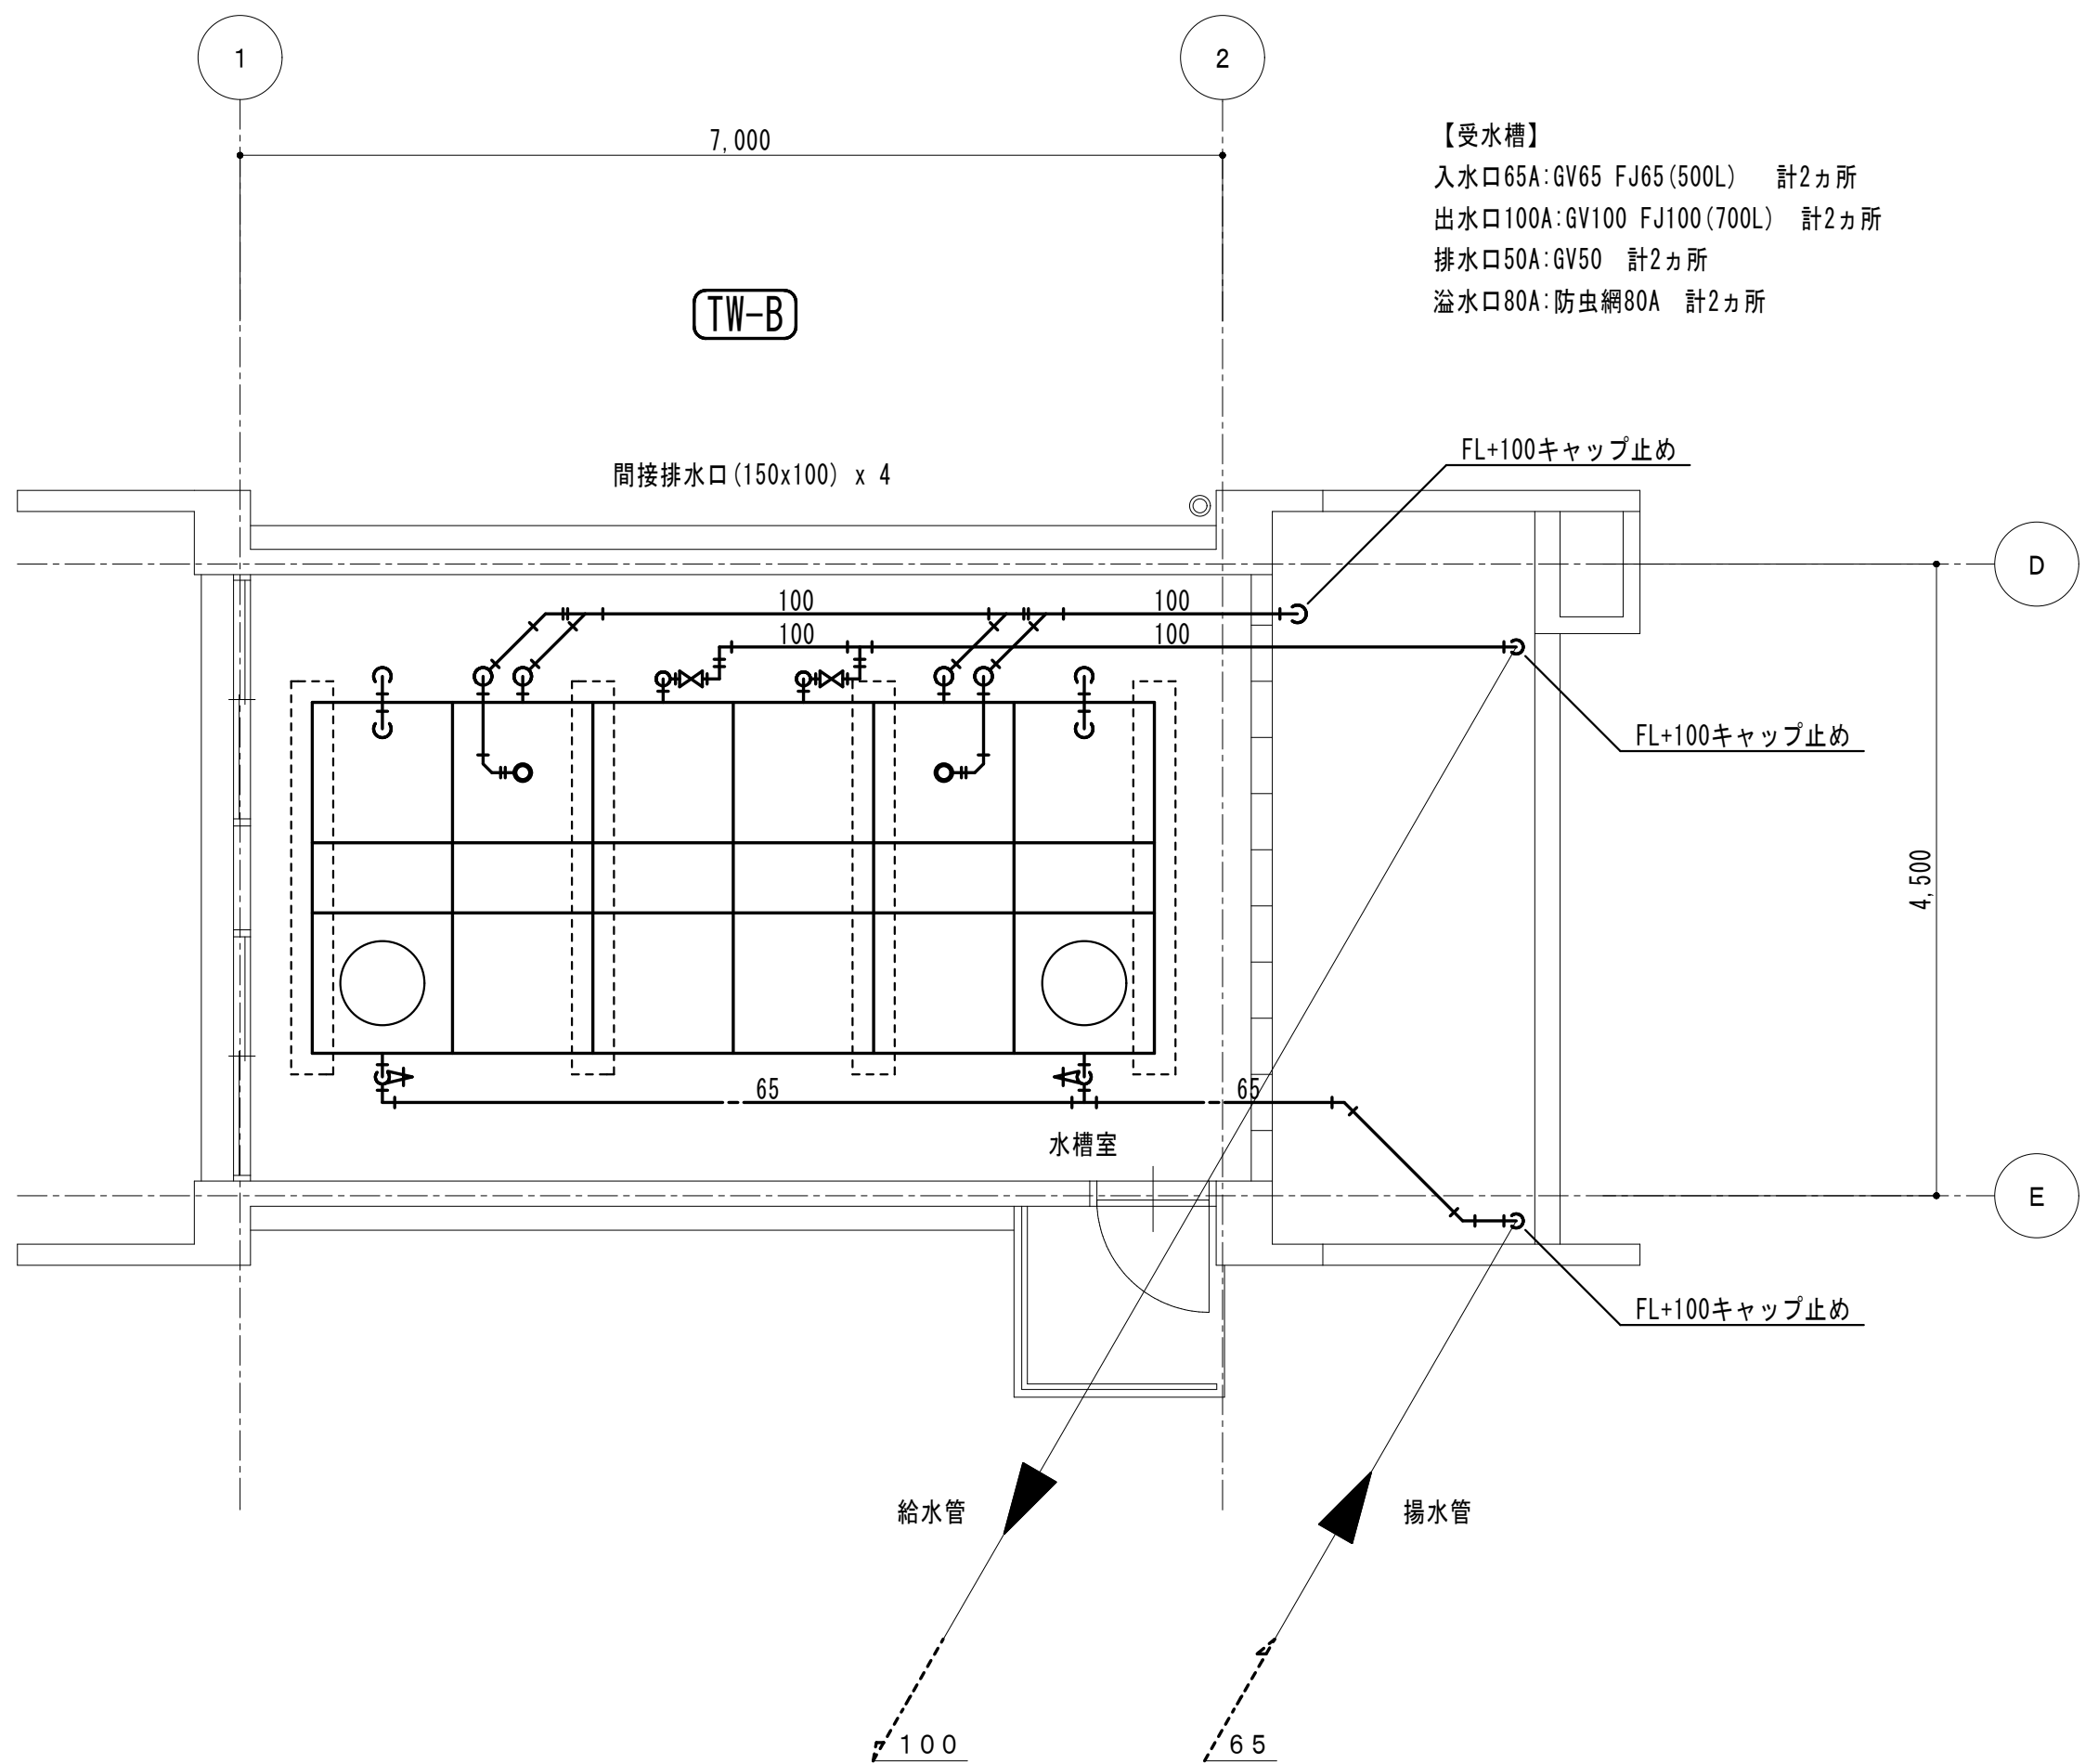

(改修前)衛生設備 教室棟高架水槽室詳細図 S:1/50

※高架水槽室の位置は、M-11図を参照のこと
※高架水槽は現地解体、人力搬出とする



凡例	
	撤去設備を示す
	既設設備を示す

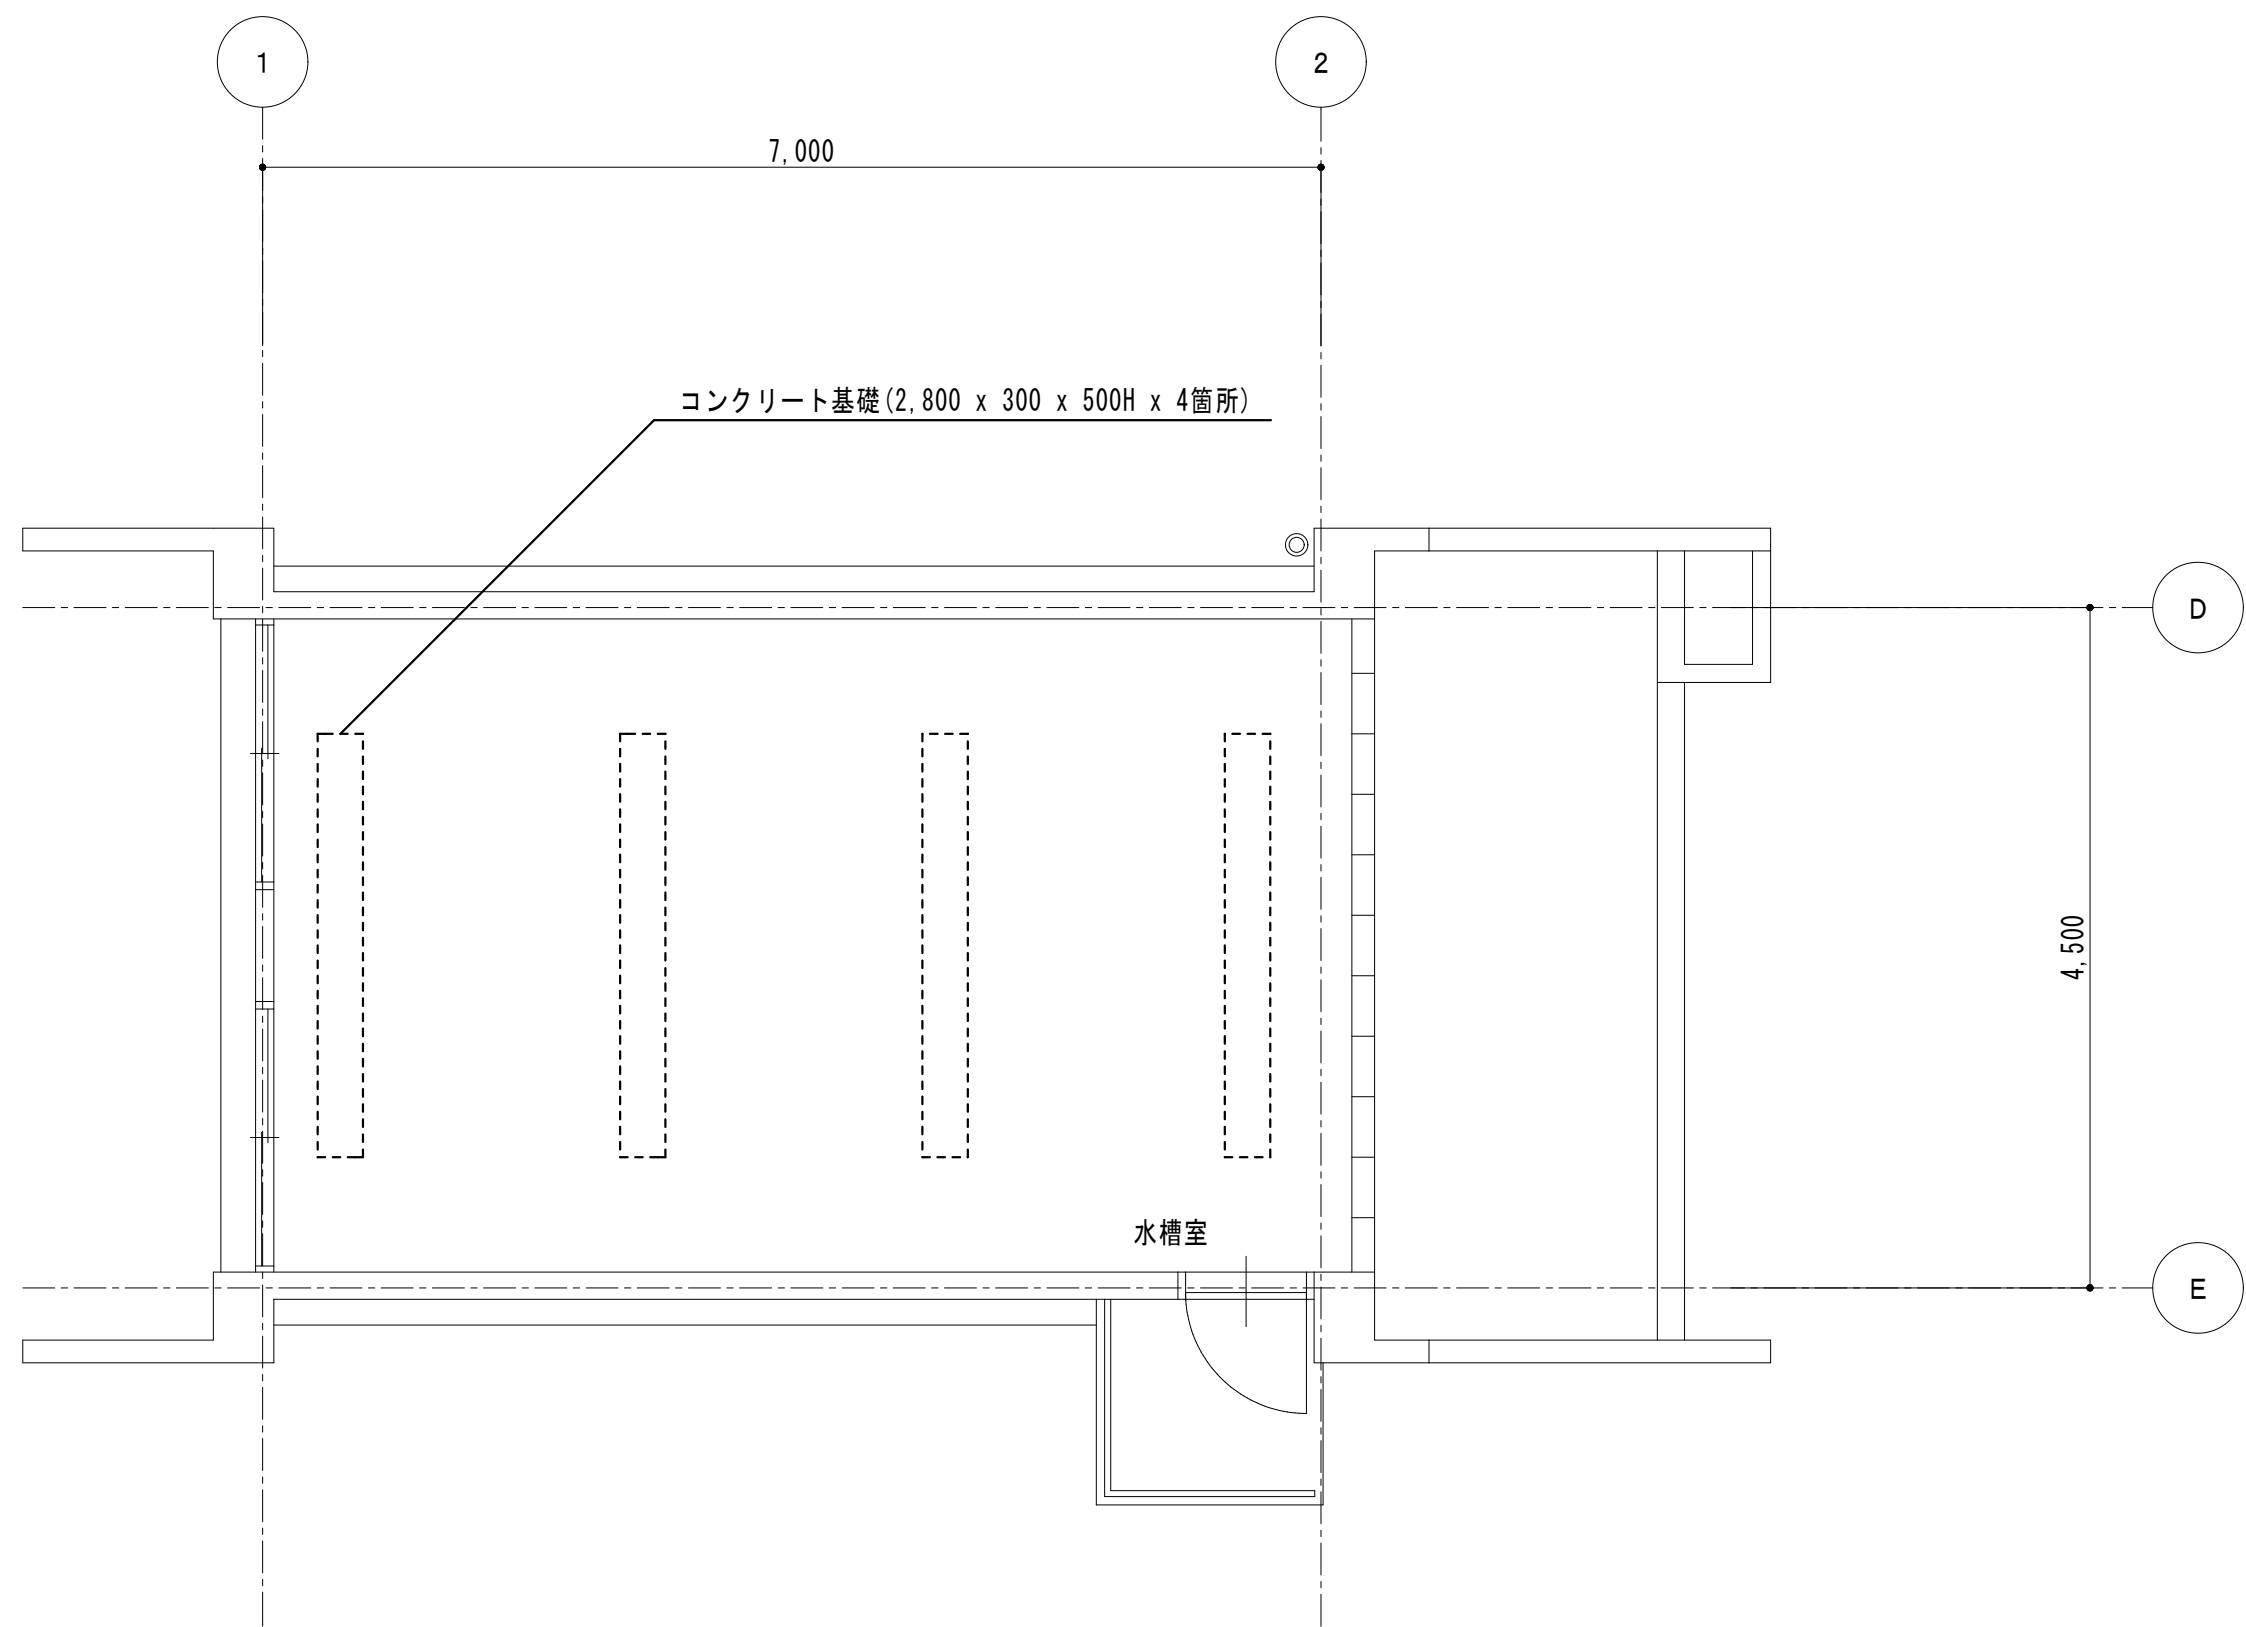


(改修後)衛生設備 教室棟高架水槽室詳細図 S:1/50

※コンクリート基礎は残置とする

凡例	
	新設設備を示す
	既設設備を示す

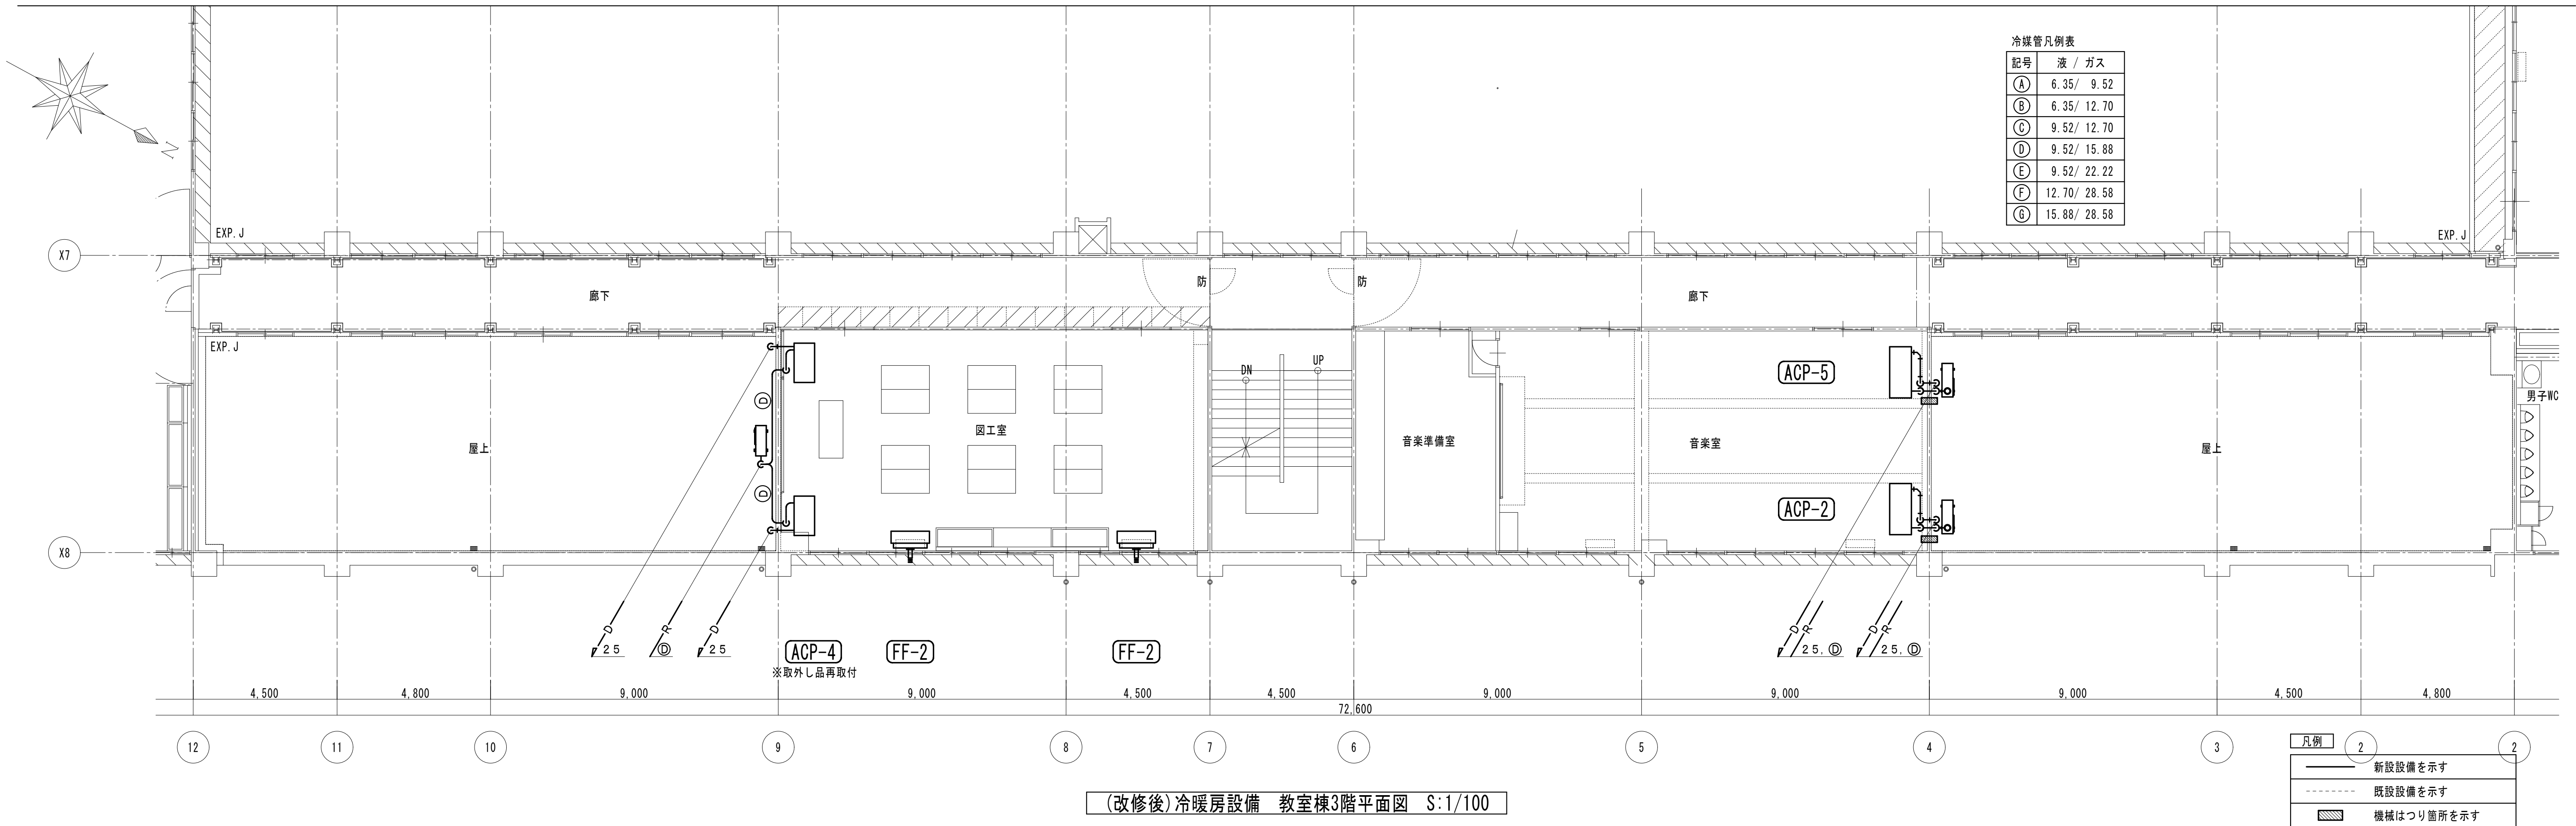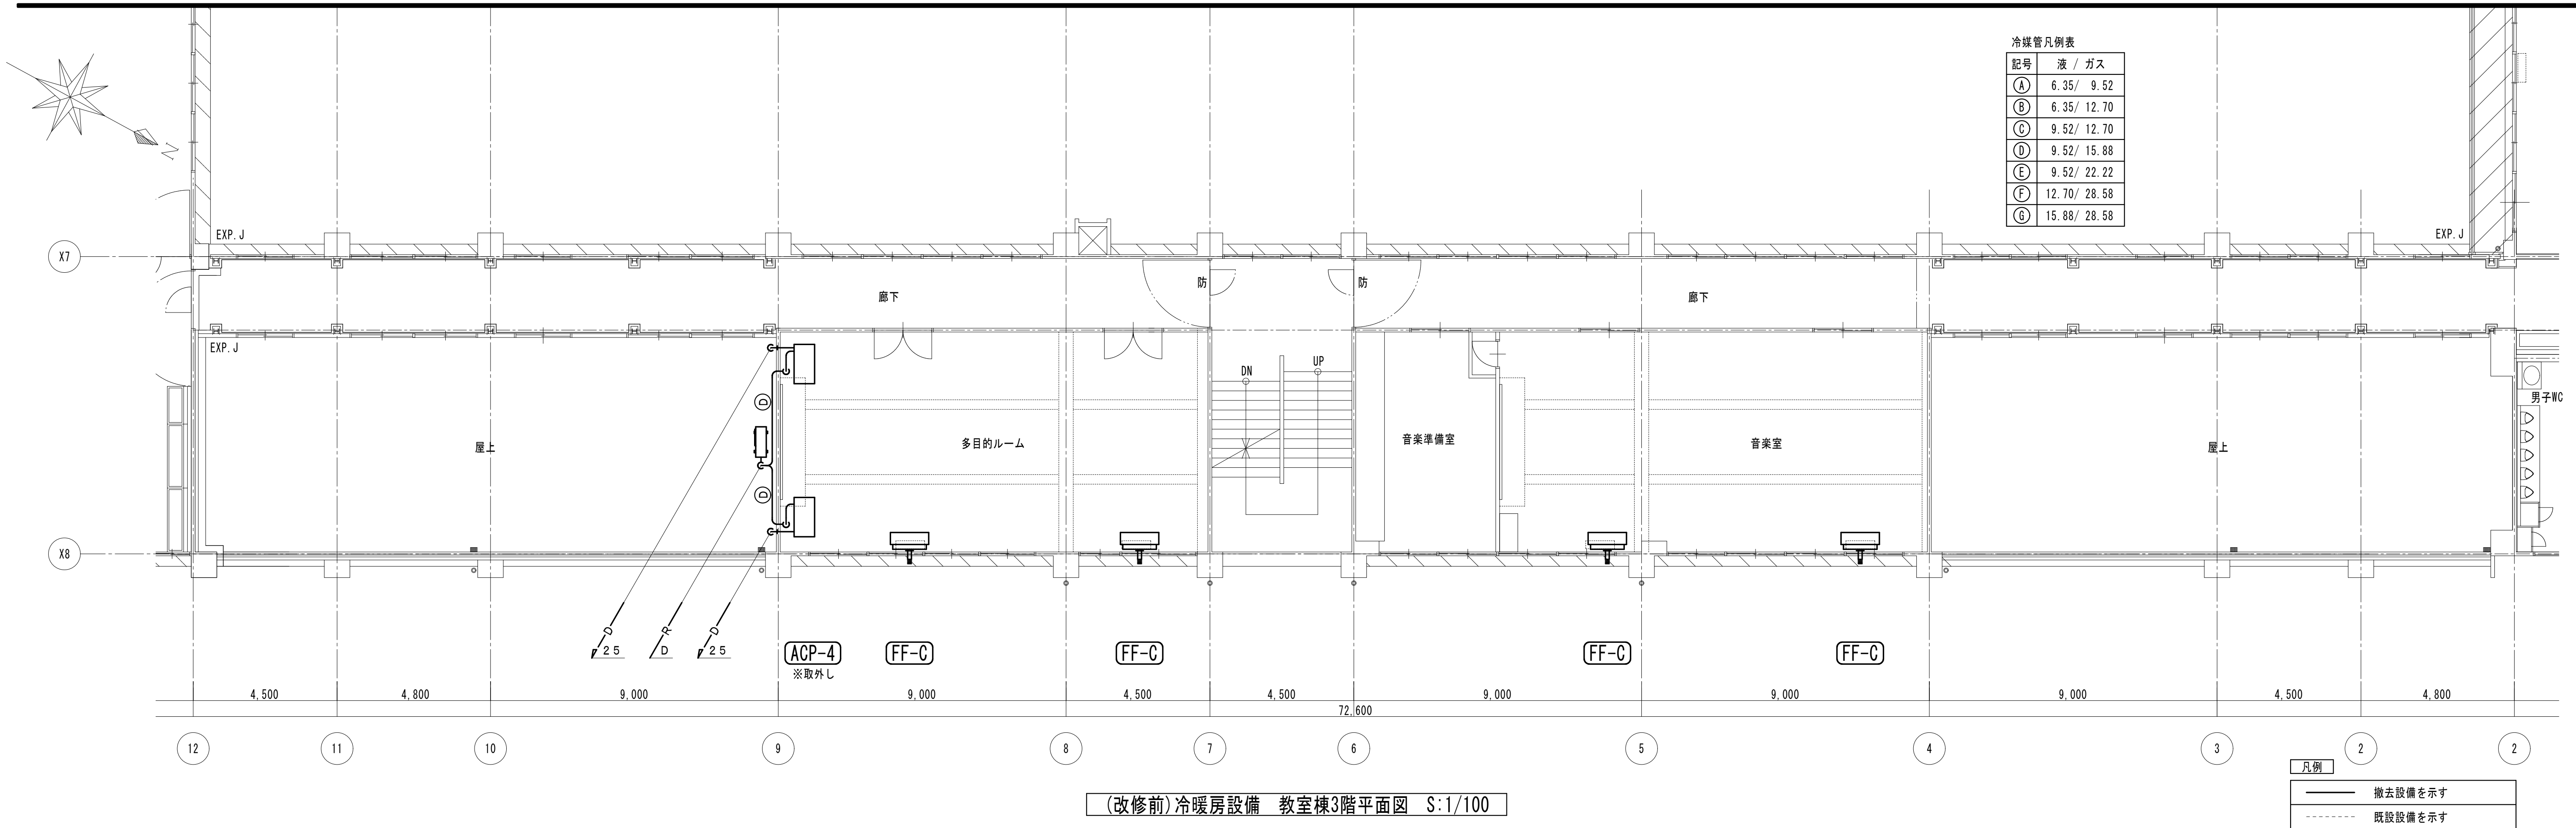

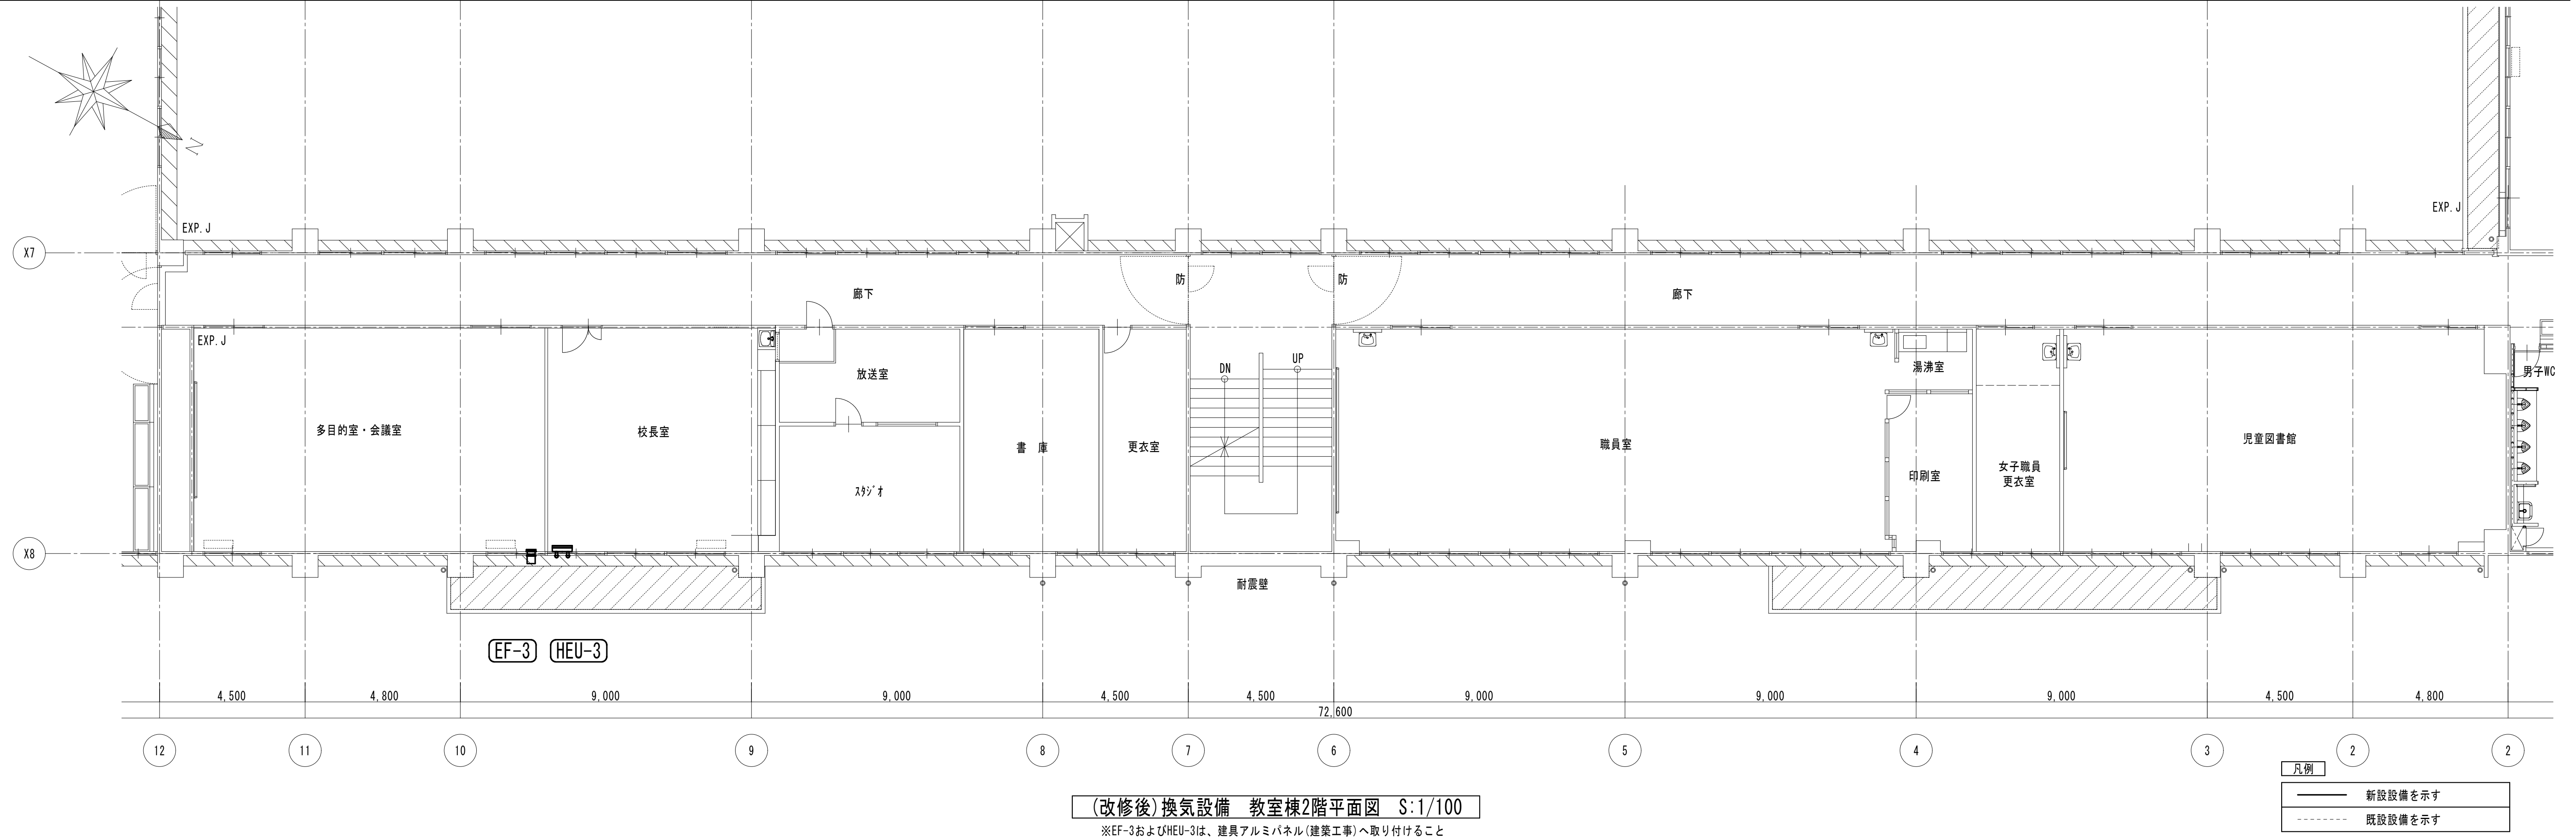[illegible]