


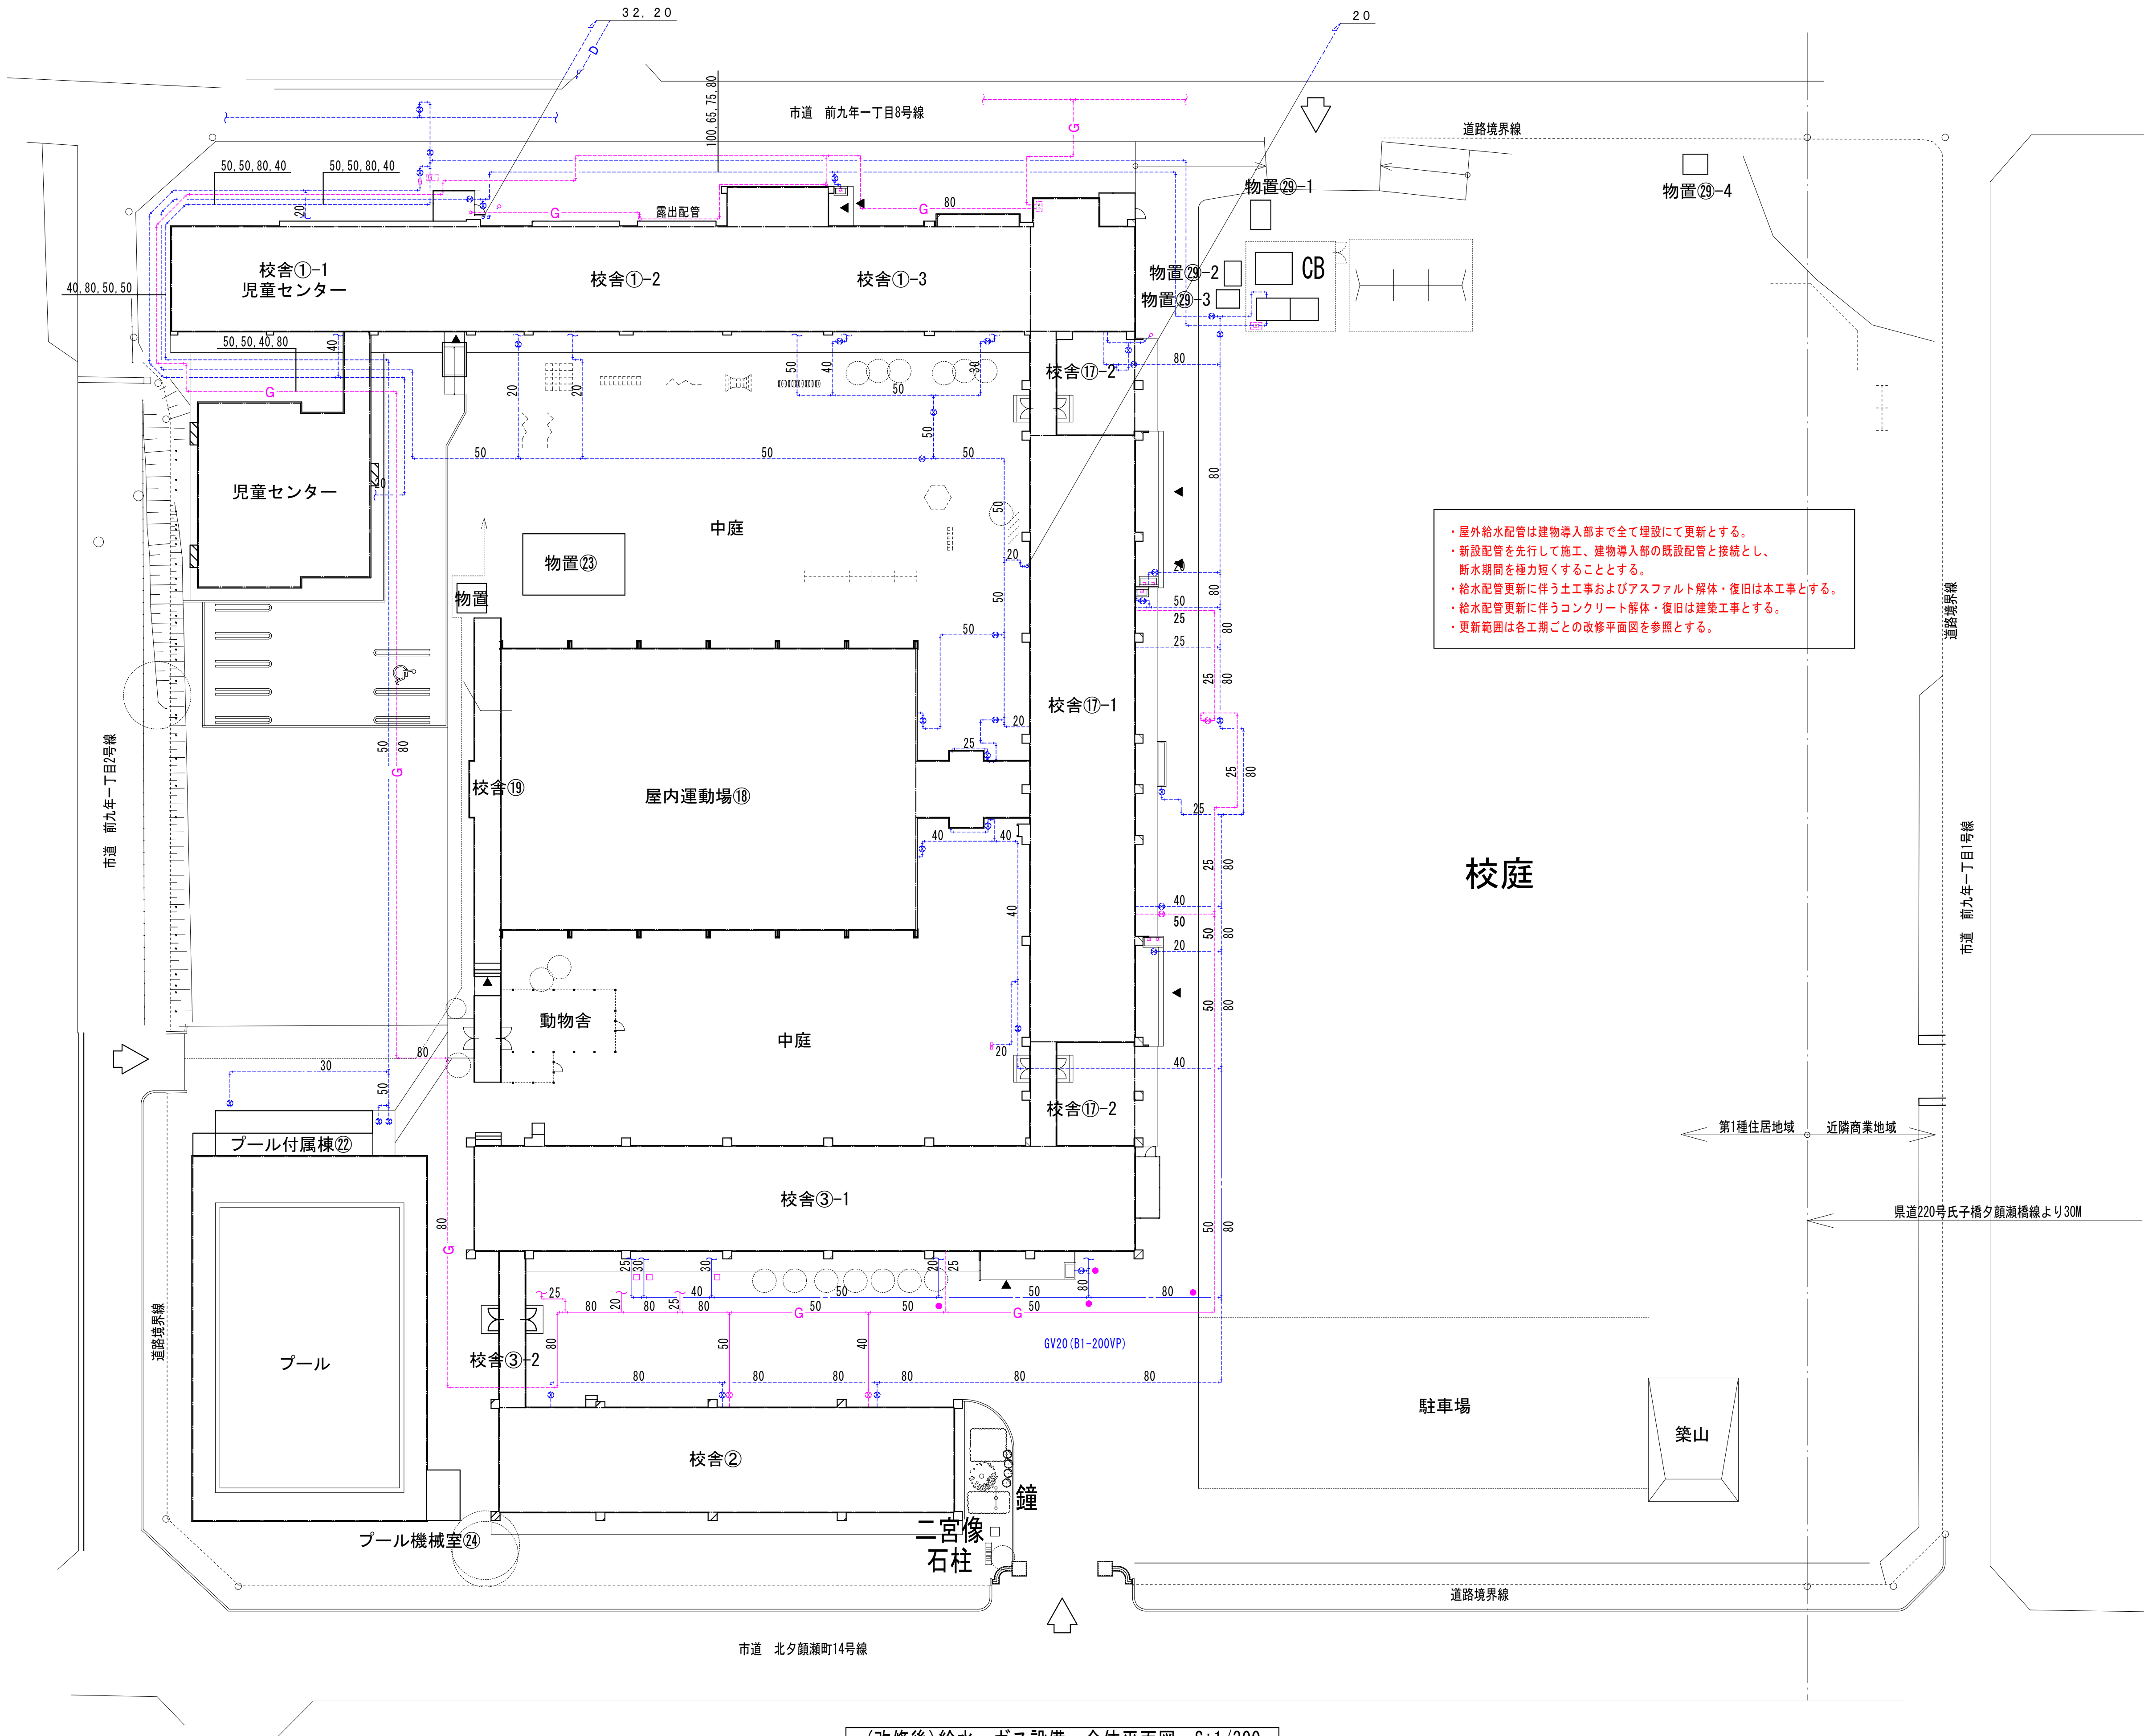


・屋外給水配管は建物導入部まで全て埋設にて更新とする。
・新設配管を先行して施工、建物導入部の既設配管と接続とし、断水期間を極力短くすることとする。
・給水配管更新に伴う土工事およびアスファルト解体・復旧は本工事とする。
・給水配管更新に伴うコンクリート解体・復旧は建築工事とする。
・更新範囲は各工期ごとの改修平面図を参照とする。

凡例			
	撤去設備(給水管)を示す		撤去設備(ガス管)を示す
	既設設備(給水管)を示す		既設設備(ガス管)を示す

(改修後)給水・ガス設備 全体平面図 S:1/300


 株式会社 久慈設計 岩手県盛岡市紺屋町3番11号 TEL019-624-2020	一級建築士事務所 岩手県す (2707)5号		承認	審査	検図	製図	特記	改訂番号	改訂月日	改訂内容	業務番号	工事名称
	一級建築士登録 第311898号 高橋 重人	一級建築士登録 第359839号 福山 登洋									23128	盛岡市立厨川小学校校舎改修及び 厨川児童センター複合化 (機械設備) 工事
												図面内容
												(Ⅲ期工事) (改修後)給水・ガス設備 全体平面図
										縮尺	図面区分	機械
										A1 1/300 A3 1/600		M3-01

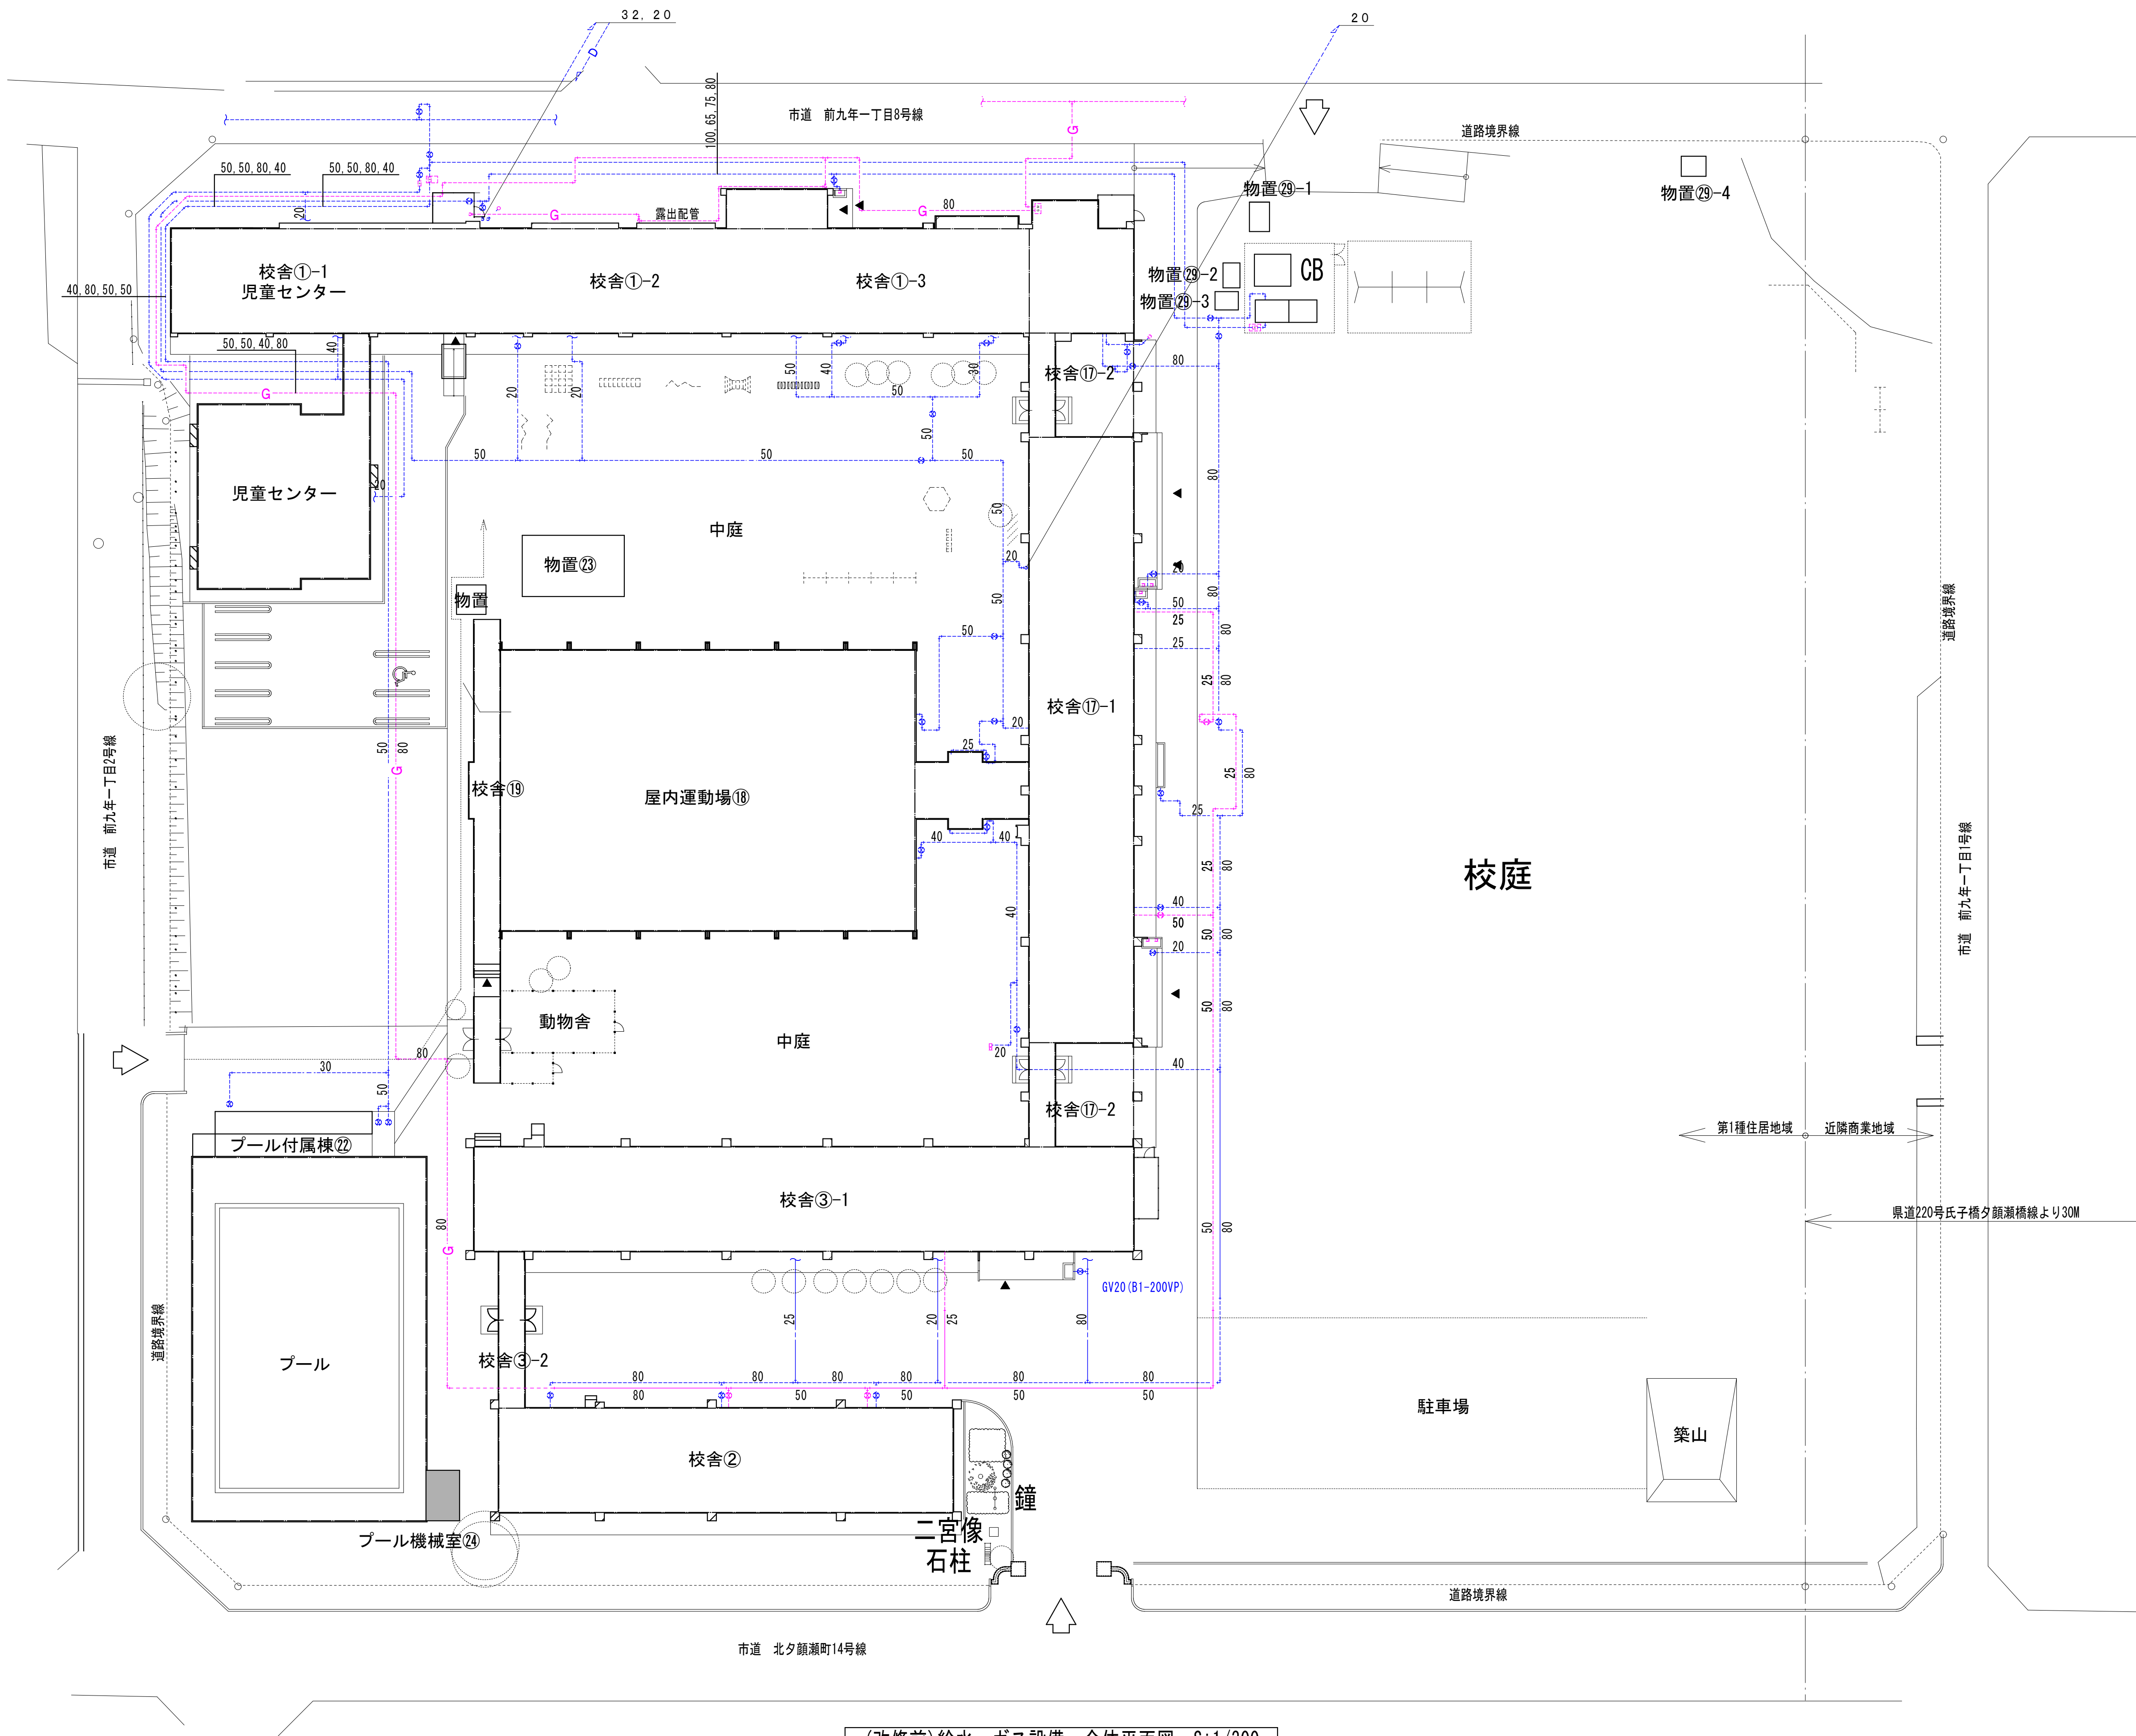


(改修前)給水・ガス設備 全体平面図 S:1/300

凡例	
	撤去設備(給水管)を示す
	撤去設備(ガス管)を示す
	既設設備(給水管)を示す
	既設設備(ガス管)を示す

 株式会社 久慈設計 岩手県盛岡市紺屋町3番11号 TEL019-624-2020	一級建築士事務所 岩手県す (2707)5号		承認	審査	検図	製図	特記	改訂番号	改訂月日	改訂内容	業務番号 23128	工事名称 盛岡市立厨川小学校校舎改修及び 厨川児童センター複合化（機械設備）工事		
	一級建築士登録 第311898号 高橋 重人	一級建築士登録 第359839号 福山 登洋												
												縮尺 A1 1/300 A3 1/600	図面 番号	機械 区分 M3-02

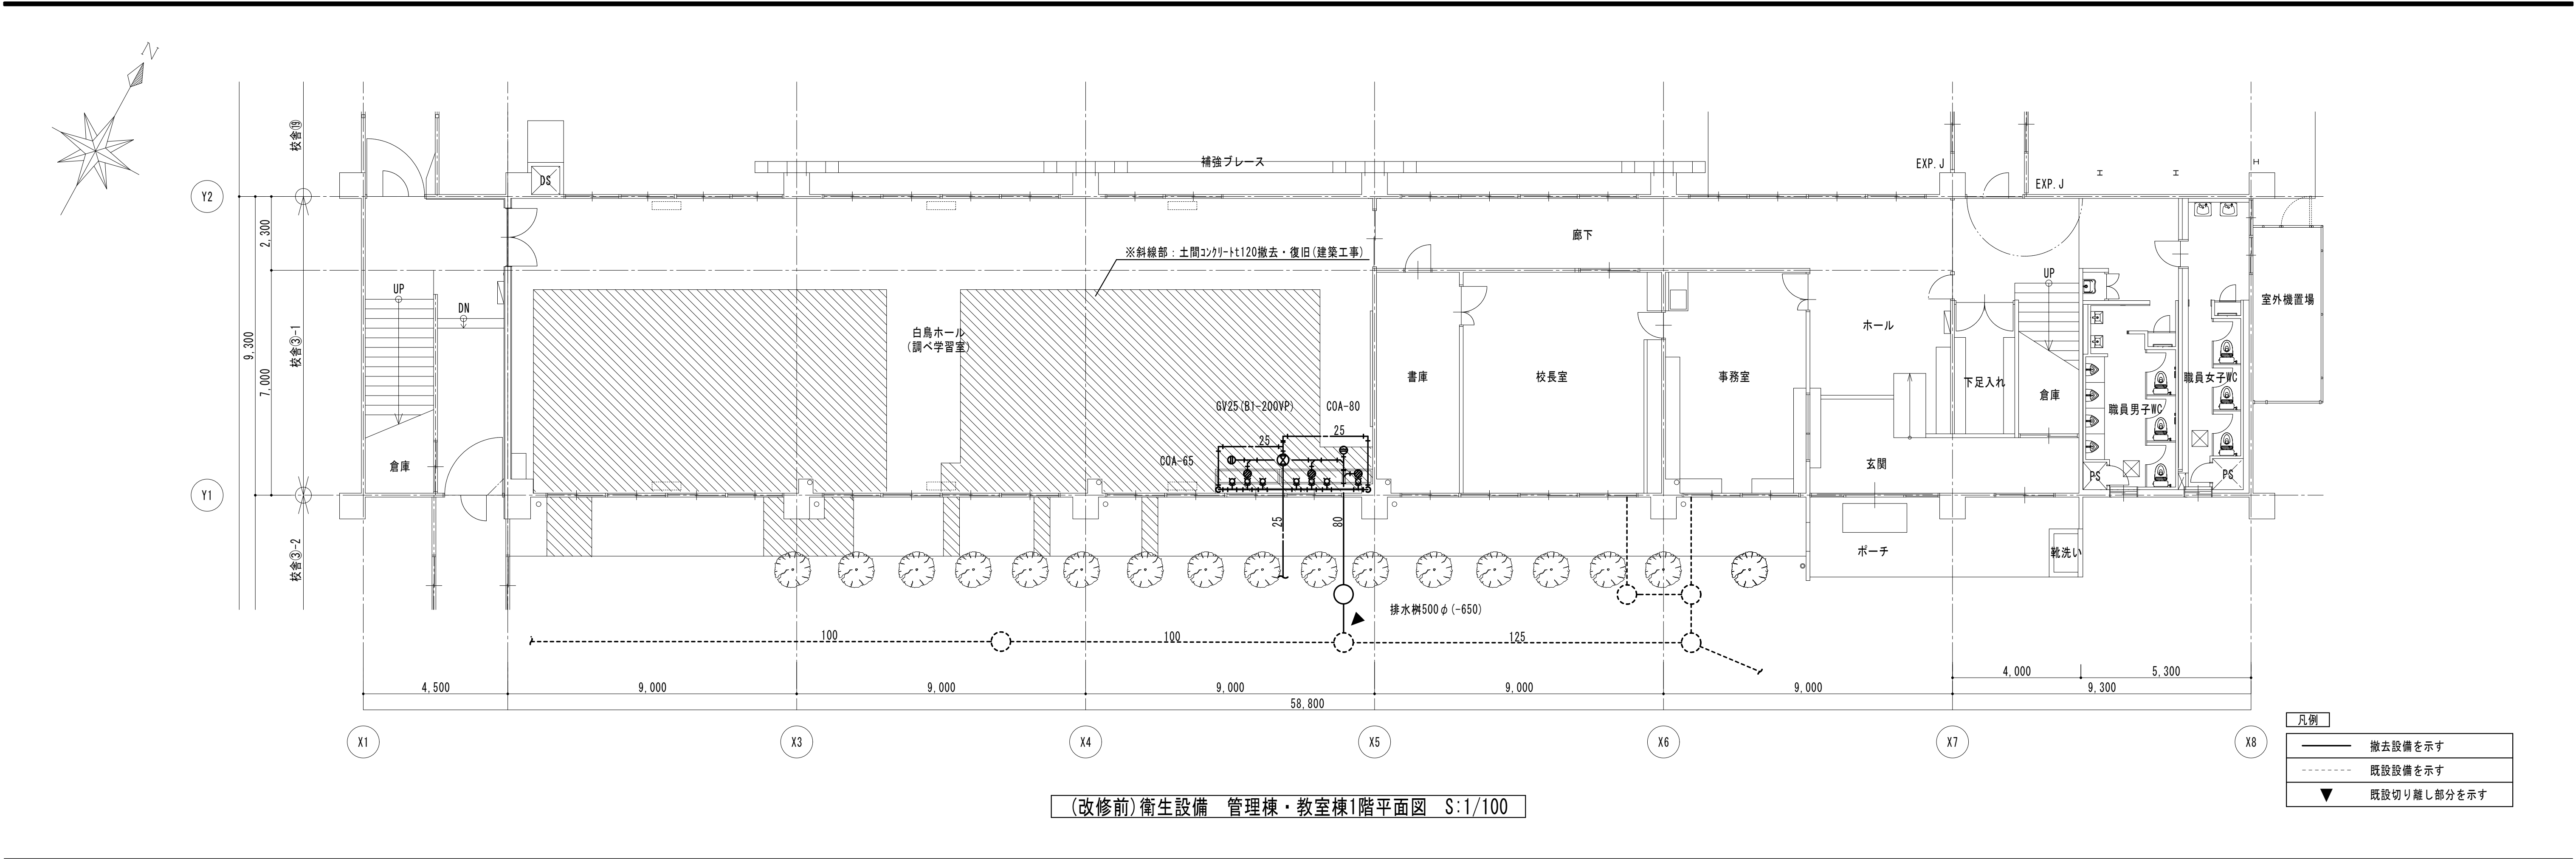


(改修前)衛生設備 管理棟・教室棟1階平面図 S:1/100

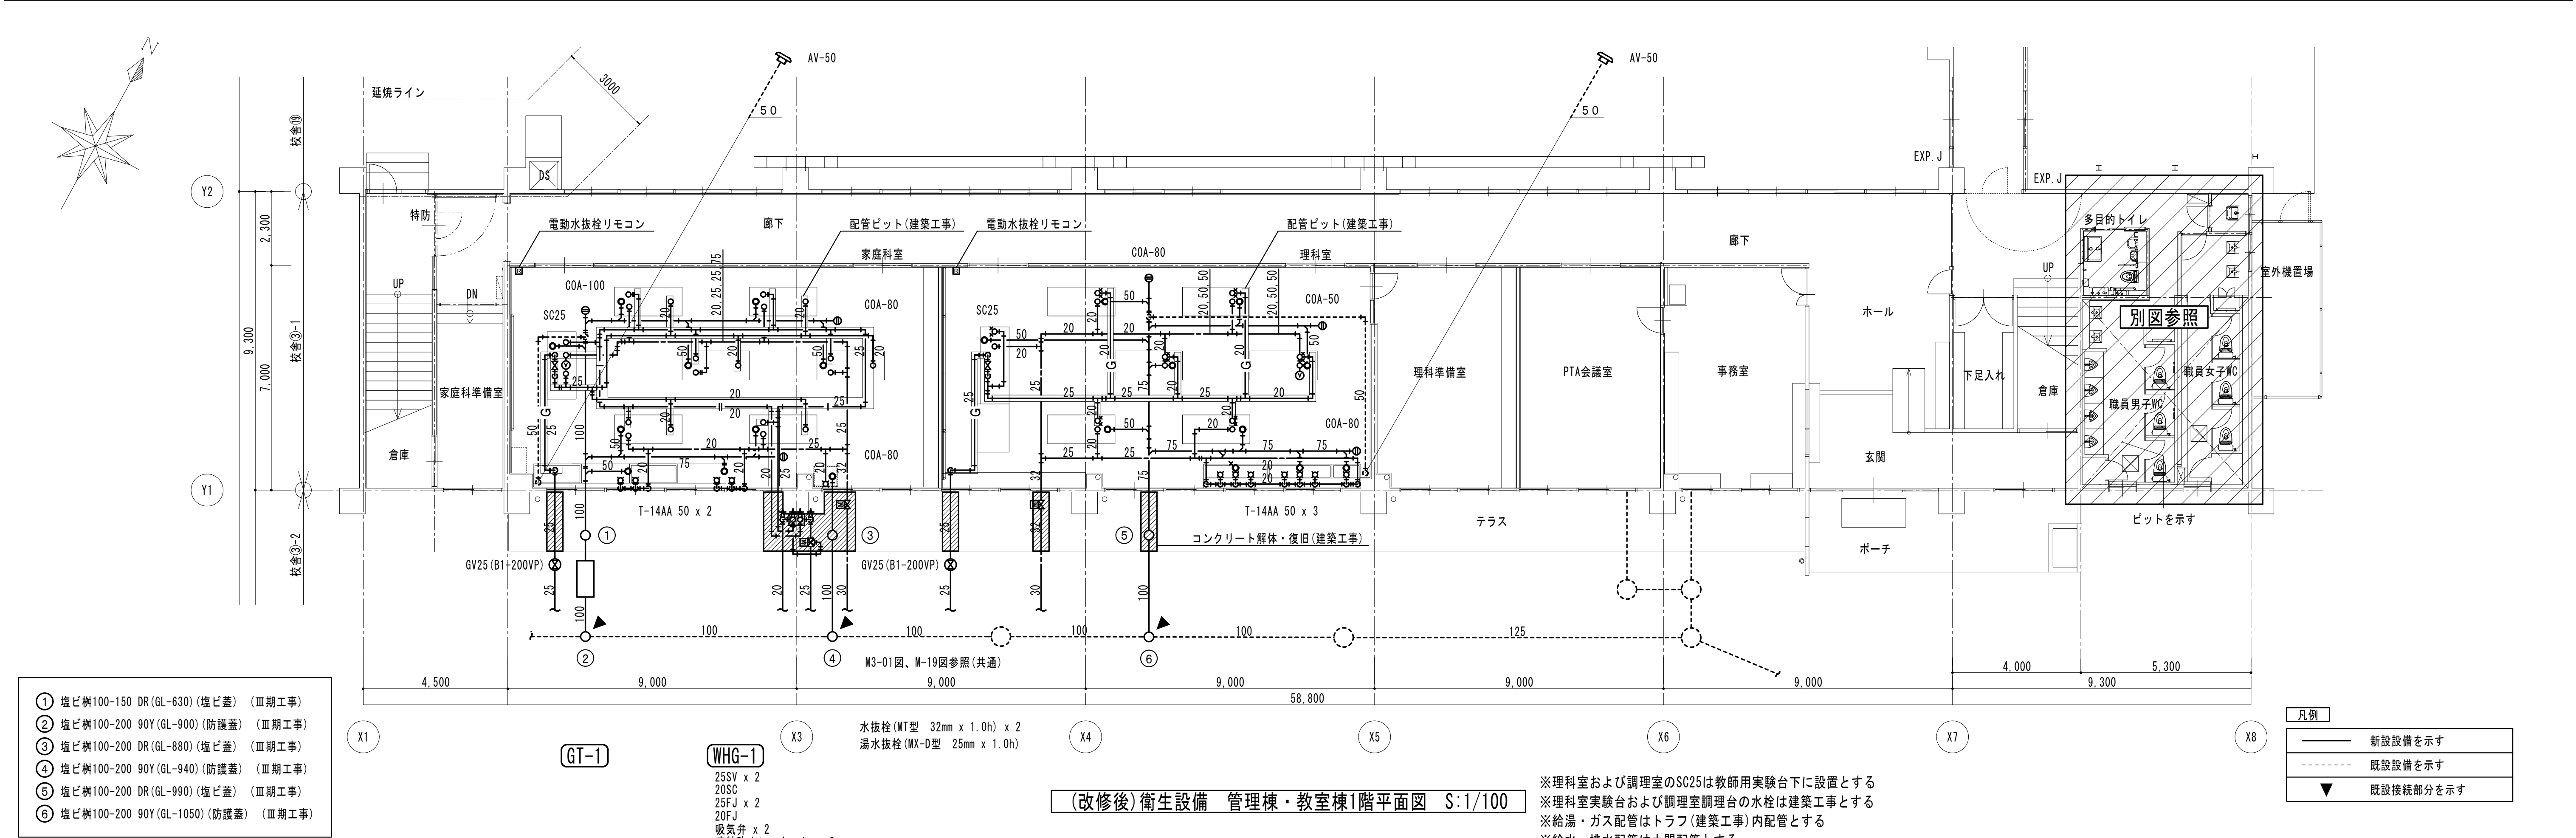


(改修後)衛生設備 管理棟・教室棟1階平面図 S:1/100

KUJI ARCHITECTS STUDIO 株式会社 久慈設計 岩手県盛岡市紺屋町3番11号 TEL019-624-2020	一級建築士事務所 岩手県す (2707)5号		承認	審査	検図	製図	特記	改訂番号	改訂月日	改訂内容	業務番号 23128	工事名称 盛岡市立厨川小学校校舎改修及び 厨川児童センター複合化（機械設備）工事	
	一級建築士登録 第311898号 高橋 重人	一級建築士登録 第359839号 福山 登洋											
図面内容 衛生設備 管理棟・教室棟1階平面図												縮尺 A1 1/100 A3 1/200	図面 区分 機械 M3-03

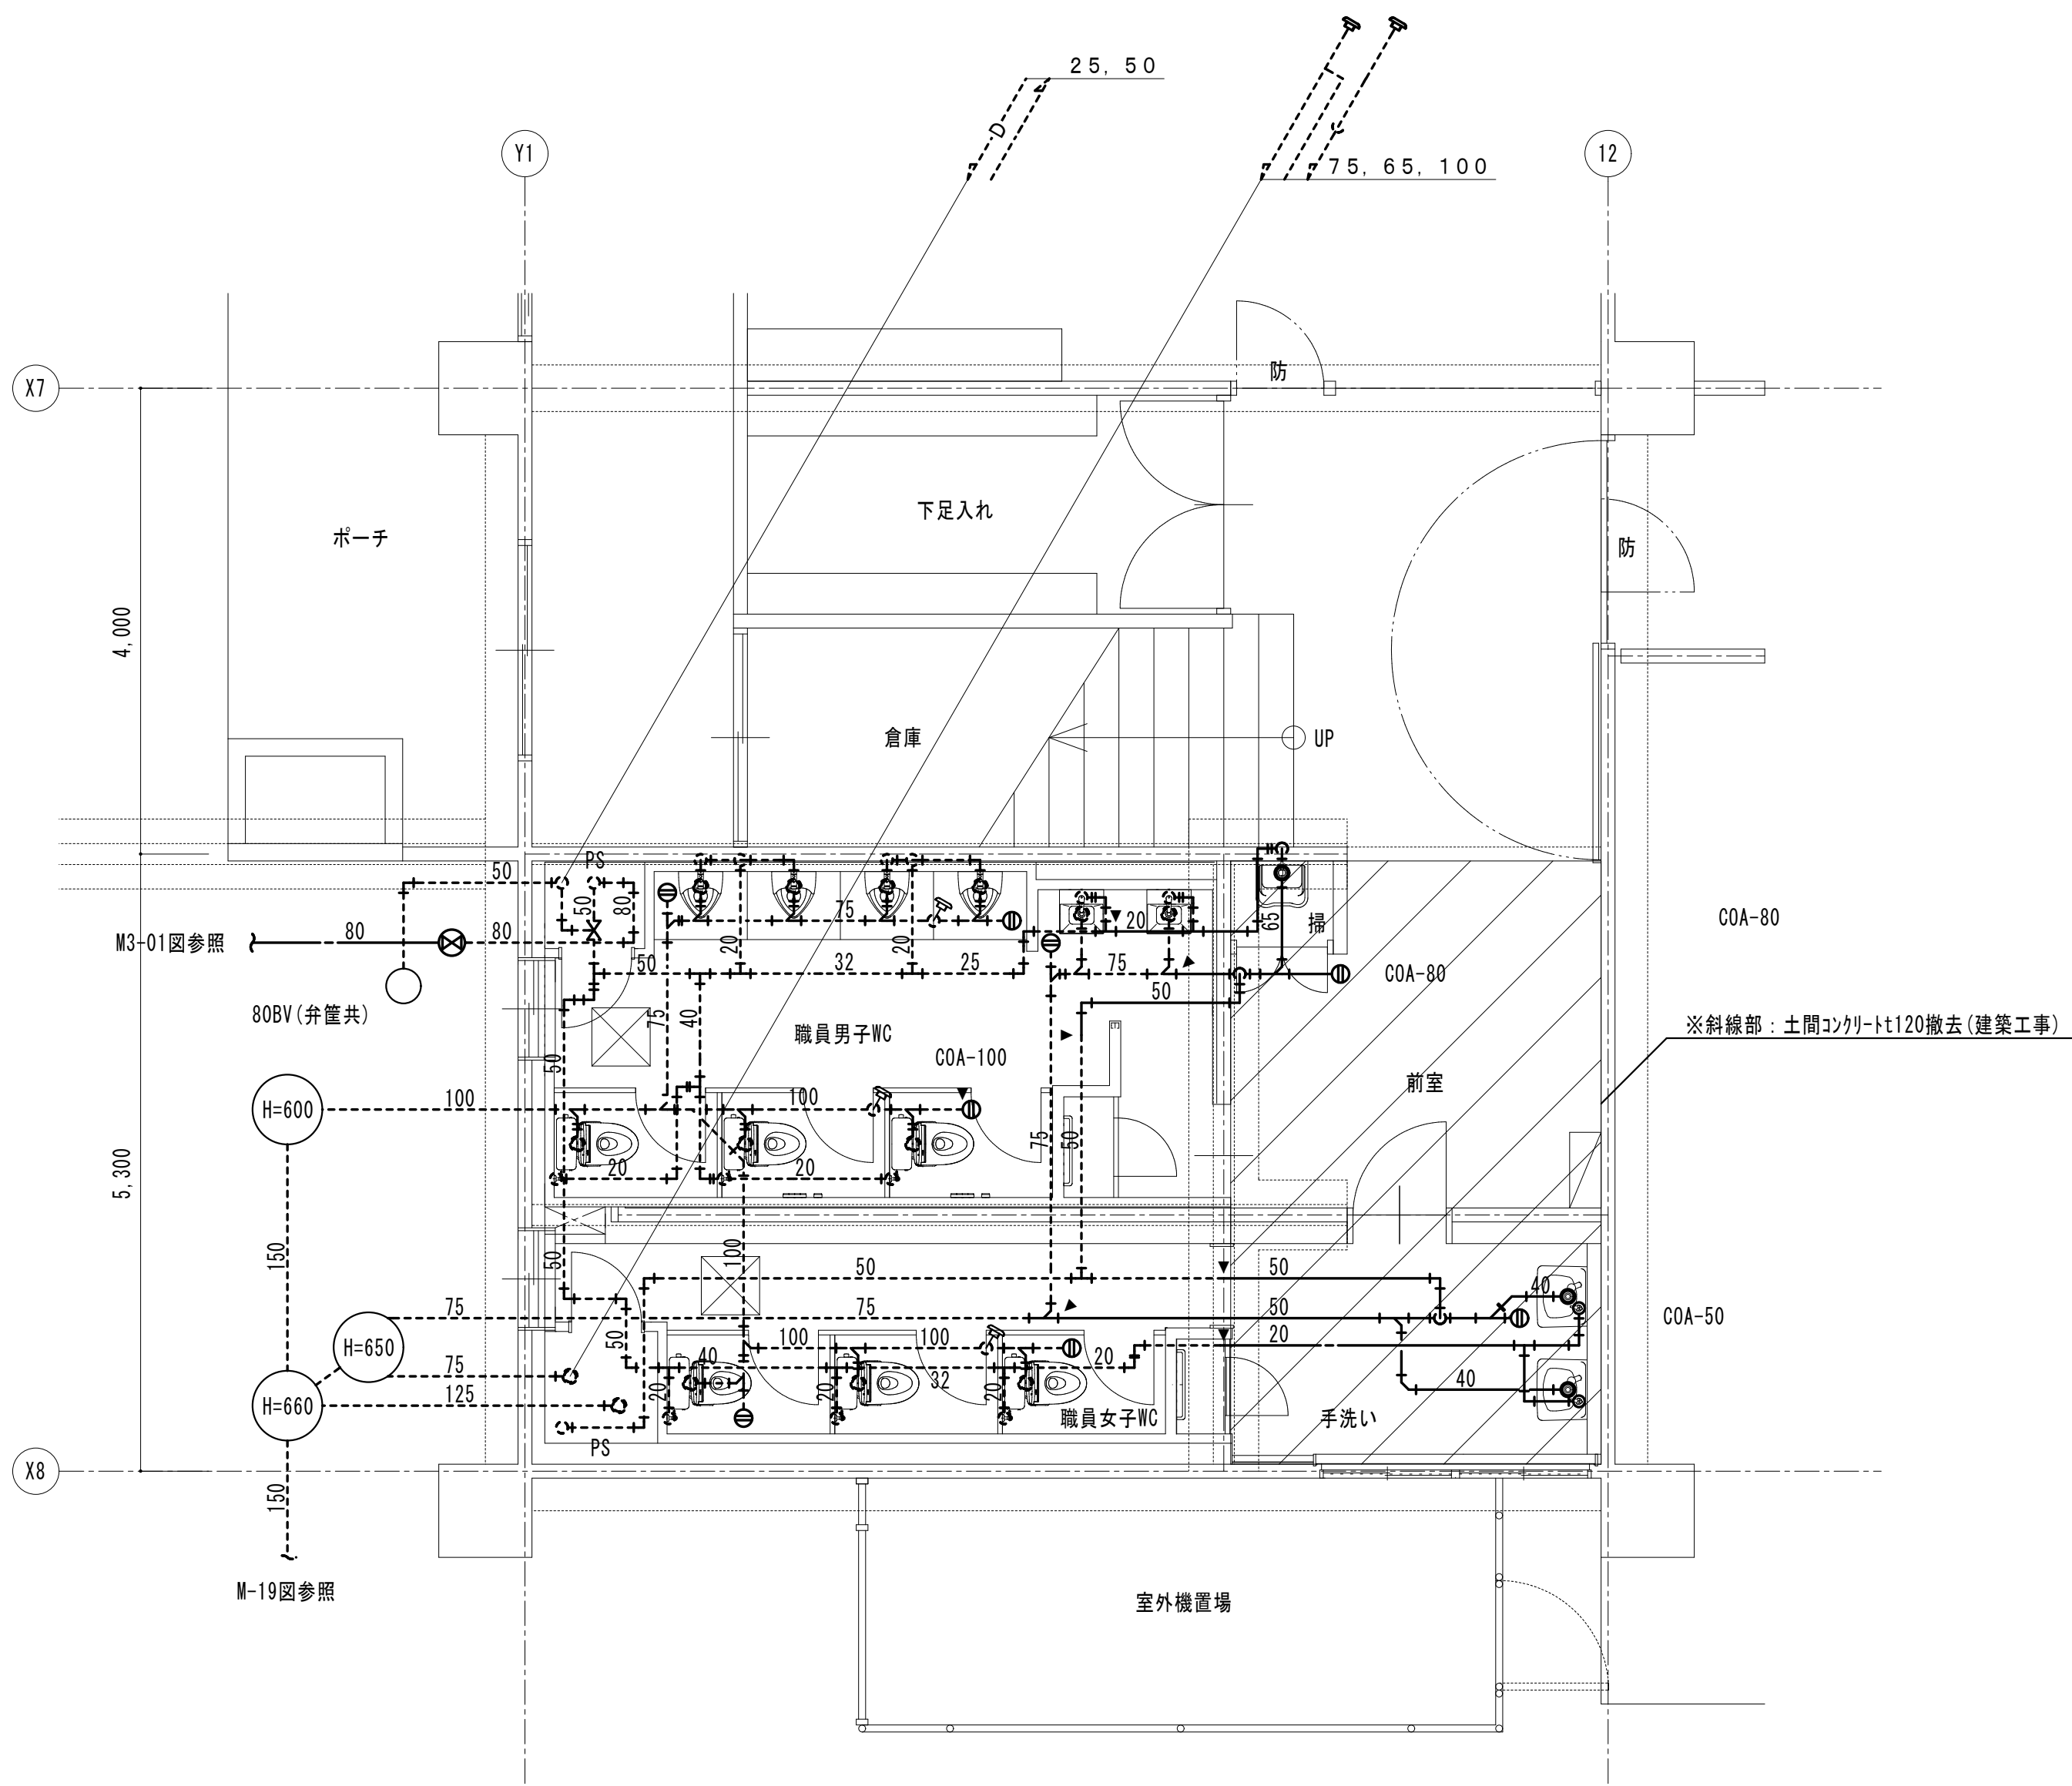

(改修前)衛生設備 職員WC詳細図 S:1/50

凡例			
	撤去設備を示す		
	既設設備を示す		
	既設切り離し部分を示す		

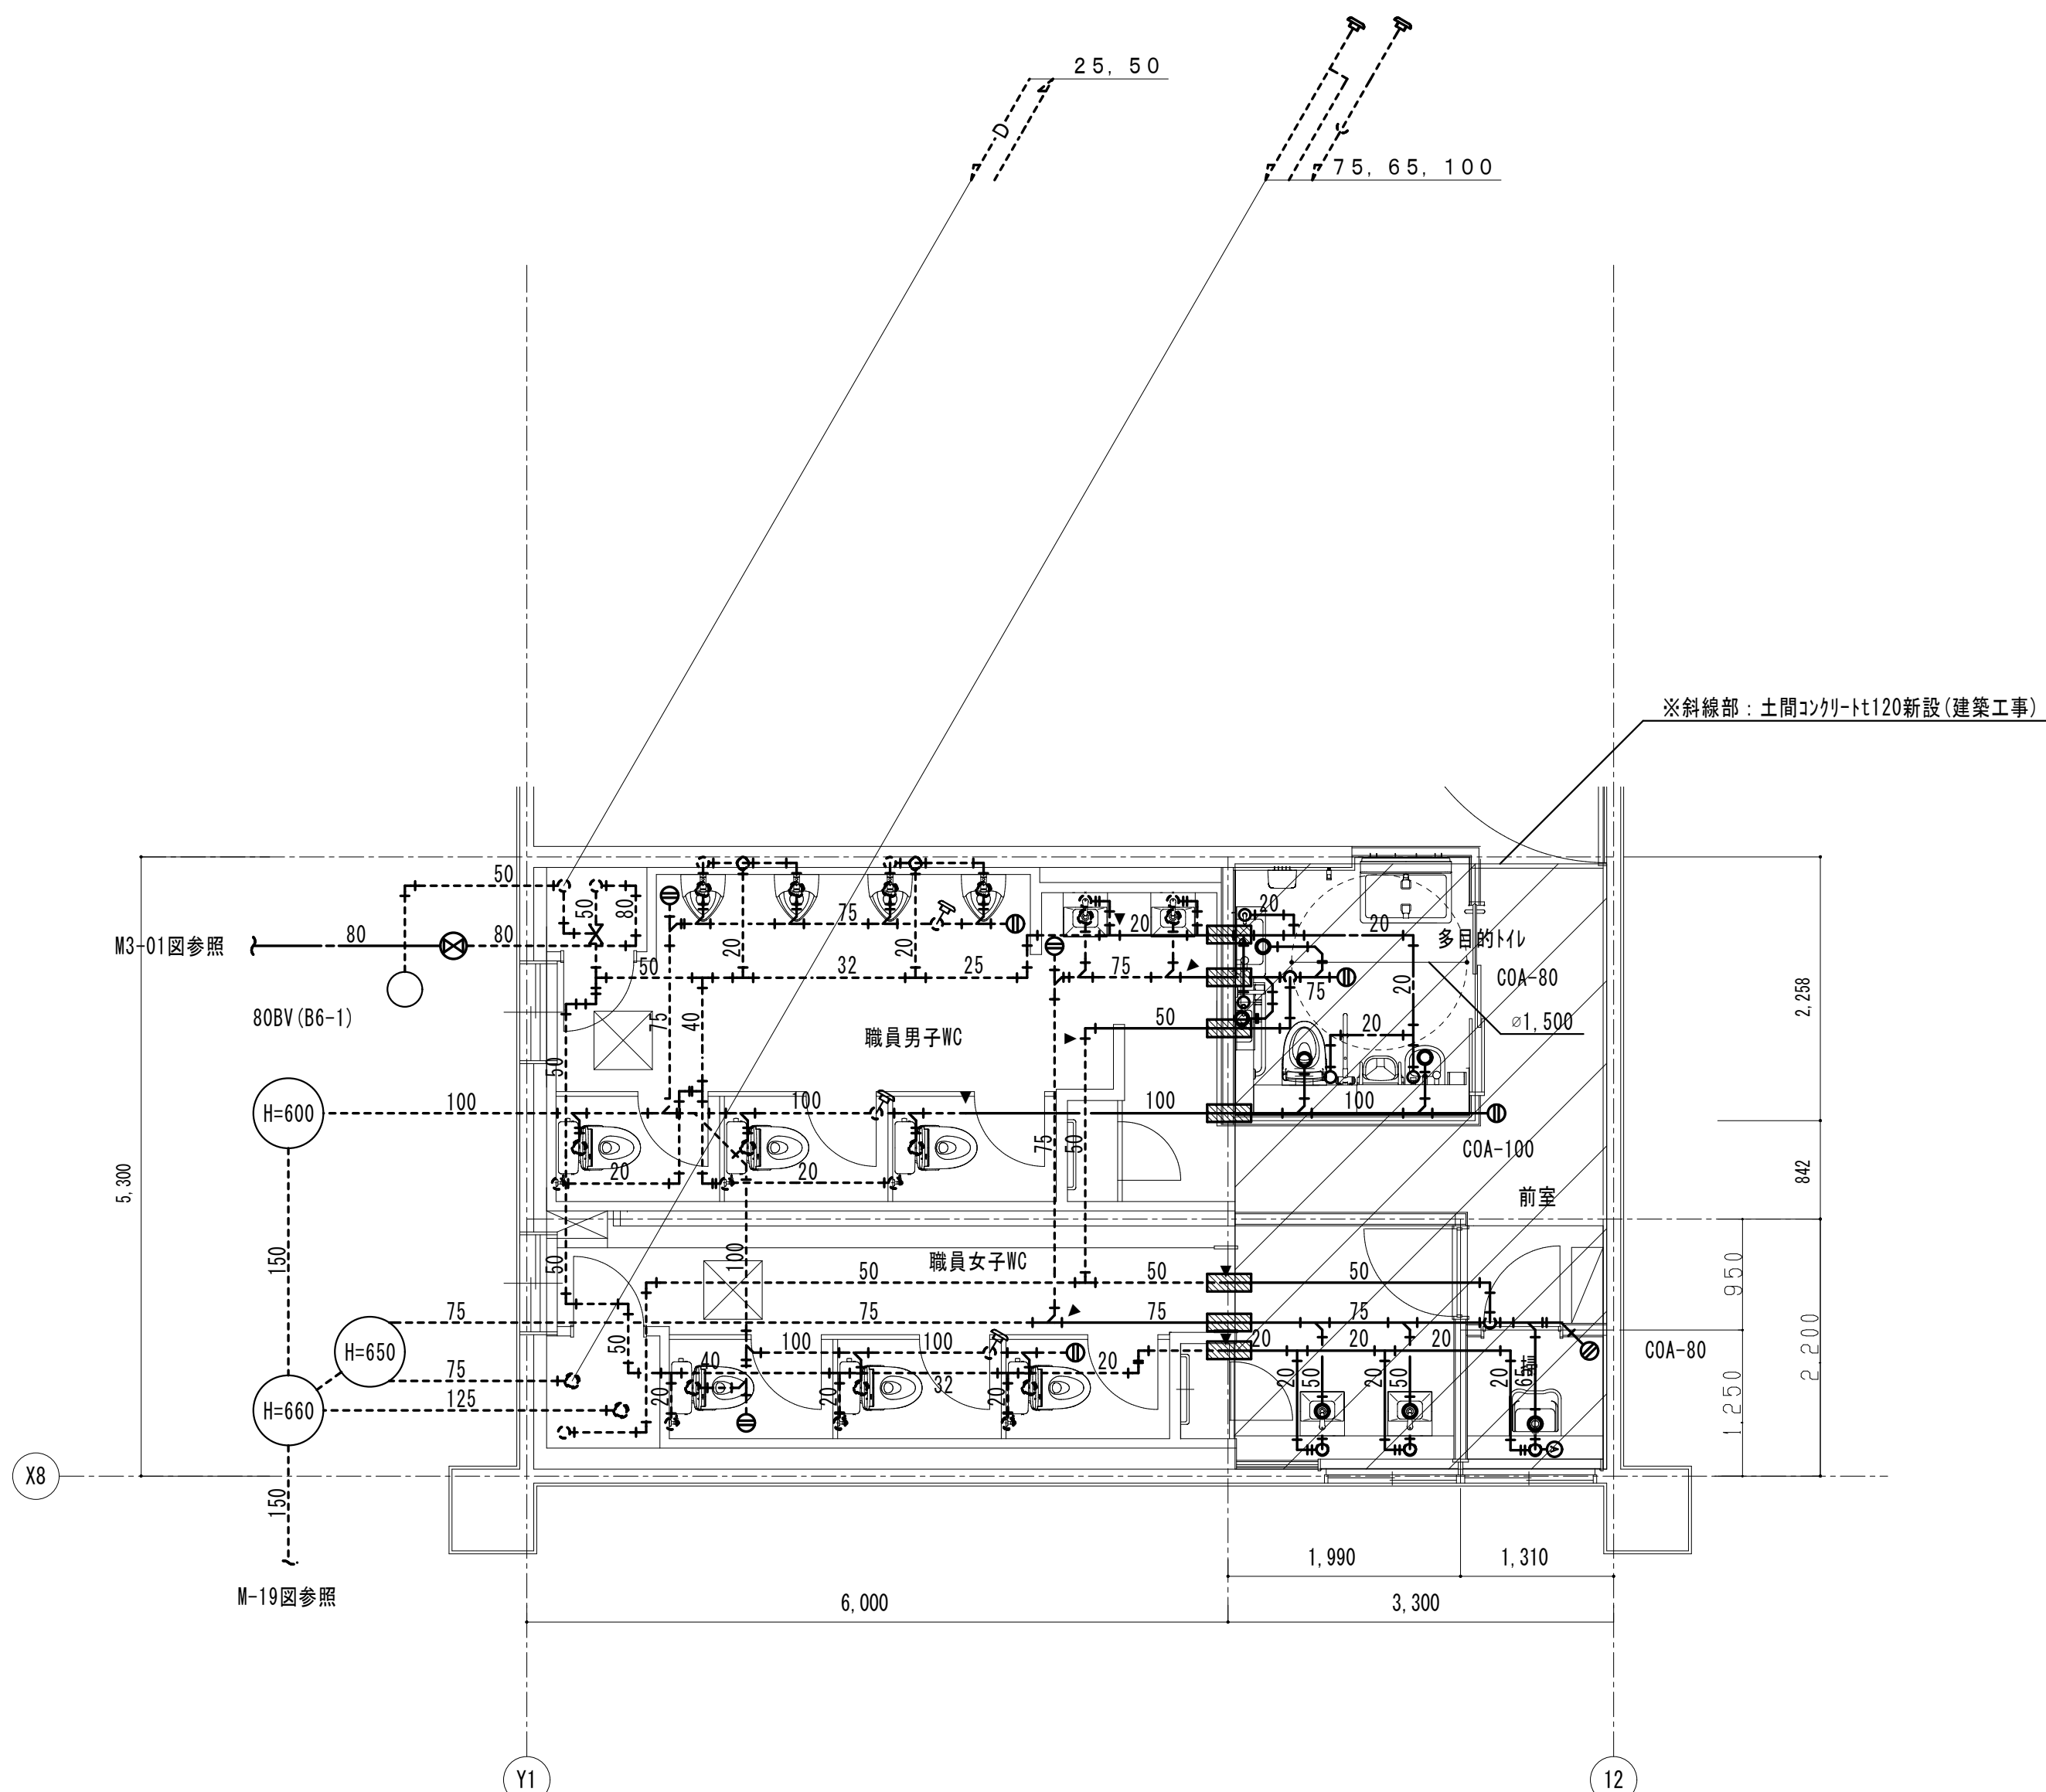

(改修後)衛生設備 職員WC詳細図 S:1/50

凡例	
	新設設備を示す
	既設設備を示す
	既設接続部分を示す
	機械はつり箇所を示す

