

空調室2号機室
出入口
給排気グリル 150φ
300m ² /h
消費電力100W

空調室2号機室
出入口
給排気グリル 150φ
300m ² /h
消費電力100W

空調室1号機室
出入口
給排気グリル 150φ
300m ² /h
消費電力100W

空調室1号機室
出入口
給排気グリル 150φ
300m ² /h
消費電力100W

空調室1号機室
出入口
給排気グリル 150φ
300m ² /h
消費電力100W

空調室1号機室
出入口
給排気グリル 150φ
300m ² /h
消費電力100W

空調室1号機室
出入口
給排気グリル 150φ
300m ² /h
消費電力100W

空調室1号機室
出入口
給排気グリル 150φ
300m ² /h
消費電力100W

空調室1号機室
出入口
給排気グリル 150φ
300m ² /h
消費電力100W

空調室1号機室
出入口
給排気グリル 150φ
300m ² /h
消費電力100W

空調室1号機室
出入口
給排気グリル 150φ
300m ² /h
消費電力100W

空調室1号機室
出入口
給排気グリル 150φ
300m ² /h
消費電力100W

空調室1号機室
出入口
給排気グリル 150φ
300m ² /h
消費電力100W


空調室1号機室
出入口
給排気グリル 150φ
300m ² /h
消費電力100W

空調室1号機室
出入口
給排気グリル 150φ
300m ² /h
消費電力100W


空調室1号機室
出入口
給排気グリル 150φ
300m ² /h
消費電力100W

空調室1号機室
出入口
給排気グリル 150φ
300m ² /h
消費電力100W

空調室1号機室
出入口
給排気グリル 150φ
300m ² /h
消費電力100W

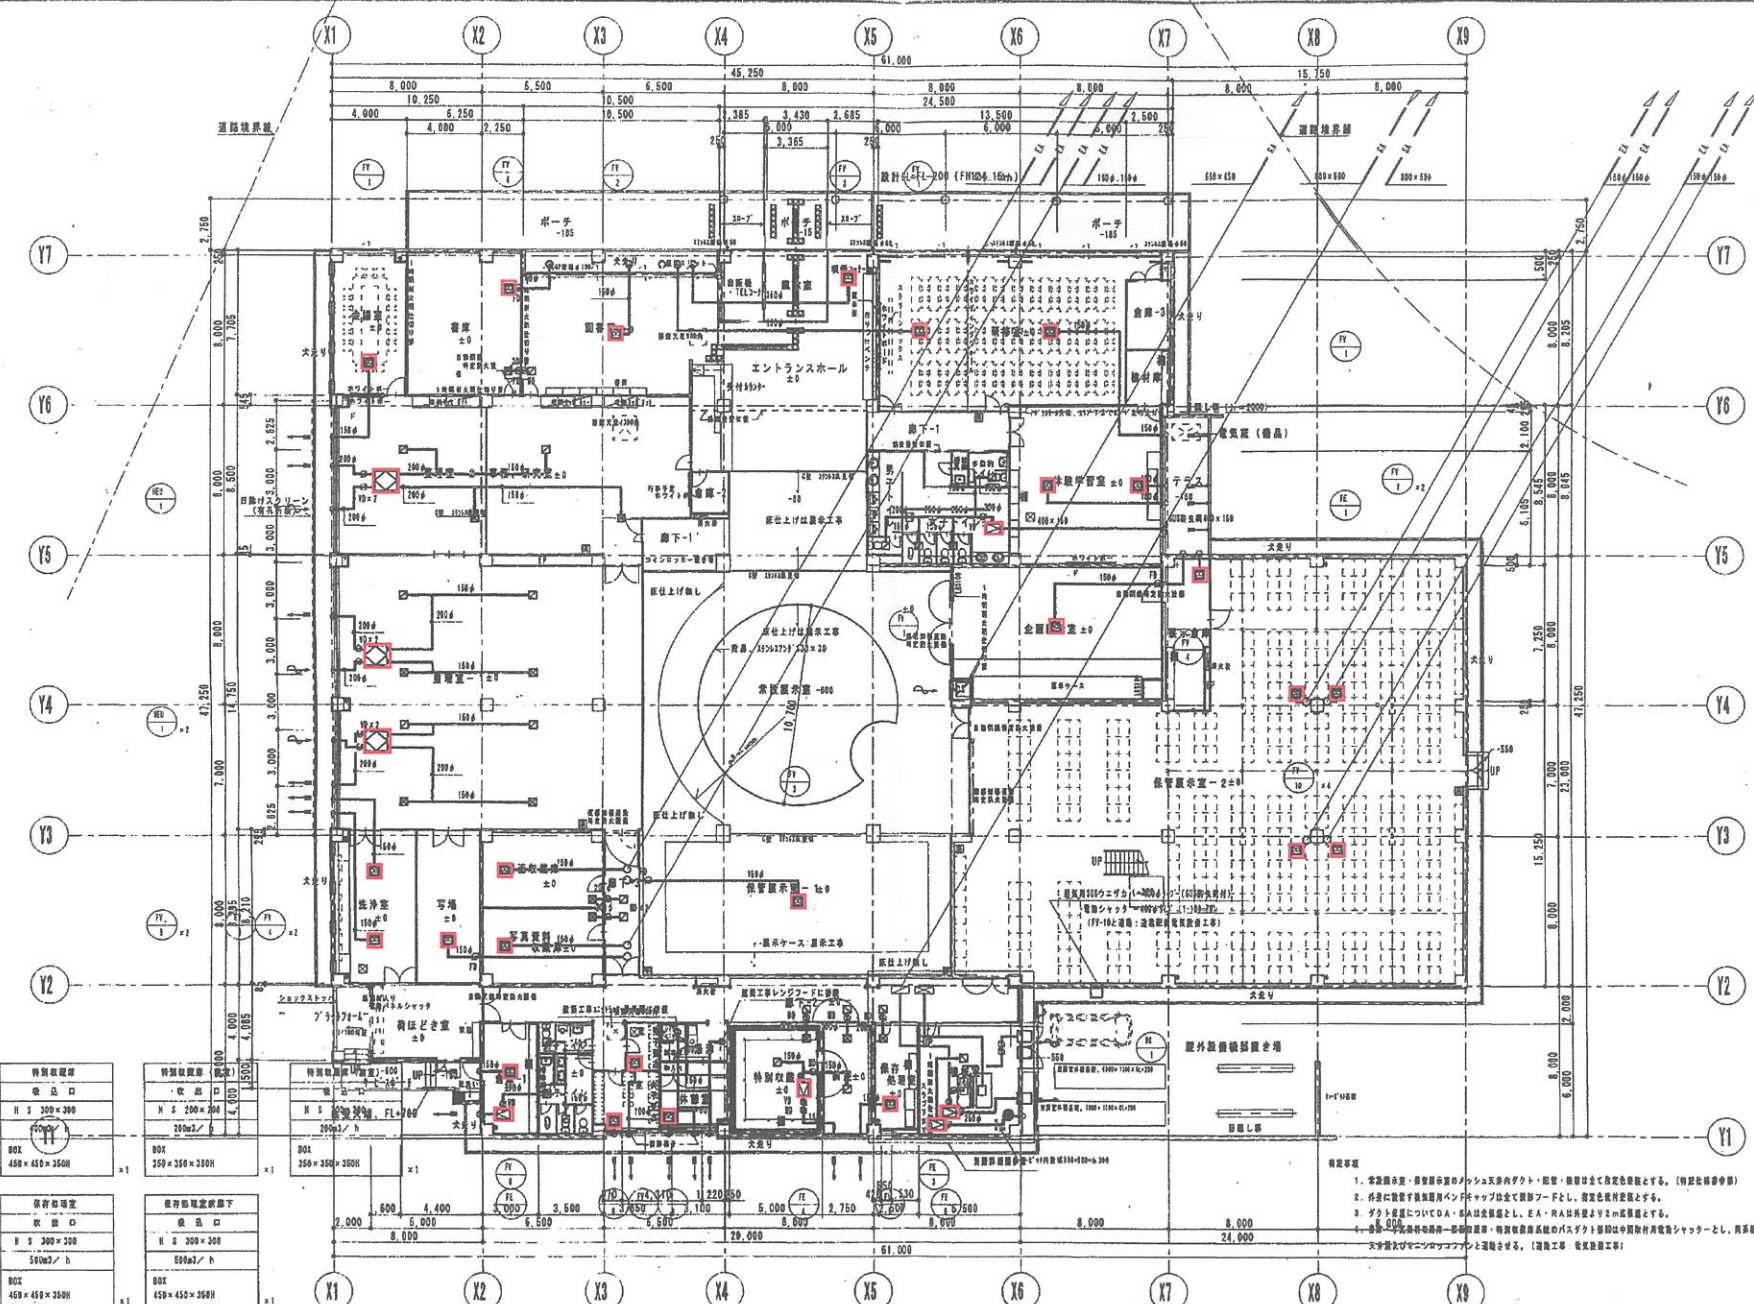

(仮称)盛岡市文化センター建設(機械設備)工事 工事設計図	株式会社 三街設計舎 MIYAKO ARCHITECT ASSOCIATES 〒020 盛岡市 盛岡 4 番 28 号 TEL 019 511-3031 FAX 019 523-3441	1 級建築士事務所 若手黒田孝典 第(一) 790 号 1 級建築士 建設大臣登録 第77107号 勝部 民男	図 1 図 2 設計年月 14年6月 図面内容 空気調和設備 1階ダクト平面図	縮尺 1/200 H19 敷の内 区分 機械設備 H-12
----------------------------------	--	--	---	---

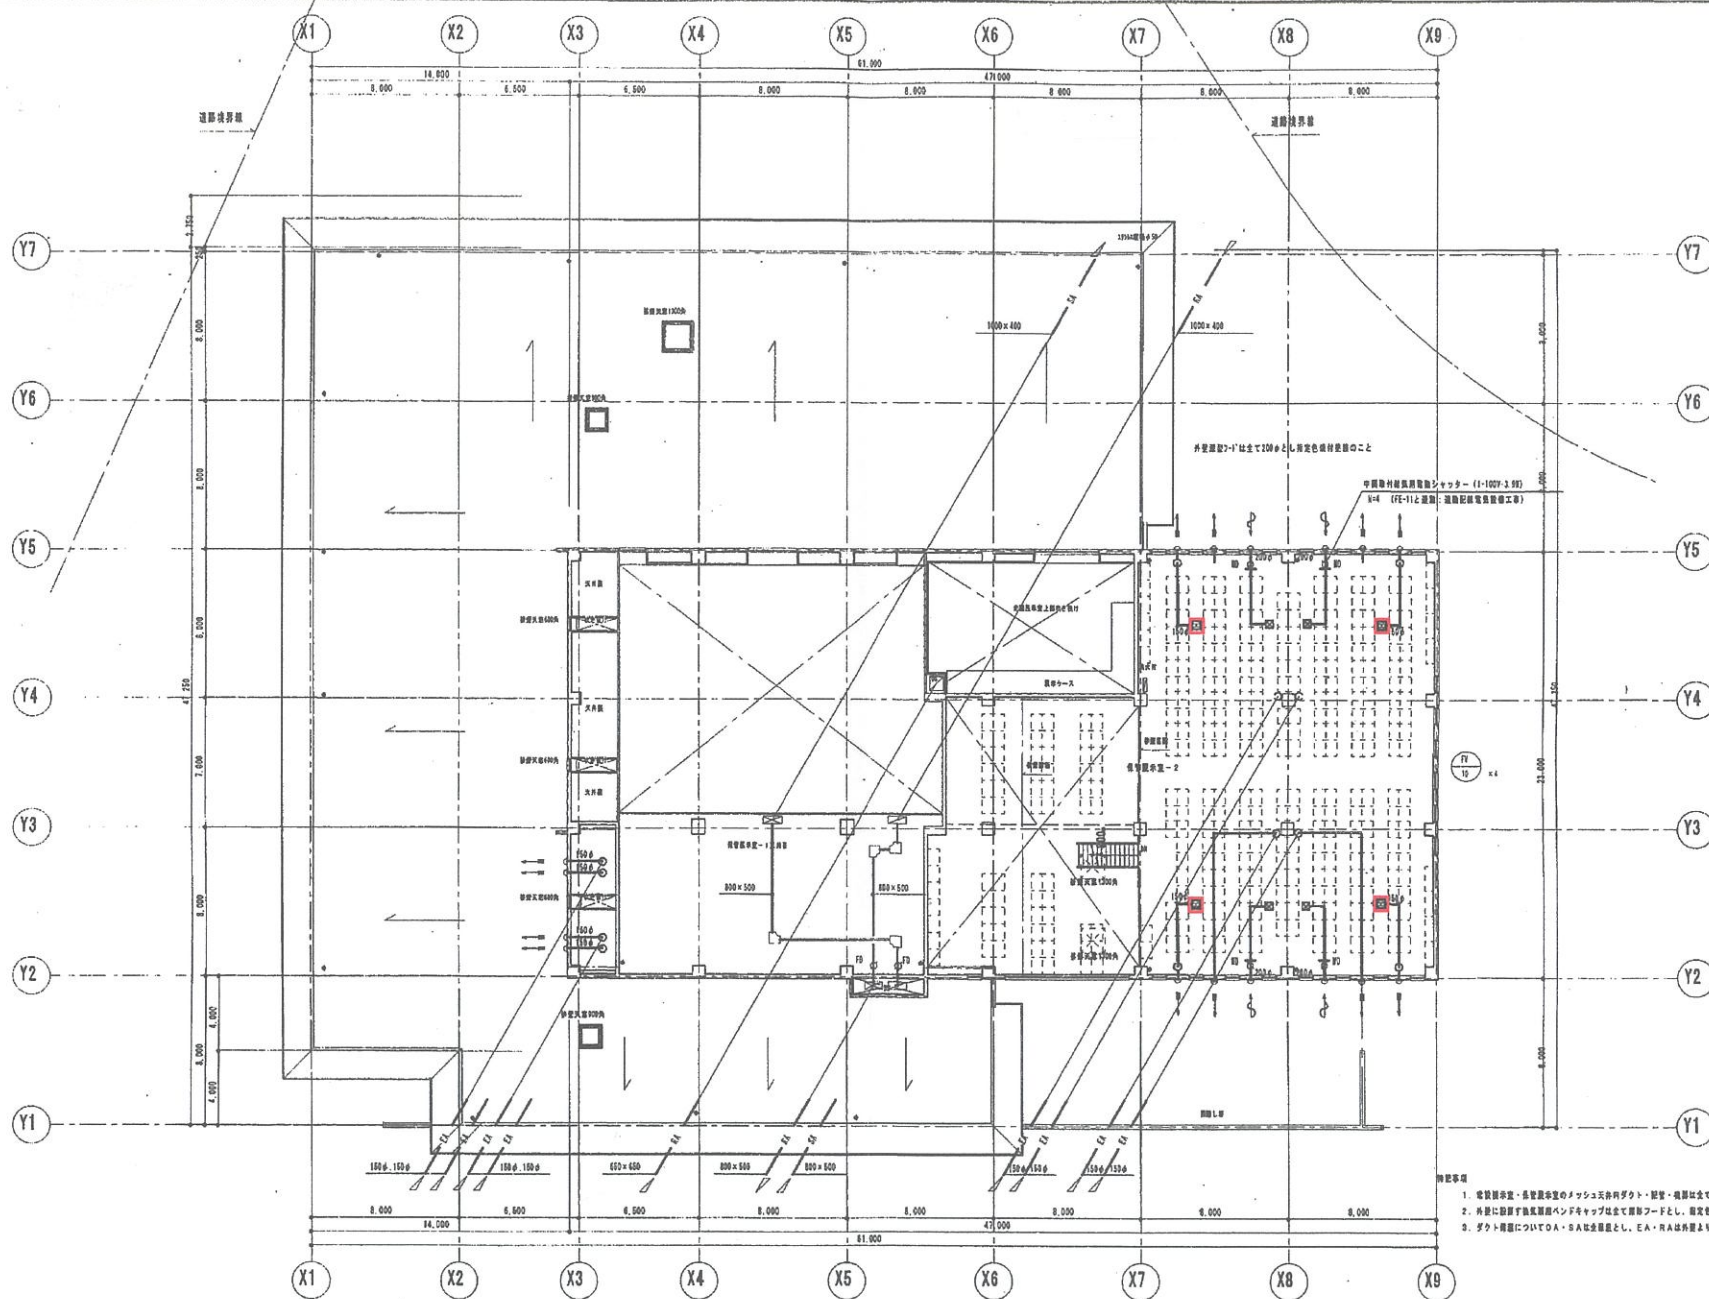

(仮称)盛岡市文化財センター建設(機械設備)工事

工事設計図



株式会社 三街設計舎
SANKEI ARCHITECT ASSOCIATES
〒020 盛岡市青葉町4番28号
TEL 019-523-3331 FAX 019-523-3441

1級建築士事務所 岩手県知事登録 第(11)-790号

1級建築士 建設大臣登録 第77107号 勝部 民男

後 図

製 図

設計年月

図面内容

空気調和設備

2階ダクト平面図

縮尺
1/200

M19
枚の内

区分

M-13

機械設備

14年6月

戸田