


配線ループ平面図 1階

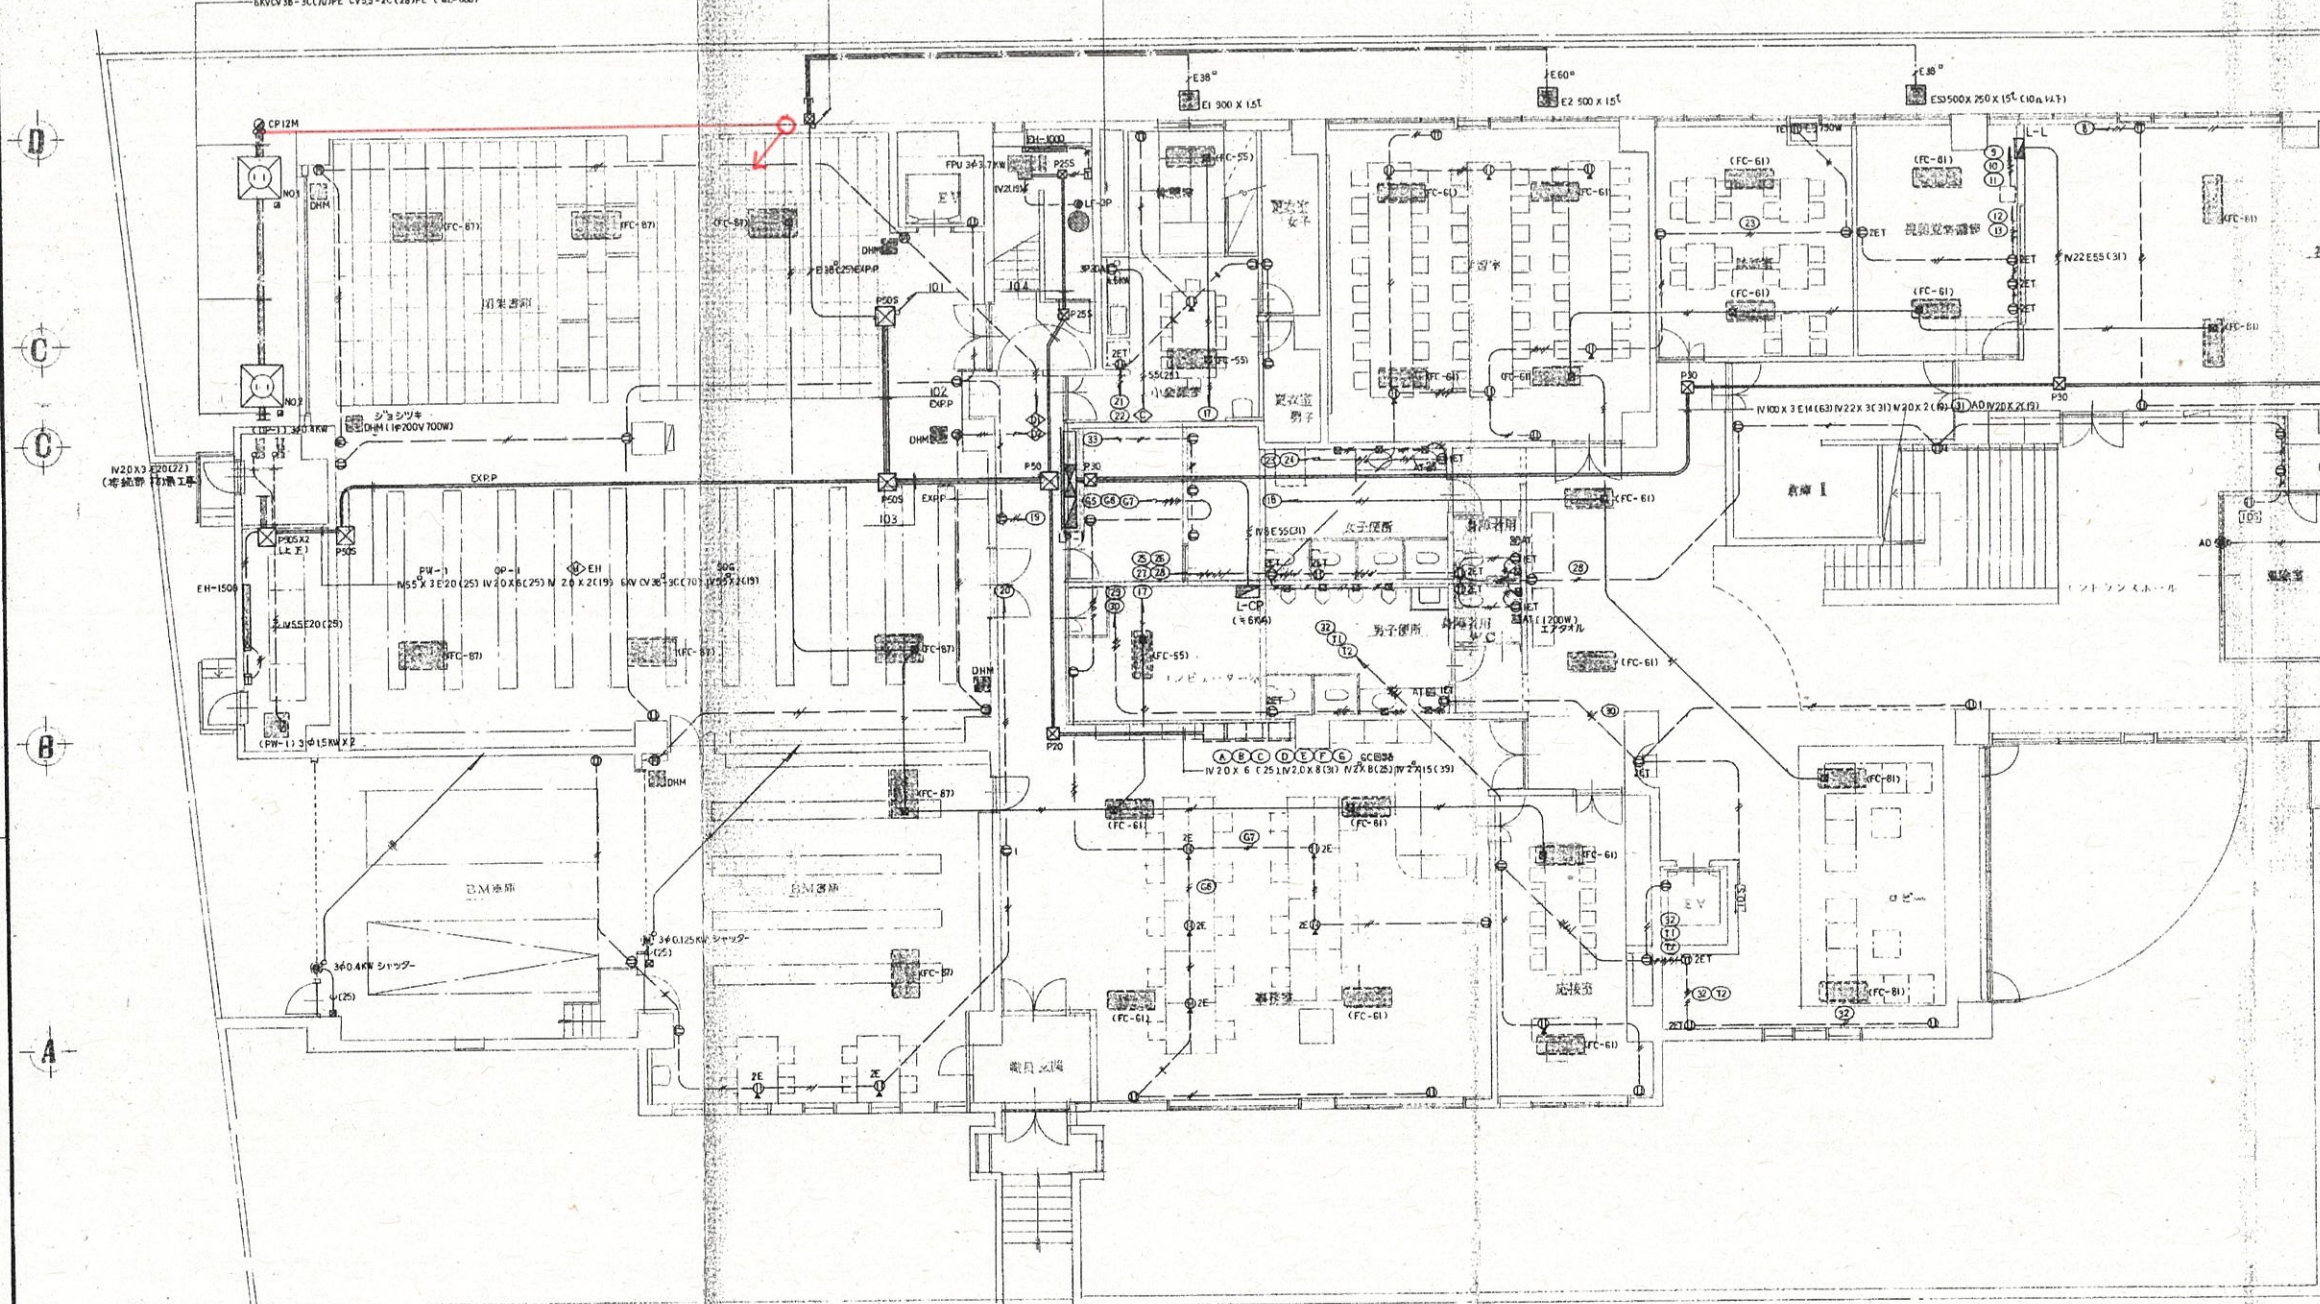


- サイズ記入なき配管配線、凡例その他は下記による
- IV 20 X 2 (19)
 - X 2 E 20 (19)
 - X 4 (25)
 - X 4 E 20 (25)
 - X 6 (25)
 - X 6 E 20 (31)
 - ① 埋込コンセント 2P15A x 1 (100V 200W 10A)
 - ② 同上 2P15A x 1
 - ③ 同上 2P15A x 2
 - ④ 同上 2P15A x 1 E1 x 1
 - ⑤ 同上 2P15A x 1 E1 x 1
 - ⑥ 同上 2P15A x 1 (100V 200W)
 - ⑦ 同上 2P15A x 2 (100V 200W)
 - ⑧ 2P15A x 2 (100V 200W)
 - ⑨ 同上 2P15A x 2 (100V 200W)
 - ⑩ 同上 2P15A x 2 (100V 200W)
 - ⑪ 同上 2P15A x 2 (100V 200W)
 - ⑫ 同上 2P15A x 2 (100V 200W)
 - ⑬ 同上 2P15A x 2 (100V 200W)
 - ⑭ 同上 2P15A x 2 (100V 200W)
 - ⑮ 同上 2P15A x 2 (100V 200W)
 - ⑯ 同上 2P15A x 2 (100V 200W)
 - ⑰ 同上 2P15A x 2 (100V 200W)
 - ⑱ 同上 2P15A x 2 (100V 200W)
 - ⑲ 同上 2P15A x 2 (100V 200W)
 - ⑳ 同上 2P15A x 2 (100V 200W)
 - ㉑ 同上 2P15A x 2 (100V 200W)
 - ㉒ 同上 2P15A x 2 (100V 200W)
 - ㉓ 同上 2P15A x 2 (100V 200W)
 - ㉔ 同上 2P15A x 2 (100V 200W)
 - ㉕ 同上 2P15A x 2 (100V 200W)
 - ㉖ 同上 2P15A x 2 (100V 200W)
 - ㉗ 同上 2P15A x 2 (100V 200W)
 - ㉘ 同上 2P15A x 2 (100V 200W)
 - ㉙ 同上 2P15A x 2 (100V 200W)
 - ㉚ 同上 2P15A x 2 (100V 200W)
 - ㉛ 同上 2P15A x 2 (100V 200W)
 - ㉜ 同上 2P15A x 2 (100V 200W)
 - ㉝ 同上 2P15A x 2 (100V 200W)
 - ㉞ 同上 2P15A x 2 (100V 200W)
 - ㉟ 同上 2P15A x 2 (100V 200W)
 - ㊱ 同上 2P15A x 2 (100V 200W)
 - ㊲ 同上 2P15A x 2 (100V 200W)
 - ㊳ 同上 2P15A x 2 (100V 200W)
 - ㊴ 同上 2P15A x 2 (100V 200W)
 - ㊵ 同上 2P15A x 2 (100V 200W)
 - ㊶ 同上 2P15A x 2 (100V 200W)
 - ㊷ 同上 2P15A x 2 (100V 200W)
 - ㊸ 同上 2P15A x 2 (100V 200W)
 - ㊹ 同上 2P15A x 2 (100V 200W)
 - ㊺ 同上 2P15A x 2 (100V 200W)
 - ㊻ 同上 2P15A x 2 (100V 200W)
 - ㊼ 同上 2P15A x 2 (100V 200W)
 - ㊽ 同上 2P15A x 2 (100V 200W)
 - ㊾ 同上 2P15A x 2 (100V 200W)
 - ㊿ 同上 2P15A x 2 (100V 200W)

工区区分	AC GC	配線種類	101	102	103	104
CUB ~ LP-1 100V	AC	N 150°	X3E36 (75)	X3E36 (75)	X3E36 (75)	
~ LP-1 100V	AC GC	N 14°	X3	X3	X3	
~ LP-1 100V	AC GC	N 8°	X3 (63)	X3 (63)	X3 (63)	
~ LP-1 100V	AC GC	N 8°	X3	X3	X3	
~ SOG 100V	AC	N 55°	X2	X2 (19)		
~ FPU 100V	AC GC	FPC55-3C	③ (31)			③E20 (31)
~ L-RH 100V	AC	N 100°	X3 (63)	X3 (63)	X3 (63)	
LP ~ PW-1 100V	AC GC	N 55°		X3 (31)		
~ LP 100V	AC	N 20°	X2 (31)	X2 (31)	X2 (19)	
ELH ~ OP-1 100V	AC	N 20°	X6 (25)	X6		
ELH ~ LO 100V	AC	N 2°	X10 (31)	X13 (31)	X13 (31)	X3 (19)
YH ~			(63)	(63)	(63)	
CUB ~ L-1 100V	AC	N 22°	X3 (31)	X3 (31)	X3 (31)	
~ CP 100V	AC	6W OV32-3C	③ (70)	③ (70)		

配線ループ平面図 3階

工事種別	AC GC	配線種別	301	302	303	304	305	306	307
			ケーブルラック (W=300)	ケーブルラック (W=300)	ケーブルラック (W=500)	ケーブルラック (W=500)			
			MD100x300x100	MD100x300x100					
CUB-PL-M 3φ200V	AC	CVT100		①E14	①E14	①E14(75)	①E14(75)	①E14(75)	
PL-M 1φ200V/100V	AC	CV55-3C	②			②	②	②	
LP-3	AC	CV14-3C	③		③	③	③	③	
LP-3 1φ200V	AC GC	CV55-2C	④		④	④	④	④	
LP-3 3φ200V	AC	CV55-3C	⑤	⑤	⑤	⑤	⑤	⑤	
ELV-3F	AC	CV22-3C	⑥	⑥	⑥	⑥	⑥	⑥	
ELV-3F 1φ200V	AC	CV55-2C	⑦	⑦	⑦	⑦	⑦	⑦	
LP-F 1φ200V/100V	GC	FPC55-3C	⑧	⑧	⑧	⑧	⑧	⑧	
FS-2 3φ200V	AC	CV 2-3C		⑨X2	⑨X2	⑨X2	⑨X2	⑨X2	
FE-10	AC	CV 2-3C		⑩X2 (51)	⑩X2 (51)	⑩X2 (51)	⑩X2 (51)	⑩X2 (51)	
FE-9 3φ200V	AC	IV 16						X 6 E16 (31)	
		IV 2						X 2	
						(63)	(63)	(63)	(31)

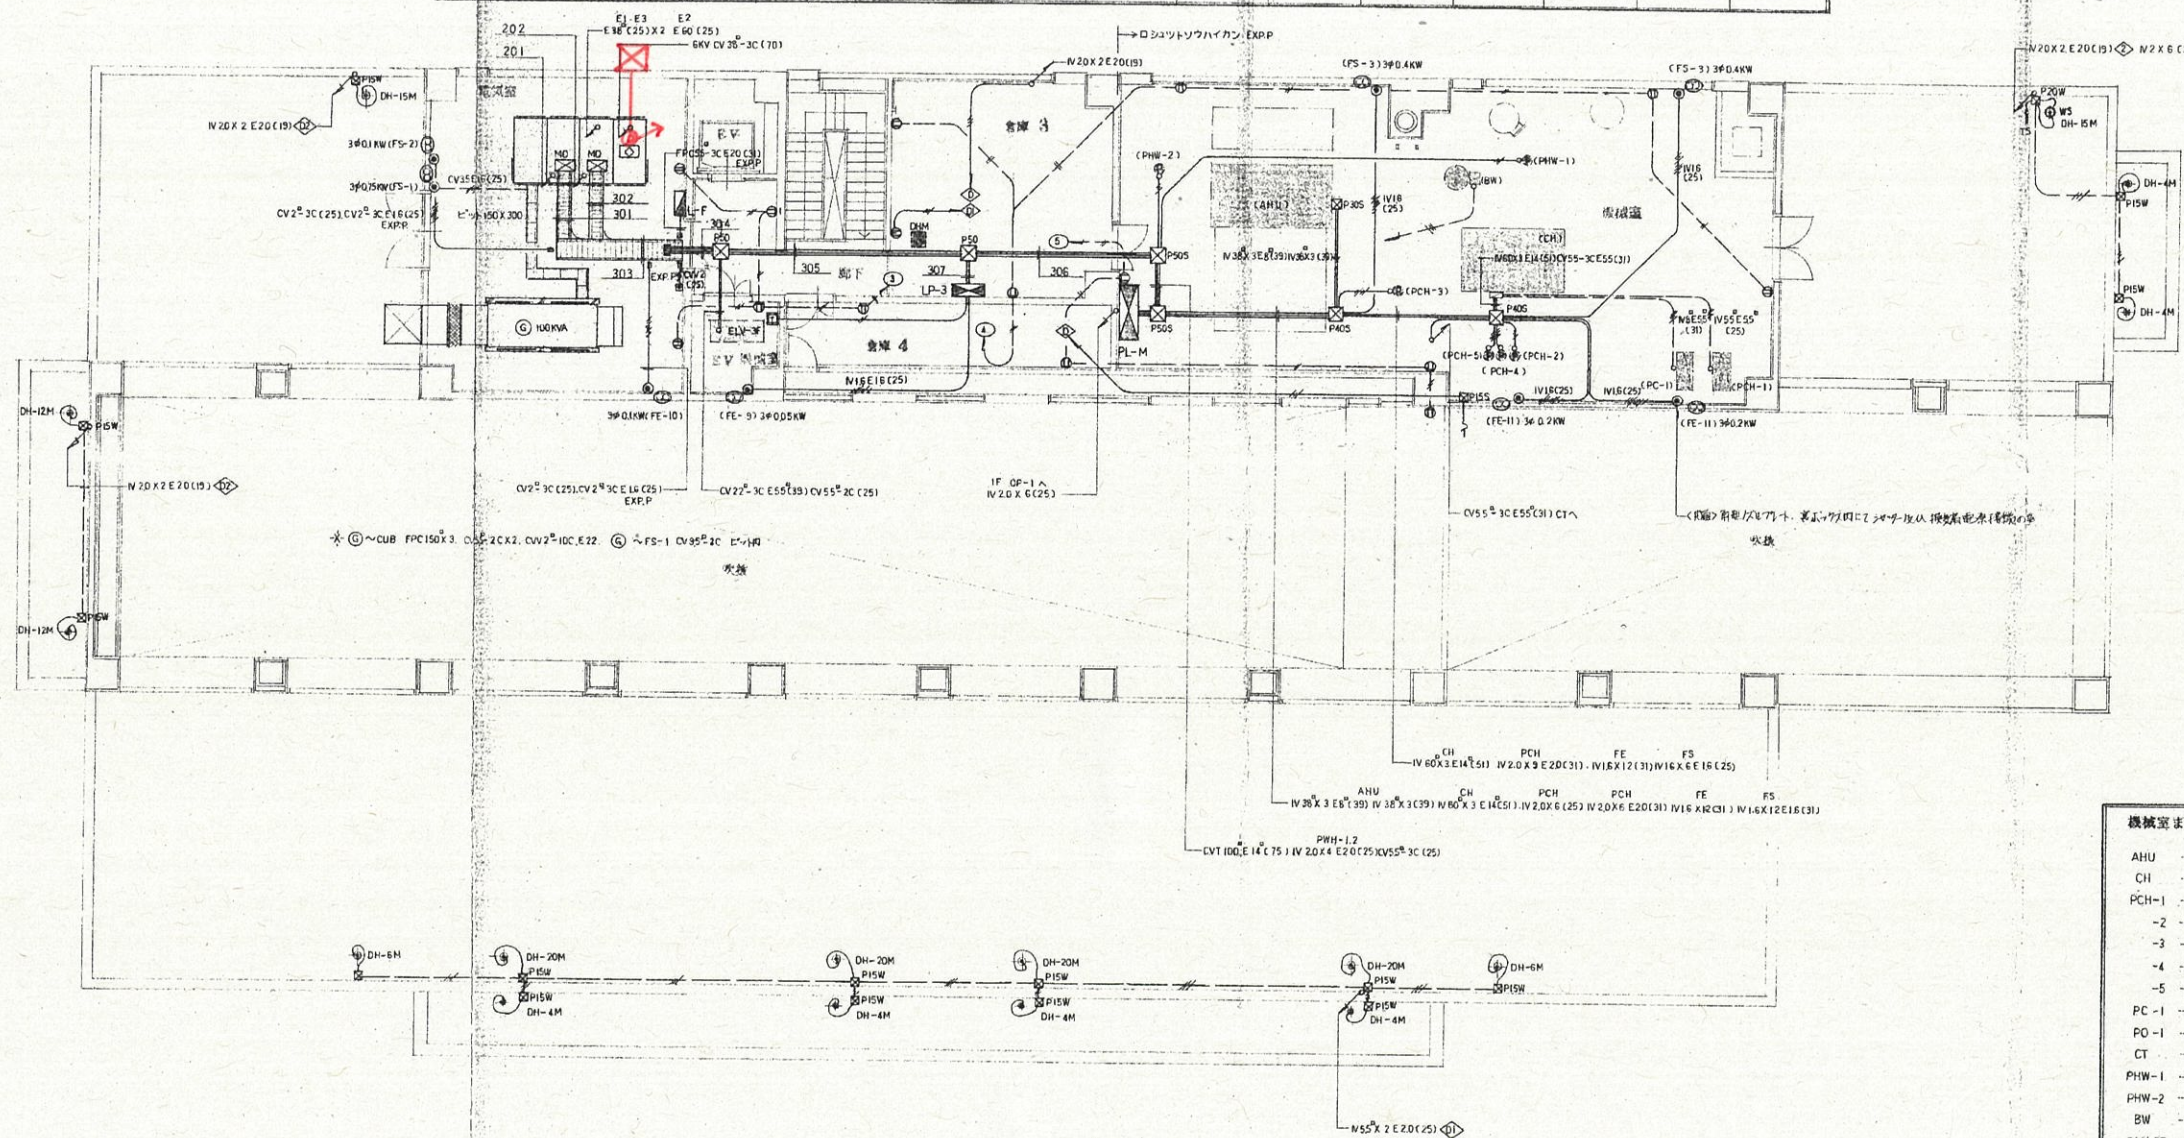

3階平面図 1/100


機械室まわり動力機器容量等は下記による。	
AHU	エアハンドリグ 3φ200V 16.5 KVA (Δ)
CH	冷凍機 5.3
PCH-1	冷凍機 5.5
-2	同上 0.75
-3	同上 0.75
-4	同上 0.25
-5	同上 0.15
PC-1	冷凍機 7.5
PO-1	冷凍機 0.4
CT	冷凍機 5.5
PHW-1	給水ポンプ 1φ100V 0.04
PHW-2	同上 0.25
BW	排水ポンプ 0.15
ELV-3F	エレベーター 3φ200V 11.0
	1φ100V 1.0
-X-	機械室の配線は全てこの図

年度	施設番号	工事名称	検査	設計	検査	製図	設計年月	工事種別	図面内容	縮尺	図面番号
1994 H6	E71-6014 17-1201	(仮称) 都南図書館建設(電気設備) 工事		設計 事務所			平成 6 年 月	新築 電気設備	3F 平面図 配線ループ コンセント	1/100	E-33 枚ノ内 11

1級建築士事務所 登録第023号 (岩手県)
岩手県公共建築設計監理協会
 盛岡市中央通一丁目4番7号
 TEL 0196 (23) 3681 FAX (23) 3647


西側立面図

電気室内部

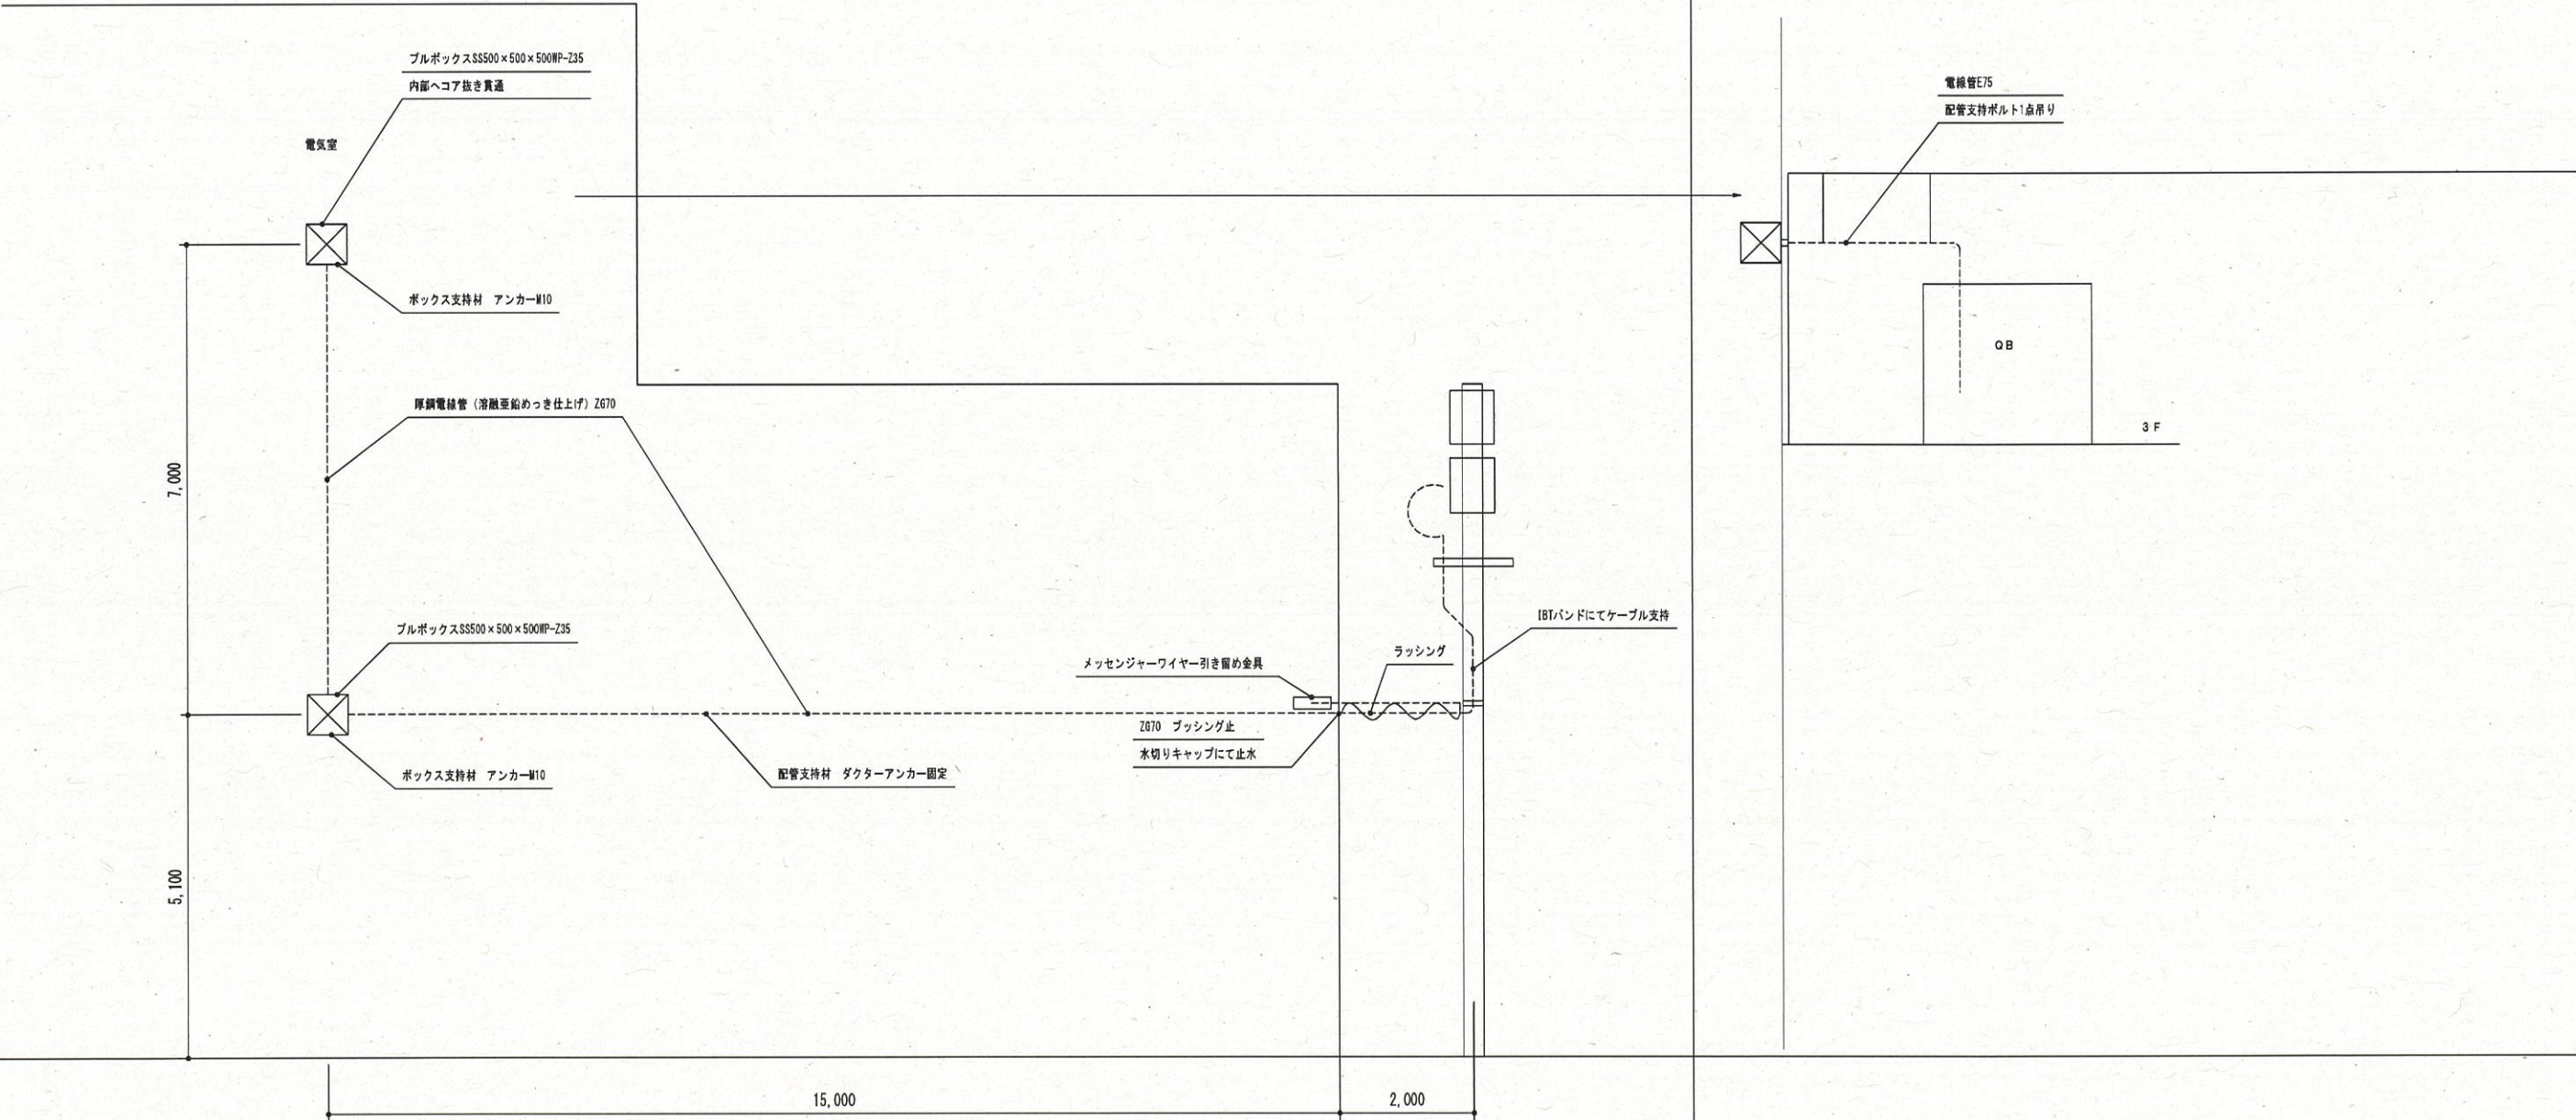


記 事	訂正日		訂正日		図面					Project				工事番号	工事名称	図面区分
										経理	現場代理人	主任技術者	設計	製図月日		施工区分
														縮尺	図面名称	図面番号
														S=1/5	西面・3F電気室立面図	全 2/2枚

仮設足場平面図

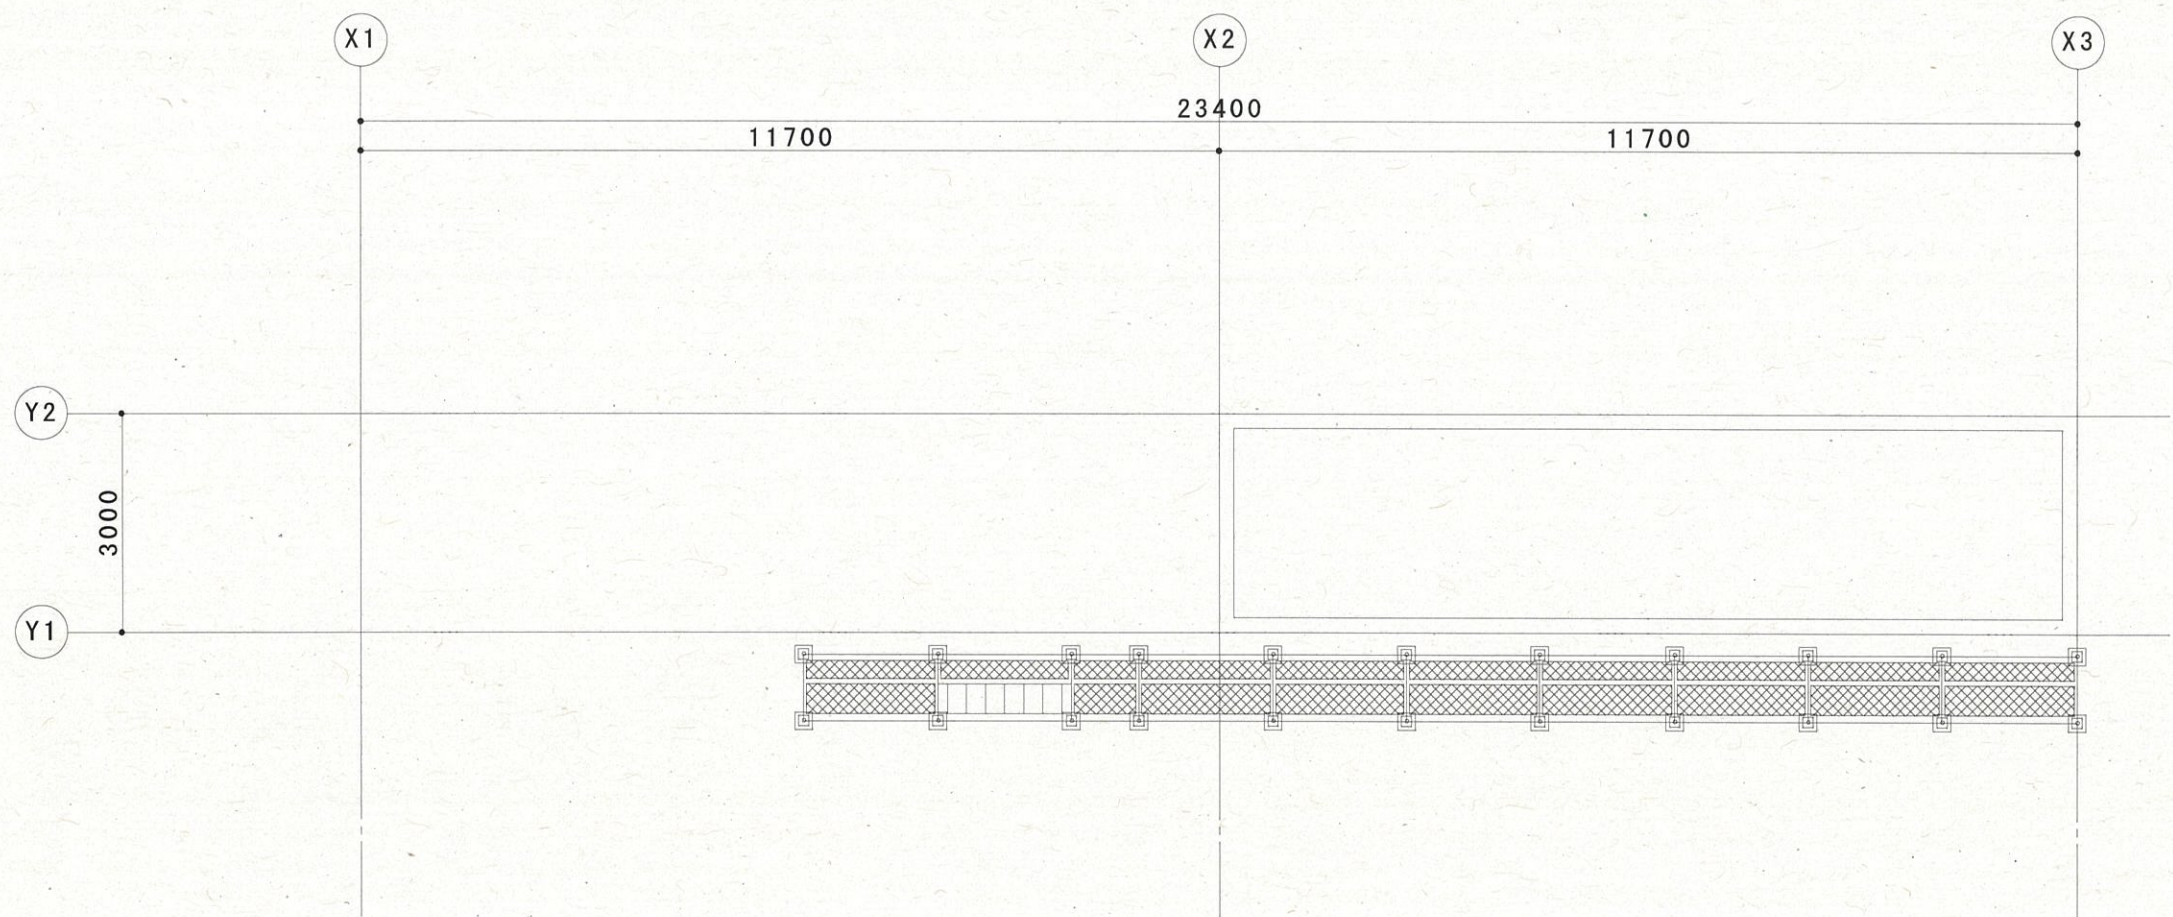

備考	工事名	平面図	1/100	設計年月日	年 月 日	設計		図番
			/	設計番号		検印		

仮設足場立面図

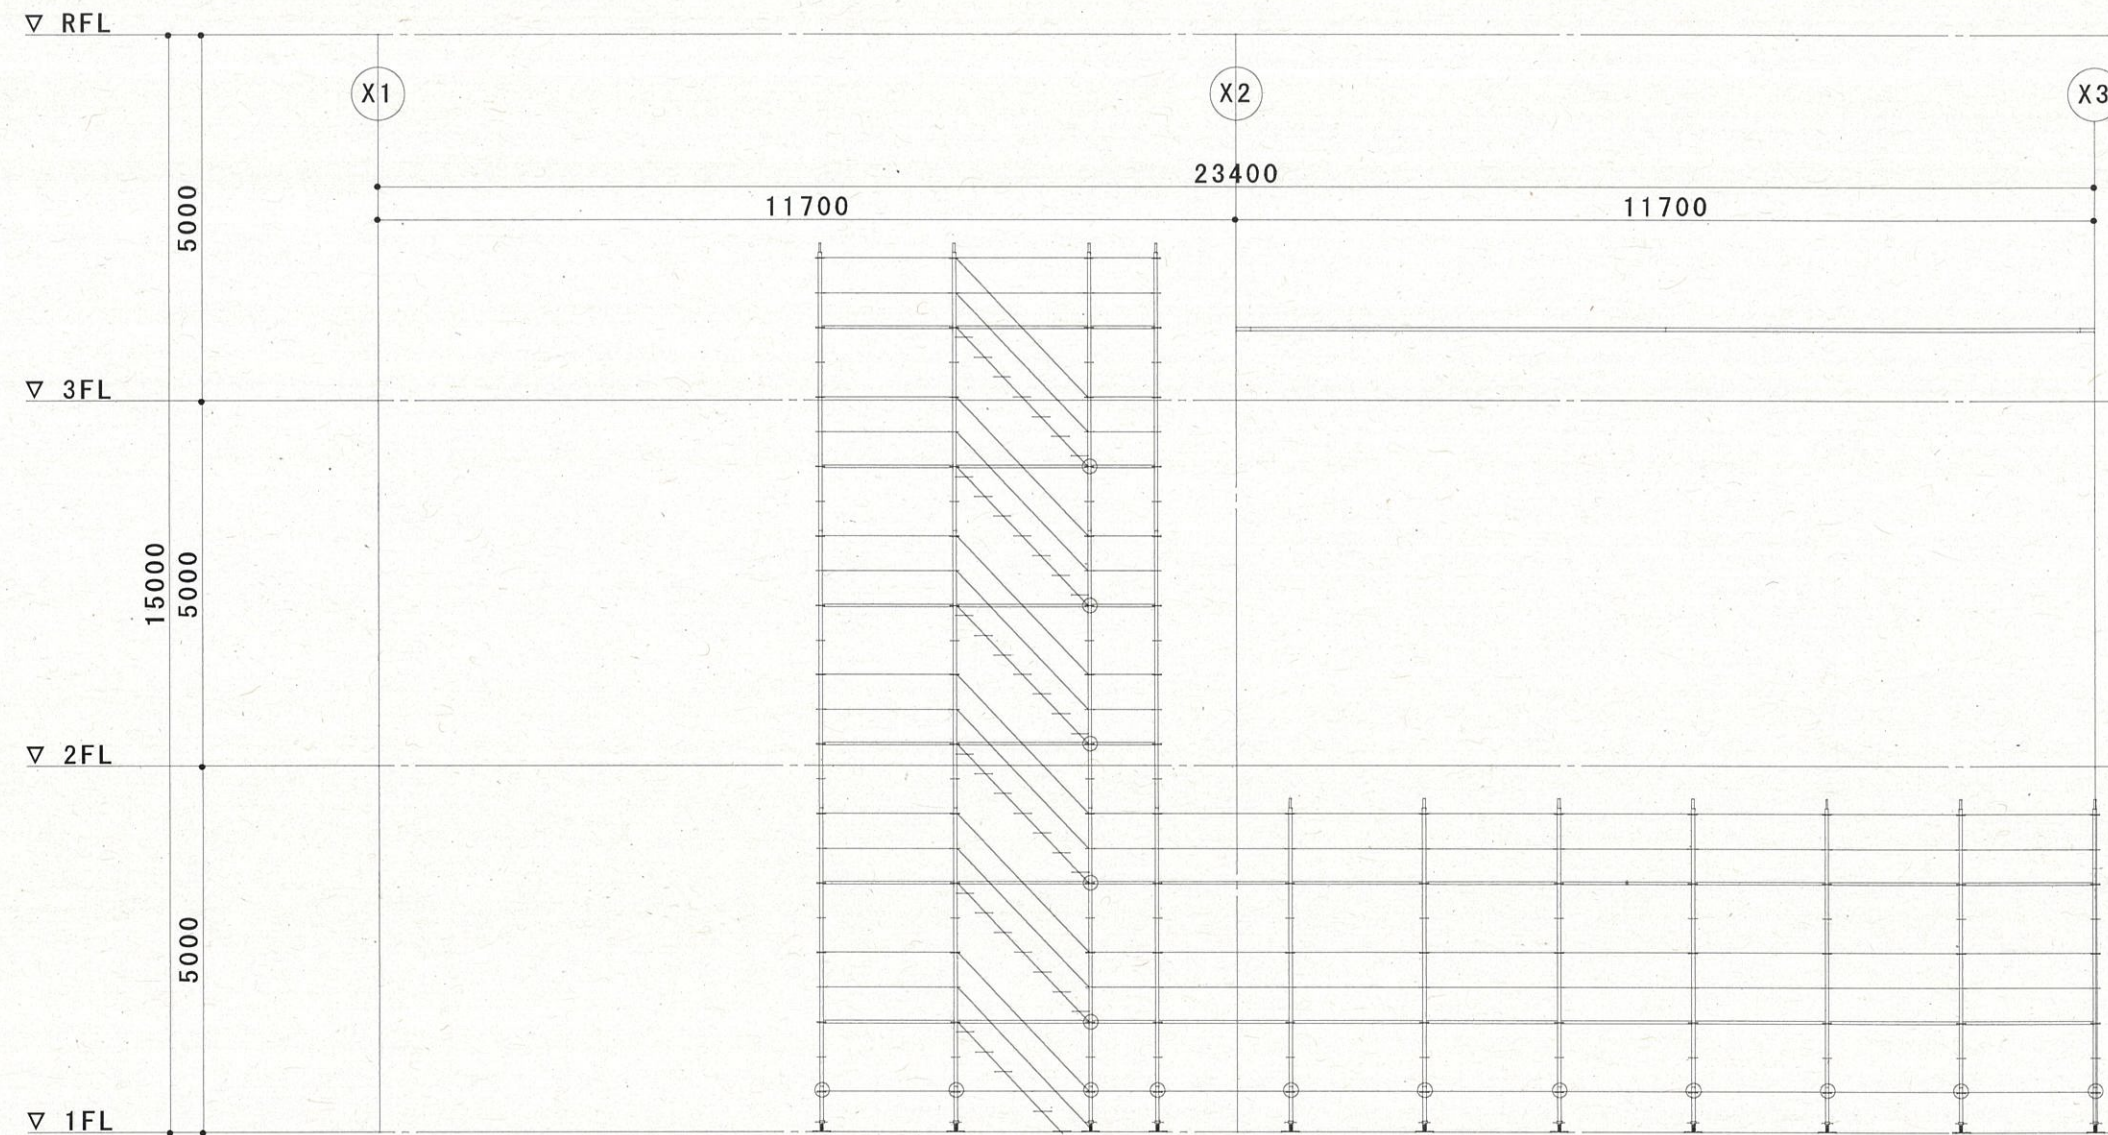

備考	工事名	立面図	1/100	設計年月日	年 月 日	設計		図番
				設計番号		検印		