




フローシート

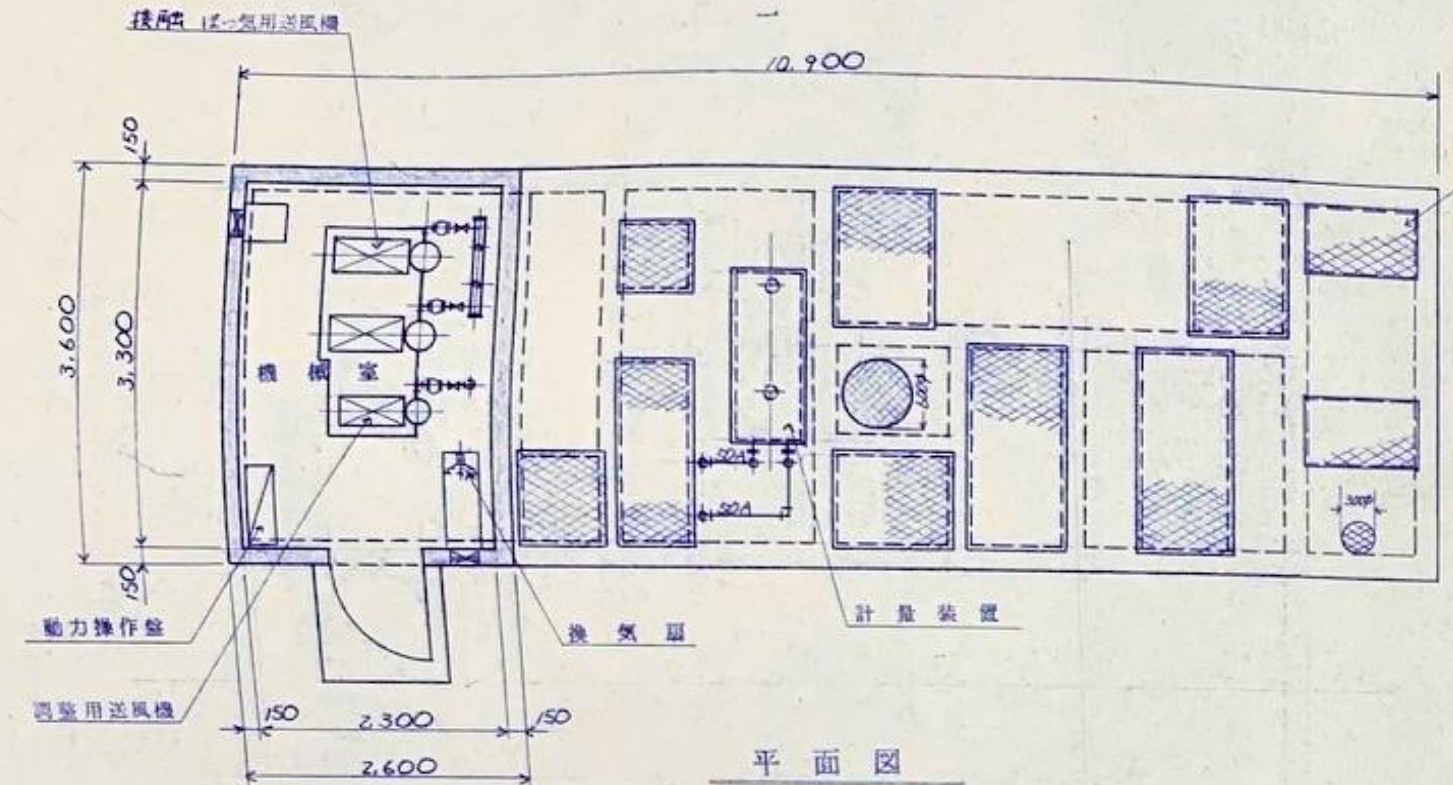


平面図
1:50

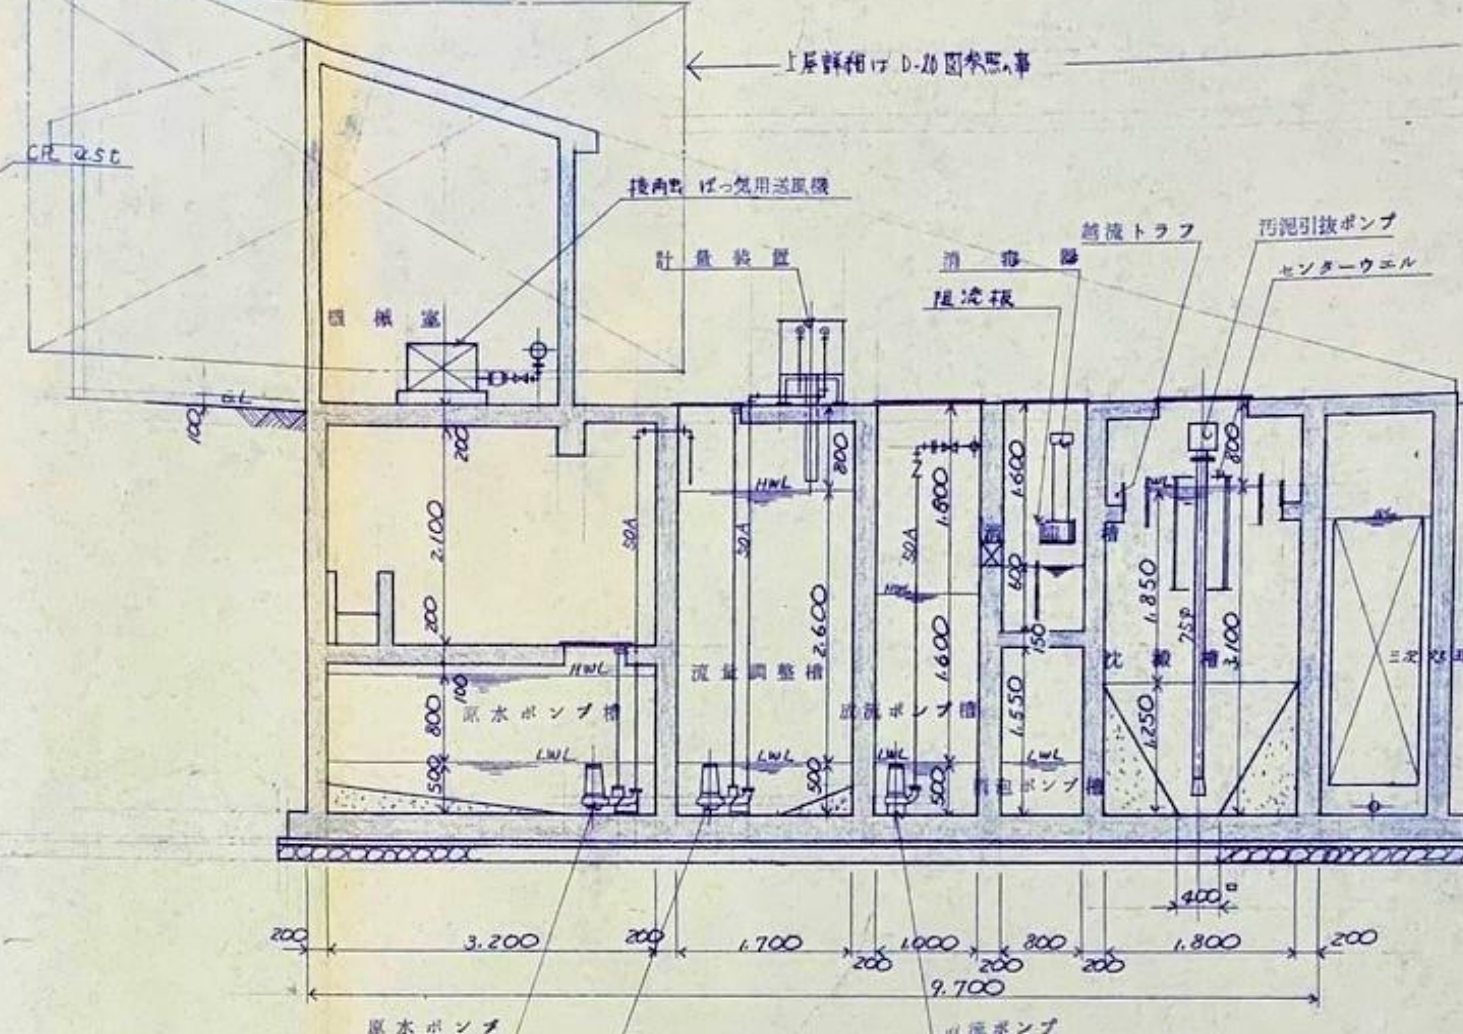


A-A断面図
1:50

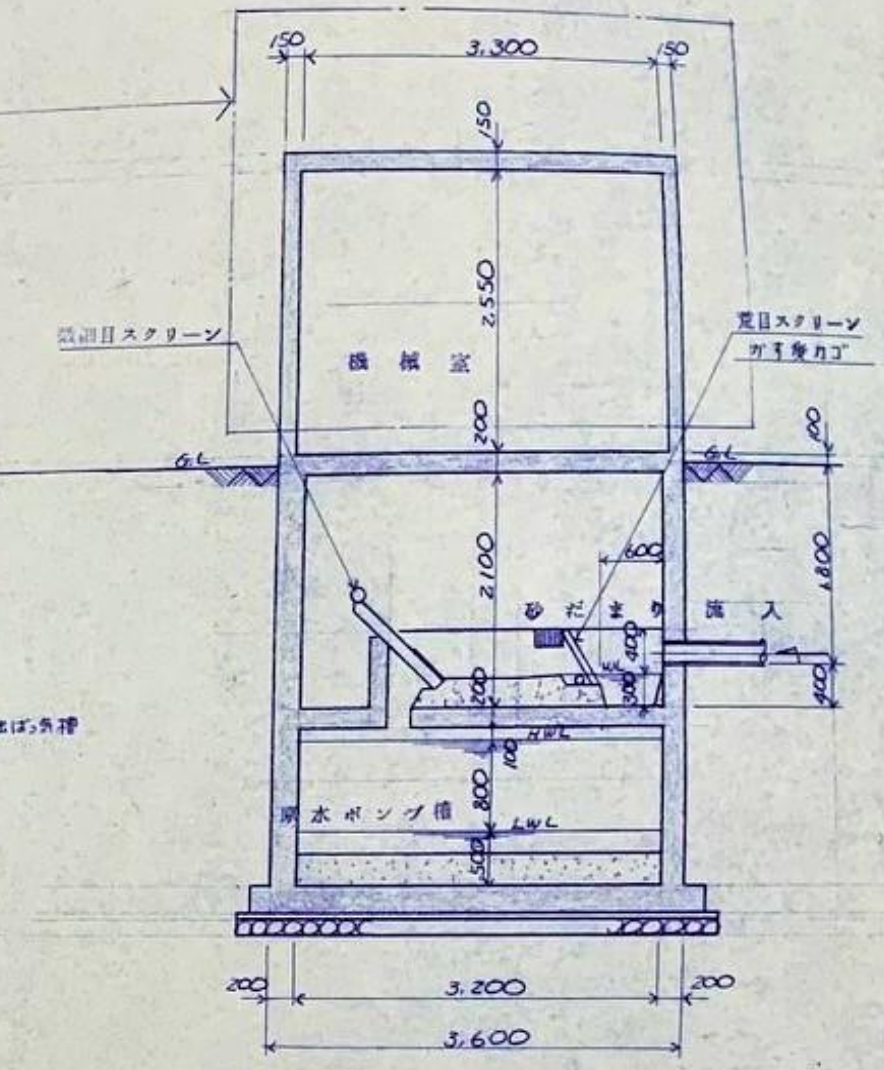


B-B断面図
1:50

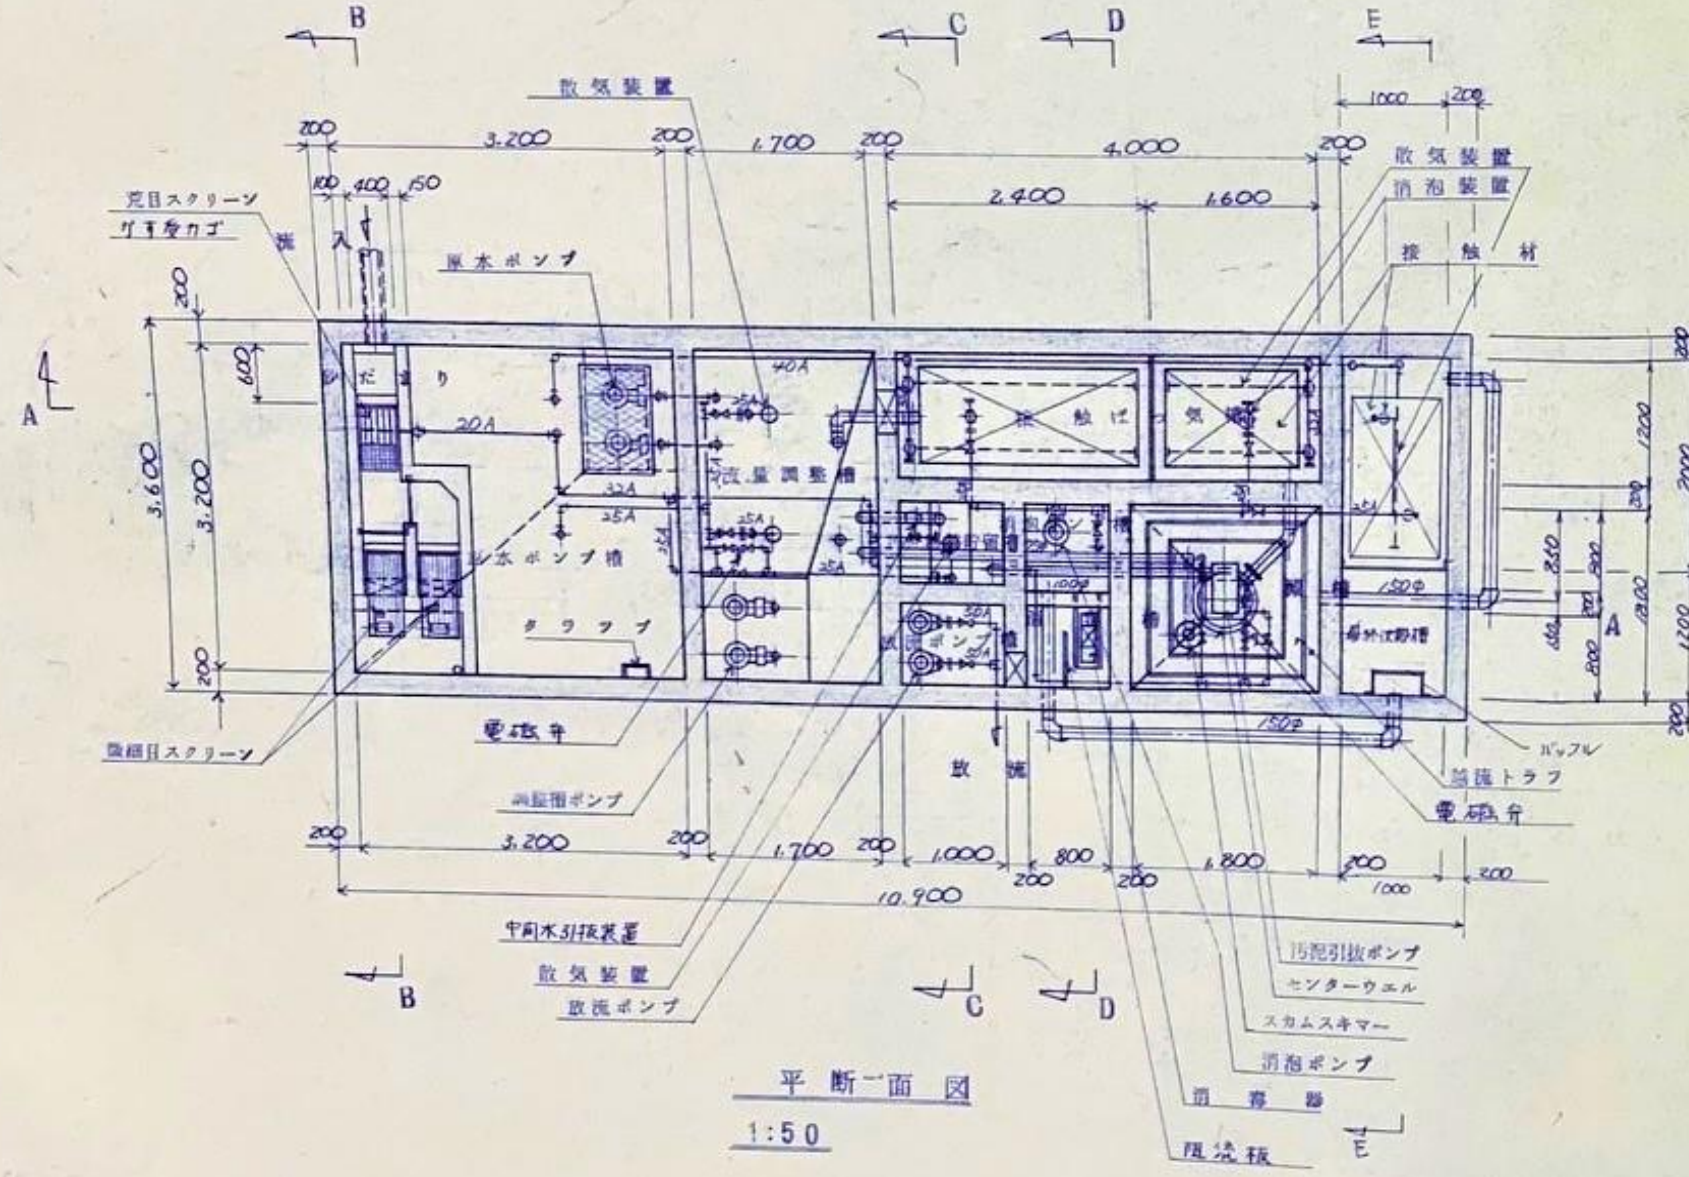

平断面図
1:50

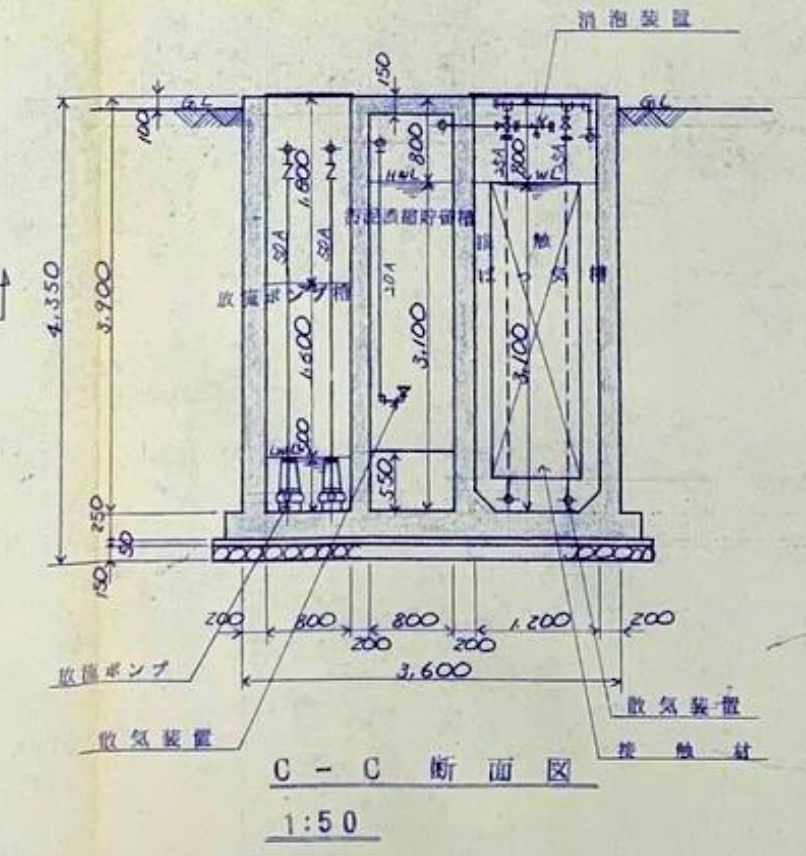

C-C断面図
1:50

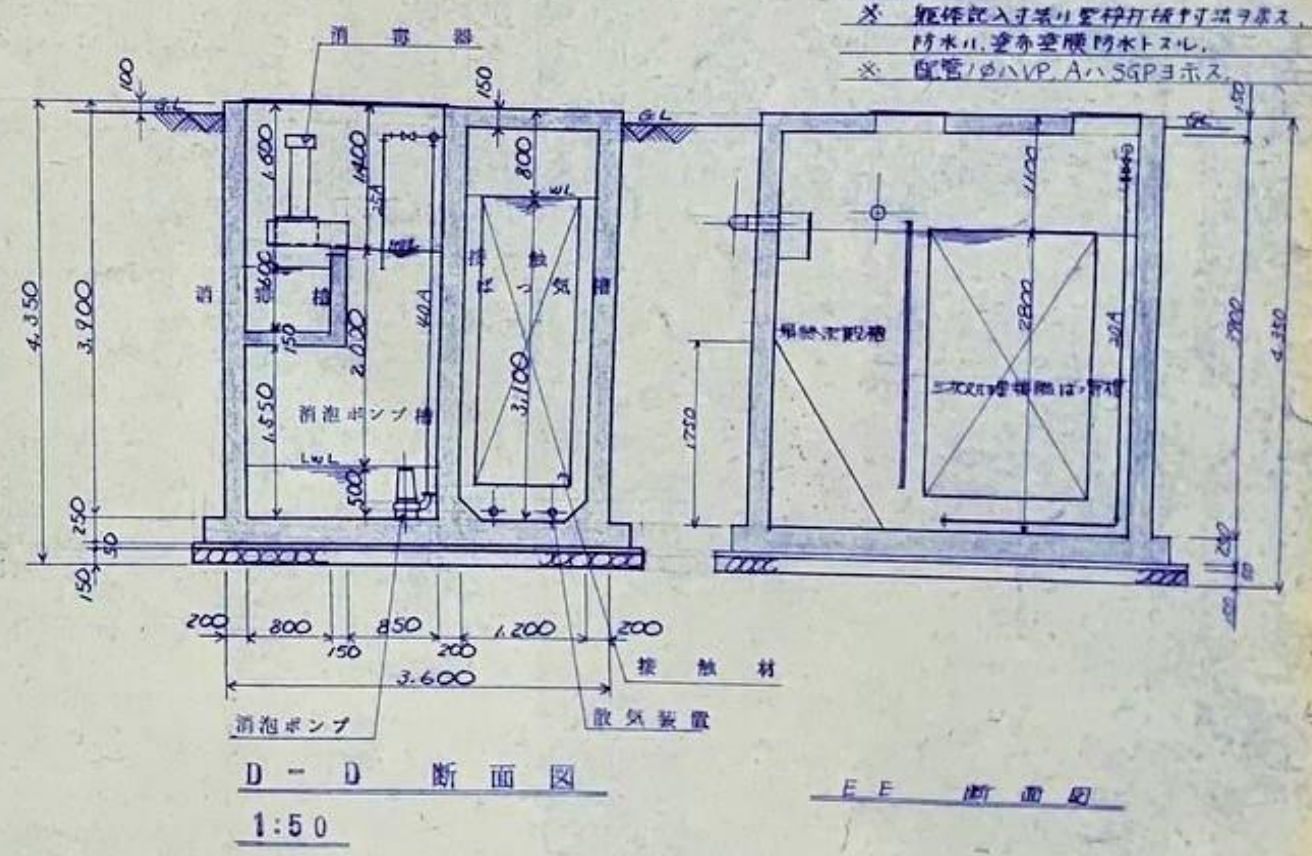

D-D断面図
1:50

註記
 * 曝気器入り室の壁は打掃し易く
 防水、塗料は耐水トレスル
 * 配管はHVP、AHS、SPPを示す



図号	0974	工種	水処理設備	43
名称	浄化槽参考図(1)	縮尺	1:50	D-23
作成	佐藤武夫	作成日	昭和33年	43
設計	佐藤武夫	設計日	昭和33年	
監理	佐藤武夫	監理日	昭和33年	

