


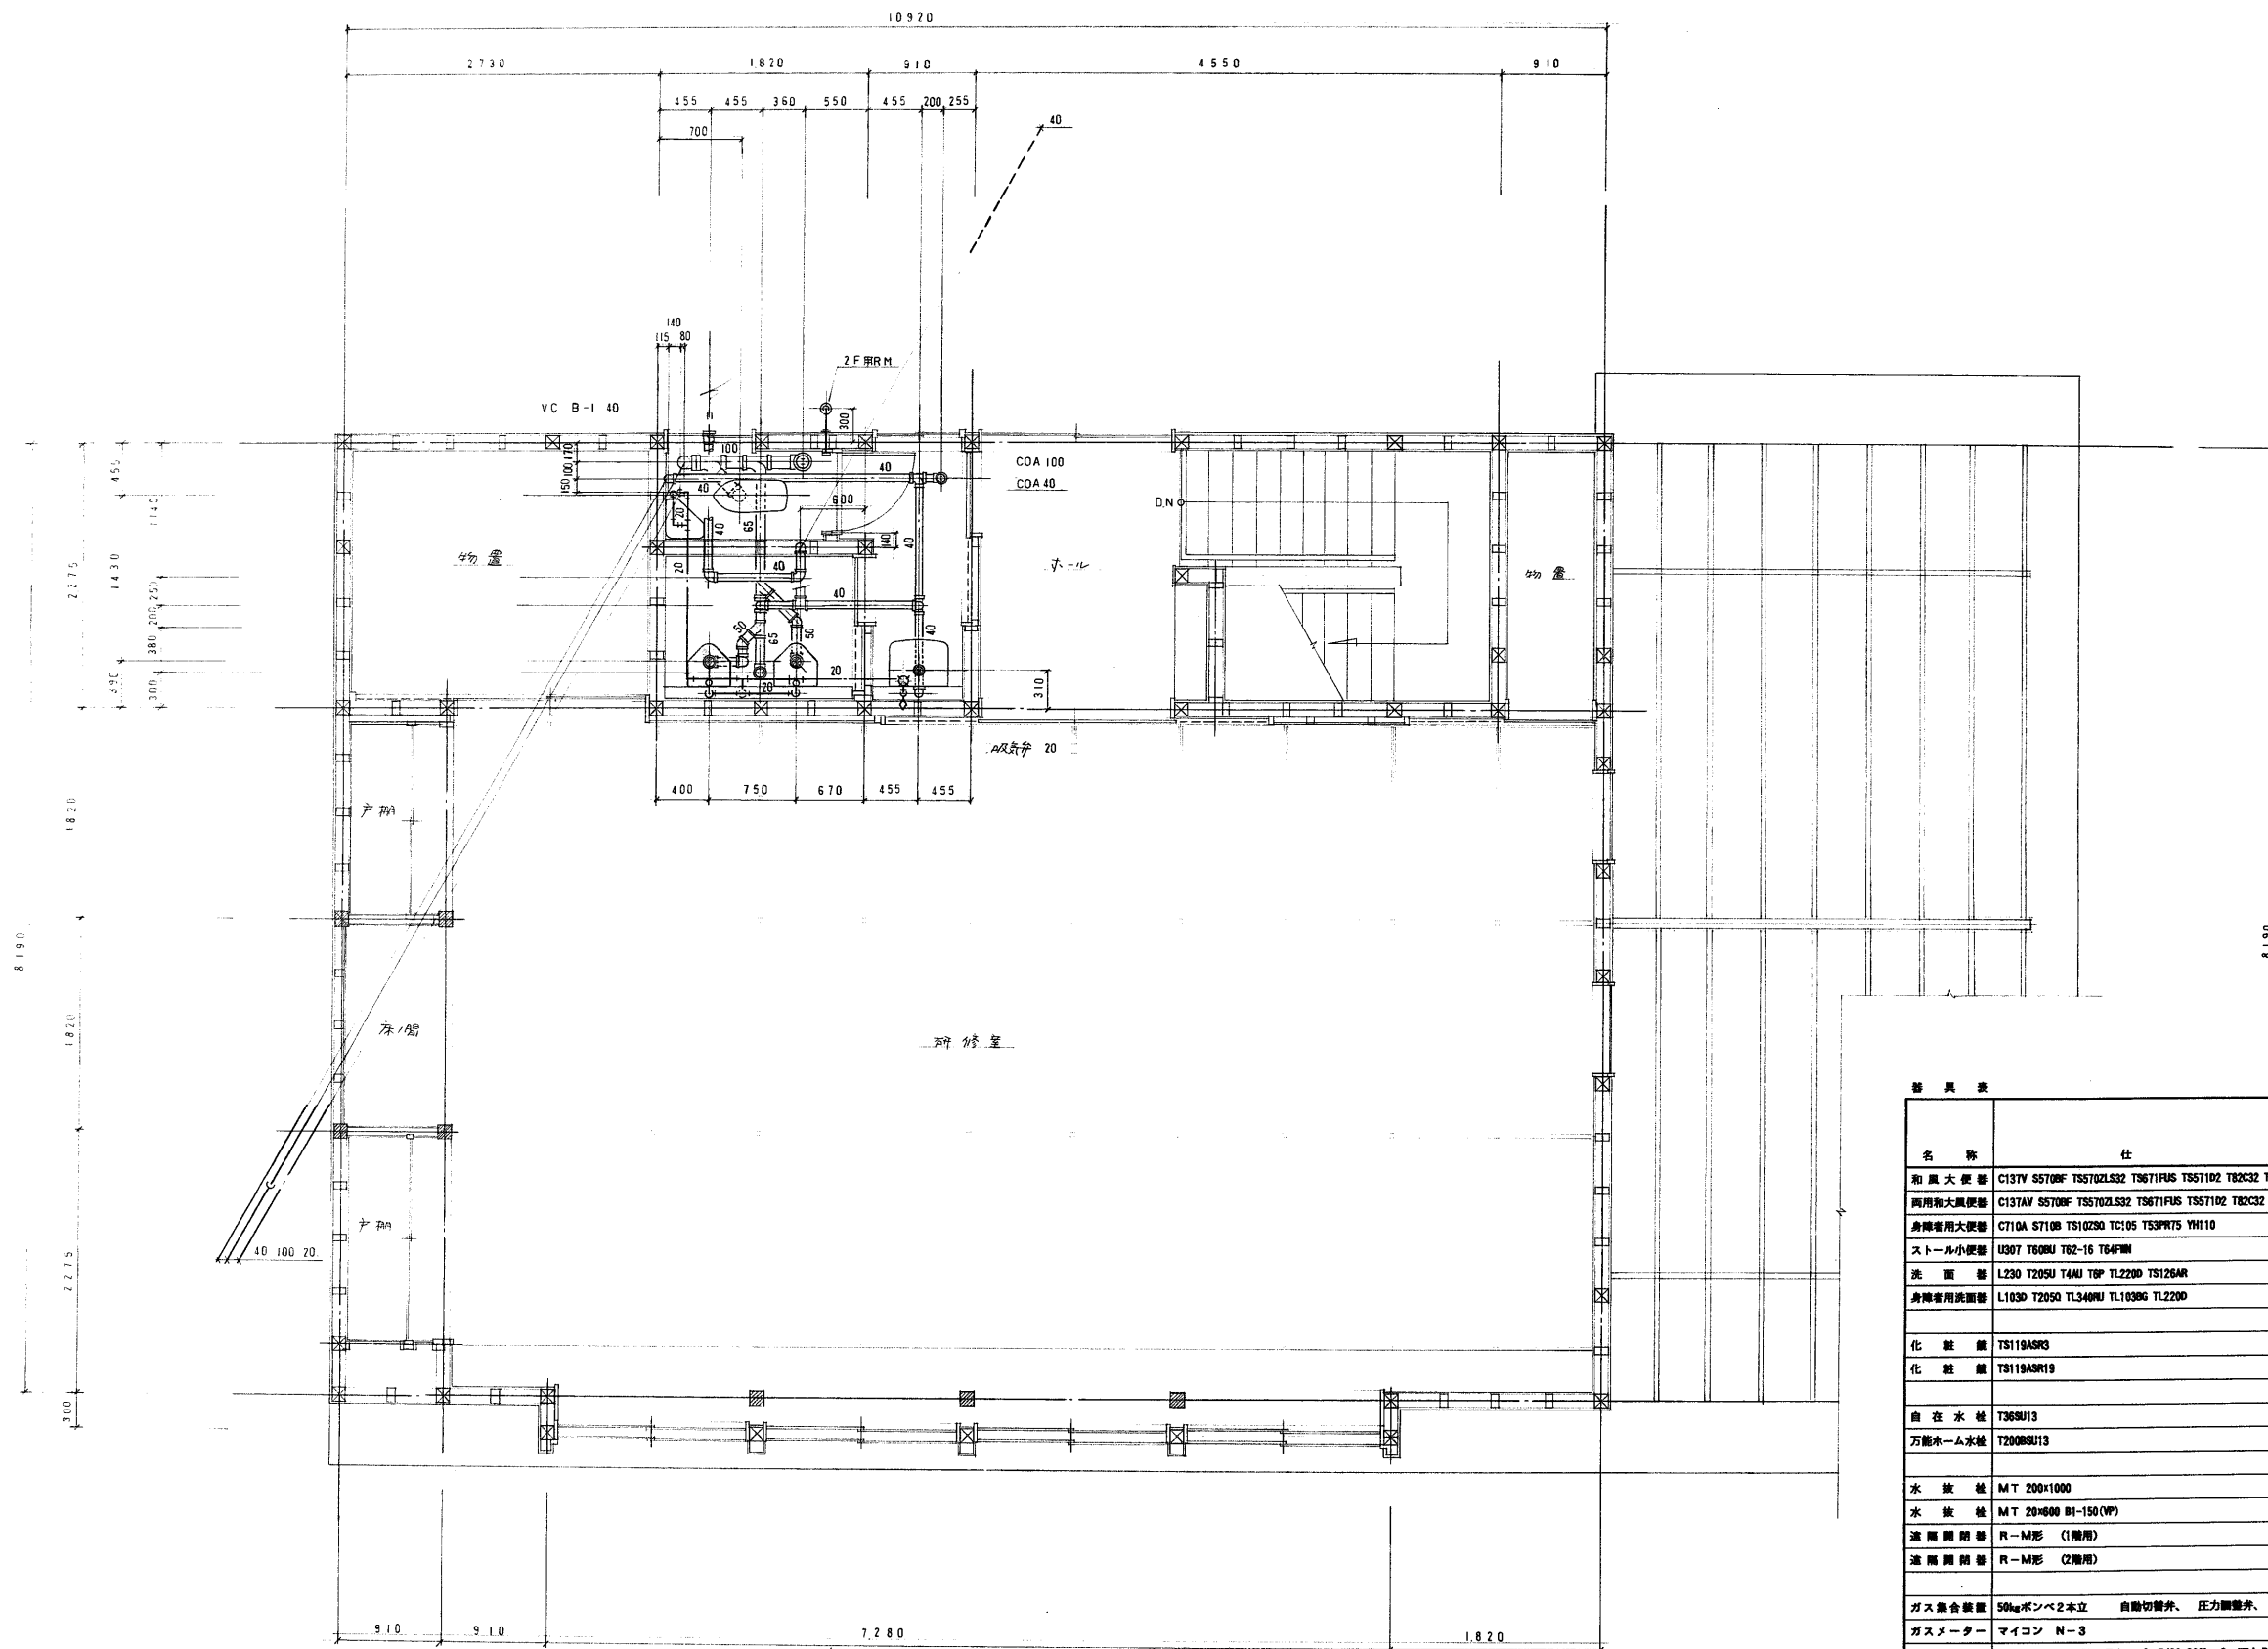

名 称	仕 様	女 子 便 所	男 子 便 所	手 洗 所	身 洗 所	飲 水 機	2 階 便 所	庫 外	取 量
和風大便秘器	C13TV S570RF TSS702LS32 T8671FHS T857102 T82C32 T59HS YH10 T156M4 T59HS	1					1		2
両用和風大便秘器	C13TAV S570RF TSS702LS32 T8671FHS T857102 T82C32 T59HS YH10 T156M4 T59HS	1							1
身洗専用大便秘器	C710A S710B TS10250 TC105 TS3PR75 YH10				1				1
ストール小便秘器	U307 T60MU T62-16 T64FNN						2		2
洗面器	L230 T205U T4MU T6P TL2200 TS120AR			1			1		2
身洗専用洗面器	L103D T205Q TL340MU TL103BG TL220D				1				1
化粧鏡	TS119ASR3			1					2
化粧鏡	TS119ASR19				1				1
自在水栓	T36SU13					2			2
万能ホーム水栓	T200BSU13					1			1
水栓検	MT 200x1000			1	1	1	1		4
水栓検	MT 20x600 B1-150(WP)					1			1
遮断開閉器	R-M形 (1階用)			1	1	1			3
遮断開閉器	R-M形 (2階用)						1		1
ガス集合装置	50kgボンベ2本立 自動切替弁、圧力調整弁、振動防止用鎖 等共							1	1
ガスメーター	マイコン N-3							1	1
ガス遮断器	(融断・元止め式) 5号タイプ FJ20x300L-2、可とう管コック、TM226					1			1
ガス検	単口ヒューズコック					2			2
ゴトク	バーナー 9本					1			1

※ 各水栓検には排水ブロック200型取付のこと。


株式会社 千田組

承認 設計 担当

縮尺 1/30
設計年月日

工事名称 (仮称) 野田地区コミュニティ消防センター建設 (機械設備) 工事
図面名称 2階給排水衛生設備工事 (配管詳細図) 完成図

4枚の内
No. 2

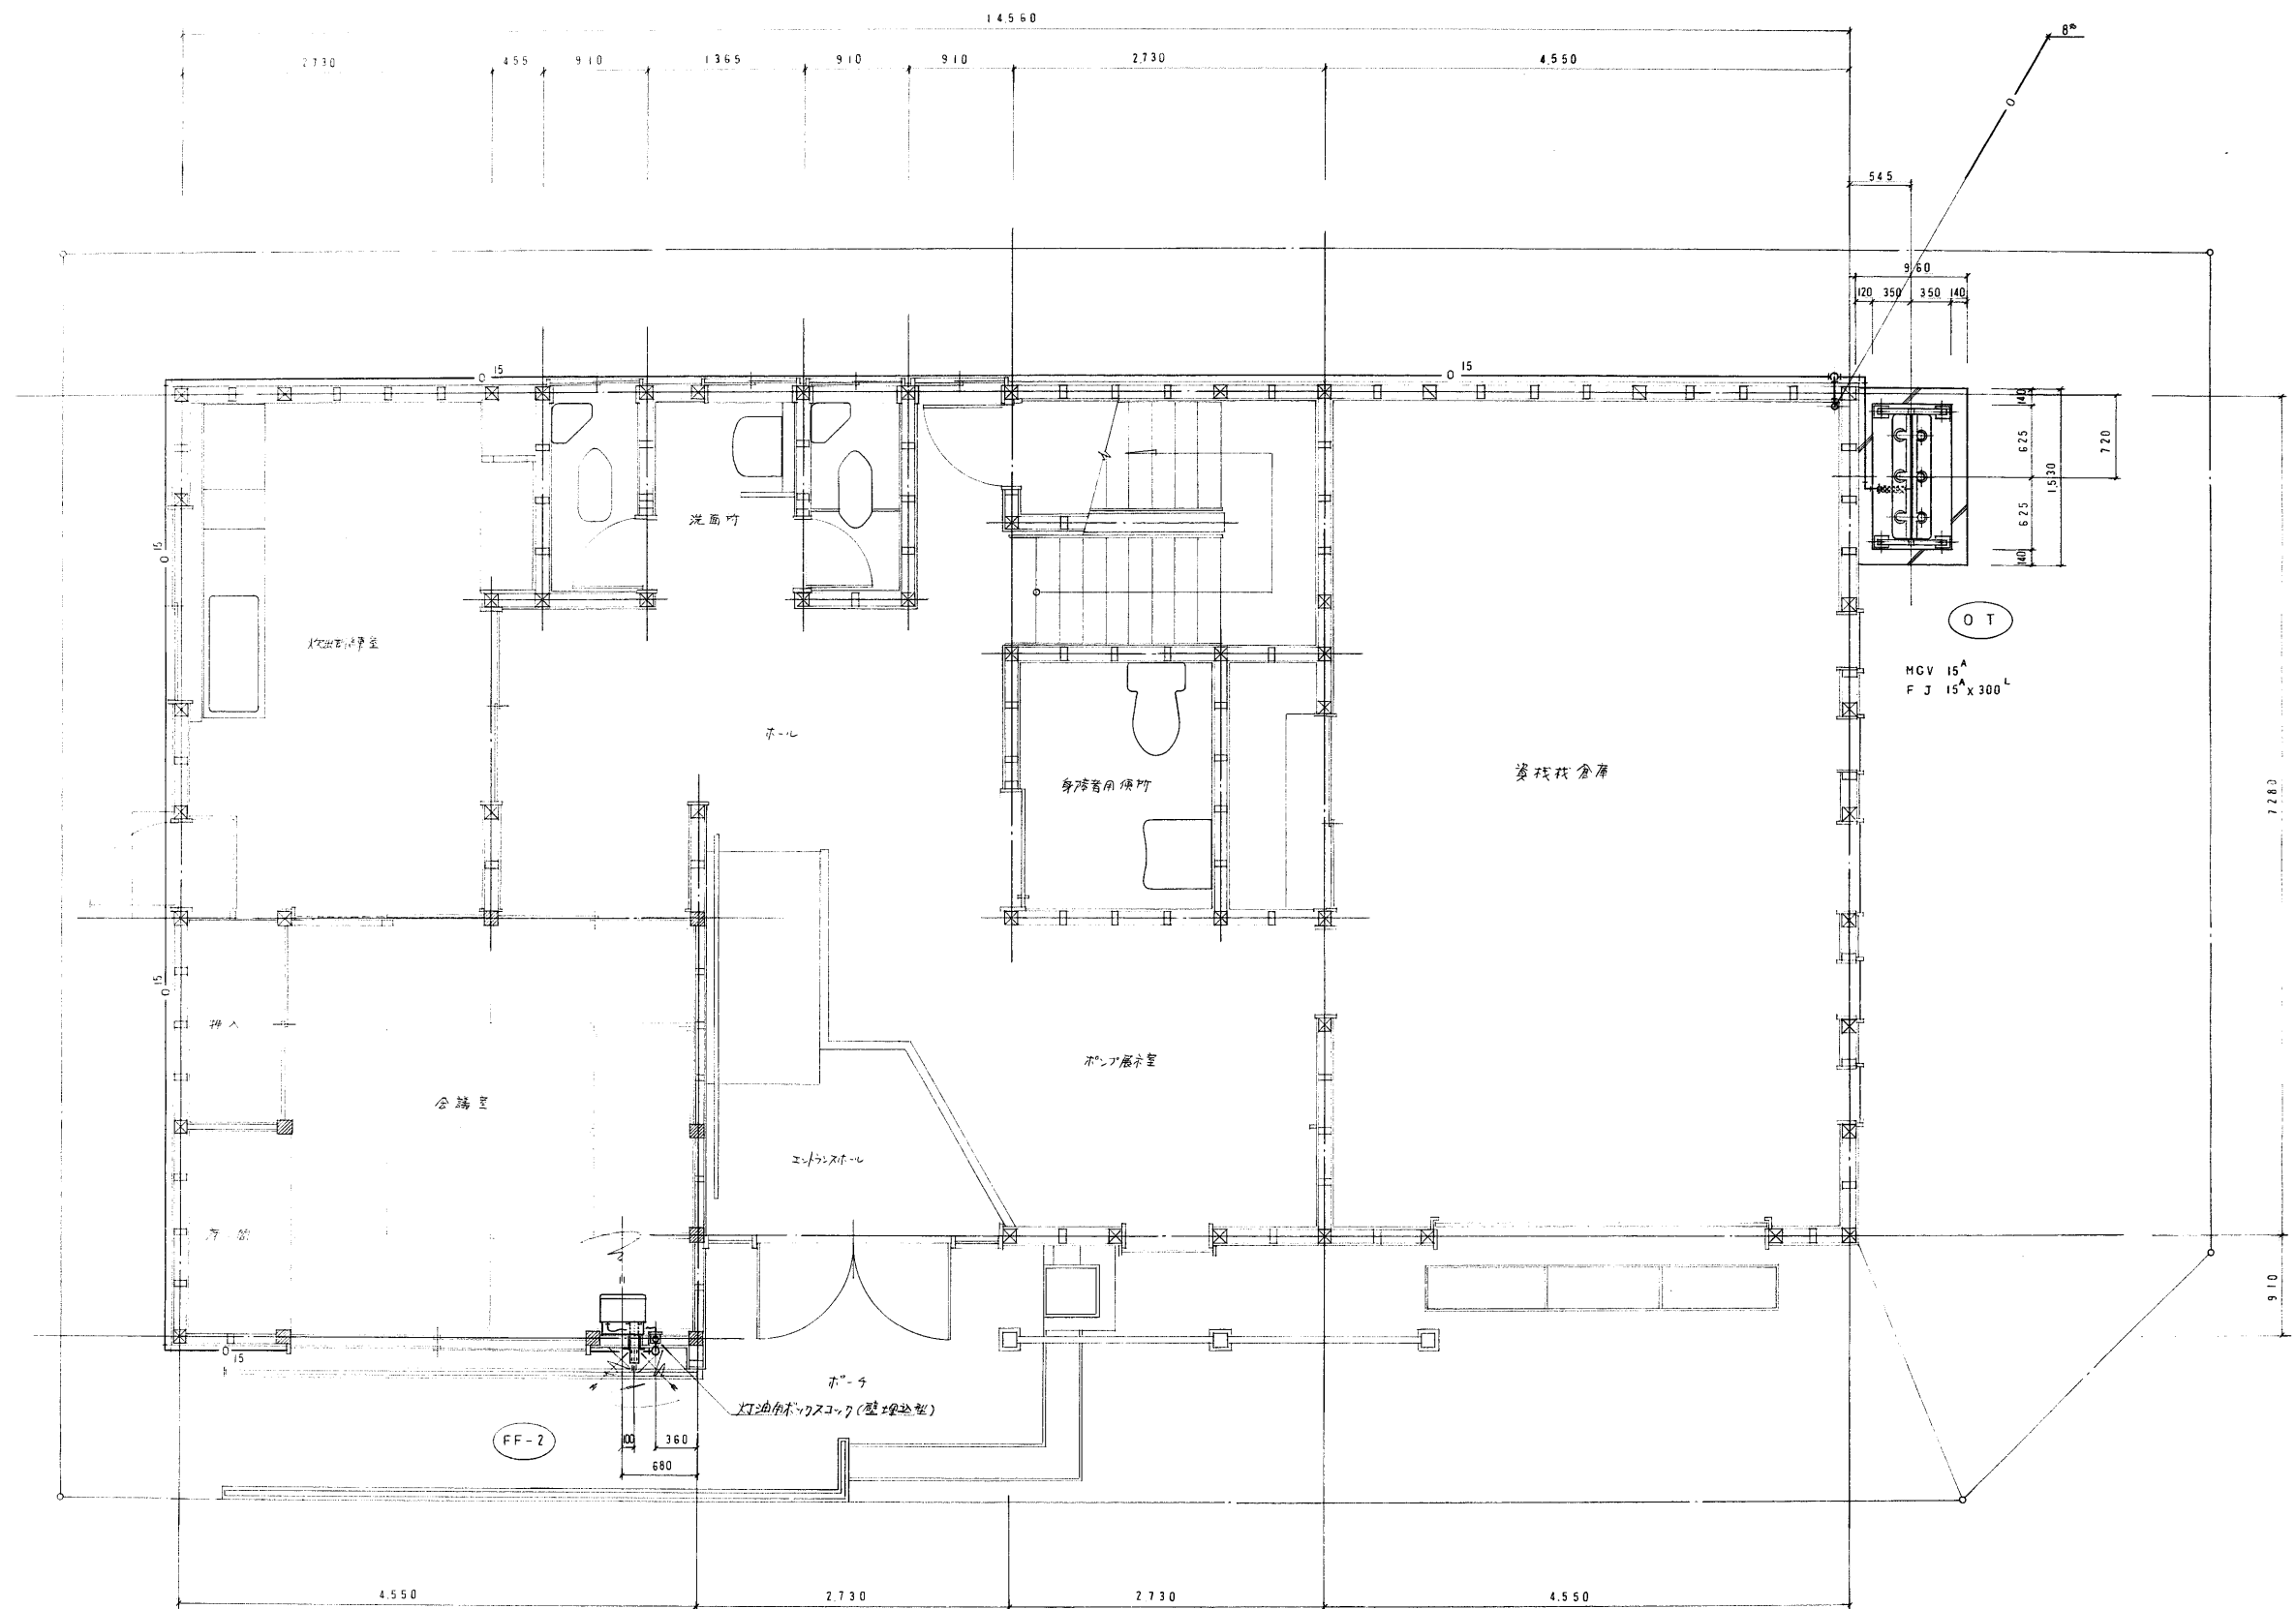

1 階平面図 S=1:30

株式会社 千田組


承認 設計 担当

縮尺 1/30
設計年月日

工事名称 (仮称) 野田地区コミュニティ消防センター建設(機械設備)工事
図面名称 1階暖房設備配管据付図

完成図 No.3



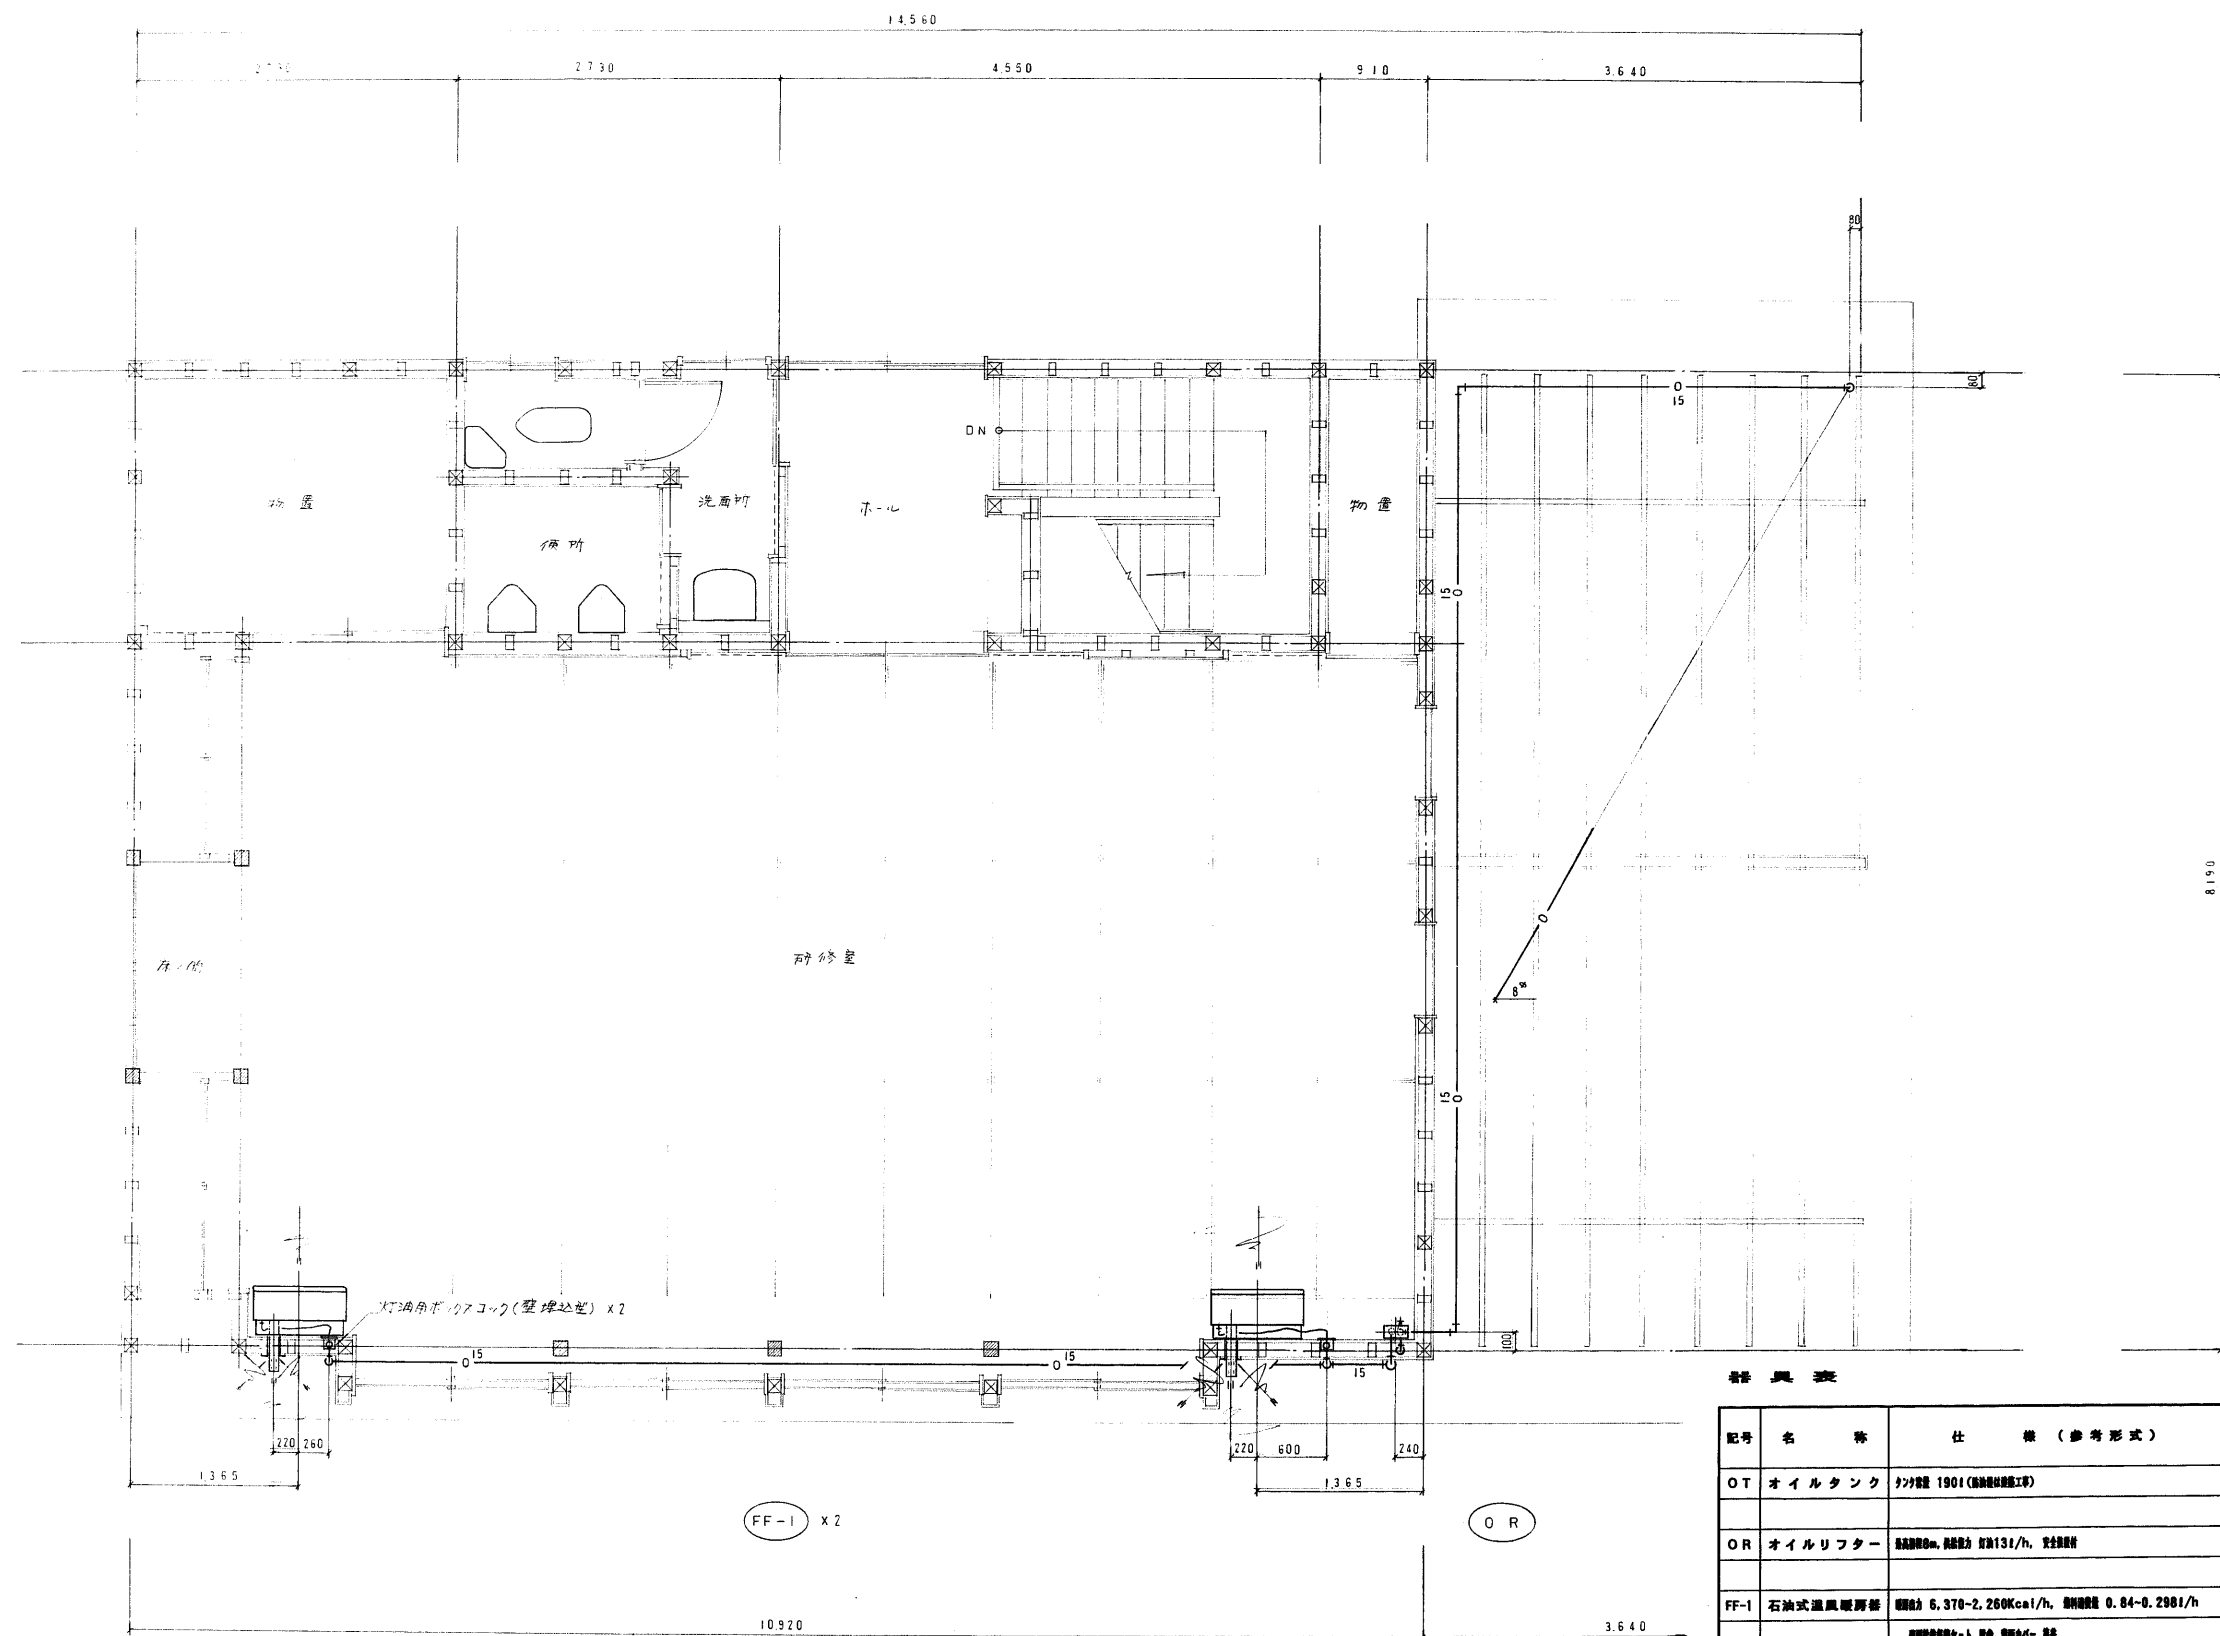

器具表

記号	名 称	仕 様 (参考形式)	電 気			数 量
			φ	V	W	
OT	オイルタンク	タンク容量 1901 (給油機設置工事)				1
OR	オイルリフター	最大揚程8m, 供給能力 131l/h, 安全装置付	1	100	14	1
FF-1	石油式温風暖房器	暖房能力 6,370~2,260Kcal/h, 燃料消費量 0.84~0.298l/h 燃焼ガス配管付, 暖房, 燃焼ガス配管付	1	100	107-46	2
FF-2	石油式温風暖房器	暖房能力 3,640~1,500Kcal/h, 燃料消費量 0.48~0.198l/h 燃焼ガス配管付, 暖房, 燃焼ガス配管付	1	100	105-53	1

株式会社 千 田 組

承認 設計 担当

縮 尺 1/30
設計年月日

工事名称 (仮称) 野田地区コミュニティ消防センター建設 (機械設備) 工事
図面名称 2階暖房設備配管据付図

完成図 No. 4
4枚の内