


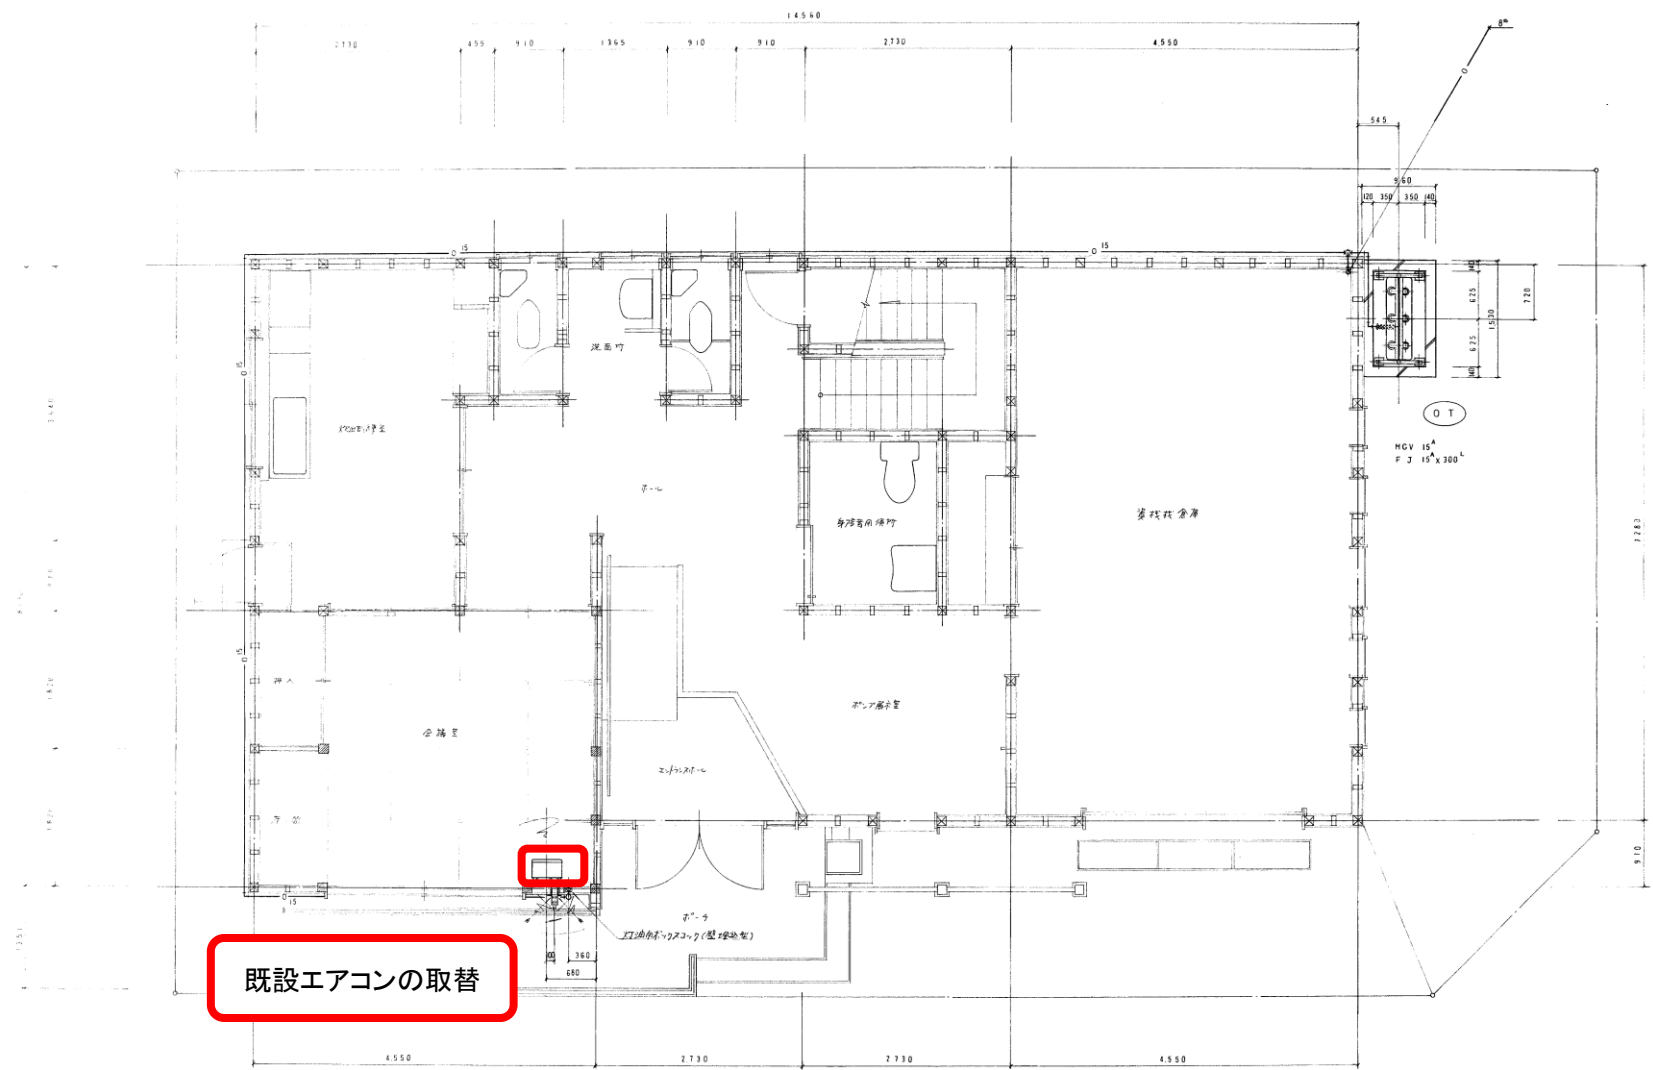

既設エアコンの取替


1 階平面図 S=1:30

株式会社 千田組

縮尺 1/30
設計年月日

工事名称 (飯野) 野田地区コミュニティセンター建設 (機械設備) 工事
図面名称 1 階暖房設備配管図

4 号以内
完成図 No.3

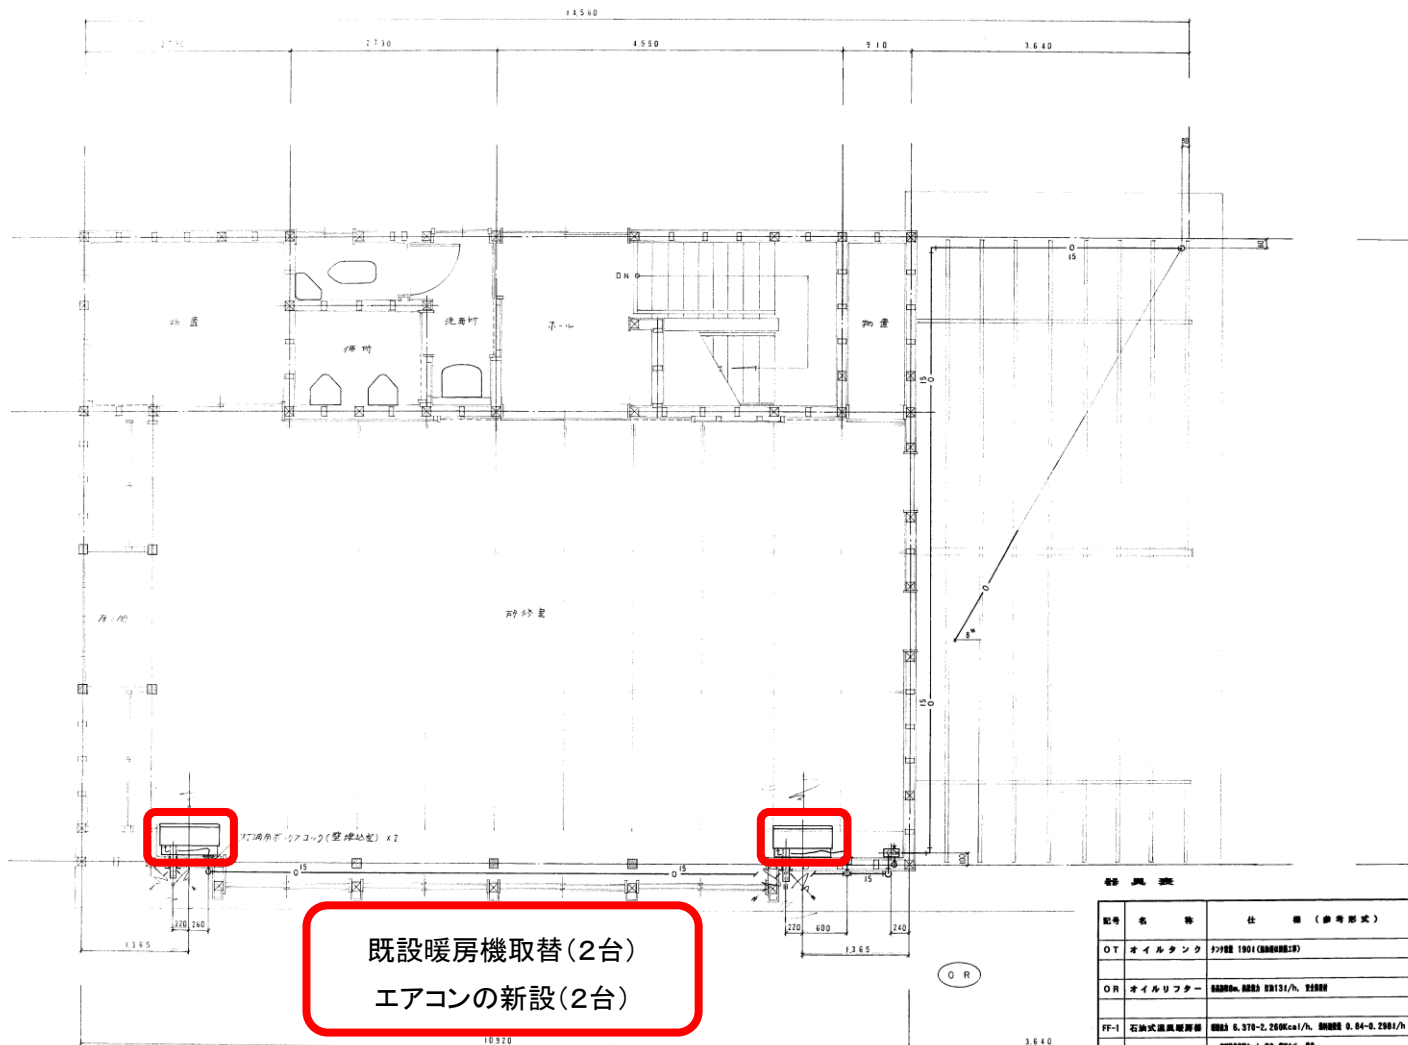

既設暖房機取替(2台)
エアコンの新設(2台)

2 階平面図 S=1:30

記号	名 称	仕 様 (参考形式)	電 気			数 量
			φ	V	W	
OT	オイルタンク	材質 100 (参照形式)				1
OR	オイルリフター	容量 100L (参照形式)	1	100	14	1
FF-1	石油式温風暖房器	能力 6.370-2.250Kcal/h. 燃焼 0.84-0.280l/h 燃焼油 1. 軽油 2. 軽油	1	100	107-40	2
FF-2	石油式温風暖房器	能力 3.640-1.600Kcal/h. 燃焼 0.48-0.160l/h 燃焼油 1. 軽油 2. 軽油	1	100	105-33	1

株式会社 千 田 組

設計年月日
1/30

工事名称 (仮称) 野田地区まちづくり消防センター建設 (機械設備) 工事
図面名称 2階暖房設備配管図

完成図 No. 4

4枚の9