


材料リスト

名称	寸法	備考	
1	MR-1	300 × 650	ため掛
2	"	750	
3	"	900	防臭掛
4	MR-2	400 × 790	
5	"	800	
6	"	810	
7	"	840	
8	"	900	
9	MR-3	500 × 1200	
10	"	1500	
11	MR-1	300 × 800	防臭掛
12	"	850	ため掛
13	"	850	防臭掛
14	"	750	
15	塩ビ板	100 × 150 × 45°	

水栓柱

部屋名	仕様	数量
1F男子便所	MT20 × 1000 RM	2
1F女子便所	" 1000 "	1
放出し研修	" 1000 "	1
靴洗場	" 600 BI	1
2F男子便所	" 1000 RM	1
2F女子便所	" 1000 "	1

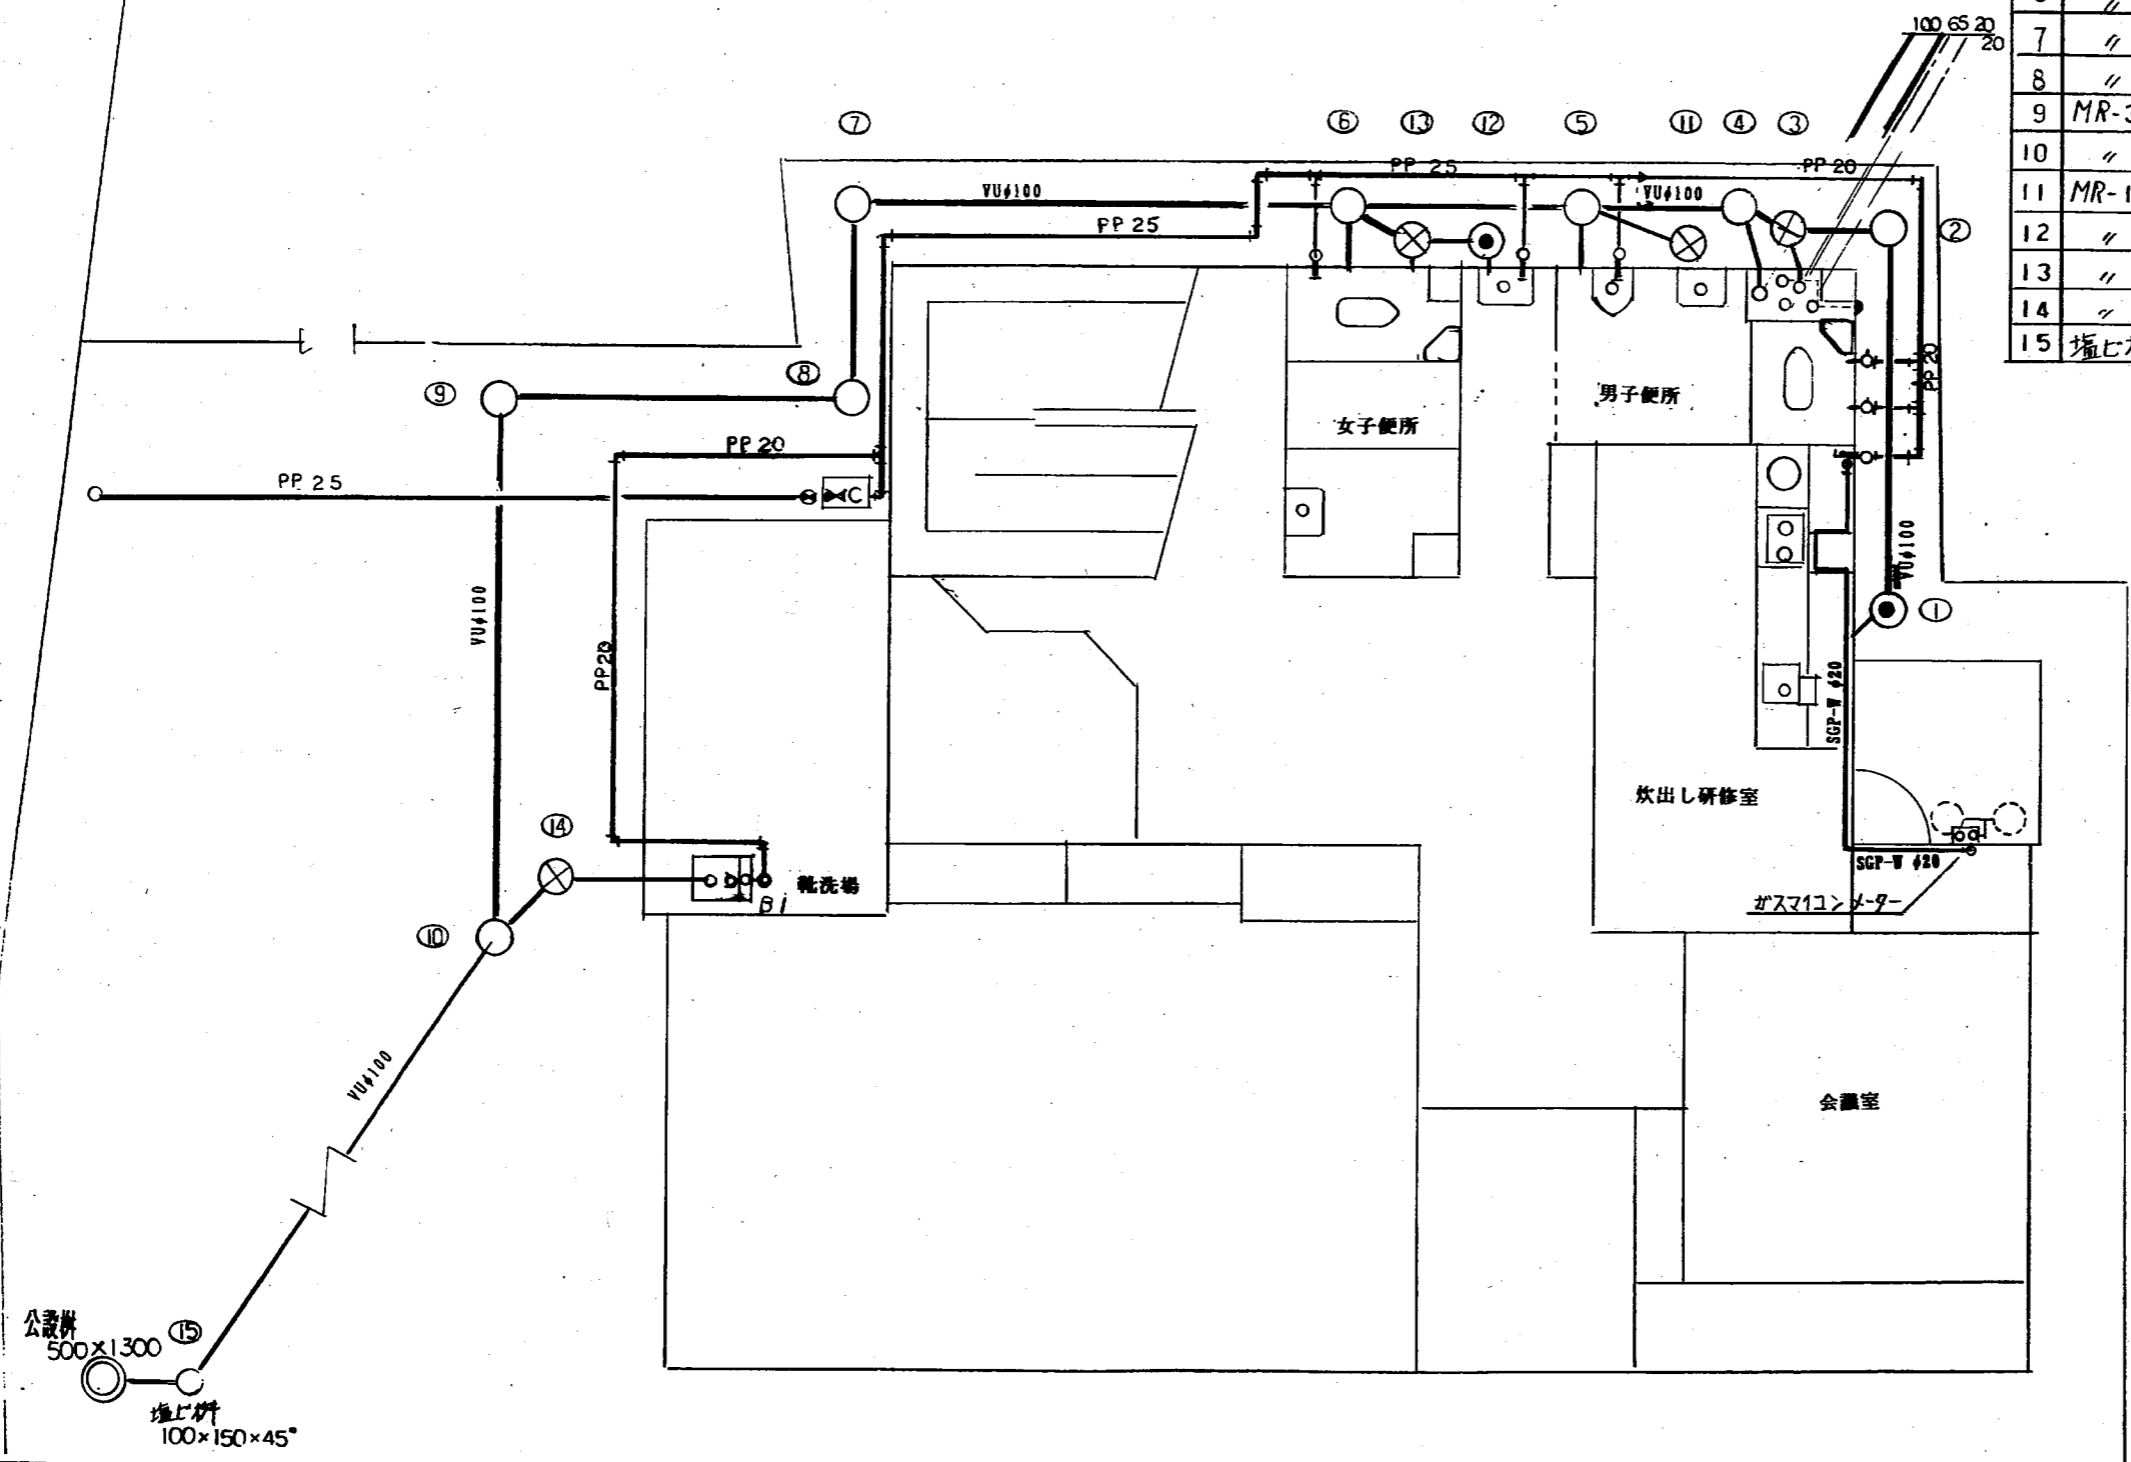

特記 平成8年


株式会社 千田組

年月日  
9.3.  
縮尺  
1/50

工事名称 (仮称) 三ツ割地区コミュニティ消防センター建設(機械設備)工事  
図面名 屋外給水設備  
屋外排水設備  
完成

図面番号  
10枚の内  
M-2



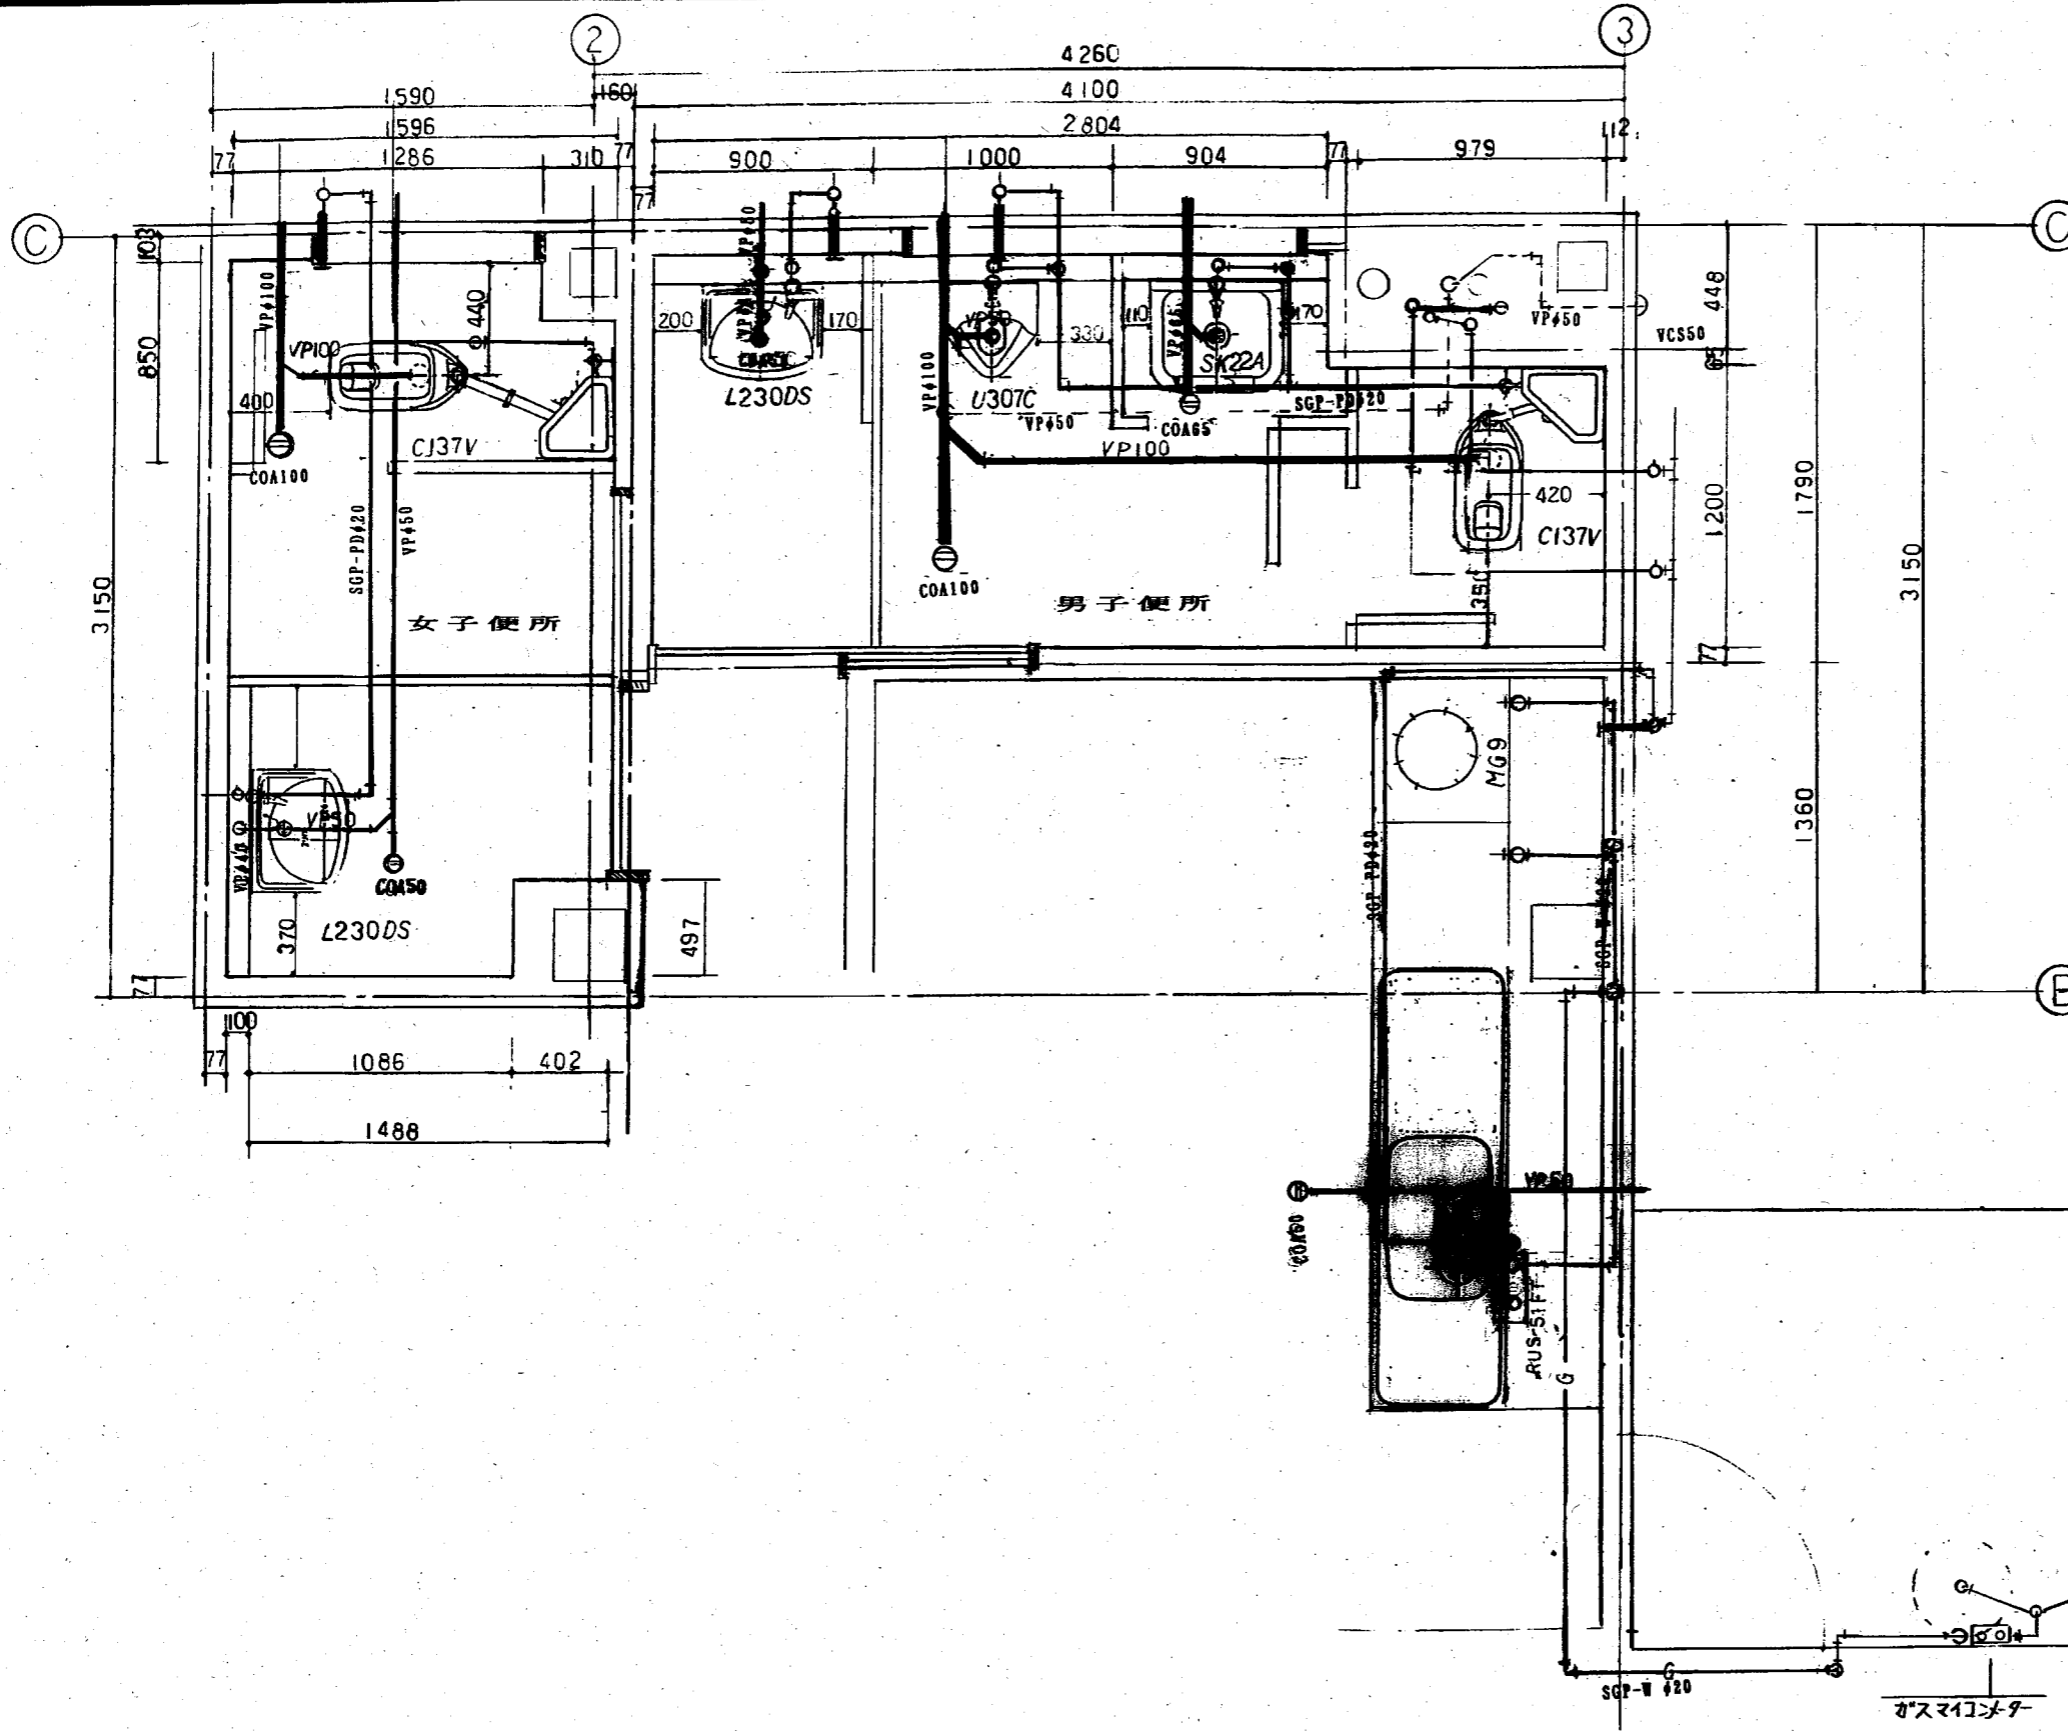

器具表

名称	仕様
大便器	C137V S570BF TS671FUS TS57102 T82C32 YH110
小便器	U307C T60BU T62-16 T64FWN
手洗器	L230DS T20SU T6P T44U TL220U
掃除流し	SK22A
鏡	TS1J9ASR3
ガス濾過器	RU551FT
ミニキッチン	CK120NGAR

特記 平成8年

株式会社 千田組


年月日 9.3.  
縮尺 1/20

工事名称 (仮称) 三ツ割地区コミュニティ消防センター建設(機械設備)工事  
図面名 機械設備  
給排水配管 1階平面図(給排水、ガス設備)  
完成

図面番号  
10枚の内  
N-3





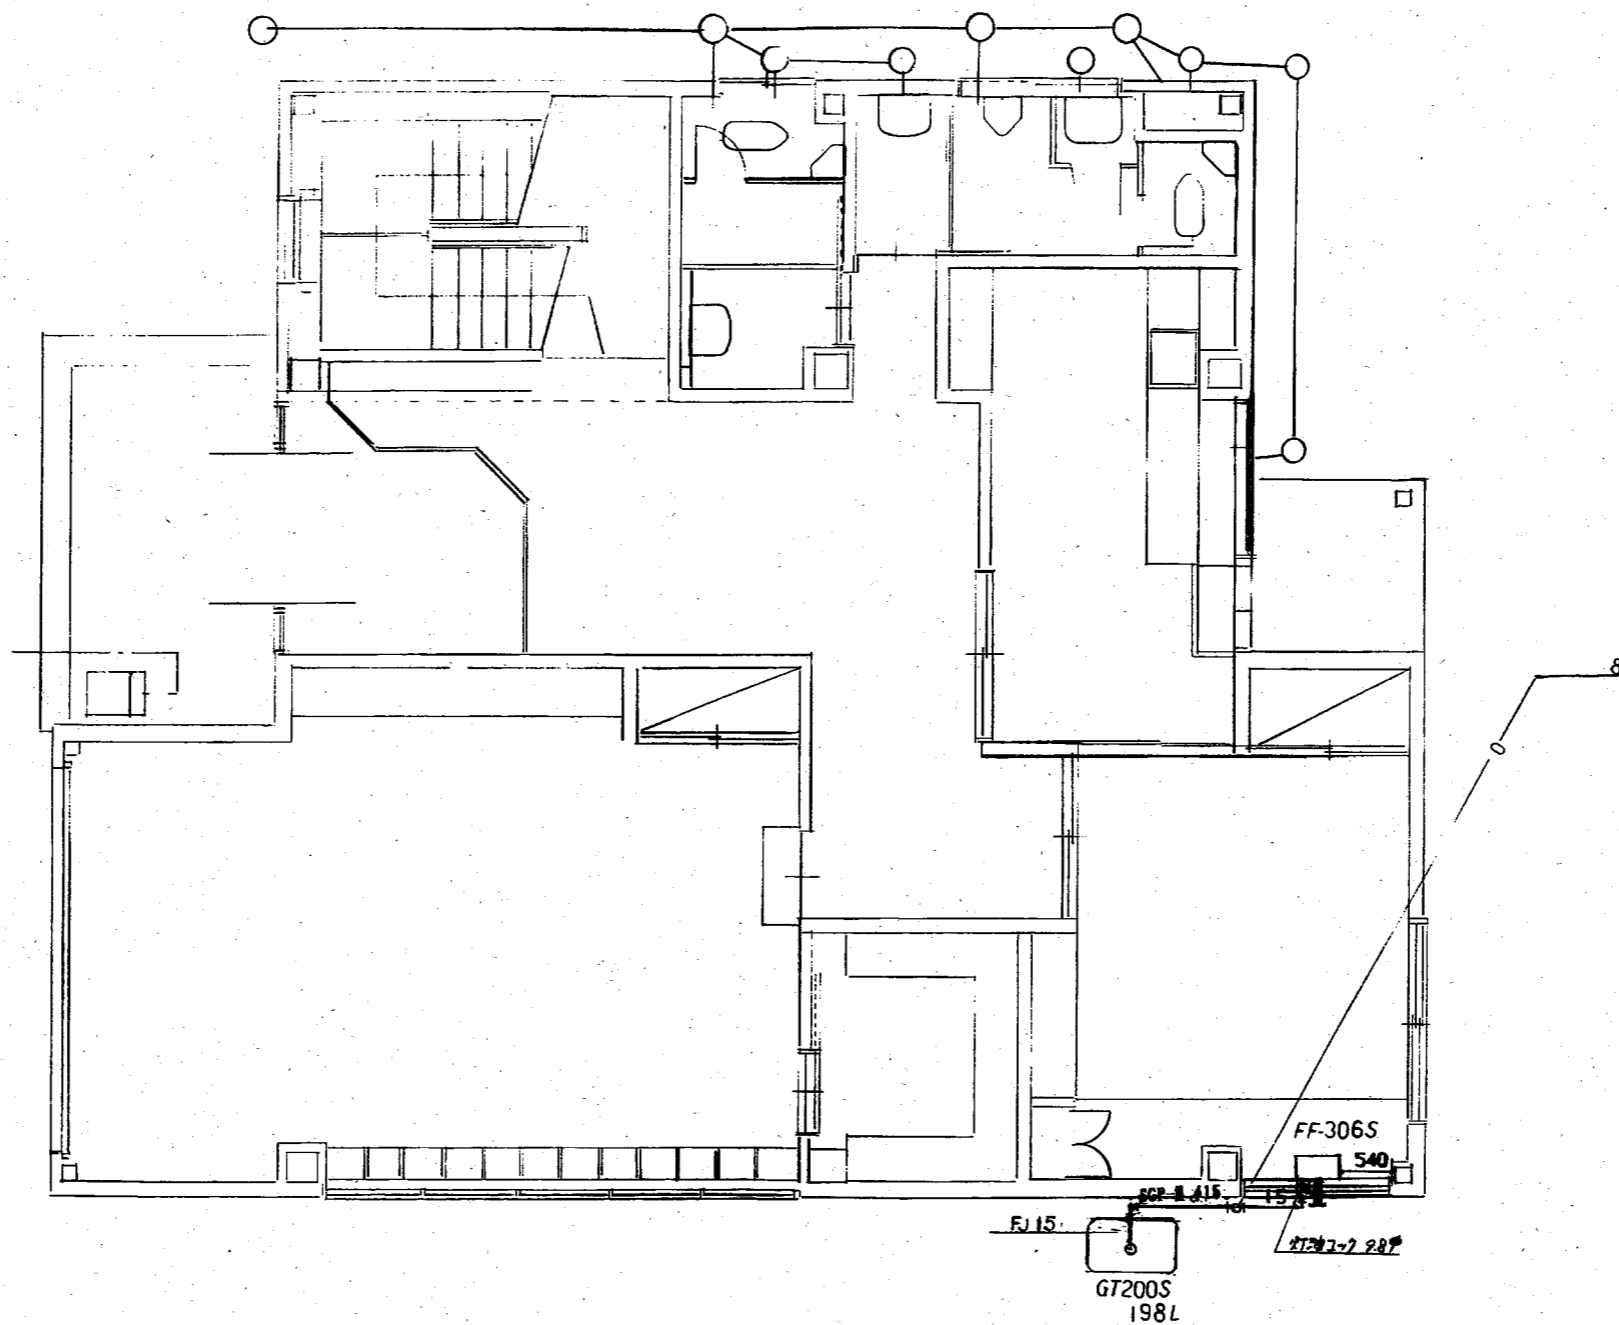


特記


株式会社 千田組

年月日  
縮尺 1/50

工事名称 三ツ割地区コミュニティ消防センター建築（機械設備）工事  
図面名 暖房設備 1階平面図（暖房） 完成

 図面番号  
10枚の内  
M-5



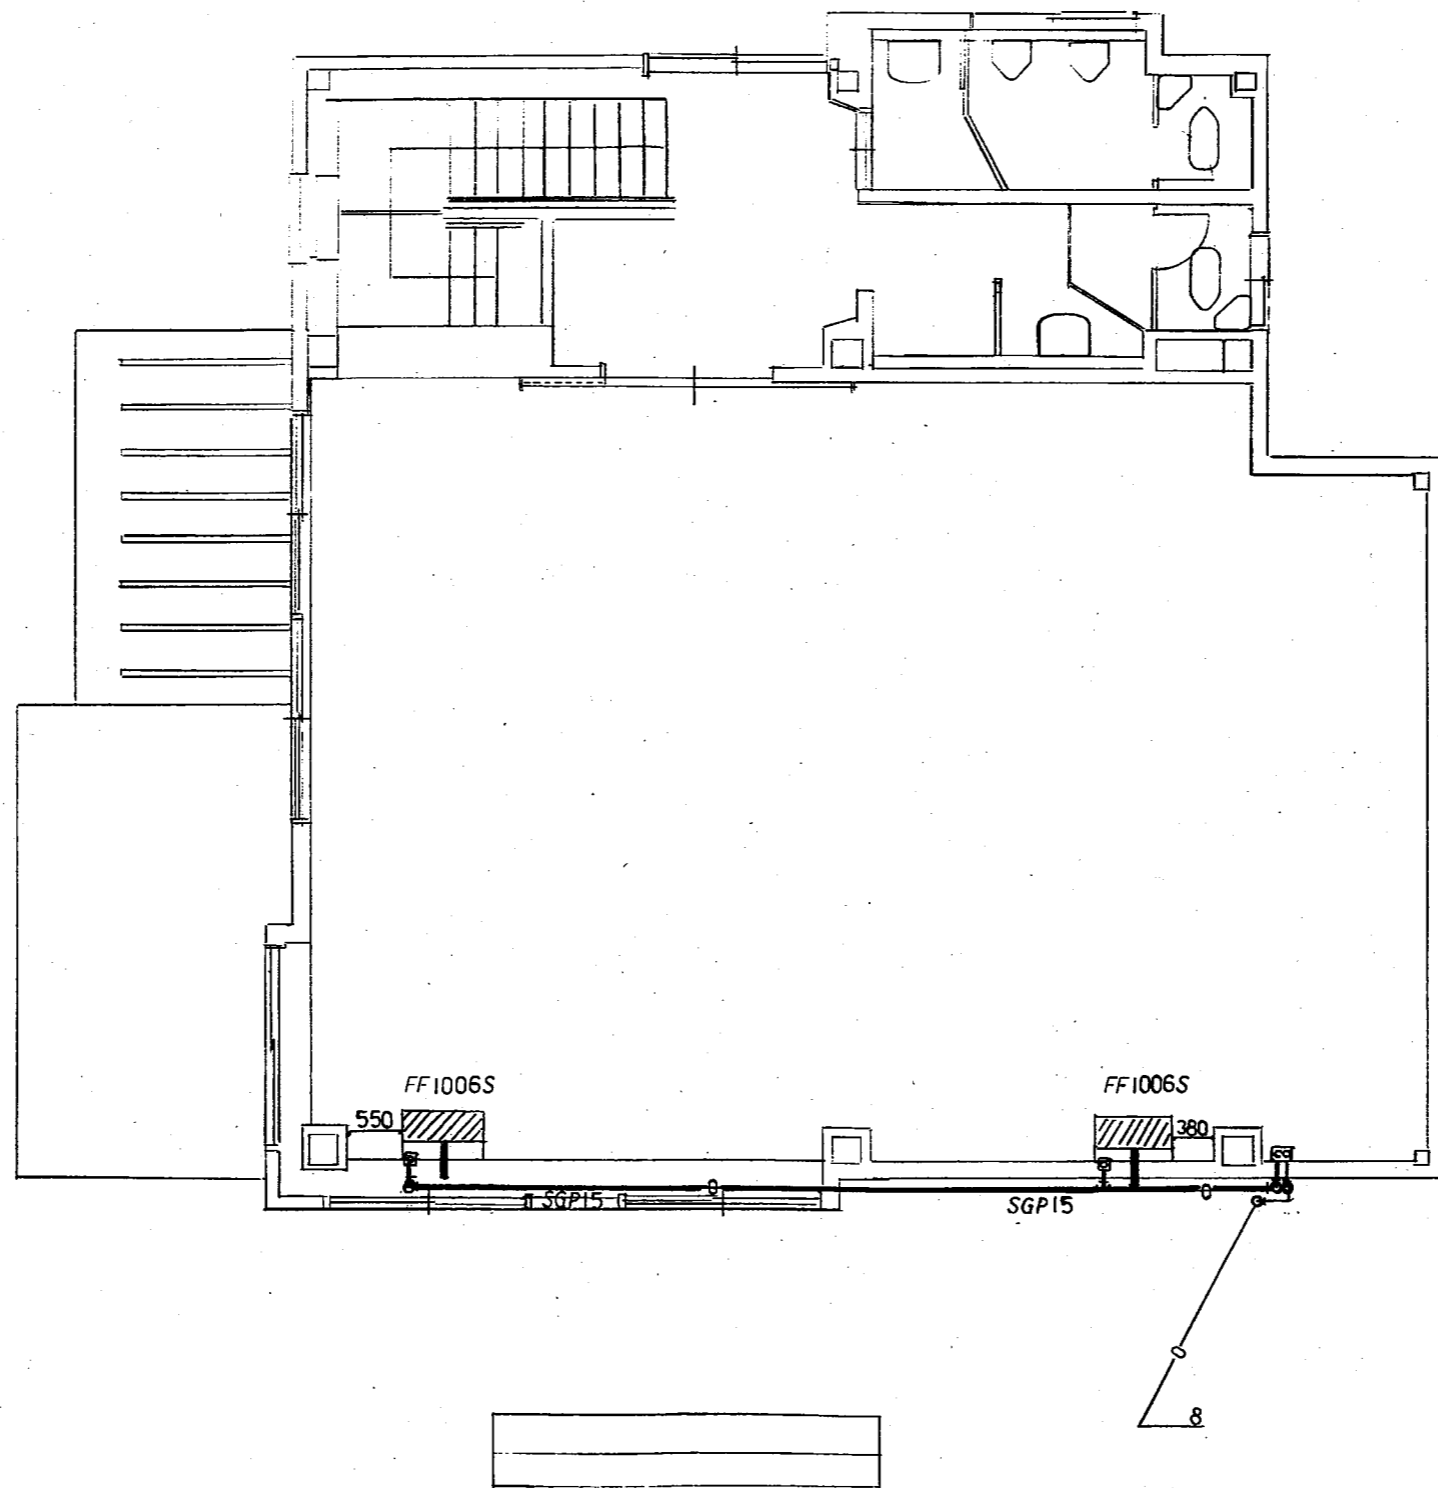

特記

株式会社 千田組

年月日

工事名称

三ツ割地区コミュニティ消防センター建築（機械設備）工事

図面番号

10枚の内

縮尺

1/50


図面名

2階平面図（暖房）


完成

M-6




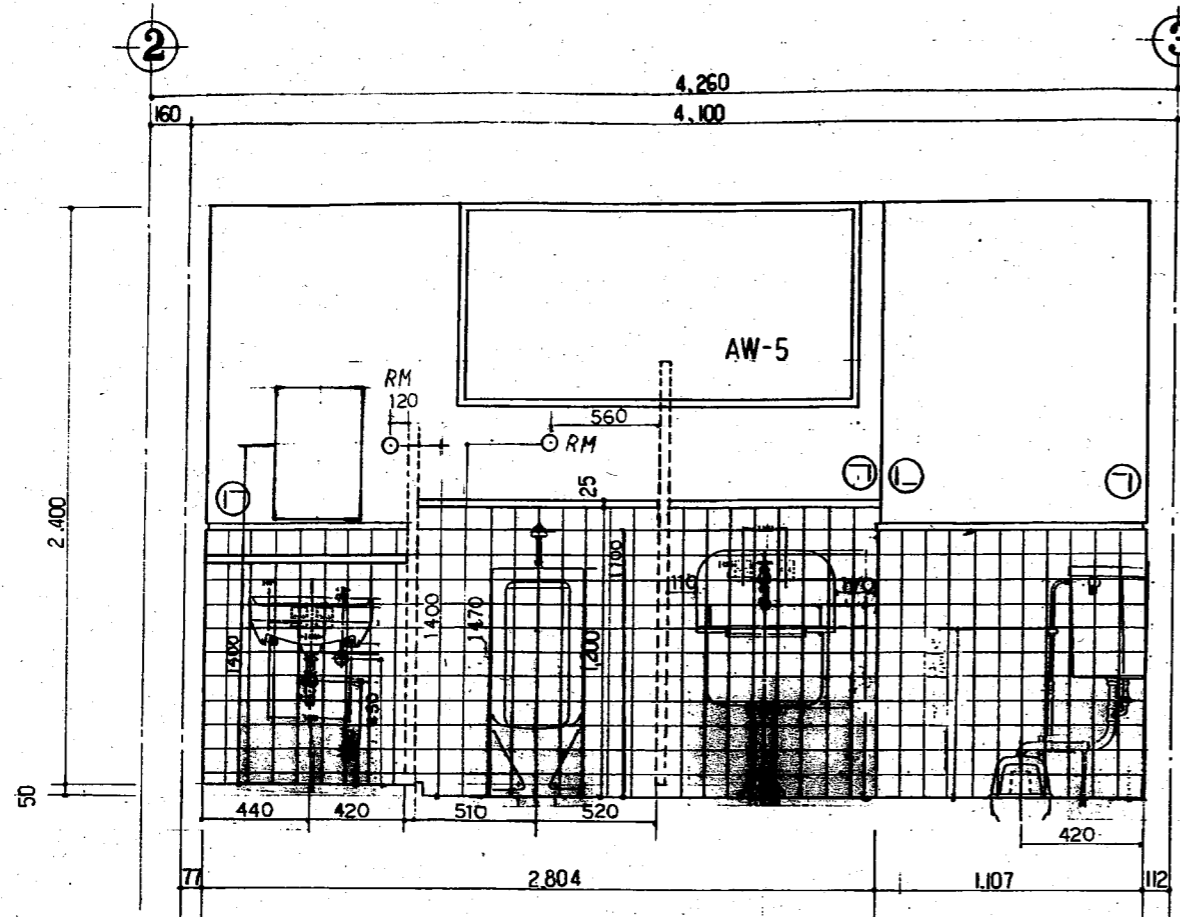


A面 展開図

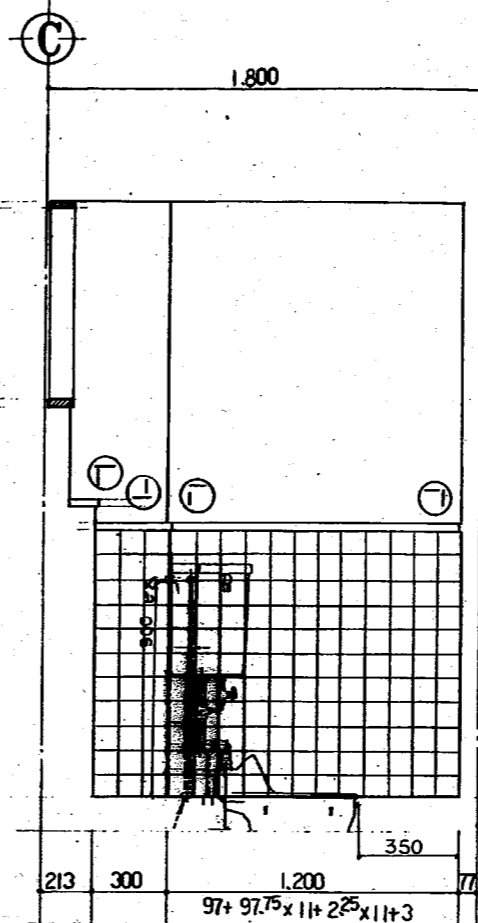

B面 展開図

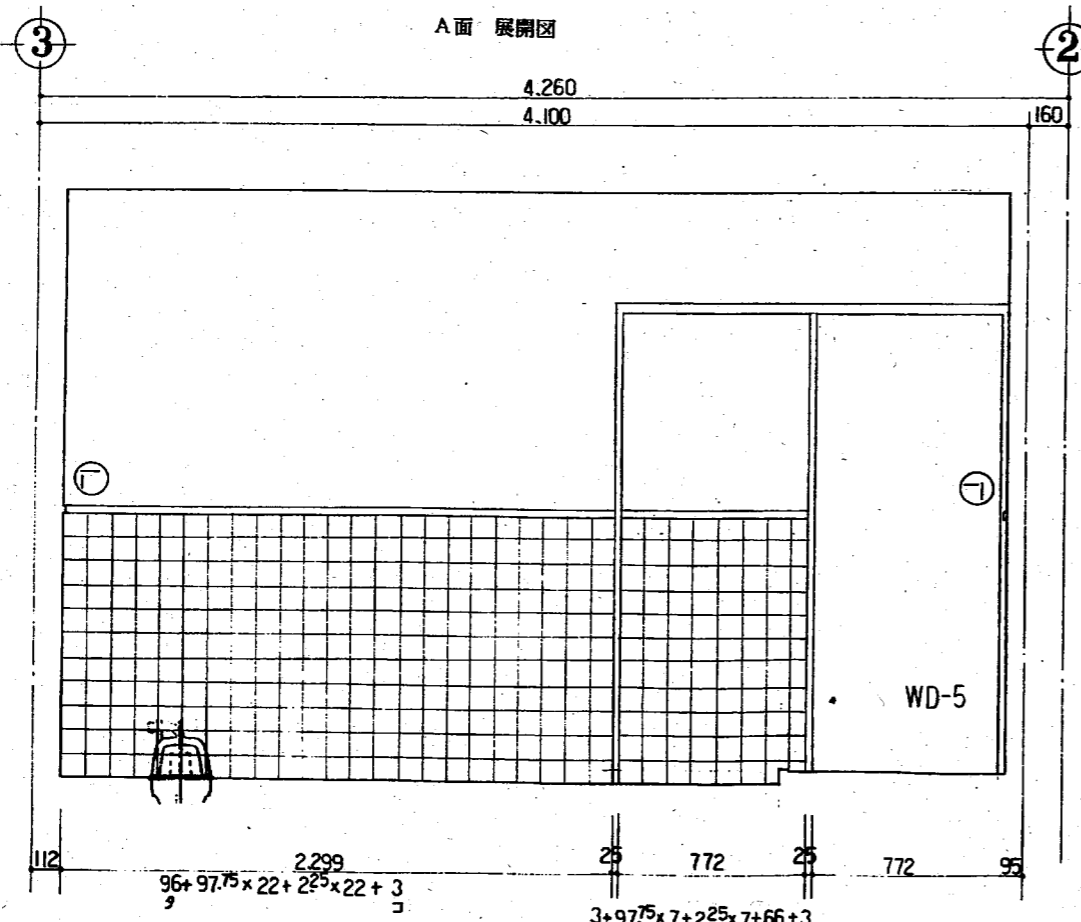







C面 展開図

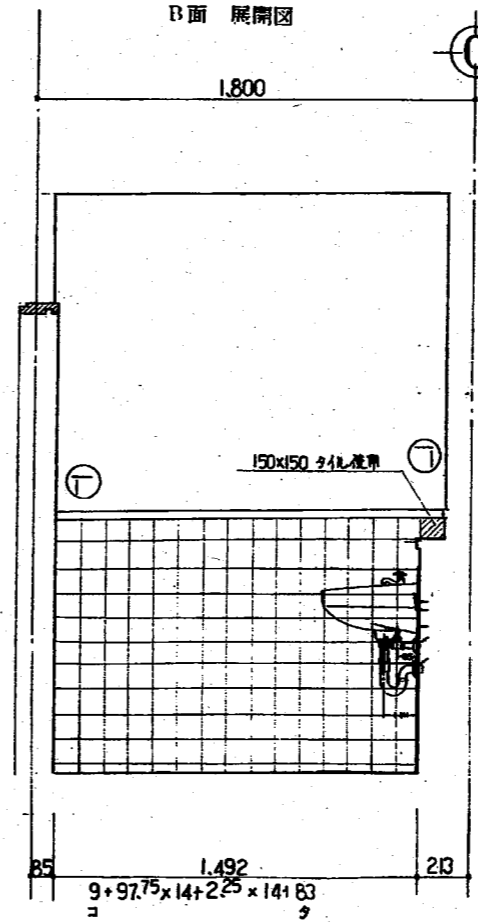

D面 展開図

工事名	(板橋)三ツ池地区コミュニティ活動センター建設(建築費)工事		
図面	1階男子便所	展開図	排水衛生設備
番号	10枚の内 M-7	縮尺	1:20
年月日	8年 12月 日	製図	
株式会社 千田組			



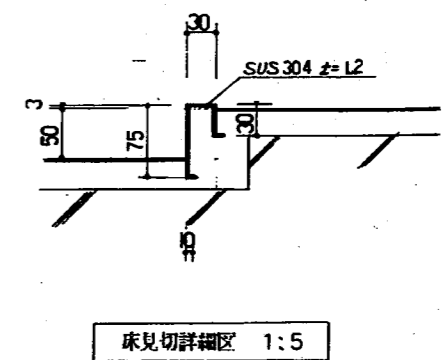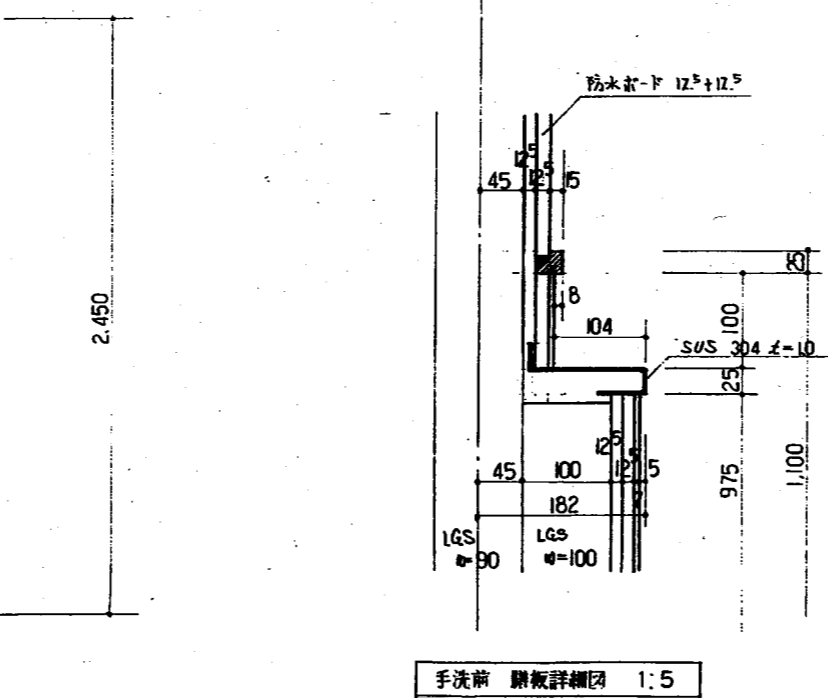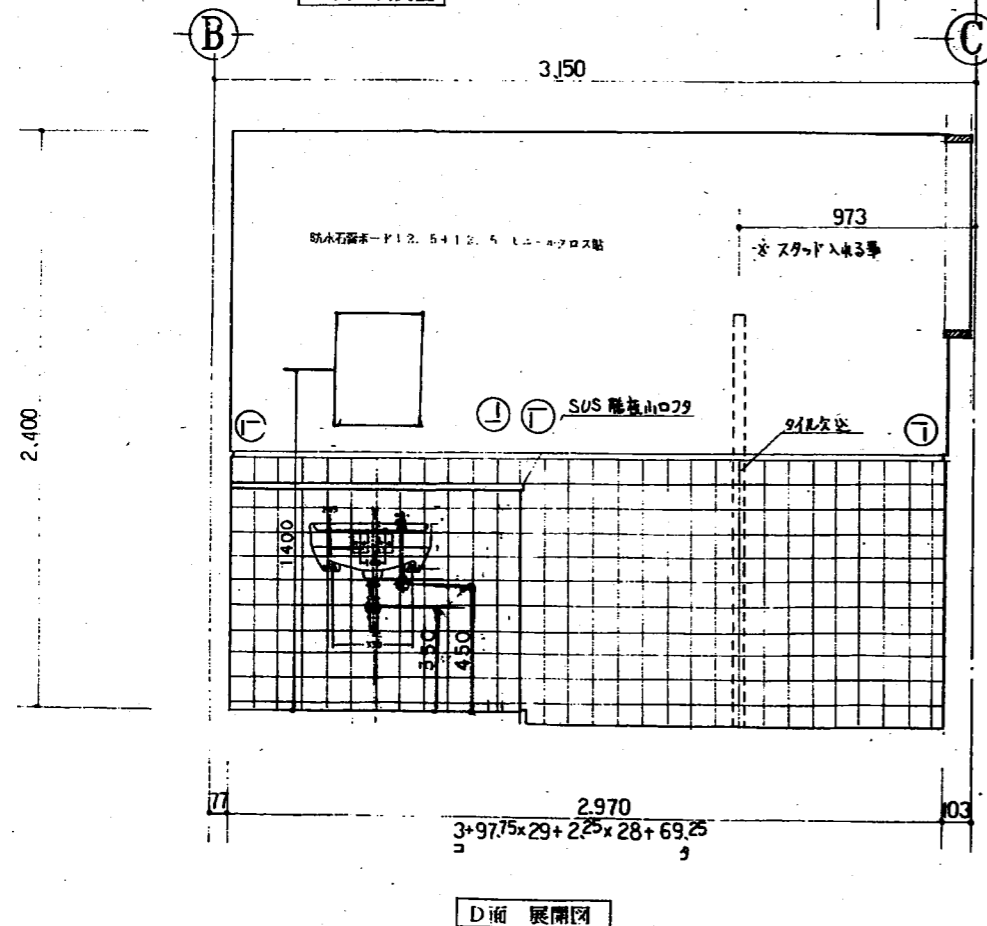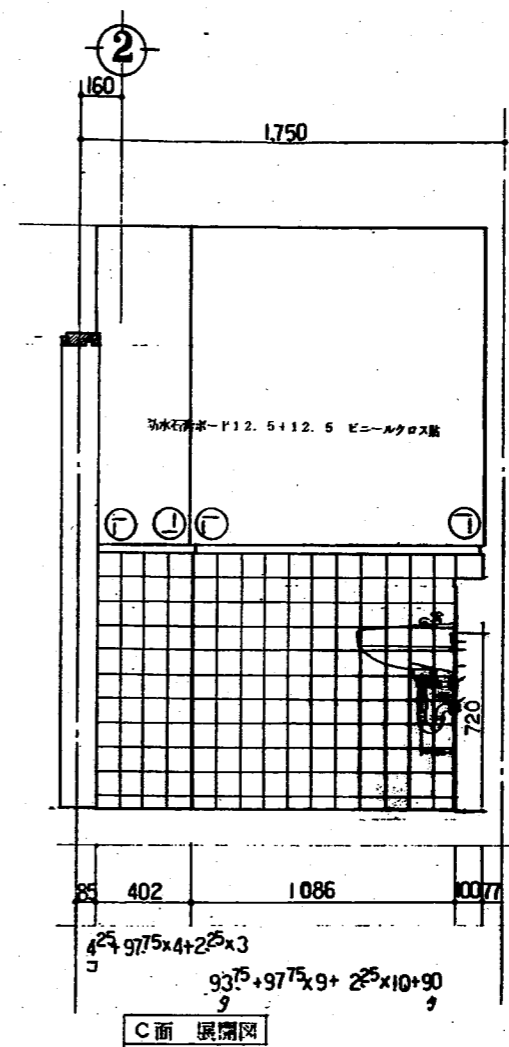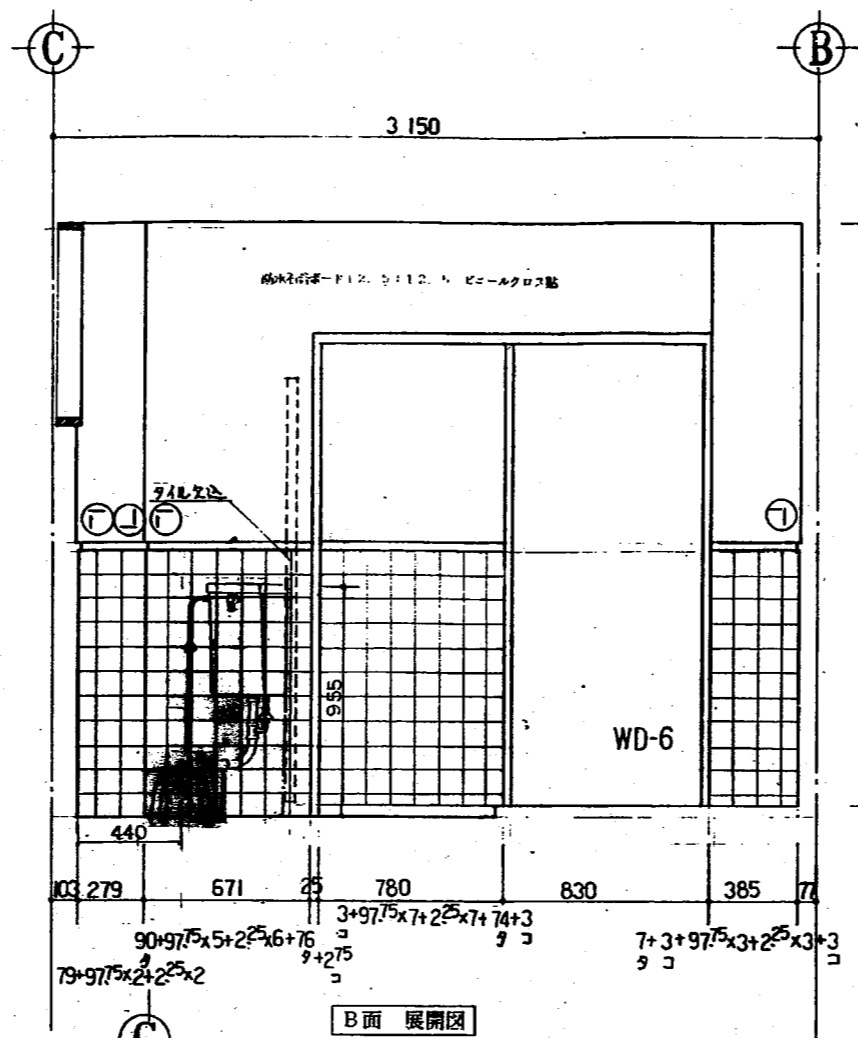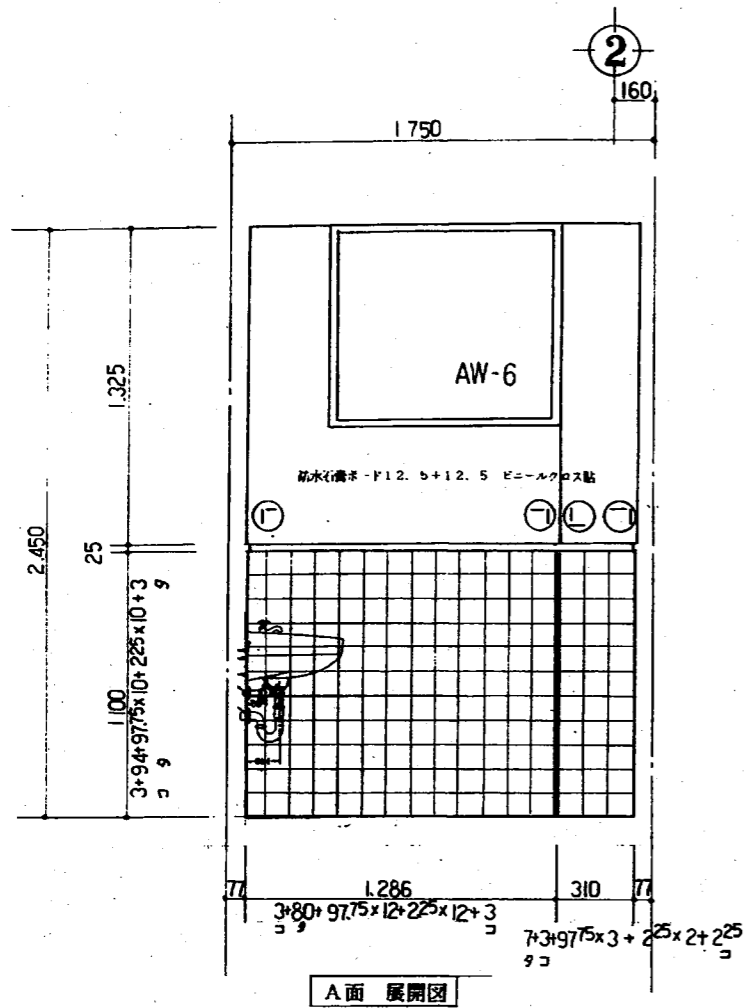


1階女子便所 展開図 1:5

工事名	(仮称)三ヶ瀬地区コミュニティ活動センター建設(仮称)工事		
図面	1階女子便所 展開図給排水衛生設備	縮尺	1:5 1:20
番号	10枚の内 N-8	製図	
年月日	8年12月	製図	
株式会社 千田組			









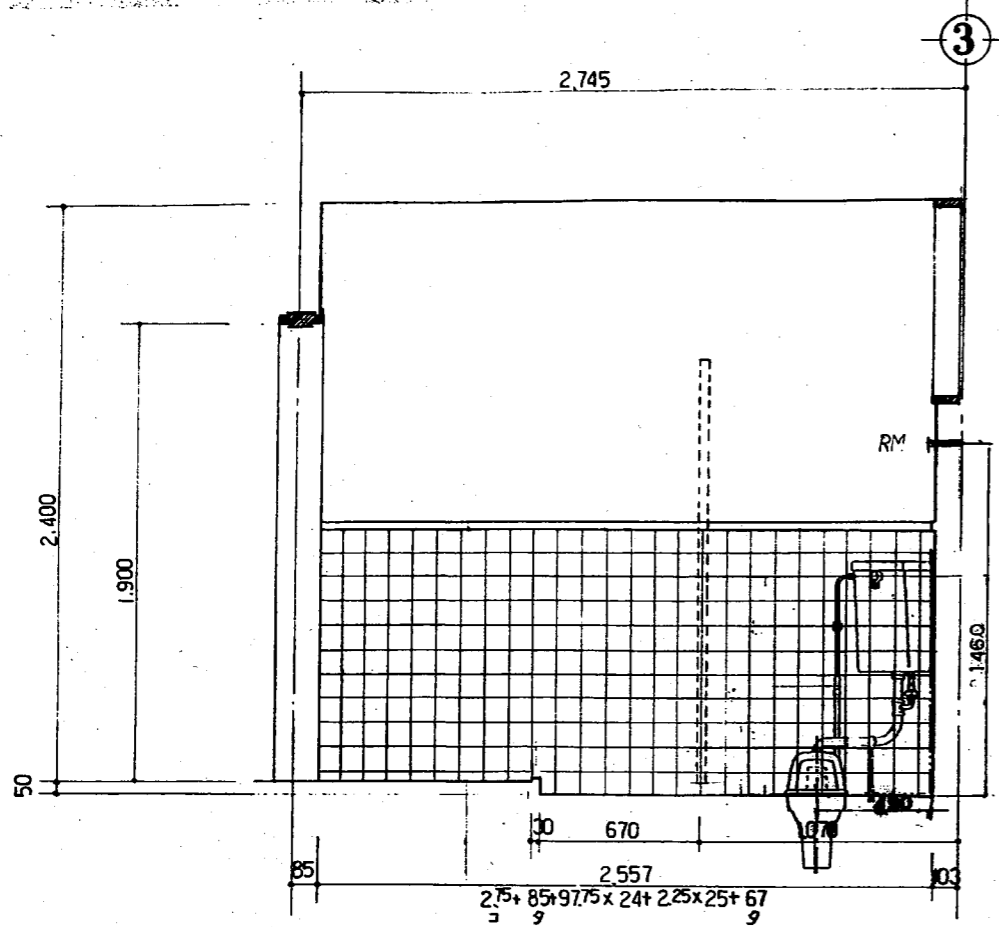


A面 展開図

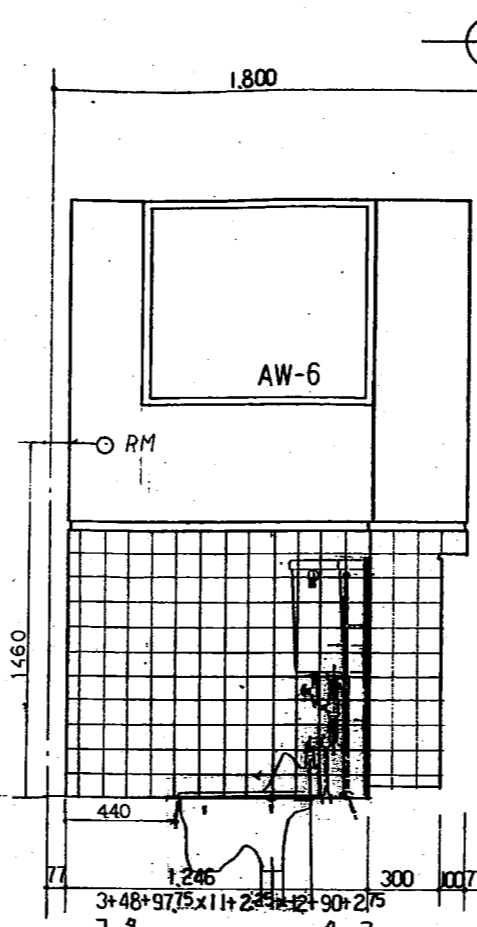


B面 展開図

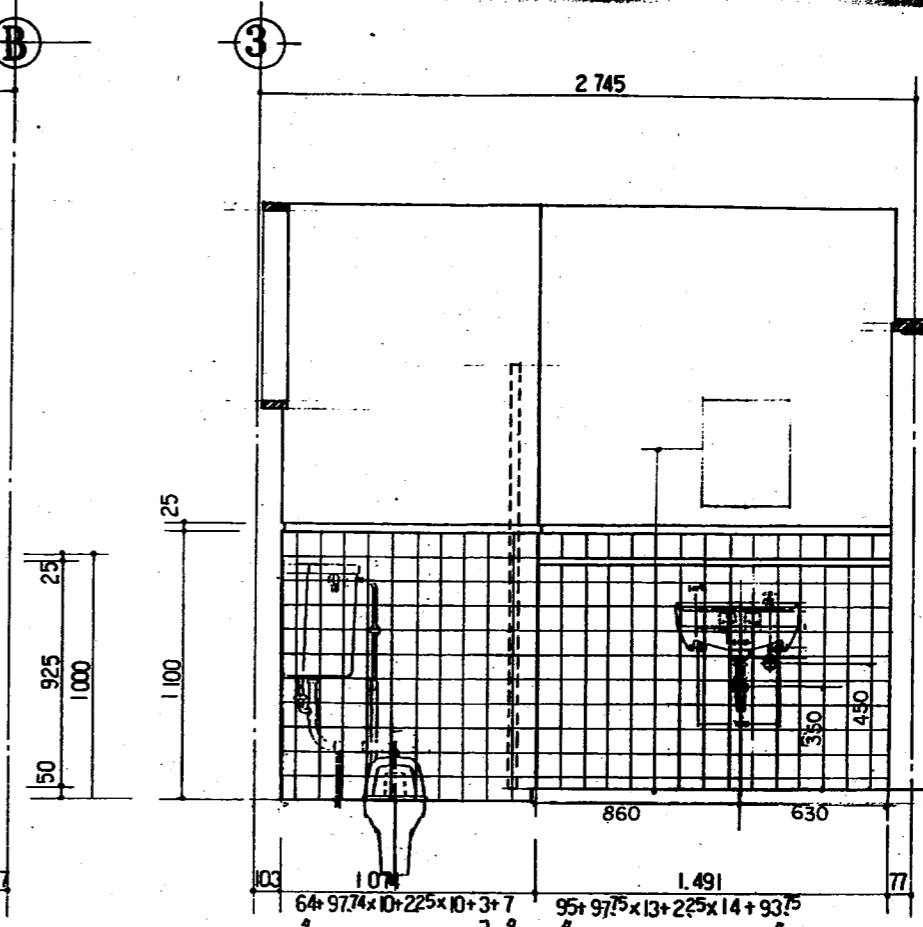

C面 展開図

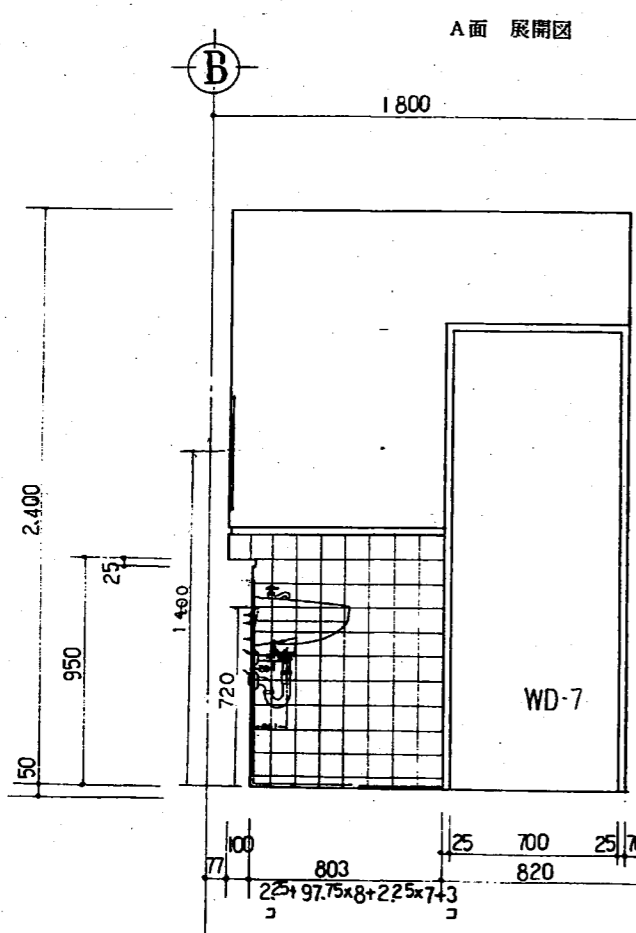


D面 展開図

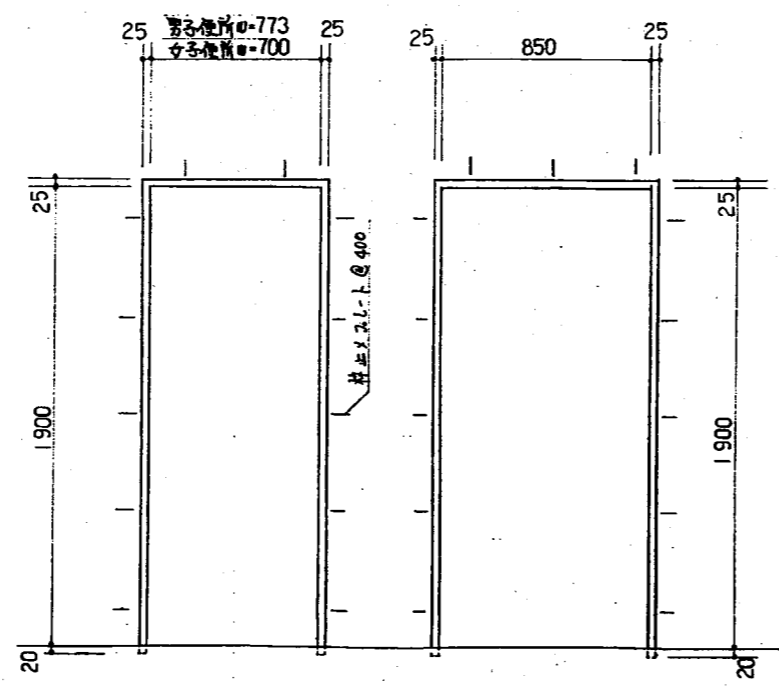


便所 ドア仕様図 1:20

湯浴室 三方仕様図 1:20

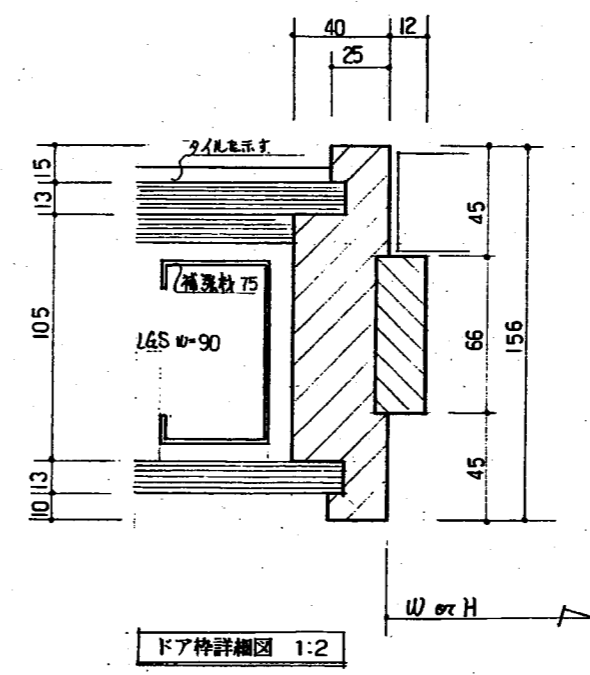

ドア仕様細図 1:2

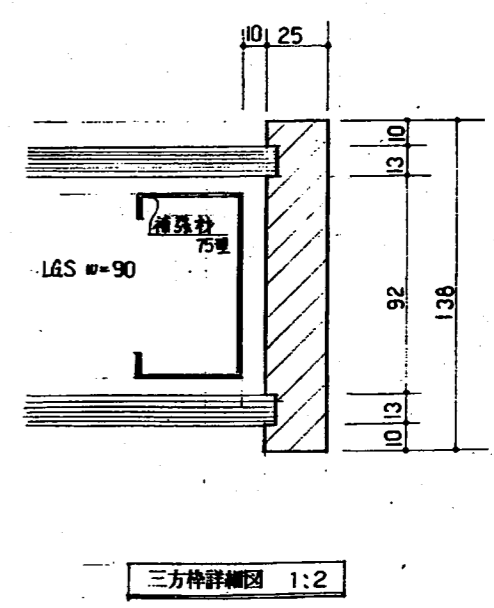

三方仕様細図 1:2

工事名	(仮称)三ヶ部地区コミュニティ活動センター建設工事		
図面	2階女子便所 展開図 給排水衛生設備		
番号	10枚の内 M-10	縮尺	1:2, 1:20
年月日	8年12月	日	製図
株式会社 千田組			



