


(令和 6 年度)

平面図	縮尺	1/500	学校名	月が丘小学校	調査番号	(都道府県)	(市町村)	(学 校)	整理番号	339
		0 5 1.0 1.5 2.0m			03	201	0871			

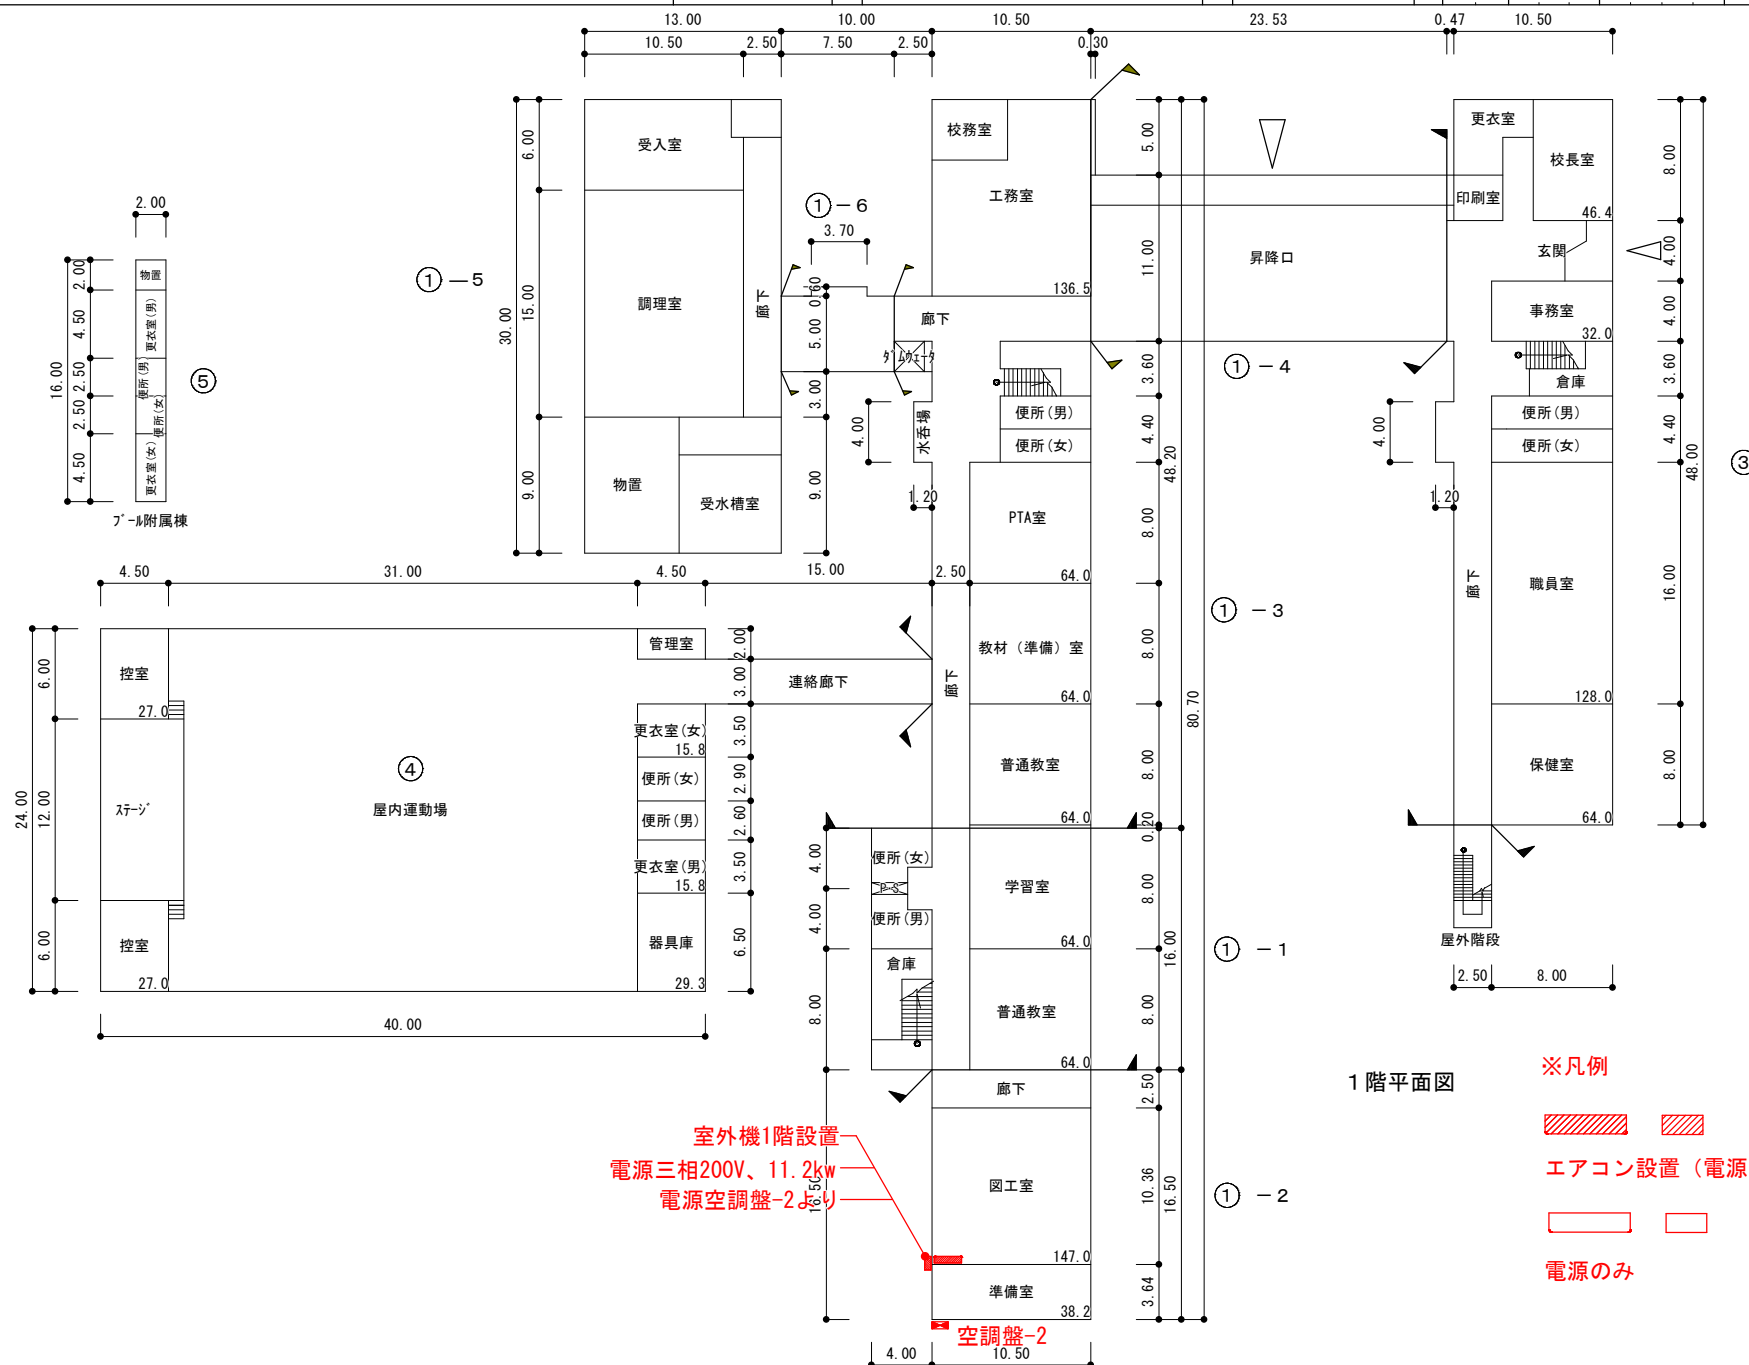

1 階平面図

※凡例

- エアコン設置 (電源共)
- 電源のみ

 
室外機1階設置
電源三相200V、11.2kw
電源空調盤-2より

空調盤-2

(令和 6 年度)

平面図

縮
尺



学校
名

月が丘小学校

調査
番号

(都道府県)

(市町村)

(学
校)

0 3


2 0 1

0 8


7 1

整理
番号

3 3 9

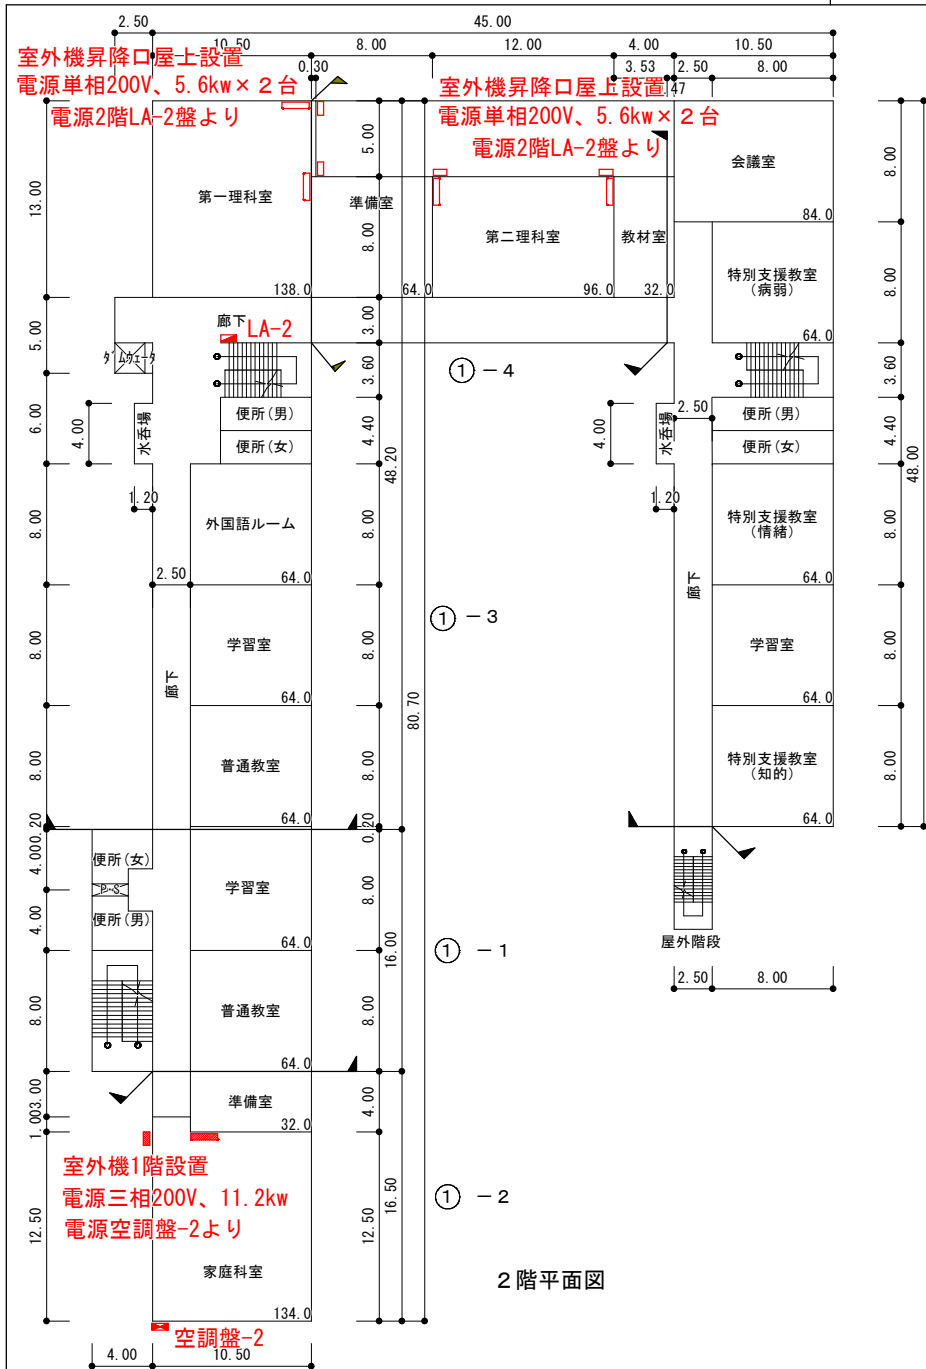

2 階平面図

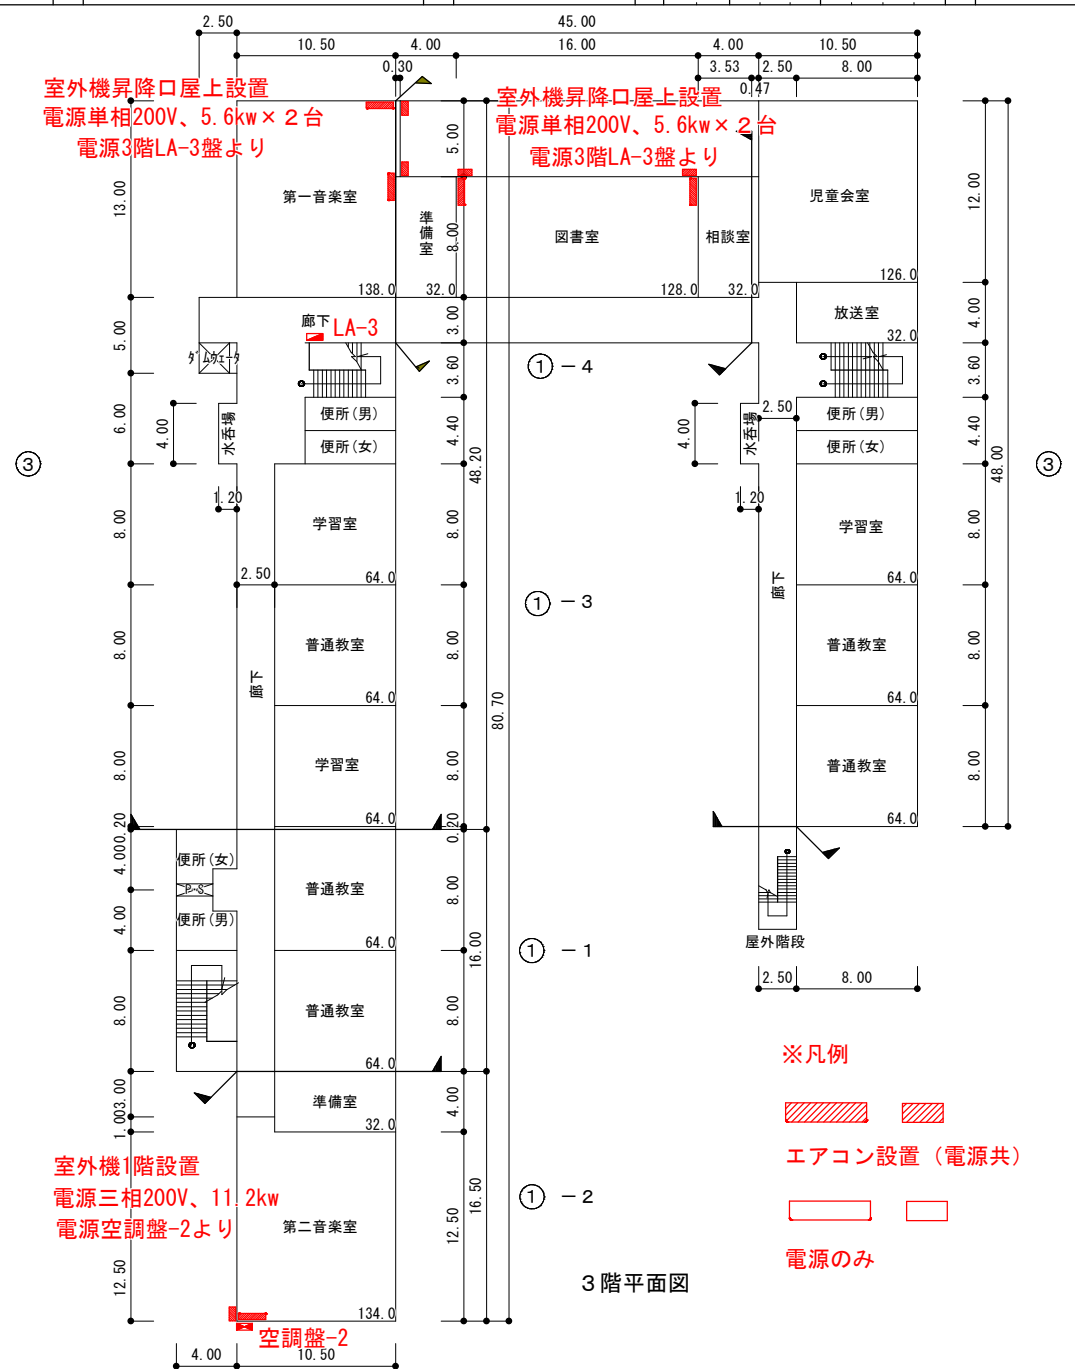

3 階平面図