



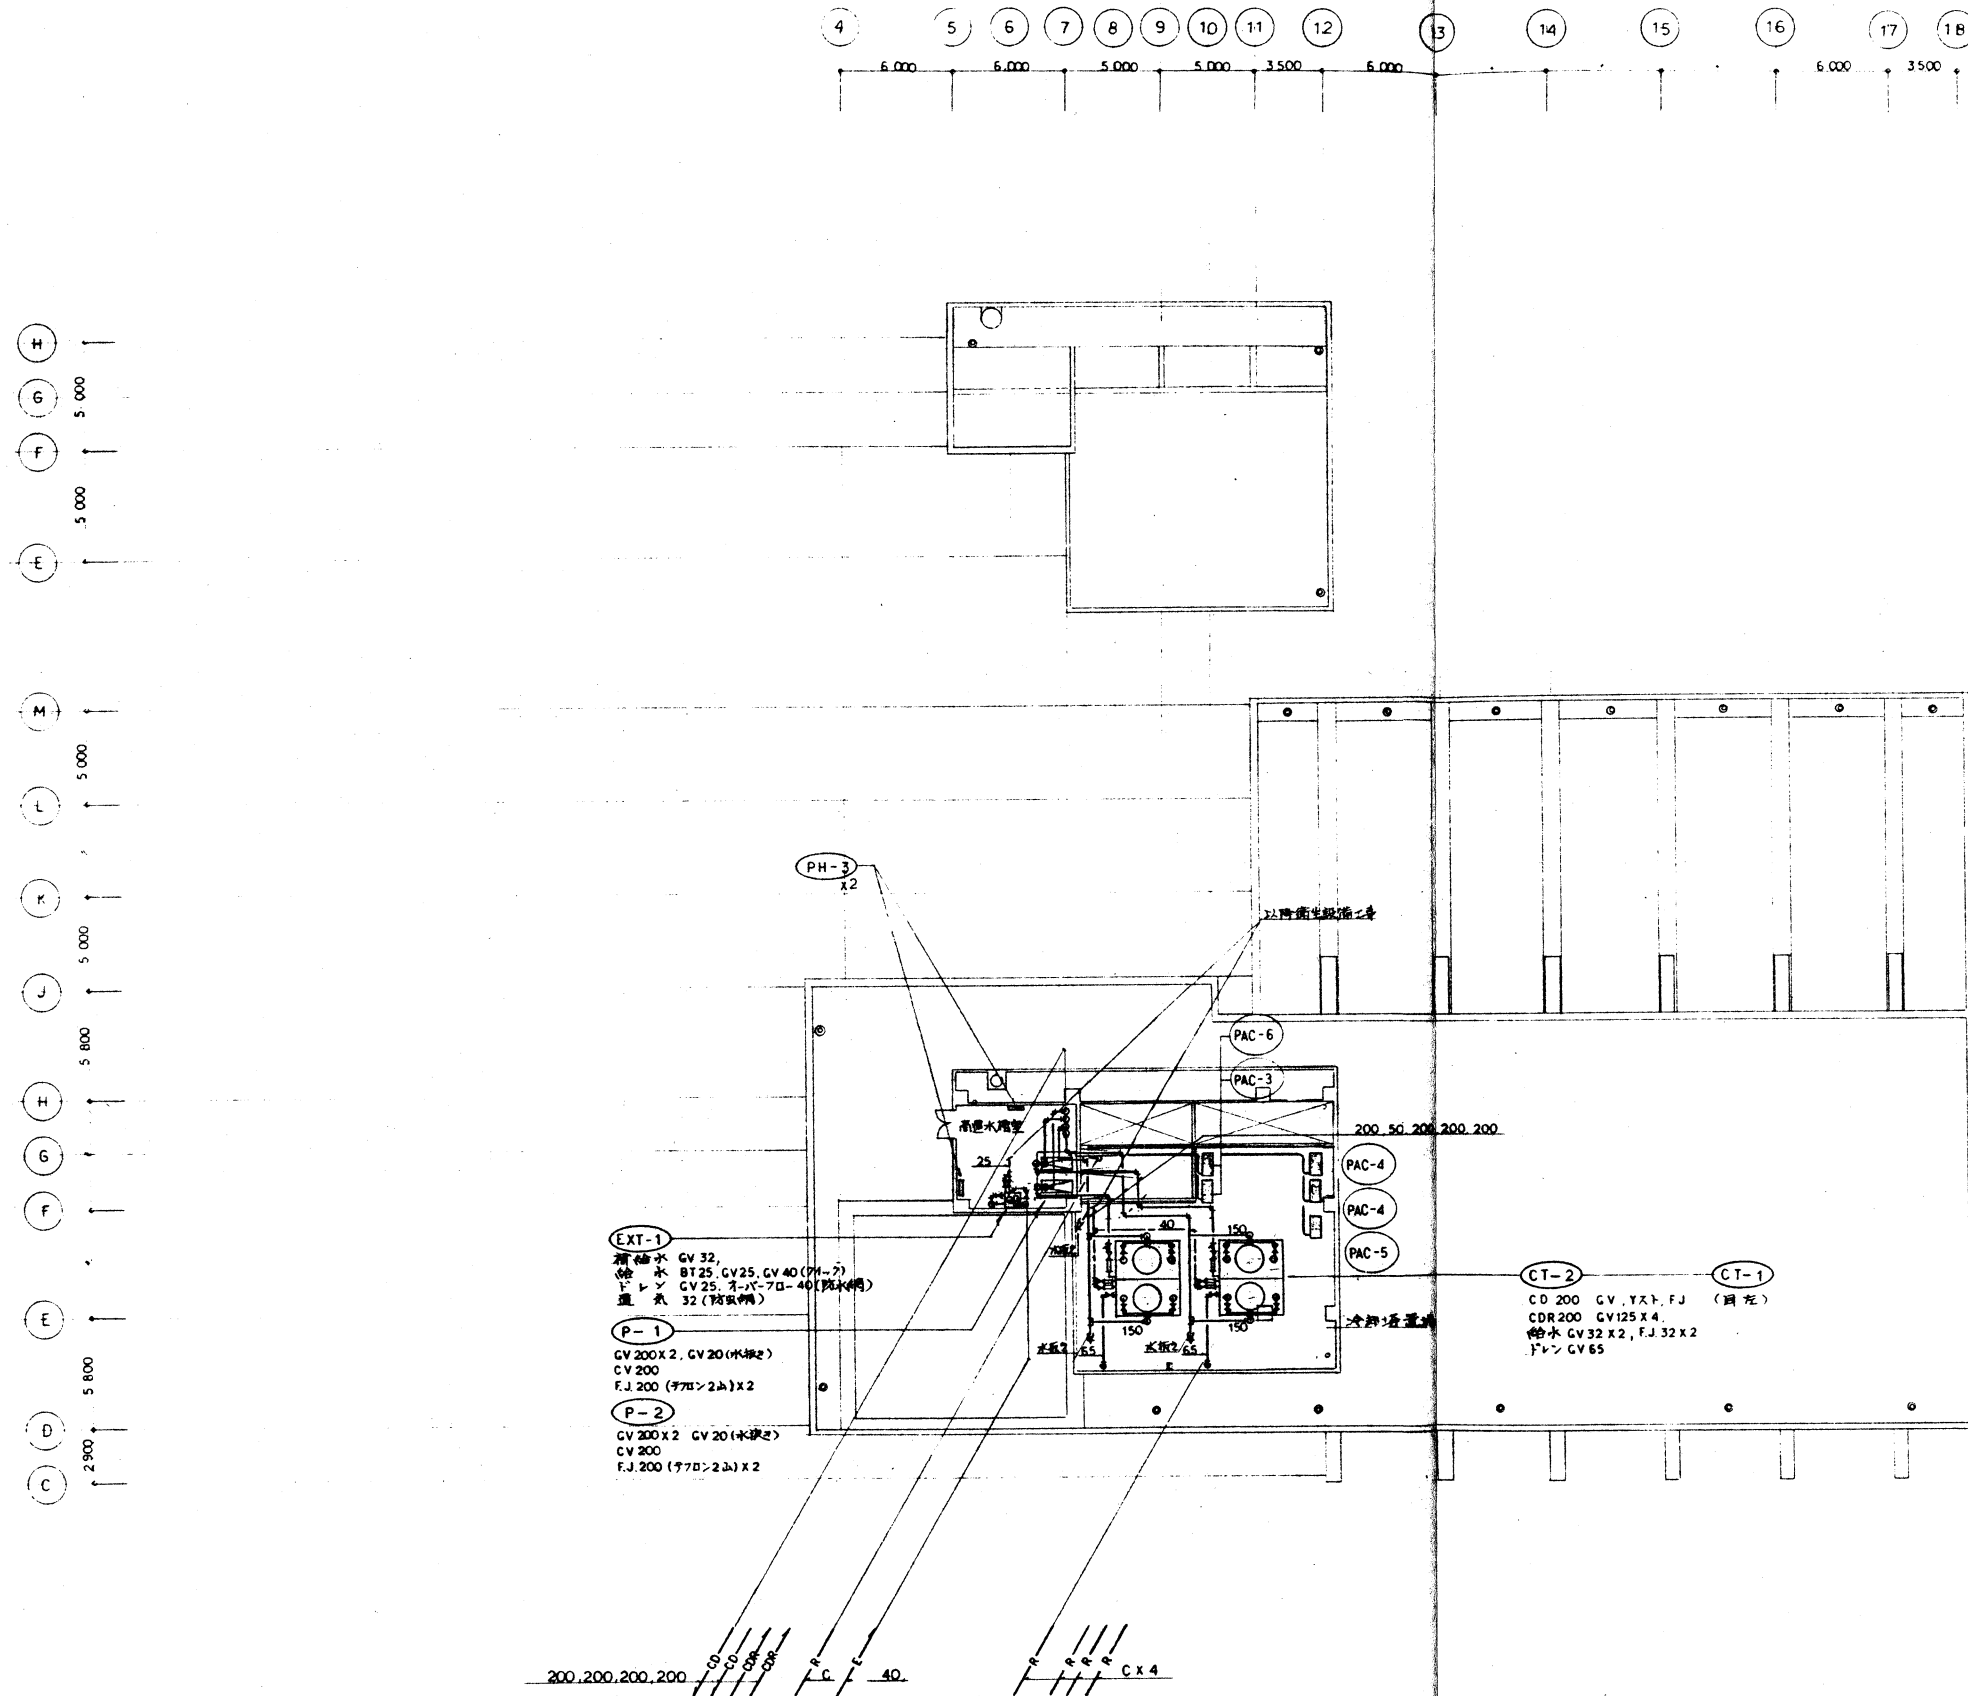

1級建築士 第1001号 野澤 照正



設計番号	123	工事名称	佐藤郡南村社会教育会館新築電気設備工事	備考	
図名	塔屋平面図(配管)	縮尺	1/200	図番	
作成		校閲		作成日	
建築士事務所 会館設計 1032号 建築コンサルタント 設計番号 003-043号 [佐藤氏/株式会社佐藤総合計画]					
					図番
					AC-15

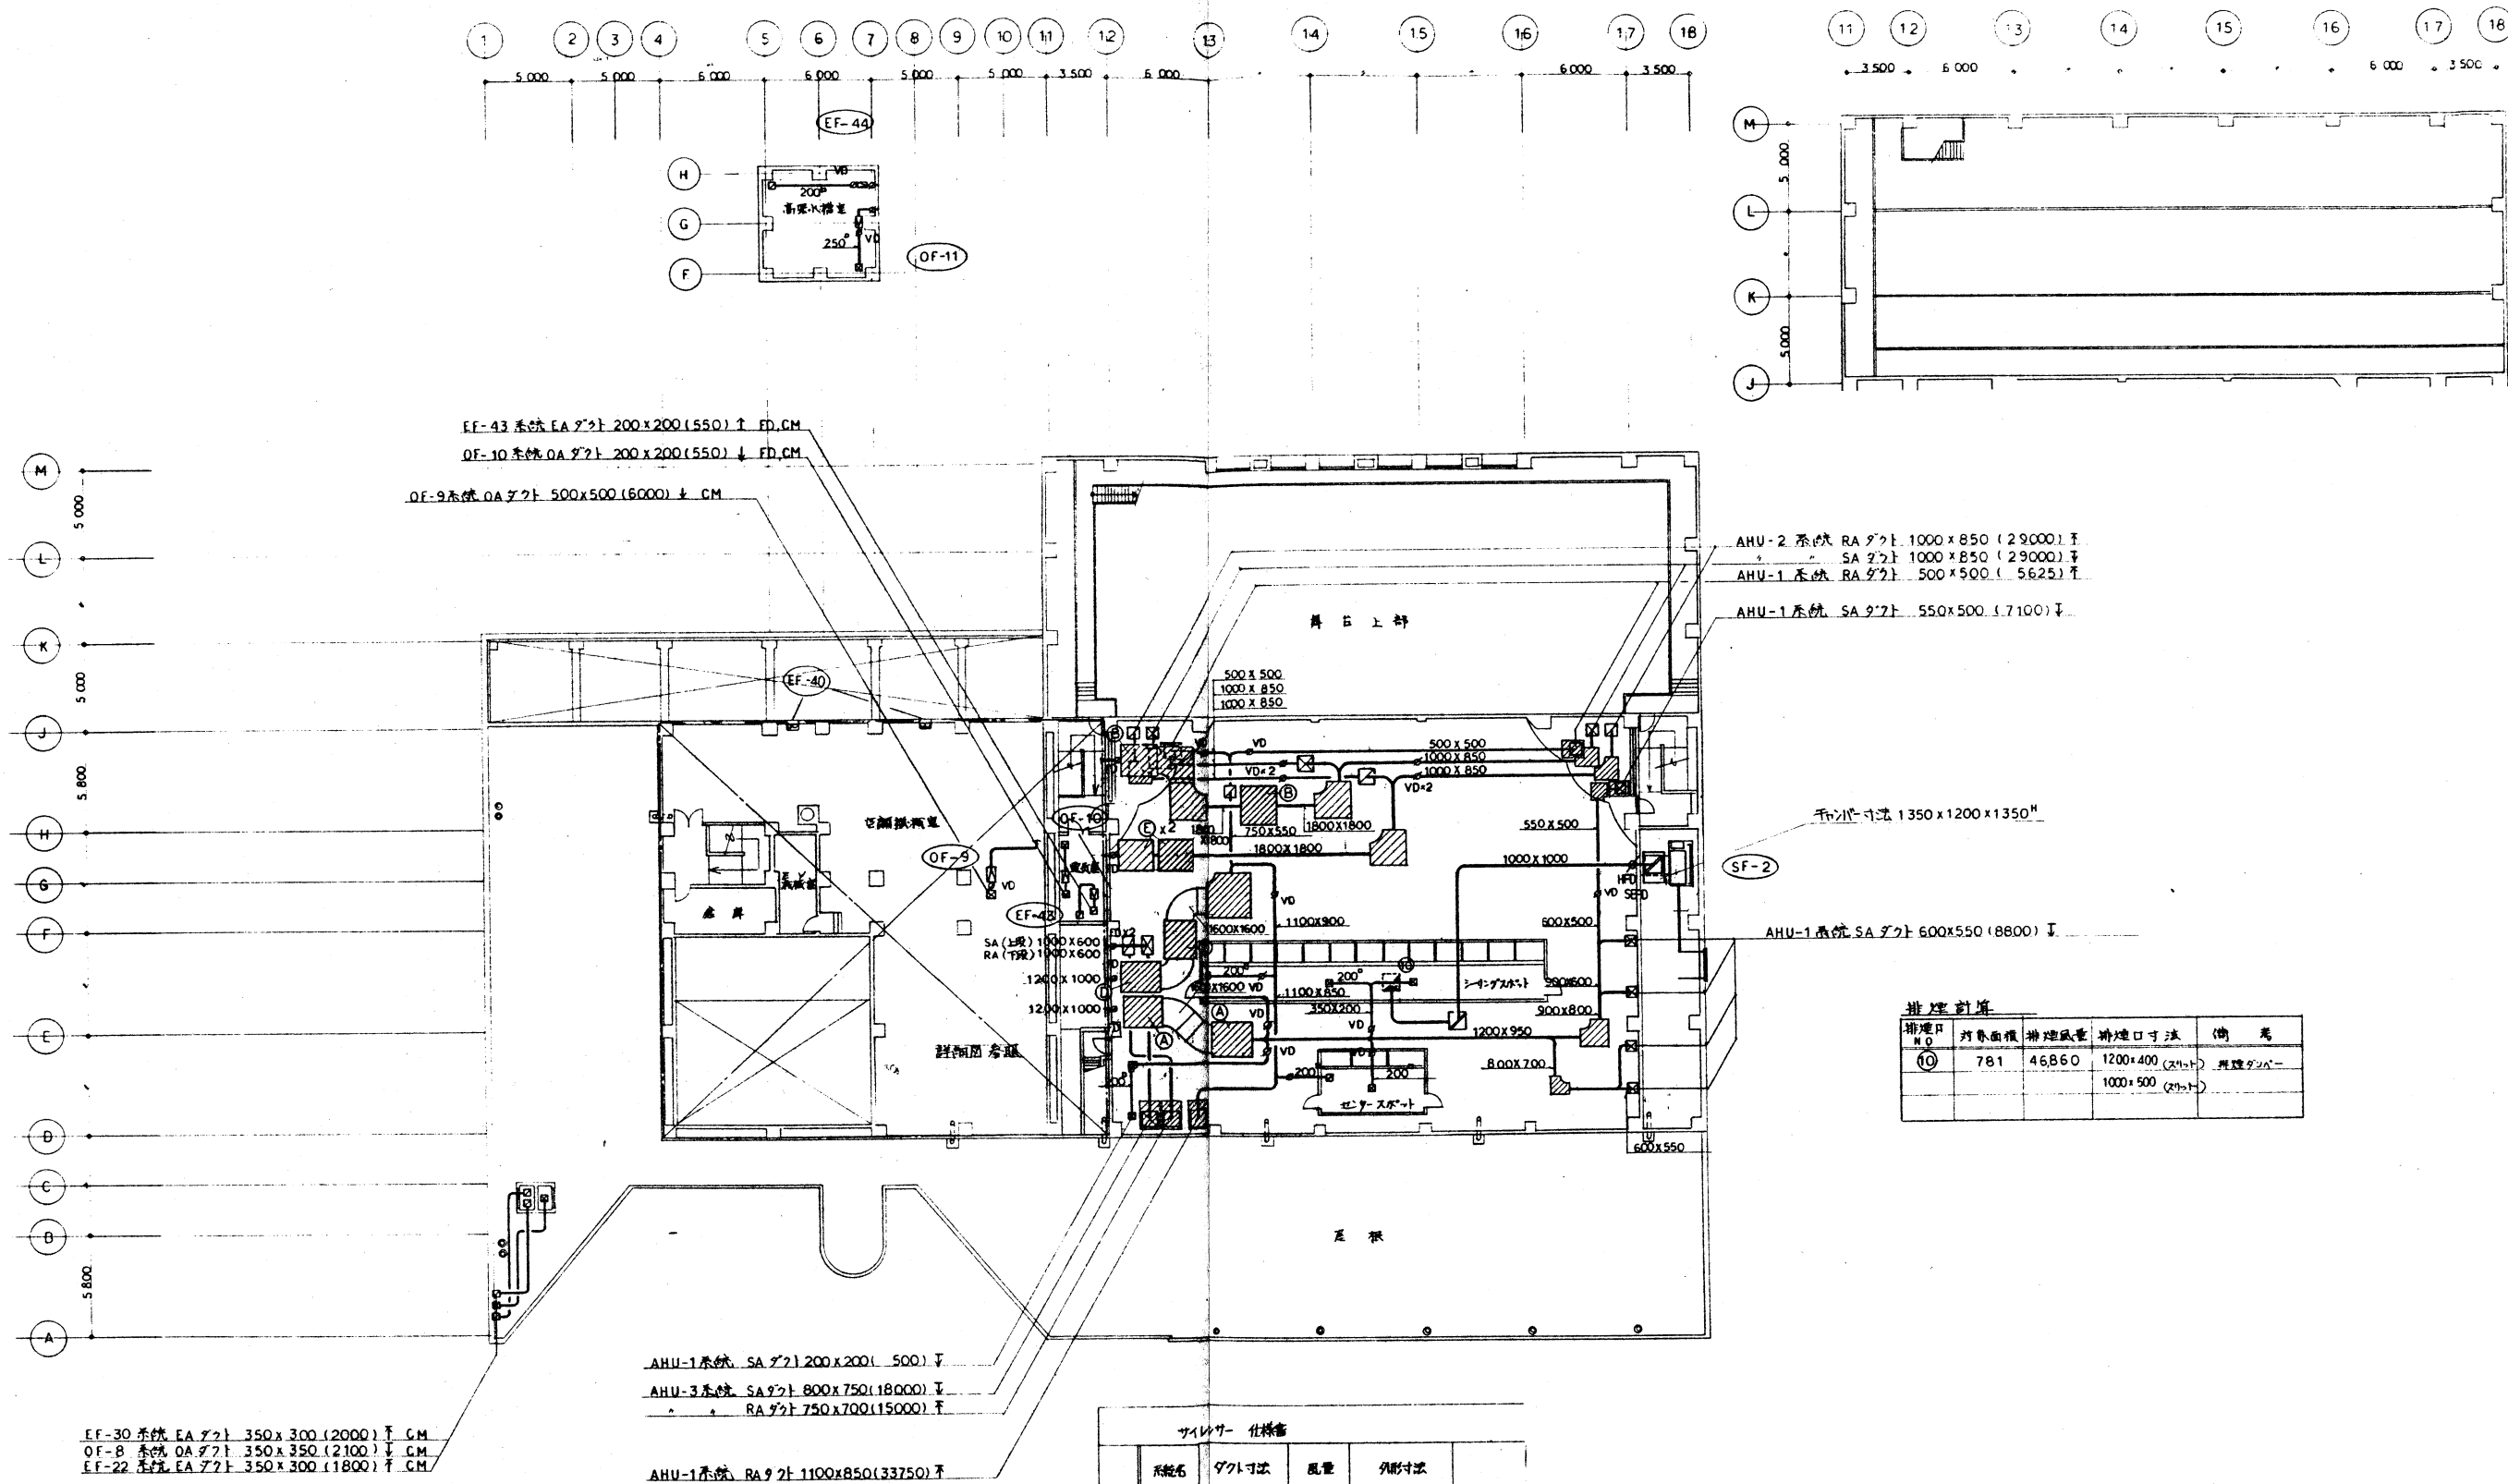

1級建築士 第11033号 野澤 照正

AXS
 株式会社 佐藤総合計画

設計番号 1231-01 工事名称 飯塚都南村社会教育会館新築空調設備工事
 図面名 RF・塔屋平面図(ダクト) 縮尺 1/200
 作成 野澤 照正 校核 野澤 照正 作成日 2011.11.10
 印刷 2011.11.10 図面番号 1033号 図面名称 RF・塔屋平面図 図面番号 03-843号 (図面名/図面内容/図面番号)

AC-24