


(仮称) 根田茂地区コミュニティ消防センター 建設（機械設備）工事

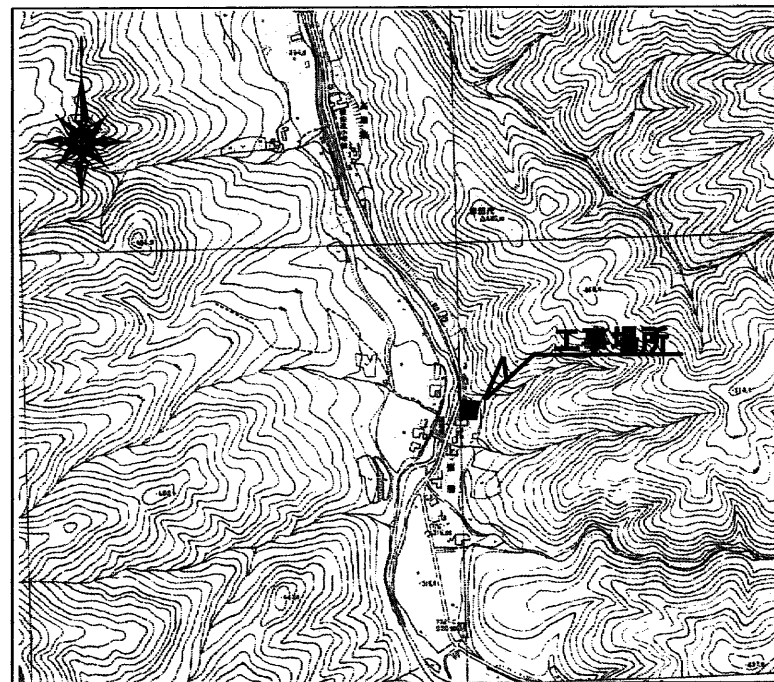

案内図

図面番号	図面リスト
1	標題 案内図（非縮尺） 図面リスト
2	特記仕様書
3	屋外配管図 1/100 器具表
4	平面詳細図 1/50 器具表

年度 平成11年度 1999	施設番号	工事名称 (仮称) 根田茂地区コミュニティ 消防センター建設(機械設備)工事設計図	盛岡市都市計画部建築営繕課 盛岡市内丸12番2号 電話 (019) 651-4111	設計担当 大志田 11年 月 日 校図	特記	図面内容 標 題	縮尺	4 枚ノ内 区分 機械設備	1 図面 番号
----------------------	------	---	--	---------------------------	----	-------------	----	---------------------	---------------

特記仕様書

I. 一般共通事項

A. 工事概要

- 1 工事名称 根田茂地区コミュニティ消防センター建設(機械設備)工事
2 工事場所 盛岡市根田茂5地割19番1の一部
3 建物概要 木造平屋建

B. 工事項目 ○印に数字のあるものを採用する。

- ① 衛生器具 設備工事
② 給 水 設備工事

③ 屋外排水 設備工事
④ 屋内排水 設備工事
○ 屋内消火栓 設備工事
○ 給 湯 設備工事
⑤ ガ ス 設備工事
⑥ 暖 房 設備工事
⑦ ボーリングさく井工事
⑧ ポンプ工事

C. 共通仕様

- 1 本工事は、設計図書・設計内訳書及び特記仕様書により施工するものとし、特記なき事項は盛岡市建築工事共通仕様書(1-3項で指定している共通仕様書は平成9年版を適用する。)による。

D. 主要材料の選定

- 1 本工事に使用する資材について、全て建設省指定のものから選定し、承認を得たのち使用する。

E. 記 録

- 1 工事日報 毎週(日曜日～土曜日)毎に作成し、次週(火曜日)に監督員に提出する。

2 工事写真 イ 工事名、略図、日付、撮影箇所、立会人及び施工業者名を記載した記名板を写しこむ。
ロ リボンロット、スタッフ、テープ、下げ振り等の定規を写しこみ、スケールを表現する。
ハ 完成時にA4版ポケット式工事用アルバムに工事別撮影順に整理し提出する。

3 完 成 図 工事が完成したときは上記仕様書に基づき完成図、試験成績表、保守指導書(取扱説明書を含む)検査済書、合格書、許認可届出書等を作成整理し提出する。

II. 施 工 基 準

A. 共通工事

- 1 スリーブ及びその補強筋は本工事に含む。(補強筋は既製品を使用し、構造計算書を提出する。)
2 給水管及び消火管の埋設深度は、凍結深度以とし、少なくとも600以上とする。
3 ガス管及び給油管はなるべく土中埋設をさける。やむおえず埋設管とする場合には、十分に防食工事を行う。
4 流し等の立ち上がり給水管は、コンクリート躯体には埋め込まず、裏側の配管バックを立ち上げ保温を施工する。
5 必要箇所には、文字書き、名札、色分け等を、監督員の指示により施工する。
6 保温塗装工事については、前記共通仕様書による。ただし、消火管(露出部)、排水管(ピット内)、通気管(露出部)も給水管に準じ防露保温する。(便所パイプシャフト内は、屋内露出仕様とする。)
7 保温の区分は、屋内=グラスウール保温材、ピット内=ポリステレンホーム保温材とする。
保温材の厚さは、前記共通仕様書による。


B. 使用材料規格 ● を採用する。

- 給水管(屋内) ● ポリ粉体ライニング鋼管(SGP-PB, PD=土中埋設)
(屋外) ○ 水道用塩ビ管(VW) ○ 水道用鋳鉄管
● ポリ粉体ライニング鋼管(SGP-PD) ○ ポリエチレン管(軟質1種)
排水管(汚水) ○ ダクタイル鋳鉄管(3種) ○ 排水鉛管
● 硬質塩ビ管(VP, VU=屋外)
(雑排水 通気) ○ 水道用亜鉛メッキ鋼管(SGPW) ○ 排水鉛管
● 硬質塩ビ管(VP, VU=屋外)
消火管 ○ 水道用亜鉛メッキ鋼管(SGPW)
○ 消火用外面塩ビライニング鋼管(SGP-VS)=土中埋設
給湯管 ○ 耐熱塩ビライニング管(C-VA) ○ 鋼管(L型)
ガス管 ○ 水道用亜鉛メッキ鋼管(SGPW) ● 外面被覆鋼管(PLS)
○ 配管用炭素鋼鋼管(SGP白)
給油管 ● 配管用炭素鋼鋼管(SGP黒)=溶接 ● 被覆鋼管

C. 別途工事 数字に○印のあるもの。

- 1 床天井点検口 (建築工事)
② 流し台排水トラップ (建築工事)
③ 乾洗い用排水金具 (建築工事)
4 各機器のコンクリート基礎 (建築工事)(アンカーボルトは本工事)
5 小便器用節水装置電源供給工事 (電気工事)

年 度	施 設 番 号	工 事 名 称	(仮称)根田茂地区コミュニティ 消防センター建設(機械設備)工事設計図	 盛岡市都市計画部建築営繕課 盛岡市内丸12番2号 電話 (019) 651-4111	設計担当 大志田	特 記	図面内容	縮 尺	4 枚ノ内	2 図面番号	
平成11年度					11年 月 日						特記仕様書
1999					検 図						

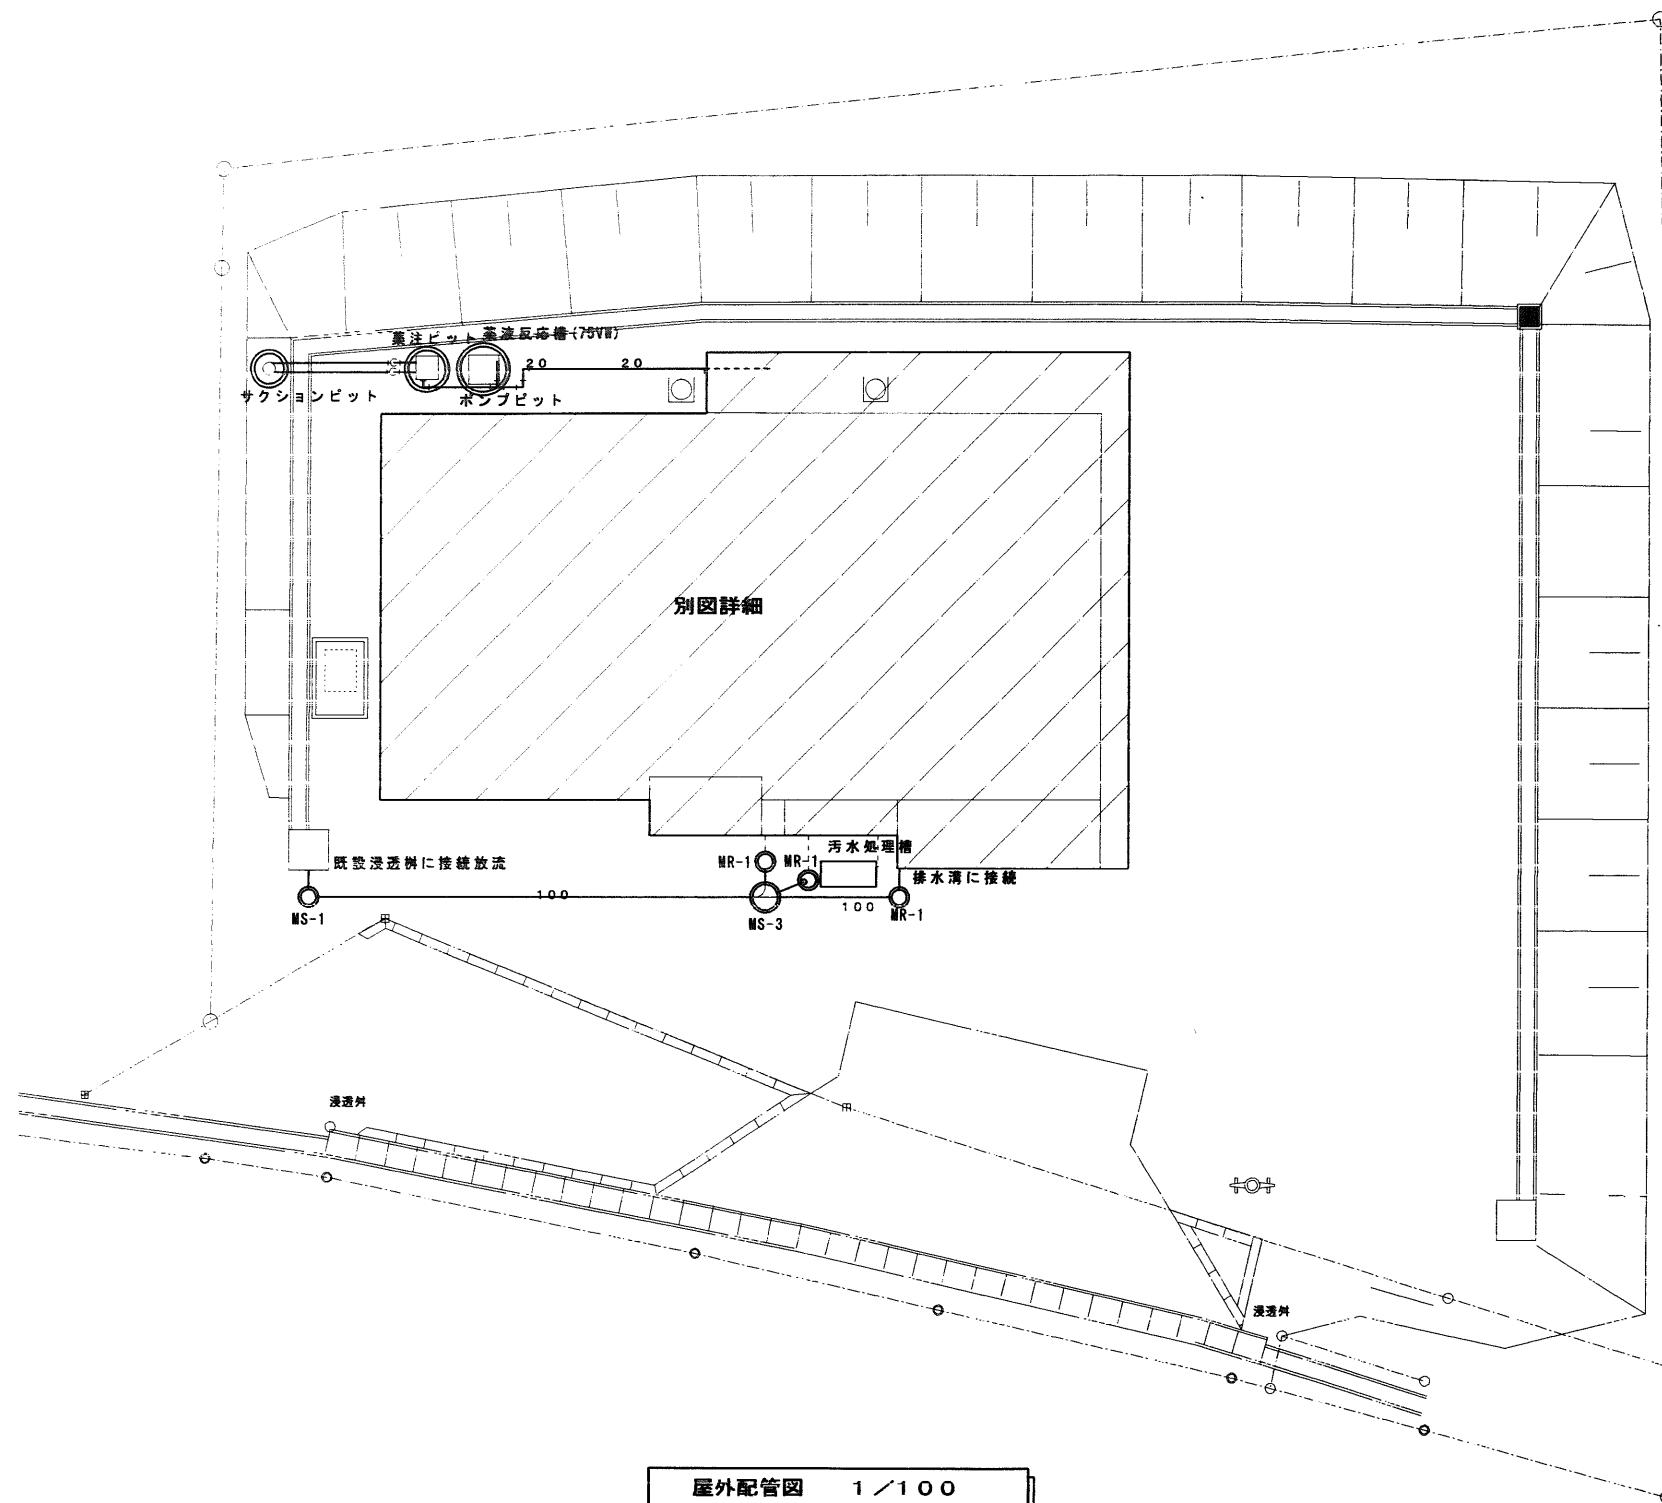


名 称	参 考 型 番	数 量
汚水処理槽	FRP製 200㍓ 鋼板製蓋共	1
深井戸ポンプ	MPJ608 A' ヲレシ'ェト 100V 600W	1
減菌装置	薬品タンク 100㍓ 100V	1
井戸サクションピット	φ600 鋼板製蓋共	1
集注反応槽	φ75VW 両端プラグ止め	1

屋外配管図 1/100

年 度 平成11年度 1999	施設番号	工 事 名 称 (仮称) 根田茂地区コミュニティ 消防センター建設(機械設備) 工事設計図	盛岡市都市計画部建築営繕課 盛岡市内丸12番2号 電話 (019) 651-4111	設計担当 大志田 11年 月 日 検 図	特 記	図面内容 屋外配管図 縮尺 1:100 4 枚ノ内 図 面 番 号 3 区分 機械設備
-----------------------	------	--	--	----------------------------	-----	---



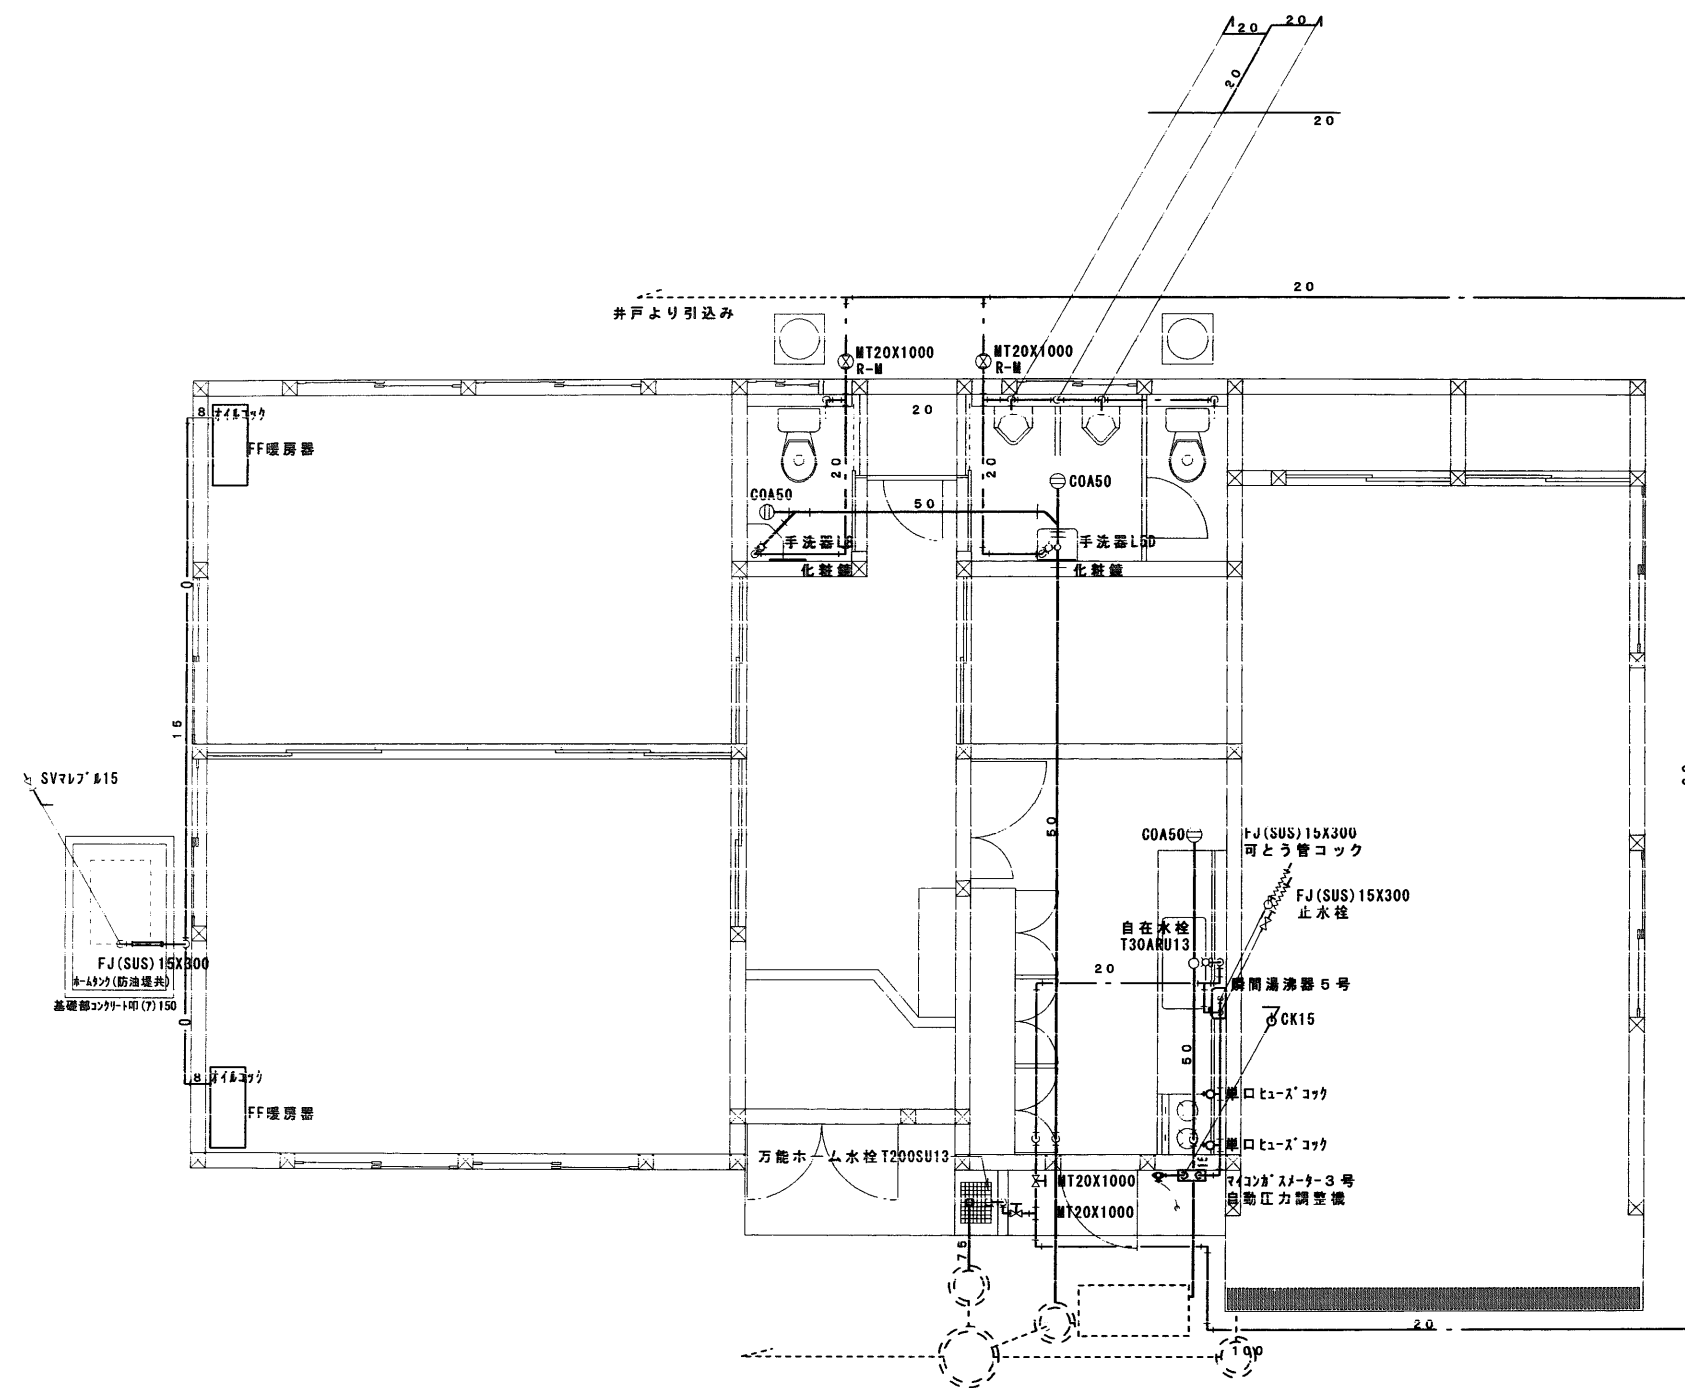

平面詳細図 1/50

名 称	参 考 型 番	数 量
男子便所手洗器	L5D T486W T22L	1
女子便所手洗器	L8 T486W T22L	1
化粧鏡	363×455 TS119AS3	2
瞬間湯沸器	LPG 5号 元止式 PH5BW	1
ガスメーター	マイコンメーター 3号	1
プロパンガス 集合装置	小型 2本立 自動切替 6Kg/h	1
FF暖房器	FF 5000S 外板1.2mm 5,000ℓ	2
ホームタンク	防油堤・灯油保管庫一体型 280ℓ 外板SS400鋼板	1

年 度 平成11年度 1999	施設番号	工 事 名 称 (仮称) 根田茂地区コミュニティ 消防センター建設(機械設備)工事設計図	 盛岡市都市計画部建築営繕課 盛岡市内丸12番2号 電話 (019) 651-4111	設計担当 大志田 11年 7月 日 校 図	特 記	図面内容 平面詳細図	縮 尺 1/50	4 枚ノ内 区分 機械設備	4 図面 番号
-----------------------	------	---	---	-----------------------------	-----	---------------	-------------	---------------------	---------------

