

(仮称) 根田茂地区コミュニティ消防センター建設
(電気設備) 工事

図 面 目 録

 
図面番号	図 面 内 容	縮 尺
E - 1	図面目録	NO SCALE
E - 2	特記仕様書	NO SCALE
E - 3	案内図、配置図	NO SCALE , 1/100
E - 4	電灯配線図	1/50
E - 5	幹線、コンセント、テレビ、電話配線図	1/50
E - 6	機器仕様、参考姿図、照明器具姿図、盤結線図	NO SCALE


年 度	施設番号	工 事 名 称	(仮称) 根田茂地区コミュニティ消防センター 建設 (電気設備) 工事設計図	 盛岡市都市計画部建築営繕課 盛岡市内丸12番2号 電話 (019) 651-4111	設計担当 猪 狩 11年 8月 日 校 図	特 記	図面内容 図面目録	縮 尺 No Scale	6 枚ノ内 区分	図 面 番 号 E - 1 電 気 設 備
-----	------	---------	---	--	-----------------------------	-----	--------------	-----------------	----------------	--------------------------------------

電気設備特記仕様書	
I. 一般共通事項	
A. 工事概要	工事名称 (仮称) 根田茂地区コミュニティ消防センター建設(電気設備)工事 工事場所 盛岡市根田茂5地割19番1の一部 建物概要 木造平屋 建築延床面積110㎡
B. 共通仕様	本工事は、設計書・設計内訳書及び特記仕様書により施工するものとする。尚、特記なき事項は盛岡市建築工事等仕様書(1-3で指定している共通仕様書は平成9年版を適用する)による。
C. 主要材料選定	本工事に使用する資材は、すべて建設省指定のものから選定し、承認を得たものを使用するものとする。
D. 記 録	1. 工事日報 毎週(日曜日～土曜日無)に作成し、次週(火曜日)に監督員に提出する。 2. 工事写真 (1)工事名、略図、日付、撮影箇所、立会人及び施工業者名を記載した記名板を写しこむこと。 (2)リボンロッド、スタッフ、テープ、下げ振り等の定規を写しこみスケールを表現すること。 (3)完成時にA4版ポケット式工事用アルバムに、検別、工事別、撮影順に整理して提出すること。 3. 完成図 工事が完成したときは上記仕様書に基づき、完成図、試験成績表、保守指導書(取巻説明書を含む)検査済証、合格証、許認可届出書等を作成整理し提出すること。



[illegible]

年 度	施 設 番 号	工 事 名 称	(仮称) 根田茂地区コミュニティ消防センター 建設(電気設備)工事設計図	 盛岡市都市計画部建築営繕課 盛岡市内丸12番2号 電話 (019) 651-4111	設計担当 猪 狩 11 年 8 月 日 核 図	特 記	図面内容 特記仕様書	縮尺 No Scale	6 枚ノ内	E-2 面番号
1999 H 11									6 枚ノ内	電 気 設 備



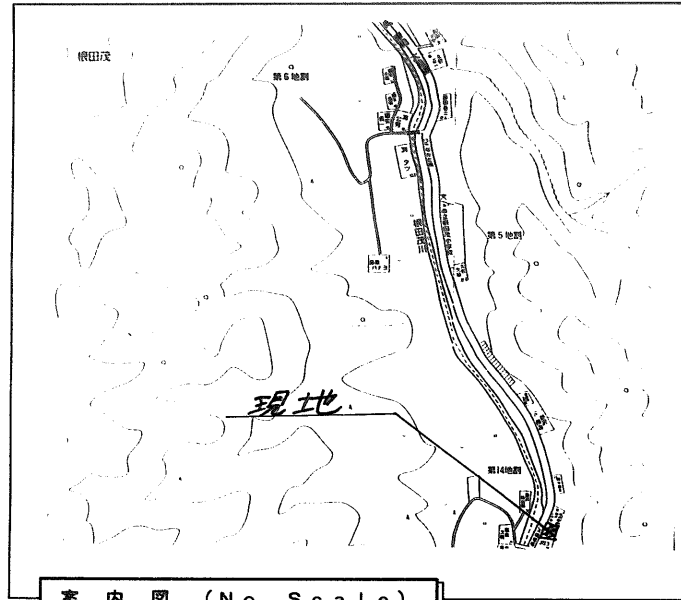

案内図 (No Scale)

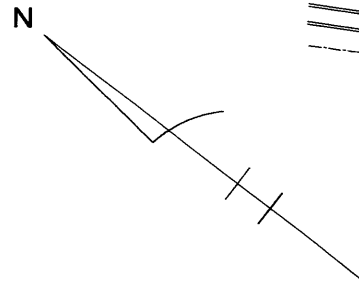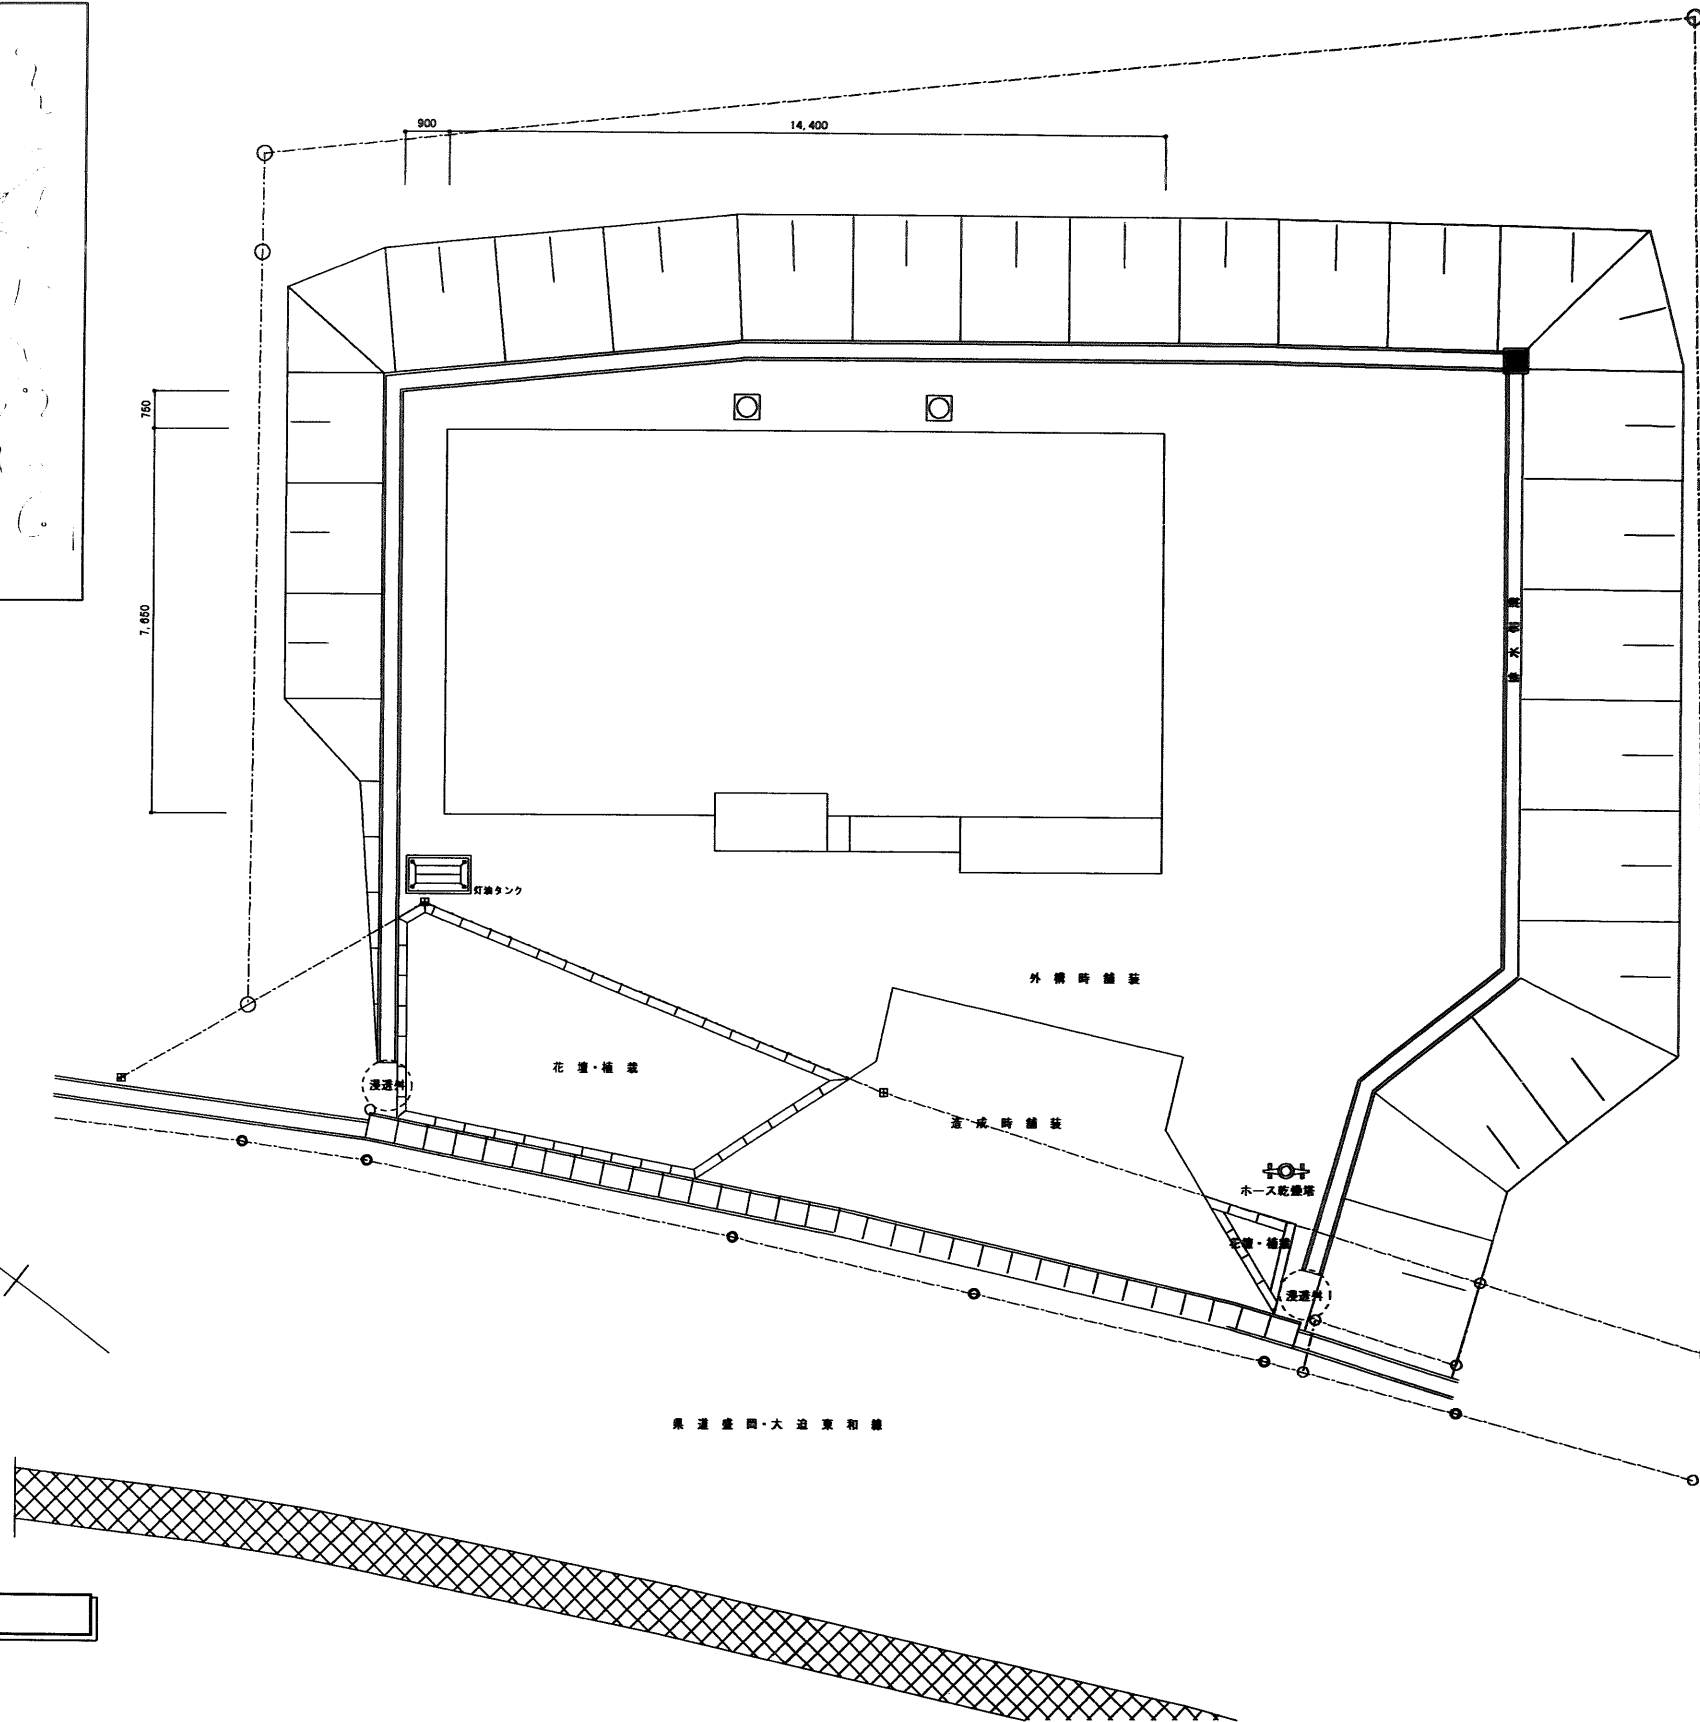


配置図 1/100

(株)東北電力 榎田茂雄 144

年 度	施設番号	工 事 名 称	(仮称)榎田茂地区コミュニティ消防センター 建設(電気設備)工事設計図	設計担当 猪 狩 11年 8月 日 校 図	特 記	図面内容 案 内 図 配 置 図	縮 尺 No Scale 1/100	6 枚ノ内 区分	図 面 番 号 E-3 電 気 設 備
-----	------	---------	--	-----------------------------	-----	------------------------	--------------------------	----------------	---------------------------



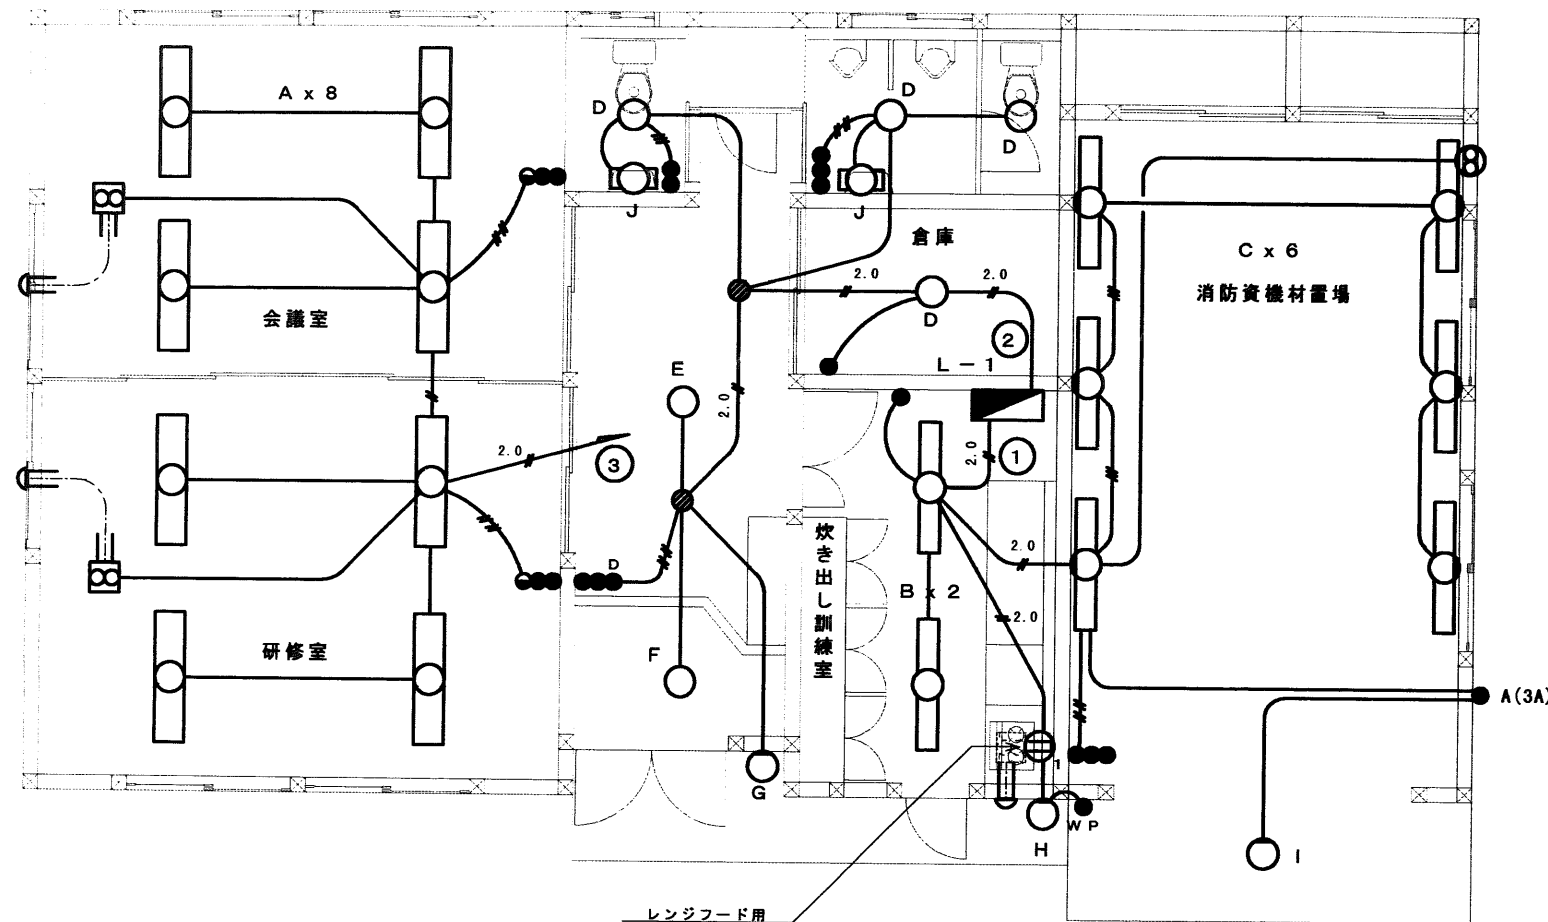

凡例、その他特記なき事項は下記による

- VVF1. 6-2C
- VVF1. 6-3C
- VVF1. 6-2C x 2
- 2.0 — VVF2. 0-2C
- 2.0 — VVF2. 0-3C

(F-1) 天井埋込換気扇、低騒音型、300m³/h以上、フラットインデプティ7
防虫網付丸型フード（ステンレス製）共


(F-2) 金属製標準換気扇、電気式シャッター、羽根径20cm
取付枠、防虫網付ウェザーカバー（ステンレス製）共

(F-3) レンジフード本体は建築工事
アルミフレキダクト、パイプフードは電気工事

* 立上がり、立下がりにはPF管にて保護すること

電灯配線図 1 / 50


年 度 1999 H 11	施設番号	工事名称 (仮称) 根田茂地区コミュニティ消防センター 建設（電気設備）工事設計図	盛岡市都市計画部建築営繕課 盛岡市内丸12番2号 電話 (019) 651-4111	設計担当 猪 狩 11年 8月 日	特記	図面内容 電灯配線図	縮尺 1 / 50	6 枚ノ内 区分	E-4 電気設備
---------------------	------	---	--	----------------------	----	---------------	--------------	----------------	-------------

 

井戸ポンプ(設備工事)

CV3. 5-3C (PF22)
PB 150x100, WP, VE

臭突用コンセント

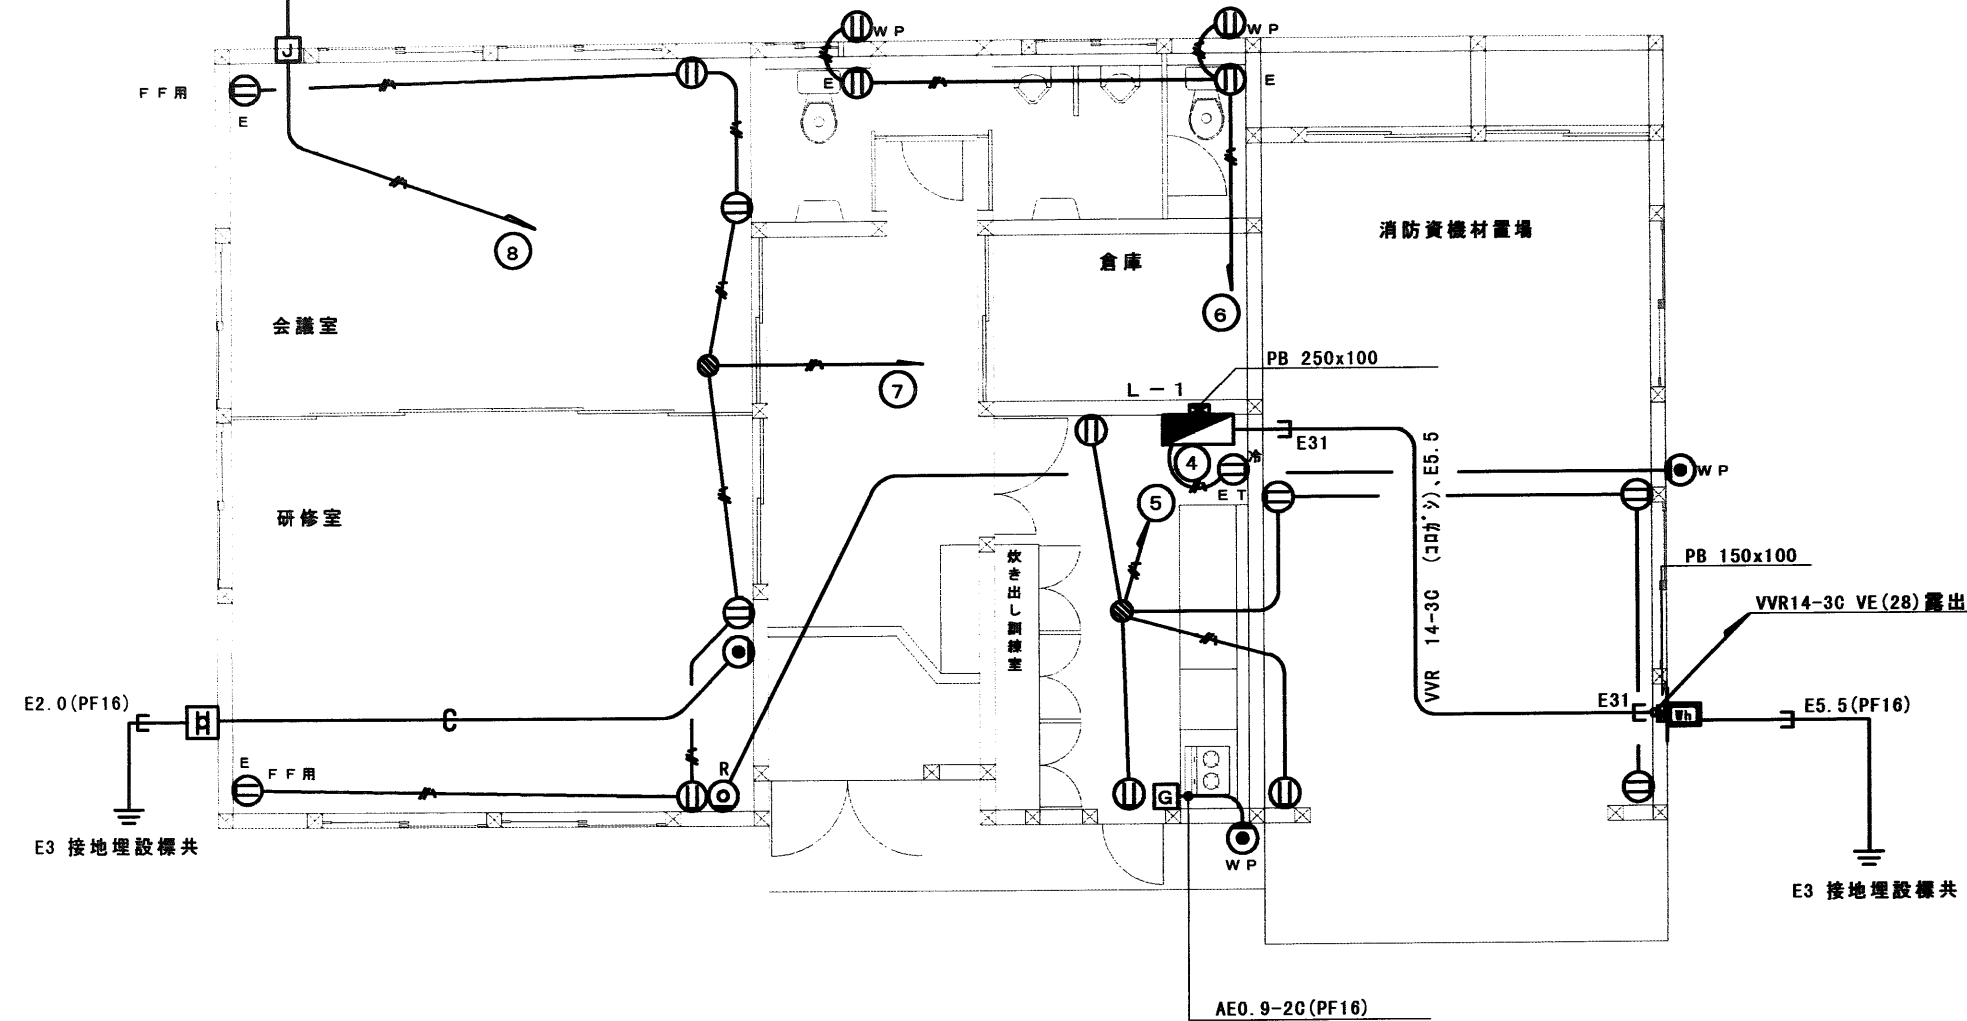

凡例、その他特記なき事項は下記による

<コンセント>

VVF2. 0-2C

VVF2. 0-3C

<電話>

(PF16) 呼着線入り

<テレビ>

5C-FB (PF16)

WP 防雨入線カバー







G ガスもれ警報機

H 電話保安器

* 立上がり、立下がりはPF管にて保護すること


幹線、コンセント、テレビ、電話配線図 1/50

年 度	施設番号	工事名称	(仮称) 根田茂地区コミュニティ消防センター 建設(電気設備)工事設計図	盛岡市都市計画部建築営繕課 盛岡市内丸12番2号 電話 (019) 651-4111	設計担当 猪 狩 11年 8月 日 校 図	特 記	図面内容 幹線、コンセント テレビ、電話配線図	縮尺 1/50	6 枚ノ内 区分 電気設備	E-5
-----	------	------	---	--	-----------------------------	-----	-------------------------------	------------	---------------------	-----

  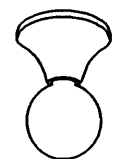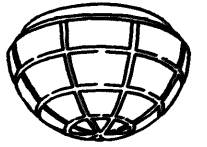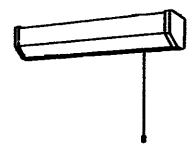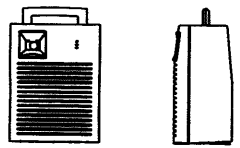A	FLR40×2埋込型	B	FLR40×1富士型	C	FLR40×1片反射笠付	D	IL40~100シーリングライト	E	FCL30×1シーリングインバータ	F	IL60×1直付型																												
     																																							
FRS14F1-402 FSS4-401 FBS3-401 ISS7-60																																							
G	IL40 ポーチライト防雨型	H	IL80×1スポットライト防雨型	I	IL60×1赤色灯防雨型	J	FL10×1 ミラーライト																																
   																																							
① 床型マイクスタンド (フリーストップ型) ② 卓上型マイクスタンド ③ 単一指向性ダイナミックマイクロホン																																							
  																																							
④ ポータブルワイヤレスアンプ ⑤ 800MHz 帯ワイヤレスマイク																																							
 																																							
<table border="1"> <tr> <td>型 式</td> <td>フリーストップ</td> <td>型 式</td> <td>PF1/2×14</td> <td>出力インピーダンス</td> <td>800kΩ±30% 平衡形</td> </tr> <tr> <td>取付ネジ</td> <td>3/8-16UNC (PF1/2×14変換ネジ付)</td> <td>取付ネジ</td> <td></td> <td>電 圧</td> <td>73.4V±3.4V (0dB=1V/4kΩ, 1kHz)</td> </tr> <tr> <td></td> <td></td> <td></td> <td></td> <td>周 波 数 特 性</td> <td>50Hz~14kHz</td> </tr> <tr> <td></td> <td></td> <td></td> <td></td> <td>指 向 性 特 性</td> <td>単一指向性</td> </tr> </table>												型 式	フリーストップ	型 式	PF1/2×14	出力インピーダンス	800kΩ±30% 平衡形	取付ネジ	3/8-16UNC (PF1/2×14変換ネジ付)	取付ネジ		電 圧	73.4V±3.4V (0dB=1V/4kΩ, 1kHz)					周 波 数 特 性	50Hz~14kHz					指 向 性 特 性	単一指向性				
型 式	フリーストップ	型 式	PF1/2×14	出力インピーダンス	800kΩ±30% 平衡形																																		
取付ネジ	3/8-16UNC (PF1/2×14変換ネジ付)	取付ネジ		電 圧	73.4V±3.4V (0dB=1V/4kΩ, 1kHz)																																		
				周 波 数 特 性	50Hz~14kHz																																		
				指 向 性 特 性	単一指向性																																		
<table border="1"> <tr> <td>電 源</td> <td>AC100V/DC12V</td> <td>電 源 方 式</td> <td>F3E</td> </tr> <tr> <td>最 大 出 力</td> <td>20W (AC100V時)</td> <td>電 管 方 式</td> <td>水晶制御PLLシンセサイザ方式</td> </tr> <tr> <td>電 波 周 波 数</td> <td>800MHz帯 (30ch内1波)</td> <td>電 管 方 式</td> <td>リアクタンズ変調方式</td> </tr> <tr> <td>入 力</td> <td>マイク~1、ライン~1</td> <td>電 管 方 式</td> <td>単一指向性エレクトレットコンデンサマイク</td> </tr> <tr> <td>カセットデッキ</td> <td>内蔵 (オートリバース機構付)</td> <td>電 管 方 式</td> <td>100Hz~10kHz (1kHz基準)</td> </tr> <tr> <td>チューナーユニット</td> <td>800MHz帯1波受信機構</td> <td>電 管 方 式</td> <td>送受信波長の設定可能</td> </tr> <tr> <td>其 他</td> <td>アンテナ内蔵、2WAYスピーカ</td> <td>電 管 方 式</td> <td>同一空間で15波まで使用可</td> </tr> </table>												電 源	AC100V/DC12V	電 源 方 式	F3E	最 大 出 力	20W (AC100V時)	電 管 方 式	水晶制御PLLシンセサイザ方式	電 波 周 波 数	800MHz帯 (30ch内1波)	電 管 方 式	リアクタンズ変調方式	入 力	マイク~1、ライン~1	電 管 方 式	単一指向性エレクトレットコンデンサマイク	カセットデッキ	内蔵 (オートリバース機構付)	電 管 方 式	100Hz~10kHz (1kHz基準)	チューナーユニット	800MHz帯1波受信機構	電 管 方 式	送受信波長の設定可能	其 他	アンテナ内蔵、2WAYスピーカ	電 管 方 式	同一空間で15波まで使用可
電 源	AC100V/DC12V	電 源 方 式	F3E																																				
最 大 出 力	20W (AC100V時)	電 管 方 式	水晶制御PLLシンセサイザ方式																																				
電 波 周 波 数	800MHz帯 (30ch内1波)	電 管 方 式	リアクタンズ変調方式																																				
入 力	マイク~1、ライン~1	電 管 方 式	単一指向性エレクトレットコンデンサマイク																																				
カセットデッキ	内蔵 (オートリバース機構付)	電 管 方 式	100Hz~10kHz (1kHz基準)																																				
チューナーユニット	800MHz帯1波受信機構	電 管 方 式	送受信波長の設定可能																																				
其 他	アンテナ内蔵、2WAYスピーカ	電 管 方 式	同一空間で15波まで使用可																																				

1φ3W 200/100V

* 市販品、プラスチック製

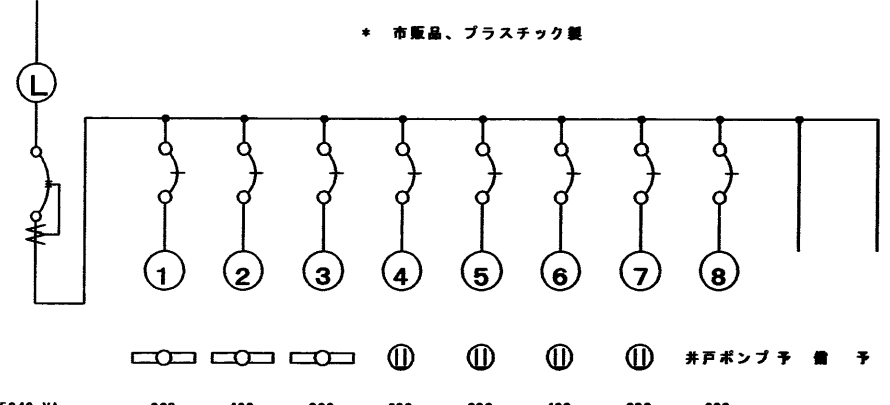

5040 VA 660 480 900 600 600 400 600 800

ELB 3P50AT
MCB 2P20AT x 8

L - 1

年 度	1999	施設番号	H 11	工事名称	(仮称) 根田茂地区コミュニティ消防センター 建設 (電気設備) 工事設計図	盛岡市都市計画部建築営繕課 盛岡市内丸12番2号 電話 (019) 651-4111	設計担当 猪 狩 11年 8月 日 核 心	特 記	図面内容 機器仕様、参考資材 照明器具資材 分電盤接続図	縮尺 NO SCALE	6 枚ノ内 区分 電気設備	E-6
-----	------	------	------	------	---	--	-----------------------------	-----	---------------------------------------	----------------	---------------------	-----

