



(仮称) 肴町地区コミュニティ消防センター

建設（電気設備）工事


年 度 2001 平成13年度	施設番号	工 事 名 称 (仮称) 肴町地区コミュニティ消防センター 建設（電気設備） 工事設計図	 盛岡市建設部建築営繕課 盛岡市内丸12番2号 電話 (019) 651-4111	設計担当 〆年 7 月 日 検 図	特 記	図面内容 標 題	縮 尺	11 枚ノ内 区分 電気設備	図面番号 E-1
-----------------------	------	--	--	-------------------------	-----	-------------	-----	----------------------	-------------

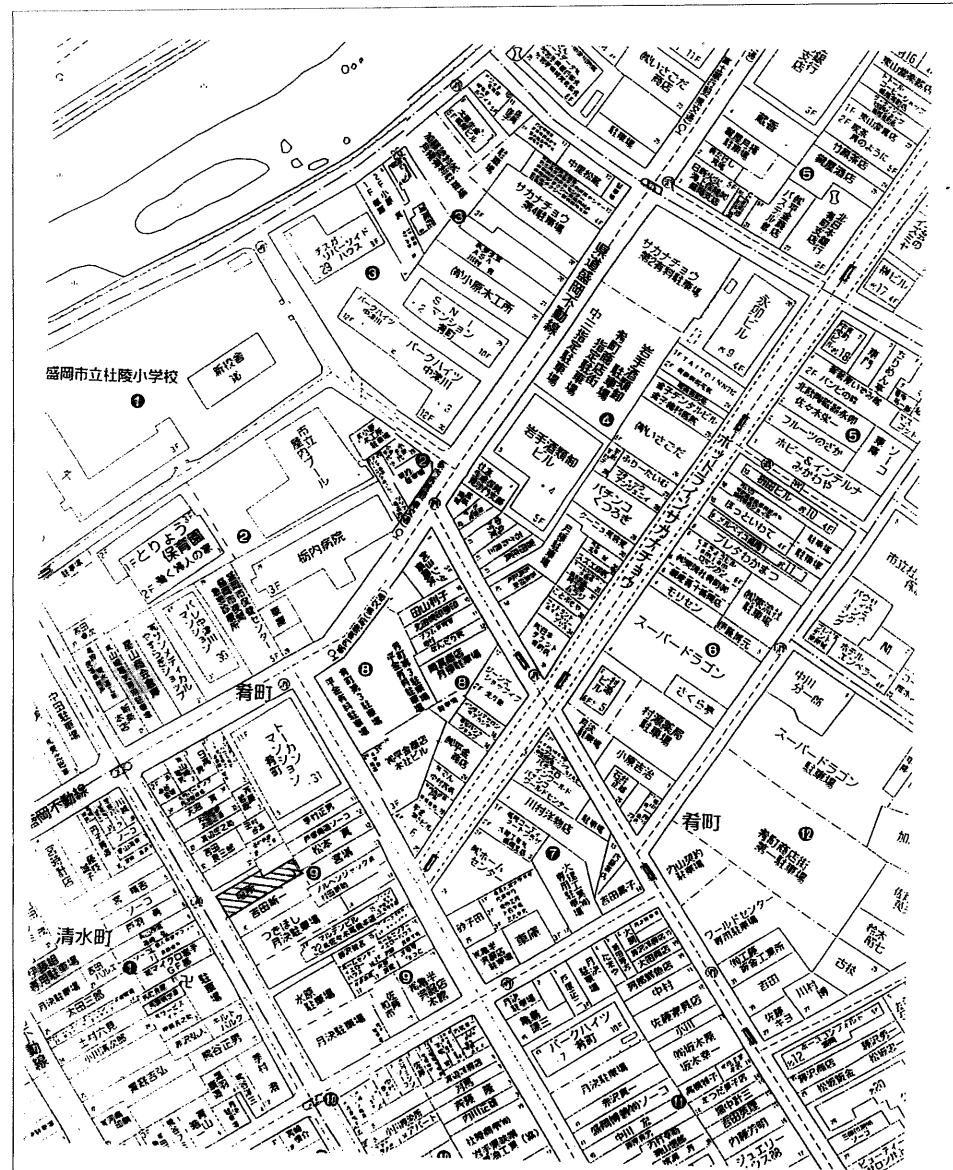

付 近 見 取 図

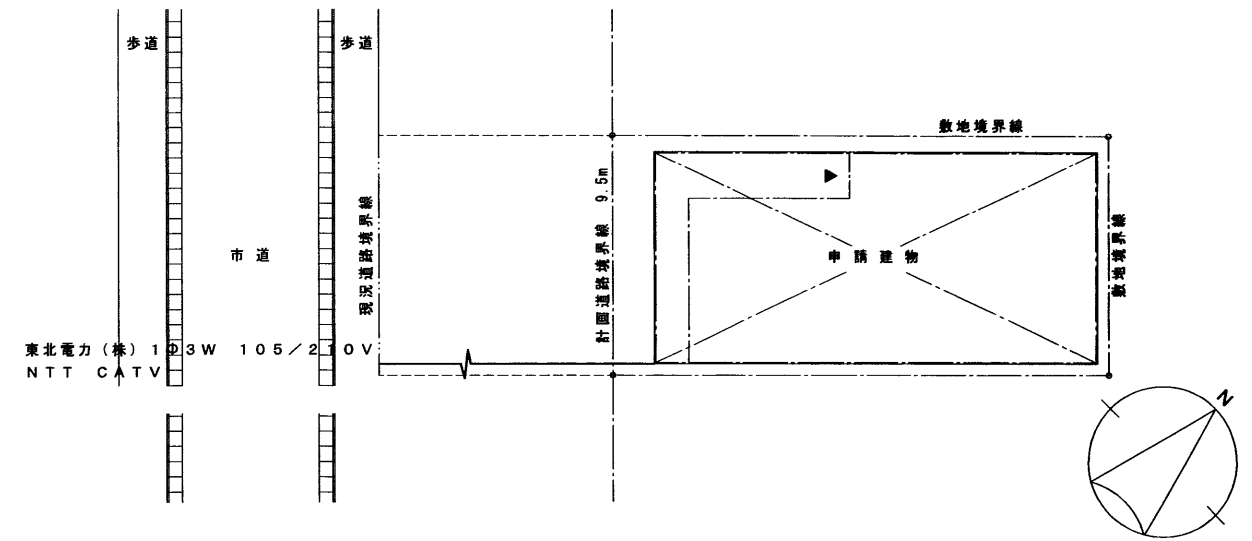


東北電力(株) 1Φ3W 105/210V

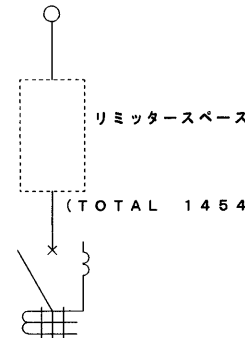

配 置 図 1 : 200

本体 露出型
プラスチック製

主幹 ELB3P75AF/75AT (中性線欠相保護付)
MCB2P30AF/20AT×18
予備スペース×4
MCB2P30AF/30AT×3 (別途ブレーカ組込)

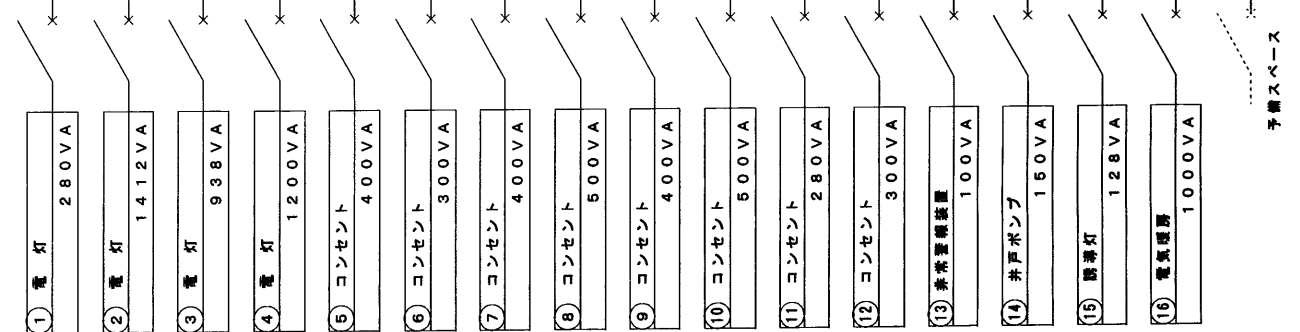


電 灯 分 電 盤 単 線 結 線 図

年 度 2001 平成13年度	施設番号	工事 名称 建設(電気設備) 工事設計図	(仮称) 青町地区コミュニティ消防センター 盛岡市建設部建築営繕課 盛岡市内丸12番2号 電話(019) 651-4111	設計担当 〆年 7 月 日 検図	特 記	図面内容 付 近 見 取 図 配 置 図 電 灯 分 電 盤 単 線 結 線 図	縮 尺 1 : 200	11 枚ノ内 区分 電気設備	図 面 番 号 E-3
-----------------------	------	----------------------------	--	------------------------	-----	---	----------------	----------------------	-------------------------




配線仕様		
——	VVF2.0-2C	立上り、立下り保護管 PF(16)
——	VVF2.0-3C	立上り、立下り保護管 PF(22)
----	VVF2.0-2C PF(16)	
----	VVF2.0-3C PF(22)	
○	ジョイントボックス 透明(大)	

電気暖房仕様	
EH-1	壁掛型 0.25kW 1Φ200V スチール製 サーモスタット内蔵 イタズラ防止カバー付
EH-2	" 0.375kW " " " "

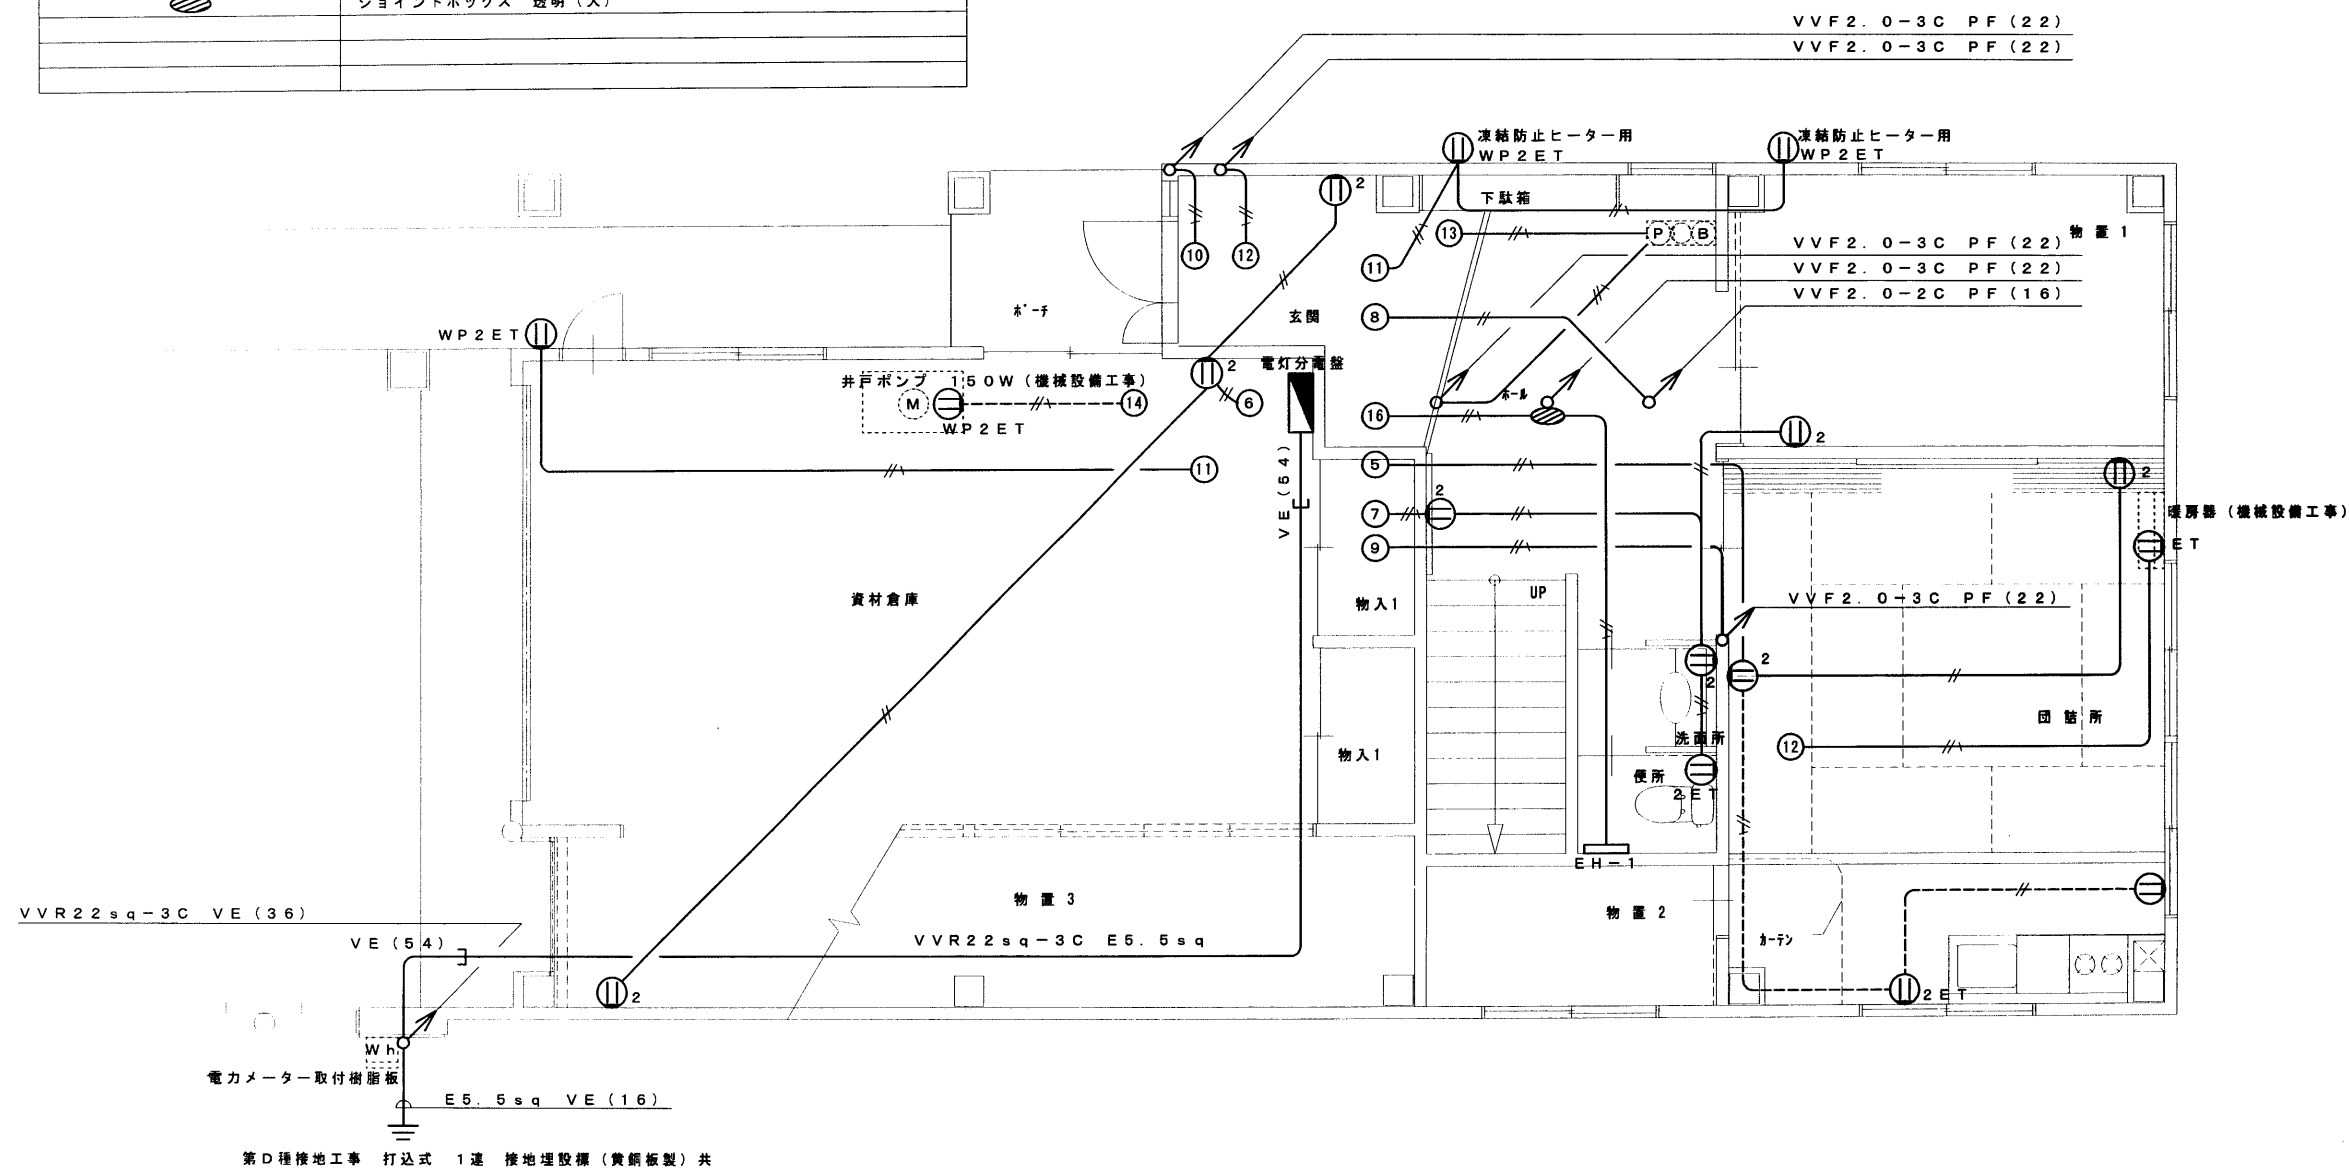

1階平面図 1:50

年度 2001 平成13年度	施設番号	工事名称 建設(電気設備) 工事設計図	(仮称) 青町地区コミュニティ消防センター 盛岡市建設部建築営繕課 盛岡市内丸12番2号 電話 (019) 651-4111	設計担当 年月日 校図	特記	図面内容 幹線設備工事 コンセント設備工事 電気暖房設備工事	縮尺 1:50	11 枚ノ内 区分 電気設備	図面番号 E-4
----------------------	------	------------------------	---	-------------------	----	---	------------	----------------------	-------------

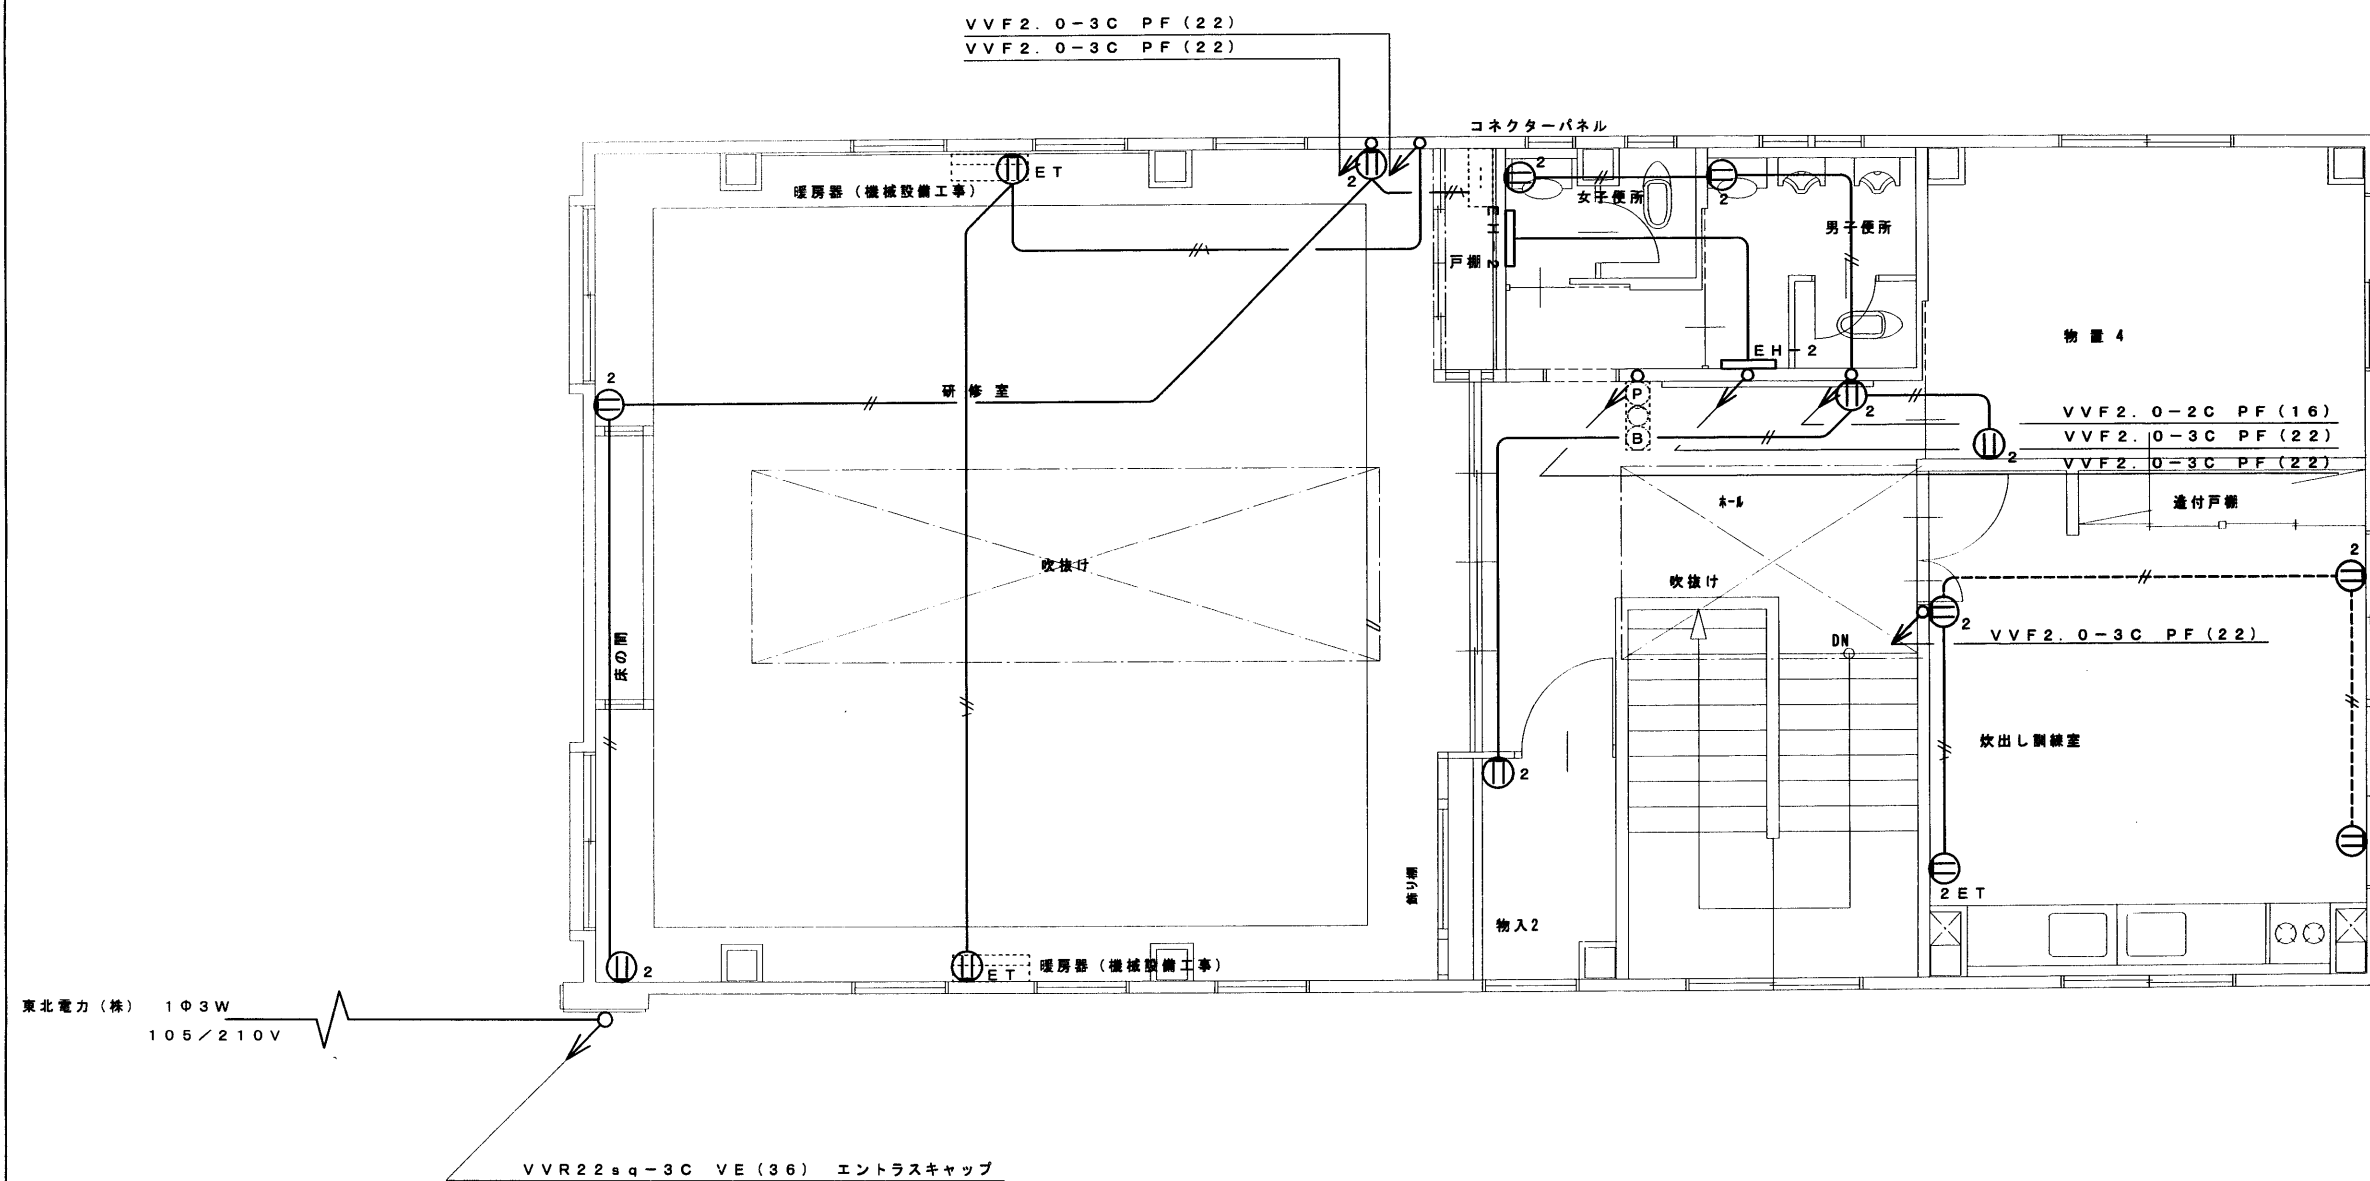

2 階平面図 1 : 50

年 度	施設番号	工 事 名 称	(仮称) 骨町地区コミュニティ消防センター 建設 (電気設備) 工事設計図	盛岡市建設部建築営繕課 盛岡市内丸12番2号 電話 (019) 651-4111	設計担当 年 月 日 校 図	特 記	図面内容 幹線設備工事 コンセント設備工事 電気暖房設備工事	縮尺 1 : 50	11 枚ノ内 区分 電気設備	図 面 番 号 E-5
2001 平成13年度										




A		FSS9-322		PNH		B		FHF-322 (和風)		PHH		C		FSR2-321		PHH		D		FRS15-322		PNH		E		FSS8-321		PNH		F		FSS4-201		GH	

年 度 2001 平成13年度	施設番号	工事 名 称 建設 (電気設備) 工事設計図	(仮称) 有町地区コミュニティ消防センター	盛岡市建設部建築営繕課 盛岡市内丸12番2号 電話 (019) 651-4111	設計担当 心年7月 日 検図	特 記	図面内容 照明器具参考図	縮尺	11 枚ノ内 区分 電気設備	図 面 番 号 E-6
-----------------------	------	------------------------------	-----------------------	--	----------------------	-----	-----------------	----	----------------------	-------------------------




配線仕様		
----	VVF1. 6-2C	立上り、立下り保護管 PF (16)
///	VVF1. 6-3C	" PF (16)
///	VVF1. 6-4C	" PF (22)
///	VVF1. 6-3C+VVF1. 6-2C	" PF (28)
///	VVF1. 6-3C×2	" PF (28)
PF (16) ///	VVF1. 6-3C	PF (16)
2.0 ///	VVF2. 0-3C	" PF (22)
2.0 ///	VVF2. 0-4C	" PF (22)
-----	VVF1. 6-2C	Fモール 1号

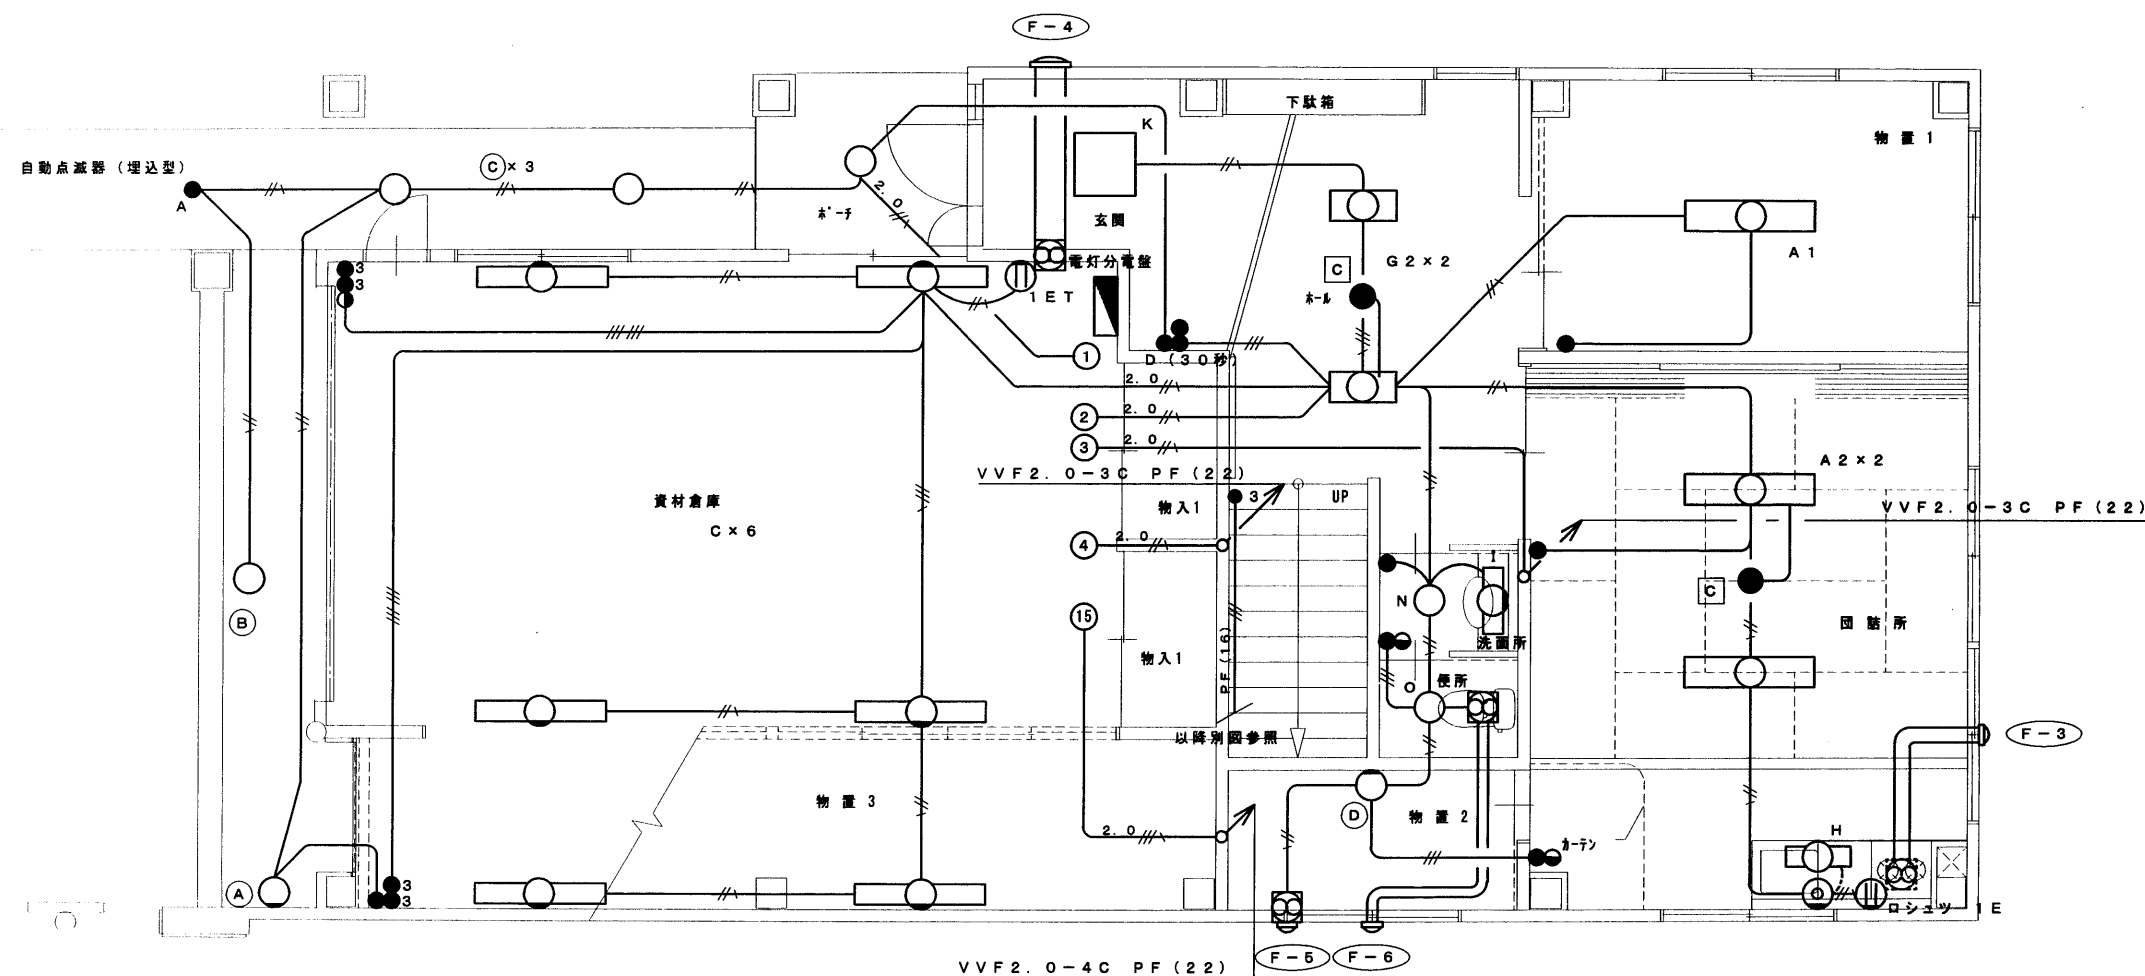

換気扇仕様	
F-1	樹脂製 低騒音 85m3/h フレキシブルダクト (アルミ製) Φ100 丸型フード Φ100 SUS製 FD付 ギャラリ 防虫網付
F-2	和風白木 鋼板製 低騒音 500m3/h フレキシブルダクト (アルミ製) Φ150 丸型フード Φ150 SUS製 FD付 ギャラリ 防虫網付
F-3	レンジフードファン (本体建築工事) フレキシブルダクト (アルミ製) Φ150 丸型フード Φ150 SUS製 FD付 ギャラリ 防虫網付
F-4	壁付型 電気式シャッター Φ300 1200m3/h 木枠共 ダクト350×350 (重鉛鉄板製) ウェザーカバー SUS製 FD付 防虫網付
F-5	壁付型 バイブファン (浴室用) 低騒音 88m3/h 8cmプロペラ 丸型フード Φ100 SUS製 FD付 ギャラリ 防虫網付
F-6	樹脂製 低騒音 50m3/h フレキシブルダクト (アルミ製) Φ100 丸型フード Φ100 SUS製 FD付 ギャラリ 防虫網付

1階平面図 1:50

年 度 2001 平成13年度	施設番号	工事 名称 建設 (電気設備) 工事設計図	(仮称) 青町地区コミュニティ消防センター 盛岡市建設部建築営繕課 盛岡市内丸12番2号 電話 (019) 651-4111	設計担当 年月日 校印	特 記	図面内容 電灯設備工事 誘導灯設備工事	縮尺 1:50	11 枚ノ内 区分 電気設備	図面 番号 E-7
-----------------------	------	-----------------------------	---	-------------------	-----	---------------------------	------------	----------------------	-----------------

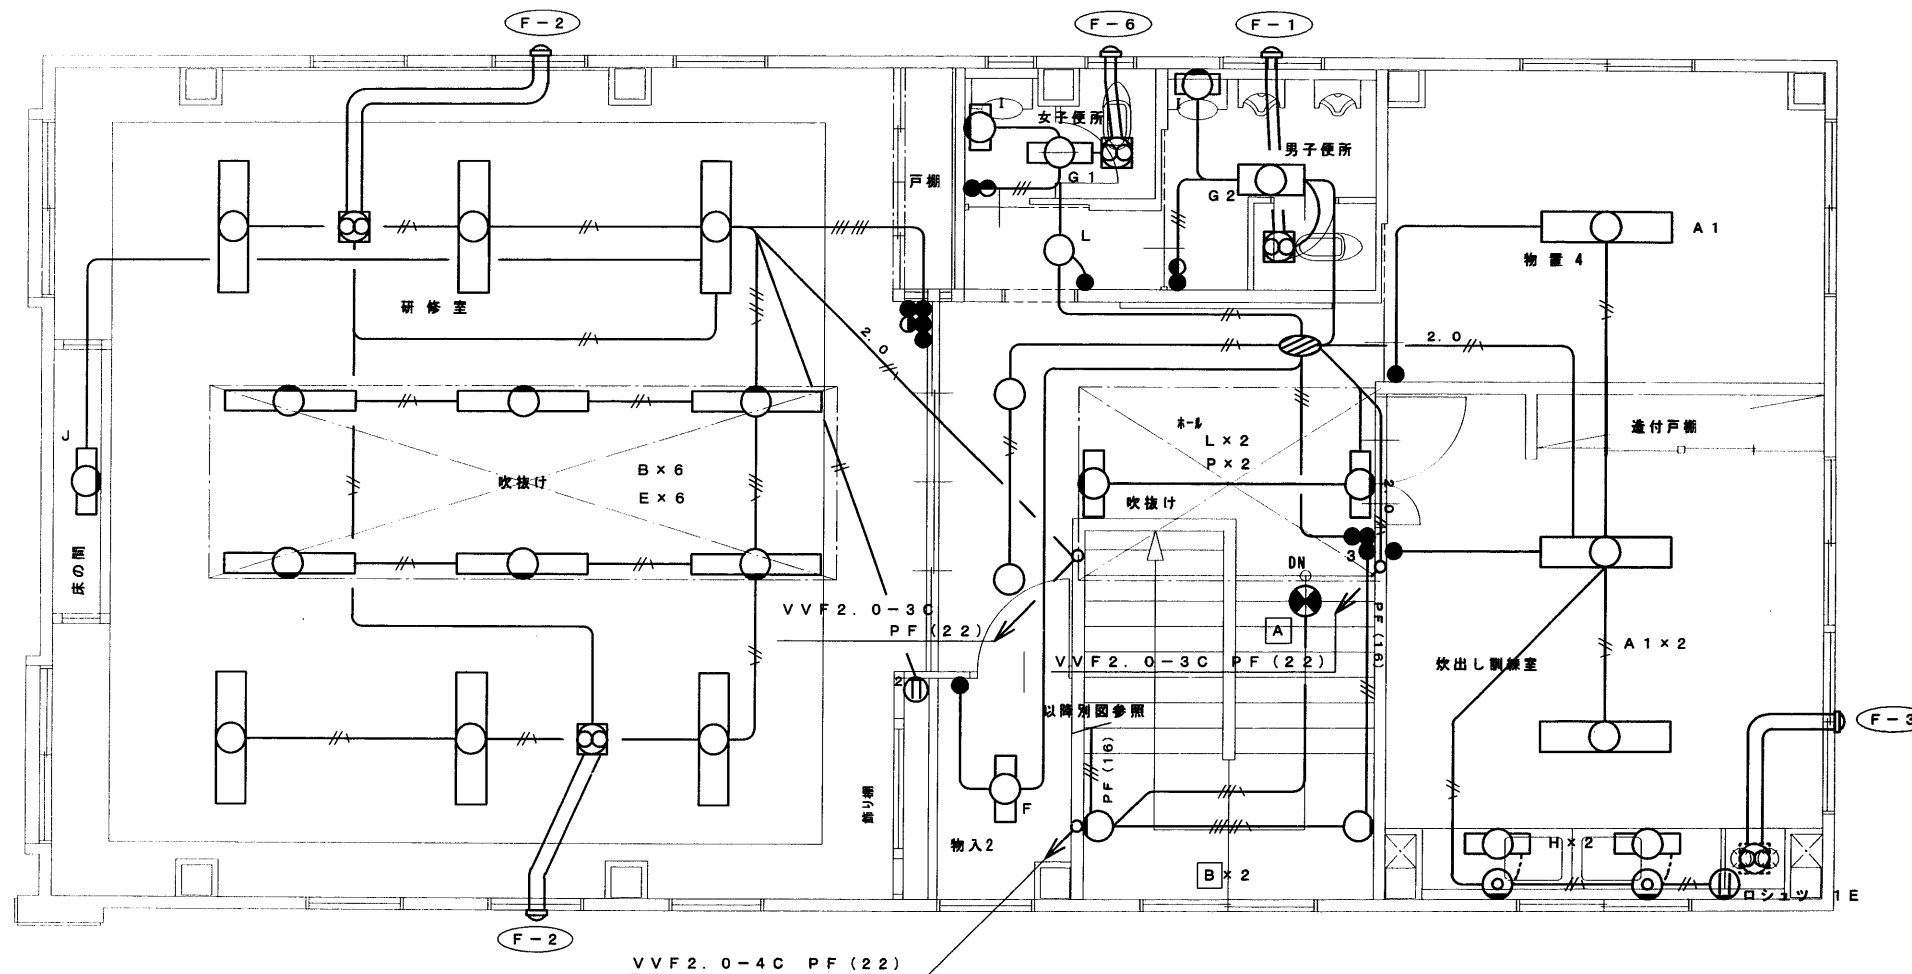

2階平面図 1:50


年 度 2001 平成13年度	施設番号	工 事 名 称 建設(電気設備) 工事設計図	(仮称) 青町地区コミュニティ消防センター 盛岡市建設部建築営繕課 盛岡市内丸12番2号 電話 (019) 651-4111	設計担当 2001年 7 月 日 校 図	特 記	図面内容 電灯設備工事 誘導灯設備工事	縮 尺 1:50	11 枚ノ内 区分	図面番号 E-8 電気設備
-----------------------	------	---------------------------	---	----------------------------	-----	---------------------------	-------------	-----------------	---------------------

A オーディオラック		B アンプ		C ワイヤレスチューナー		D 壁取付型ワイヤレスアンテナ	
ガラス 強化ガラス その他 キャスター付 扉鍵付		定格出力 15W 入力回路 マイク×2、外部×2 出カインピーダンス 330Ω (100Vライン) 又は4~16Ω 電 源 AC100V、50/60Hz		受信周波数 800MHz帯の30波の内1波 受信方式 ダイバシティ・ダブルスーパーヘテロダイン 音声出力 マイク1 周波数特性 100Hz~10KHz その他 マイク出力レベル調整、トーンコントロール		受信周波数範囲 806~810MHz ダイポール相対利得 10dB (ブースターアンプ含む) アッテネーター 3段階切換 (広、中、狭) 電 源 DC8~15V (同軸ケーブルに重量) 防水性 JIS保護等級4級	
E ハンド型ワイヤレスマイク		F ダイナミックマイクロホン		G ワイヤレスマイクチャージャー		H 床上型マイクスタンド	
電波型式 F3E 送信周波数 800MHz帯の30波から1波選択 発振方式 水晶制御PLLシンセサイザ方式 マイクユニット 単一指向性ダイナミック型 その他 単3電池 1本		指向性 単一指向性 周波数特性 70~15,000Hz 出カインピーダンス 250Ω (平衡、フォノプラグ内で不平衡) 感 度 -58dB (0dB=1V/Pa、1KHz) トークスイッチ 付		電 源 ACアダプター外付け方式 入力: AC100V、50/60Hz 出力: DC6V、600mA		マイク取付高さ 最高1,560mm~最低970mm ロック方式 スリーブロック方式 仕 上 ボール: 黒色焼付塗装 脚 部: 黒色塗装 (折りたたみ式)	
I コネクターパネル		J 壁付マイクコンセント		K 天井埋込型スピーカー			
コネクター スピーカ: XLR-4-31 マイク: XLR-3-32 ×2 ワイヤレス: BNC-RU コンセント 2P15A×1 ET付 適合ボックス JIS4個用スイッチボックス プレート 樹脂製		コネクター XLR-3-31 適合ボックス JIS1個用スイッチボックス プレート 樹脂製		スピーカーユニット 16cmダイナミック型 定格入力 6W 出力音圧レベル 93dB/W (1m) 周波数特性 80~14,000Hz 入カインピーダンス 1.6KΩ (6W)、3.3KΩ (3W)、10KΩ (1W) スピーカーパネル 銀色アルミバンテング			

年 度 2001 平成13年度	施設番号	工 事 名 称 (仮称) 青町地区コミュニティ消防センター 建設 (電気設備) 工事設計図	盛岡市建設部建築営繕課 盛岡市内丸12番2号 電話 (019) 651-4111	設計担当 年 月 日 校 図	特 記	図面内容 電気器具参考図	縮 尺	11 枚ノ内 区分 電気設備	図 面 番 号 E-9
-----------------------	------	---	--	----------------------	-----	-----------------	-----	----------------------	-------------------------

配線仕様		
AE	AE	AE1. 2-2C PF(16)
		MVVS0. 75-2C PF(16)
		SC-FB PF(16)
		TIVF0. 65-2C PF(16)
	HP	HP1. 2-2C PF(16)


機器仕様	
電話	電話用アウトレット 6極2芯
テレビ	直列ユニット 端未型 プラグ共
	2分配 屋内用 機器収容箱(プラスチック製)
ガス	ノズルプレート(樹脂製)
	防雨入線カバー
非常警報	非常警報複合装置(埋込型) バッテリー内蔵型

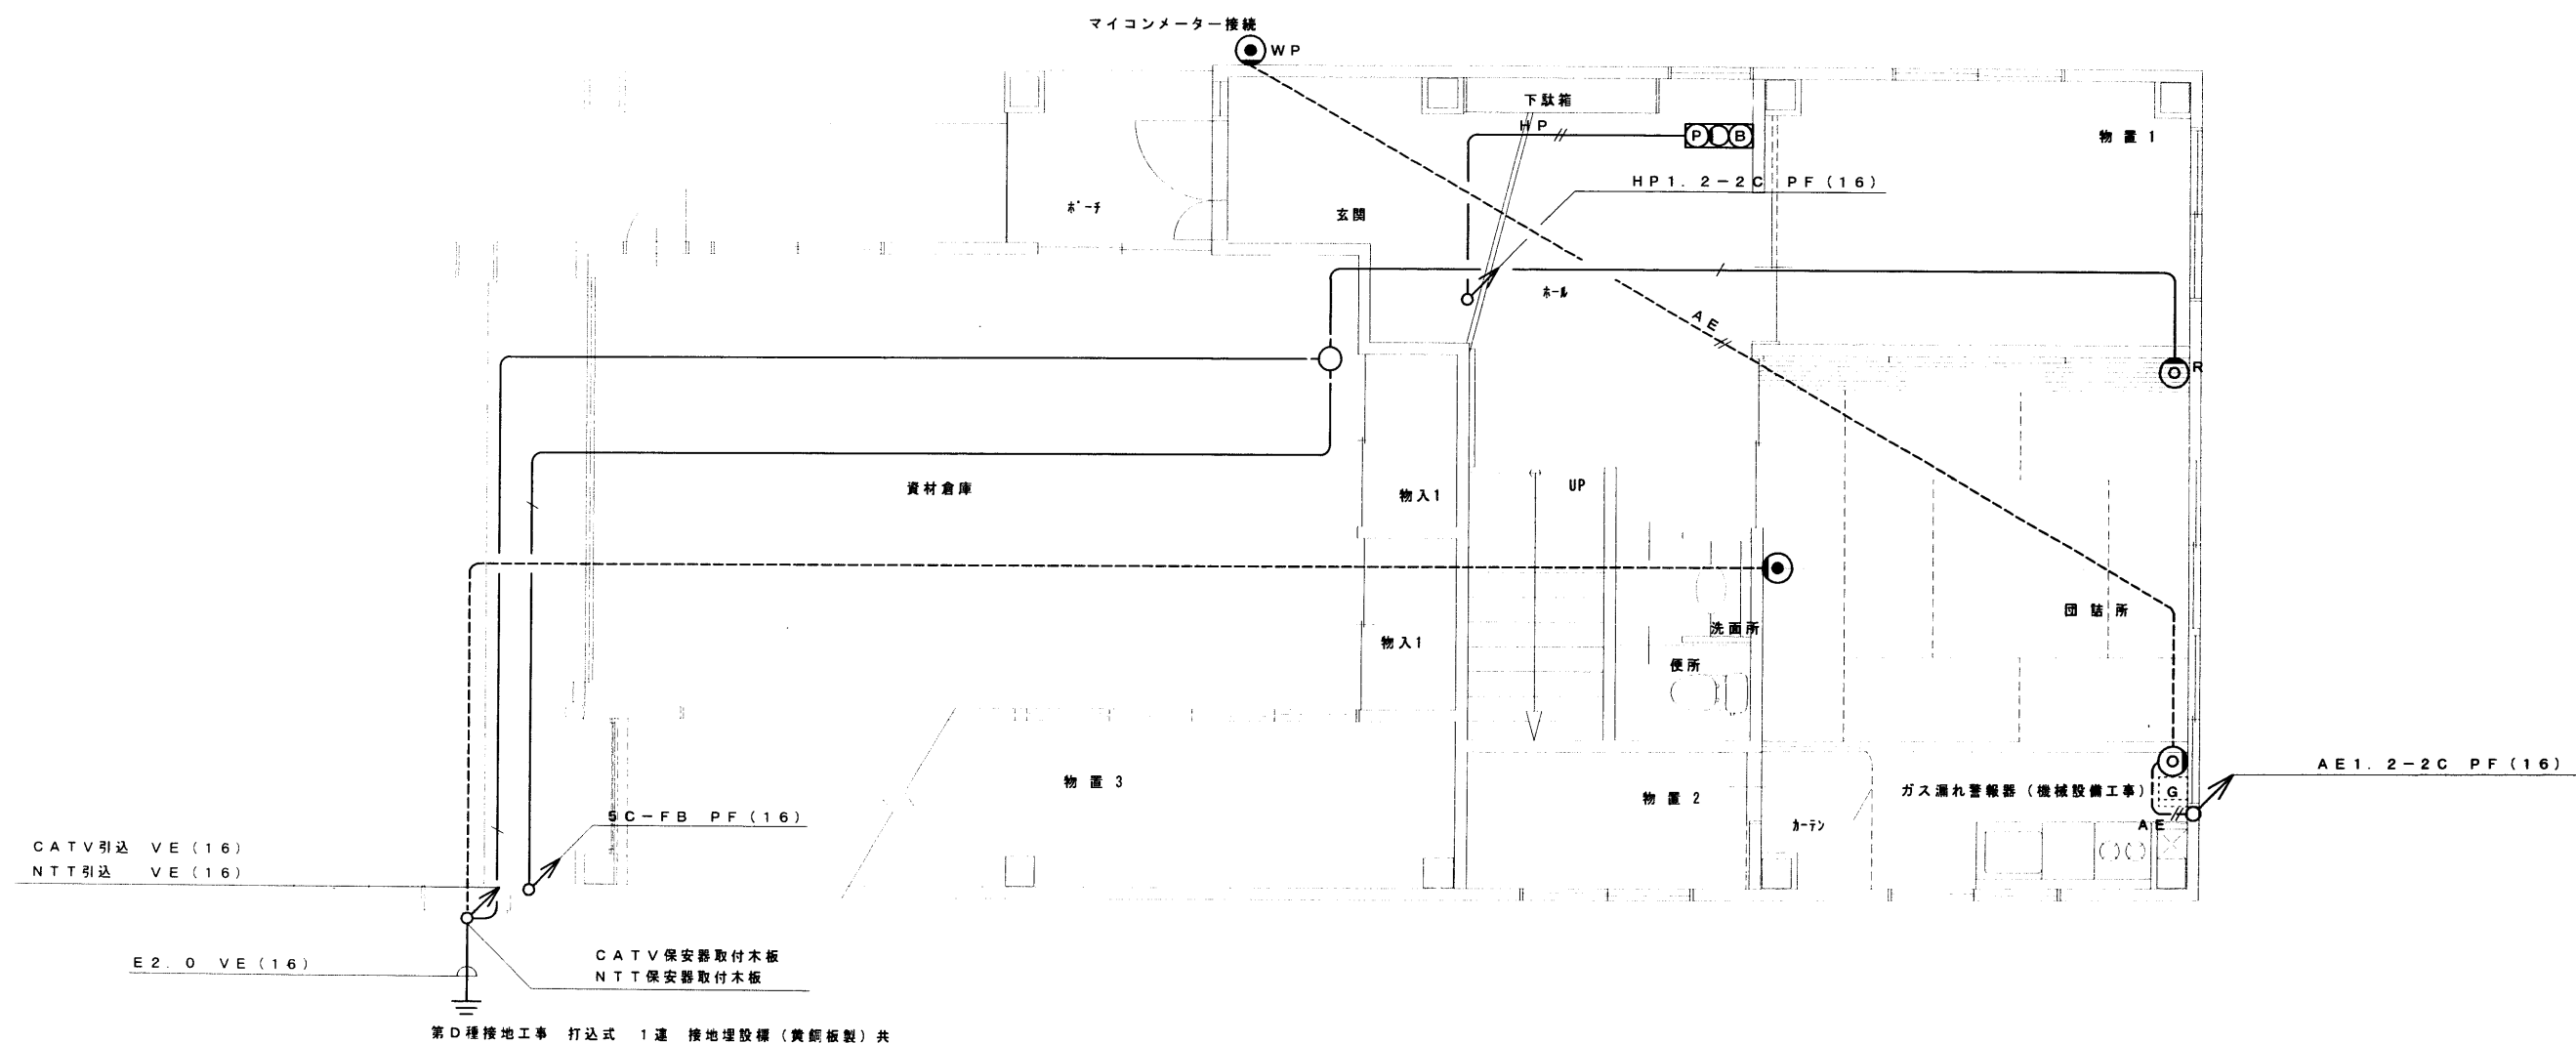

1階平面図 1:50

年 度 2001 平成13年度	施設番号	工 事 名 称 (仮称) 青町地区コミュニティ消防センター 建設(電気設備) 工事設計図	盛岡市建設部建築営繕課 盛岡市内丸12番2号 電話(019)651-4111	設計担当 年 月 日 校 図	特 記	図面内容 電話設備工事 テレビ共同受信設備工事 ガス漏れ警報設備	縮尺 1:50	11 枚ノ内 区分 電気設備	図面 番号 E-10
-----------------------	------	--	--	----------------------	-----	---	------------	----------------------	------------------

- | | |
|---|----------------|
| B | アンプ |
| C | ワイヤレスチューナー |
| E | ハンド型ワイヤレスマイク |
| F | ダイナミックマイクロホン×2 |
| H | 床型マイクスタンド |

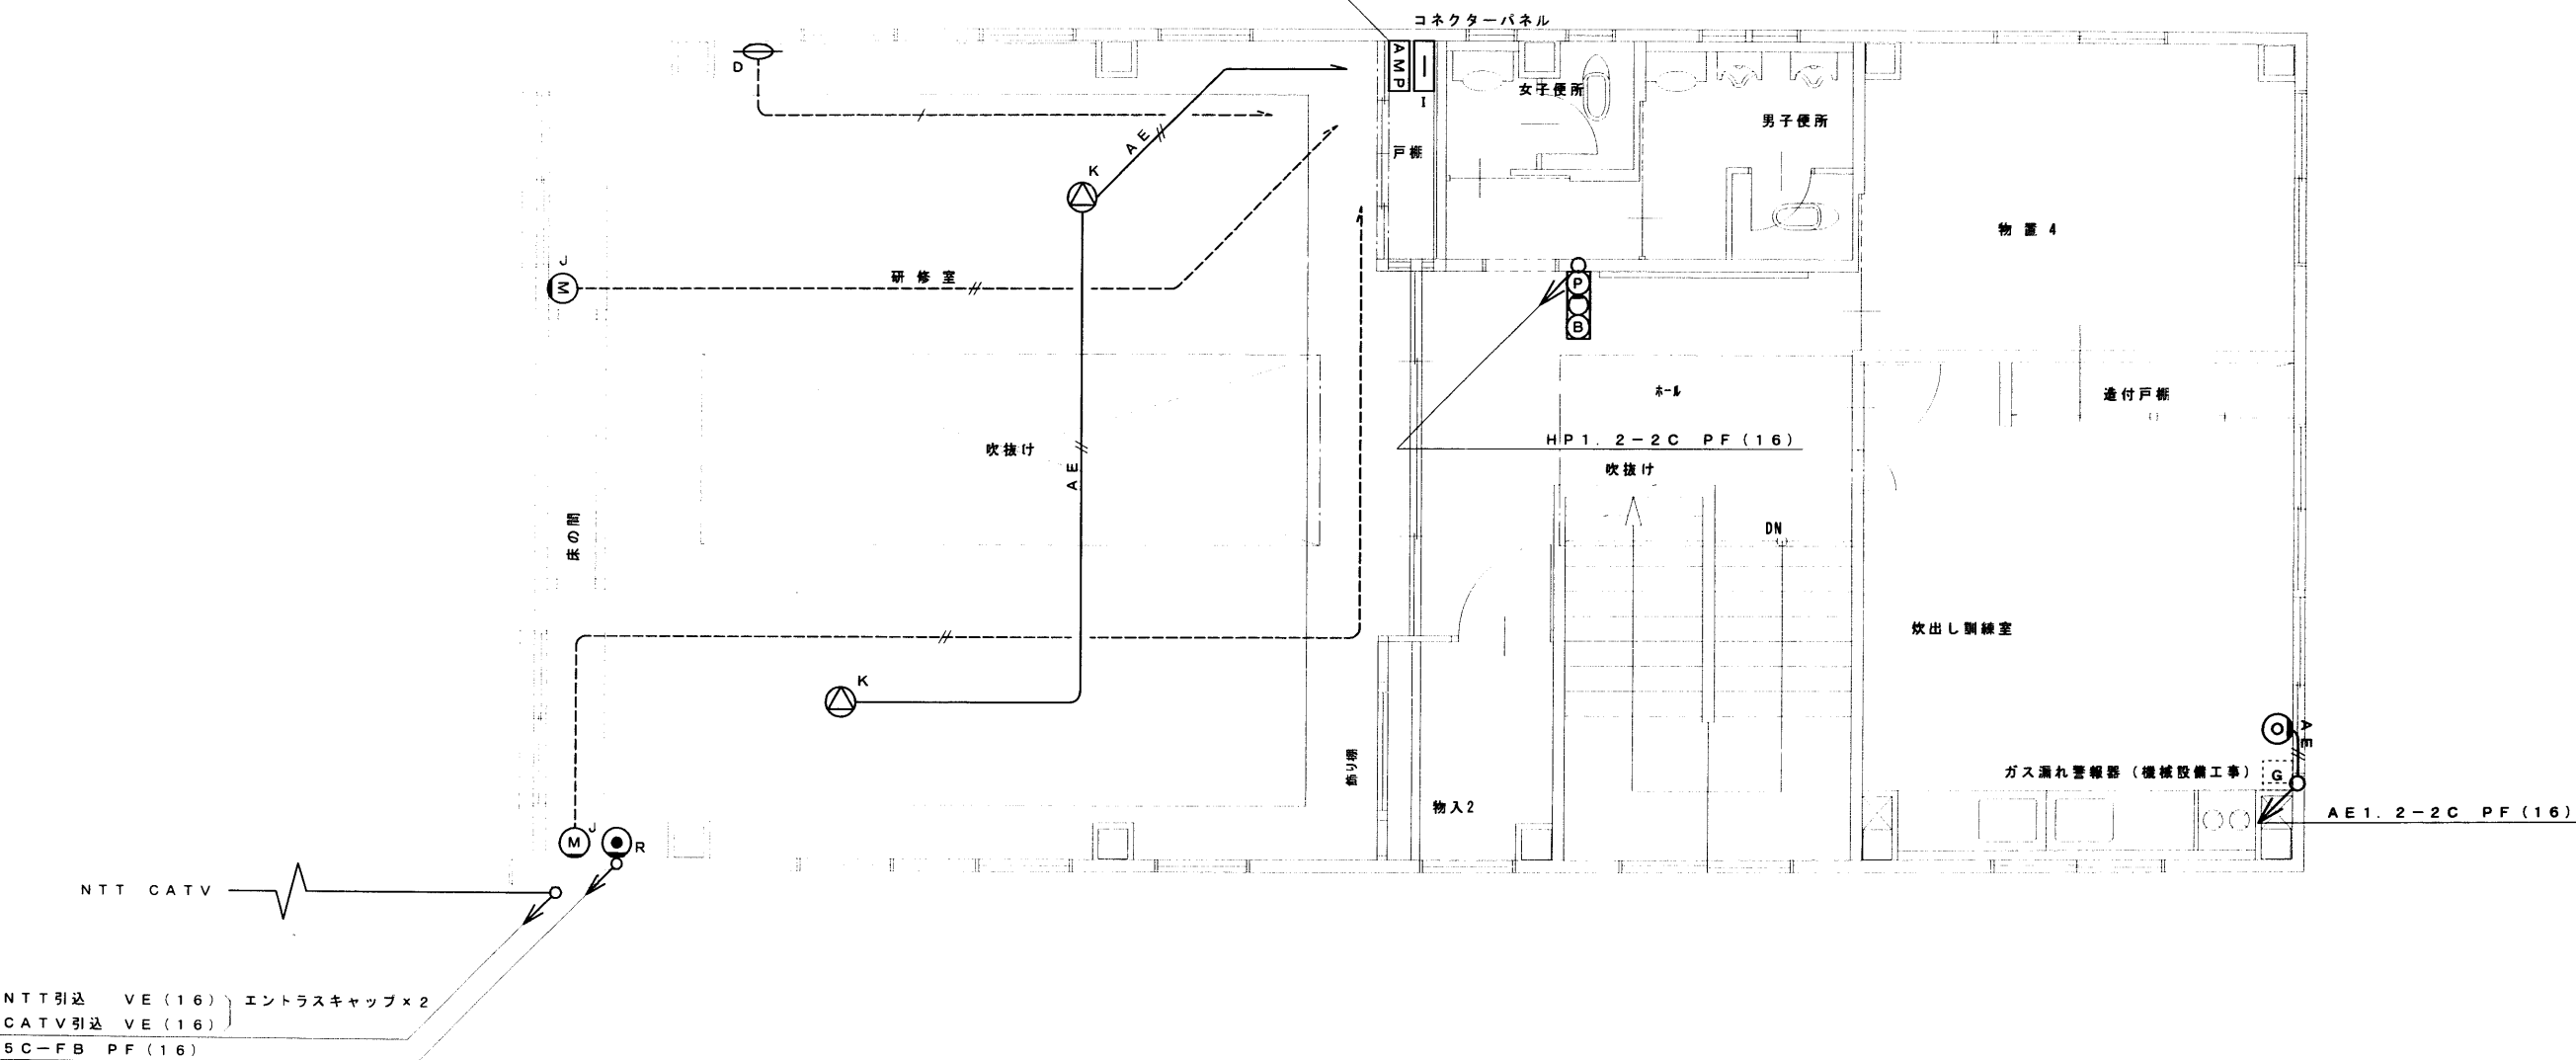

2階平面図 1:50

年 度 2001 平成13年度	施設番号	工 事 名 称 (仮称) 青町地区コミュニティ消防センター 建設(電気設備) 工事設計図	 盛岡市建設部建築営繕課 盛岡市内丸12番2号 電話 (019) 651-4111	設計担当 〆年 7 月 日 校 図	特 記	図面内容 非常警報設備工事 放送設備工事 テレビ共同受信設備工事 ガス漏れ警報設備	縮尺 1:50	11 枚ノ内 区分 電気設備	図面番号 E-11
-----------------------	------	--	---	-------------------------	-----	---	------------	----------------------	--------------