


(仮称) 肴町地区コミュニティ消防センター 建設（機械設備）工事

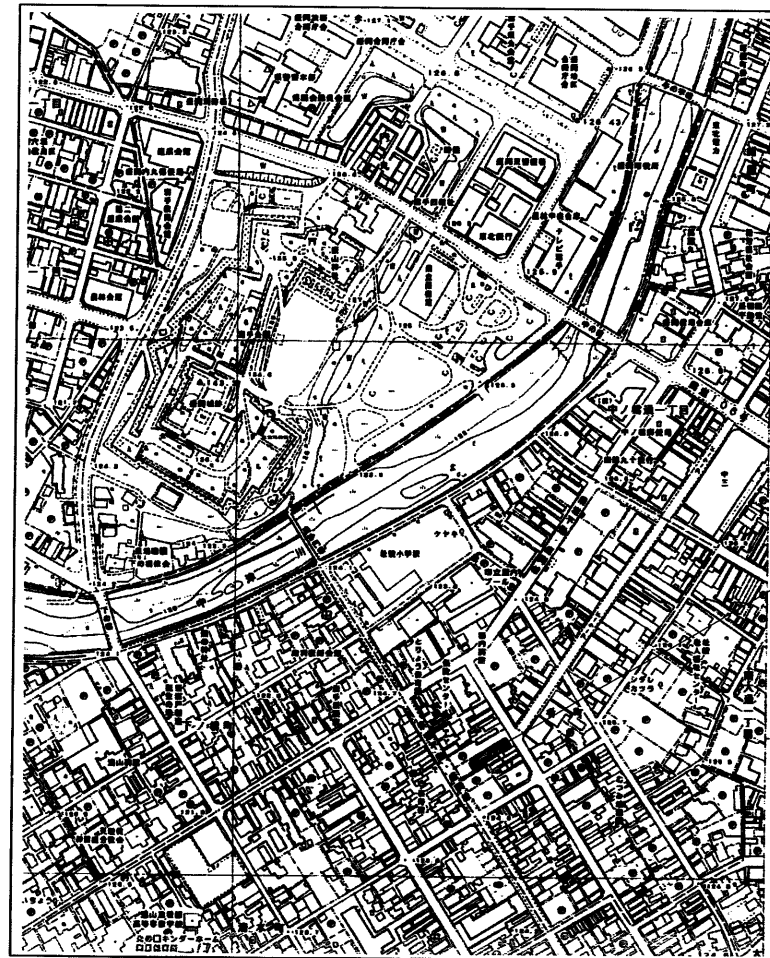

工事場所：盛岡市肴町9-31

付 近 見 取 図

年 度 平成13年度 2001	施設番号	工 事 名 称 (仮称) 肴町地区コミュニティ 消防センター建設（機械設備） 工事設計図	盛岡市建設部建築営繕課 盛岡市内丸12番2号 電話 (019) 651-4111	設計担当 13年 6 月 日 検 図	特 記	図面内容 表題 付近見取図	縮 尺	図 面 番 号 枚ノ内 区 分 機 械 設 備
-----------------------	------	---	--	--------------------------	-----	---------------------	-----	---

特記仕様書

I. 一般共通事項

A. 工事概要

- 1
- 工事名称
- (仮称) 肴町地区コミュニティ消防センター建設（機械設備）工事
- 2
- 工事場所
- 盛岡市肴町9-31
- 3
- 建物概要
- 鉄骨造2階建

B. 工事項目

- 衛生器具

設備工事
- 屋外給水

設備工事
- 屋内給水

設備工事
- 屋外排水

設備工事
- 屋内排水

設備工事
- 給湯

設備工事
- ガス

設備工事
- 暖房

設備工事
- 隣地

設備工事
- 撤去工事

C. 共通仕様

- 1
- 本工事は、設計図書・設計内訳書及び特記仕様書により施工するものとし、特記なき事項は盛岡市建築工事共通仕様書（1-3項で指定している共通仕様書は平成13年版を適用する。）による。

D. 主要材料の選定

- 1
- 本工事に使用する資材について、全て国土交通省指定のものから選定し、承認を得たのち使用する。

E. 記録

- 1
- 工事日報
- 毎週（日曜日～土曜日）毎に作成し、次週（火曜日）に監督員に提出する。
- 2
- 工事写真
- イ

工事名、略図、日付、撮影箇所、立会人及び施工業者名を記載した記名板を写しこむ。

ロ

リボンロット、スタッフ、テープ、下げ振り等の定規を写しこみ、スケールを表現する。

ハ

完成時にA4版ポケット式工事用アルバムに工事別撮影順に整理し提出する。
- 3
- 完成図
- 工事が完成したときは上記仕様書に基づき完成図、試験成績表、保守指導書（取扱い説明書を含む）検査済書、合格書、許認可届出書等を作成整理し提出する。

II. 施工基準

A. 共通工事

- 1
- スリーブ及びその補強筋は本工事に含む。（補強筋は既製品を使用し、構造計算書を提出する。）
- 2
- 給水管及び消火管の埋設深度は、凍結深度以とし、少なくとも600以上とする。
- 3
- ガス管はなるべく土中埋設をさける。やむおえず埋設管とする場合には、十分に防食工事を行う。
- 4
- 流し等の立ち上がり給水管は、コンクリート躯体には埋め込まず、裏側の配管バックを立ち上げ保温を施工する。
- 5
- 必要箇所には、文字書き、名札、色分け等を、監督員の指示により施工する。
- 6
- 保温塗装工事については、前記共通仕様書による。ただし、排水管（ピット内）、通気管（露出部）も給水管に準じ防露保温する。（便所パイプシャフト内は、屋内露出仕様とする。）
- 7
- 保温の区分は、屋内＝グラスウール保温材、ピット内＝ポリスチレンフォーム保温材とする。保温材の厚さは、前記共通仕様書による。
- 8
- 給水管の屋外埋設部分（排水管を除く）には分岐曲がり部に地中埋設標を設置し地表より150mmの深さに表示テープを埋設する。

B. 使用材料規格 ● を採用する。

- 給水管（屋内）

●

ポリ粉体ライニング鋼管（SGP-PB、PD＝土中埋設）
- （屋外）

○

水道用塩ビ管（VW）

○

水道用铸铁管
- 排水管（汚水）

●

ポリ粉体ライニング鋼管（SGP-PD）

●

ポリエチレン管（軟質1種）
- （雑排水 通気）

○

ダクタイトル铸铁管（3種）

○

排水鉛管
- （雑排水 通気）

●

硬質塩ビ管（VP、VU＝屋外）

○

排水鉛管
- （雑排水 通気）

○

水道用亜鉛メッキ鋼管（SGPW）

○

排水鉛管
- （雑排水 通気）

●

硬質塩ビ管（VP、VU＝屋外）
- 給湯管

●

耐熱塩ビライニング管（K-HVA）

○

銅管（L型）
- ガス管

○

水道用亜鉛メッキ鋼管（SGPW）

●

外面被覆鋼管（PLS）
- （ガス管）

○

配管用炭素鋼鋼管（SGP白）

C. 別途工事 数字に○印のあるもの。

- ①

床天井点検口

（建築工事）
- ②



流し台排水トラップ

（建築工事）
- ③



乾洗い用排水金具

（建築工事）

年度	施設番号	工事名称	(仮称) 肴町地区コミュニティ 消防センター建設（機械設備） 工事設計図	 盛岡市建設部建築営繕課 盛岡市内丸12番2号 電話 (019) 651-4111	設計担当 13年 月 日 核図	特記	図面内容 特記仕様書	縮尺	10 枚ノ内 区分	2 図面番号 機械設備
----	------	------	---	--	-----------------------	----	---------------	----	-----------------	-------------------

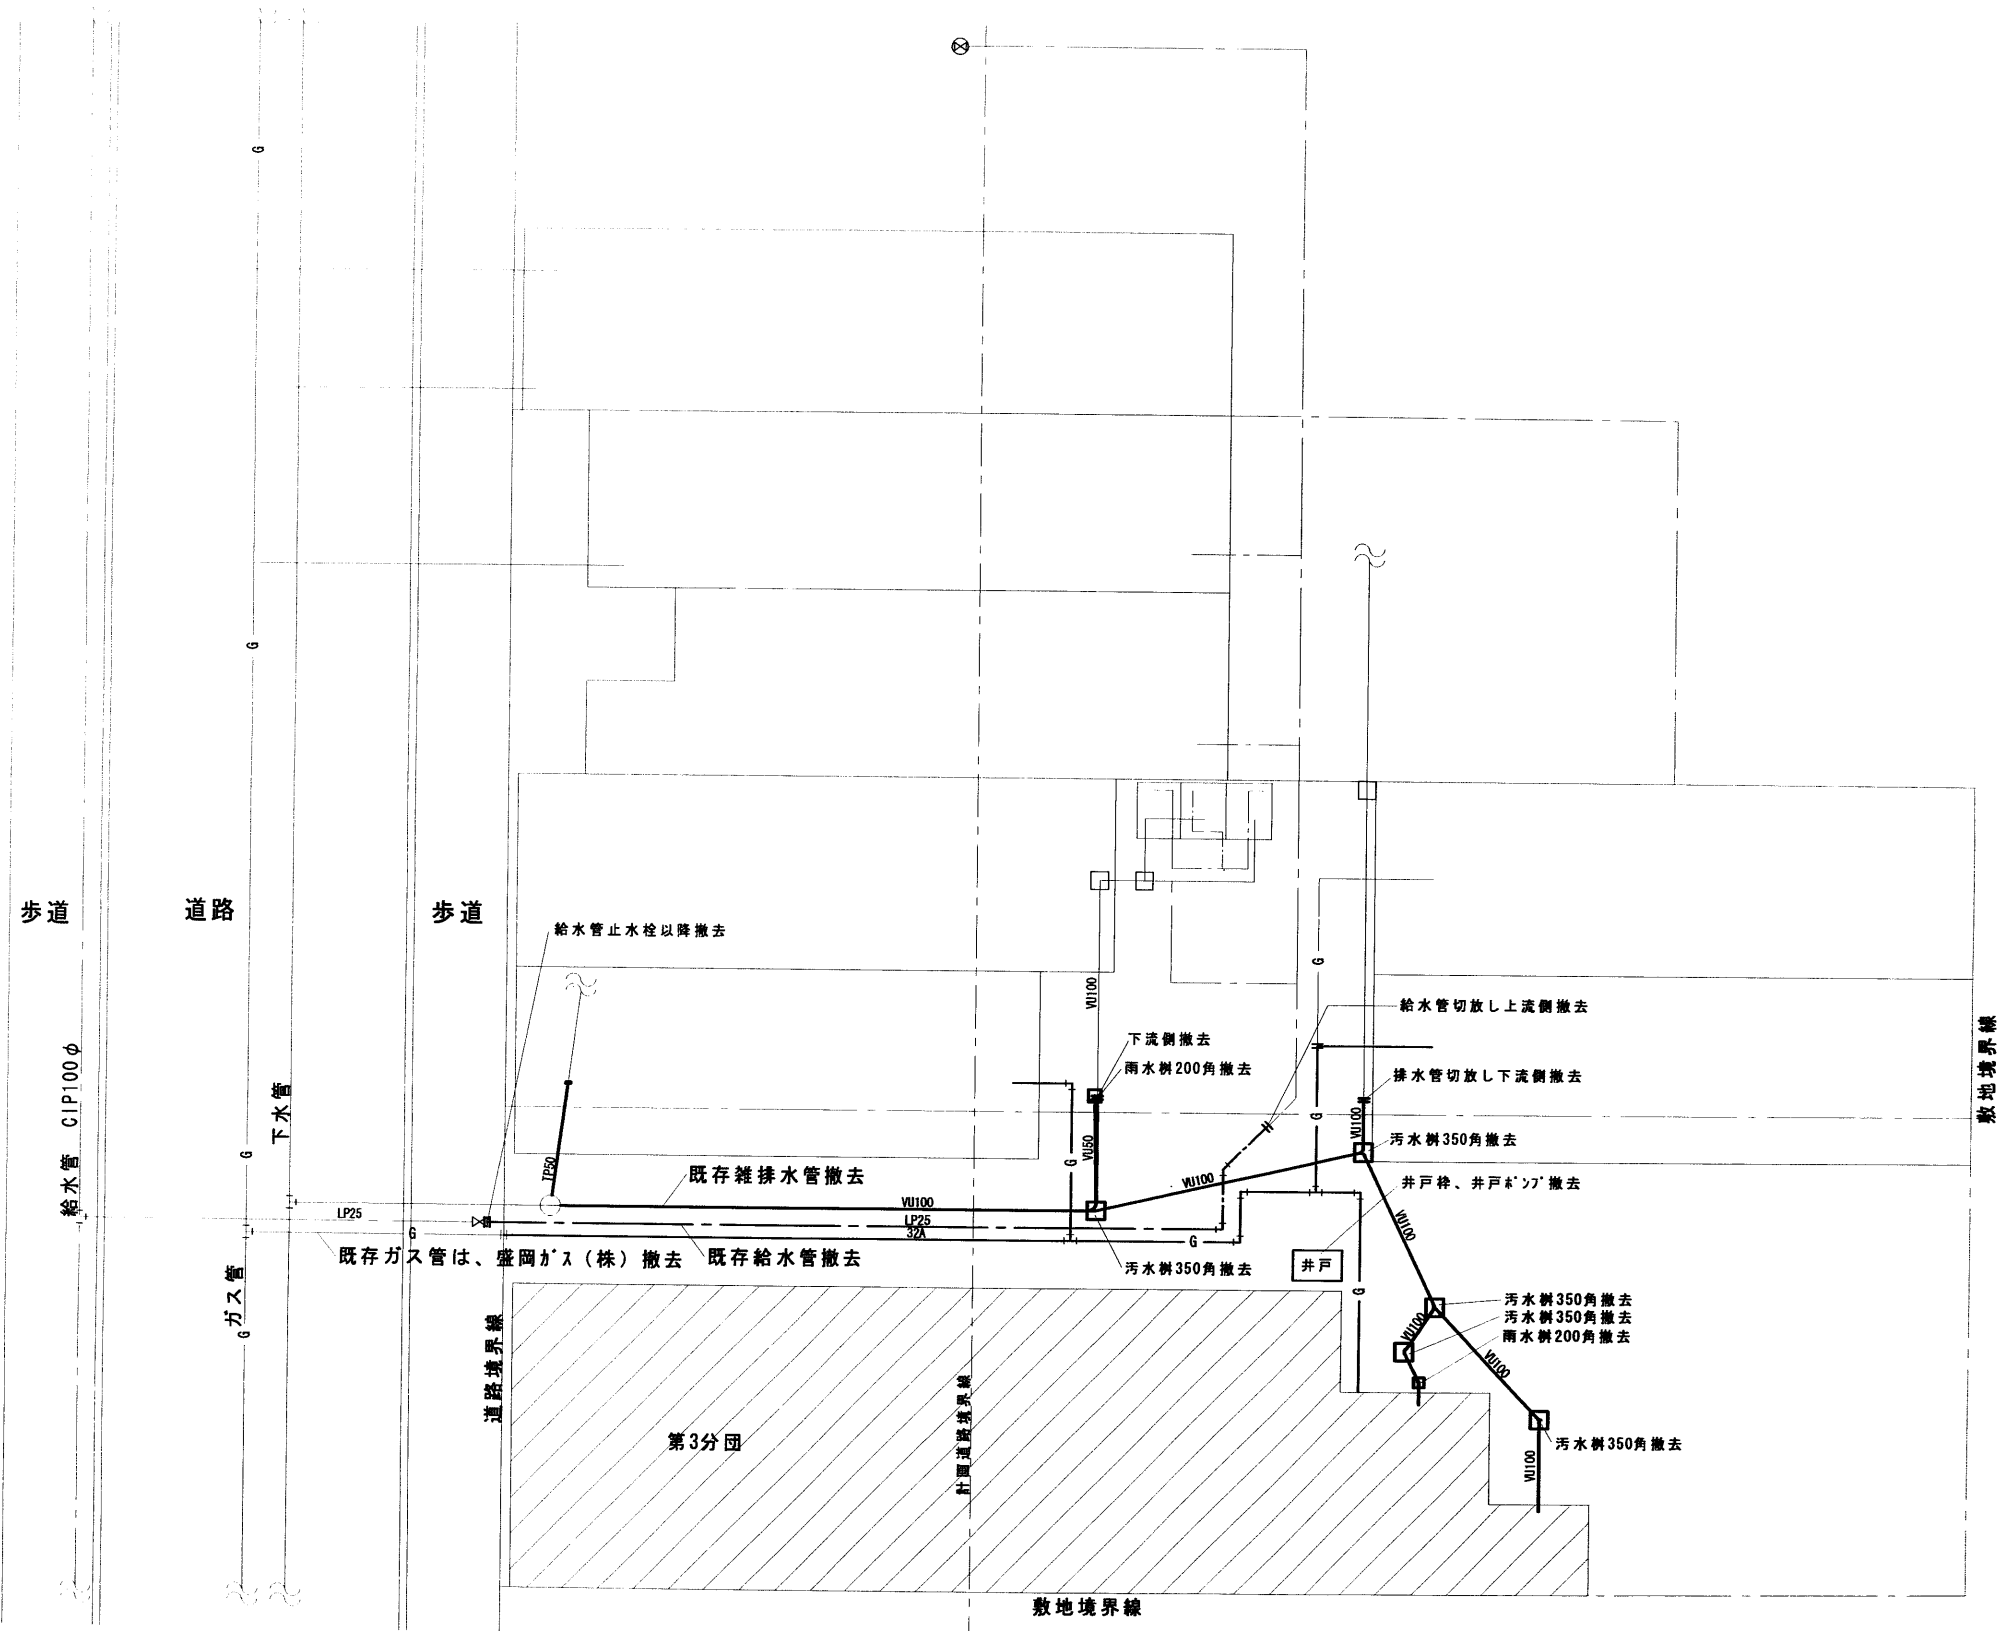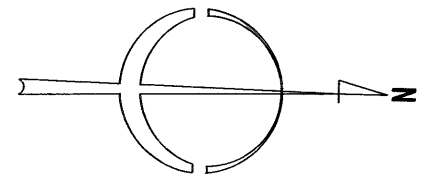


年 度	施設番号	工 事 名 称	(仮称) 肴町地区コミュニティ 消防センター建設 (機械設備) 工事設計図	 盛岡市建設部建築営繕課 盛岡市内丸12番2号 電話 (019) 651-4111	設計担当 13 年 月 日 検 図	特 記	図面内容 既存配管撤去図	縮尺 1/100	図面番号 10 枚ノ内 3 区分 機械設備
-----	------	---------	--	--	-------------------------	-----	-----------------	-------------	--------------------------------------

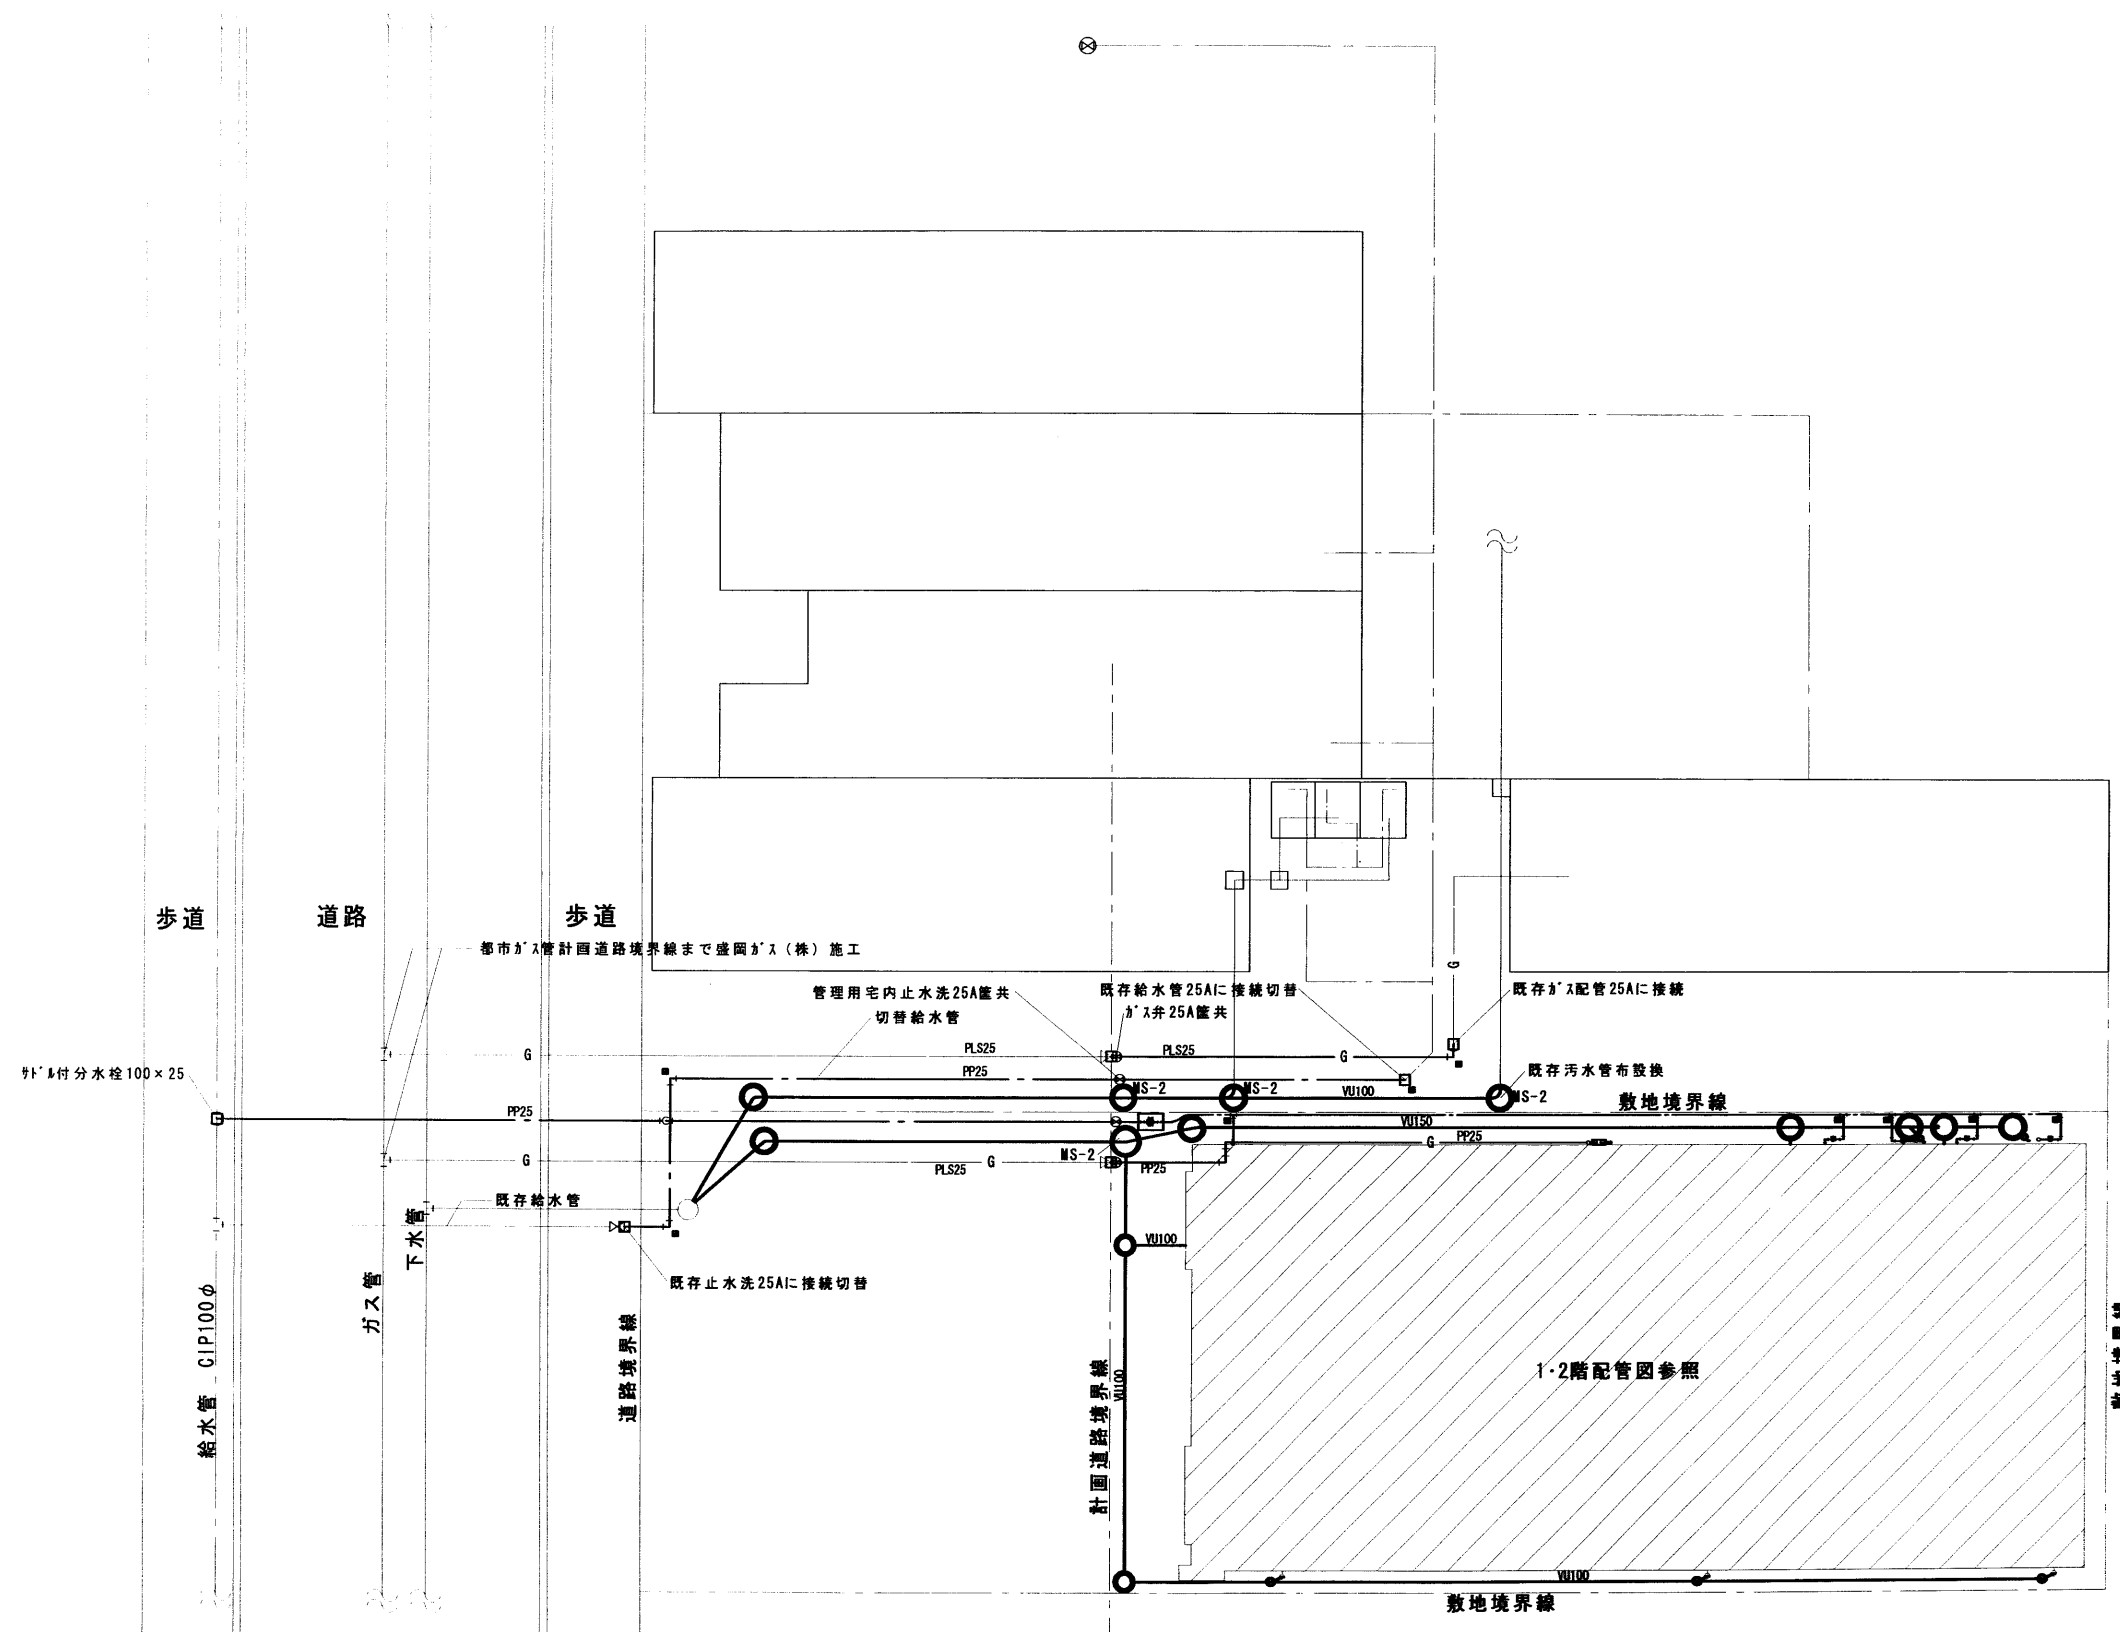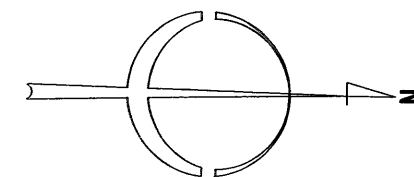

埋設表示杭

年 度	施 設 番 号	工 事 名 称	(仮称) 肴町地区コミュニティ 消防センター建設 (機械設備) 工事設計図	盛岡市建設部建築営繕課 盛岡市内丸12番2号 電話 (019) 651-4111	設計担当 <i>Toshiaki F.</i> 13年 6月 日 校 図	特 記	図面内容 屋外配管図	縮 尺 1/100	10 枚ノ内 図面番号 4 区分 機械設備
-----	---------	---------	--	--	--	-----	---------------	--------------	--------------------------------------

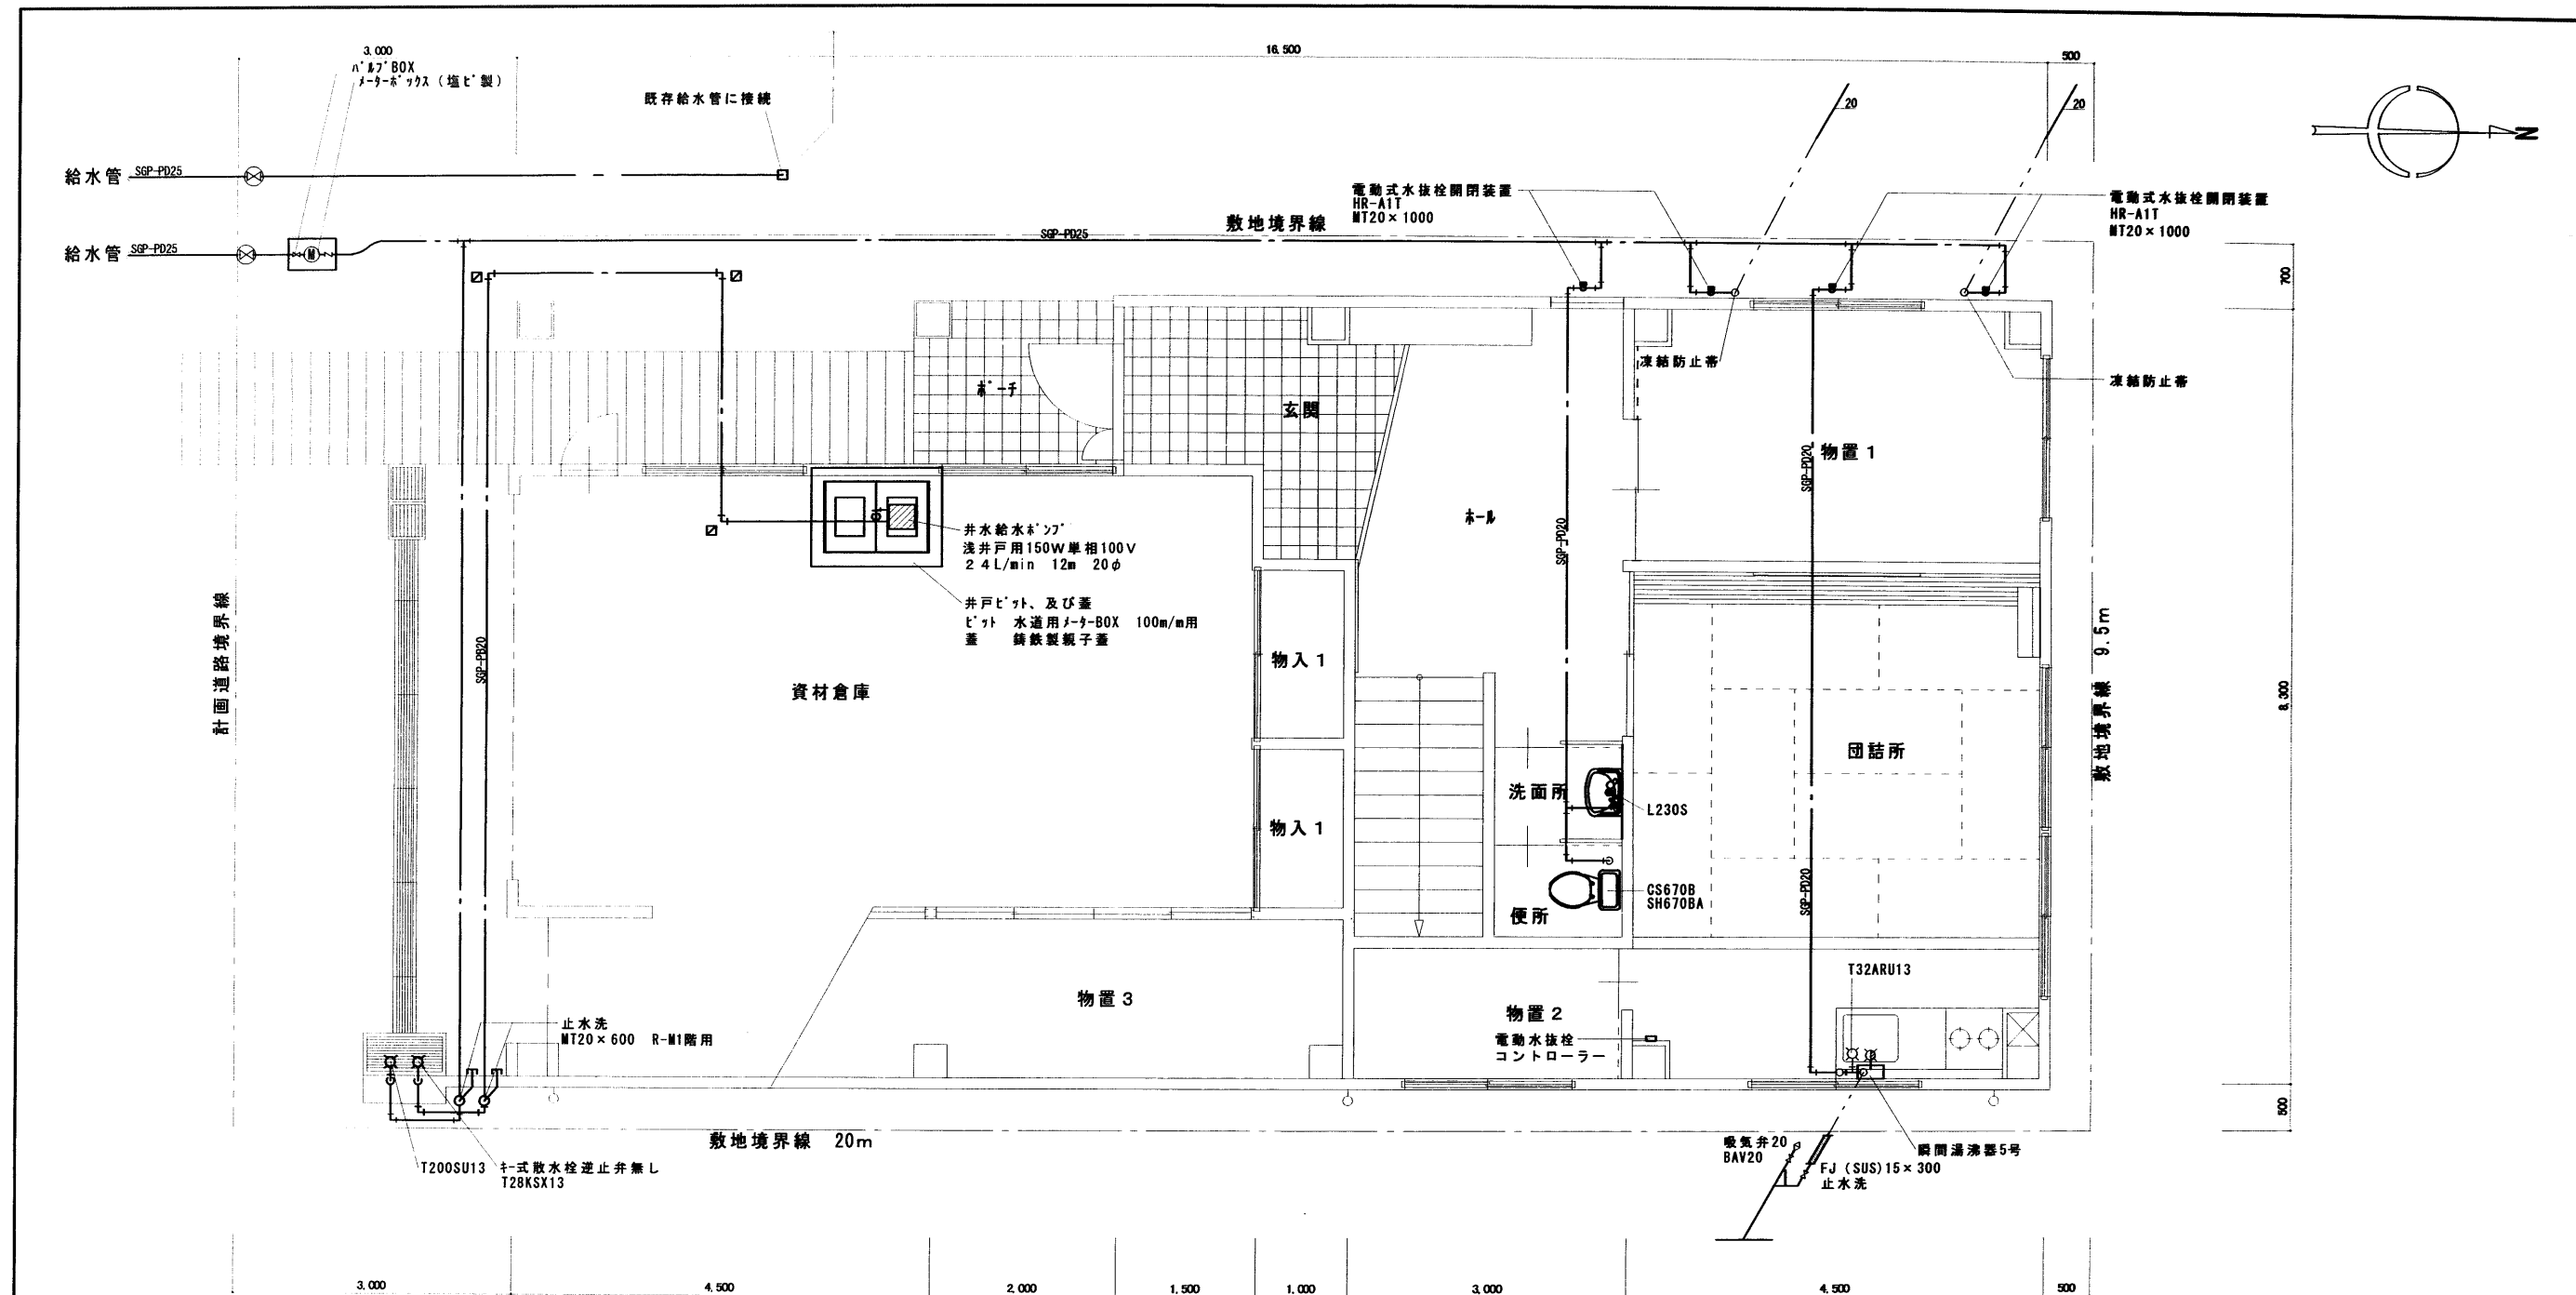


1階給水配管図

機器表

名称	参考型番	数量
洋風大便器	CS670B-SH670BA-TC264-YH50#NB2	1
手洗器	L230S-T205-T6L-T4BU-TL220D	1
鏡	TS119ASR5	1
瞬間湯沸器5号	PH5BW	1
FF式ガス暖房機	4.19kW (VGB-425HT形)	1
ガスメーター	マイコンメーター3号貸与品	1
ガス漏れ警報機	都市ガス用メータ連動型 (配線は電気工事)	1
浅井戸用ポンプ	MPW-808	1

年度 平成13年度 2001	施設番号	工事名称 (仮称) 肴町地区コミュニティ 消防センター建設 (機械設備) 工事設計図	盛岡市建設部建築営繕課 盛岡市内丸12番2号 電話 (019) 651-4111	設計担当 Takiaki.F 13年 6月 日 検図	特記	図面内容 一階給水配管図 機器表	縮尺 1/50	10 枚ノ内 区分 機械設備
----------------------	------	--	--	-------------------------------------	----	------------------------	------------	-------------------------

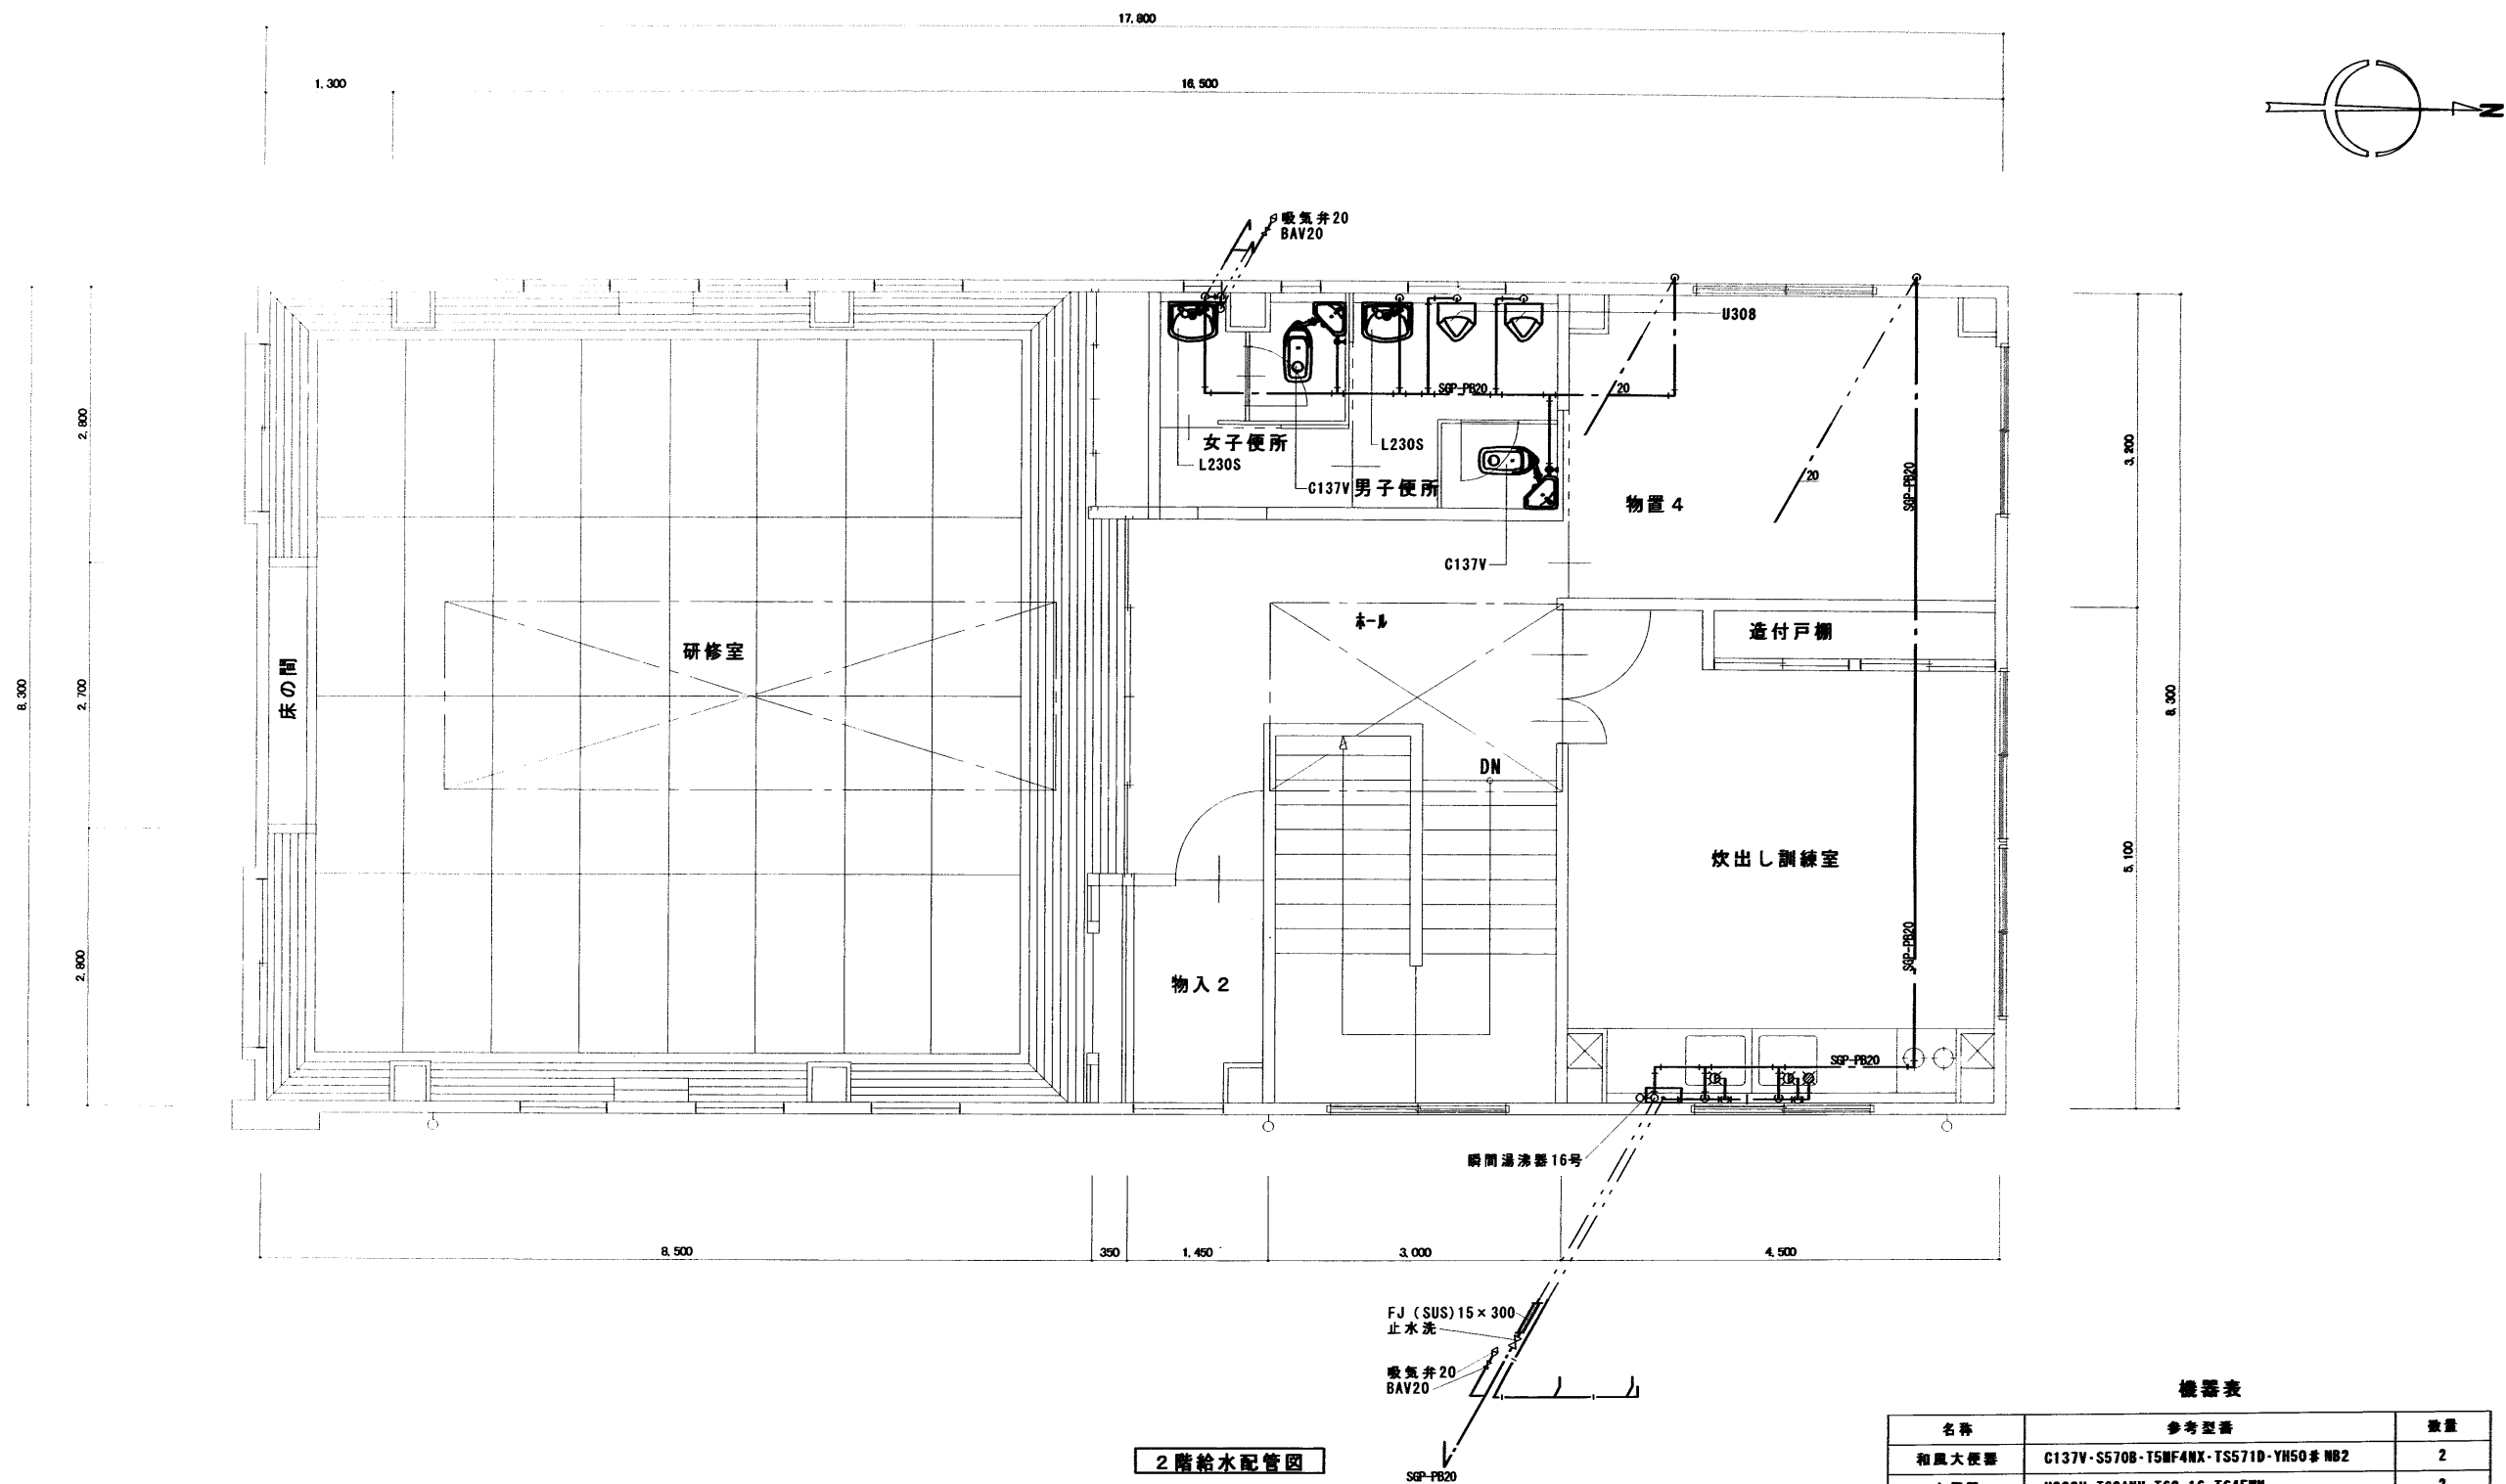





2階給水配管図

機器表

名称	参考型番	数量
和風大便器	C137V-S570B-T5MF4NX-TS571D-YH50#NB2	2
小便器	U308H-T60ANU-T62-16-T64FWM	2
手洗器	L230S-T205-T6L-T48U-TL220D	2
鏡	TS119ASR5	2
瞬間湯沸器16号	PH-16CWOT	1
FF式ガス暖房機	5.23kW (VGB-525HT形)	2
ガス漏れ警報機	都市ガス用I-サ-連動型 (配線は電気工事)	1


年度 平成13年度 2001	施設番号	工事名称 (仮称) 肴町地区コミュニティ 消防センター建設(機械設備) 工事設計図	盛岡市建設部建築営繕課 盛岡市内丸12番2号 電話 (019) 651-4111	設計担当 <i>Tsukaki, F</i> 13年 6月 日 検図	特記 	図面内容 二階給水配管図 機器表	縮尺 1/50	10 枚ノ内 区分 機械設備	図面 番号 6
----------------------	------	---	---	--	----------------	------------------------	------------	-----------------------------	---------------

 

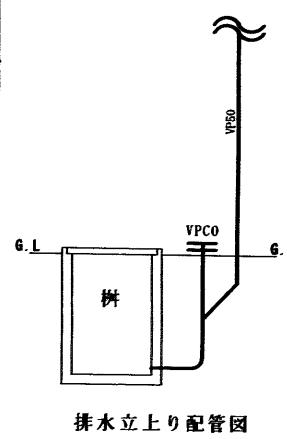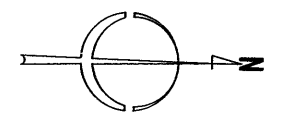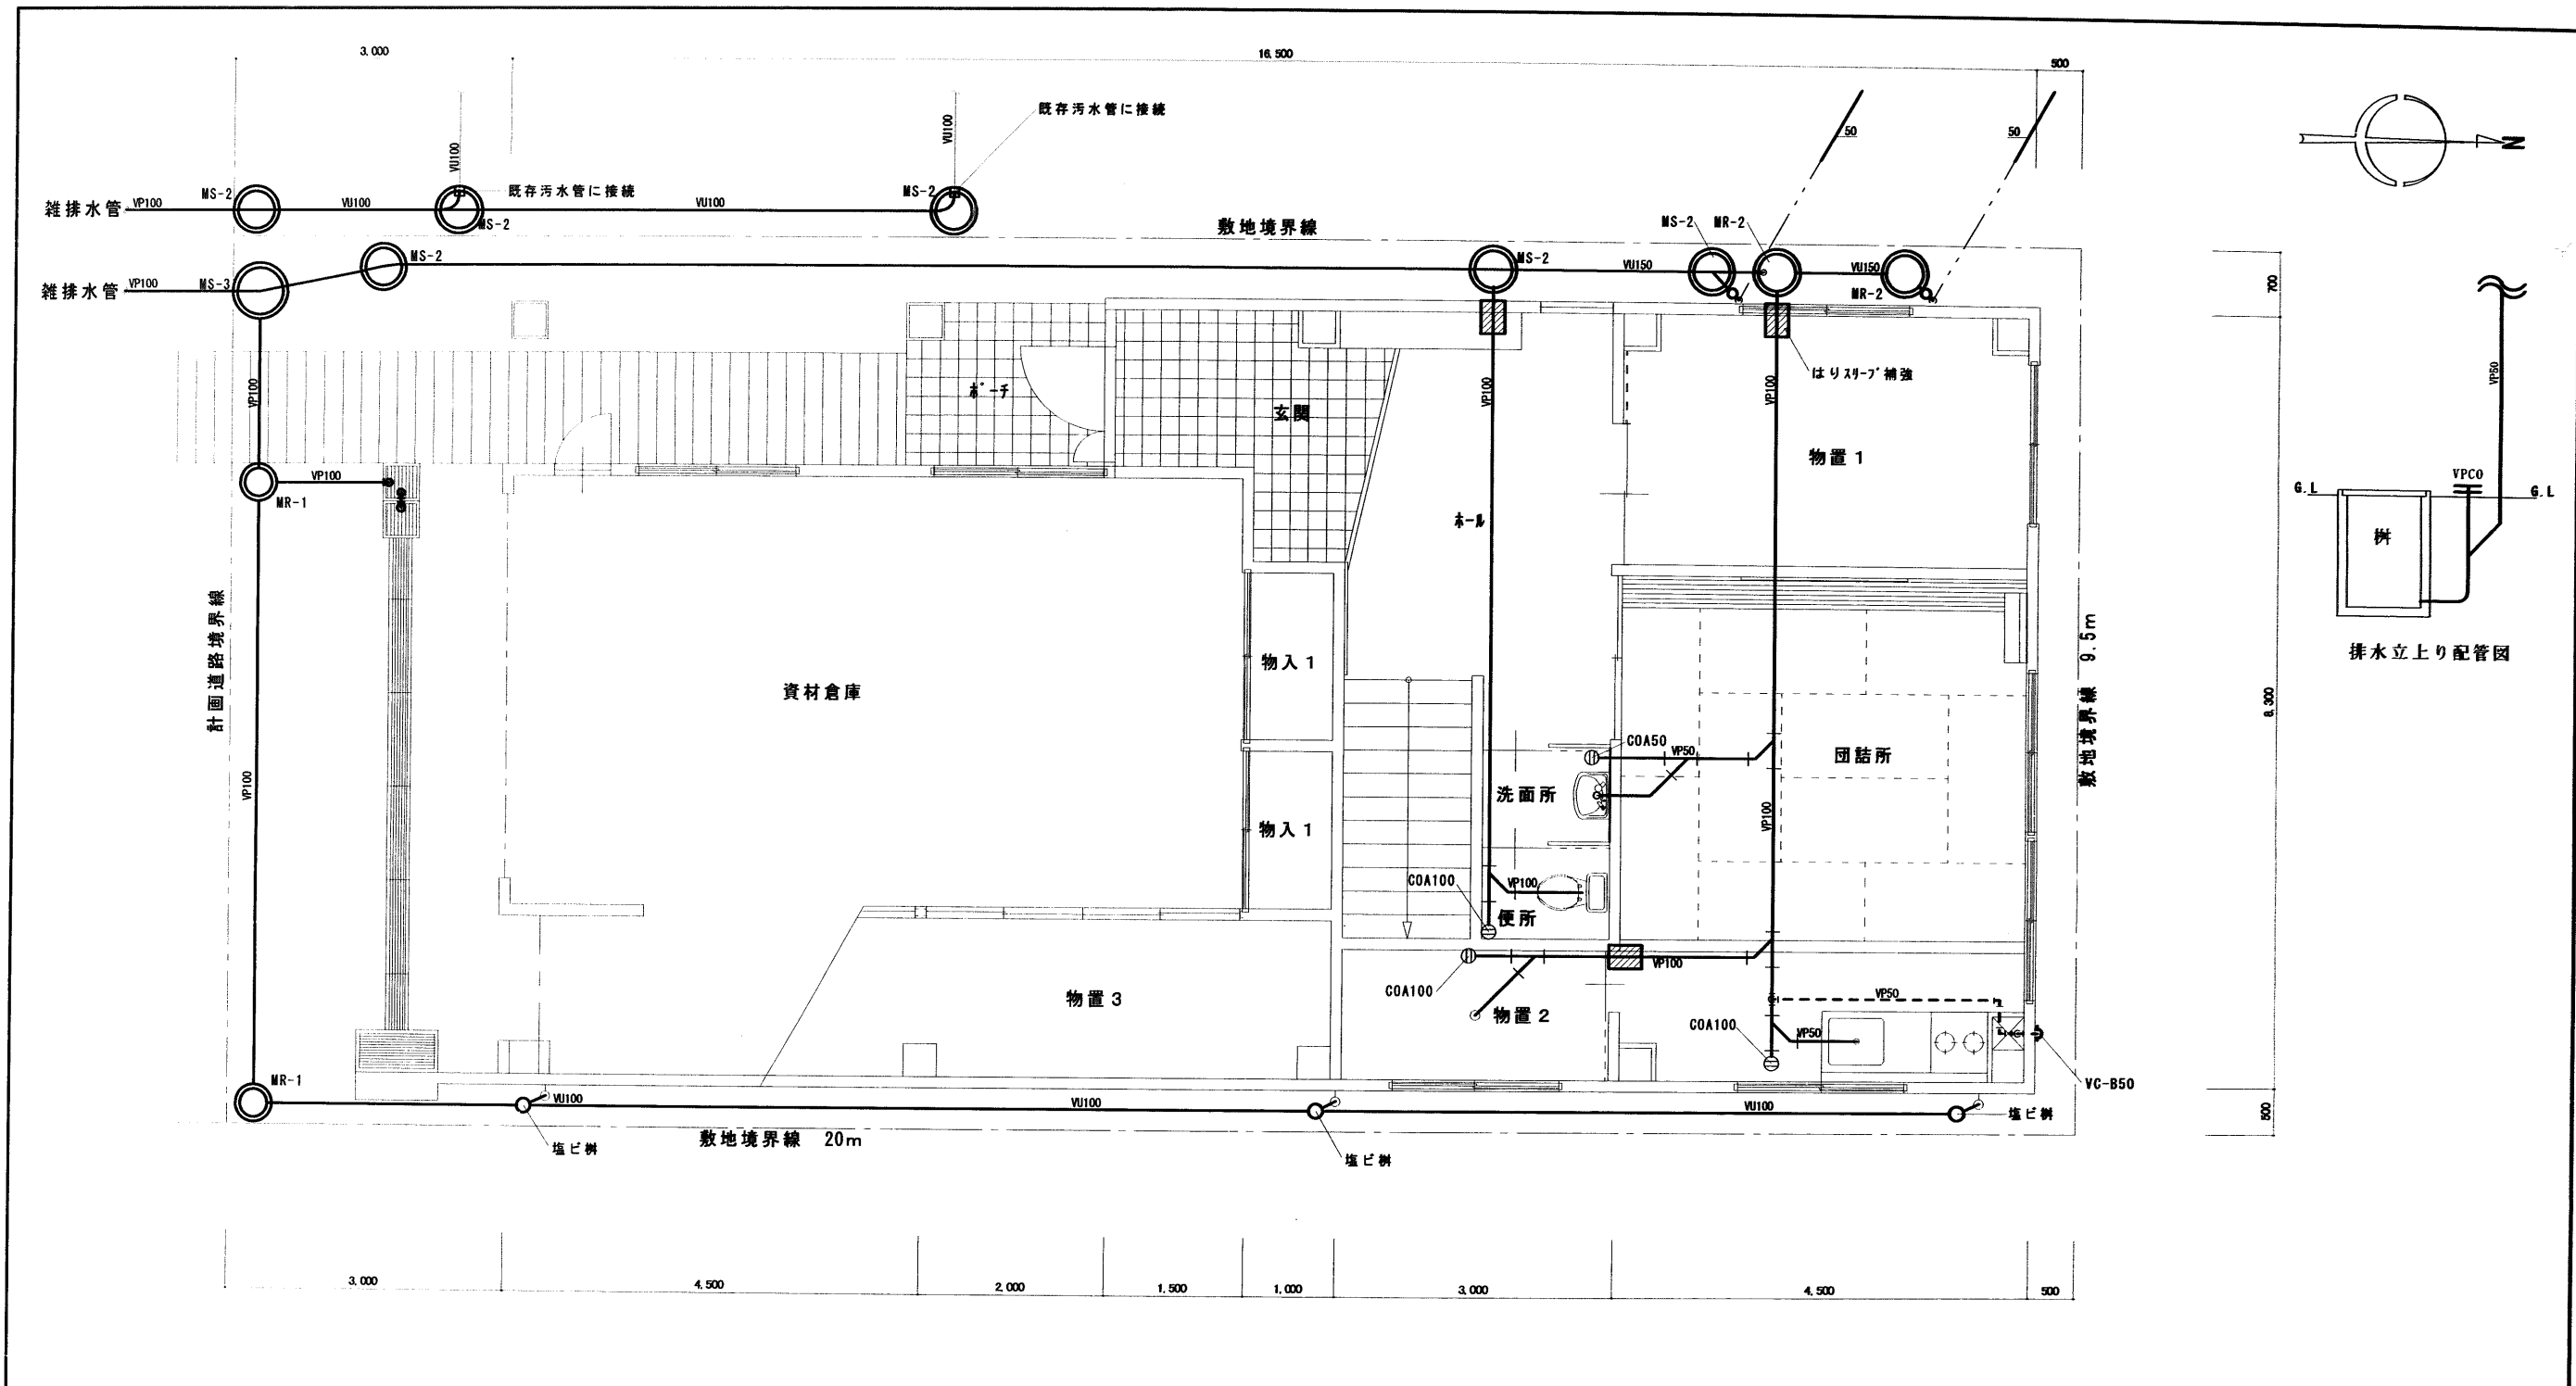

年 度	施設番号	工 事 名 称	(仮称) 肴町地区コミュニティ 消防センター建設 (機械設備) 工事設計図	盛岡市建設部建築営繕課 盛岡市内丸12番2号 電話 (019) 651-4111	設計担当 <i>Exiaki, F</i> 13年 6月 日 校 図	特 記	図面内容 一階排水配管図	縮尺 1/50	10 枚ノ内 区分 機械設備	7 図面 番号
-----	------	---------	--	--	--	-----	-----------------	------------	----------------------	---------------




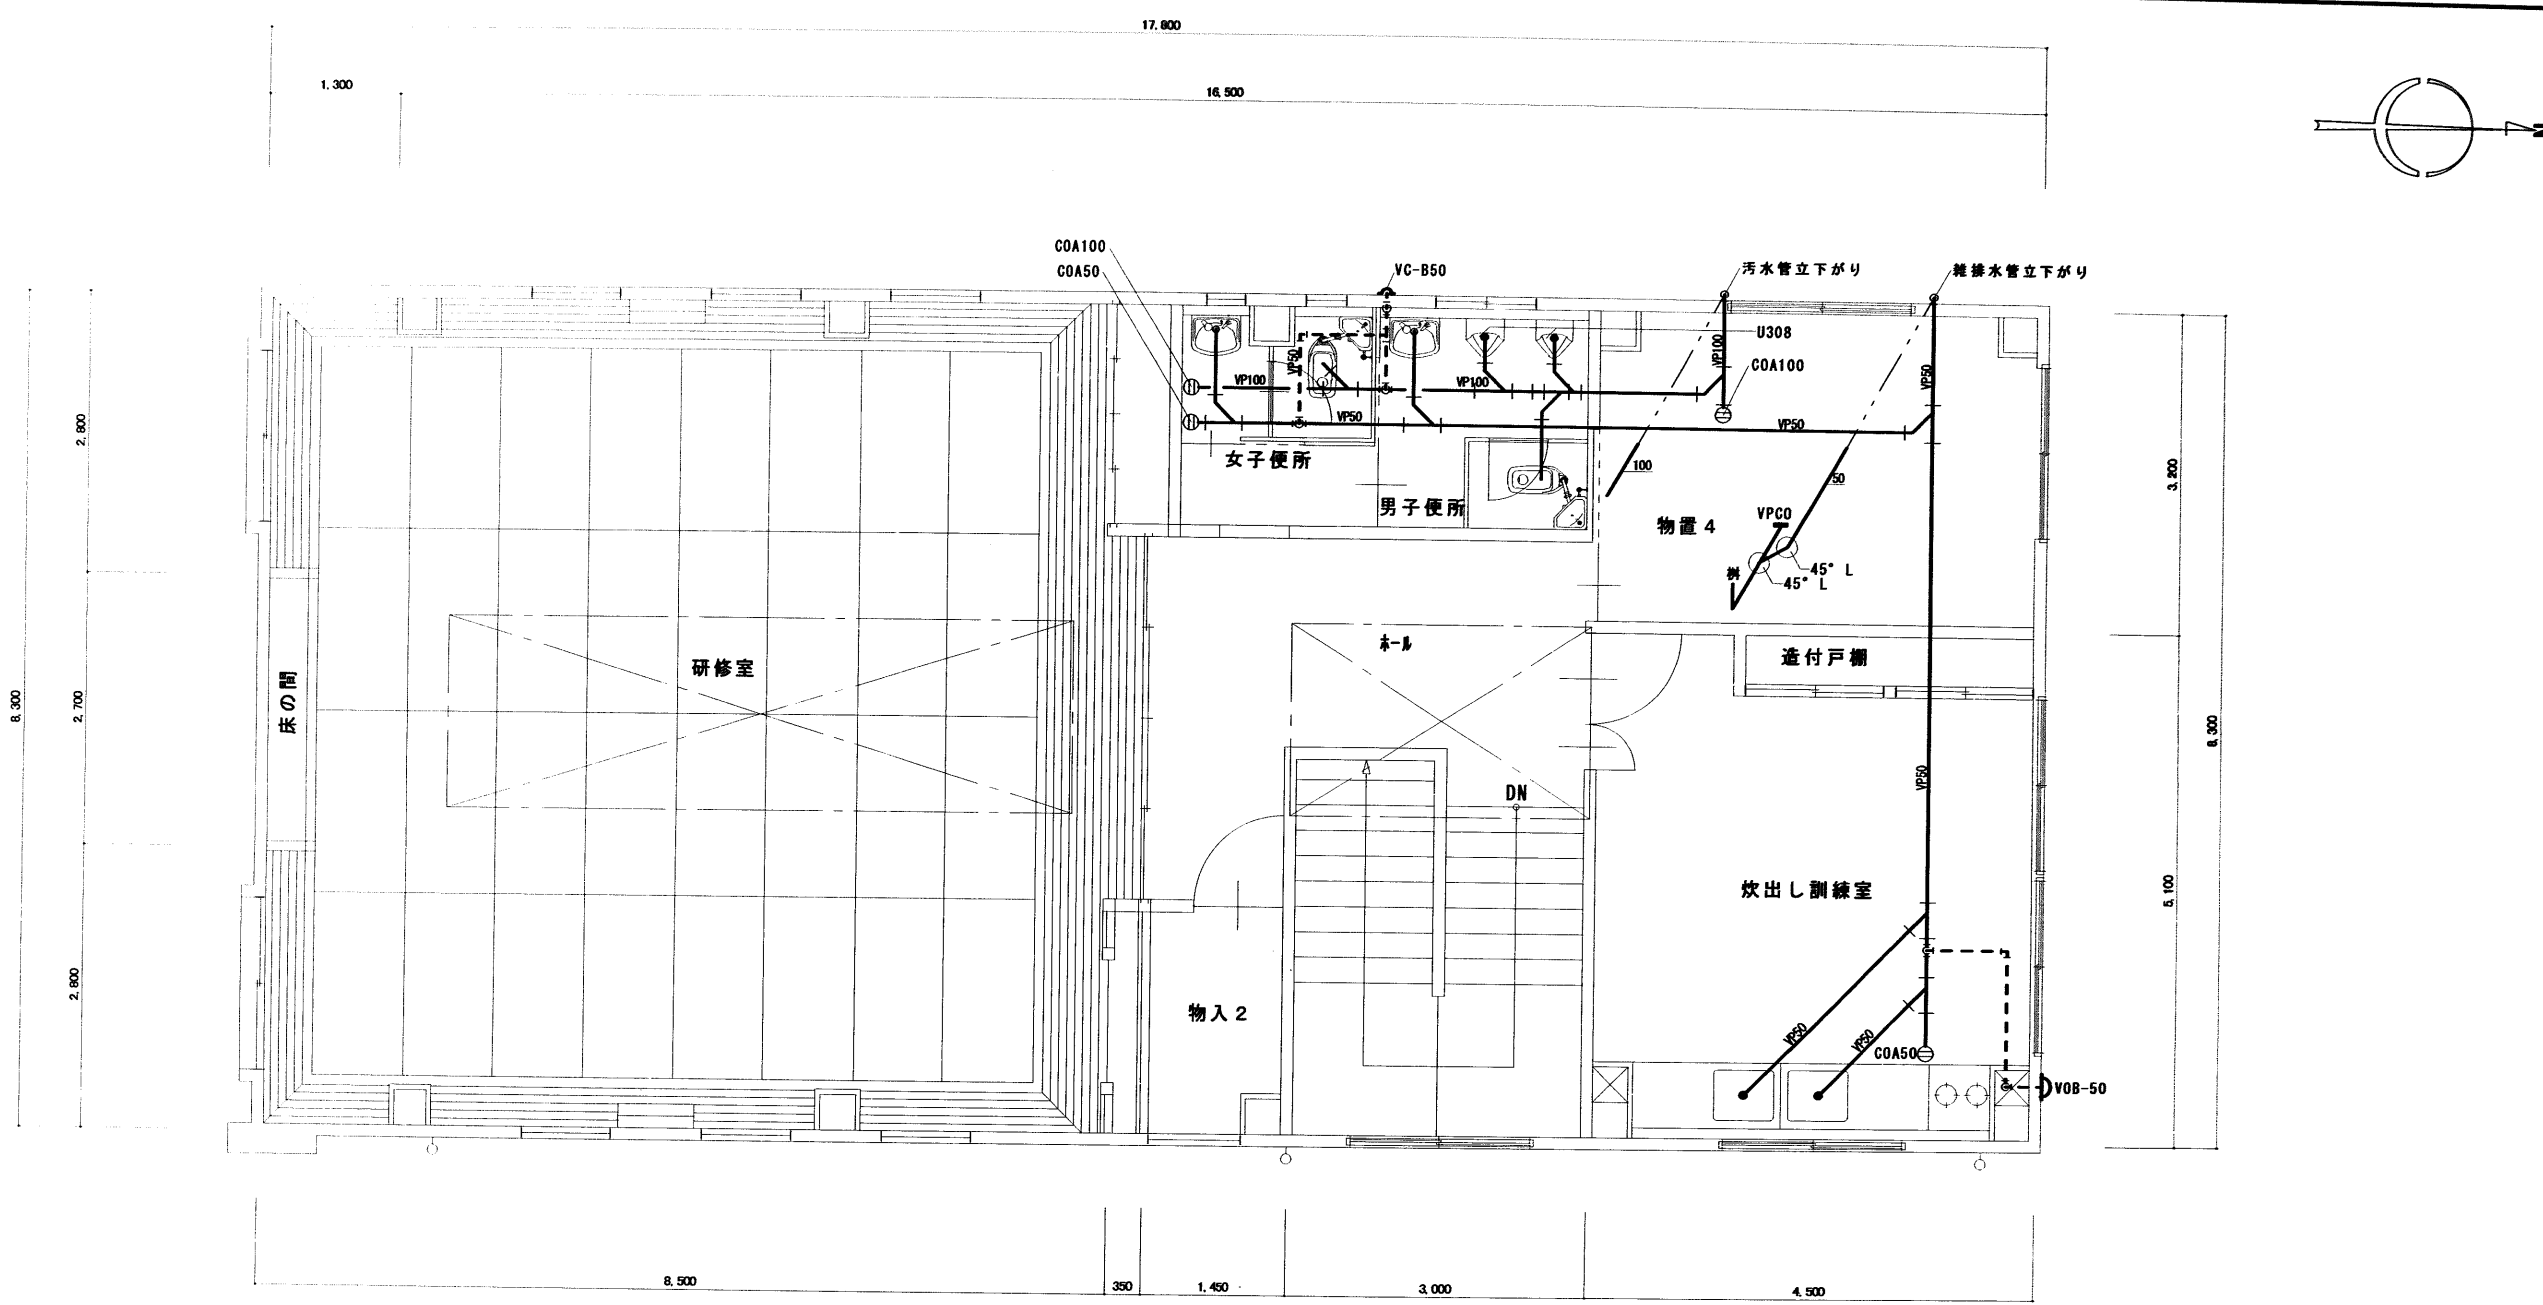

2階排水配管図


年 度	施設番号	工 事 名 称	(仮称) 肴町地区コミュニティ 消防センター建設 (機械設備) 工事設計図	盛岡市建設部建築営繕課 盛岡市内丸12番2号 電話 (019) 651-4111	設計担当 <i>Toshiaki F</i> 13年 6月 日 校 図	特 記	図面内容 二階排水配管図	縮 尺 1/50	10 枚ノ内	図面番号 3	区分 機械設備
-----	------	---------	--	--	---	-----	-----------------	-------------	-----------	-----------	------------



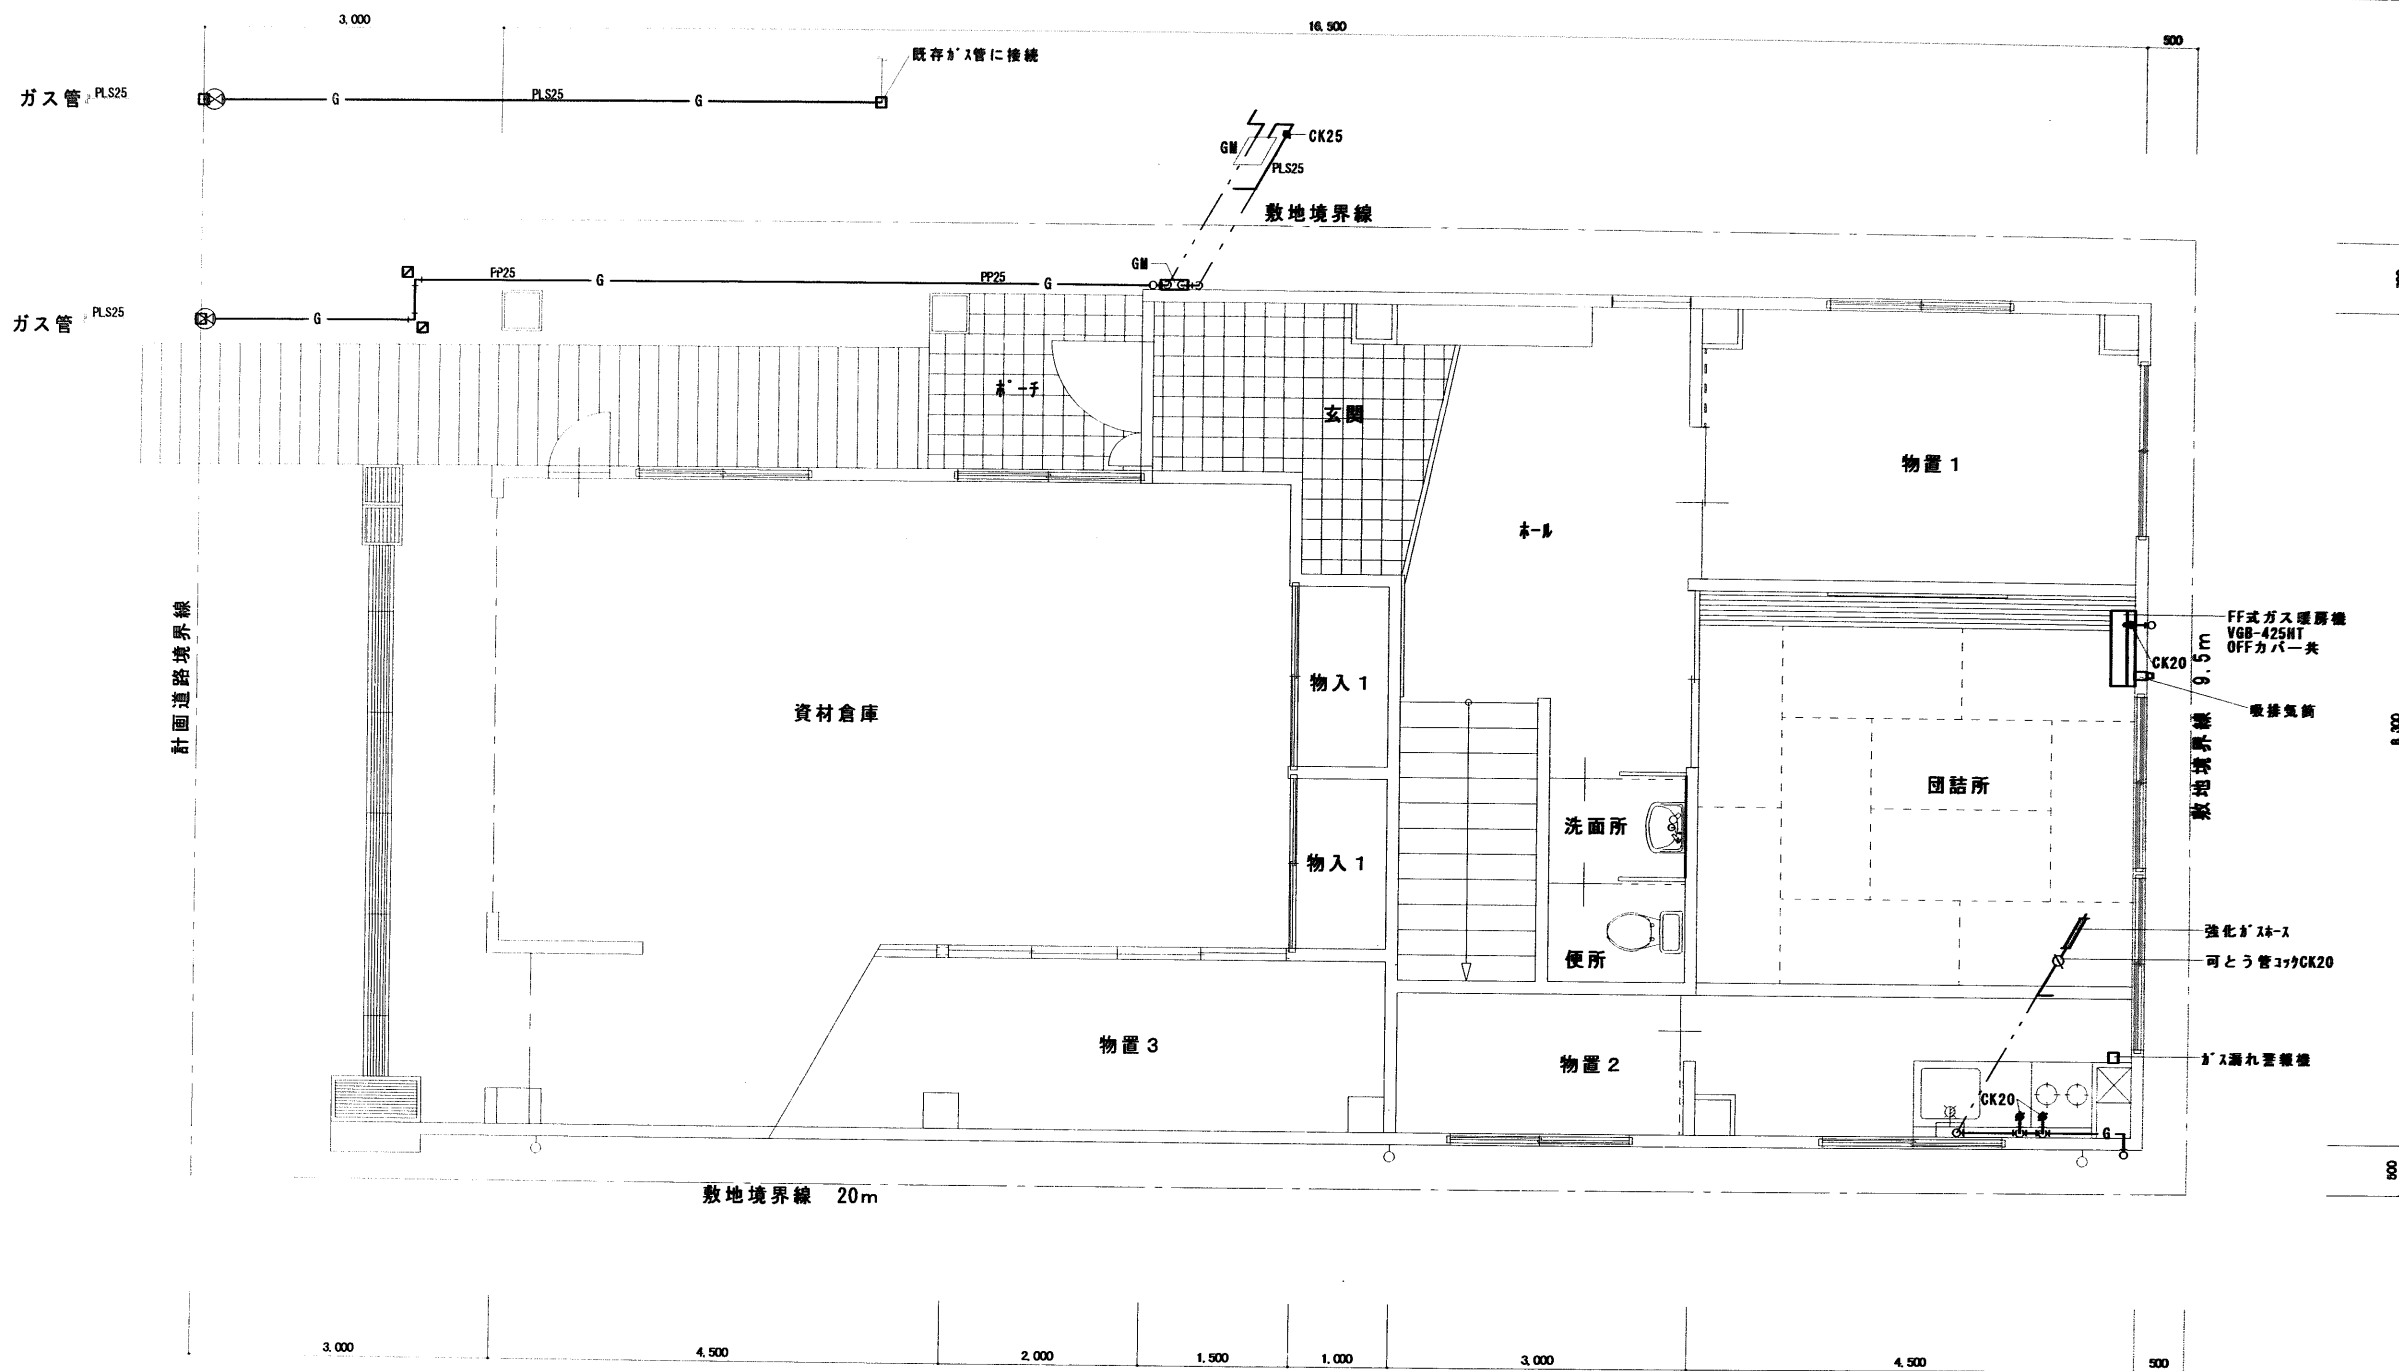

1階ガス配管図

年 度 平成13年度 2001	施設番号	工 事 名 称 (仮称) 肴町地区コミュニティ 消防センター建設(機械設備) 工事設計図	 盛岡市建設部建築営繕課 盛岡市内丸12番2号 電話 (019) 651-4111	設計担当 <i>Toshiaki.F</i> 13年 6月 日 検 図	特 記	図面内容 一階ガス配管図	縮 尺 1/50	10 枚ノ内 図 面 番 号 9	機 械 設 備
-----------------------	------	--	---	---	-----	-----------------	-------------	---------------------------	---------

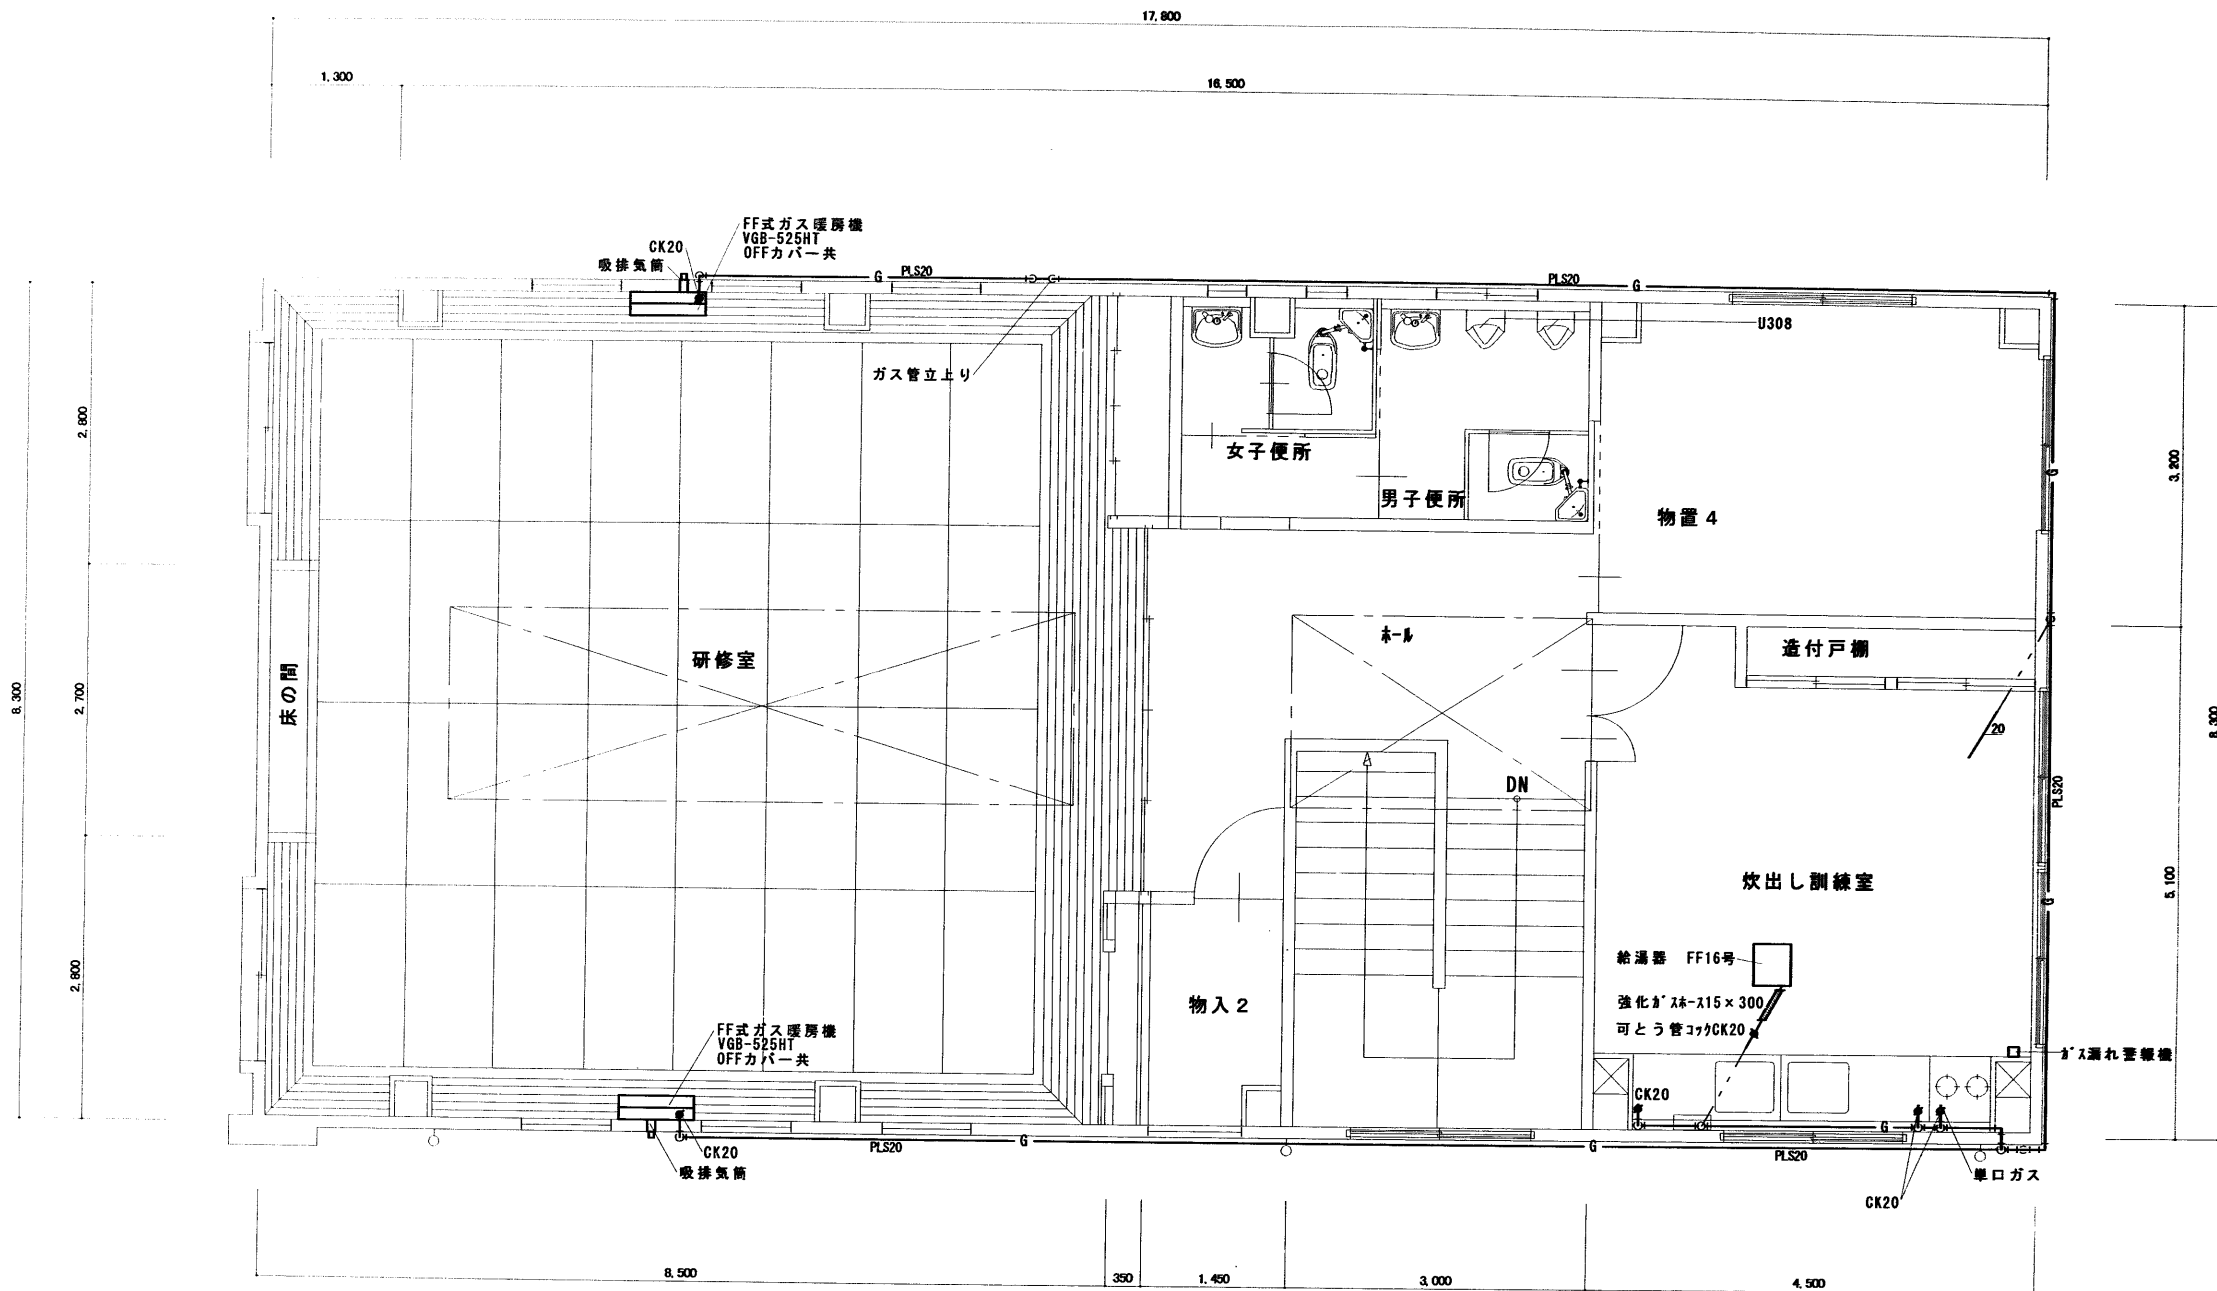

2階ガス配管図

年 度	施設番号	工 事 名 称	(仮称) 肴町地区コミュニティ 消防センター建設 (機械設備) 工事設計図	盛岡市建設部建築営繕課 盛岡市内丸12番2号 電話 (019) 651-4111	設計担当 <i>Todaki, F</i> 13年 6月 日 校 図	特 記	図面内容 二階ガス配管図	縮尺 1/50	10 枚ノ内 区分 機械設備	10 図面 番号
-----	------	---------	--	--	--	-----	-----------------	------------	----------------------	----------------