


平面図	縮尺	0 5 10 15 20m	1/500	学校名	下橋中学校	調査番号	(都道府県)	(市町村)	(学 校)		整理番号	501
							03	201	3511			

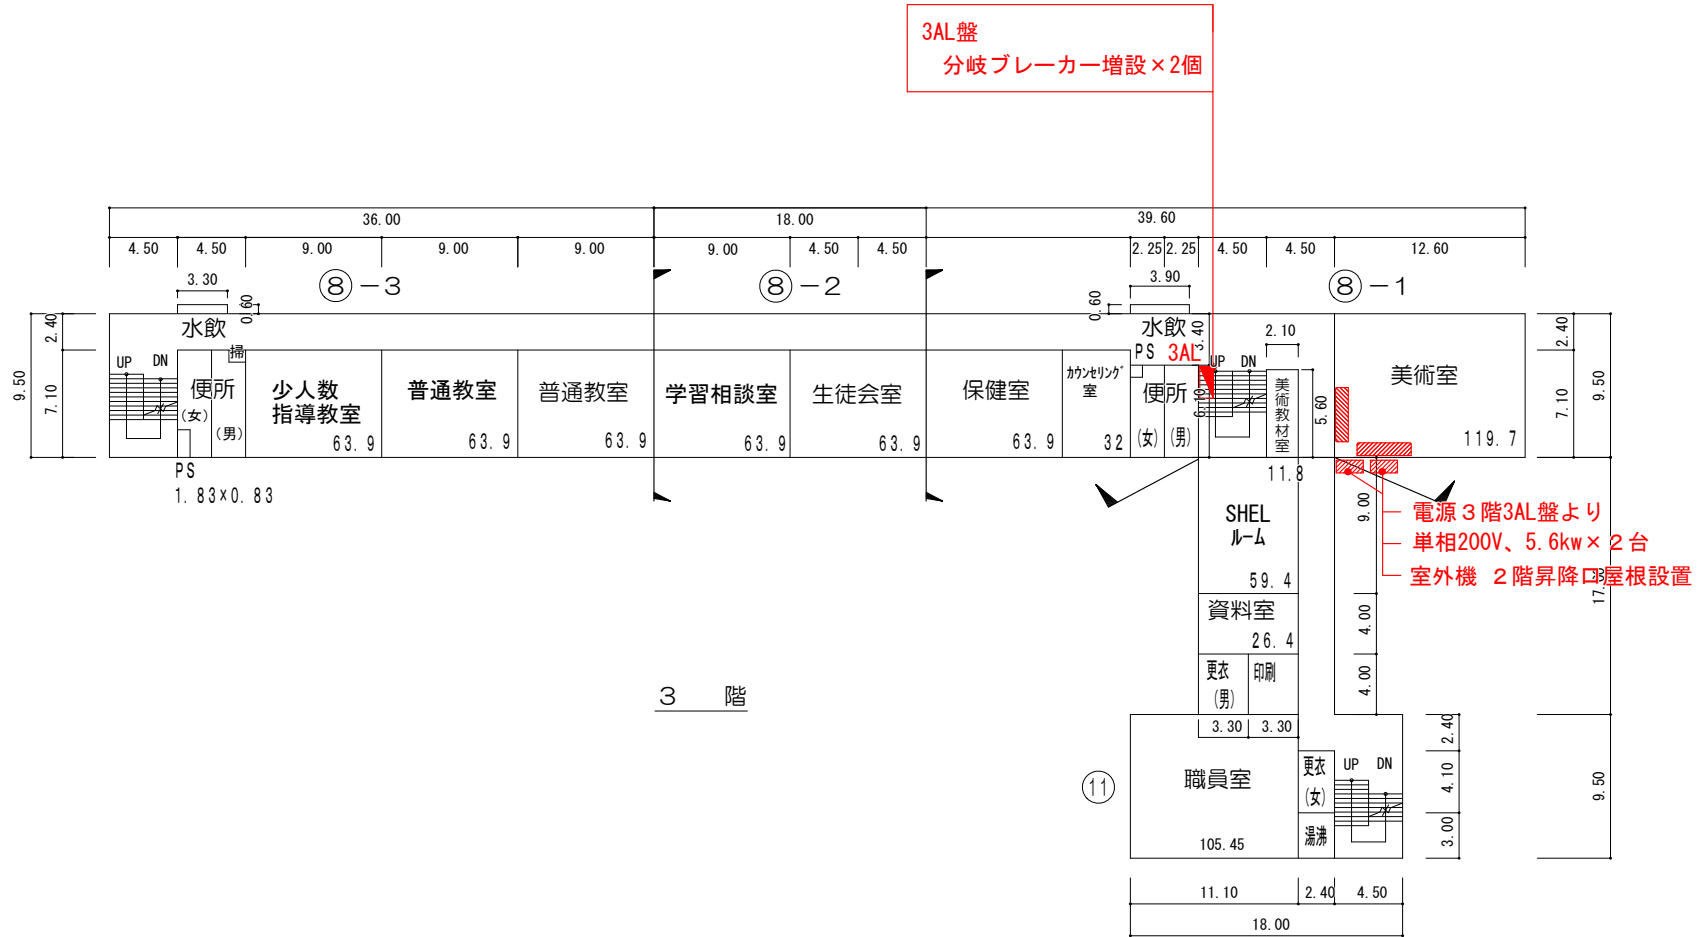


※凡例




エアコン設置 (電源共)

平面図	縮尺	1/500	0 5 10 15 20m	学校名	下橋中学校	調査番号	(都道府県)	(市町村)	(学 校)	整理番号	501
							03	201	3511		

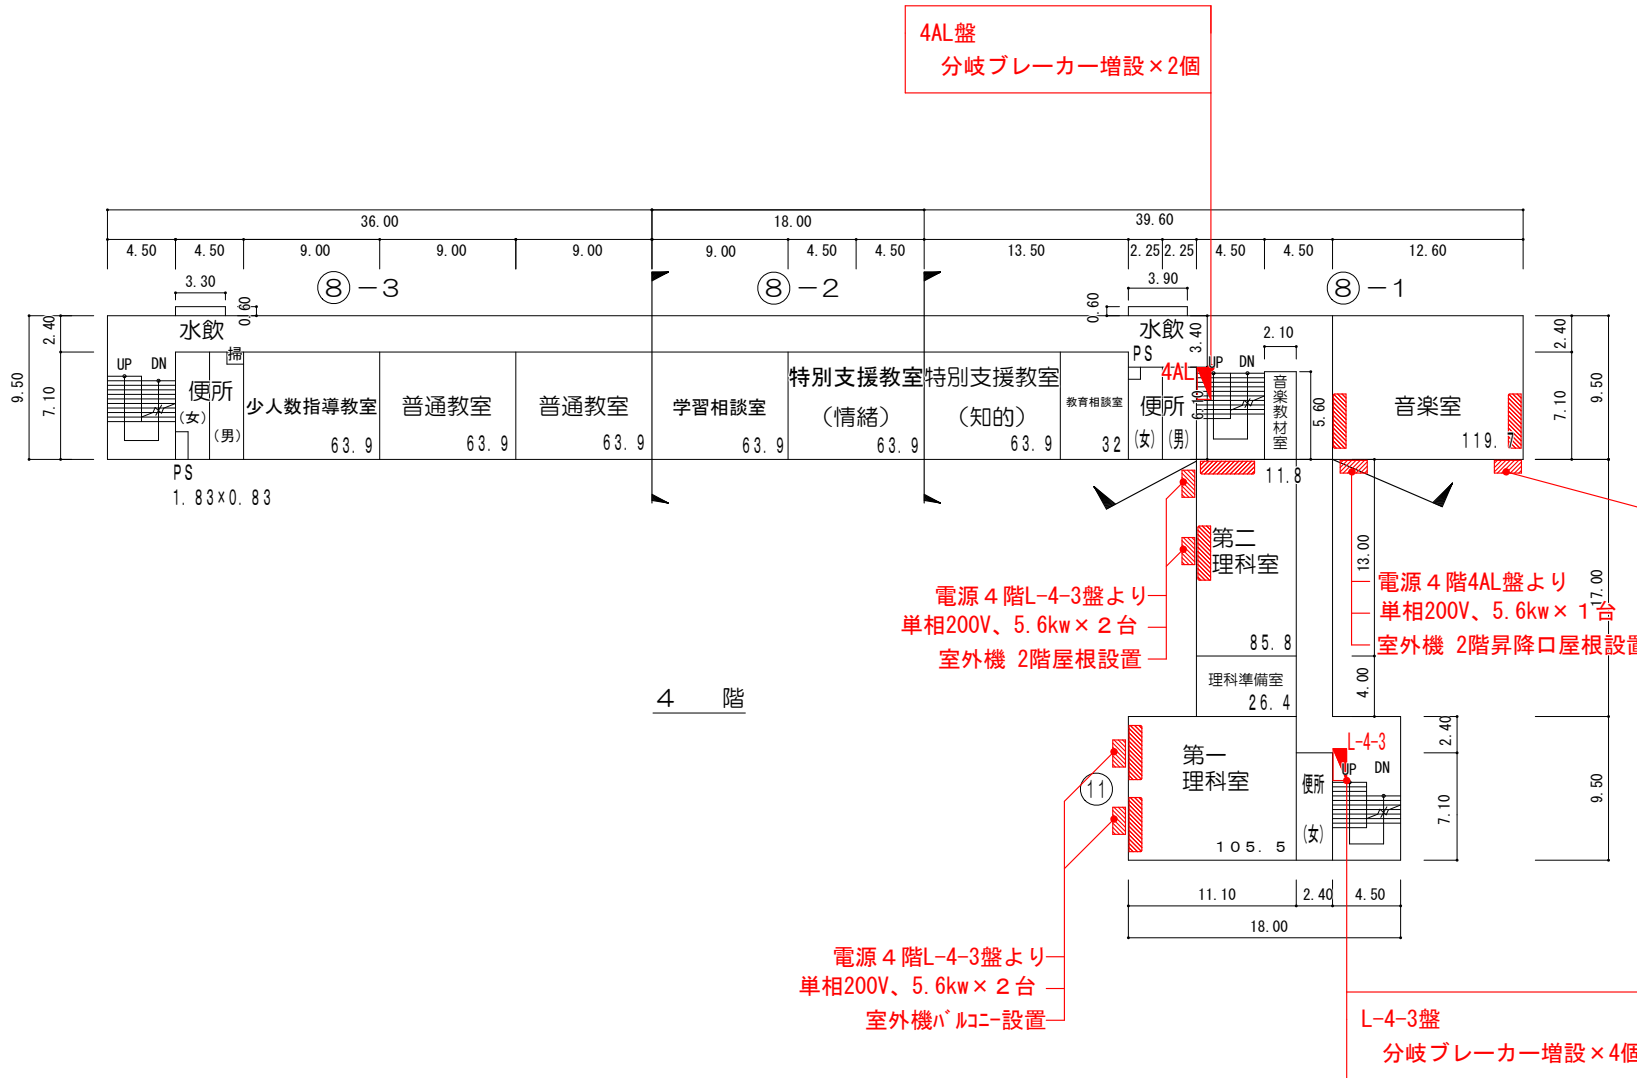

縮尺	0 5 10 15 20m	1/500	学校名	下橋中学校	調査番号	(都道府県)	(市町村)	(学 校)	整理番号	501
					03	201	3511			

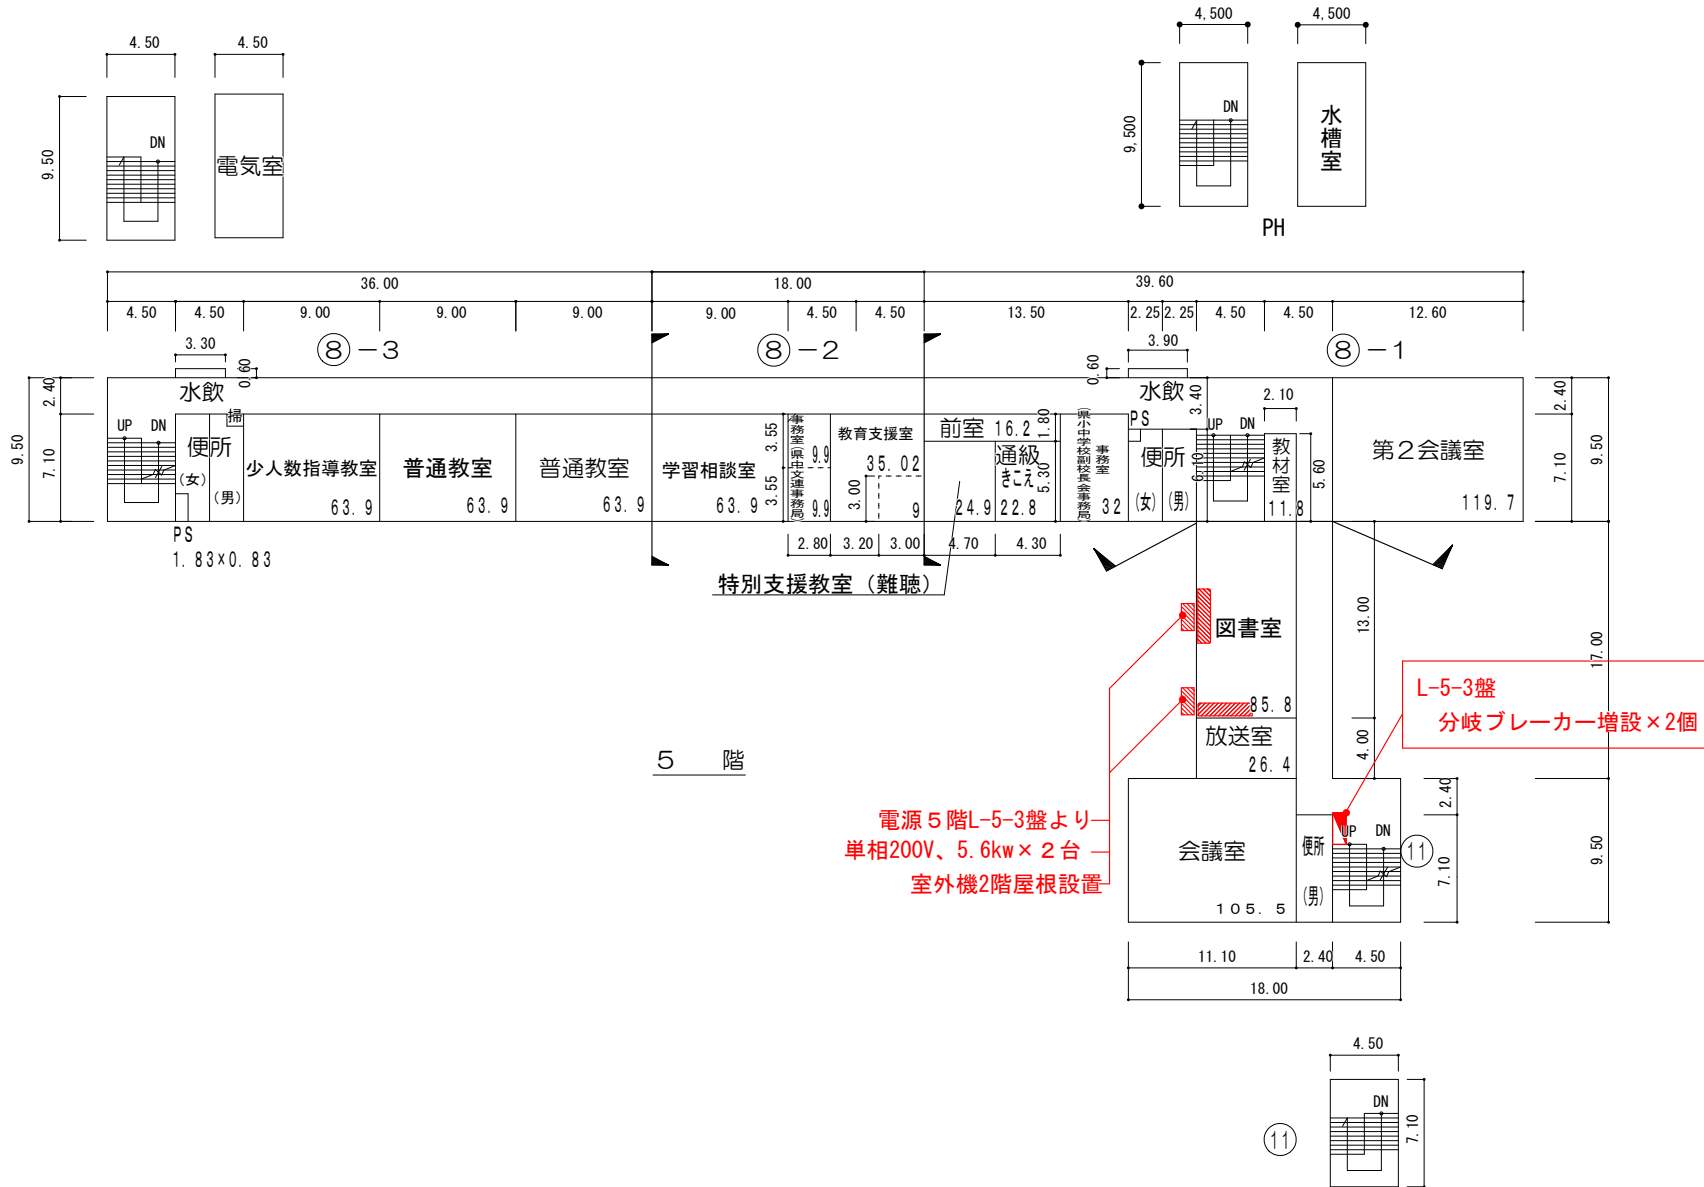

※凡例



エアコン設置 (電源共)

通級指導教室 22.8㎡