


平面図	縮尺	1/600 0 5 10 15 20m	学校名	中野小学校	調査番号	(都道府県)	(市町村)	(学 校)	整理番号	211
						03	210	10122		

※凡例

 
エアコン設置 (電源共)

凡 例
PS バイブスペース
DS ダストシュート

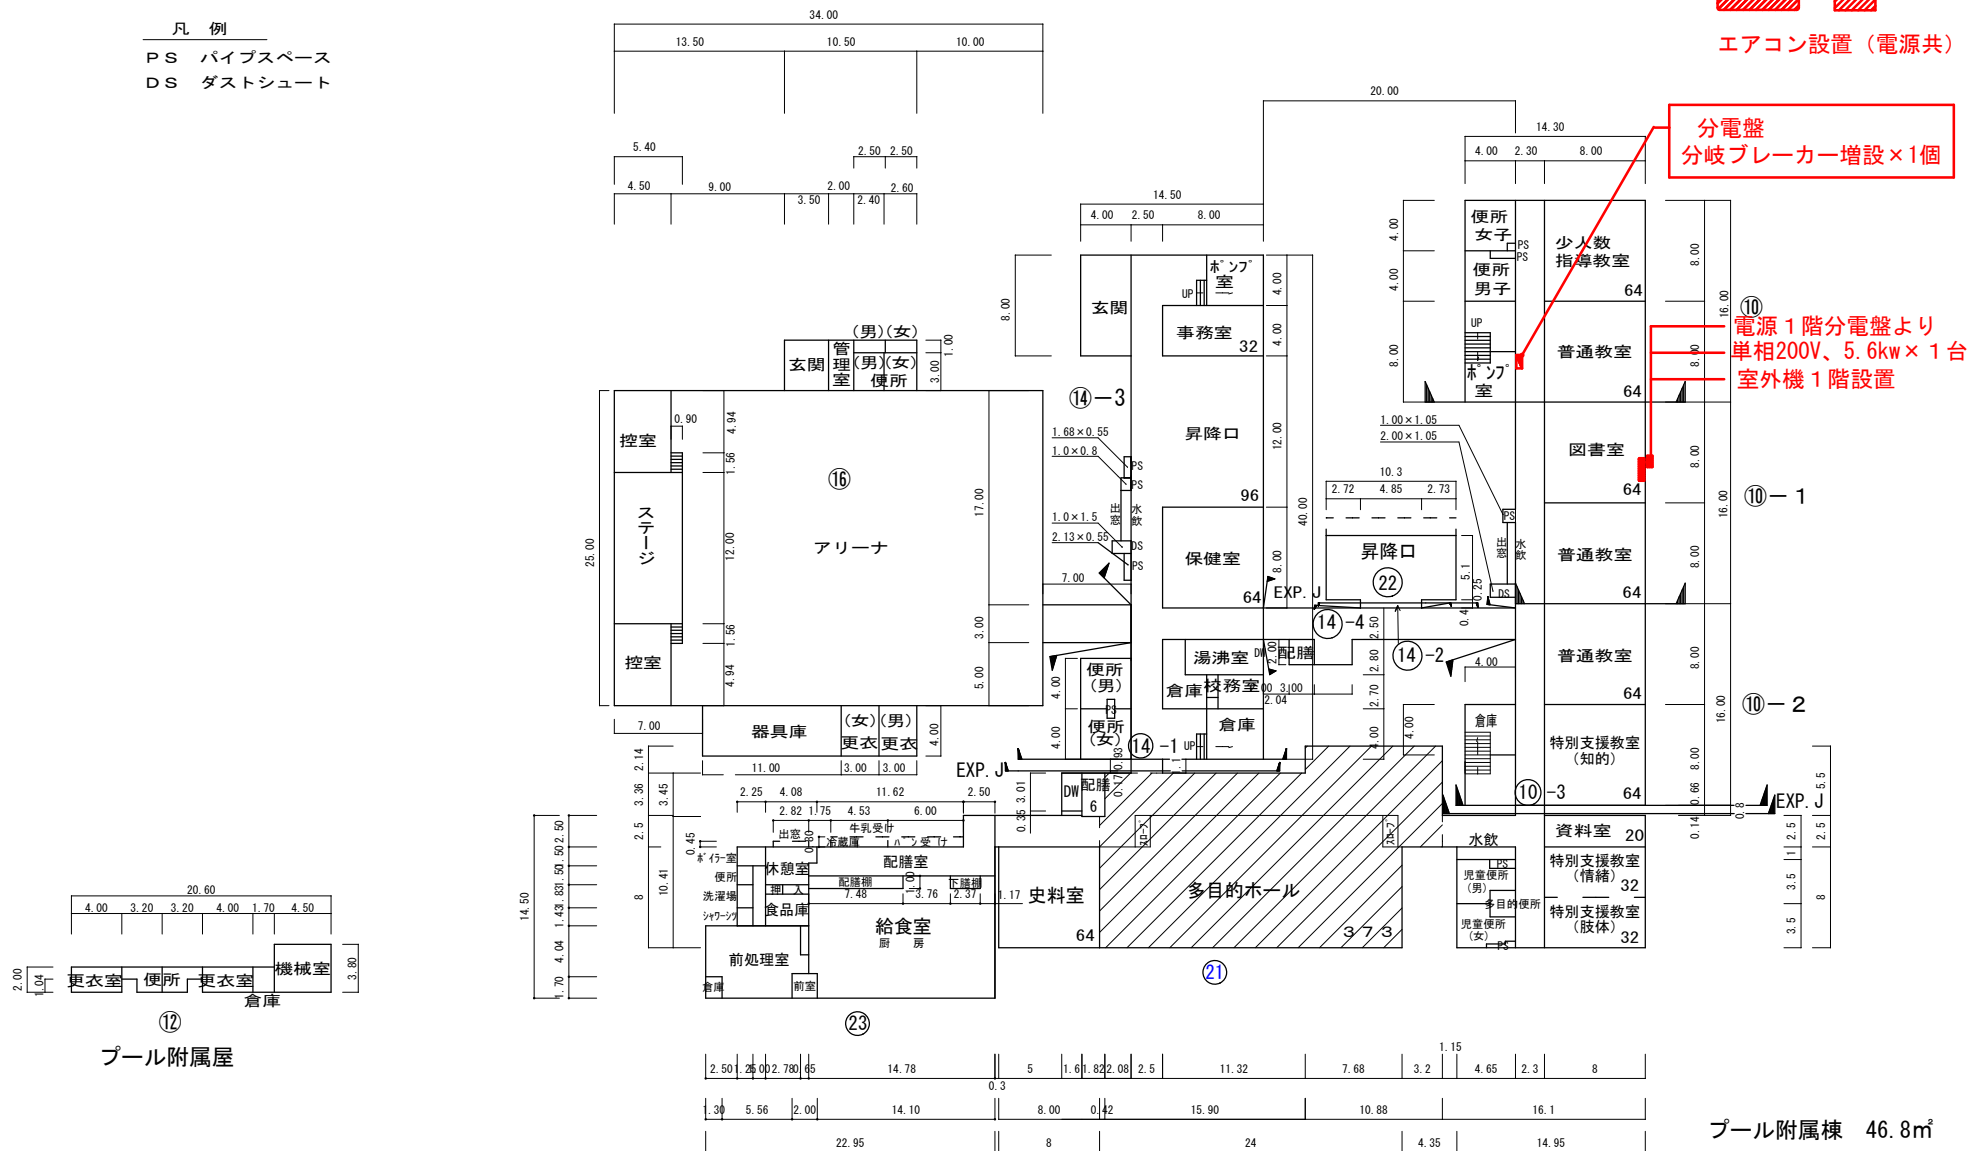

分電盤
分岐ブレーカー増設×1個

⑩ 電源 1階分電盤より
单相200V、5.6kw x 1台
室外機 1階設置


1階平面図

プール附属棟 46.8㎡
給食室 266㎡


※凡例



 エアコン設置 (電源共)

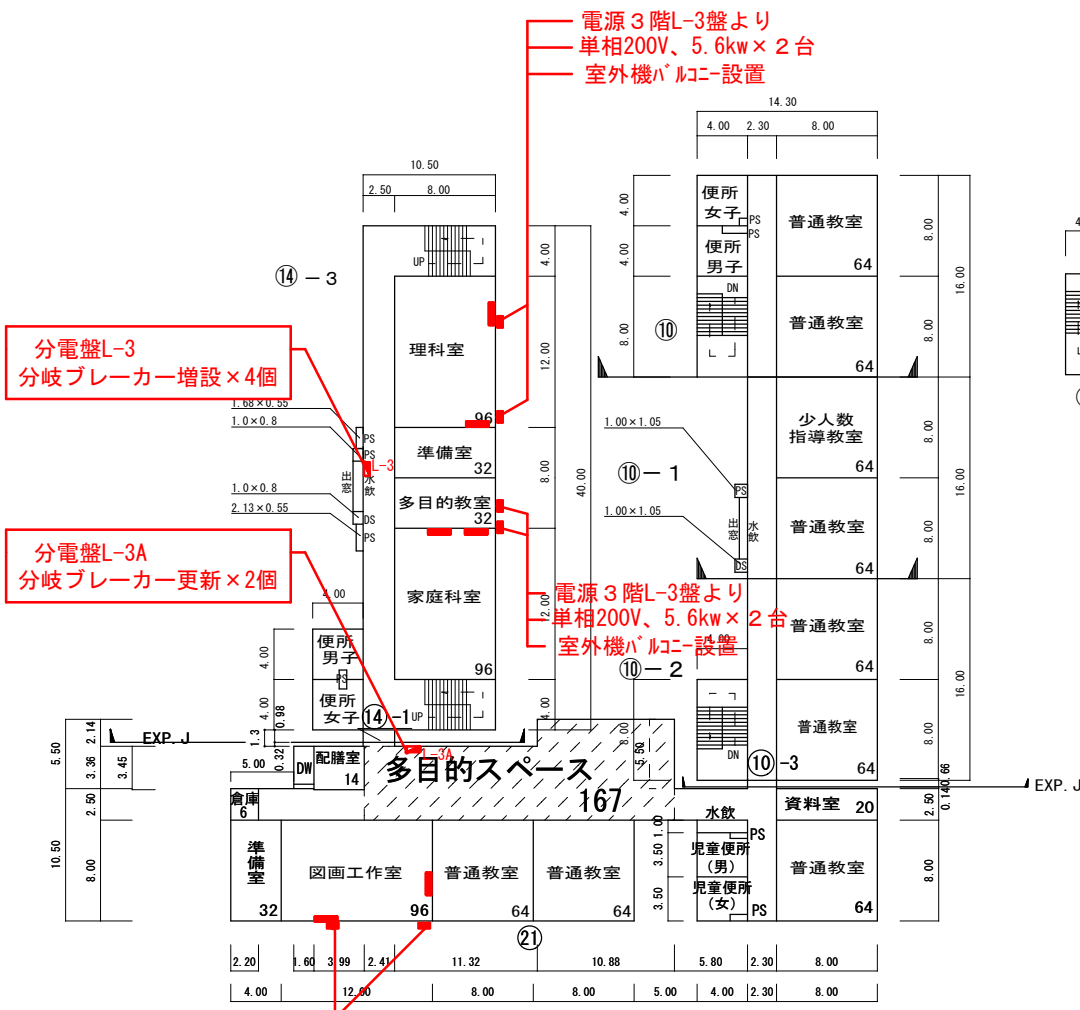

3階平面図

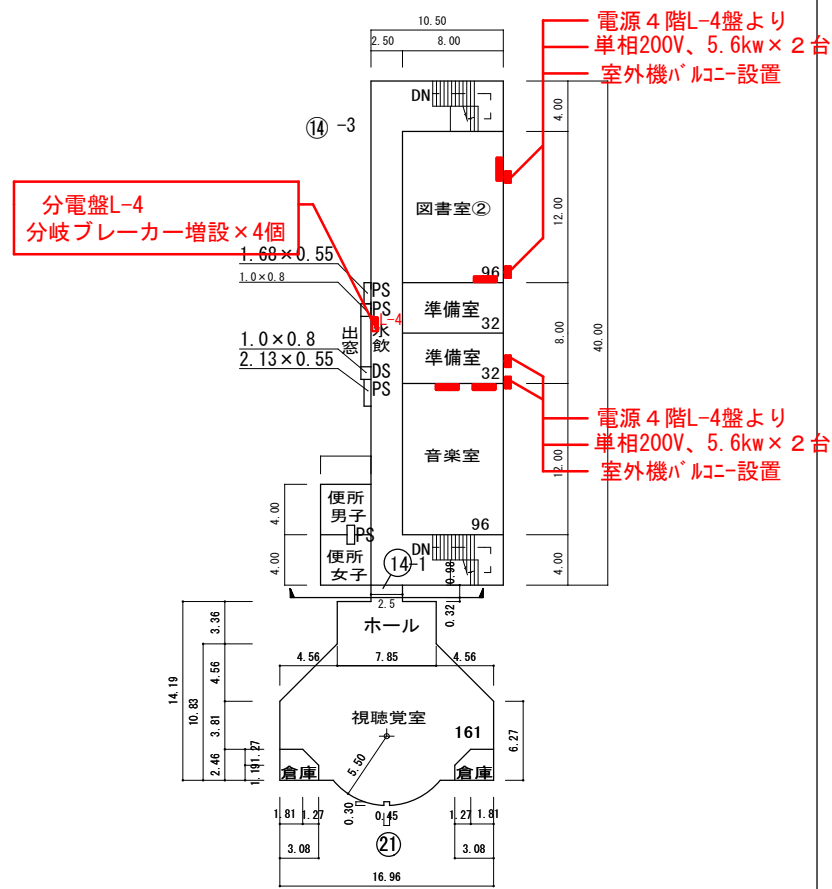

4階平面図