


平面図	縮尺	0 5 10 15 20m	1/500	学校名	山王小学校	調査番号	(都道府県) 013	(市町村) 21011	(学 校) 0101311	整理番号	217
-----	----	---------------	-------	-----	-------	------	------------	-------------	---------------	------	-----

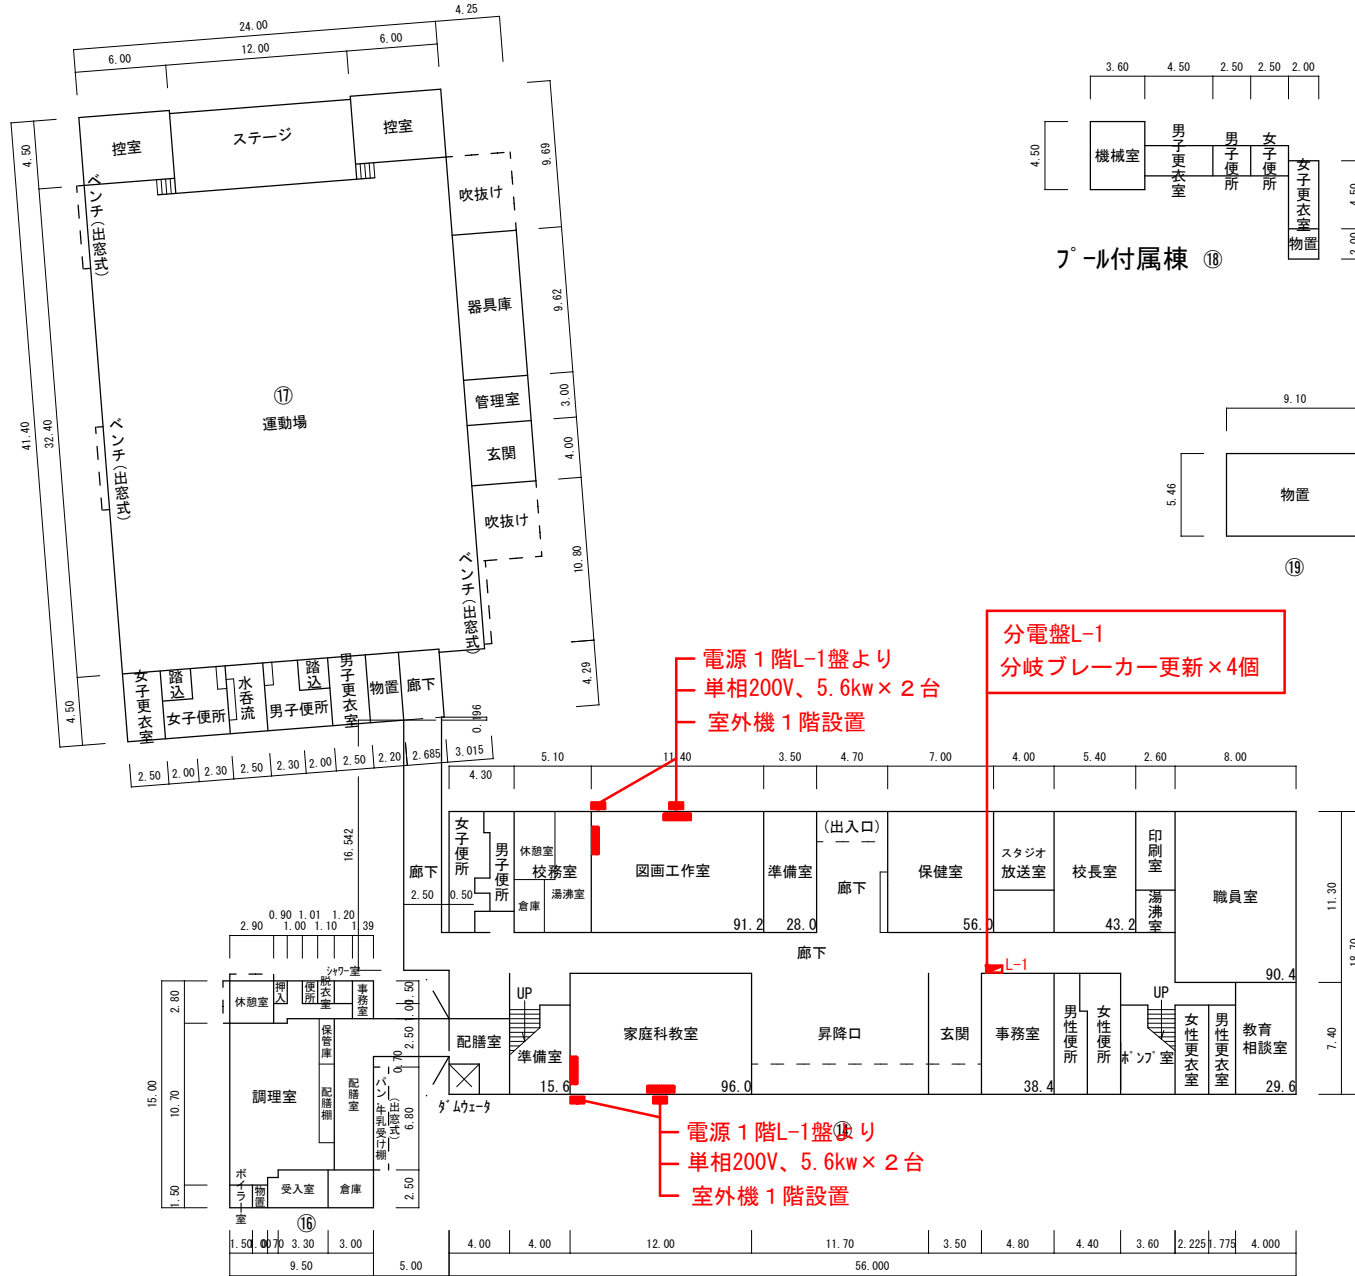

※凡例



エアコン設置 (電源共)

分電盤L-1
電源 1階L-1盤より
単相200V、5.6kw × 2台
室外機 1階設置

分電盤L-1
電源 1階L-1盤より
単相200V、5.6kw × 2台
室外機 1階設置

7°-ル付属棟 48㎡
給食室 155㎡


1 階 平 面 図

縮尺	0 5 10 15 20m	1/500	学校名	山王小学校	調査番号	(都道府県)	(市町村)	(学 校)	整理番号	217
					013	21011	0101311			



※凡例



エアコン設置 (電源共)

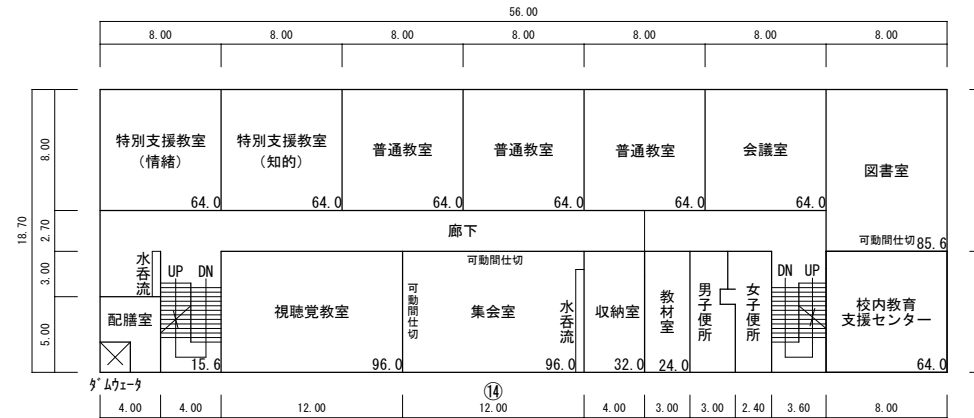

2 階 平 面 図

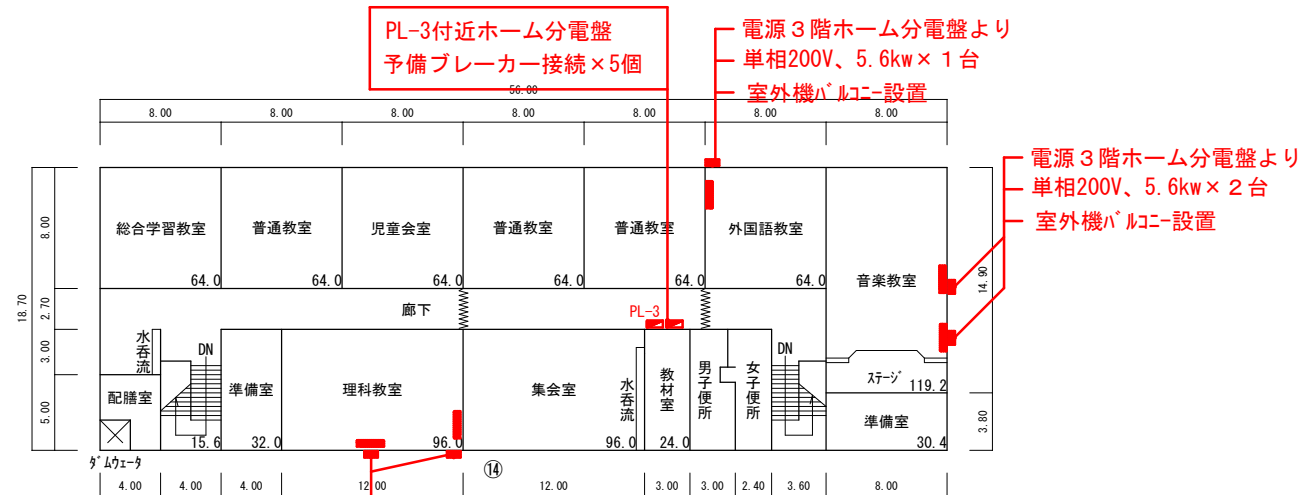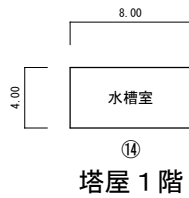

電源 3 階ホーム分電盤より
 单相200V、5.6kw × 2台
 室外機バルコニー設置

3 階 平 面 図