


※凡例

   
 エアコン設置 (電源共)

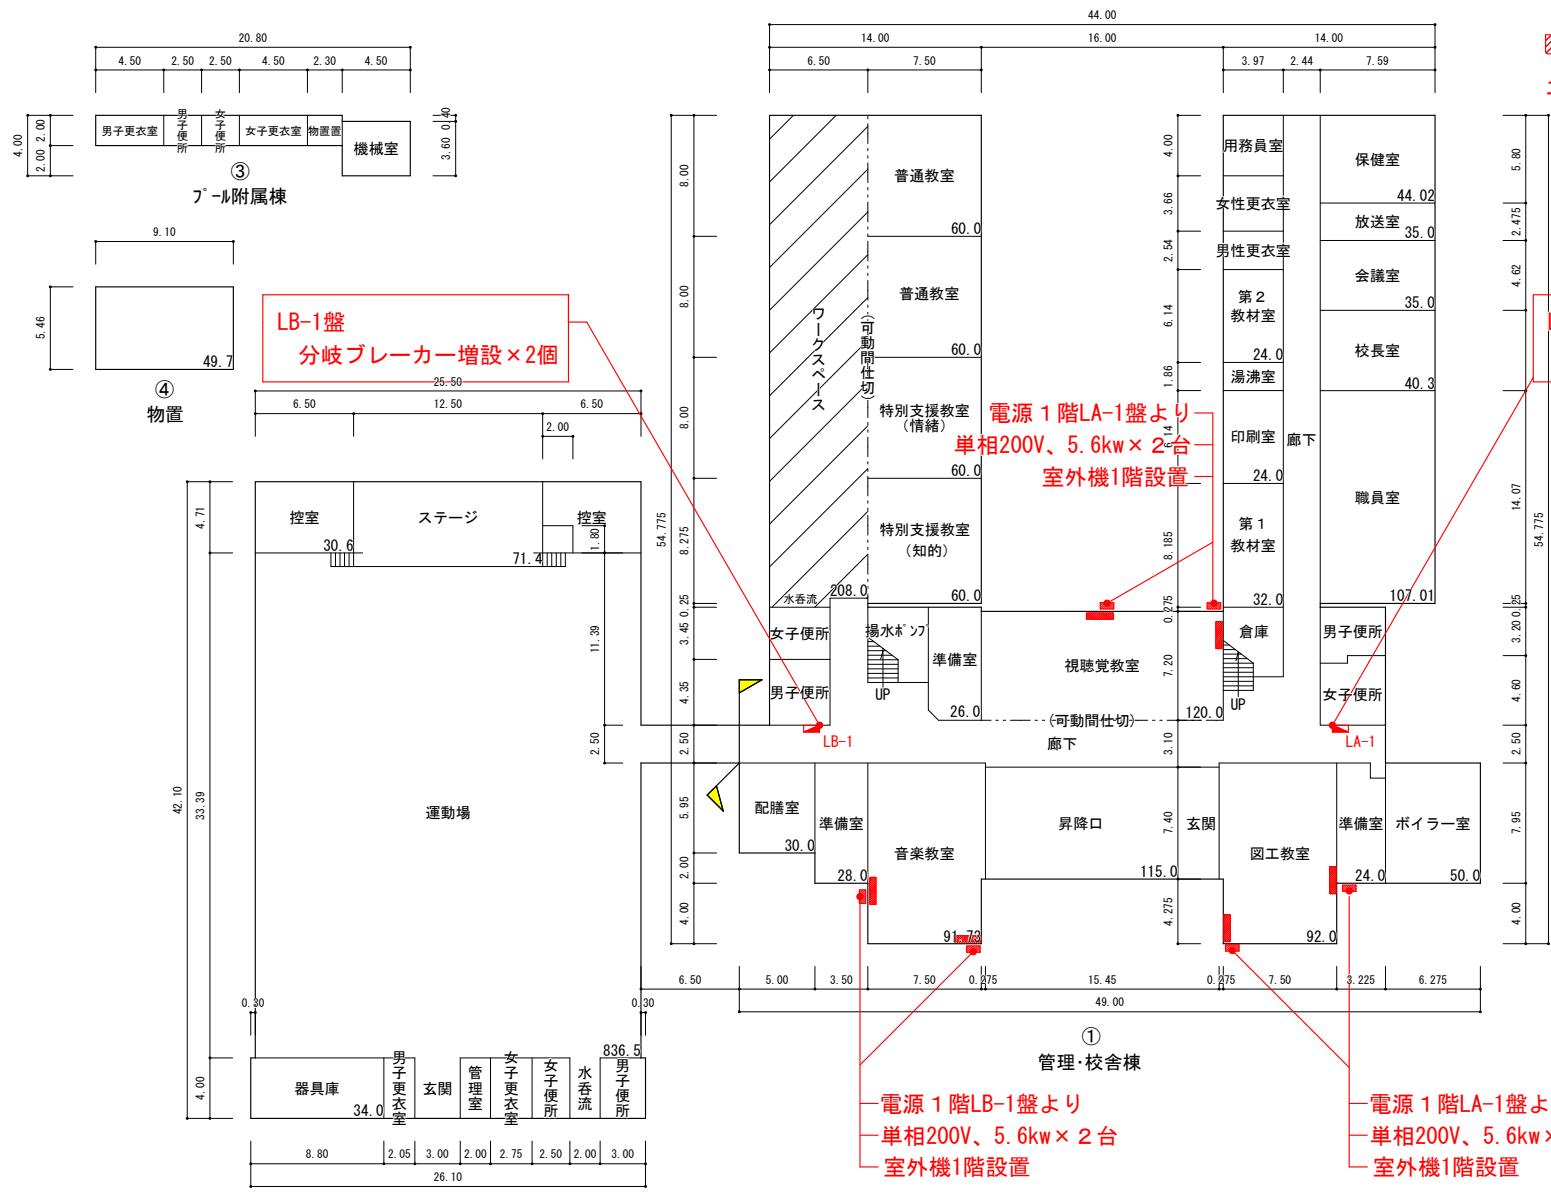

LB-1盤  
分岐ブレーカー増設×2個

LA-1盤  
分岐ブレーカー増設×4個

電源 1階LA-1盤より  
単相200V、5.6kw×2台  
室外機1階設置

電源 1階LB-1盤より  
単相200V、5.6kw×2台  
室外機1階設置

電源 1階LA-1盤より  
単相200V、5.6kw×2台  
室外機1階設置

1 階 平 面 図

暖房設備 50㎡  
フール附属棟 49㎡

平面図	縮尺	1/500	学校名	都南東小学校	調査番号	(都道府県)	(市町村)	(学 校)	整理番号	238
		0 5 10 15 20m			03	201	0874			

※凡例

   
 エアコン設置 (電源共)

LB-2盤  
分岐ブレーカー増設×2個

LA-2盤  
分岐ブレーカー増設×2個

電源 2 階LB-2盤より  
単相200V、5.6kw×1台  
室外機1階設置

電源 2 階LB-2盤より  
単相200V、5.6kw×1台  
室外機ハルコニ設置

電源 2 階LA-2盤より  
単相200V、5.6kw×1台  
室外機ハルコニ設置

電源 2 階LA-2盤より  
単相200V、5.6kw×1台  
室外機1階設置

2 階 平 面 図