


平面図	縮尺	1/500	学校名	大宮中学校	調査番号	(都道府県)	(市町村)	(学 校)	整理番号	507
	0 5 10 15 20m				032013519					

No.1. 学習室
室内機 1 台設置 単相200V、7.1kw
室外機 1 台設置 2階（壁掛け架台）
電源 2階分電盤より（ブレーカー新設）

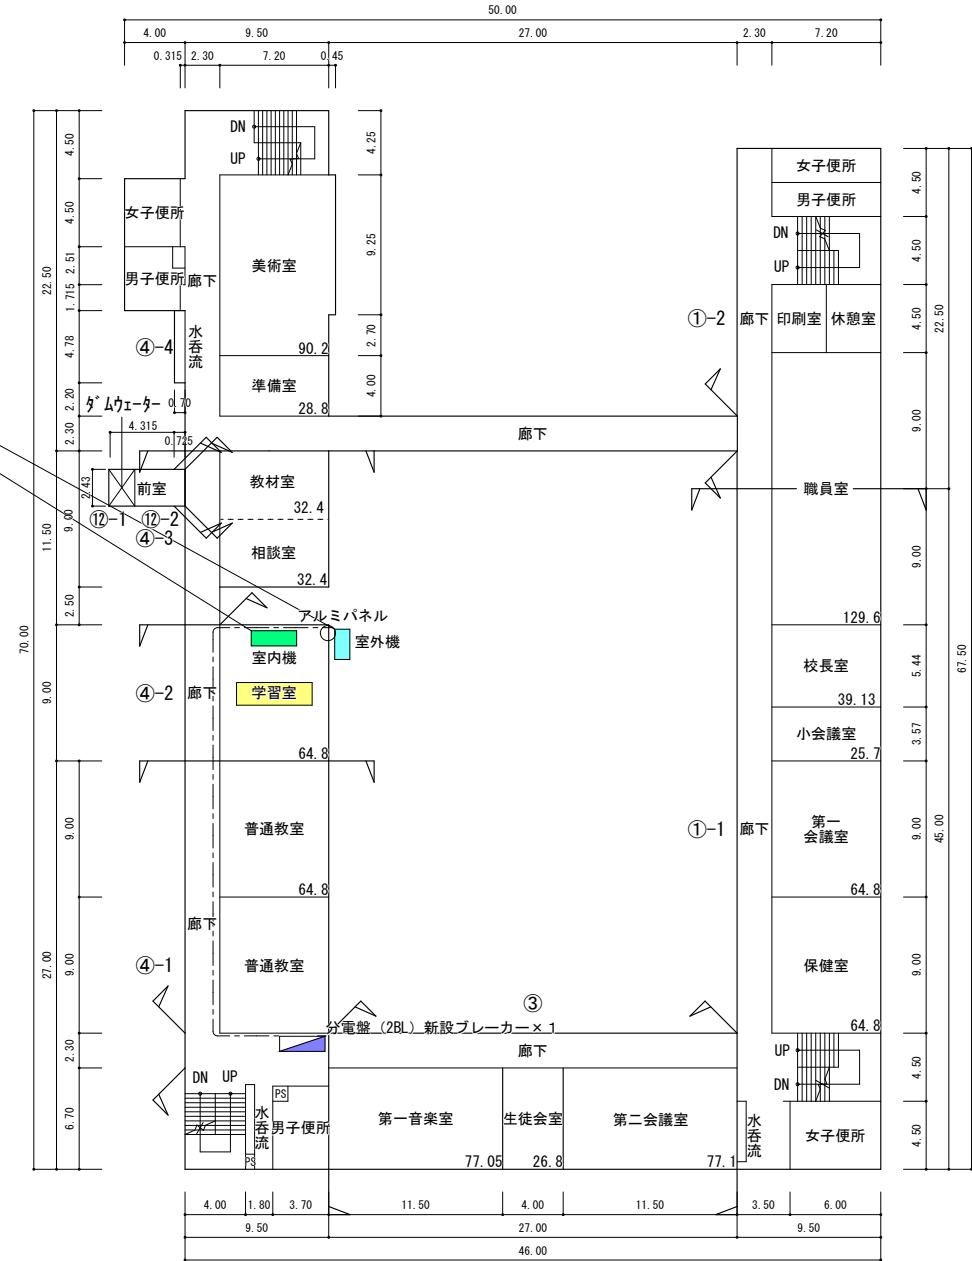

2 階 平 面 図

- 対象教室（1 教室）
No.1. 学習室
- ※凡例
- エアコン室内機
 - エアコン室外機
 - 分電盤（ブレーカー新設）
 - アルミパネルへ交換
 - 電気 ケーブル